


**PROJEKTOWANE ROZPLANOWANIE
KOMINÓW SPALINOWYCH I WENTYLACYJNYCH
W BUDYNKU WIELRODZINNYM
W KOZOWIE gm. WIŃSKO**

RZUT PIĘTRA

skala 1:50

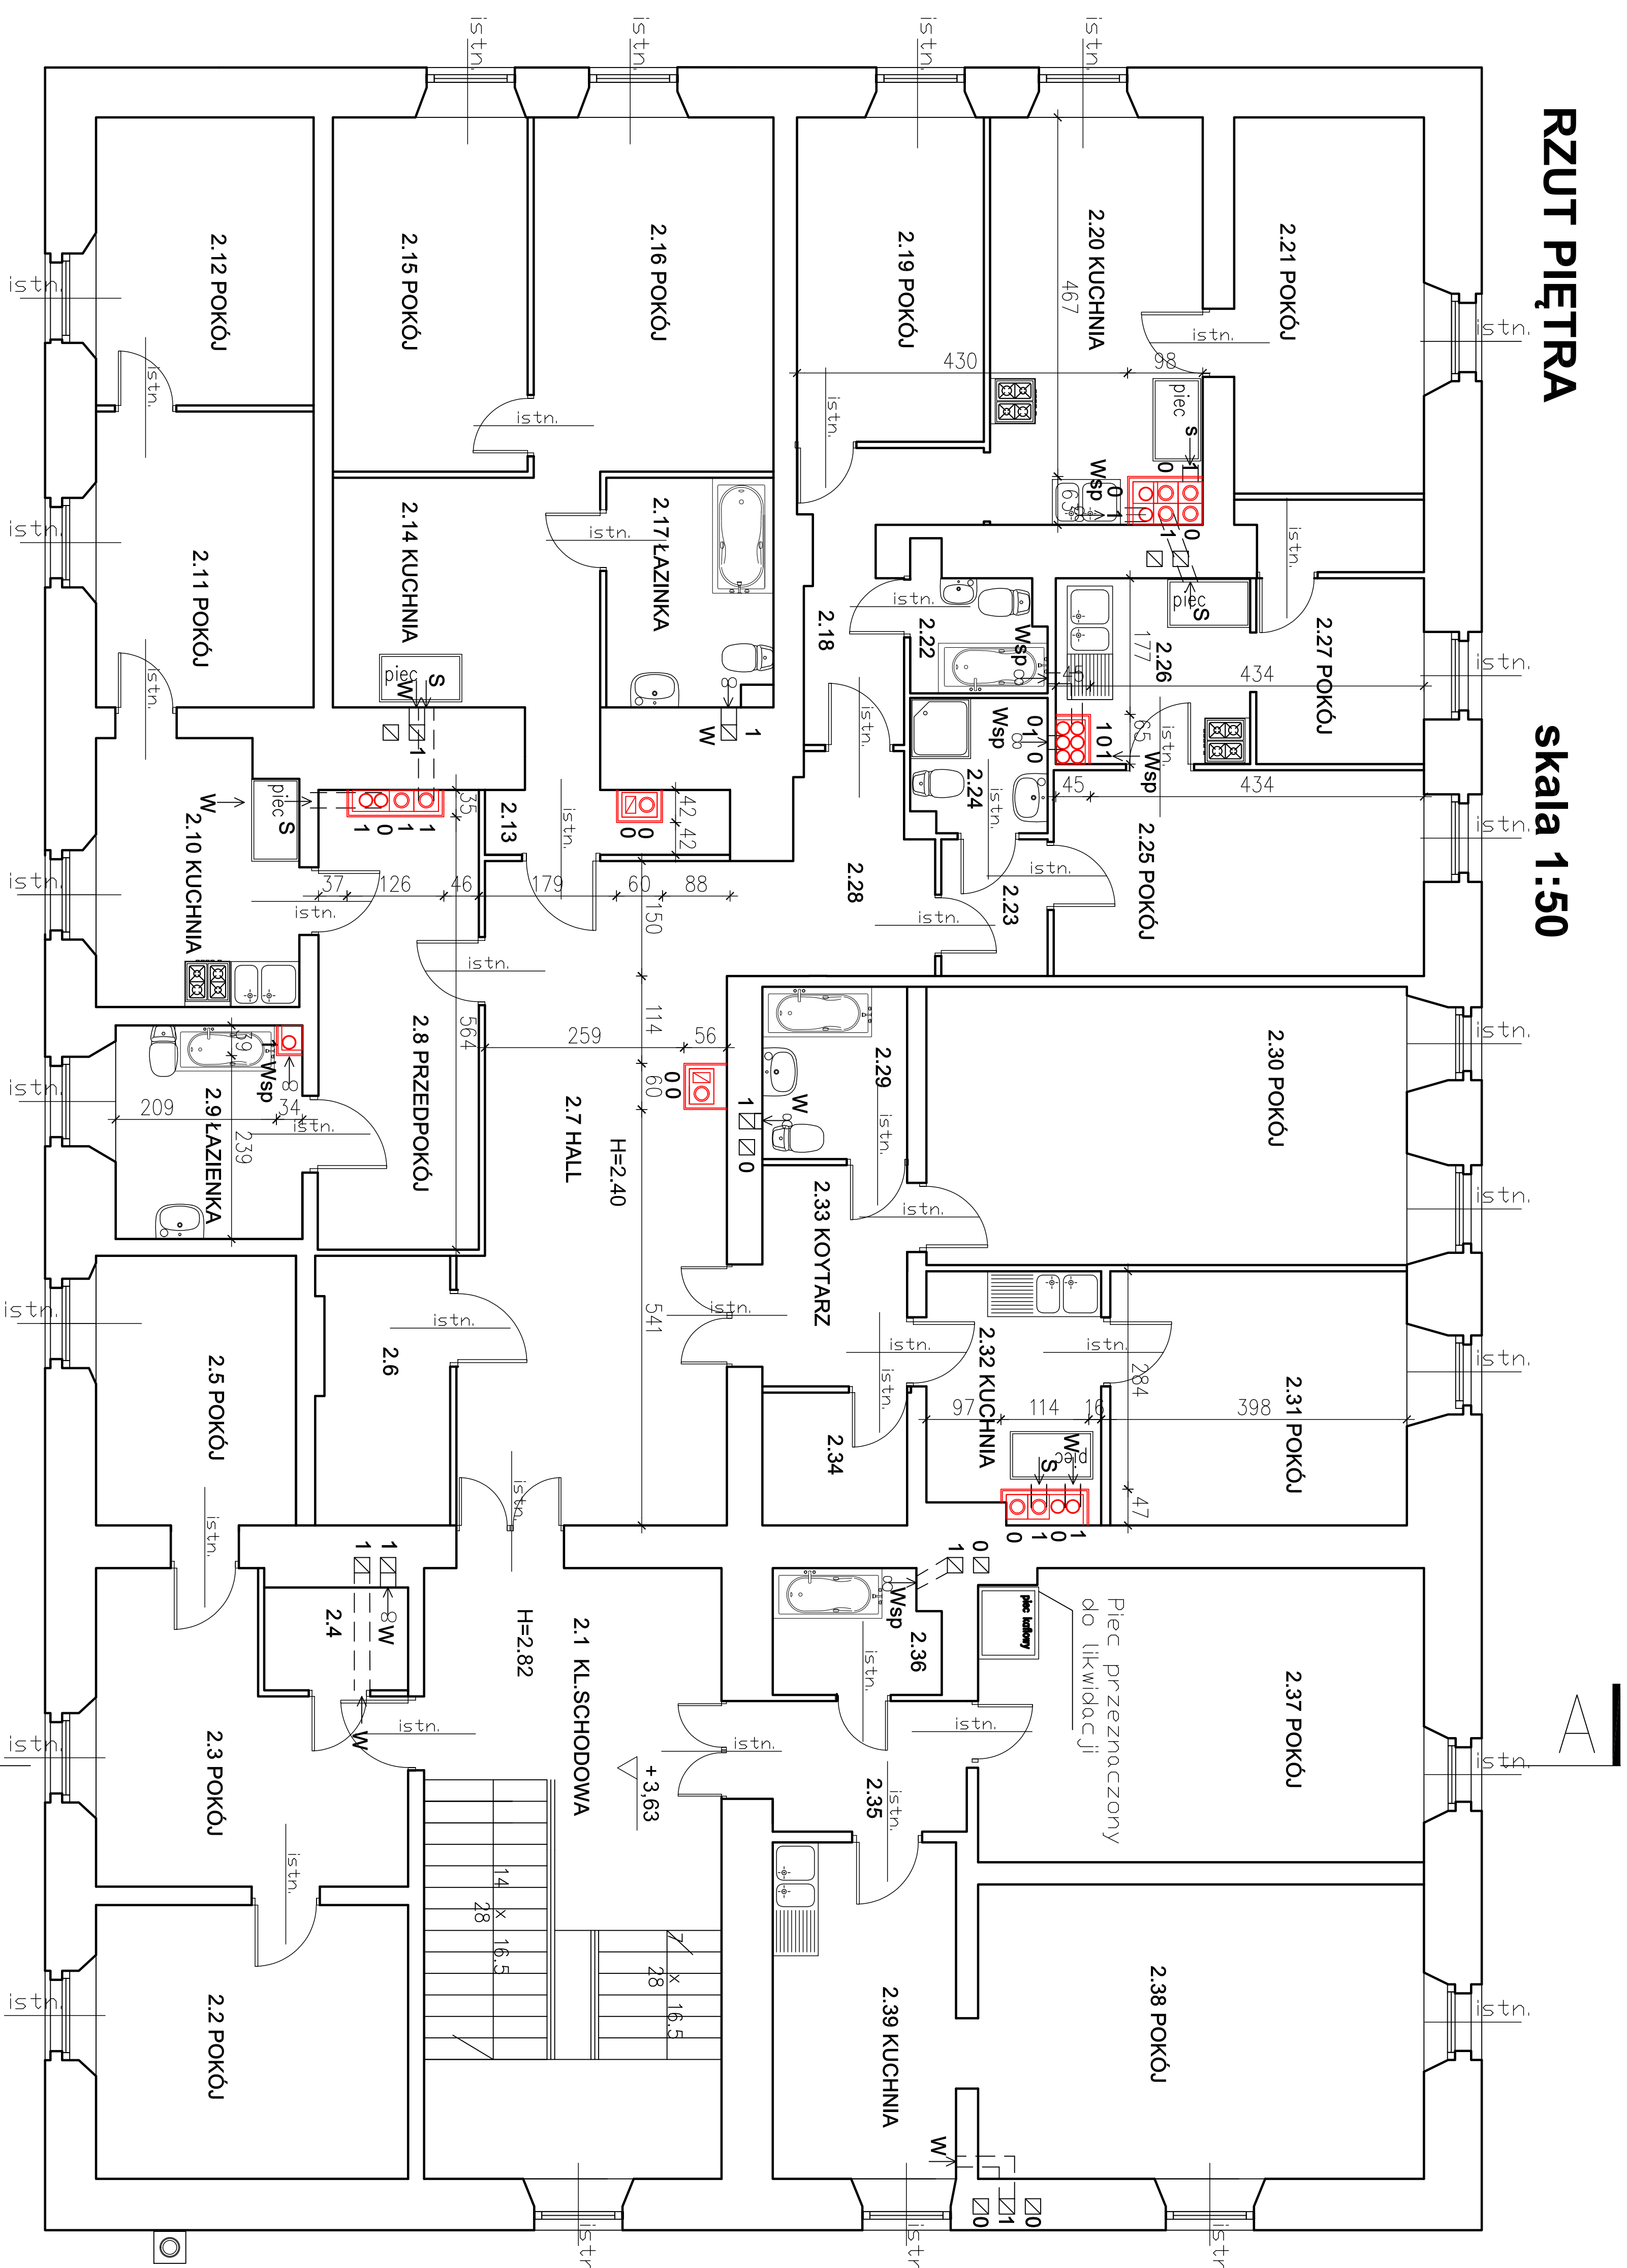

WM - wentylacja mechaniczna

W - wentylacja grawitacyjna

S - podłączenia do kominów
spalinowych

Wsp – wentylacja wykonana z rur spiro w strapie i wprowadzone ponad dach, powyżej obudowana i zwiększona czapą.

– wentylator kazienny

PRAĆOWNIA PROJEKTOW I INSTALACJI SANITARYCH PPIS ul. Św. Franciszka 158A-100, Łeszno 64-800 Łeszno tel/fax 56 529-41-13 e-mail: ppis@poczta.onet.pl		Brand: <u>Stanisław prof.huberman</u>
OBJEKT	Projekt budowlany komisji spełniającej oraz wentylacyjnych dla grupie pobitożnego w Koszowie gm.Wielko	DATA
ADRES	Koszów 42, 56-160 Wielko	20.01.2008
OBJEKTU	działko nr 15, 648-0014 Koszów	02.20.01
INWESTOR	Gmina Wielko	SKAŁ
PROJEKTANT	Pl.Młodziej 2, 56-160 Wielko	SKAŁ
Architektury	mgr inż. arch. Jaceka Włodarczyk (dłżbaśka nr 49aprawna W-P4)AONK nr 49/2008	SKAŁ
sprawdzający:	mgr inż. arch. O. Jankuś	SKAŁ
Architektury	mgr inż. arch. O. Jankuś	SKAŁ
PROJEKTANT	mgr inżynier 71311172005	SKAŁ
b.sanitarna	mgr inż. Beata Błasz	SKAŁ
sprawdzający:	mgr inż. Aleksandra Błasz	SKAŁ
b.sanitarna	mgr inż. Aleksandra Błasz	SKAŁ
TYTUŁ	Wzrost i zdrowie	NR 1
RYSUNKU	Wzrost i zdrowie	NR 3