


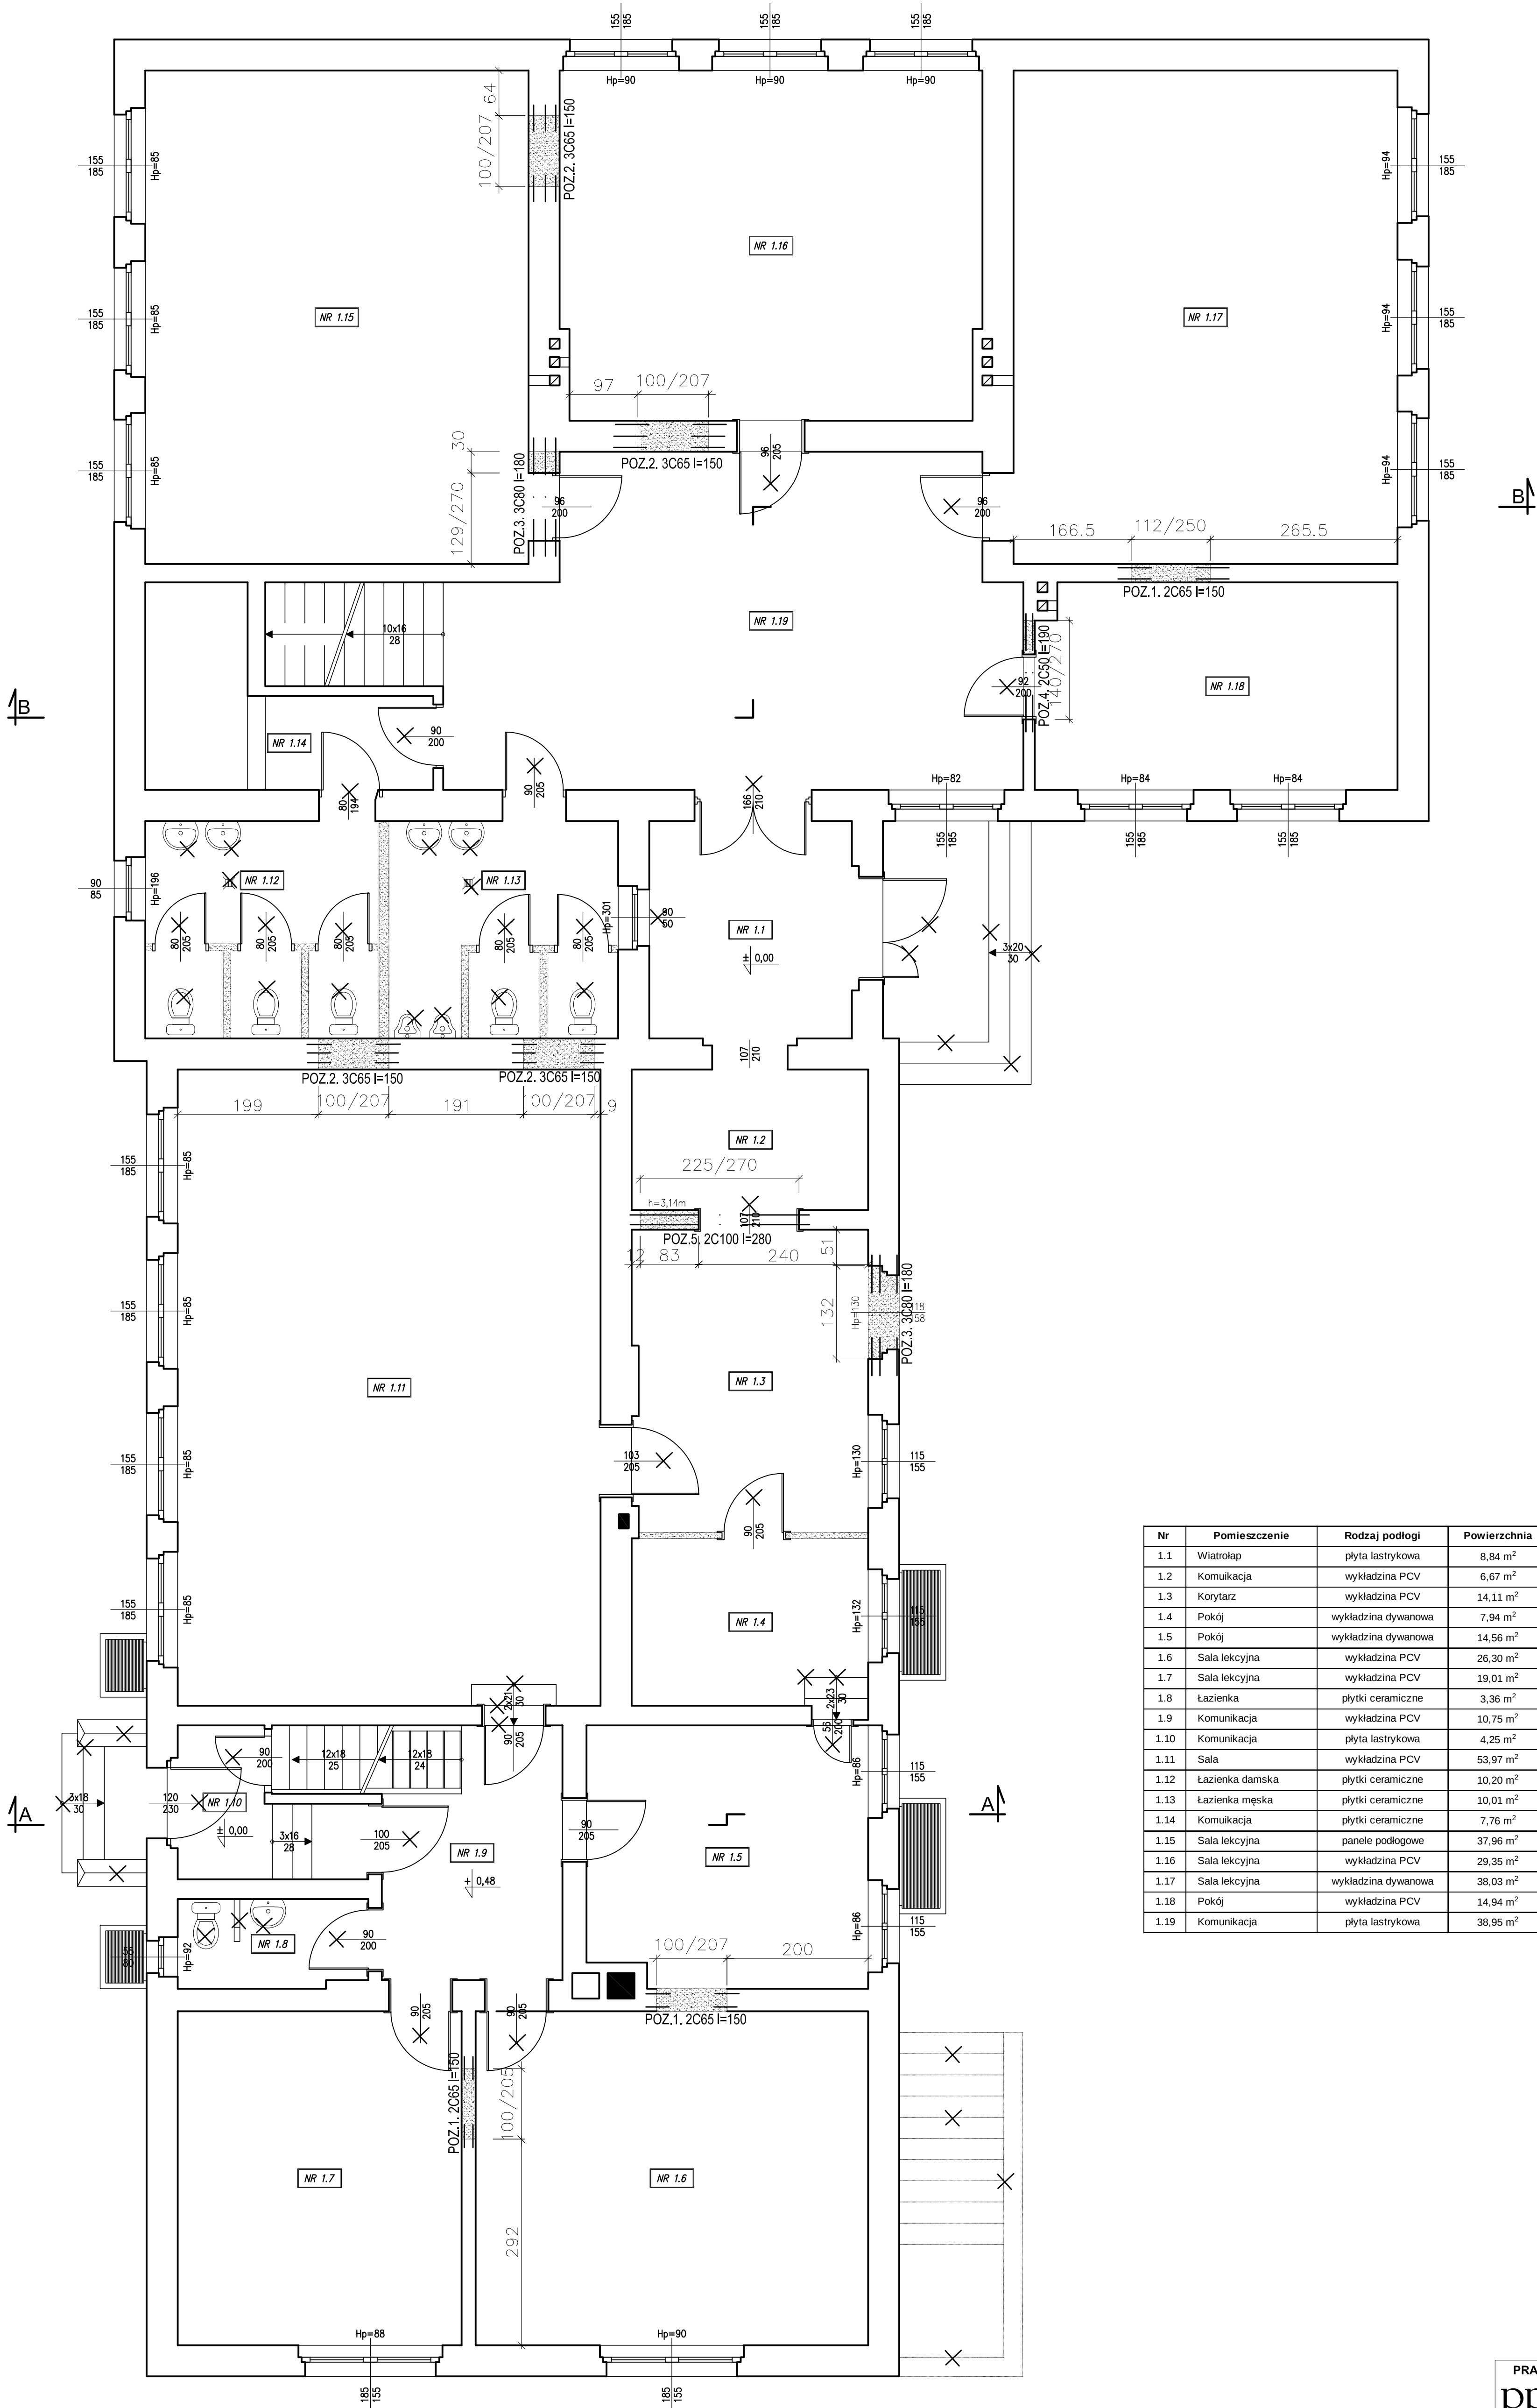

Nr	Pomieszczenie	Rodzaj podłogi	Powierzchnia	Wysokość
1.1	Wiatrołap	plyta lastrykowa	8,84 m ²	2,48 m
1.2	Komunikacja	wykladzina PCV	6,67 m ²	3,14 m
1.3	Korytarz	wykladzina PCV	14,11 m ²	3,17 m
1.4	Pokój	wykladzina dywanowa	7,94 m ²	3,17 m
1.5	Pokój	wykladzina dywanowa	14,56 m ²	2,69 m
1.6	Sala lekcyjna	wykladzina PCV	26,30 m ²	2,68 m
1.7	Sala lekcyjna	wykladzina PCV	19,01 m ²	2,68 m
1.8	Lazienka	plytki ceramiczne	3,36 m ²	2,67 m
1.9	Komunikacja	wykladzina PCV	10,75 m ²	2,70 m
1.10	Komunikacja	plyta lastrykowa	4,25 m ²	2,40 m / 2,70 m
1.11	Sala	wykladzina PCV	53,97 m ²	3,10 m
1.12	Lazienka damska	plytki ceramiczne	10,20 m ²	3,23 m
1.13	Lazienka męska	plytki ceramiczne	10,01 m ²	3,54 m
1.14	Komunikacja	plytki ceramiczne	7,76 m ²	1,65 m / 3,07 m
1.15	Sala lekcyjna	panele podlogowe	37,96 m ²	3,09 m
1.16	Sala lekcyjna	wykladzina PCV	29,35 m ²	3,10 m
1.17	Sala lekcyjna	wykladzina dywanowa	38,03 m ²	3,16 m
1.18	Pokój	wykladzina PCV	14,94 m ²	3,10 m
1.19	Komunikacja	plyta lastrykowa	38,95 m ²	3,05 m

RZUT PARTERU

skala 1:50

PRACOWNIA PROJEKTÓW INSTALACJI SANITARNYCH PPiS rok założenia 1983 ul. św. Franciszka z Asyżu 19, 64-100 Leszno tel./fax 65 520-91-13 e-mail: ppis_busza@poczta.onet.pl		
	Branża: AR-KN	Stadium: PB
OBIEKT	ZMIANA SPOSOBU UŻYTKOWANIA BUDYNKU PO BYŁEJ SZKOLE W RUDAWIE NA MIESZKANIA GMINNE WRAZ Z BEZODPŁYWOWYM ZBIÓRNIKIEM NA SCIEKI SANITARNE	
ADRES OBIEKTU	Rudawa 1, 56-080 Wąskosza dz. nr ewid. 66	DATA 06.2016
INWESTOR	Gmina Wąskosza Pl. Wolności 2 56-100 Wąskosza	SKALA 1:50
PROJEKTANT	mgr inż. arch. Grzegorz Tatarka upr. proj. nr 713111/P/2003	
SPRAWDZAJĄCY	mgr inż. arch. Joanna Włodarz Jakubowska upr. proj. nr WP-GIAOKK/UpB/59/2008	
PROJEKTANT	mgr inż. Marek Żeromski upr. proj. nr WKPB/0047/04	
SPRAWDZAJĄCY	mgr inż. Łukasz Górczak upr. proj. nr WKPB/00384/08	
TYTUŁ RYSUNKU	RZUT PARTERU WYBURZENIA	NR RYS.: A-03