


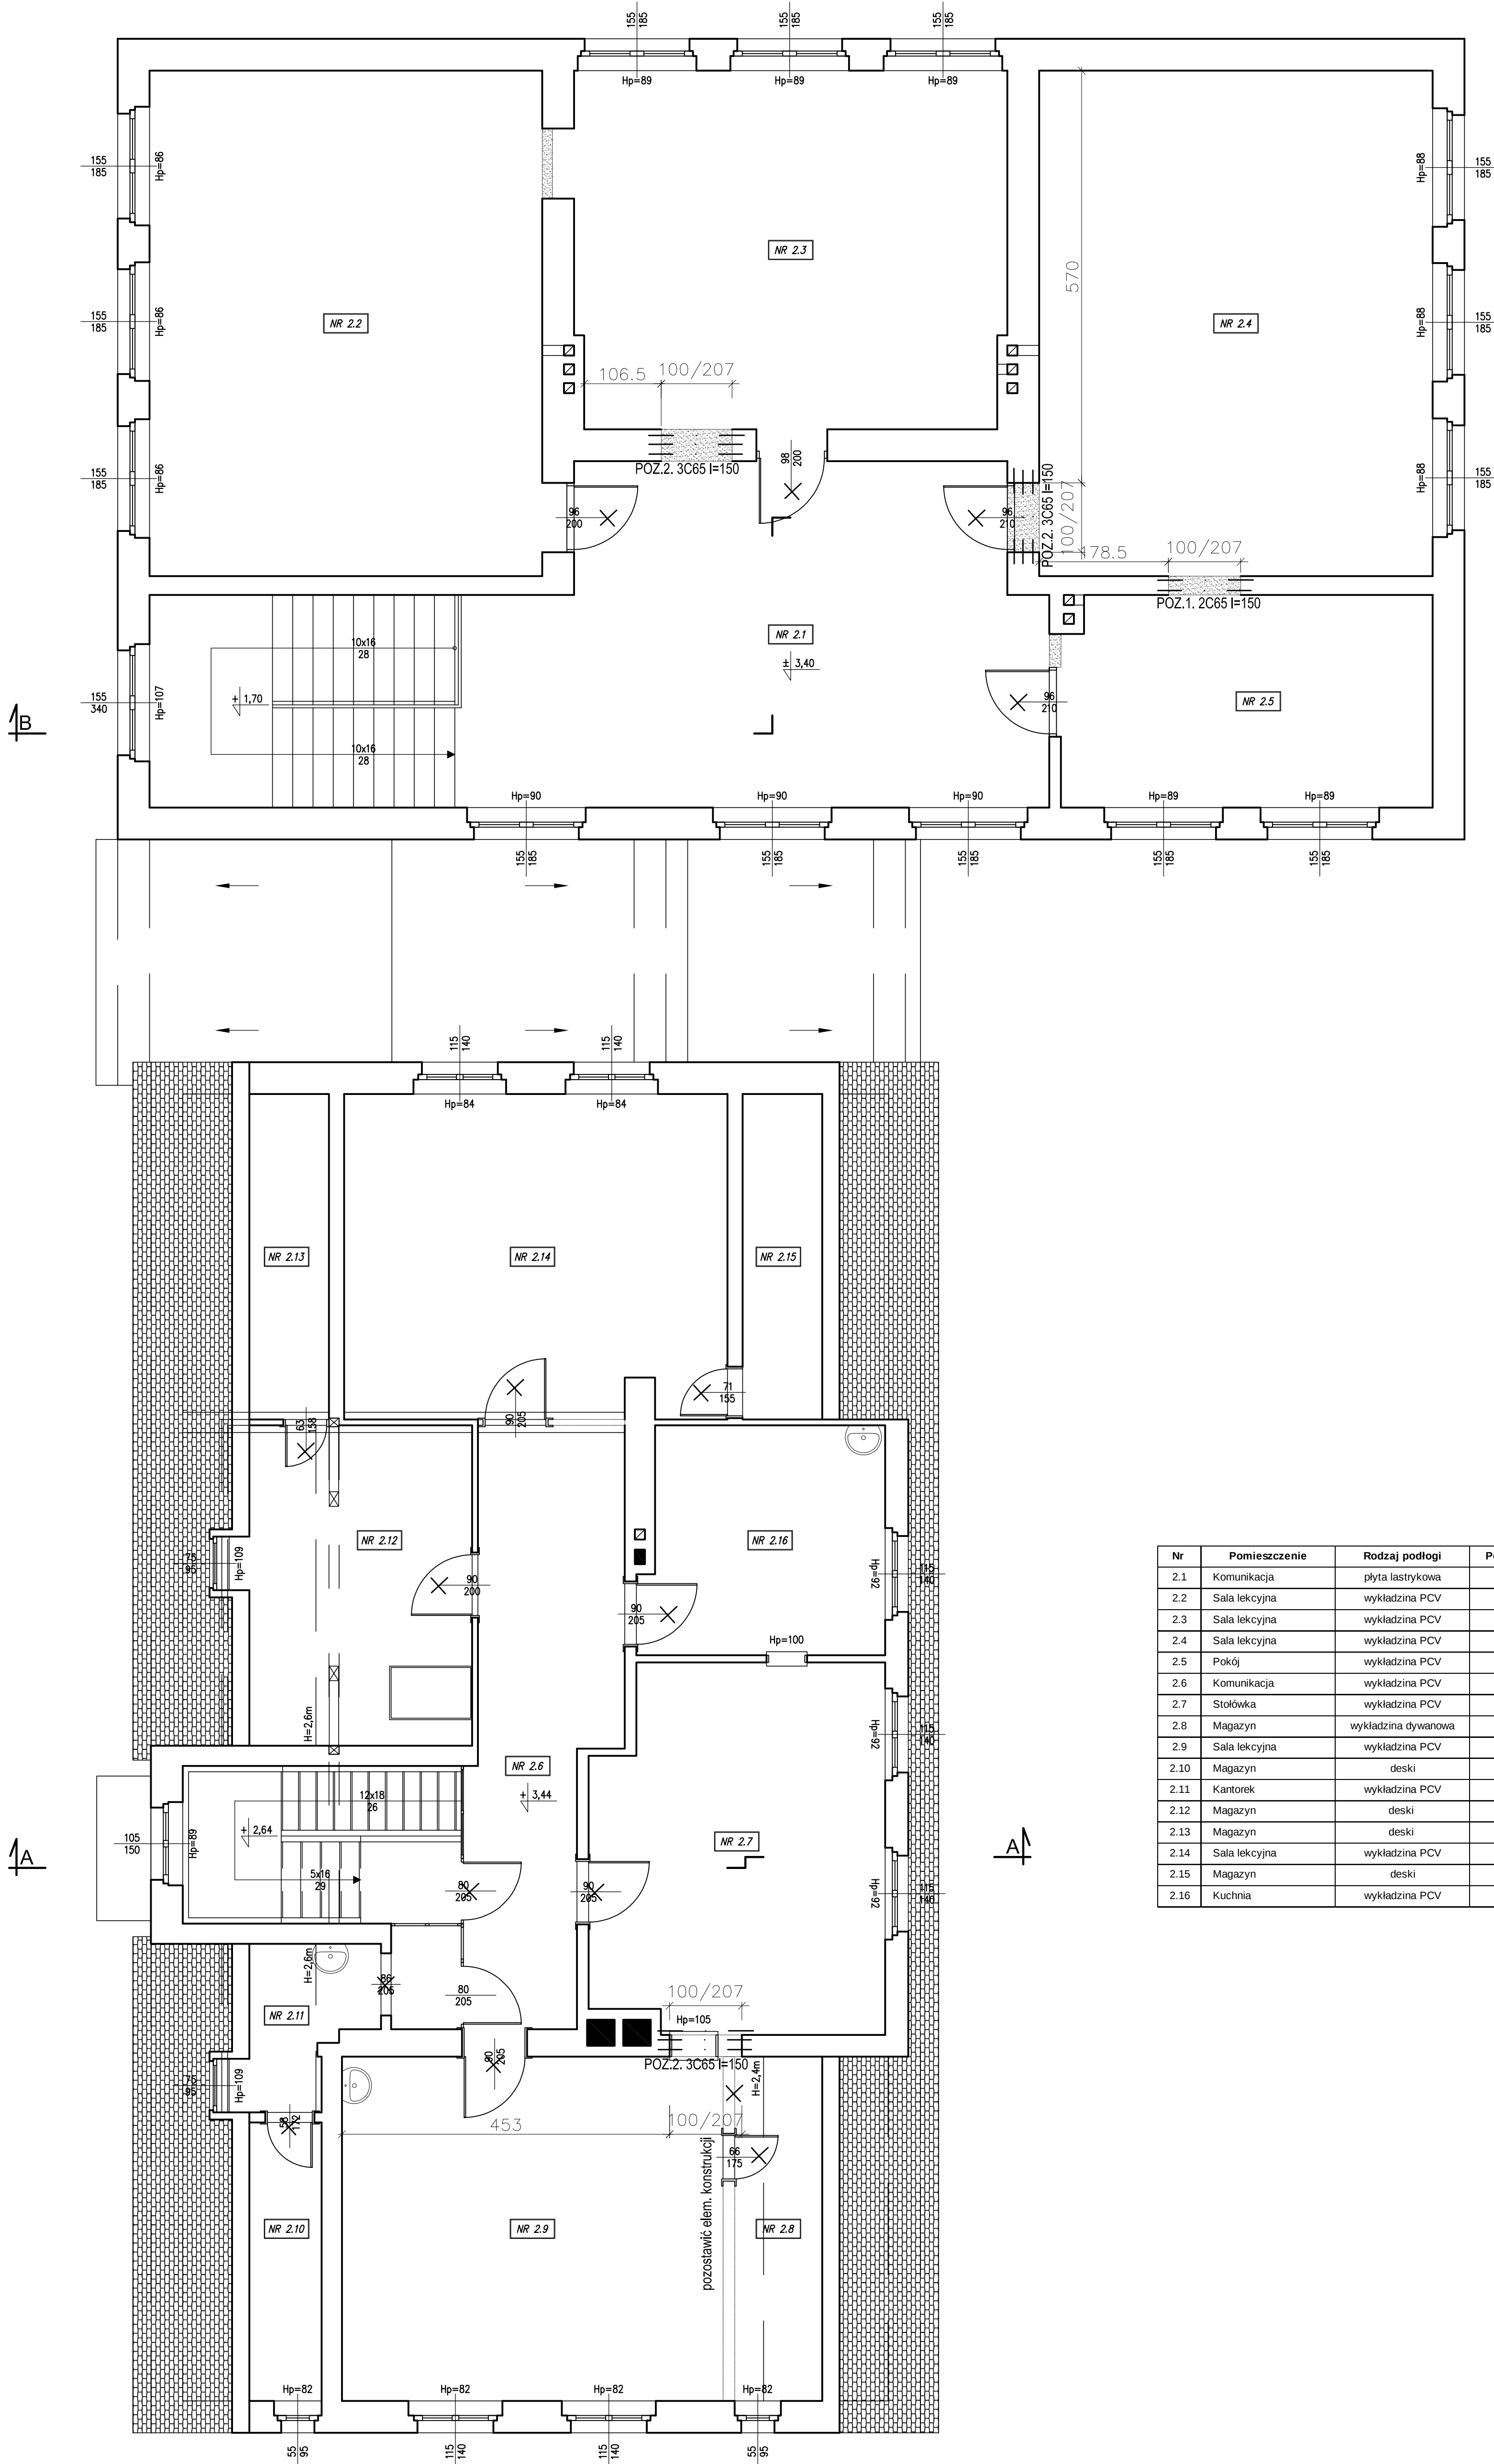

Nr	Pomieszczenie	Rodzaj podłogi	Powierzchnia	Wysokość
2.1	Komunikacja	plyta lastrykowa	47,66 m ²	3,11 m
2.2	Sala lekcyjna	wykładzina PCV	37,96 m ²	3,11 m
2.3	Sala lekcyjna	wykładzina PCV	29,35 m ²	3,12 m
2.4	Sala lekcyjna	wykładzina PCV	38,03 m ²	3,11 m
2.5	Pokój	wykładzina PCV	14,94 m ²	3,10 m
2.6	Komunikacja	wykładzina PCV	25,04 m ²	2,64 m
2.7	Stolówka	wykładzina PCV	19,90 m ²	2,64 m
2.8	Magazyn	wykładzina dywanowa	9,90 m ²	2,40 m / 0,3 m
2.9	Sala lekcyjna	wykładzina PCV	25,08 m ²	2,63 m
2.10	Magazyn	deski	73,92 m ²	2,87 m / 0,2 m
2.11	Kantorek	wykładzina PCV	4,03 m ²	2,58 m / 1,00 m
2.12	Magazyn	deski	14,97 m ²	2,60 m / 1,00 m
2.13	Magazyn	deski	9,09 m ²	2,87 m / 0,2 m
2.14	Sala lekcyjna	wykładzina PCV	23,61 m ²	2,57 m
2.15	Magazyn	deski	10,40 m ²	2,86 m / 0,2 m
2.16	Kuchnia	wykładzina PCV	9,90 m ²	2,64 m

RZUT I PIĘTRA
skala 1:50

PRACOWNIA PROJEKTÓW INSTALACJI SANITARNYCH rok założenia 1983 PPiS ul. św. Franciszka z Asyżu 19, 64-100 Leszno tel./fax 65 520-91-13 e-mail: ppi_susza@poczta.onet.pl		
	Branża: AR-KN	Stadium: PB
OBIEKT	ZMIANA SPOSOBU UŻYTKOWANIA BUDYNKU PO BYŁEJ SZKOLE W RUDAWIE NA MIESZKANIA GMINNE WRAZ Z BEZODPŁYWOWYM ZBIORNIKIEM NA ŚCIEKI SANITARNE	
ADRES OBIEKTU	Rudawa 1, 56-087 Wąskosze dz. nr ewid. 66, obręb: 0019 Rudawa, jedn. ewid. 022202_2 Wąskosze	DATA 06.2016
INWESTOR	Gmina Wąskosze, Pl. Wolności 2, 56-100 Wąskosze	SKALA 1:50
PROJEKTANT	mgr inż. arch. Grzegorz Tatarka upr. proj. nr 713111/P/2003 specj. architektonicznej bez ograniczeń	
SPRAWDZAJĄCY	mgr inż. arch. Joanna Włodarz Jakubowska upr. proj. nr WP-GIAOKK/UsB/59/2008 specj. architektonicznej bez ograniczeń	
PROJEKTANT	mgr inż. Marek Żeromski upr. proj. nr WKP/BO/0047/04 specj. sanitarnego bez ograniczeń	
SPRAWDZAJĄCY	mgr inż. Łukasz Górczak upr. proj. nr WKP/BO/0384/08 specj. sanitarnego bez ograniczeń	
TYTUŁ RYSUNKU	RZUT PIĘTRA WYBURZENIA	NR RYS.: A-04