



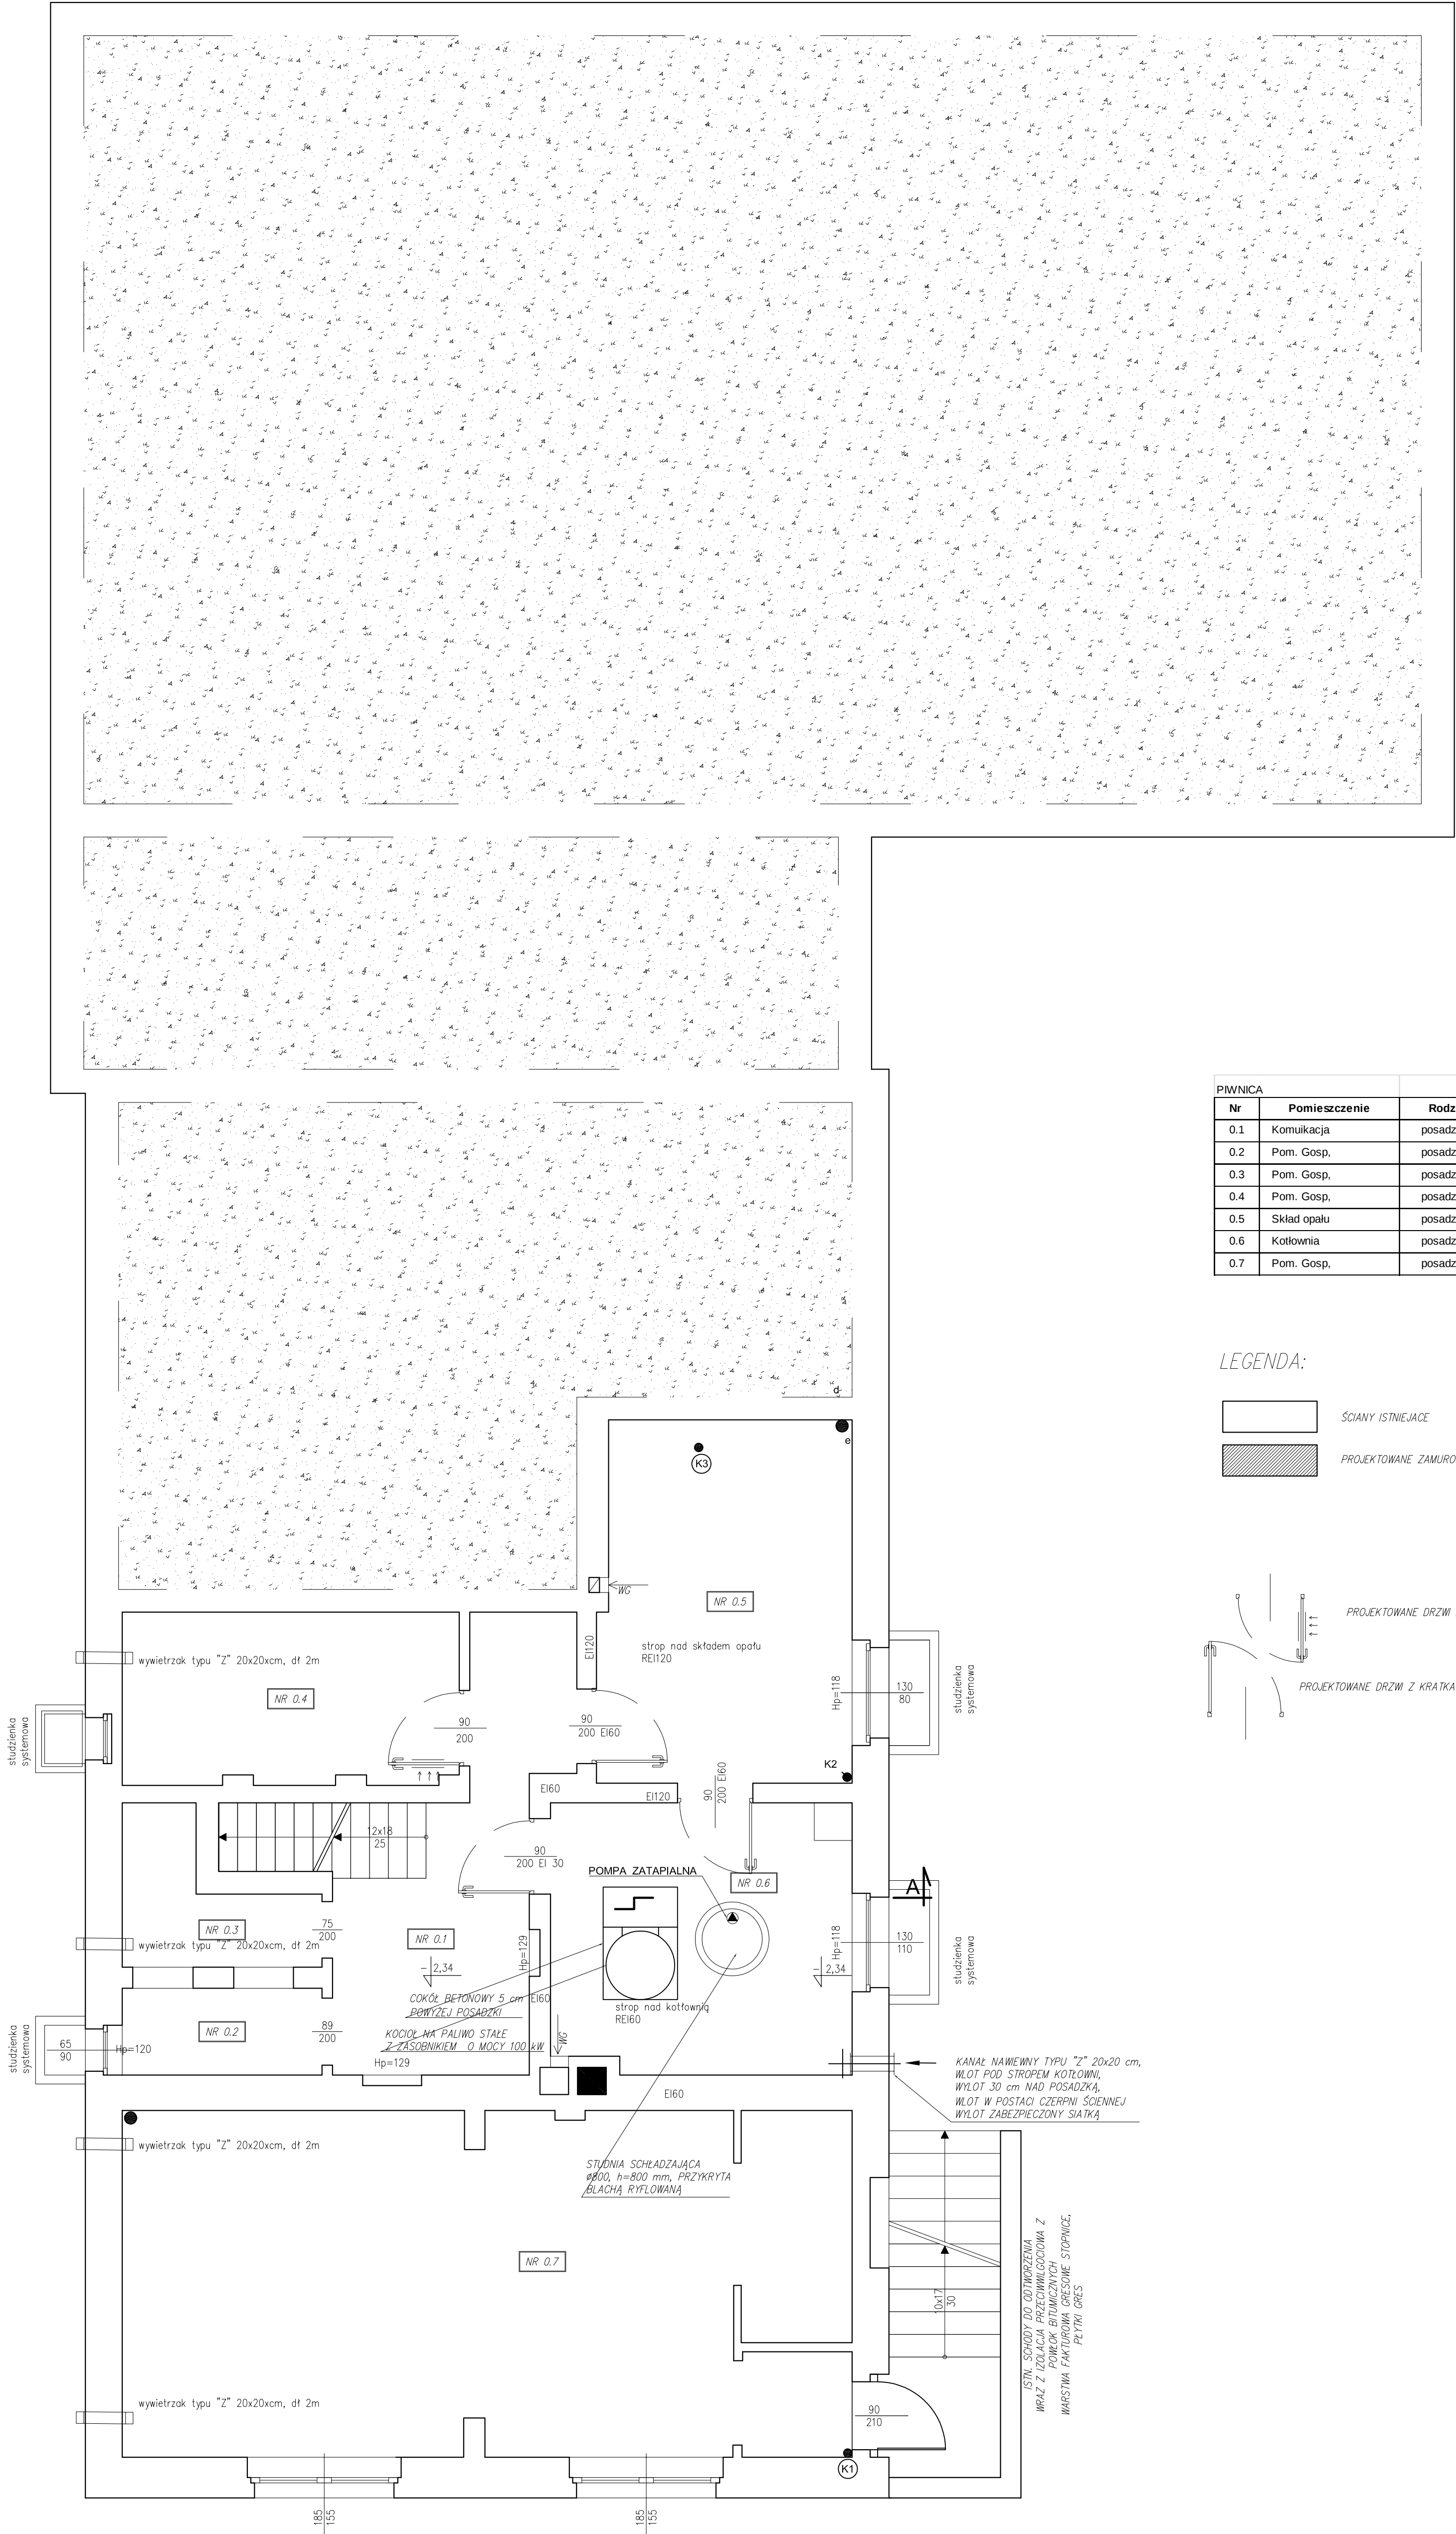

PIWNICA				
Nr	Pomieszczenie	Rodzaj podłogi	Powierzchnia	Wysokość
0.1	Komunikacja	posadzka betonowa	14,14 m ²	2,02 m / 2,50 m
0.2	Pom. Gosp.	posadzka betonowa	3,05 m ²	2,50 m
0.3	Pom. Gosp.	posadzka betonowa	3,76 m ²	2,02 m / 2,50 m
0.4	Pom. Gosp.	posadzka betonowa	10,13 m ²	2,02 m
0.5	Skład opału	posadzka betonowa	15,93 m ²	2,09 m
0.6	Kotłownia	posadzka betonowa	14,21 m ²	2,50 m / 3,51 m
0.7	Pom. Gosp.	posadzka betonowa	43,82 m ²	2,50 m m

LEGENDA:

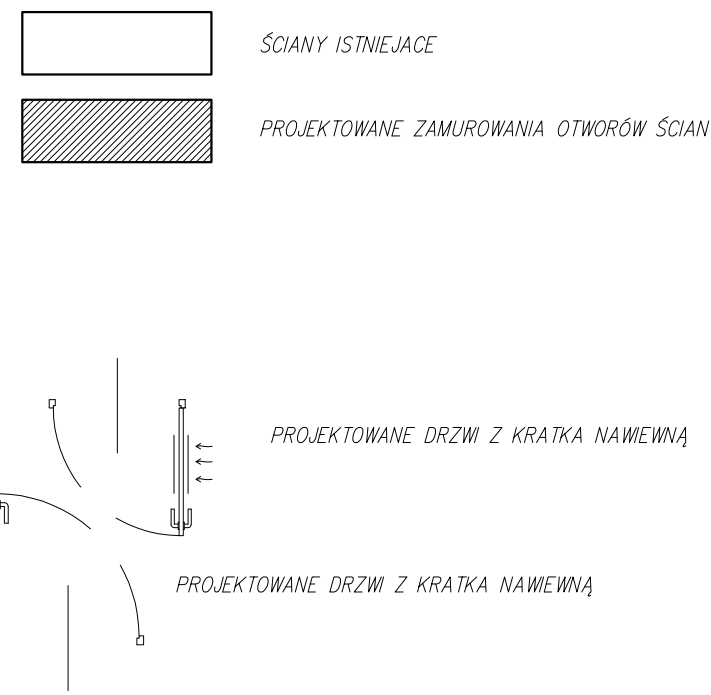

RZUT PIWNICY

skala 1:50

PRACOWNIA PROJEKTÓW INSTALACJI SANITARNYCH		
rok założenia 1983		
PPiS		
ul. św. Franciszka z Asyżu 19, 64-100 Leszno		
tel./fax 65 520-91-13		
e-mail: ppiś_busza@poczta.onet.pl		
Branża: ARCHITEKTURA Stadium: PB		
OBIEKT		
ZMIANA SPOSOBU UŻYTKOWANIA BUDYNKU PO BYŁEJ SZKOLE W RUDAWIE NA MIESZKANIA GMINNE WRAZ Z BEZODPŁYWOWYM ZBIORNIKIEM NA ŚCIEKI SANITARNE		
ADRES OBIEKTU	Rudawa 1, 56-100 Włókno	DATA 06.2016
INWESTOR	ul. nr ewid. 86, obręb: 0019 Rudawa, jedn. -miej. 022202, 2 Włókno, Gmina Włókno, Pt. Włókno 2, 56-160 Włókno.	SKALA 1:50
PROJEKTANT	mgr inż. arch. Grzegorz Tatařka upr. proj. nr 7131/11/P/2003 (niezaw. architektonic.) bez ograniczeń	
SPRAWDZAJĄCY	mgr inż. arch. Joanna Włodarz Jakubowska upr. proj. nr WP-01A/OKKUp8/59/2008 (niezaw. architektonic.) bez ograniczeń	
TYTUŁ RYSUNKU	RZUT PIWNICY	NR RYS.: A-05