


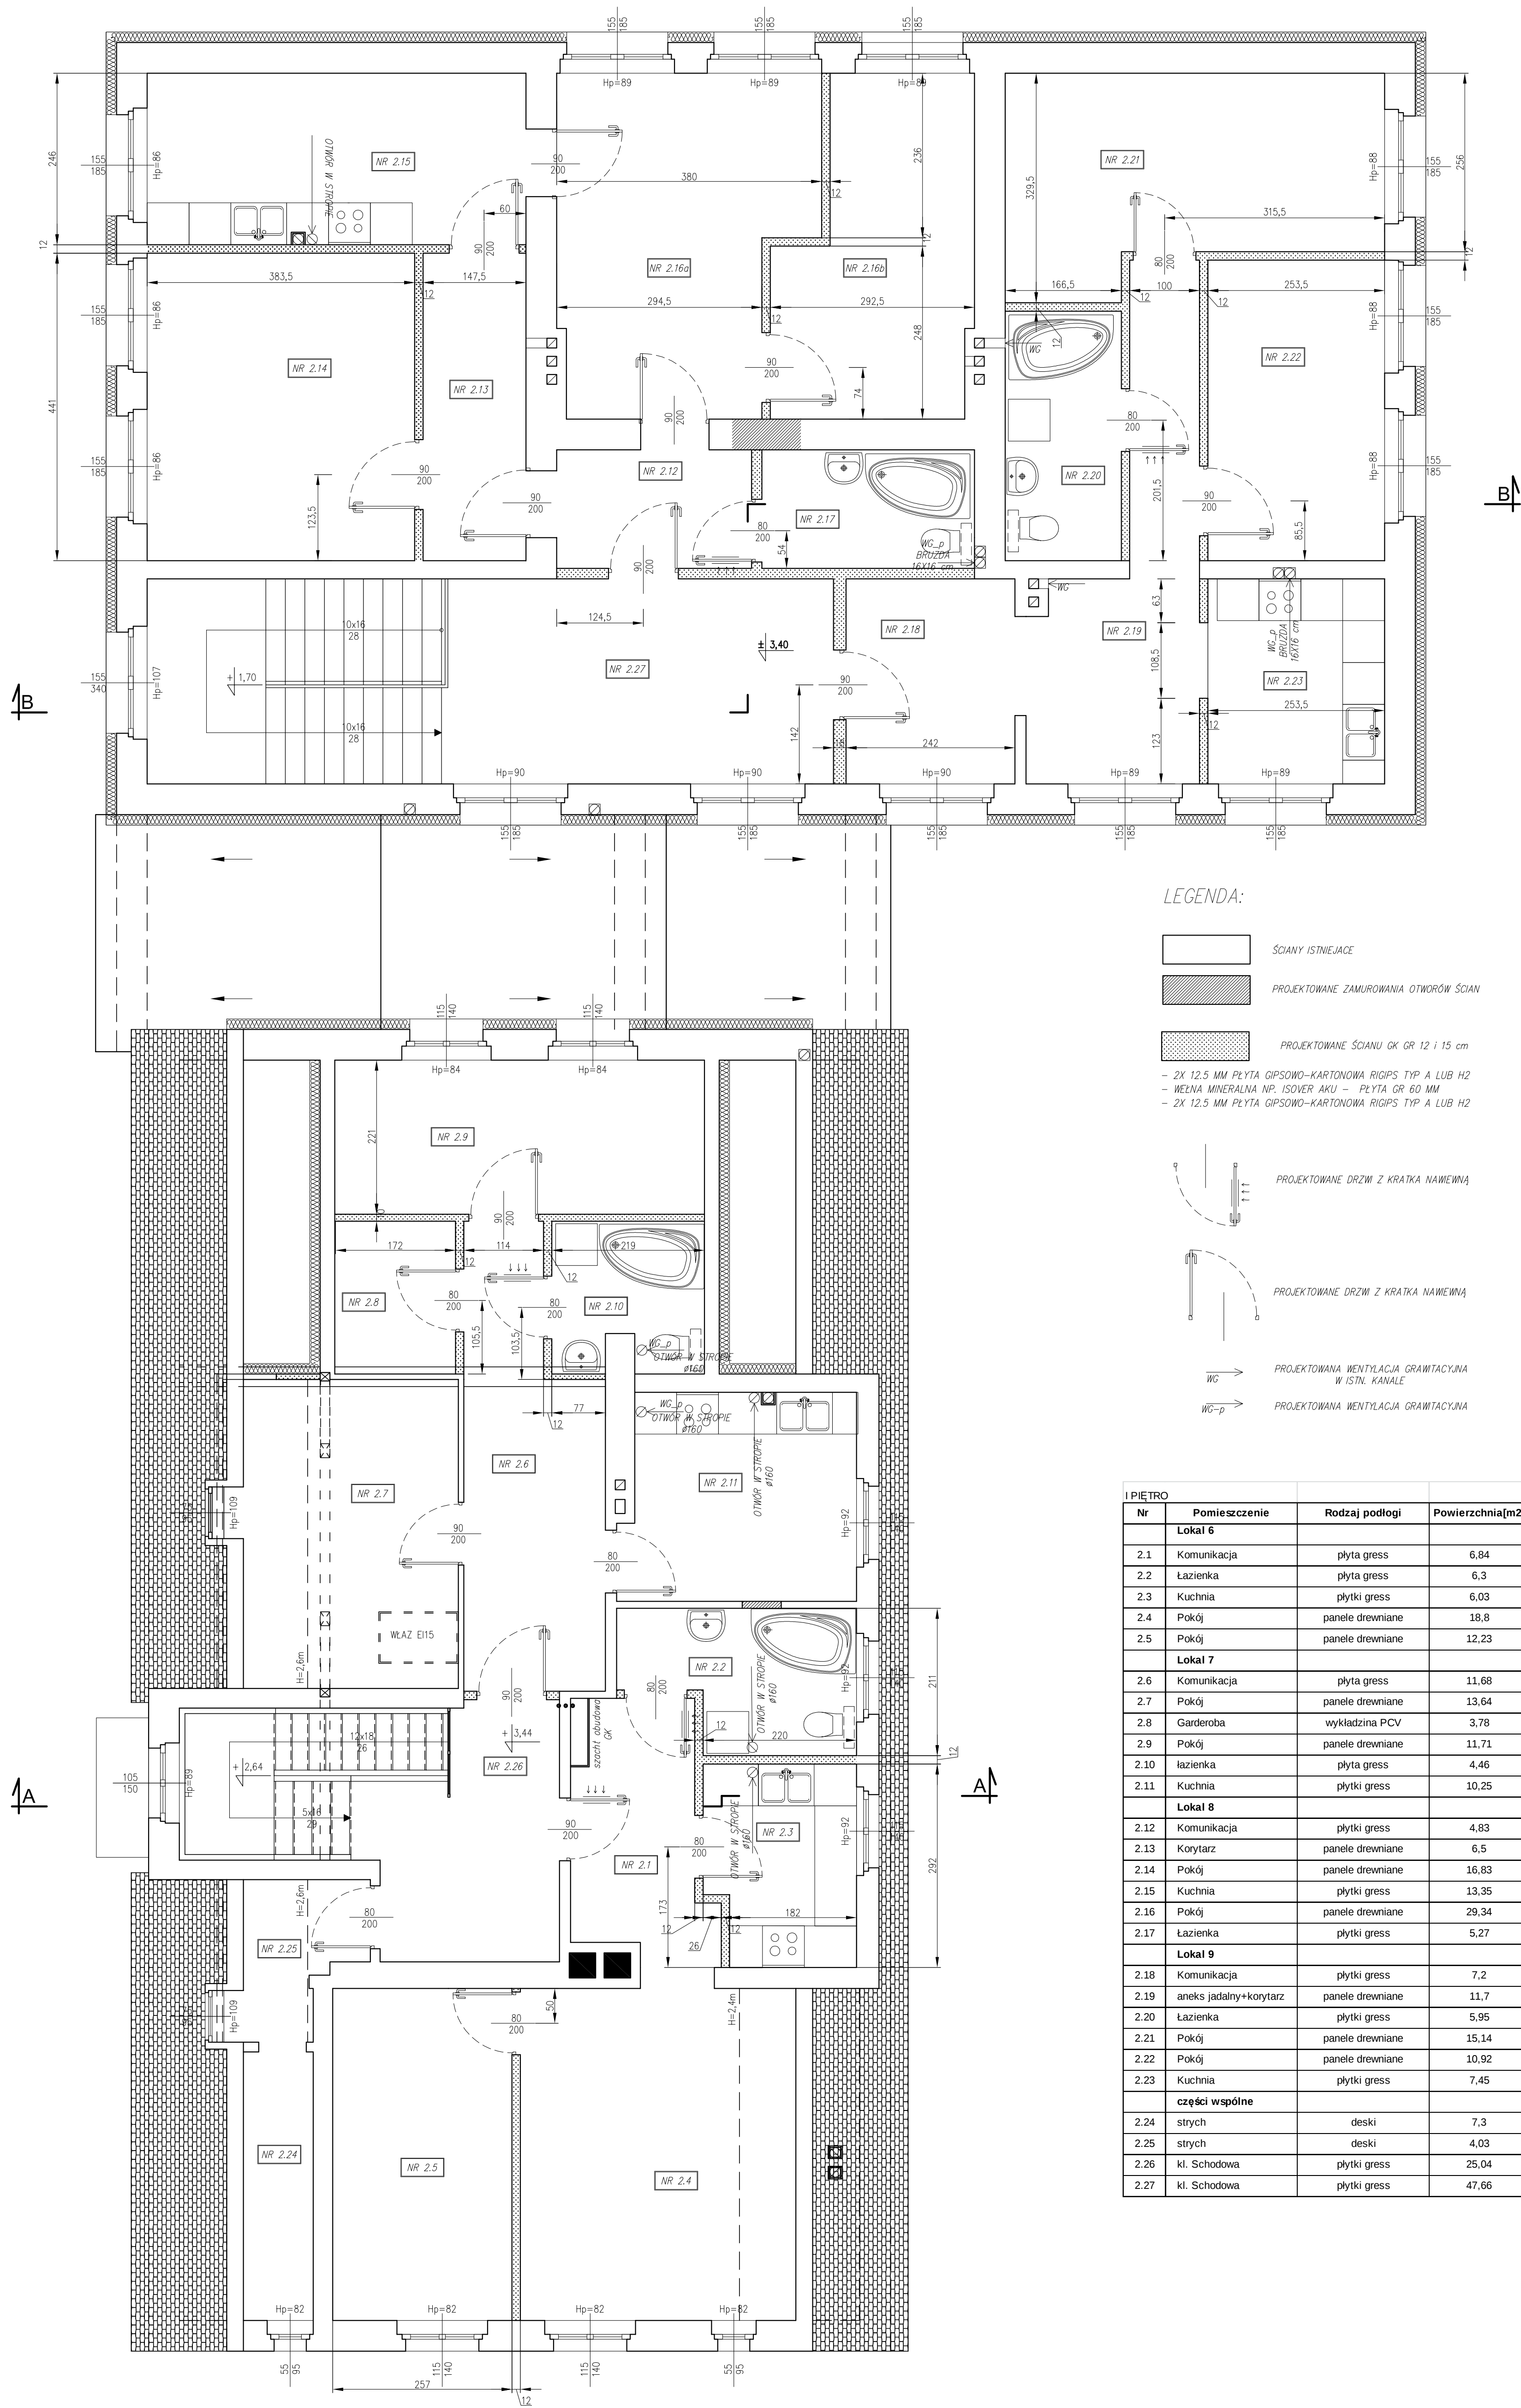

RZUT I PIĘTRA

skala 1:50

I PIĘTRO				
Nr	Pomieszczenie	Rodzaj podłogi	Powierzchnią[m2]	Wysokość
Lokal 6				
2.1	Komunikacja	plyta gress	6,84	2,55 m
2.2	Łazienka	plyta gress	6,3	2,55 m
2.3	Kuchnia	plytki gress	6,03	2,55 m
2.4	Pokój	panele drewniane	18,8	2,55 m
2.5	Pokój	panele drewniane	12,23	2,55 m
Lokal 7				
2.6	Komunikacja	plyta gress	11,68	2,50 m
2.7	Pokój	panele drewniane	13,64	2,50 m
2.8	Garderoba	wykładzina PCV	3,78	2,50 m
2.9	Pokój	panele drewniane	11,71	2,50 m
2.10	łazienka	plyta gress	4,46	2,50 m
2.11	Kuchnia	plytki gress	10,25	2,50 m
Lokal 8				
2.12	Komunikacja	plytki gress	4,83	2,50 m
2.13	Korytarz	panele drewniane	6,5	2,50 m
2.14	Pokój	panele drewniane	16,83	2,50 m
2.15	Kuchnia	plytki gress	13,35	2,50 m
2.16	Pokój	panele drewniane	29,34	2,50 m
2.17	Łazienka	plytki gress	5,27	2,50 m
Lokal 9				
2.18	Komunikacja	plytki gress	7,2	2,50 m
2.19	aneks jadalny+korytarz	panele drewniane	11,7	2,50 m
2.20	Łazienka	plytki gress	5,95	2,50 m
2.21	Pokój	panele drewniane	15,14	2,50 m
2.22	Pokój	panele drewniane	10,92	2,50 m
2.23	Kuchnia	plytki gress	7,45	2,50 m
części wspólne				
2.24	strych	deski	7,3	
2.25	strych	deski	4,03	
2.26	kl. Schodowa	plytki gress	25,04	2,50 m
2.27	kl. Schodowa	plytki gress	47,66	2,50 m

PRACOWNIA PROJEKTÓW INSTALACJI SANITARNYCH		
rok założenia 1983		
ul. św. Franciszka z Asyżu 19, 64-100 Leszno		
tel./fax 65 520-91-13		
e-mail: ppis_busza@poczta.onet.pl		
Branża: ARCHITEKTURA Studium: PB		
OBIEKT		
ZMIANA SPOSOBU UŻYTKOWANIA BUDYNKU PO BYLEJ SZKOLE W RUDAWIE NA MIESZKANIA GMINNE WRAZ Z BEZODPŁYWOWYM ZBIORNIKIEM NA ŚCIEKI SANITARNE		
ADRES OBIEKTU	Rudawa 1, 56-100 Włótko	DATA 06.2016
INWESTOR	mgr inż. arch. Grzegorz Tatařka	SKALA 1:50
PROJEKTANT	mgr inż. arch. Joanna Włodarz Jakubowska	
SPRAWDZAJĄCY	mgr inż. arch. Joanna Włodarz Jakubowska	
TYTUŁ RYSUNKU	RZUT PIĘTRA	NR RYS.: A-07