


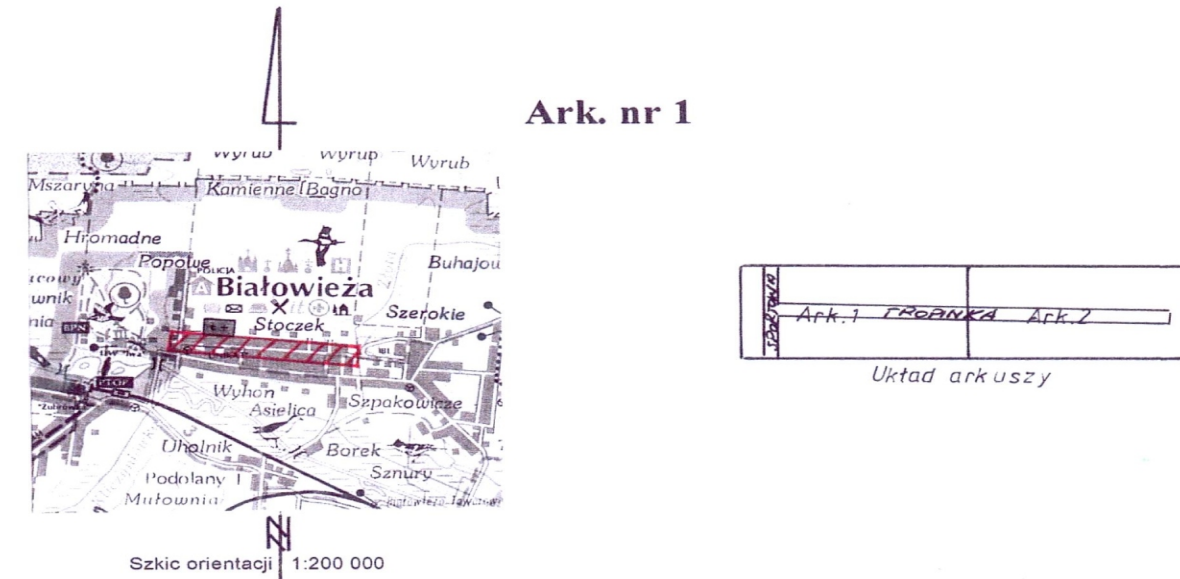

MAPA ZASADNICZA
skala 1:500

Obiekt: BIAŁOWIEŻA ul. Tropinka
gmina Białowieża
pow. Hajnówka
woj. podlaskie

Sekcja: 256.322.2231; 2232
Ks. rob. Nr 86/2008
Aktualna na dzień 16.10.2008 r.

GEODETA UPRAWNIONY
Krystian Zieliński
Zaświadczenie M.C. P. B. Nr 11958
15-537 Białowieża, ul. Żółkiewska 1
tel. 743.43.59, 0502-412-119
NIP 642-100-88-98, REGON 050377384

STAROSTWO POWIATOWE W HAJNÓWCE
POWIATOWY OŚRODEK DOKUMENTACJI
GEODEZYJNEJ I KARTOGRAFICZNEJ

W obszarze opracowania brak punktów osnowy III klasy.


W obszarze oznaczonym linią czerwoną dokonano aktualizacji treści mapy zasadniczej. Dokumenty z pomiaru uzupełniające przyleto do zasobu powiatowego w dniu 23.10.2008 i zaewidencjonowano pod nr. 23.10.2008

NINIEJSZA MAPA MOŻE SŁUŻYĆ DO CELÓW
PROJEKTOWYCH

Projektowane obiekty budowlane, wymagające pozwolenia na budowę podlegają wytyczeniu i inwentaryzacji powykonawczej przez jednostki uprawnione do wykonywania prac geodezyjnych.

Hajnówka, dnia 23.10.2008

Zaświadczam
ins. Danuta Wasiluk

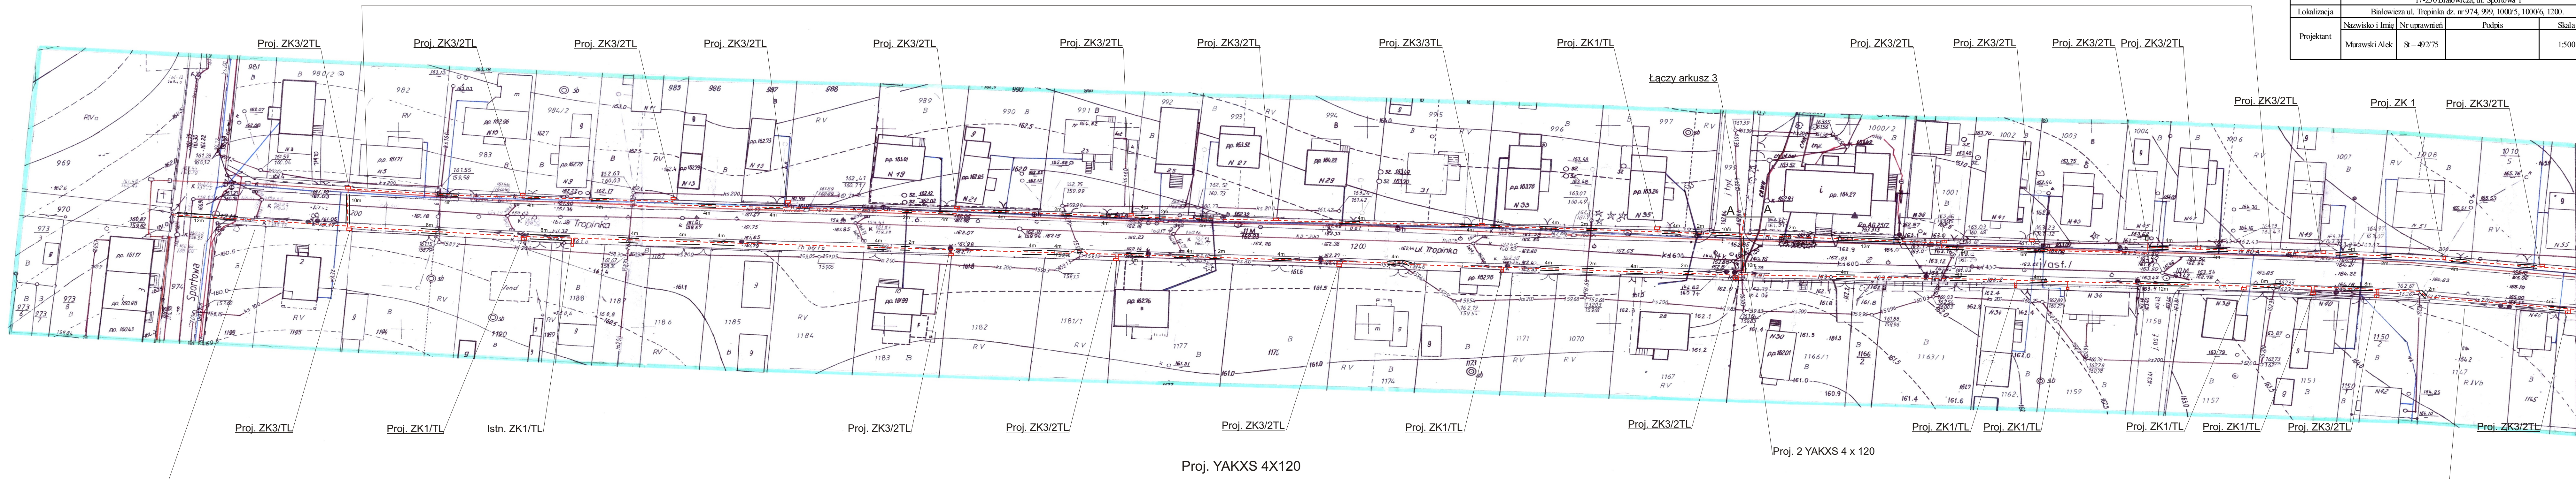

Pod wszystkimi dojazdami i podjazdami do poszczególnych posesji oraz na skrzyżowaniach z istniejącym i projektowanym uzbrojeniem terenu i Pod istniejącymi drogami należy ułożyć na trasie projektowanych kabli rury przepustowe DVK 160

GP przy WZM i Uwv Bielsku podlaskim uzgadnia projekt budowy linii kablowych nn 0,4 kV na ul. Tropinka w Białowieży z uwagą jak niżej: prace przy czynnym wodociągu wykonywać pod nadzorem konserwatora wodociągu. W przypadku skrzyżowania linii kablowej z wodociągiem należy zainstalować na kablu rurę osłonową.

Proj. linie kablowe nn
Istn. sieć energetyczna
Istn. wodociąg
Istn. sieć telefoniczna
Istn. sieć sanitarna

WOJCIECH BARANOWSKI „ELEKTRO-SILVER” 18-400 Łomża, Konarzyce, ul. Łomżyńska 206				
Nazwa obiektu budowlanego	Linie kablowe nn YAKXS 4 x 120 mm ² wraz ze złączami kablowymi w Białowieży ul. Tropinka.			
Inwestor	URZĄD GMINY BIAŁOWIEŻA 17-230 Białowieża, ul. Sportowa 1			
Lokalizacja	Białowieża ul. Tropinka dz. nr 974, 999, 1000/5, 1000/6, 1200.			
Projektant	Nazwisko i imię	Nr uprawnień	Podpis	Skala
	Murawski Alek	SI - 492/75		1:500