

Ark. nr 2

MAPA ZASADNICZA
skala 1:500

Obiekt: BIAŁOWIEŻA ul. Tropinka
gmina Białowieża
pow. Hajnówka
woj. podlaskie

Sekcja: 256.322.2241; 2242
Ks. rob. Nr 86/2008
Aktualna na dzień 16.10.2008 r.

STAROSTWO POWIATOWE W HAJNÓWCE
POWIATOWY OŚRODEK DOKUMENTACJI
GEODEZYJNEJ I KATROGRAFICZNEJ

W obszarze opracowania brak punktów osnowy III klasy.
W obszarze oznaczonym linią ----- dokonano aktualizacji treści mapy zasadniczej. Dokumenty z pomiaru uzupełniającego przystosowane do zasobu powiatowego w dniu 16.10.2008 r. i zaewidencjonowano pod nr 256.322.2241/2008.


NINIEJSZA MAPA MOŻE SŁUŻYĆ DO CELÓW
PROJEKTOWYCH

Projektowane obiekty budowlane, wymagające pozwolenia na budowę podlegają wytyczeniu i inwentaryzacji powykonawczej przez jednostki uprawnione do wykonywania prac geodezyjnych.

Hajnówka, dnia 24.10.2008

ZUR STAROSTY
INSPIRATOR
inż. Dariusz Wasiluk

Kabel oświetlenia ulicznego + projektowany kabel YAKXS 4 x 120

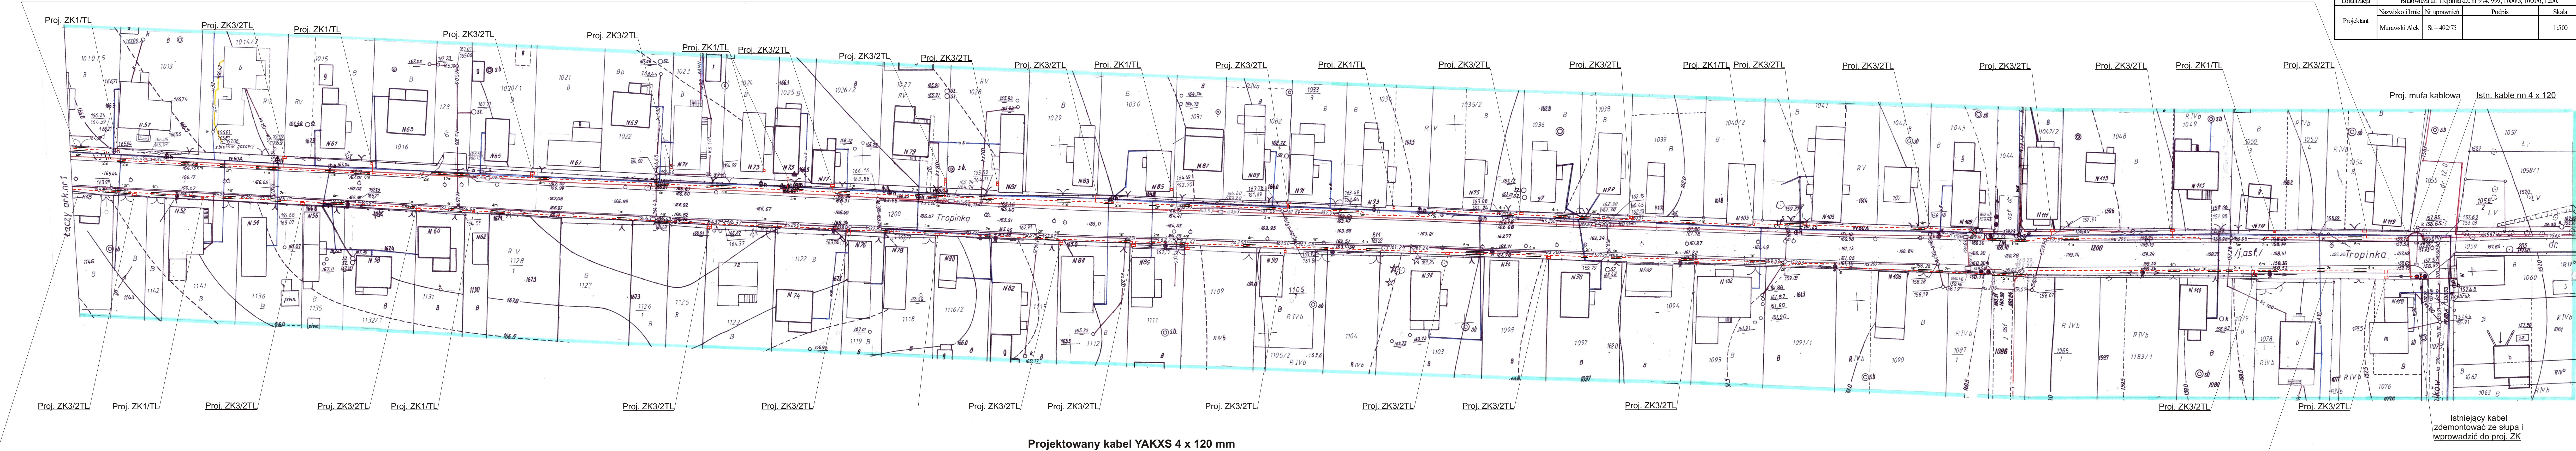

Projektowany kabel YAKXS 4 x 120 mm

Pod wszystkimi dojazdami i podjazdami do poszczególnych posesji oraz na skrzyżowaniach z istniejącym i projektowanym uzbrojeniem terenu i pod istniejącymi drogami należy ułożyć na trasie projektowanych kabli rury przepustowe i osłonowe DVK 160

GP przy WZM i Uwv Bielsko podlaskim uzgadnia projekt budowy linii kablowych nn 0,4 kV na ul. Tropinka w Białowieży z uwagą jak niżej: prace przy czynnym wodociągu wykonywać pod nadzorem konserwatora wodociągu. W przypadku skrzyżowania linii kablowej z wodociągiem należy zainstalować na kablu rurę osłonową.

Proj. linie kablowe nn
Istn. sieć energetyczna
Istn. wodociąg
Istn. sieć telefoniczna
Istn. sieć sanitarna

WOJCIECH BARANOWSKI „ELEKTRO-SILVER” 18-400 Łomża, Konarzyce, ul. Łomżyńska 206				
Nazwa obiektu budowlanego	Linie kablowe nn YAKXS 4 x 120 mm wraz ze złączami kablowymi w Białowieży ul. Tropinka.			
Investor	URZĄD GMINY BIAŁOWIEŻA 17-230 Białowieża, ul. Sportowa 1			
Lokalizacja	Białowieża ul. Tropinka dz. nr 974, 999, 1000/5, 1000/6, 1200.			
Projektant	Nazwisko i Imię	Nr uprawnień	Podpis	Skala
	Murawski Alek	St - 492/75		1:500

Istniejący kabel
zdemontować ze słupa i
wprowadzić do proj. ZK