

USŁUGI GEODEZYJNE


mgr inż. Anna Liszewska
ul. Główna 5
05-110 Białobrzegi
tel. 22 734 15 00
e-mail: a.liszewska@wp.pl

NAPĘ DO CELÓW PROJEKTOWYCH

Skala 1:500 powstają przez powiększenie ark. 252.122.213

MISZEWO MUROWANE NOWE gm. Bodzanów

Geodezja Uniwersyteckiej
Jakość Osiągaj
Pracujemy z Państwem
98-022 Płock, ul. Piłsudskiego 6

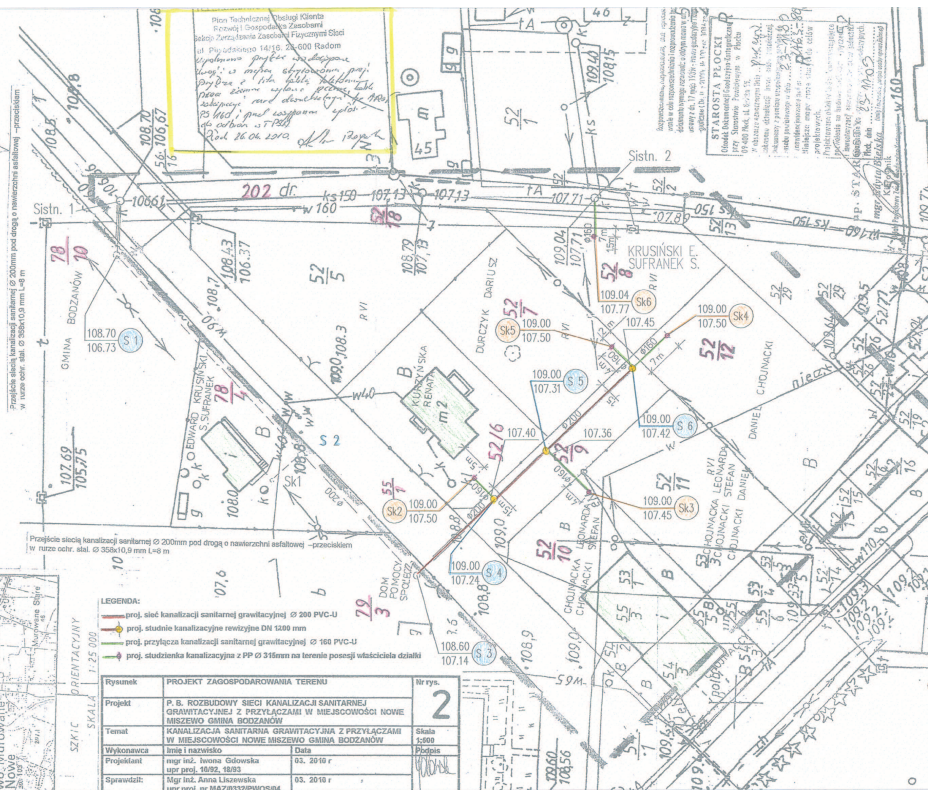

STAROSTWA PŁOCKA
WYDZIAŁ ARCHITEKTURY I BUDOWNICTWA
nr. 400 PŁOCK


STAROSTA PŁOCKI
Załącznik nr. 1 do uchwały nr. 1/2009 z dnia 17 maja 2009 r. w sprawie uchwalenia dokumentacji projektowej w sprawie budowy i modernizacji sieci kanalizacyjnej w miejscowości Miszewo Murowane Nowe, gm. Bodzanów.

Projektant: Instytut Sanktym
mgr inż. Anna Liszewska
ul. Główna 5
05-110 Białobrzegi
tel. 22 734 15 00
e-mail: a.liszewska@wp.pl


LEGENDA:



- 160.81 KANALIZACJA SANITARNA (ISTNIEJĄCA)
- 130.19 KANALIZACJA SANITARNA (PROJEKTOWANA)
- 130.24 KANALIZACJA SANITARNA (PROJEKTOWANA)

Rysunek	PROJEKT ZAGOSPODAROWANIA TERENU	nr rys.
Projekt	P.B. BUDOWY SIECI KANALIZACJI SANITARNEJ GRAWITACYJNEJ Z PRZYŁĄCZAMI W MIEJSCOWOŚCI NOWE MISZEWO GMINA BODZANÓW	2
Temat	KANALIZACJA SANITARNA GRAWITACYJNA Z PRZYŁĄCZAMI W MIEJSCOWOŚCI NOWE MISZEWO GMINA BODZANÓW	Skala 1:500
Wykonawca	Instytut Sanktym	Data
Projektant	mgr inż. Anna Liszewska	10/22, 18/23
Sprawdzący	mgr inż. Anna Liszewska	05.2010

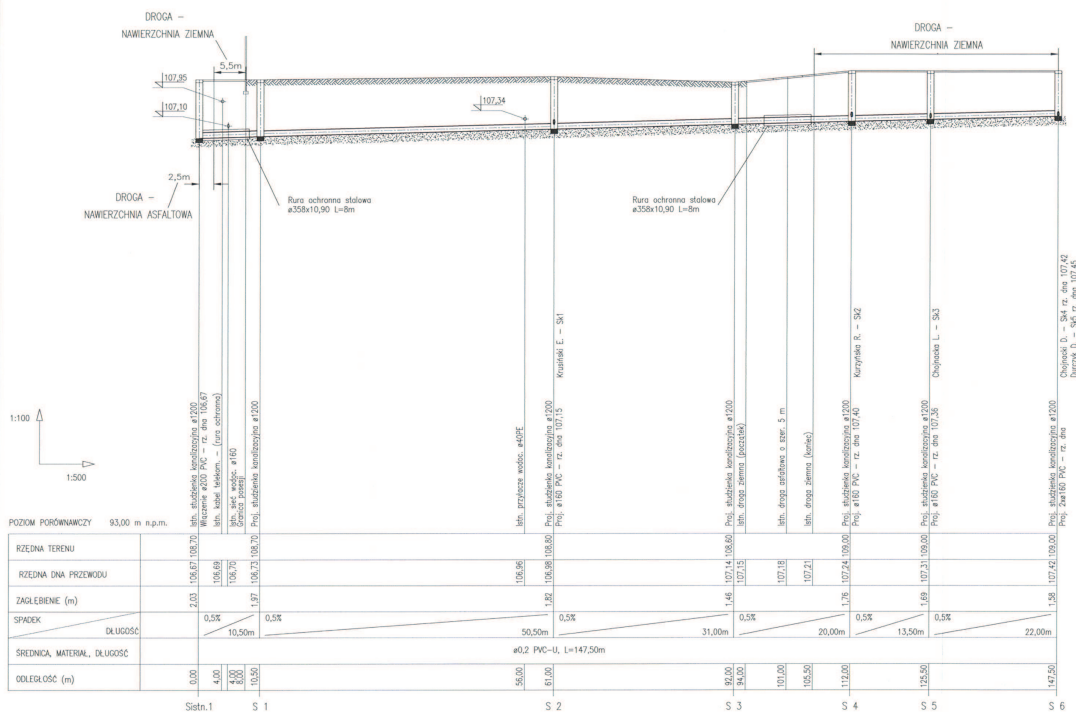


Rysunek	PROFIL PODŁUŻNY SIECI KANALIZACJI SANITARNEJ GRAWITACyjNEJ	Nr rpn.
Projekt	P.B. BUDOWY SIECI KANALIZACJI SANITARNEJ GRAWITACyjNEJ Z PRZYSTĄPKAMI W MIEJSCOWOŚCI NOWE MIEŻEWO GMINA BODZANÓW	3
Temat	KANALIZACJA SANITARNA GRAWITACyjNA Z PRZYSTĄPKAMI W MIEJSCOWOŚCI NOWE MIEŻEWO GMINA BODZANÓW	Skala: 1:500
Wykonawca	Imię i Nazwisko	Nr spr. proj.
Projektant	mgr inż. Iwona Gdowska	10/92, 18/93
Sprawdzający	mgr inż. Anna Liszewska	05.2010
		05.2010

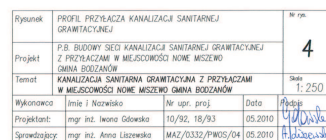

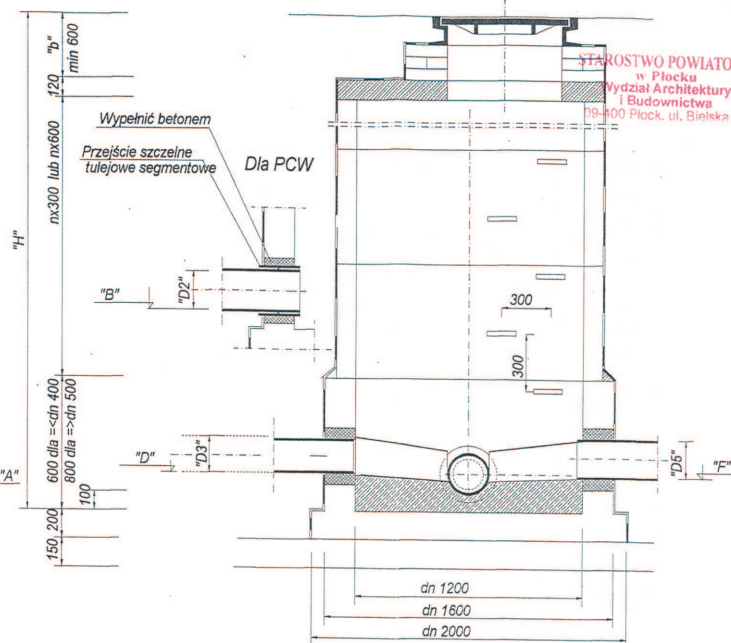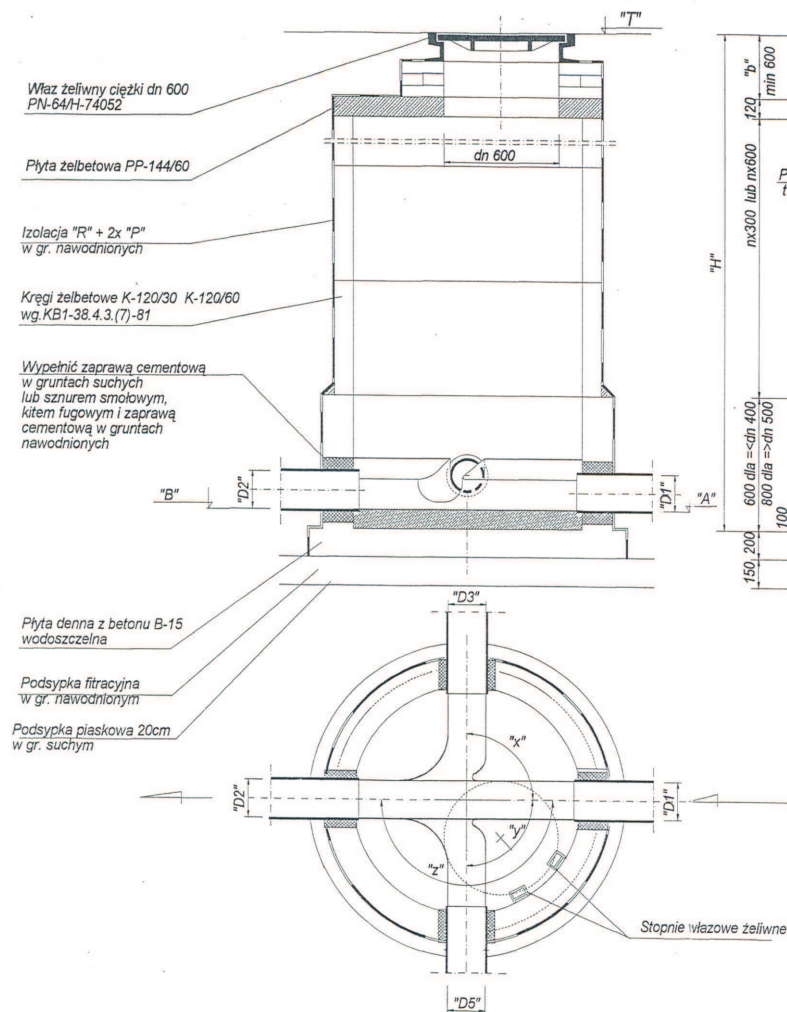

RZĘDNE POSADOWIENIA STUDNI KANALIZACYJNEJ S
WYKONAĆ ZGODNIE Z RYS. NR 3 — PROFIL SIECI

Rysunek	TYPOWA STUDZIENKA KANALIZACYJNA Z KREGOW ZELBETOWYCH DN 1200 mm	Nr rys.
Projekt	P. B. BUDOWY SIECI KANALIZACJI SANITARNEJ GRAWITACYJNEJ Z PRZYŁĄCZAMI W MIEJSCOWOŚCI NOWE MISZEW GMINA BODZANÓW	5
Temat	KANALIZACJA SANITARNA GRAWITACYJNA Z PRZYŁĄCZAMI W MIEJSCOWOŚCI NOWE MISZEW GMINA BODZANÓW	Skala
Wykonawca	Imię i nazwisko	Data
Projektant	mgr inż. Iwona Gdowska upr. proj. 10/92, 18/93	06. 2010 r.
Sprawdził:	Mgr inż. Anna Liszewska upr. proj. nr MAZ/0332/PWOS/04	06. 2010 r.
		Podpis

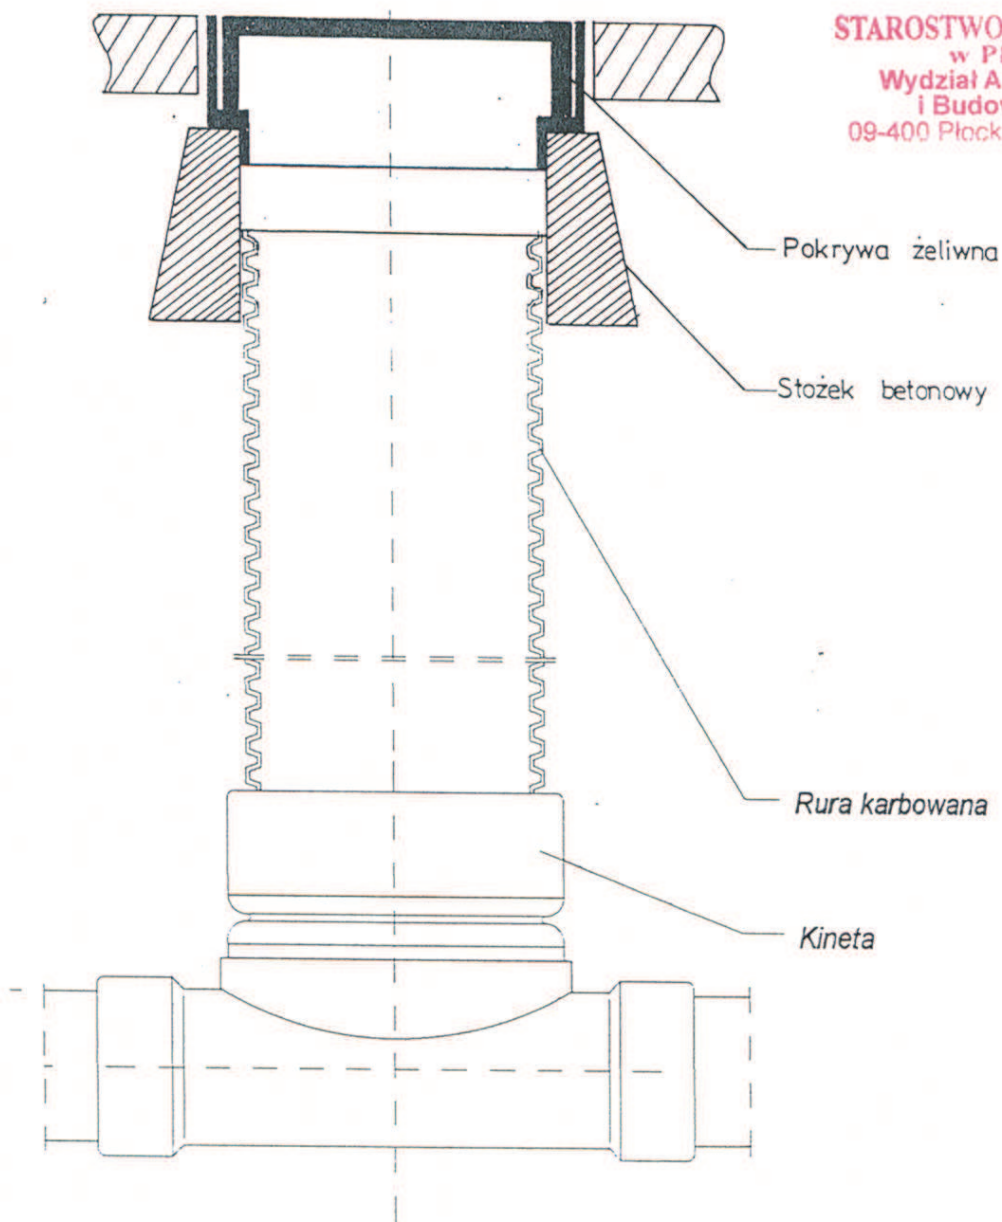

UWAGA:

Studzienki przykryć pokrywą żeliwną montowaną na stożek betonowy typ lekki do 10 ton w drodze dojazdowej do posesji lub pokrywą PVC z uszczelką montowaną na rurze karbowanej w terenie zielonym. Główny przełot rury $\varnothing 160$ mm

Rysunek	TYPOWA STUDZIENKA KANALIZACYJNA Z PP Ø 315 mm		Nr rys.
Projekt	P. B. BUDOWY SIECI KANALIZACJI SANITARNEJ GRAWITACYJNEJ Z PRZYŁĄCZAMI W MIEJSCOWOŚCI NOWE MISZEWO GMINA BODZANÓW		6
Temat	KANALIZACJA SANITARNA GRAWITACYJNA Z PRZYŁĄCZAMI W MIEJSCOWOŚCI NOWE MISZEWO GMINA BODZANÓW		
Wykonawca	Imię i nazwisko	Data	Podpis
Projektant	mgr inż. Iwona Gdowska upr proj. 10/92, 18/93	05. 2010 r	<i>[Signature]</i>
Sprawdził:	Mgr inż. Anna Liszewska upr proj. nr MAZ/0332/PWOS/04	05. 2010 r	<i>[Signature]</i>