


Gimnazjum Bodzanów | Szkoła Podst. Bodzanów

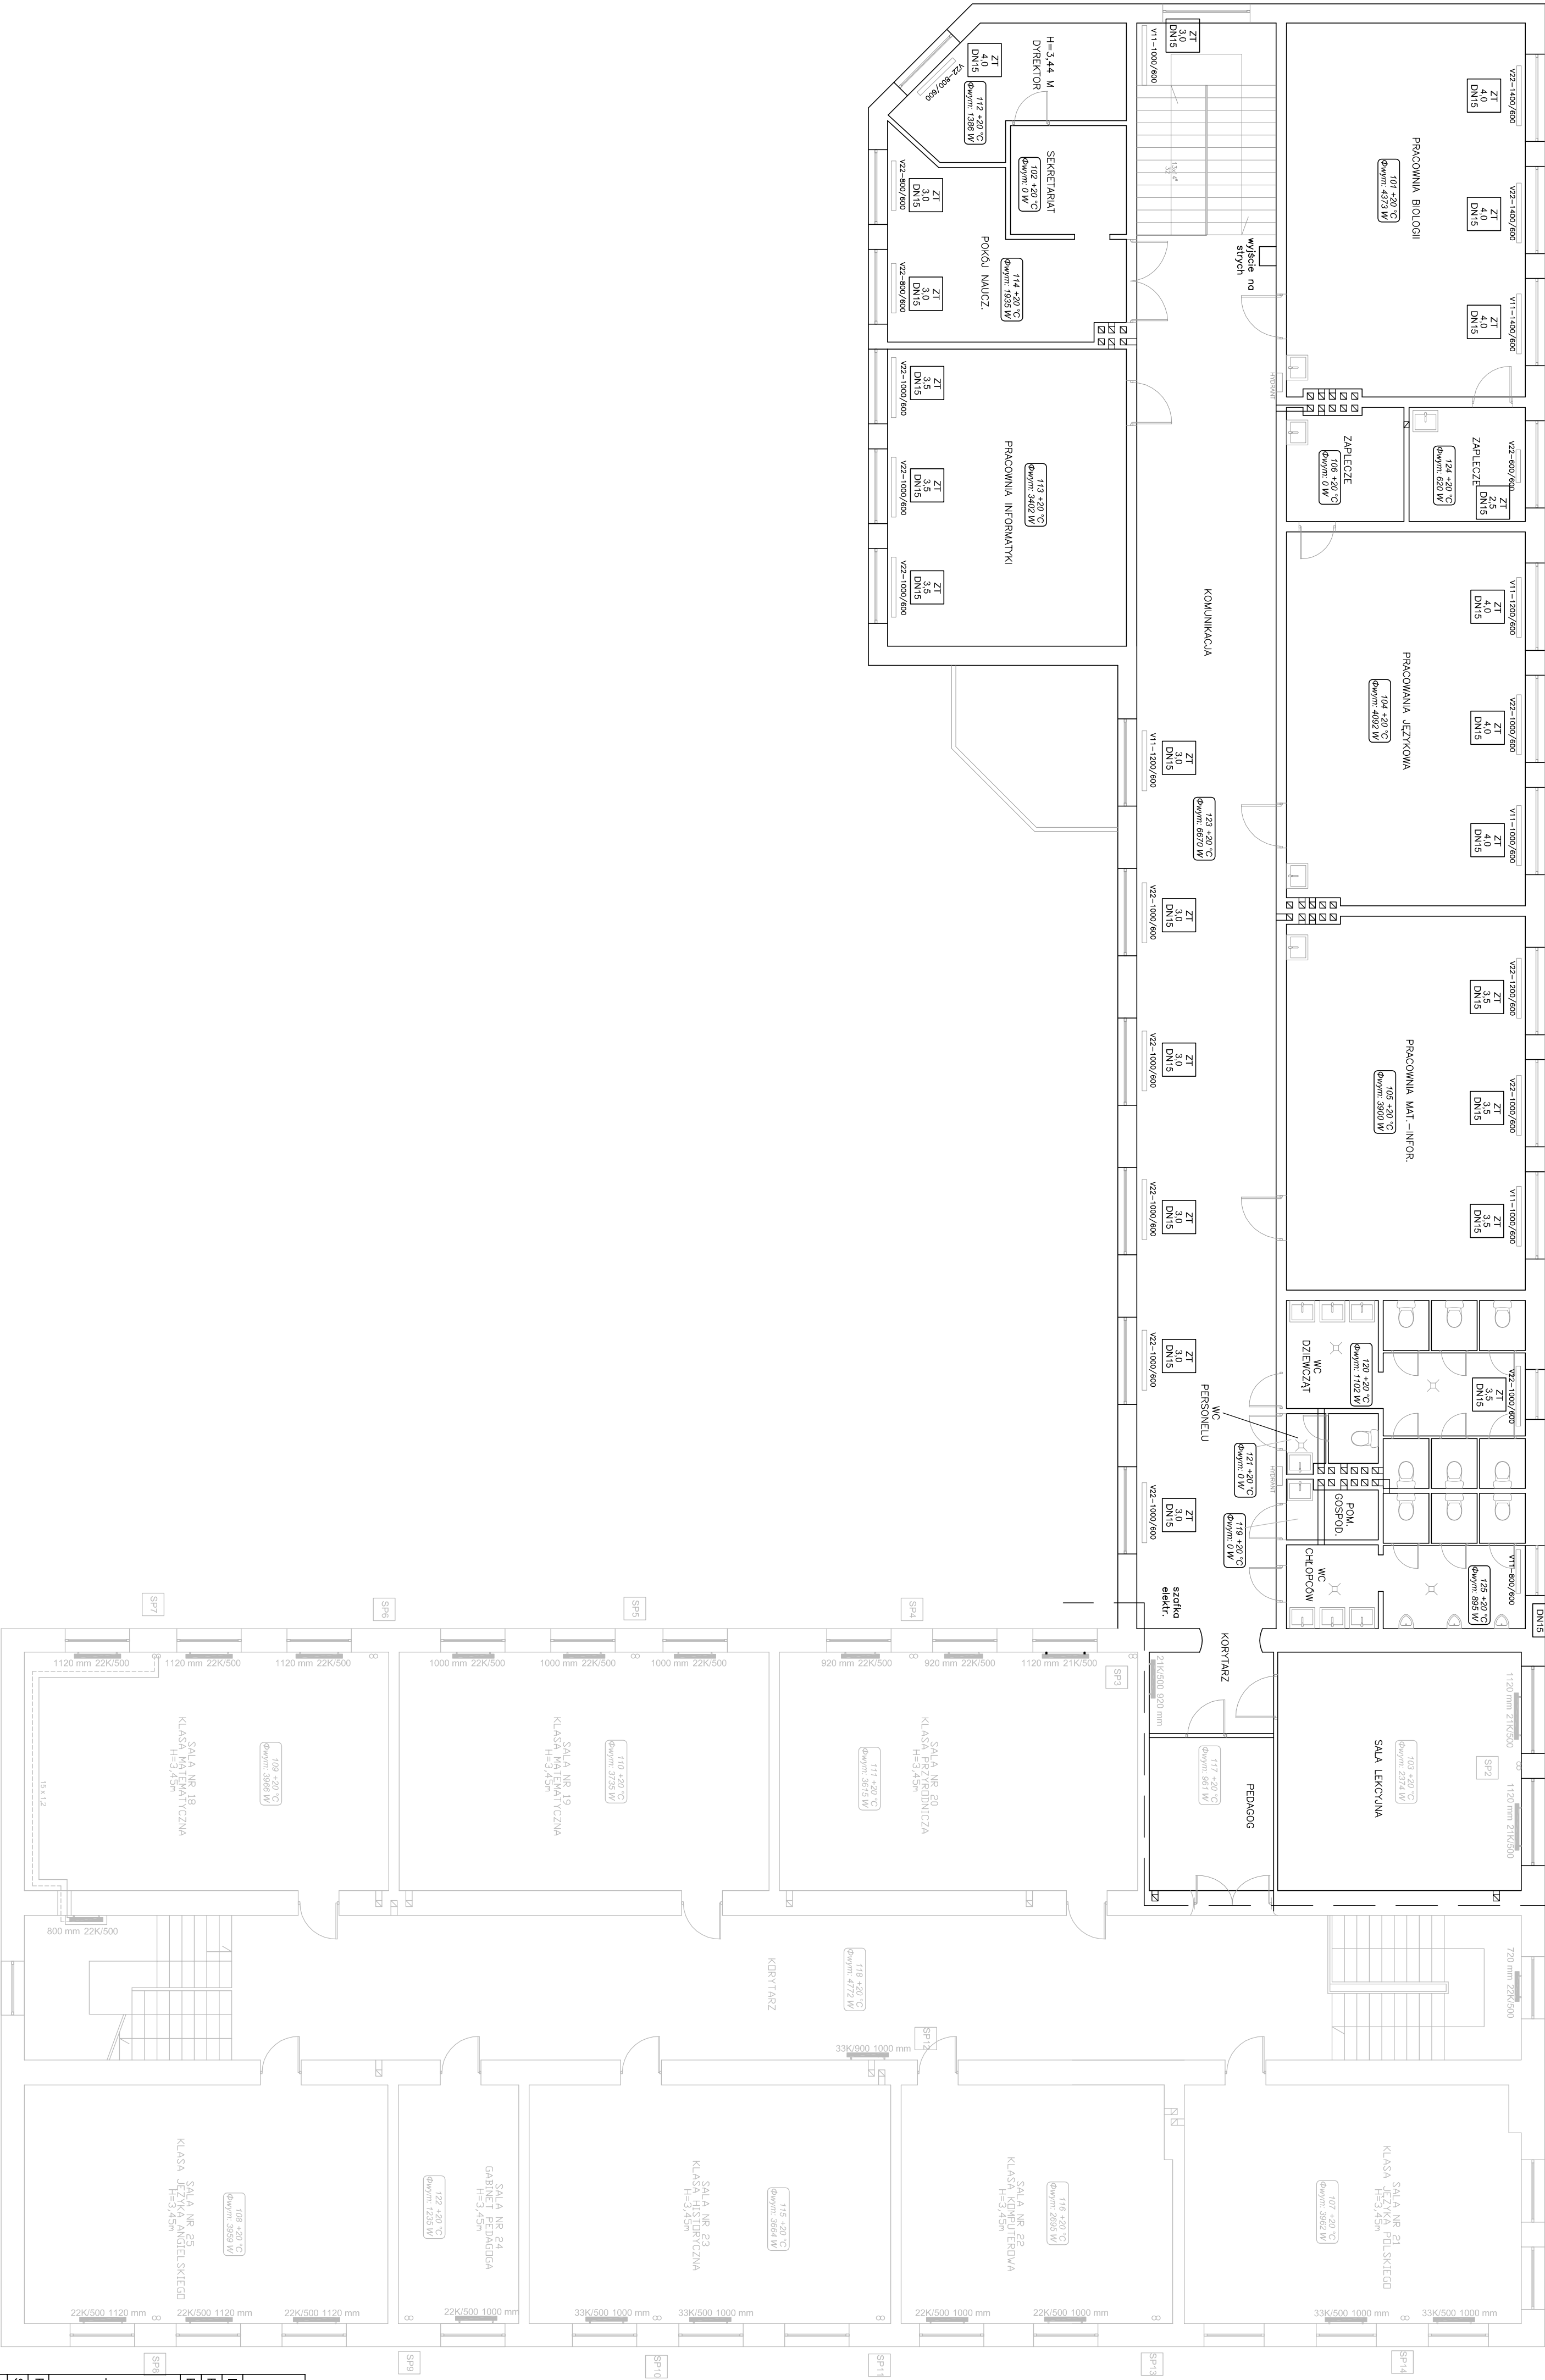

LEGENDA:

- ZT - zawór termostatyczny z nastawą
- DN15 - istniejący grzejnik
- VZ2 - 1000/60 - rodzaj i wielkość istniejącego grzejnika

numer pomieszczenia
temperatura pomieszczenia
Φwym.: 104 +20 °C
zapotrzebowanie na ciepło

www.neon.net.pl 42-202 Częstochowa tel./fax: +48 +34 3245161 Częstochowa, ul. Bor 180 42-202 Częstochowa tel./fax: +48 +34 3245161			
Gmina Bodzanów, 09-470 Bodzanów, ul. Bankowa 7			
PROJEKT BUDOWLANO-WYKONAWCZY			
Sanitarna			
Dokumentacja techniczna w celu realizacji kompleksowych zadań związanych z poprawą wykończenia oraz wywierzaniem energii elektrycznej i ciepłej w budynkach użyteczności publicznej z terenu Obszaru Funkcjonalnego Aglomeracji Płockiej w ramach projektu pn. „Współpraca w ramach Obszaru Funkcjonalnego Aglomeracji Płockiej kluczem do zintegrowanego rozwoju subregionu” realizowanego przez Związek Gmin Regionu Płockiego i współfinansowanego przez Unię Europejską w ramach Programu Operacyjnego Pomoc Techniczna 2007-2013			
Obiekt: Publiczne Gimnazjum im. POZ w Bodzanowie, ul. Wyszogrodzka 3, działka nr ewid. 48, 50/1 Obręb: Chodkovo, jedn. ewid.: 141902_2			
mgr inż. Wojciech Naborczak			
mgr inż. Jacek Płoszaj			
Sprawdził: mgr inż. Jacek Płoszaj			
REGULACJA HYDRAULICZNA CENTRALNEGO OGRZEWANIA - RZUT PIĘTRA			
V 2015			
Skala 1:100			
Nr rysunku C2			