



- I - Obieg CO sala gimnastyczna
II,V,VI - rezerwy
III - Obieg CO szkoła podstawowa
IV - Obieg CO gimnazjum
VII - Obieg CO przedszkole

Istniejący moduł 2 kotłów na
eko-groszek i pellety z
zasobnikiem pomiędzy nimi o
mocy 300kW każdy

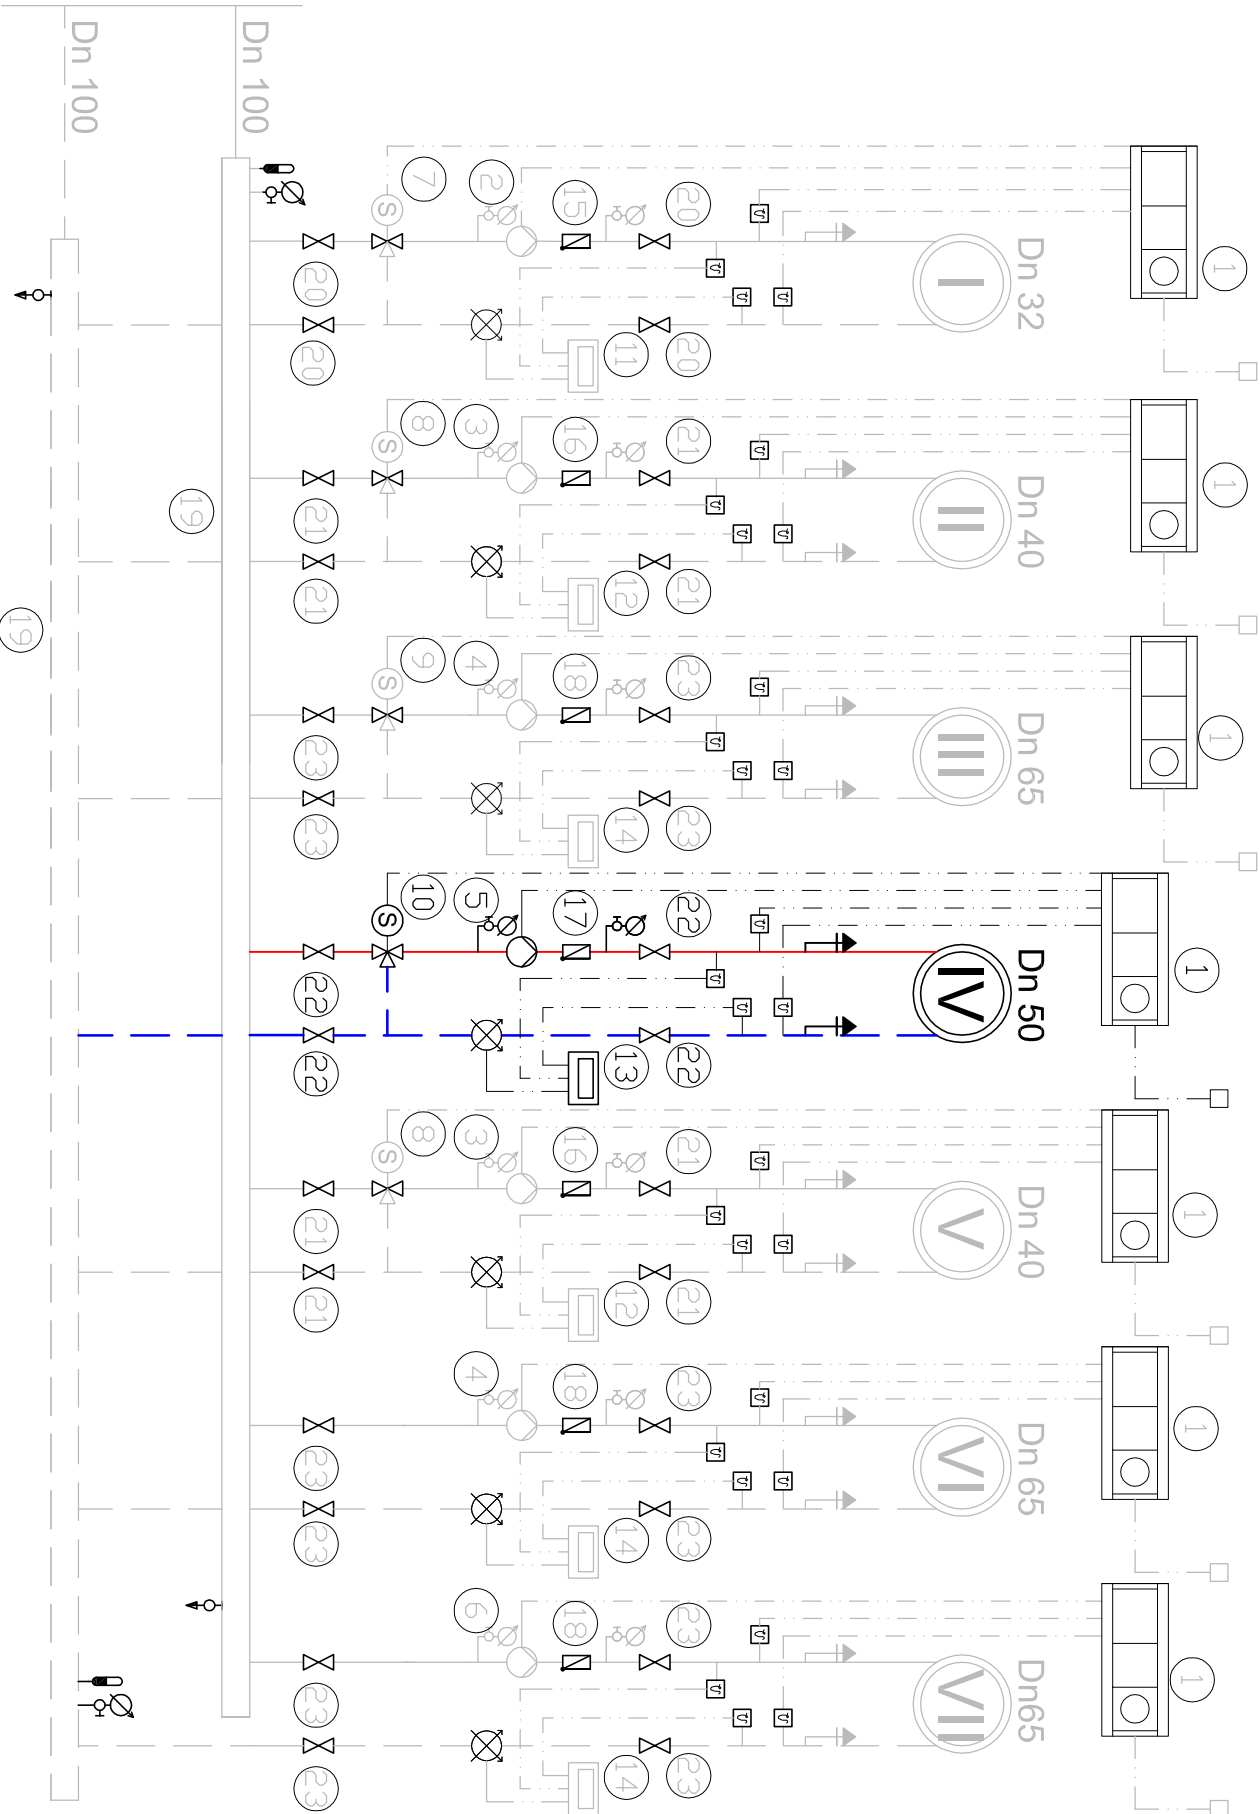

- Ciepłomierz
Odpowietrznik automatyczny
Termometr 0–120 °C
Przepływomierz
Zasuwa
Zawór odcinający
Zawór bezpiecz. kątowy
Filtr skośny
Pompa
Zawór przełotowy zwrotny
Wodomierz
Manometr z rurką i kurkiem
Spust
Zawór trójdrogowy z siłownikiem
Zawór termostatyczny

- 1 Istniejący regulator pogodowy z kompletem czujników -7szt.
2 Istniejąca pompa elektroniczna 32/1-8 -1szt.
3 Istniejąca pompa elektroniczna 32/1-12 -2szt.
4 Istniejąca pompa elektroniczna 50/1-12 -2szt.
5 Istniejąca pompa elektroniczna 40/1-12 -1szt.
6 Istniejąca pompa elektroniczna 50/1-12 -1szt.
7 Istniejący zawór trójdrogowy Dn25 z siłownikiem 230V-1szt.
8 Istniejący zawór trójdrogowy Dn32 z siłownikiem 230V-2szt.
9 Istniejący zawór trójdrogowy Dn50 z siłownikiem 230V-1szt.
10 Istniejący zawór trójdrogowy Dn40 z siłownikiem 230V-1szt.
11 Licznik ciepła ultradźwiękowy Dn 20 qnom=2,5m3/h komplet z wyjściem mbus-1szt.
12 Licznik ciepła ultradźwiękowy Dn 25 qnom=3,5m3/h komplet z wyjściem mbus-2szt.
13 Licznik ciepła ultradźwiękowy Dn 25 qnom=6,0m3/h komplet z wyjściem mbus-1szt.
14 Licznik ciepła ultradźwiękowy Dn 32 qnom=6,0m3/h komplet z wyjściem mbus-3szt.
- 15 Istniejący zawór zwrotny Dn 32 PN10-1szt.
16 Istniejący zawór zwrotny Dn 40 PN10 - 2szt.
17 Istniejący zawór zwrotny Dn 50 PN10 -1szt.
18 Istniejący zawór zwrotny Dn 65 PN10 - 3szt.
19 Istniejący rozdzielacz Dn 100 z izolacją -2szt.
20 Istniejący zawór odcinający Dn 32 - 4szt.
21 Istniejący zawór odcinający Dn 40 - 8szt.
22 Istniejący zawór odcinający Dn 50 - 4szt.
23 Istniejący zawór odcinający Dn 65 - 12szt.

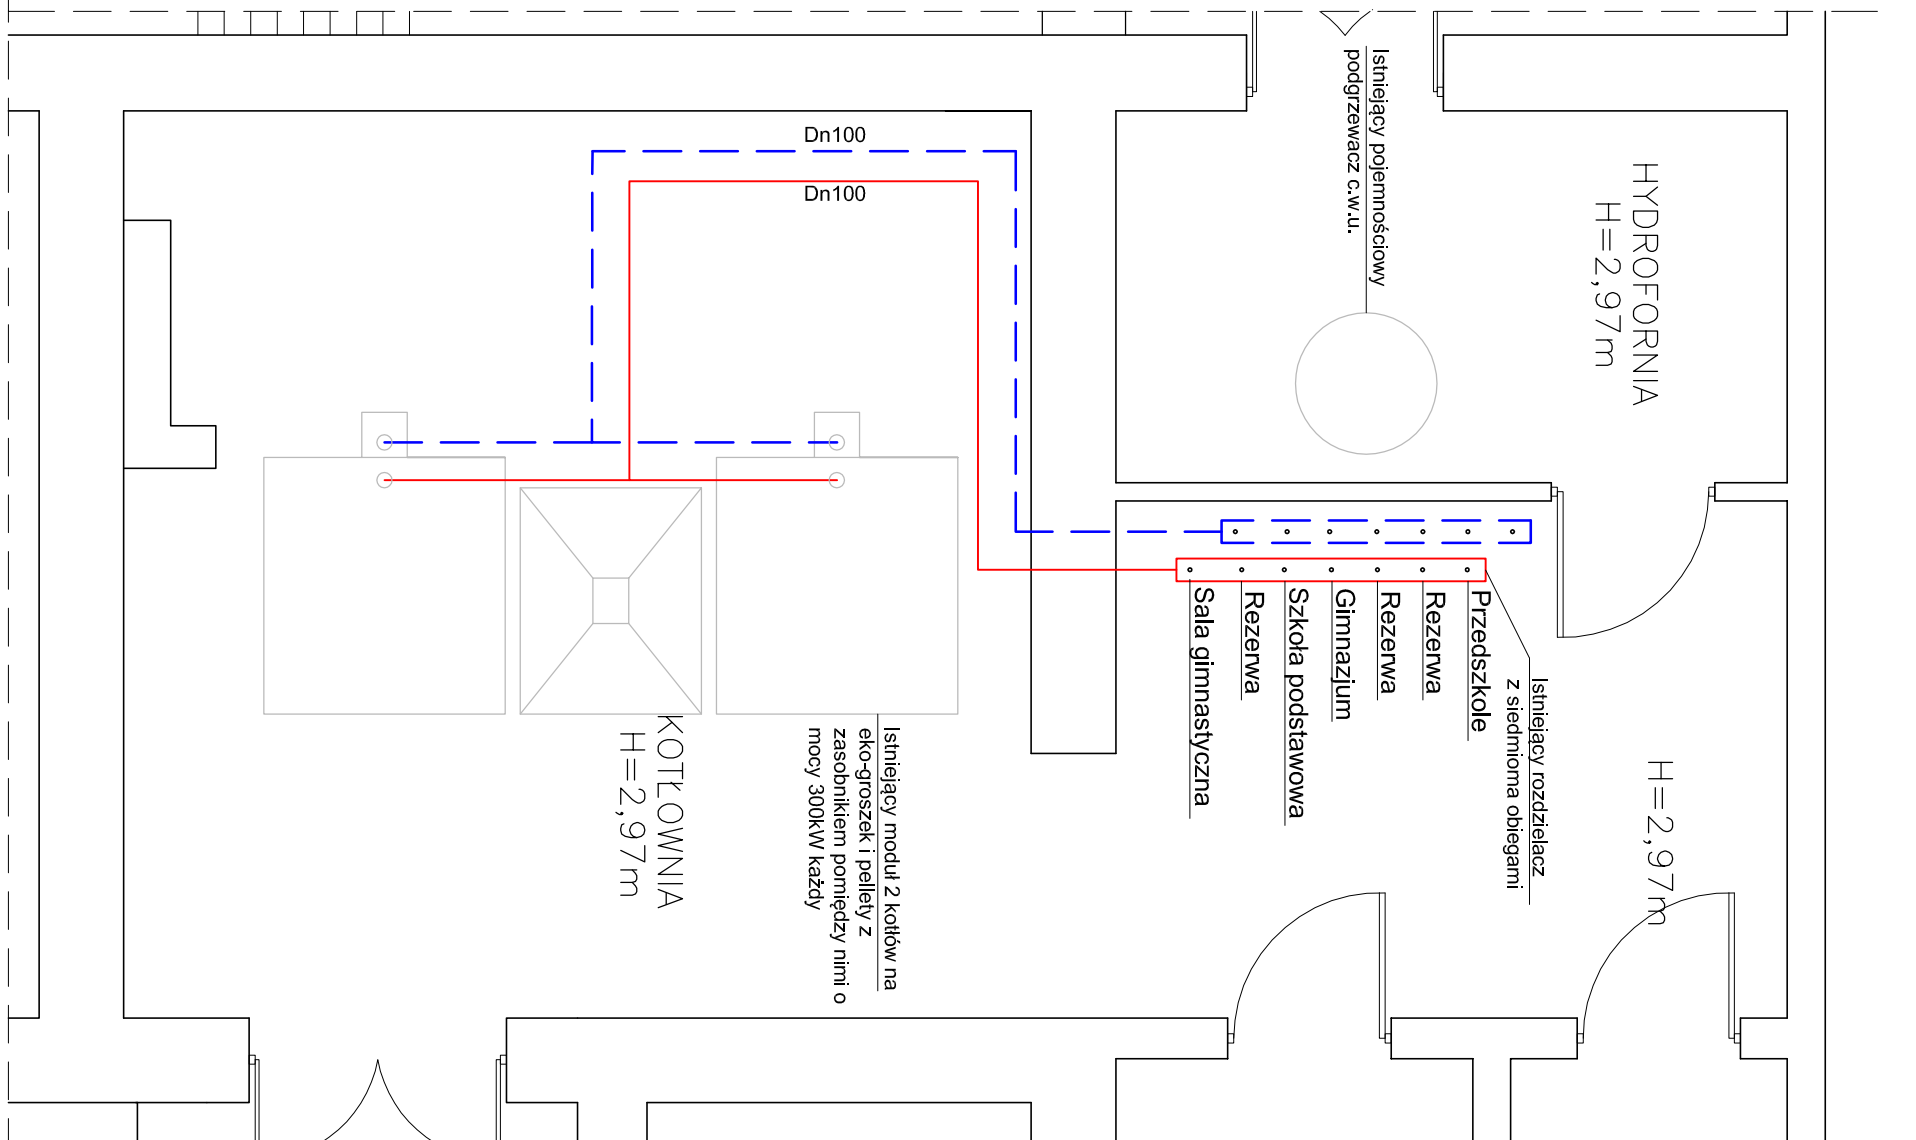

meon www.meon.net.pl neon@meon.net.pl Częstochowa, ul. Bór 180 42-202 Częstochowa tel./fax: +48 +34 3245161			
Investor:	Gmina Bodzanów, 08-470 Bodzanów, ul. Bankowa 7		
Faza:	PROJEKT BUDOWLANO-WYKONAWCZY		
Branża:	Sanitarna		
Temat:	Dokumentacja techniczna w celu realizacji kompleksowych zadań związanych z poprawą wykorzystania oraz wytworzeniem energii elektrycznej i ciepłej w budynkach użyteczności publicznej z terenu Obszaru Funkcjonalnego Aglomeracji Plockiej w ramach projektu pn. „Współpraca w ramach Obszaru Funkcjonalnego Aglomeracji Plockiej kluczem do zintegrowanego rozwoju subregionu” realizowanego przez Związek Gmin Regionu Plockiego i współfinansowanego przez Unię Europejską w ramach Programu Operacyjnego Pomoc Techniczna 2007-2013		
Projektował:	mgr inż. Jacek Płoszaj	SLK4547/POOS12	specjalność sanitarna
Sprawdził:	mgr inż. Jacek Płoszaj	SLK4547/POOS12	specjalność sanitarna
Ukł. pomiarowy - Schemat i rzut piwnicy	Skala 1:50 Nr rysunku U1		