


Szkoła Podst. Bodzanów

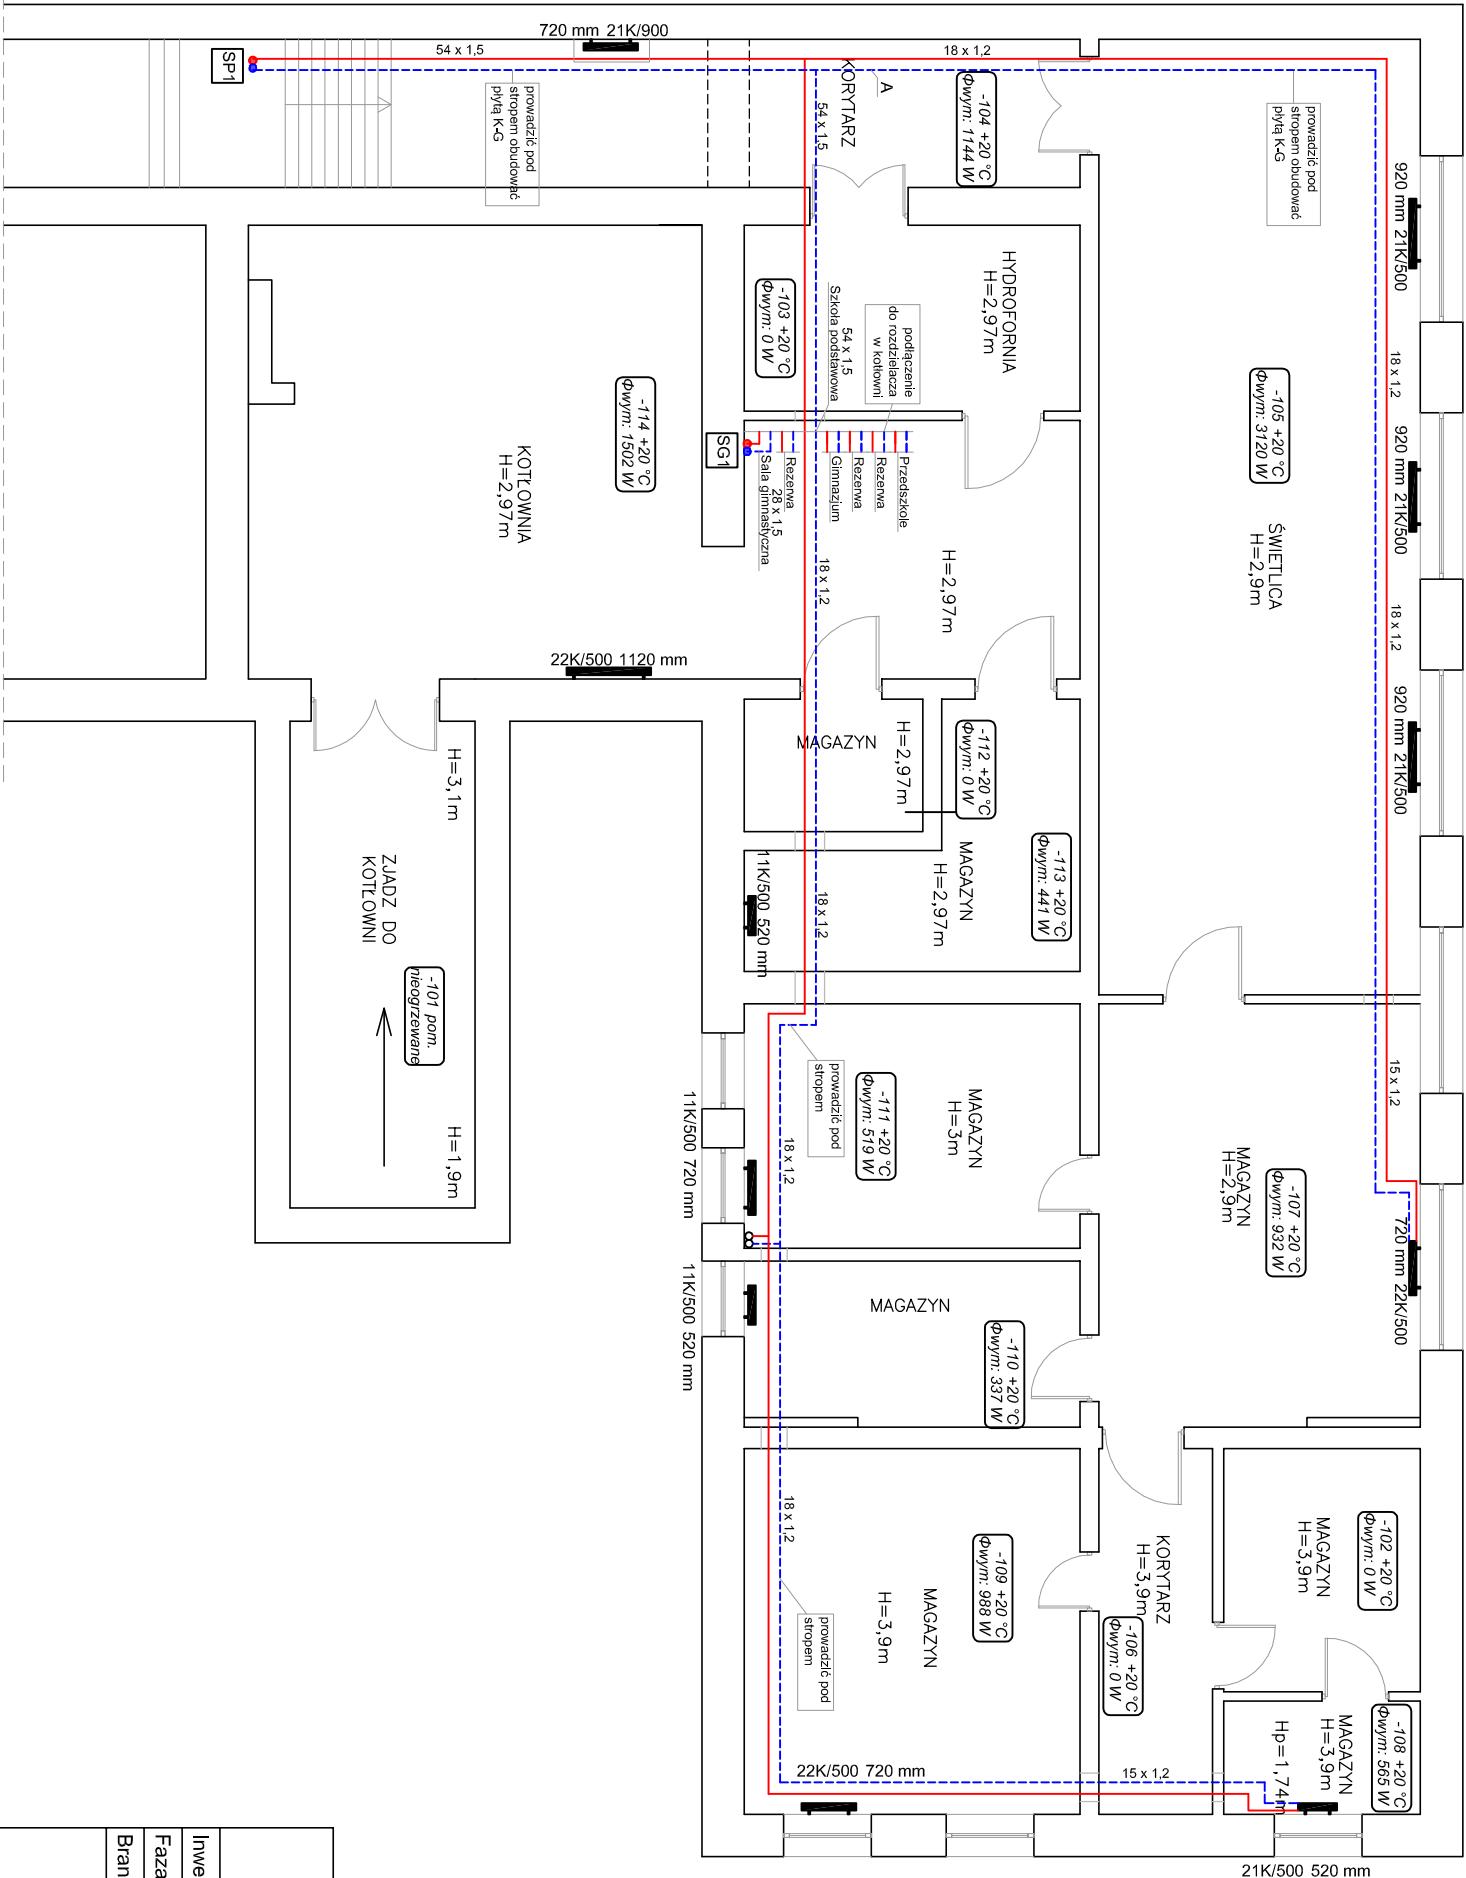

LEGENDA:

-  grzejnik niezintegrowany
-  projektowany pion instalacji centralnego ogrzewania
-  projektowana instalacja centralnego ogrzewania - zasilenie
-  projektowana instalacja centralnego ogrzewania - powrót

numer pomieszczenia

temperatura pomieszczenia

zapotrzebowanie na ciepło

104 +20 °C
Φwym: 1985 W

obudowa grzejnika

 Częstochowa, ul. Bór 180 42-202 Częstochowa www.neon.net.pl tel./fax: +48 +34 3245161 neon@neon.net.pl			
Inwestor: Gmina Bodzanów, 09-470 Bodzanów, ul. Bankowa 7			
Faza: PROJEKT BUDOWLANO-WYKONAWCZY			
Branża: Sanitarna			
Temat: Dokumentacja techniczna w celu realizacji kompleksowych zadań związanych z poprawą wykorzystania oraz wytworzeniem energii elektrycznej i ciepłej w budynkach użyteczności publicznej z terenu Obszaru Funkcjonalnego Aglomeracji Płockiej w ramach projektu pn. „Współpraca w ramach Obszaru Funkcjonalnego Aglomeracji Płockiej kluczem do zintegrowanego rozwoju subregionu” realizowanego przez Związek Gmin Regionu Płockiego i współfinansowanego przez Unię Europejską w ramach Programu Operacyjnego Pomoc Techniczna 2007-2013			
Obiekt: Publiczna Szkoła Podstawowa w Zespole Placówek Oświatowych w Bodzanowie, ul. Wyszogrodzka 1, działka nr ewid. 48 Obręb: Chodkowo, Jedn. ewid.: 141902_2			
Projektował:	mgr inż. Wojciech Norbertiak	SLK/1372/POM/S06	specjalność sanitarna
	mgr inż. Jacek Płoszaj	SLK/4547/POM/S12	specjalność sanitarna
	mgr inż. Jacek Płoszaj	SLK/4547/POM/S12	specjalność sanitarna
Sprawdził:			Skala 1:100
Instalacja Centralnego Ogrzewania - RZUT PIWNICY			Nr rysunku C1