



Gimnazjum Bodzanów

Szkoła Podst.
Bodzanów

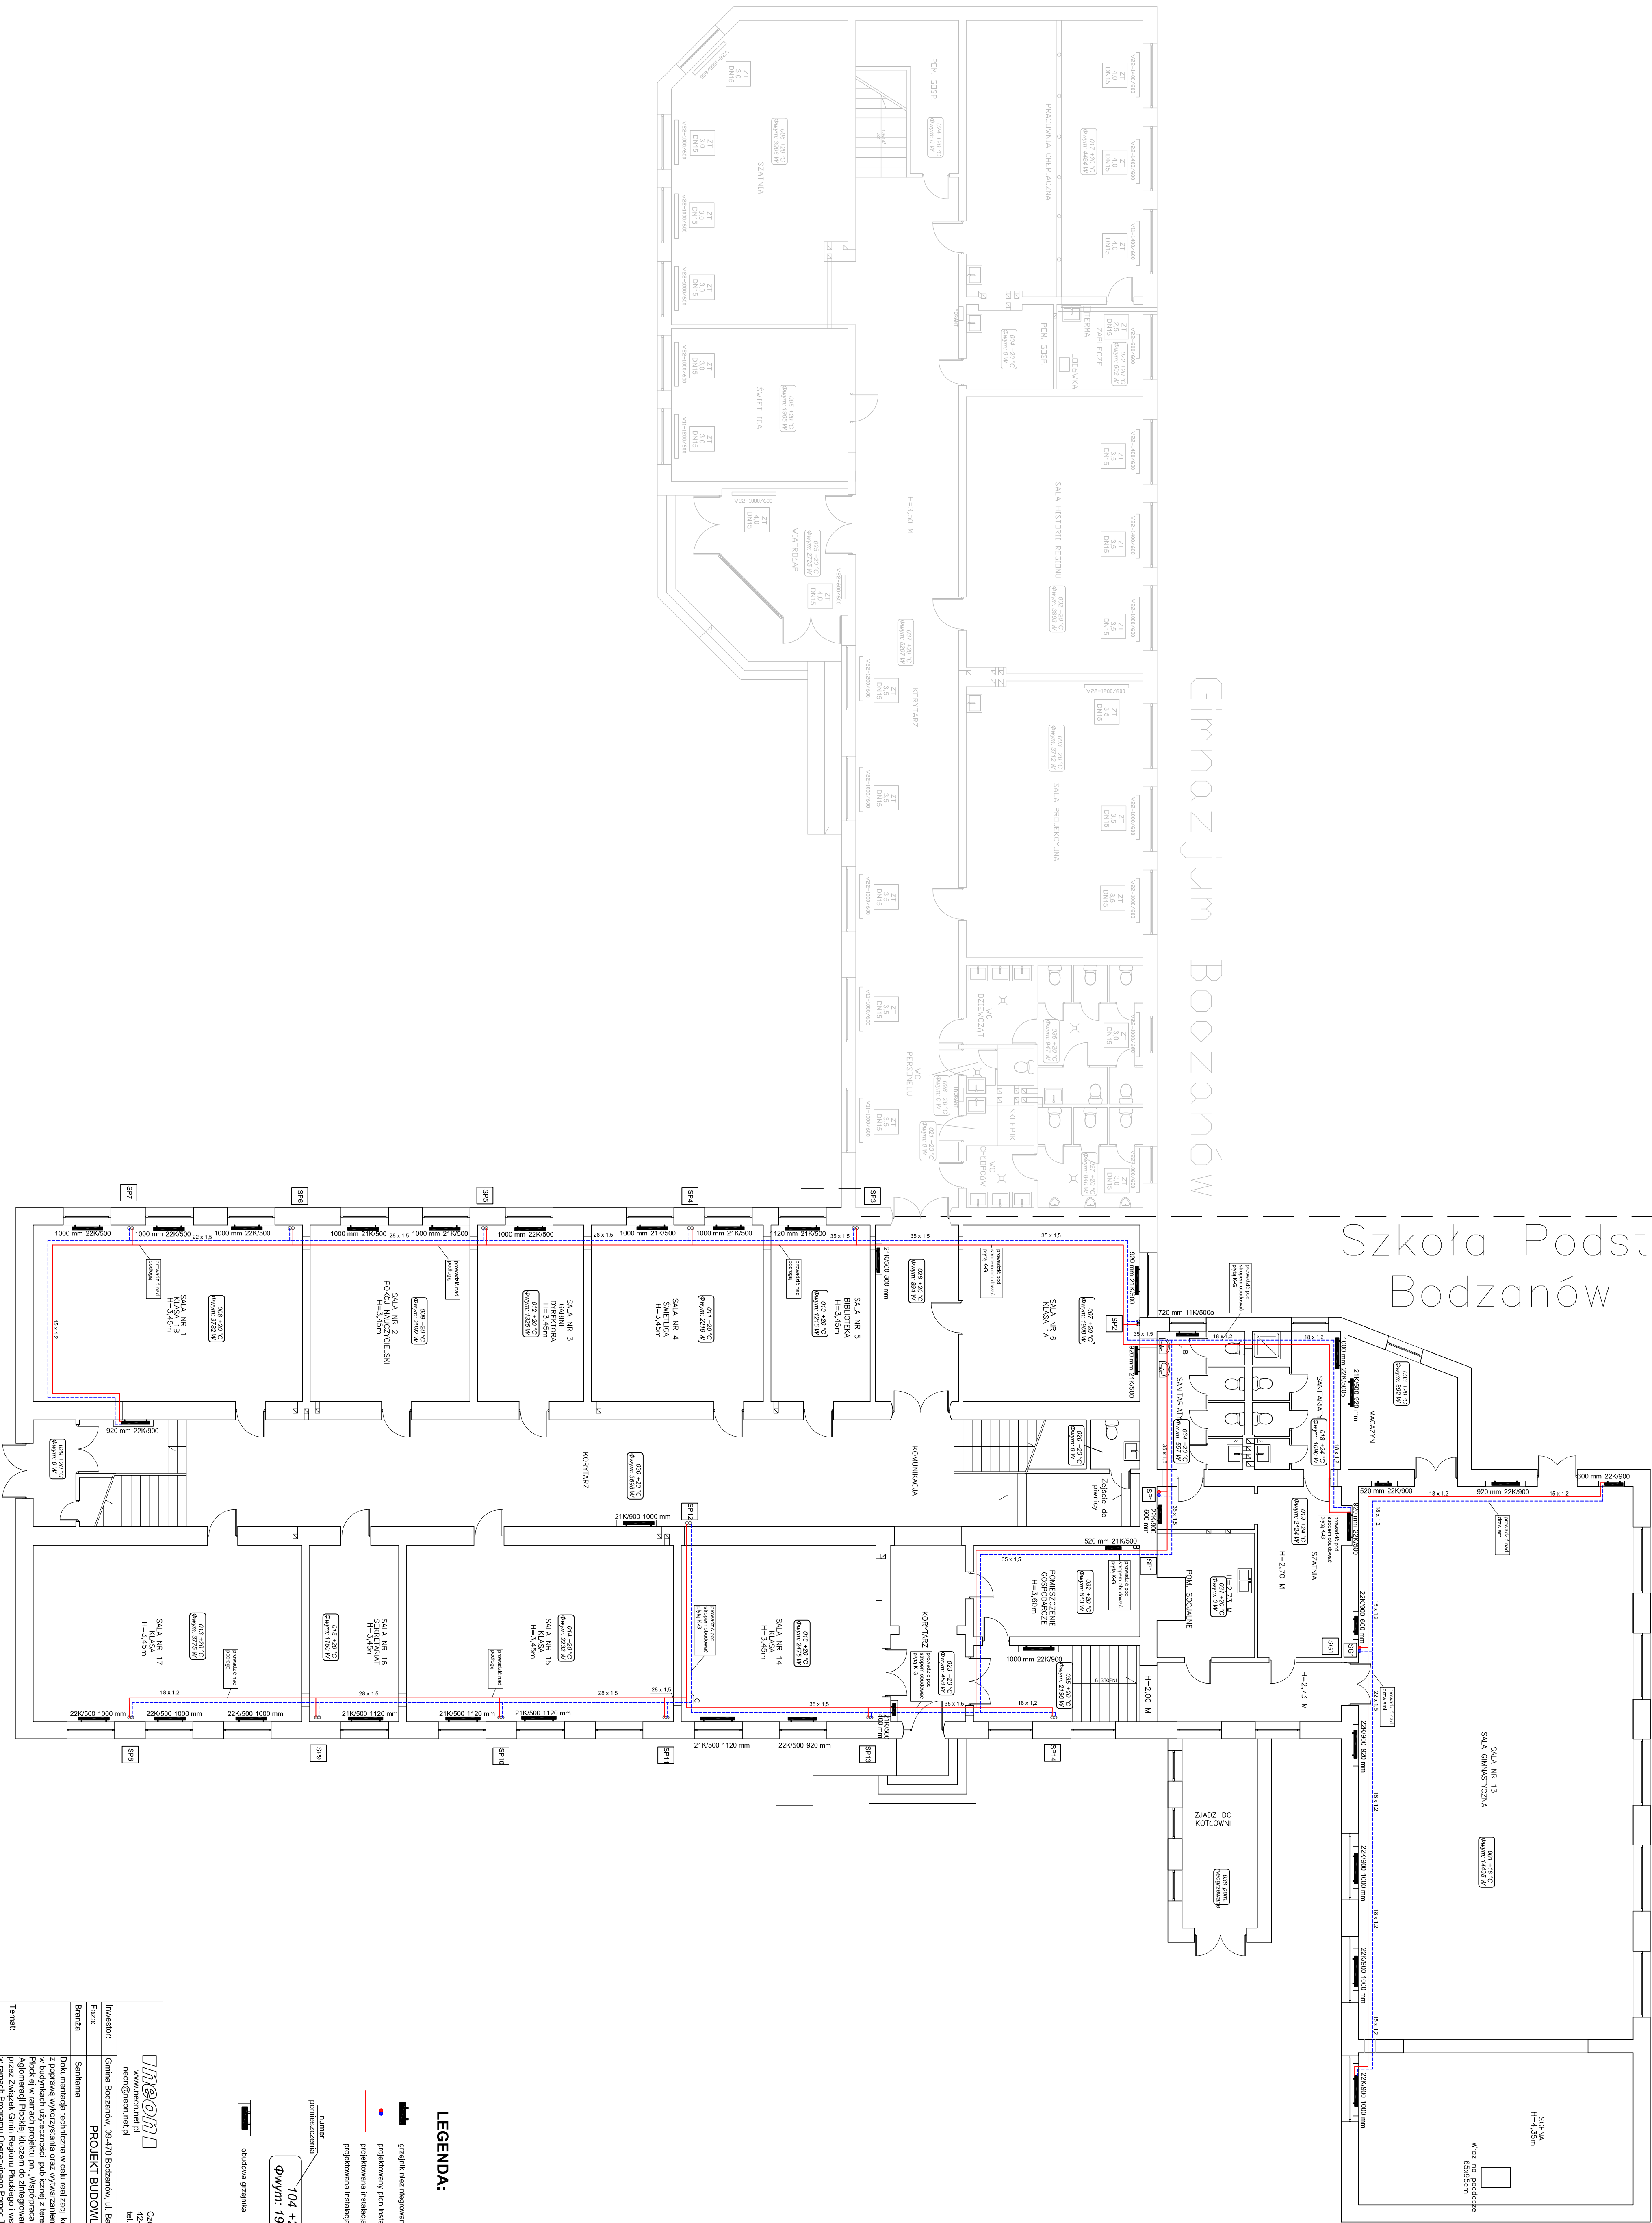

LEGENDA:

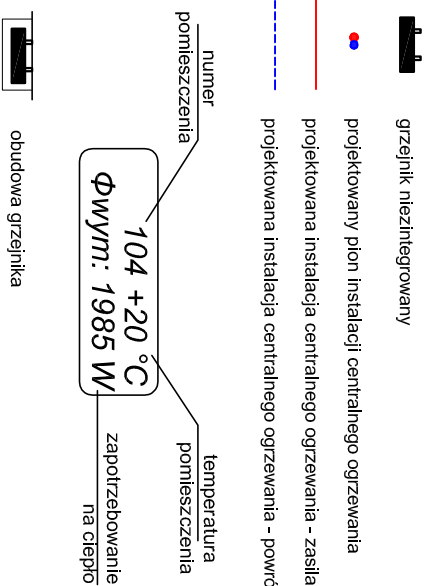

		Częstochowa, ul. Buł 180 42-202 Częstochowa www.men.pl men@men.pl
Inwestor:		Gmina Bodzanów, ul. Bankowa 7
Projektant:		PROJEKT BUDOWLANO-WYKONAWCZY
Budynek:		Szkoła
Temat:		Projekt budowy i wykonania instalacji centralnego ogrzewania i wentylacji w budynku użyteczności publicznej z terenem Obszaru Funkcjonalnego Aglomeracji Bodzanów w ramach projektu pn. „Współpraca w ramach Obszaru Funkcjonalnego Aglomeracji Bodzanów”
Projektant:		mgr inż. Jacek Puzdriak
Sprawdził:		mgr inż. Jacek Puzdriak
Instalacja centralnego ogrzewania - RZUT PARTERU		Skala 1:100
		Nr projektu CZ