



I - Obieg CO sala gimnastyczna
II,V,VI - rezerwy
III - Obieg CO szkoła podstawowa
IV - Obieg CO gimnazjum
VII - Obieg CO przedszkole

Istniejący moduł 2 kotłów na
eko-groszek i pellety z
zasobnikiem pomiędzy nimi o
mocy 300kW każdy

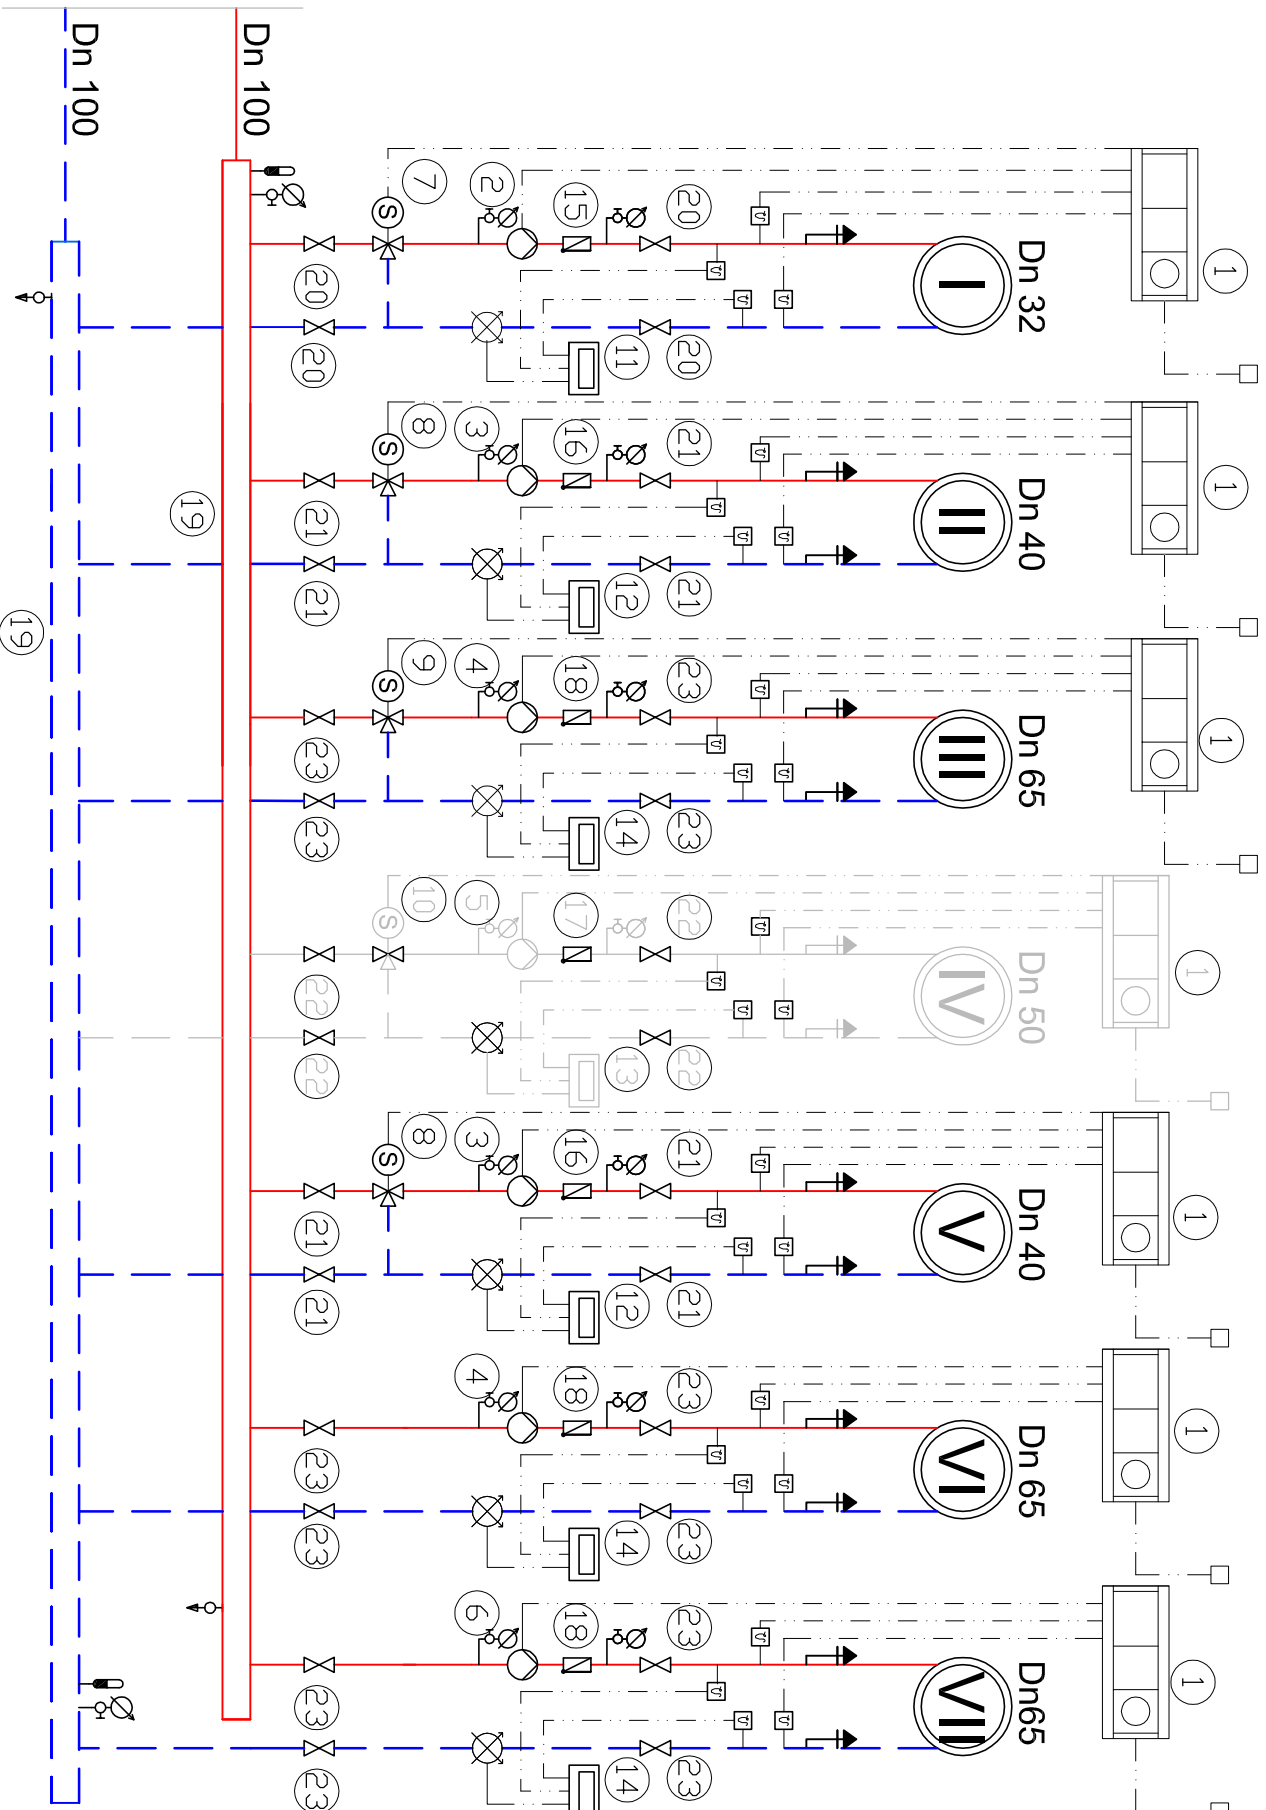

- Ciepłomierz
- Odpowietrznik automatyczny
- Termometr 0–120 °C
- Przepływomierz
- Zasuwa
- Zawór odcinający
- Zawór bezpiecz. kątowy
- Filtr skośny
- Pompa
- Zawór przełotowy zwrotny
- Wodomierz
- Manometr z rurką i kurkiem
- Spust
- Zawór trójdrogowy z siłownikiem
- Zawór termostatyczny

- 1 Istniejący regulator pogodowy z kompletem czujników -7szt.
- 2 Istniejąca pompa elektroniczna 32/1-8 -1szt.
- 3 Istniejąca pompa elektroniczna 32/1-12 -2szt.
- 4 Istniejąca pompa elektroniczna 50/1-12 -2szt.
- 5 Istniejąca pompa elektroniczna 40/1-12 -1szt.
- 6 Istniejąca pompa elektroniczna 50/1-12 -1szt.
- 7 Istniejący zawór trójdrogowy Dn25 z siłownikiem 230V-1szt.
- 8 Istniejący zawór trójdrogowy Dn32 z siłownikiem 230V-2szt.
- 9 Istniejący zawór trójdrogowy Dn50 z siłownikiem 230V-1szt.
- 10 Istniejący zawór trójdrogowy Dn40 z siłownikiem 230V-1szt.
- 11 Licznik ciepła ultradźwiękowy Dn 20 qnom=2,5m3/h komplet z wyjściem mbus-1szt.
- 12 Licznik ciepła ultradźwiękowy Dn 25 qnom=3,5m3/h komplet z wyjściem mbus-2szt.
- 13 Licznik ciepła ultradźwiękowy Dn 25 qnom=6,0m3/h komplet z wyjściem mbus-1szt.
- 14 Licznik ciepła ultradźwiękowy Dn 32 qnom=6,0m3/h komplet z wyjściem mbus-3szt.
- 15 Istniejący zawór zwrotny Dn 32 PN10-1szt.
- 16 Istniejący zawór zwrotny Dn 40 PN10 - 2szt.
- 17 Istniejący zawór zwrotny Dn 50 PN10 -1szt.
- 18 Istniejący zawór zwrotny Dn 65 PN10 - 3szt.
- 19 Istniejący rozdzielacz Dn 100 z izolacją -2szt.
- 20 Istniejący zawór odcinający Dn 32 - 4szt.
- 21 Istniejący zawór odcinający Dn 40 - 8szt.
- 22 Istniejący zawór odcinający Dn 50 - 4szt.
- 23 Istniejący zawór odcinający Dn 65 - 12szt.

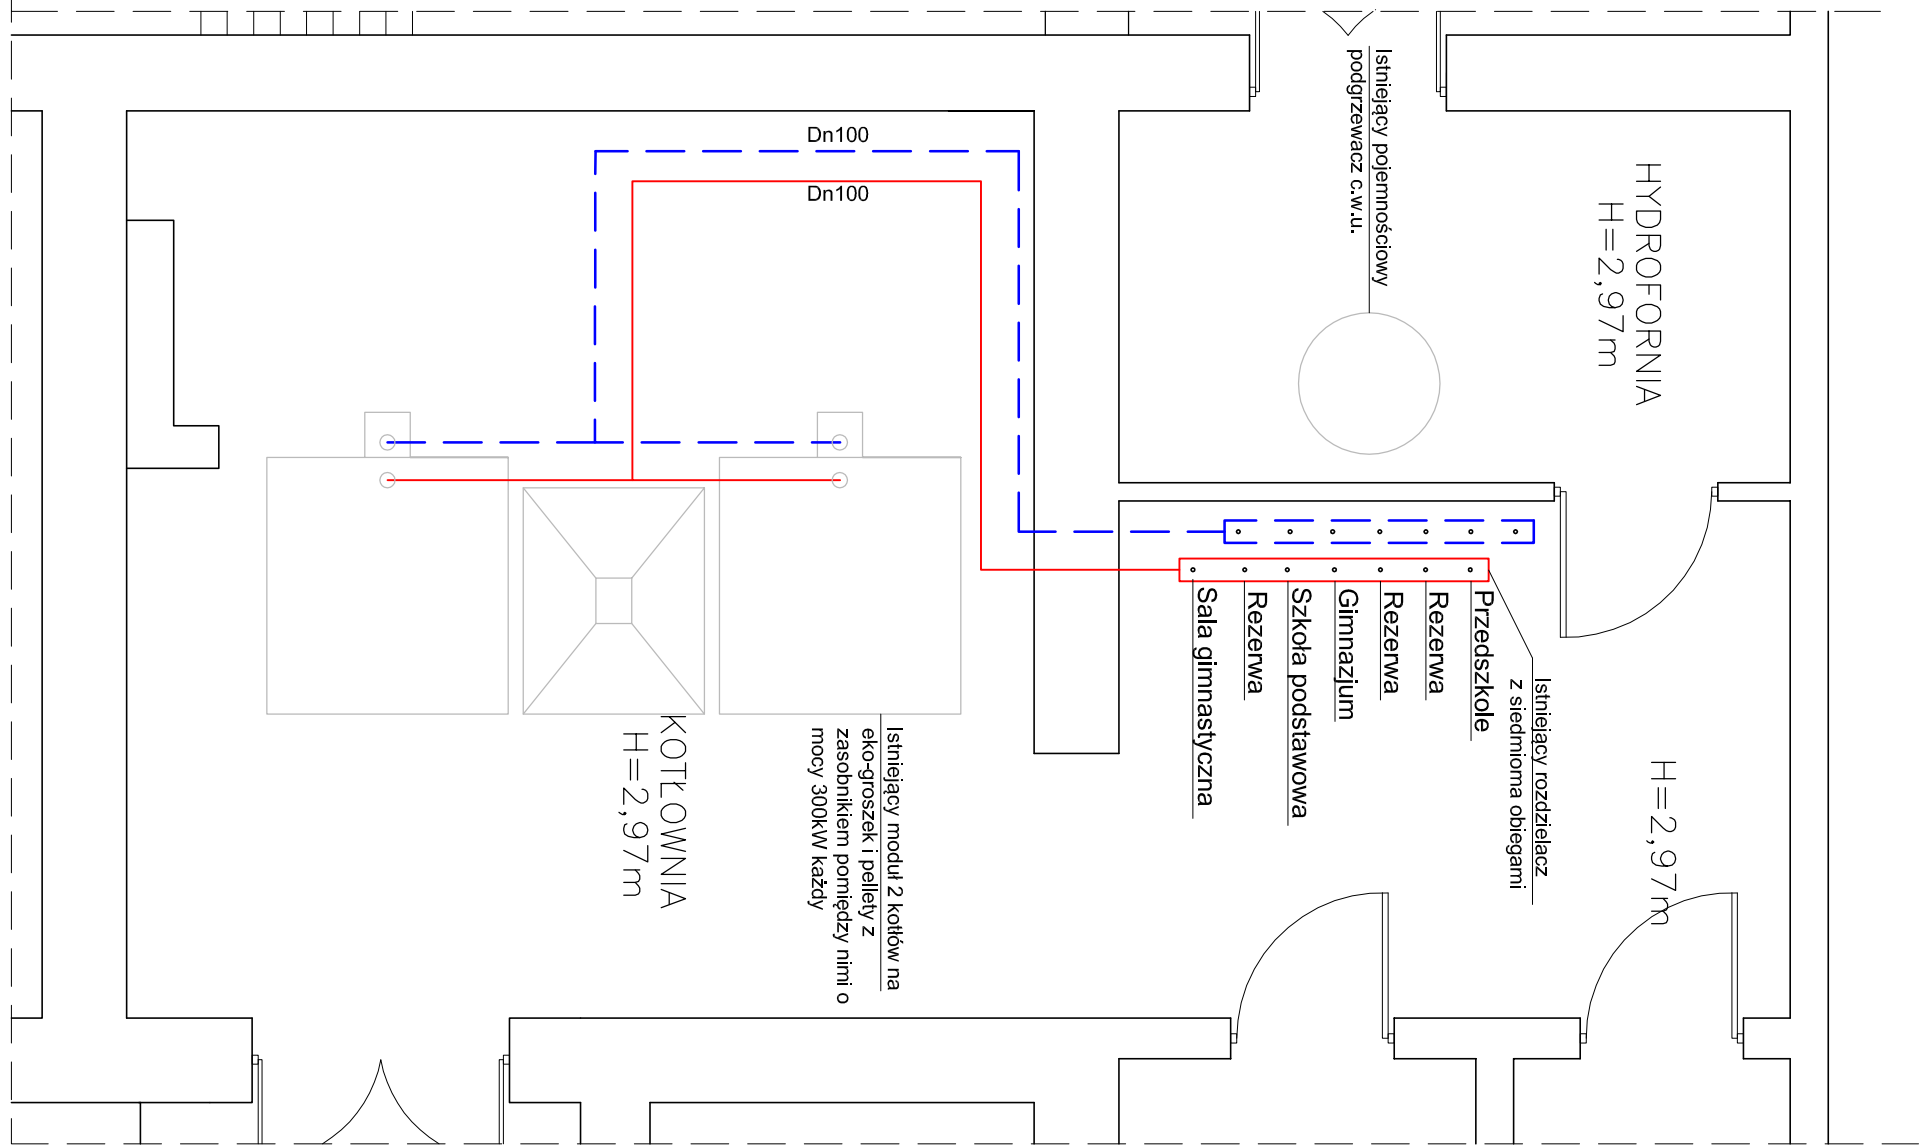

neon www.neon.net.pl neon@neon.net.pl				Częstochowa, ul. Bór 180 42-202 Częstochowa tel./fax: +48 +34 3245161	
Investor:	Gmina Bodzanów, 09-470 Bodzanów, ul. Bankowa 7				
Faza:	PROJEKT BUDOWLANO-WYKONAWCZY				
Branża:	Sanitarna				
Temat:	Dokumentacja techniczna w celu realizacji kompleksowych zadań związanych z poprawą wykorzystania oraz wytworzeniem energii elektrycznej i ciepłej w budynkach użyteczności publicznej z terenu Obszaru Funkcjonalnego Aglomeracji Płockiej w ramach projektu pn. „Współpraca w ramach Obszaru Funkcjonalnego Aglomeracji Płockiej Kluczem do zintegrowanego rozwoju subregionu” realizowanego przez Związek Gmin Regionu Płockiego i współfinansowanego przez Unię Europejską w ramach Programu Operacyjnego Pomoc Techniczna 2007-2013				
	Obiekt: Publiczna Szkoła Podstawowa w Zespole Placówek Oświatowych w Bodzanowie, ul. Wyszogrodzka 1, działka nr ewid. 48 Obręb: Chodkowo, Jedn. ewid.: 141902_2				
Projektował:	mgr inż. Wojciech Norbertek	SLK/4547/POOS/06	specjalność sanitarna	V 2015	
Sprawdził:	mgr inż. Jacek Płoszaj	SLK/4547/POOS/12	specjalność sanitarna	V 2015	
UKŁAD POMIAROWY - SCHEMAT I RZUT PIWNICY				Skala 1:50	Nr rysunku U1