


OZNACZENIA:

TW – projektowana tablica zabezpieczeń wentylacji


TF – projektowana tablica fotowoltaiki

$W1, W2$ – jednostka wentylacyjna 552W, 230W

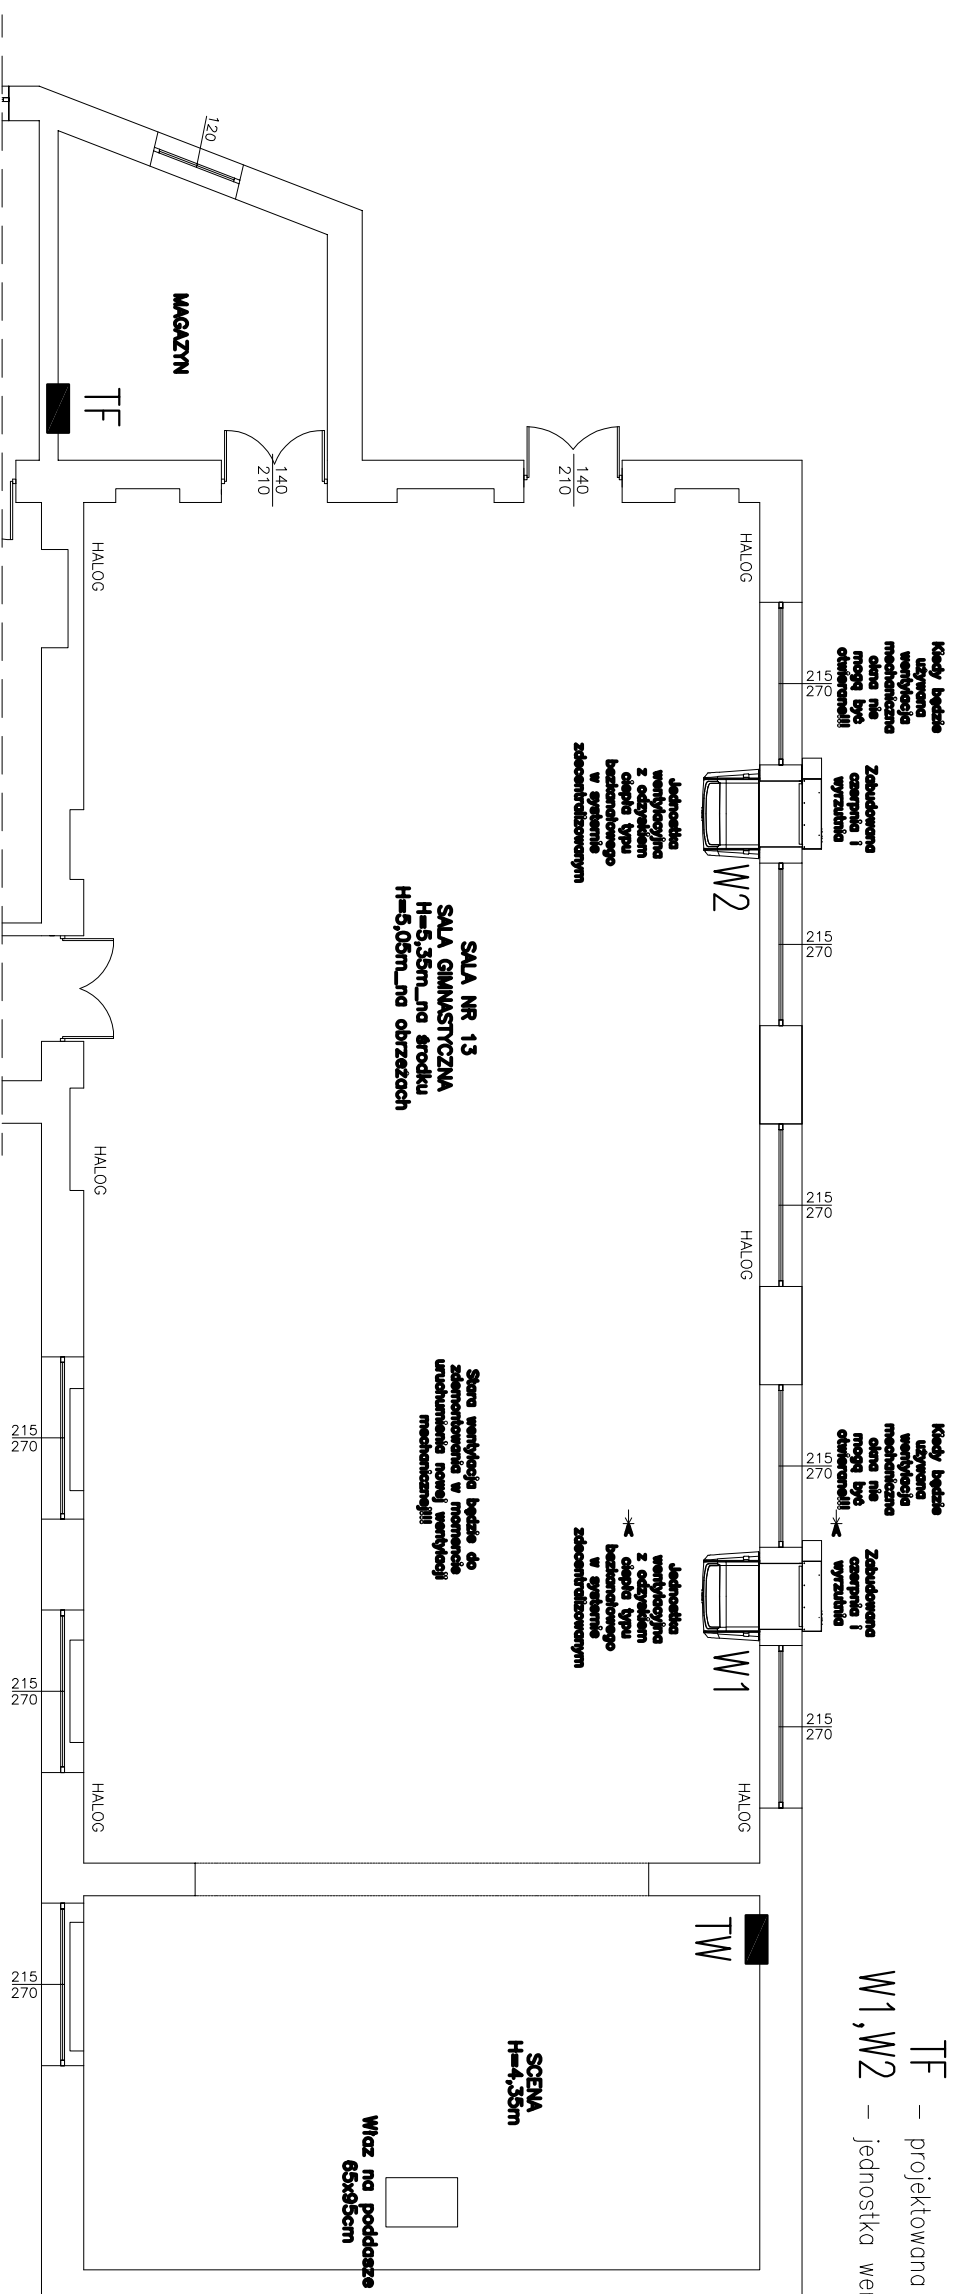

OZNACZENIA:

A1 – szafka telemetryczna z zabudowaną jednostką telemetryczną, zasilana z obwodu rezerwowego istniejącej tablicy kotłowni, obwód zabezpieczyć wyl. nadprądowym typu S B16

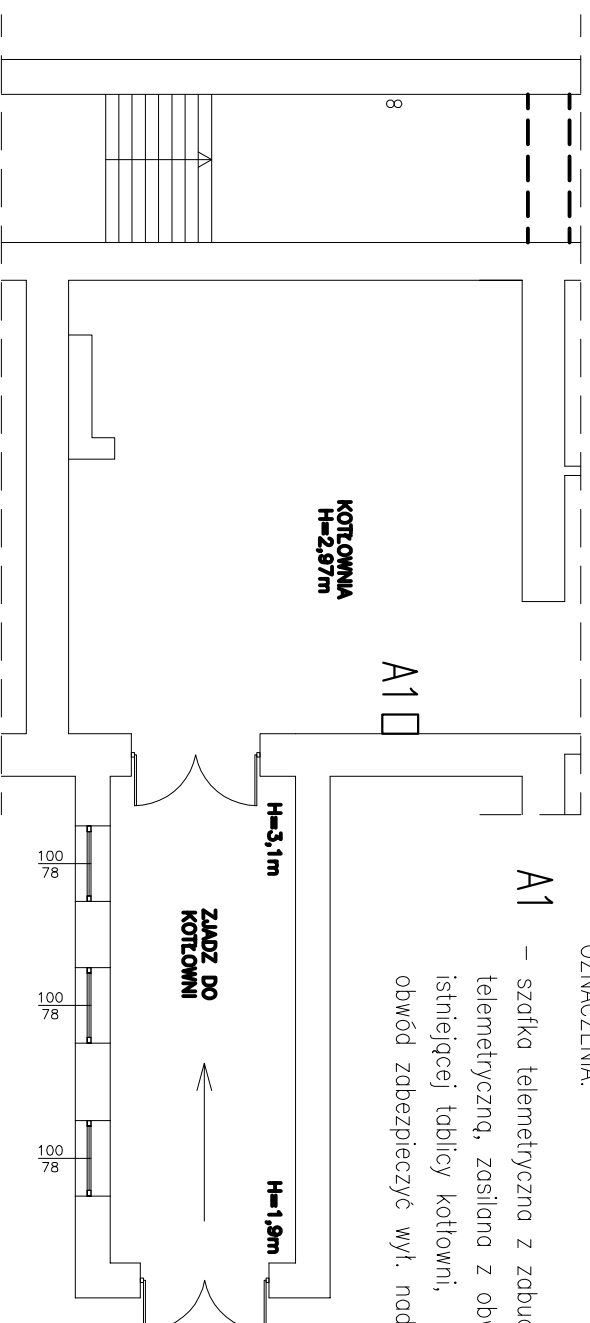

		Częstochowa, ul. Bór 180 42-202 Częstochowa tel./fax: +48 +34 3245161	
neon@jneonethpl			
Inwestor:	Gmina Bodzanów, 09-470 Bodzanów, ul. Bankowa 7		
Faza:	PROJEKT BUDOWLANO-WYKONAWCZY		
Branża:	Elektryczna		
Temat:	Dokumentacja techniczna o celu realizacji kompleksowych zadań związanych z poprawą wykorzystania oraz wytworzeniem energii elektrycznej i ciepłej w budynkach użyteczności publicznej z terenu Obszaru Funkcjonalnego Aglomeracji Plockiej w ramach projektu pn. „Współpraca w ramach Obszaru Funkcjonalnego Aglomeracji Plockiej kluczem do zintegrowanego rozwoju subregionu” realizowanego przez Związek Gmin Regionu Plockiego i współfinansowanego przez Unię Europejską w ramach Programu Operacyjnego Polecenia Techniczna 2007-2013		
Projektował:	mgr inż. Grzegorz Drelich	SLK/06/05/POE/04 SLK/IE/142102	specjalność elektryczna
Opracował:	mgr inż. Damian Olszewski	UAN/VIII-7342/156/94 SLK/IE/1552/02	specjalność elektryczna
Sprawdził:	mgr inż. Jan Kostrianowski		specjalność elektryczna
ul. Wyszogrodzka 1, działka nr ewid. 48, 50/1 Obręb: Chodkowo, jedn. ewid.: 141902_2			
RZUT PARTERU I PRZYZIEMIĄ - WENTYLACJA I TELEMETRIA	Skala 1:100	Nr rysunku E9	