


262_124_163

Legenda	
	- projektowana sieć kanalizacji sanitarnej
	- projektowana studnia kanalizacyjna
	- projektowane przyłącze kanalizacji sanitarnej
	- projektowana sieć kanalizacyjna tłoczna
	- istniejąca sieć kanalizacyjna
	- trasa kanalizacji teletechnicznej objęta w odrębnym opracowaniu
	- PŚ 1.....10 - projektowane przepompownie ścieków
	- S numer studni
	----- rzędna terenu ----- rzędna dna w osi studni
	- projektowana rura osłonowa A160 PS

Projekt zagospodarowania terenu - Schemat		
Skala 1:1000	Budowa sieci kanalizacji sanitarnej wraz z przyłączami na terenie gminy Bodzanów	
Wykonawca Projektu ZBT Sp. z o.o. ul. Węlkopolska 5 26 - 600 Radom	Inwestor Urząd Gminy Bodzanów ul. Bankowa 7 09-470 Bodzanów	
Asystent projektanta Marcin Syta	Projektował Roman Wajlik	
Projektował Jan Bochnia	Sprawdził Paweł Smiech	Chodkowo Działki
Rys. 18'		

C.D. NA RYS NR 17

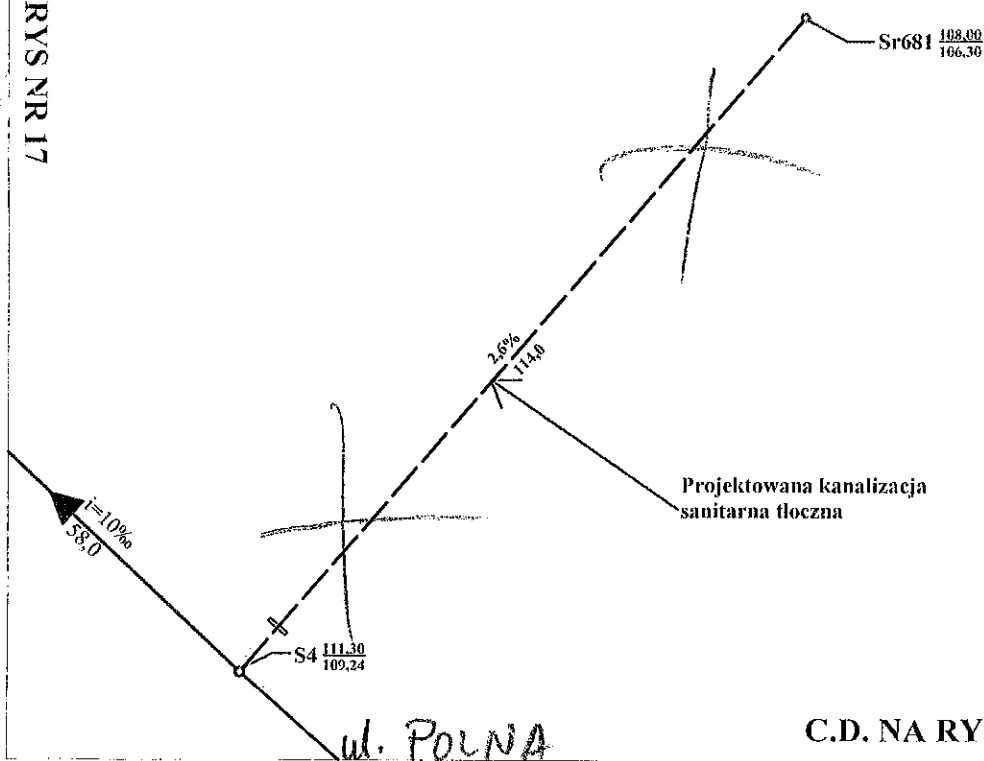

C.D. NA RYS NR 13

18.