

1/A

Legenda


- projektowana sieć kanalizacji sanitarnej
- projektowana studnia kanalizacyjna
- projektowane przyłącze kanalizacji sanitarnej
- projektowana sieć kanalizacyjna tłoczna
- istniejąca sieć kanalizacyjna
- trasa kanalizacji teletechnicznej objęta w odrębnym opracowaniu
- PŚ 1.....10 - projektowane przepompownie ścieków
- S numer studni $\frac{\text{rzędna terenu}}{\text{rzędna dna w osi studni}}$
- projektowana rura osłonowa A160 PS

Projekt zagospodarowania terenu - Schemat

Skala 1:1000	Budowa sieci kanalizacji sanitarnej wraz z przyłączami na terenie gminy Bodzanów
Wykonawca Projektu ZBT Sp. z o. o. ul. Wielkopolska 5 26 - 600 Radom	Inwestor Urząd Gminy Bodzanów ul. Bankowa 7 09-470 Bodzanów
Asystent projektanta Marcin Syta	Projektował Roman Wasitkiw
Projektował Jan Bochnia	Sprawdził Paweł Śmiech
Bodzanów Rys. 19'	

262_123_192

C.D. NA RYS NR 20

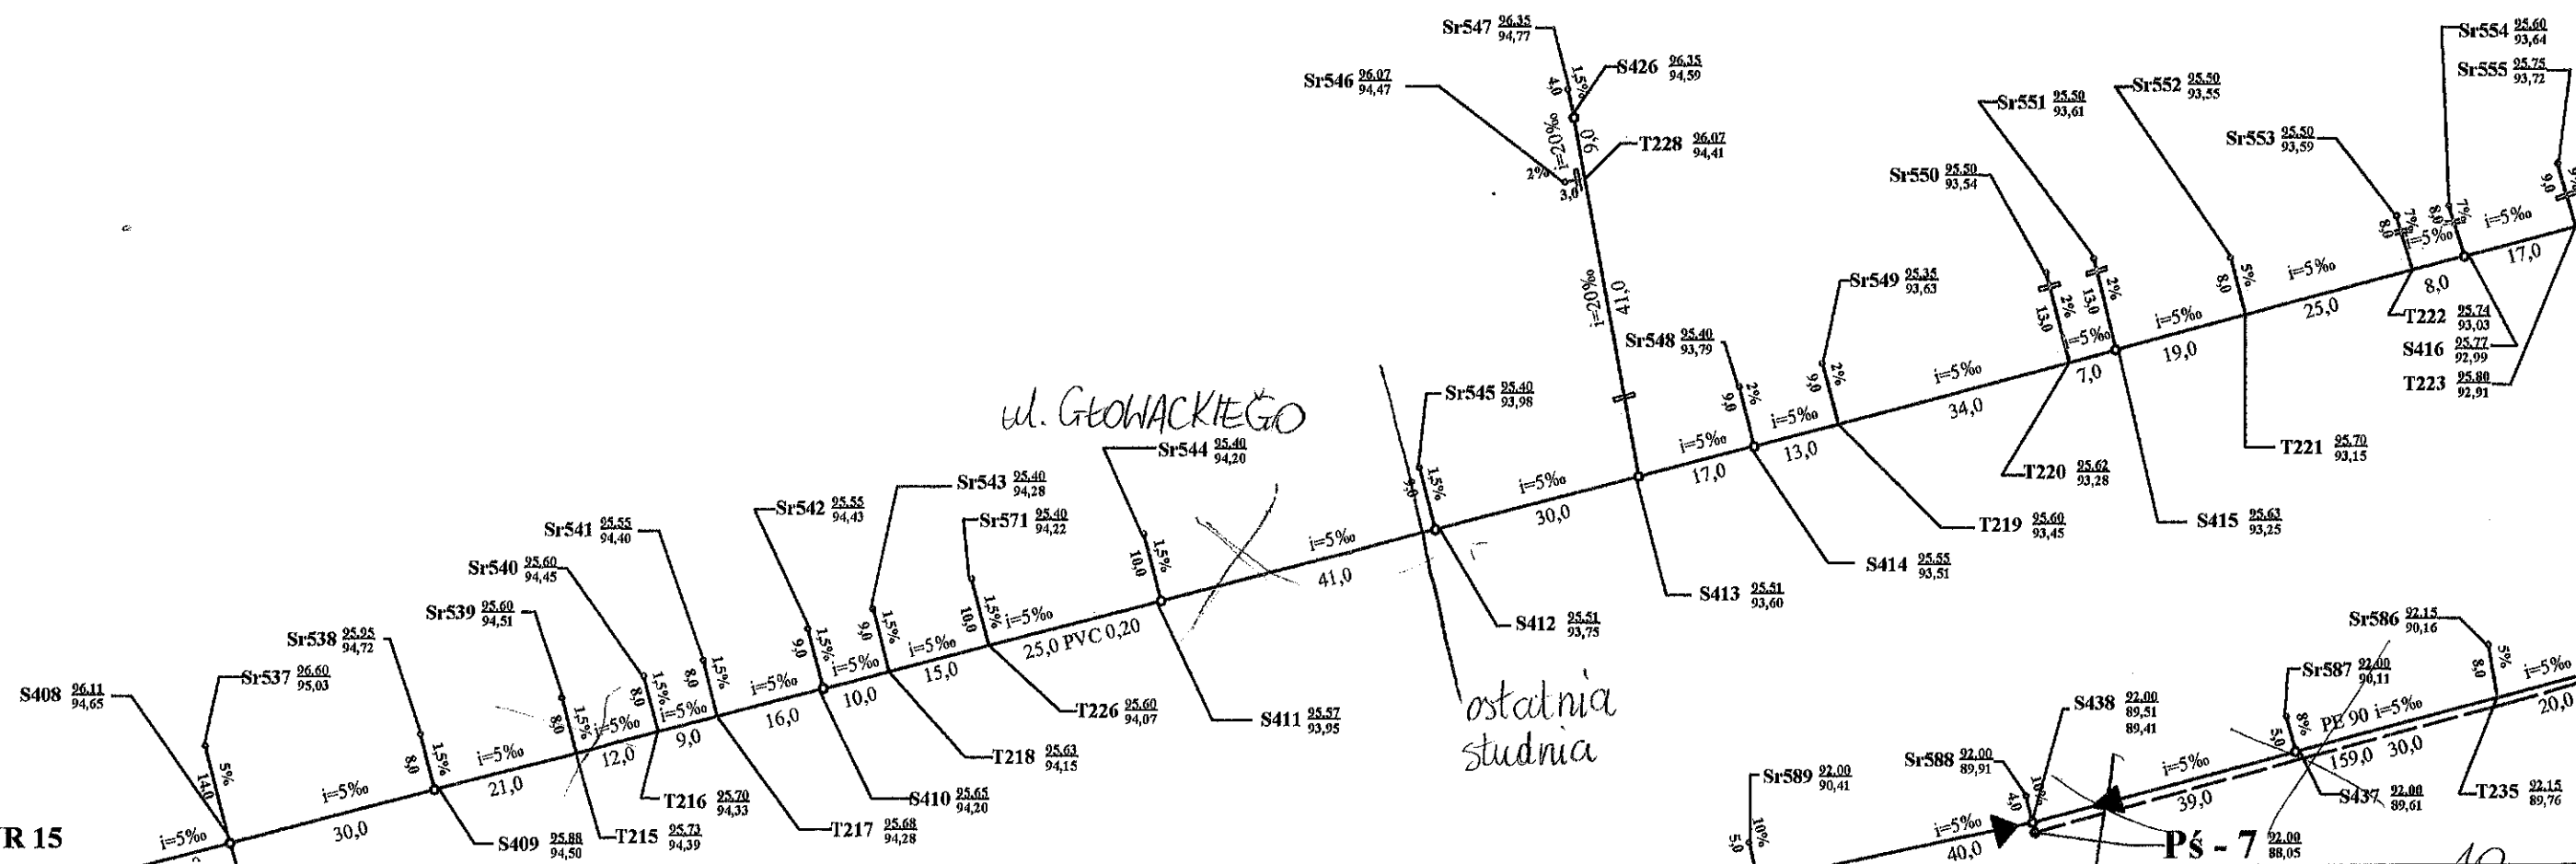

C.D. NA RYS NR 15

19