
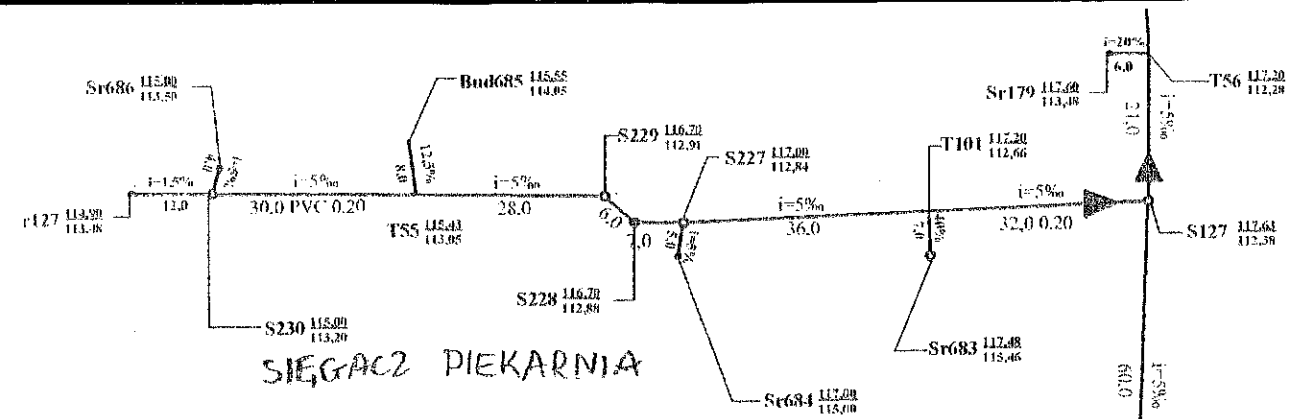



C.D. NA RYS NR 11

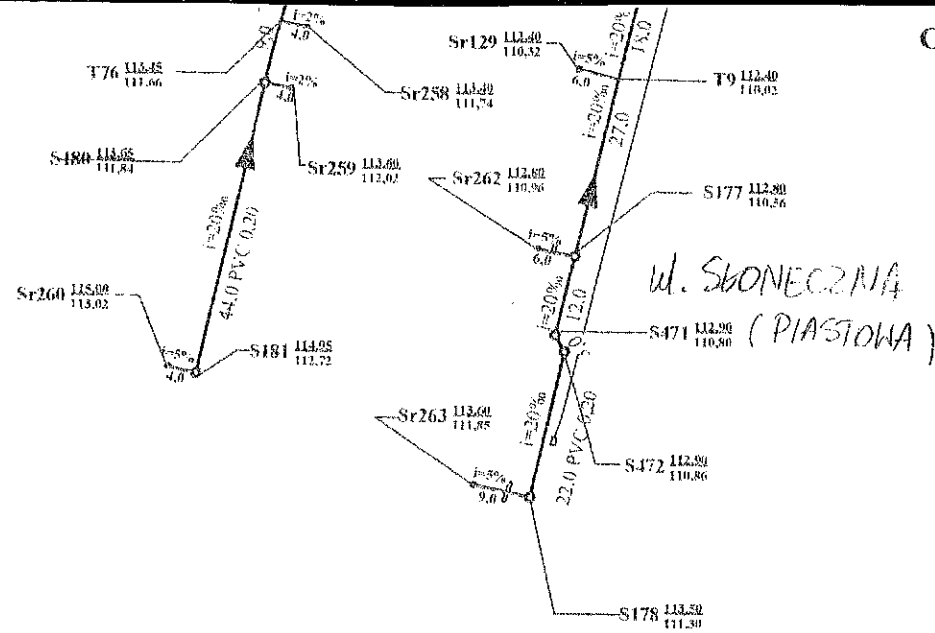

Legenda		
	- projektowana sieć kanalizacji sanitarnej	
	- projektowana studnia kanalizacyjna	
	- projektowane przyłącze kanalizacji sanitarnej	
	- projektowana sieć kanalizacyjna iloczna	
	- istniejąca sieć kanalizacyjna	
	- trasa kanalizacji letniechnicznej objęta w odrębnym opracowaniu	
	- PŚ 1...10 - projektowane przepompownie ścieków	
	- S numer studni	przedział leżący przed odc. w osi studni
	- projektowana rura osłoniowa A160 PS	

Projekt zagospodarowania terenu - Schemat		
Skala 1:1000	Budowa sieci kanalizacji sanitarnej wraz z przyłączami na terenie gminy Bodzanów	
Wykonawca Projektu ZBT Sp. z o.o. ul. Wielkopolska 5 26-600 Radom	Investor Urząd Gminy Bodzanów ul. Bankowa 7 08-470 Bodzanów	
Asystent projektanta Mateusz Syta	Projektant Roman Wasiluk	
Projektował Jan Bociniś	Sprawdził Pawel Smiech	Chodził Rys. 07

C.D. NA RYS NR 3

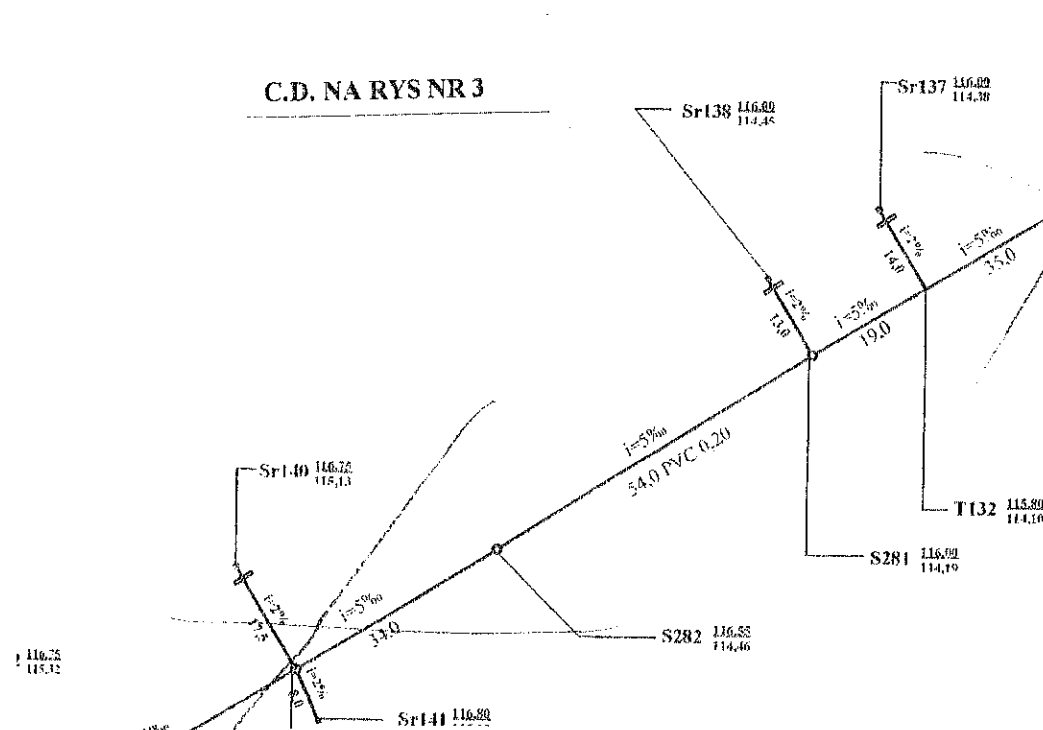

Bodzanów Kępa P.

