

3/4


C.D. NA RYS NR 20

Legenda

- projektowana sieć kanalizacji sanitarnej
- projektowana studnia kanalizacyjna
- projektowane przyłącze kanalizacji sanitarnej
- projektowana sieć kanalizacji sanitarnej tłocznej
- istniejąca sieć kanalizacyjna
- trasa kanalizacji teletechnicznej objęta w odrębnym opracowaniu
- PS 1.....10 - projektowane przepompownie ścieków
- S numer studni $\frac{\text{rzeczna terenu}}{\text{rzeczna dna w osi studni}}$
- projektowana rura osłonowa A160 PS

Projekt zagospodarowania terenu - Schemat

Skala 1:1000	Budowa sieci kanalizacji sanitarnej wraz z przyłączami na terenie gminy Bodzanów	
Wykonawca Projektu ZBT Sp. z o.o. ul. Wielkopolska 5 26 - 600 Radom	Inwestor Urząd Gminy Bodzanów ul. Bankowa 7 09-470 Bodzanów	
Asystent projektanta Narcyś Syta	Projektował Roman Wasiluk	
Projektował Jan Bochnia	Sprawdził Paweł Smolech	Bodzanów Rys. 21'

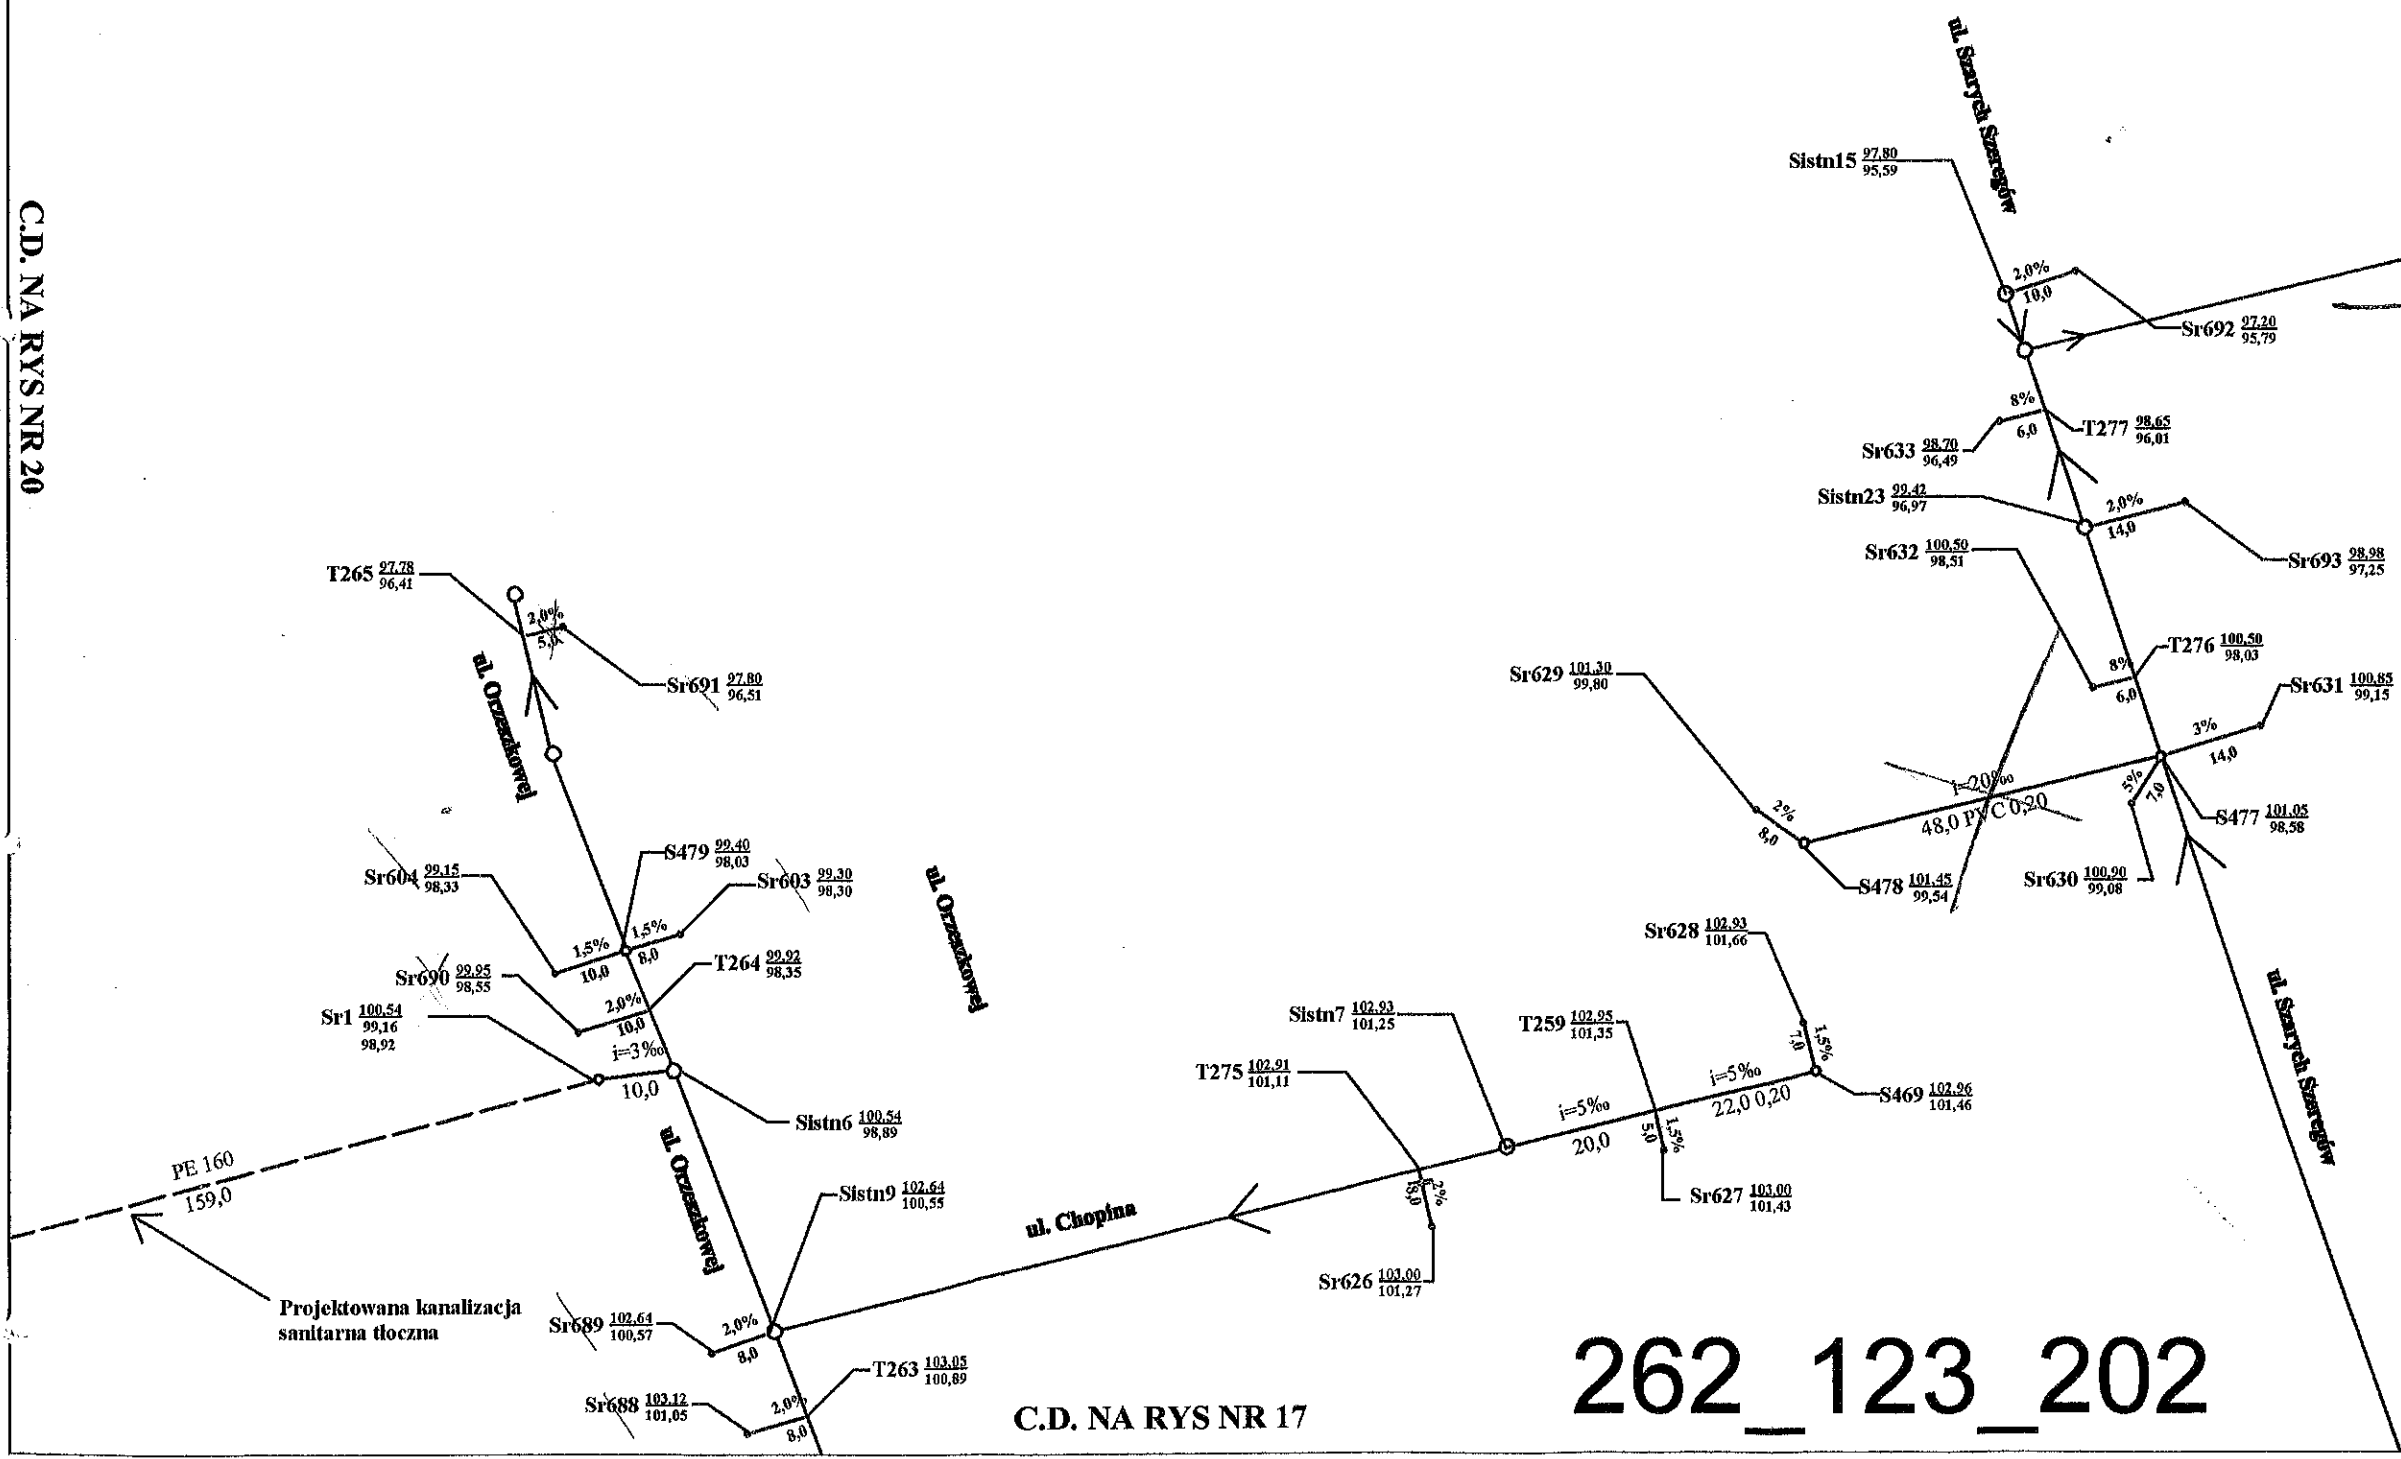

C.D. NA RYS NR 17

262_123_202

Rys. 21.