


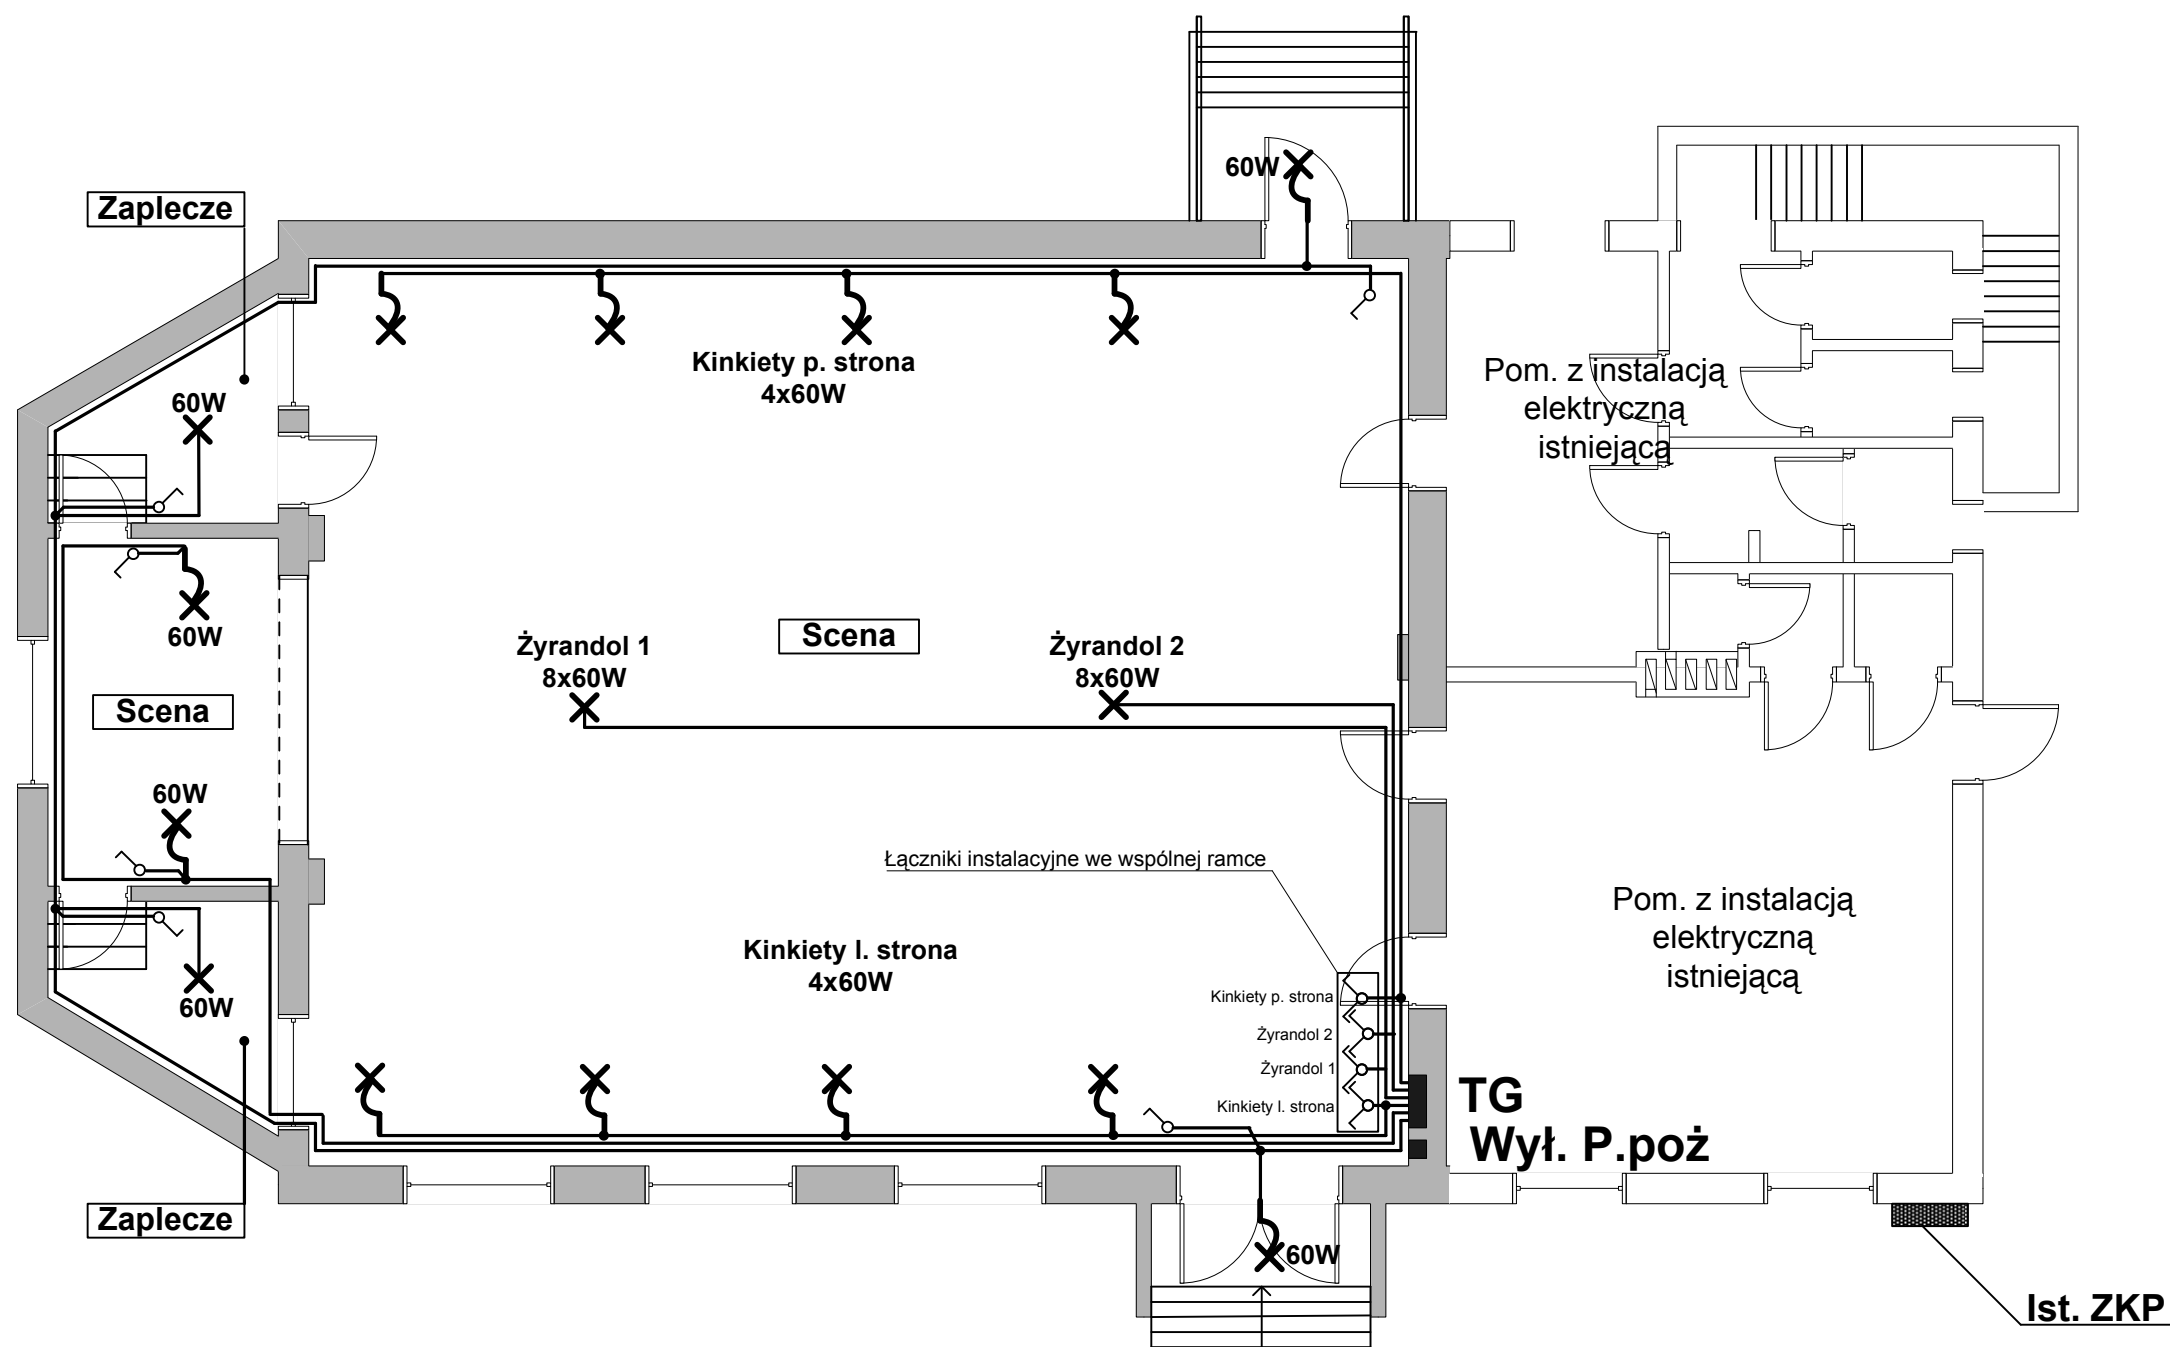

UWAGI WYKONAWCZE

- Obwody oświetleniowe wykonać przewodem YDY 3x1,5mm² p.t.
- Kinkiety instalować 1,8m nad podłogą na scenie i 2,0m nad podłogą na Sali
- Łączniki instalować 1,4m nad podłogą
- Typ opraw i żyrandoli do wyboru przez Inwestora

- Obiekt objęty remontem instalacji elektrycznej
- Obiekt z instalacją ist. nie objęty remontem instalacji elektrycznej

OZNACZENIA

- ✕ Oprawa żarówkowa sufitowa lub żyrandol
- ✕ Oprawa żarówkowa typu kinkiety
- ⌋ Łącznik instalacyjny pojedynczy zwykły p.t.
- ⌋ J.w. lecz podwójny

SAMOCZYNNE SZYBKIE WYŁĄCZENIE W UKŁ. TN-S

Nazwa rysunku PLAN REMONTU INSTALACJI ELEKTRYCZNEJ OŚWIETLENIA W ISTNIEJĄCEJ SALI ŚWIETLICY WIEJSKIEJ W DOBROSUŁOWIU GM. BYTNICA DZ. 107/5			Nr rysunku E2
Inwestor Gmina Bytnica 66-630 Bytnica			Skala 1:100
Projektant mgr inż. elektryk Leon Rózcza	Nr uprawnień 9/91/ZG Par. 5.1 par. 6.1 par. 7 oraz par. 13 ust. 1 pkt 4 lit. d	Data	Podpis