


OCZYSZCZALNIA ŚCIEKÓW W BYTNICY
MODERNIZACJA ISTNIEJĄCEGO ZBIORNIKA RETENCYJNEGO ŚCIEKÓW
PLAN INSTALACJI ELEKTRYCZNYCH I AKPIA
1:50

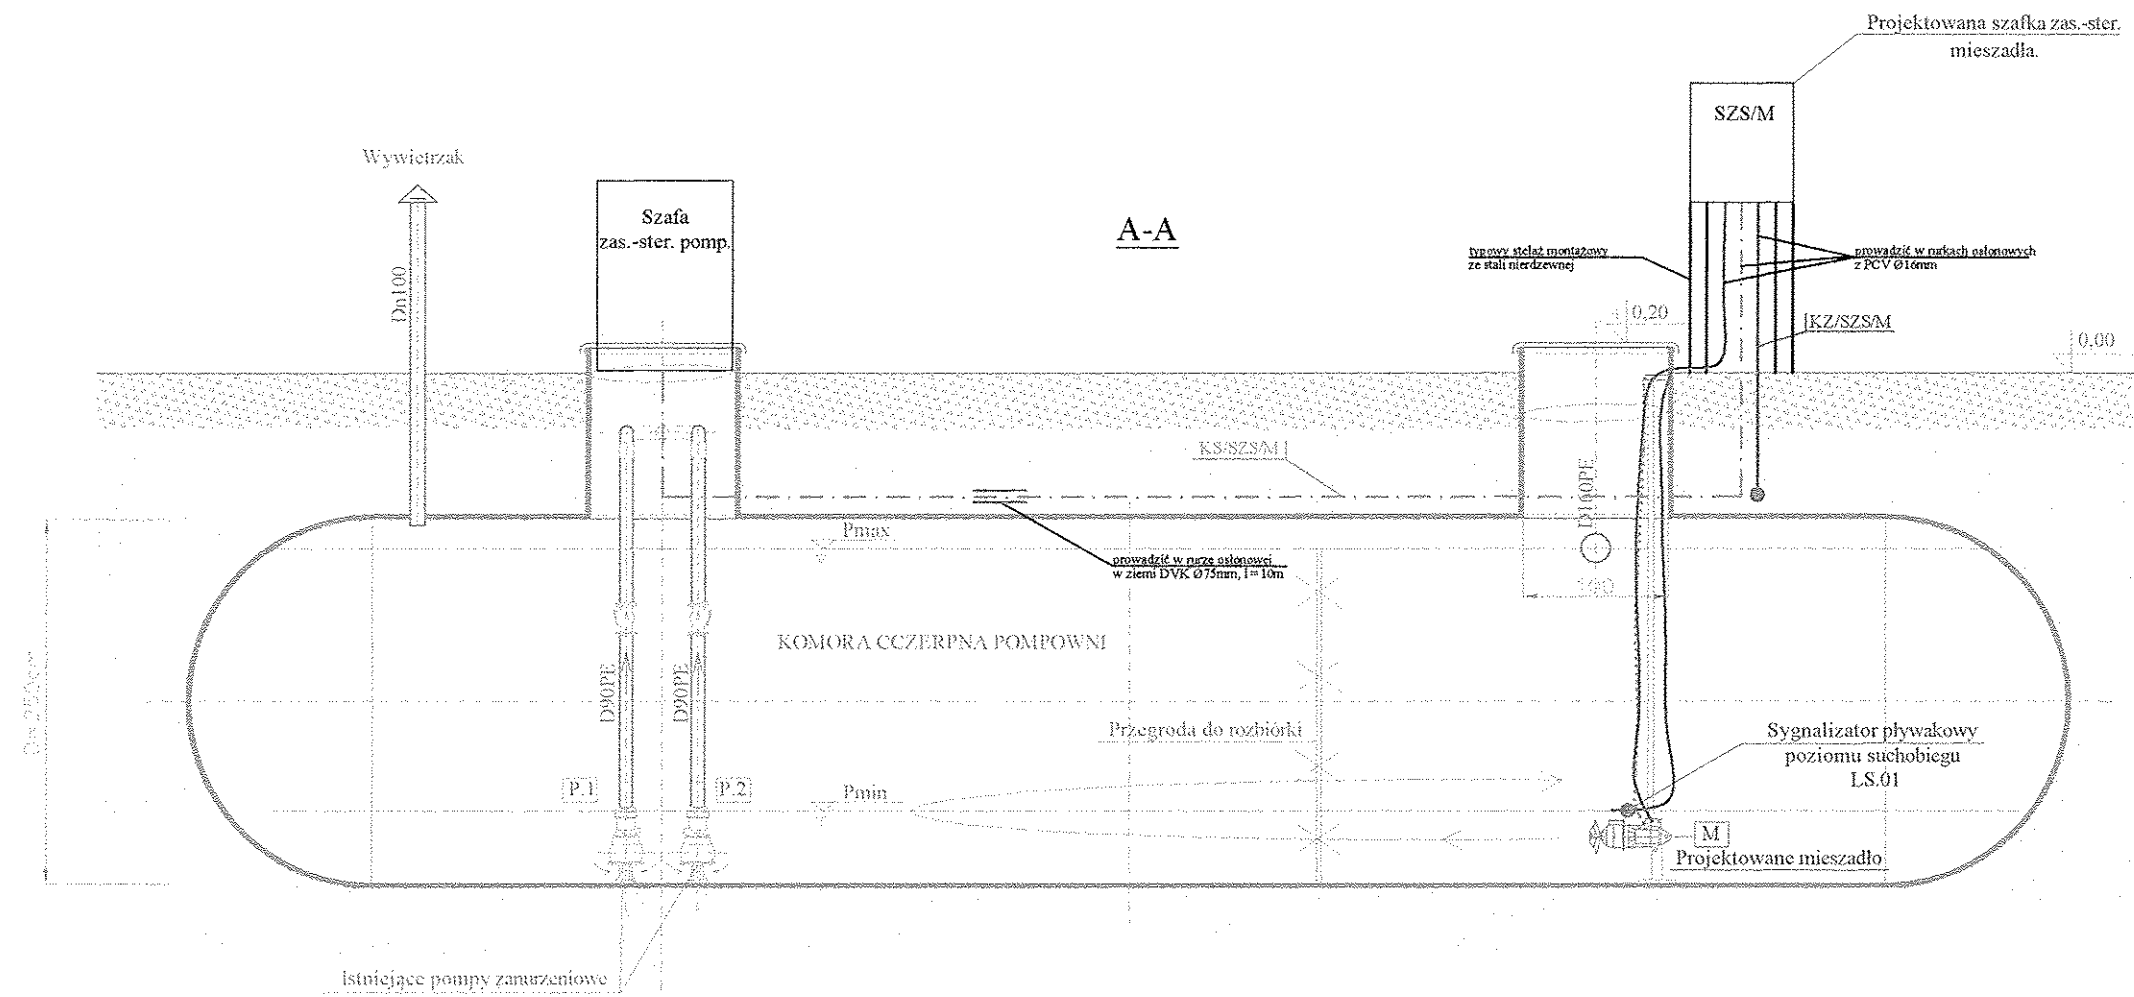


 
LEGENDA:

- Kabel zasilający.
- Kabel sterowniczy.
- Kabel własny.
- Rura osłonowa

UWAGA:

1. Kable na zewnątrz budynku oczyszczalni prowadzić w ziemi.
2. Wewnątrz budynku oczyszczalni kable prowadzić w istniejących korytkach kablowych z PCV, doprowadzić do istn. rozdzielni elektrycznej.
3. Kable wyposażać w trwałe oznaczniki. Pozostawiać odpowiedni zapas kabli po doprowadzeniu w docelowe miejsce.
4. Podejścia do poszczególnych urządzeń prowadzić w elektroinstalacyjnych rurkach elastycznych wykonanych z PCV Ø16 odpornego na UV.
5. Szafkę zasilającą - sterowniczą mocować na typowym stelażu montażowym ze stali nierdzewnej.
6. Wykonać przepusty kablowe w budynku oczyszczalni oraz w zbiorniku retencyjnym. Po wykonaniu przepusty uszczelnić.

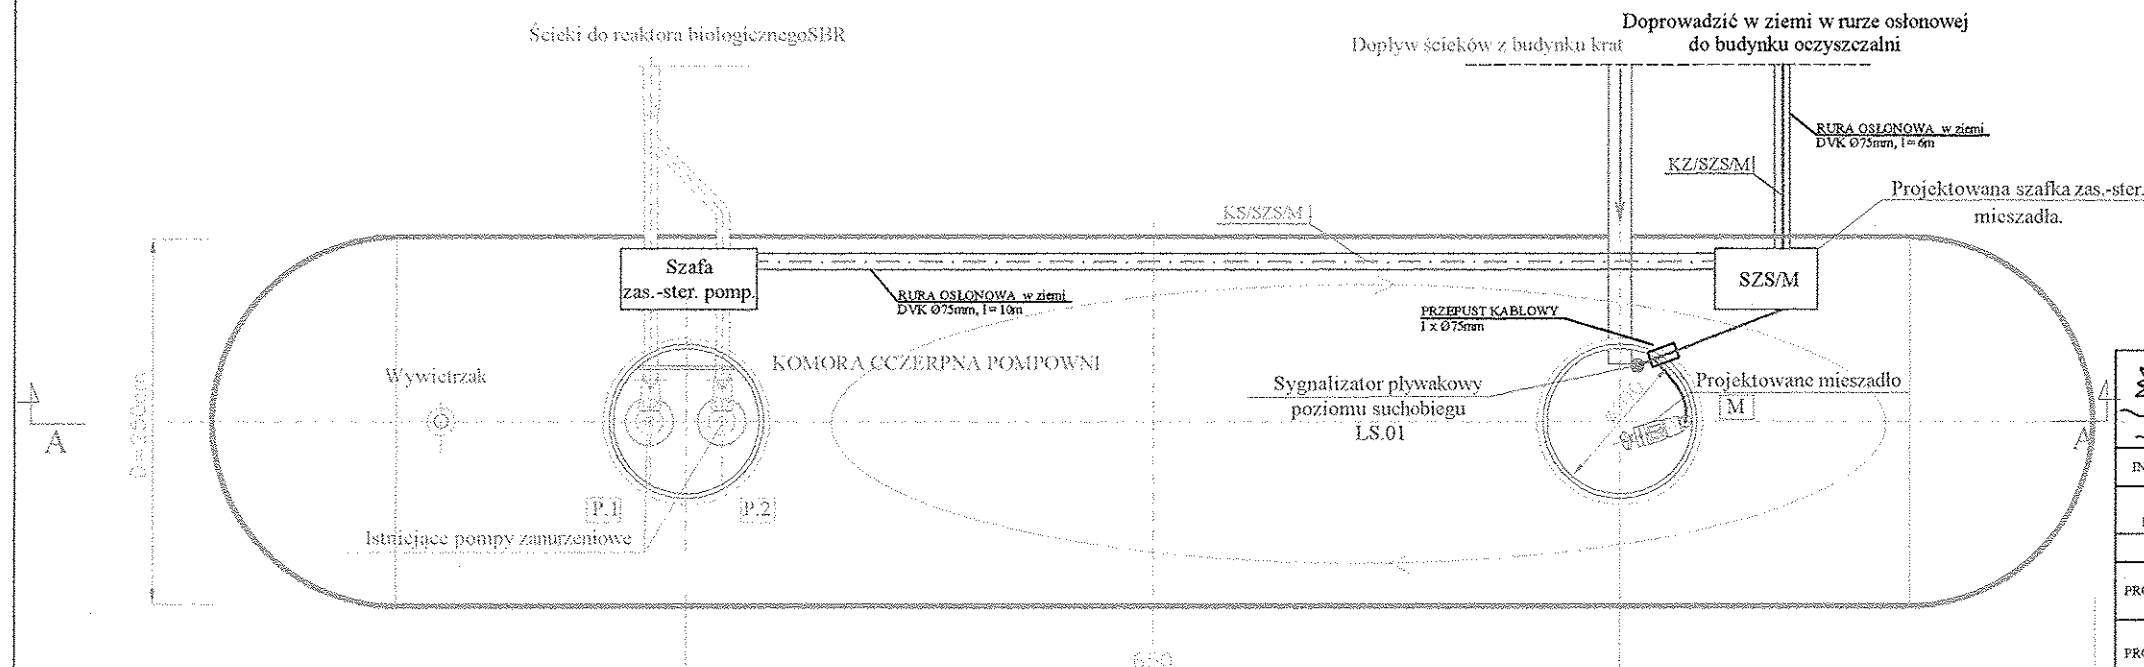

 TWŚ PROJEKTOWANIE JANUSZ URBANOWICZ 54-232 Wrocław, ul Niedźwiedzia 51/3						
INWESTOR	ZAKŁAD GOSPODARKI KOMUNALNEJ W BYTNICY					STADIUM
TEMAT I ADRES	PRZEBUDOWA I MODERNIZACJA OCZYSZCZALNI ŚCIEKÓW W MIEJSCOWOŚCI BYTNICA					NR UMOWY
PROJEKTANT	IMIE I NAZWISKO	DATA	NR UPRAWNIEN	BRANŻA	PODPISE	NR RYS.
PROJEKTANT	inż. Franciszek Marciniak	03.2012r.	59/75/Wm	inst. el.		E-1
PROJEKTANT	inż. Kamil Lizoń	03.2012r.		AKPIA		
TREŚĆ RYSUNKU	MODERNIZACJA ISTNIEJĄCEGO ZBIORNIKA RETENCYJNEGO ŚCIEKÓW PLAN INSTALACJI ELEKTRYCZNYCH I AKPIA					SKALA 1:50