

0006 – Panoszków
jedn. ewidenc.: 240703_2 – Ciasna
obręb ewidenc.: 0008 – Wędzina
data opracowania: 31.10.2018 r.

WGK.6642.1.1010.2018


UWAGA !

UMAGA !

Granice nieruchomości – naniesiono na podstawie danych uzyskanych z PZK – bazo EGB – System Informacji Przestrzennej Geo-Info. Granice działek nie spełniają kryteriów dokładowych. Nie ustalono obciążen służebnościami gruntowymi. Nie wykazują się istnienia sieci uzbrojenia terenu nie wykazanych na mapie i nie mieścić może!

emat połączenia arkuszy

Skala 1:10000

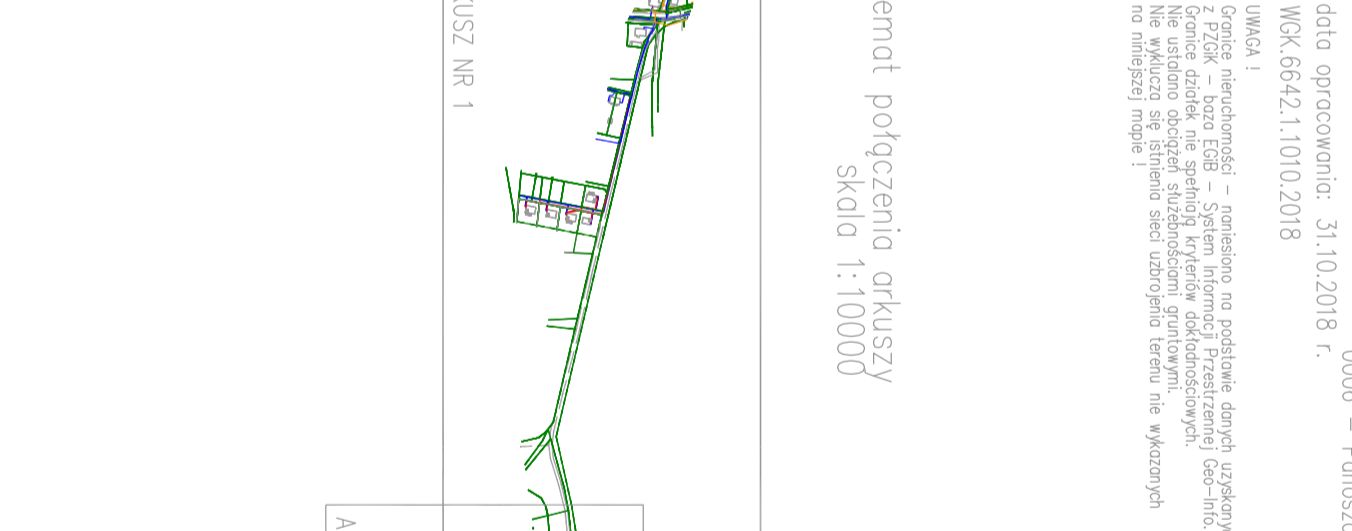

FIRMA BUDOWLANA "BIO-SYSTEM"

PRACOWNIA PROJEKTOWA

ul. gen. Stefana Grot-Roweckiego 7/
97-300 Piotrków Trybunalski
tel. 518 423 504
e-mail: biuro@bto-system.pl

Gmina Ciasna
ul. Nowa 1A
42-793 Ciasna

361	Popis	14/02/1916
362	Popis	
363	Popis	
364	Popis	
365	Popis	
366	Popis	
367	Popis	
368	Popis	
369	Popis	
370	Popis	
371	Popis	
372	Popis	
373	Popis	
374	Popis	
375	Popis	
376	Popis	
377	Popis	
378	Popis	
379	Popis	
380	Popis	
381	Popis	
382	Popis	
383	Popis	
384	Popis	
385	Popis	
386	Popis	
387	Popis	
388	Popis	
389	Popis	
390	Popis	
391	Popis	
392	Popis	
393	Popis	
394	Popis	
395	Popis	
396	Popis	
397	Popis	
398	Popis	
399	Popis	
400	Popis	

zagospodarowania terenu

no - wysokośćowa z lokalizacją sieci kanalizacji sanitarnej


tarni

Skala 1:1000

DOWLAN Y

2019

Ark nr 2

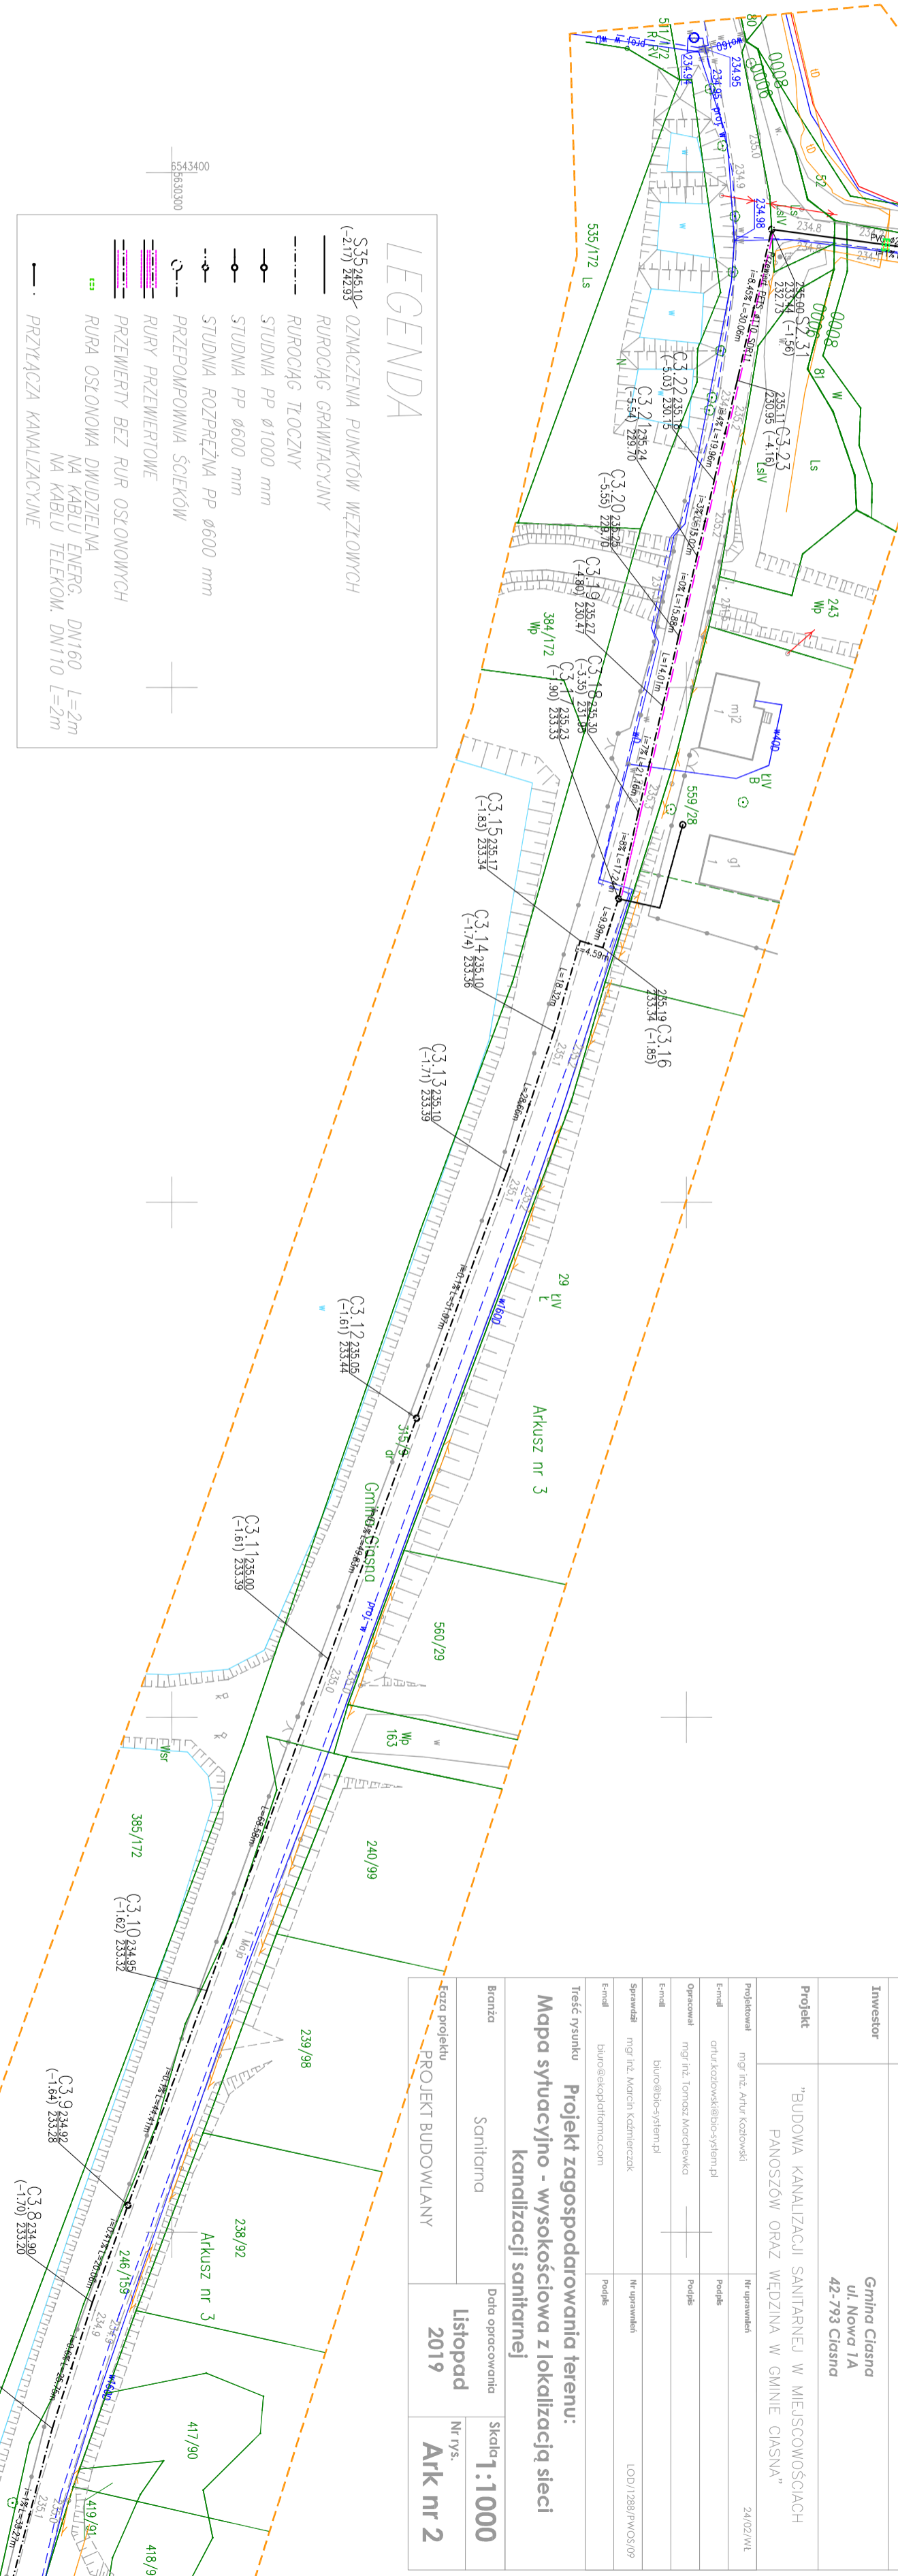

LEGENDA

333 245.10
(-2.17) 242.93

RUROCIĄG GRAWITACYJNY

RUROCIĄG TŁOCZNY

—○— STUDNIA PP Ø1000 mm

STUDNIA PP Ø600 mm

STUDNIJA ROZPRFNA PP

PRZEDMADNIA ŚCIEKŁA

PIIPY DPTZMIEPTOME

POZYCIJNOŚĆ DZIECI I DOKŁADNOŚĆ

—

...
KONIA DOLNOGWA DWOZIELINA
NA KABIII ENERC DN160 l=2m

NA KABLU TELEKOM. DN110 L=2m

— PRZELĄCZA KANALIZACYJNE