

0301753
5630400

+


+

+


+

LEGENDA

- OZNAČENIA PUNKTÓW WZGLĘDNYCH
- RUCIOŁY GRAWITACYJNE
- RUCIOŁY TŁOCZNY
- STUDNIA PP Ø1000 mm
- STUDNIA PP Ø600 mm
- STUDNIA ROZPRĘŻNA PP Ø600 mm
- PRZEPOMPOWNIA SOLEKÓW
- RURY PRZEWIEROTNE
- PRZEWODY BEZ RURY OSŁONIĘTYCH
- RURA OSŁONIOMA DWUDZIEMIA NA KABLU ENERGO. DN160 L=2m
- NA KABLU TELEKOM. DN110 L=2m
- PRZYŁĄCZA KANALIZACYJNE

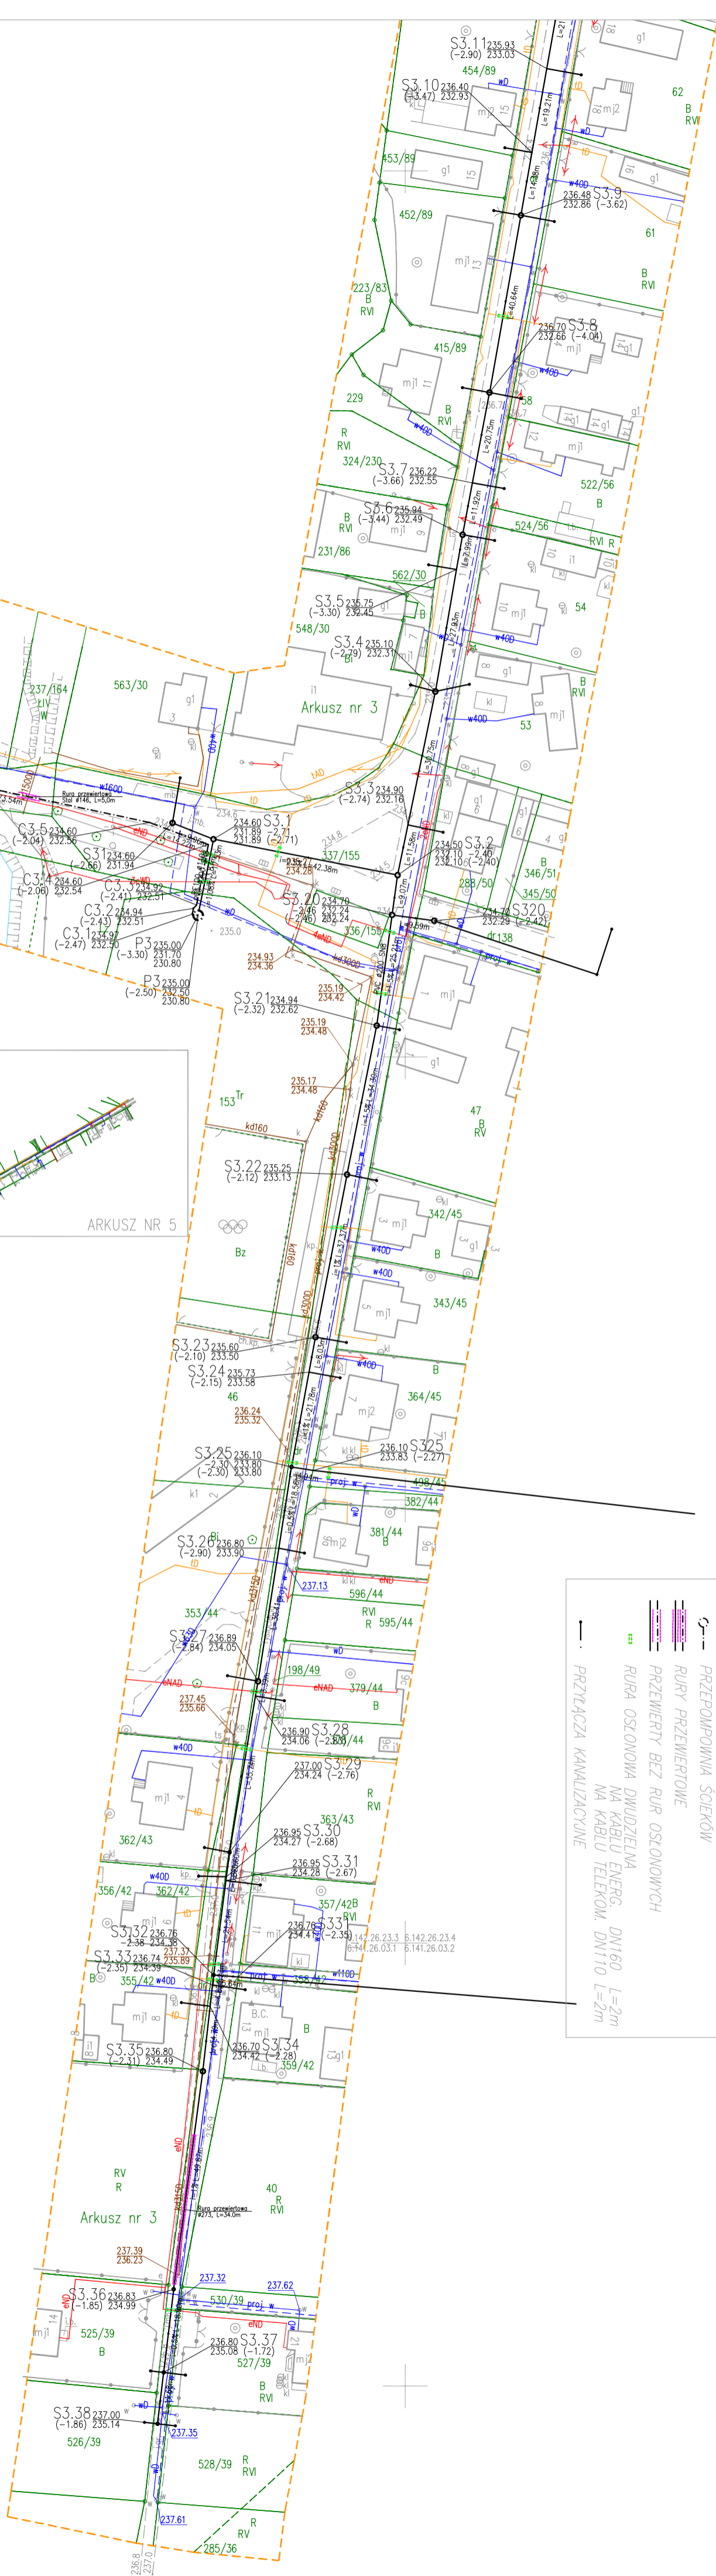

schemat połączenia arkuszy
skala 1:10000

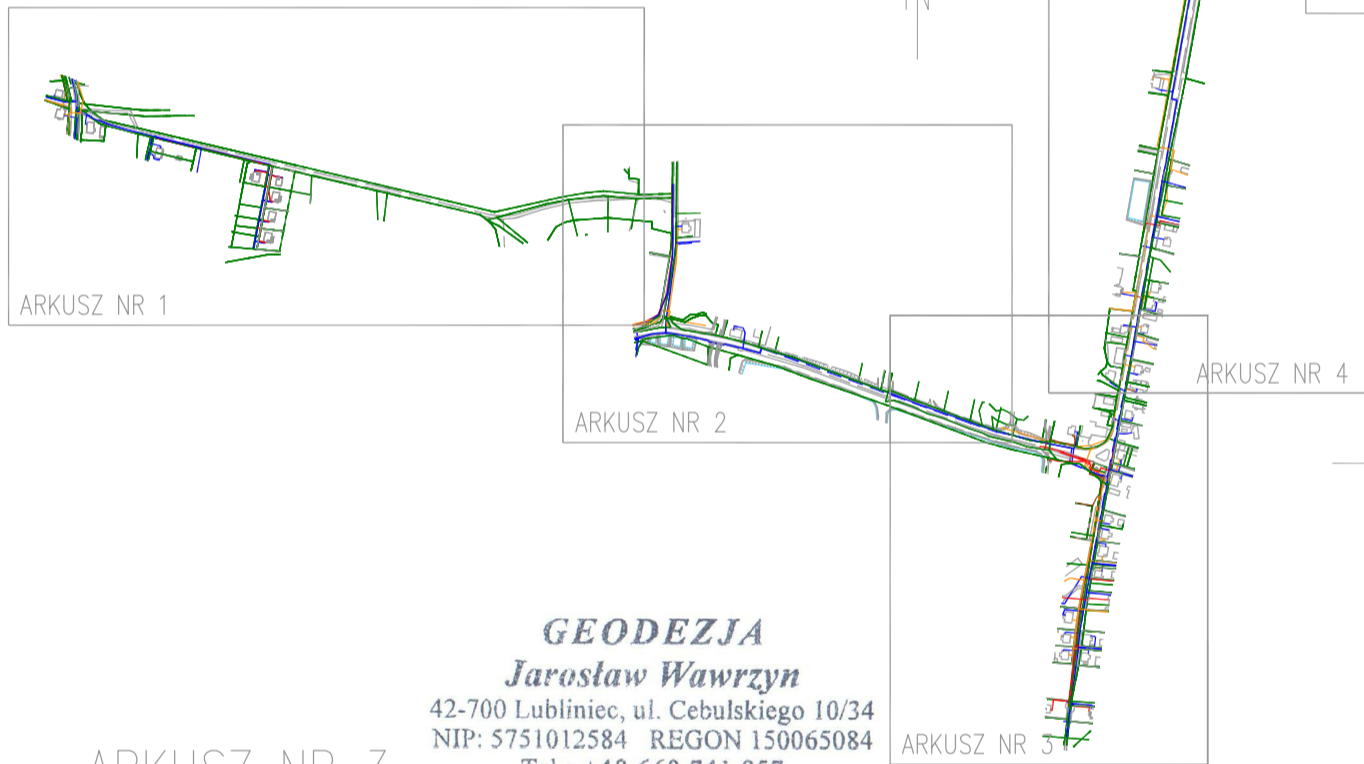

GEODEZJA

Jarosław Wawrzyn

42-700 Lubliniec, ul. Cebulskiego 10/34
NIP: 5751012584 REGON 150065084
Tel.: +48 660 741 857

ARKUSZ NR 3

MAPA DO CELÓW PROJEKTOWYCH
skala 1:1000

(na podstawie digitalizacji analogowej mapy zasadniczej w skali 1:1000
uzupełnionej pomiarem bezpośrednim)
mapa zasadnicza ukt.:
PL-2000/18

6.142.26.23.3
6.142.26.23.4
6.141.26.03.1
6.142.26.23.2

układ wysokości: PL-KRON86-NH

mgr inż. Jarosław Wawrzyn

Geodeta Uprawniony
świadectwo nr 10864

Ciasna 5 – Wędzina, Panoszów

jedn. ewidenc.: 240703_2 – Ciasna
obręb ewidenc.: 0006 – Panoszów

data opracowania: 31.10.2018 r.

WKG.6642.1.1010.2018

UWAGA !

Granice nieruchomości – naniesiono na podstawie danych uzyskanych z PZOK – baza EOB – System Informacji Przestrzennej Geo-Info.
Granice działek nie spełniają kryteriów dokładnościowych.
Nie ustalono obciążeń służebnościami gruntowymi.
Nie wyklucza się istnienia sieci uzbrojenia terenu nie wykazanych na niniejszej mapie !

Poświadczam, że niniejszy dokument został opracowany w wyniku prac geodezyjnych i kartograficznych, których rezultaty zawiera operat techniczny wpisany do ewidencji materiałów państwowego zasobu geodezyjnego i kartograficznego	
Organ prowadzący państwowy zasób geodezyjny i kartograficzny	STAROSTA LUBLINIECKI
Identyfikator ewidencyjny materiału z zasobu operatu technicznego	P.2407. 2019.79
Data wpisania do ewidencji materiałów z zasobu	1 6. 01. 2019
Imię, nazwisko i podpis osoby reprezentującej organ	z up. STAROSTY Maria Rus podinspektor w Wydziale Geodezji i Kartografii

FIRMA BUDOWLANA "BIO-SYSTEM"

PRACOWNIA PROJEKTOWA

ul. gen. Słomki Gości-Kowalskiego 7/1
97-300 Piotków, Trybunalski
tel. 518 423 304
e-mail: biobio-system.pl

Investor
Gmina Ciasna
ul. Nowa 1A
42-793 Ciasna

Projekt
"BUDOWA KANALIZACJI SANITARNEJ W MIEJSCOWOŚCIACH
PANOSZÓW OPAZ WĘDZINA W GMINIE CIASNA"

Projektant	mgr inż. Artur Kotowski	Reprezentacja	24/02/2019
Opis	oficjalny@biobio-system.pl	Podpis	
Opis	mgr inż. Tomasz Maciejewski	Podpis	
E-mail	biuro@biobio-system.pl		
Sprzedaż	mgr inż. Marek Kamiński	Reprezentacja	10/01/2019
E-mail	biuro@biobio-system.com	Podpis	

Treść rysunku
Projekt zagospodarowania terenu:
Mapa sytuacyjno - wysokościowa z lokalizacją sieci
kanalizacji sanitarnej

Brutto
Sanitarna

Faza projektu
PROJEKT BUDOWLANY

Data opracowania
Lisopad 2019

Skala
1:1000

Nr rys.
Ark nr 3