


woj. łódzkie
powiat: brzeziński
obwód: Osiny ul. Sikorskiego
Działki: 86, 269
obwód: PGR Osiny
Działka: 21
gmina: Dmosin

MAPA SYTUACYJNO - WYSOKOŚCIOWA
Z geodezyjną inwentaryzacją urządzeń podziemnych

Skala 1:500

Opracowana przez geodetę uprawnionego
mgr inż. Krzysztof Łysik
"GEODETA" s.c.

Zarejestrowana w Starostwie Powiatowym w Brzezinach
Powiatowy Ośrodek Geodezji i Kartografii
pod nr 857 - 10/2012 w dniu 07.09.2012r.

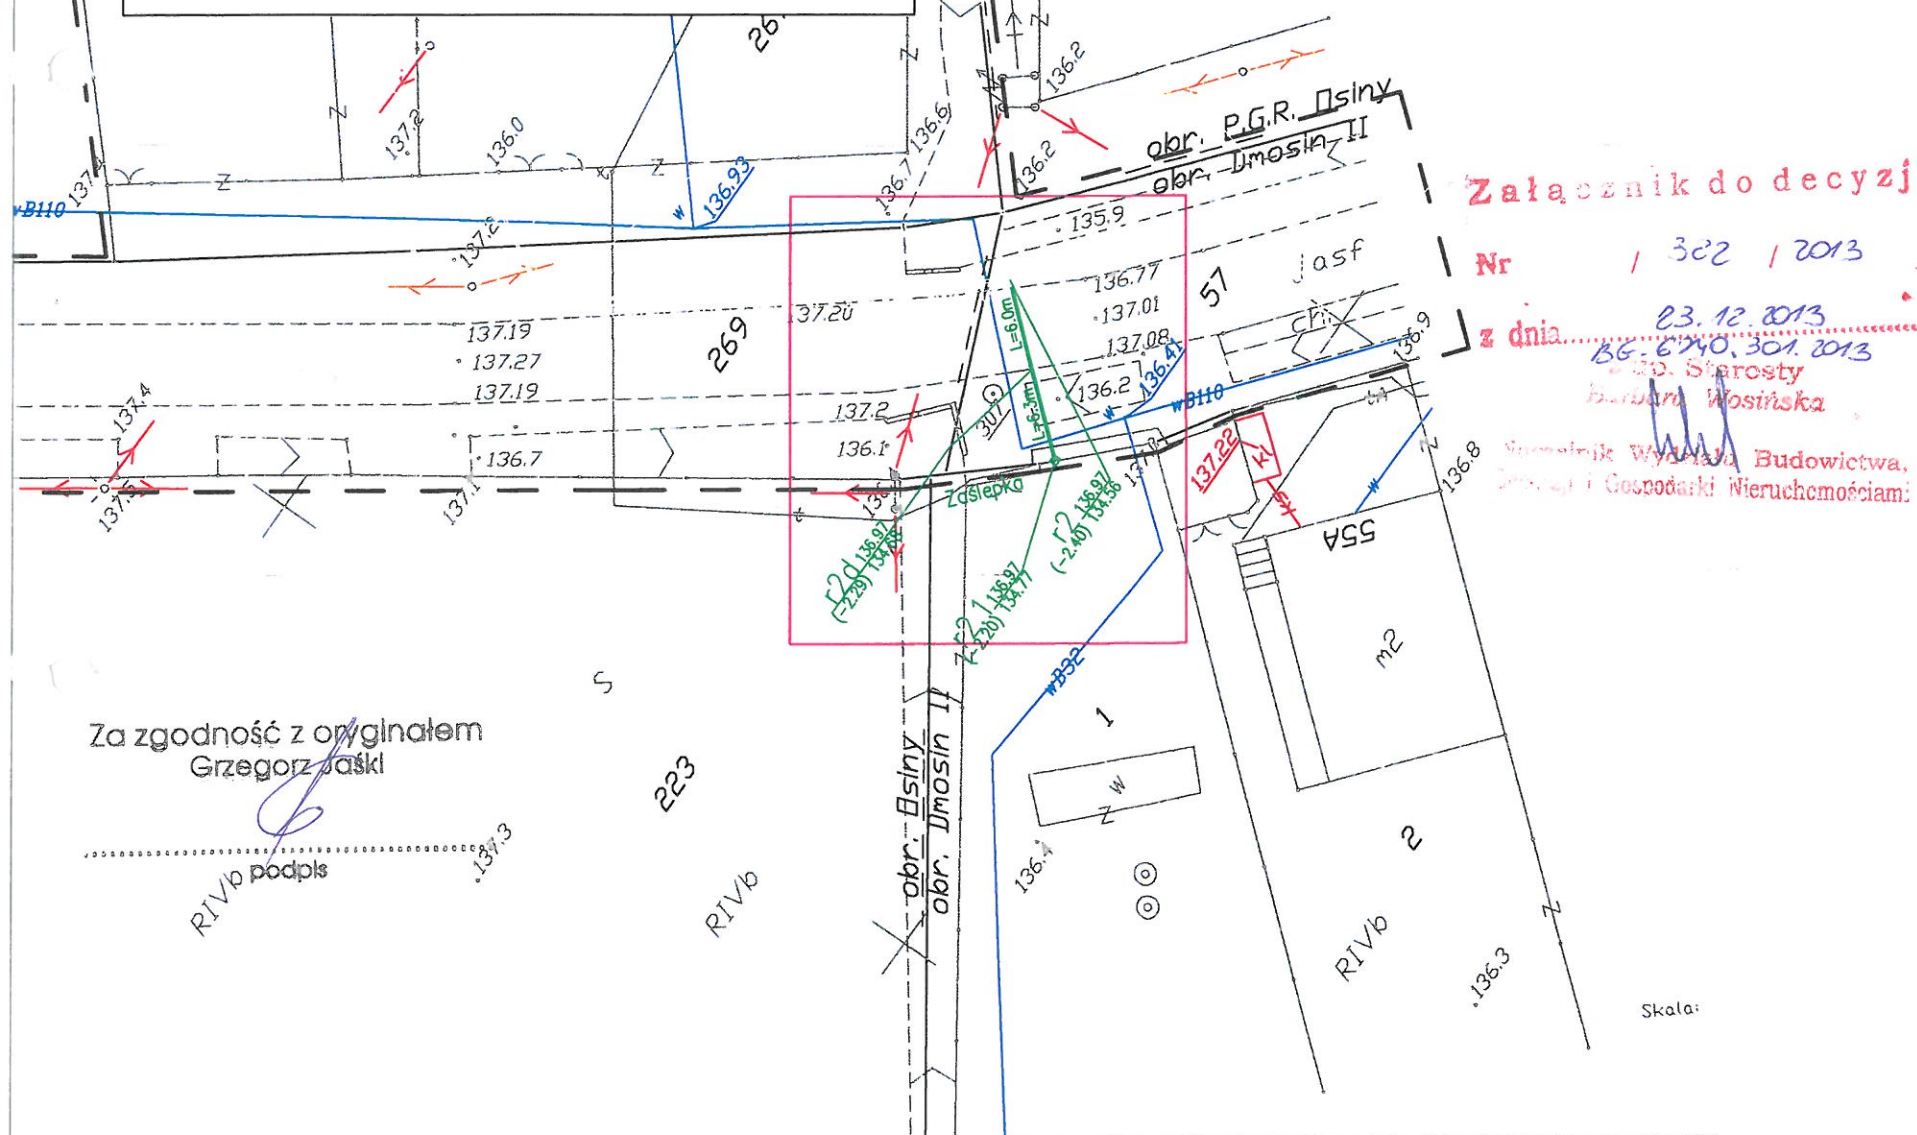

Za zgodność z oryginałem
Grzegorz Jaśki

RIVb podpis

LEGENDA

- Trasa projektowanej kanalizacji sanitarnej grawitacyjnej
- Zakres objęty projektem dr. w 57 obr. Dmosin II

Załącznik do decyzji

Nr 1322/2013

z dnia 23.12.2013

BG. 6240.301.2013

Starosta

Barbara Wosińska

Starosta Wydziału Budownictwa,
Gospodarki i Gospodarki Nieruchomościami

STAROSTWO POWIATOWE W BRZEZINACH
Wydział Budownictwa, Geodezji
i Gospodarki Nieruchomościami
95-060 Brzeziny, ul. Sienkiewicza 11

TYTUŁ OPRACOWANIA

PROJEKT BUDOWLANY BUDOWY SIECI KANALIZACJI
SANITARNEJ W MIEJSCOWOŚCI DMOSIN PIERWSZY,
DMOSIN DRUGI, OSINY - ETAP III, GMINA DMOSIN

GMINA DMOSIN

UL. DMOSIN 9
95-061 DMOSIN

GENERALNY PROJEKTANT

P.P.W. "BIOPROJEKT"



Grzegorz Jaśki
ul. Fabryczna 26
97-310 Moszczenica

ADRES DO KORESPONDENCJI:

97-300 Piotrków Tryb.
ul. Armii Krajowej 22b/9
(044) 737-09-10
bioprojekt@interia.pl
bioprojekt@bioprojekt.com.pl

NR KONTRAKTU:

NR UMOWY:

DATA UMOWY:

JEDNOSTKA PROJEKTOWA

P.P.W. "BIOPROJEKT"

Grzegorz Jaśki
ul. Fabryczna 26
97-310 Moszczenica

NR KONTRAKTU:

DATA:

NR RYSUNKU:

IMIĘ I NAZWISKO

PROJEKTANT: MGR INŻ. GRZEGORZ JAŚKI

ASYSTENT PROJEKTANTA: MGR INŻ. MACIEJ JAŚKI
MGR INŻ. KATARZYNA KLESZCZ

NR UPRAWNIENI

LOD/1653/PWOS/11

PODPIS:

m. 9.12.13

FAZA

PROJEKT BUDOWLANY

PB

BRANŻA

SANITARNA

OZNACZENIE BRANŻY OGÓLNE

IS

TYTUŁ RYSUNKU

PROJEKT ZAGOSPODAROWANIA TERENU

OZNACZENIE RYSUNKU SZCZEGÓŁNE

PZT

SKALA

1:500

DATA

2012.01

NR RYSUNKU

PB-IS-07

REWIZJA

00