

STAROSTWO POWIATOWE
w Pleszewie
ul. Poznańska 79
63-300 Pleszew

STAROSTWO POWIATOWE W PLESZEWIE
Zatwierdzam projekt budowlany

Decyzja Nr AB. 6740.1.638.2017
Pleszew, dnia 18.12.2017r.

z up. Starosty

mgr. Anna Lisak
Naczelnik Wydziału
Architektury i Budownictwa

UWAGA

Projektuje się wykonanie instalacji gazowej z rur stalowych czarnych, łaczonych przez spawanie elektryczne lub gazowe w bruzdach ostoinietych nie uszczelnionymi ekranami lub wypełnionych - po uprzednim wykonaniu próby szczelności - łatwousuwalną masą tynkarską nie powodującą korozji przewodu. Dopuszcza się stosowanie innych sposobów łączenia rur, jeżeli spełniają one wymagania szczelności i trwałości określone w PN dotyczącej przewodów gazowych dla budynków.

LEGENDA:

- INST. GAZOWA WEWNĘTRZNA - POD STROPEM
- INST. GAZOWA WEWNĘTRZNA - NAD POSADZKĄ
- NAWIEW KRATKA O POWIERZCHNI MIN 200 cm² MAX 30 cm NAD PODŁOGĄ




- PIEC GAZOWY

ELKAZ ELKAZprojekt Anna Szymańska 63-200 Jarocin, ul. Glinki 7, tel. 660 462 587 NIP617-212-52-39, e-mail: elkazprojekt@gmail.com		
INWESTOR	Gmina Dobrzyca Rynek 14, 63-330 Dobrzyca	NR RYSUNKU: IS-01
OBIEKT	Budynek szatni przy boisku sportowym w Dobrzycy ul. Wrobińskiego 30, 63-330 Dobrzyca dz. nr ewid. 948/7	SKALA: 1:100
TYTUŁ RYSUNKU	Wewnętrzna instalacja gazowa, RZUT PARTERU	DATA: 12.2017
PROJEKTANT	mgr inż. Ryszard Kaźmierczak, nr upr. 7131/169/P/2002 upr. budowlane do projektowania bez ograniczeń w specjalności instalacyjnej w zakresie sieci i instalacji i urządzeń: wodociągowych i kanalizacyjnych, ciepłych wentylacyjnych i gazowych	BRANŻA PROJEKTU: SANITARNA
ASYSTENT PROJEKTANTA	mgr inż. Anna Szymańska	

Podłączenie grzejnika

STAROSTWO POWIATOWE
w Pleszewie
ul. Poznańska 79
63-300 Pleszew

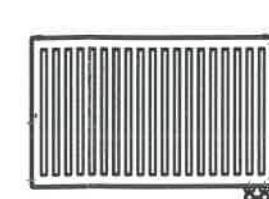

Głowica termostatyczna Herz
Design serii 9000,
nr kat. 1 9260 XX



Element przyłączeniowy HERZ
3000 o figurze kątowej,
nr kat. 1 3766 XX

SZCZEGÓŁ "A"

Schemat typowego podłączenia
grzejnika z podejściem dolnym.

Minimalna odległość "A" wynosi
1,1 x grubość grzejnika "B"



LEGENDA:


- Grzejnik stalowy, konwekcyjny z wbudowanym zaworem termostatycznym,
- Blok zaworowy 1/2"GW/16x2,2 kątoowy, odcinający
- Podwójne kolano przyłączeniowe,
- Rura zespolona stabilizowana.

UWAGA:

- Roboty bud. - inst. muszą być prowadzone z koordynacją.
- Poniższy rysunek należy rozpatrywać łącznie z opracowaniami branżowymi.
- Wszystkie wymiary należy sprawdzić na budowie.
- Umieszczenie urządzeń należy skonsultować z Instalatorem i Inwestorem na miejscu budowy.
- Prowadzenie przewodów instalacyjnych (bruzda ścienna/posadzka) należy uzgodnić z inwestorem na miejscu budowy.

LEGENDA:

- 5,00 - grzejnik płytowy
CO-Z - inst. c.o. zasilanie bruzda ścienna przypodłogowa/posadzka
- inst. c.o. powrót bruzda ścienna przypodłogowa/posadzka
1,13 - opis ogrzewania grzejnikowego
1,15 +12 °C - opis parametrów cieplnych

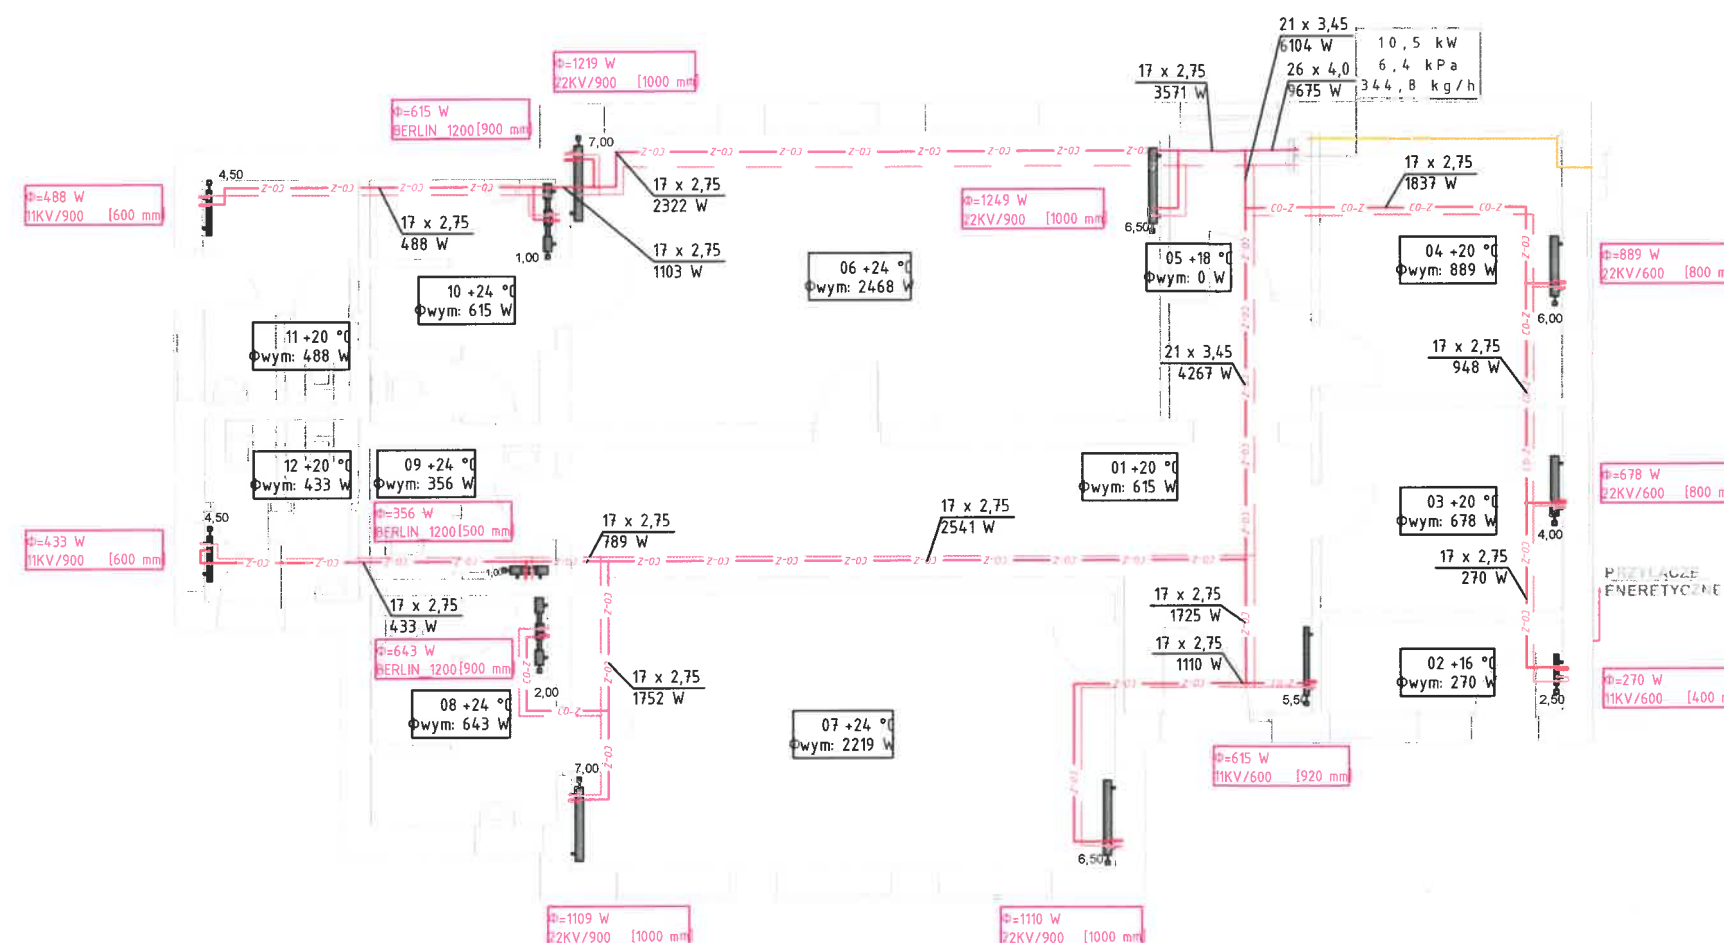

ELKAZ ELKAZprojekt Anna Szymańska 63-200 Jarocin, ul. Glinki 7, tel. 660 462 587 NIP617-212-52-39, e-mail: elkazprojekt@gmail.com		
INWESTOR	Gmina Dobrzyca Rynek 14, 63-330 Dobrzyca	NR RYSUNKU: IS-02
OBIEKT	Budynek szatni przy boisku sportowym w Dobrzycy ul. Wrobińskiego 30, 63-330 Dobrzyca dz. nr ewid. 948/7	SKALA: 1:100
TYTUŁ RYSUNKU	Instalacja ogrzewcza RZUT PARTERU	DATA: 12.2017
PROJEKTANT	mgr inż. Ryszard Kaźmierczak, nr upr. 7131/169/P/2002 upr. budowlane do projektowania bez ograniczeń w specjalności instalacyjnej w zakresie sieci i instalacji i urządzeń: wodociągowych i kanalizacyjnych, cieplnych wentylacyjnych i gazowych	BRANŻA PROJEKTU: SANITARNA
ASYSTENT PROJEKTANTA	mgr inż. Anna Szymańska	