

MAPA DO CELÓW PROJEKTOWYCH
SKALA 1:500
Mapa wykonana bez ustalenia obciążeń gruntowych
WYKONAWCA:

PROJEKT ZAGOSPODAROWANIA TERENU
skala 1:500

Właściciel: Gmina Gniewkowo
Numer rejestru 1093, Księga Wieczysta 50551
Mapa 26 działka 465/4 obszar: 2.0007 ha
R/IIa - 0.6655 ha
Wsr/RII - 0.0978 ha
Lz/RII - 0.6501 ha
Lz/RIIa - 0.1903 ha
Bi - 0.3970 ha

GEOPIK
Biuro Usług Geodezyjno-Kartograficznych
Piotr Kawatek
88-100 Inowrocław, ul. Roosevelta 38
tel. (052) 357-30-61
NIP 556-100-40-15 Regon 090215408

Uprawniony
Piotr Kawatek
Jednostka 119 A

STAROSTWO POWIATOWE - POWIATOWY OŚRODEK DOKUMENTACJI
GEODEZYJNEJ I KARTOGRAFICZNEJ W INOWROCŁAWIU
W obszarze oznaczonym linią **carasc**.....
dokonano aktualizacji treści mapy zasadniczej,
dokumenty z pomiaru uzupełniającego przyjęto
do zasobu powiatowego w dniu **19.07.2013**.....
Niniejsza mapa może służyć do celów projektowych.
Projektowanie obiektów budowlanych wymagające
pozwolenia na budowę podlegają wytyczeniu
i inwentaryzacji powykonawczej przez jednostki
uprawnione do wykonania prac geodezyjnych.
Inowrocław **19.07.2013**
(data).....
(imię i nazwisko, podpis, stanowisko
sztabowe osoby odpowiedzialnej)


Z up. STAROSTY
Tomasz Gruszczyński
PODINSPEKTOR
w Wydziale Geodezji, Kartografii
i Inżynierii Budowlanej i Nieruchomości

ks.rob.12/2013
kerg.18/1/2013
układ współrzędnych "2000"
układ odniesienia "Kronsztadt 60"

zakład inżynierii środowiska ul. Roosevelta 15/3c, 88-100 Inowrocław tel. 52 355 22 15	
Tytuł projektu	Budowa Środowiskowego Domu Samopomocy wraz z infrastrukturą towarzyszącą na terenie działki nr 465/4 w miejscowości Gniewkowo.
Tytuł rysunku	Plan zagospodarowania terenu. Zasilanie budynku oraz oświetlenie terenu.
Obiekt / adres	Środowiskowy Dom Samopomocy Gniewkowo, ul. Powstańców Wielkopolskich, działka nr 465/4
Inwestor	Gmina Gniewkowo Gniewkowo, ul. 17 stycznia 11
Projektował	inż. inż. Marek Jerzyński KAPITAŁ PROJEKT
Sprawdził	inż. Grzegorz Chrapkowski 28/72 Bg
Opracował	
PB 1:500 E-01	

ZAKRES NINIEJSZEGO OPRACOWANIA:
Proj. latarnia oświetleniowa m-0.4kV
Proj. kabel m-0.4kV
Proj. rura ochronna
Proj. rozdzielnia m-0.4kV

OCHRONA OD PORAŻEN:
UKŁAD SIECI TNC (ZEROWANIE)

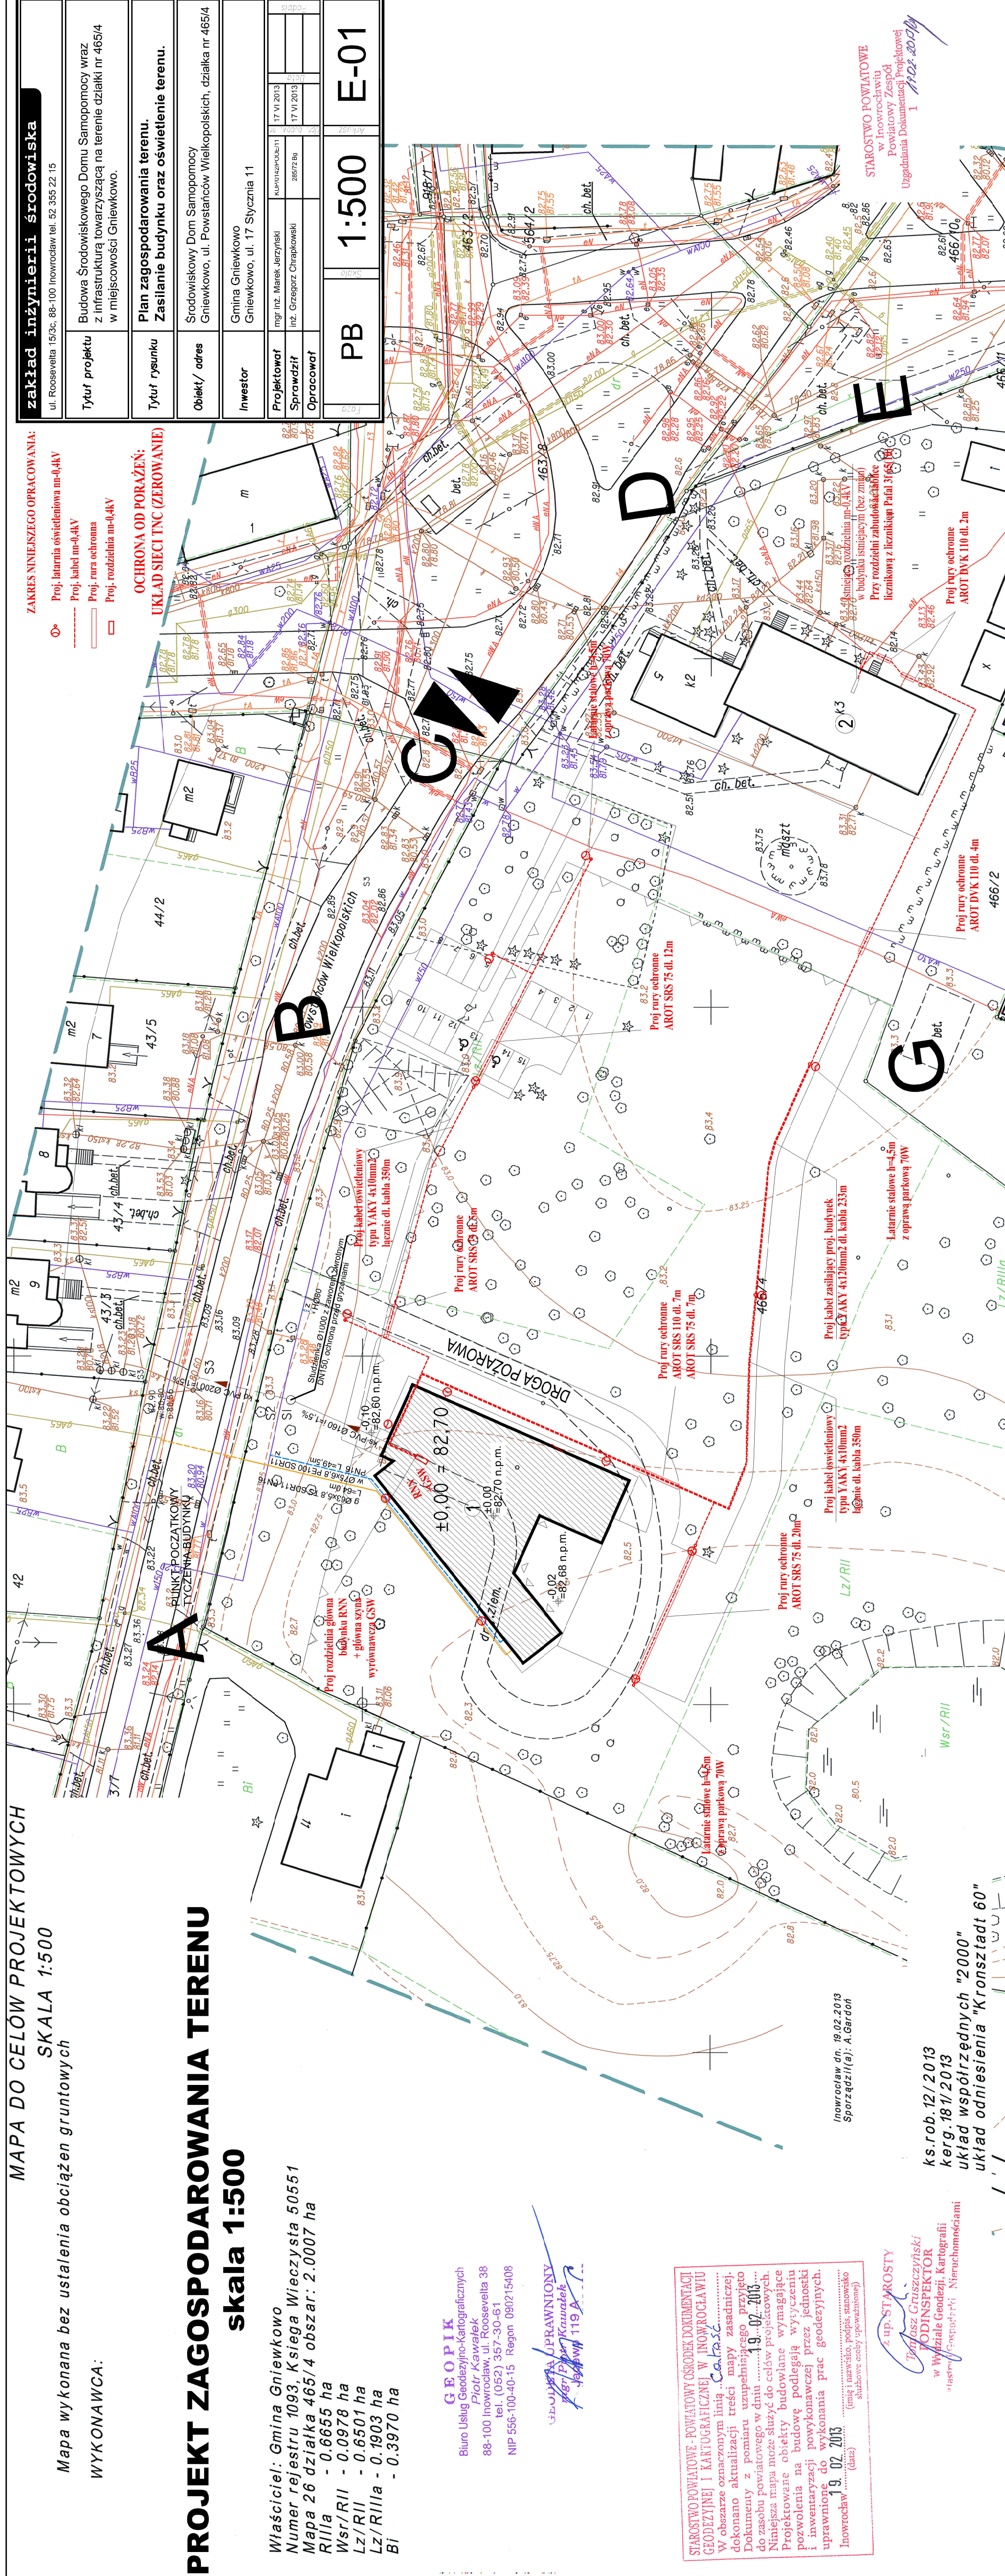

STAROSTWO POWIATOWE
w Inowrocławiu
Powiatowy Zespół
Uzgodnia Dokumentacji Projektowej
1 **19.07.2013**

Proj rury ochronne
AROT DVK 110 dl. 2m

Proj rury ochronne
AROT DVK 110 dl. 4m

Proj rury ochronne
AROT SRS 75 dl. 7m

Proj rury ochronne
AROT SRS 110 dl. 7m

Proj rury ochronne
AROT SRS 75 dl. 20m

Proj rury ochronne
AROT SRS 75 dl. 7m

Proj rury ochronne
AROT SRS 75 dl. 20m

Proj rury ochronne
AROT SRS 75 dl. 7m

Proj rury ochronne
AROT SRS 75 dl. 7m

Proj rury ochronne
AROT SRS 75 dl. 7m

Proj rury ochronne
AROT SRS 75 dl. 7m

Proj rury ochronne
AROT SRS 75 dl. 7m