



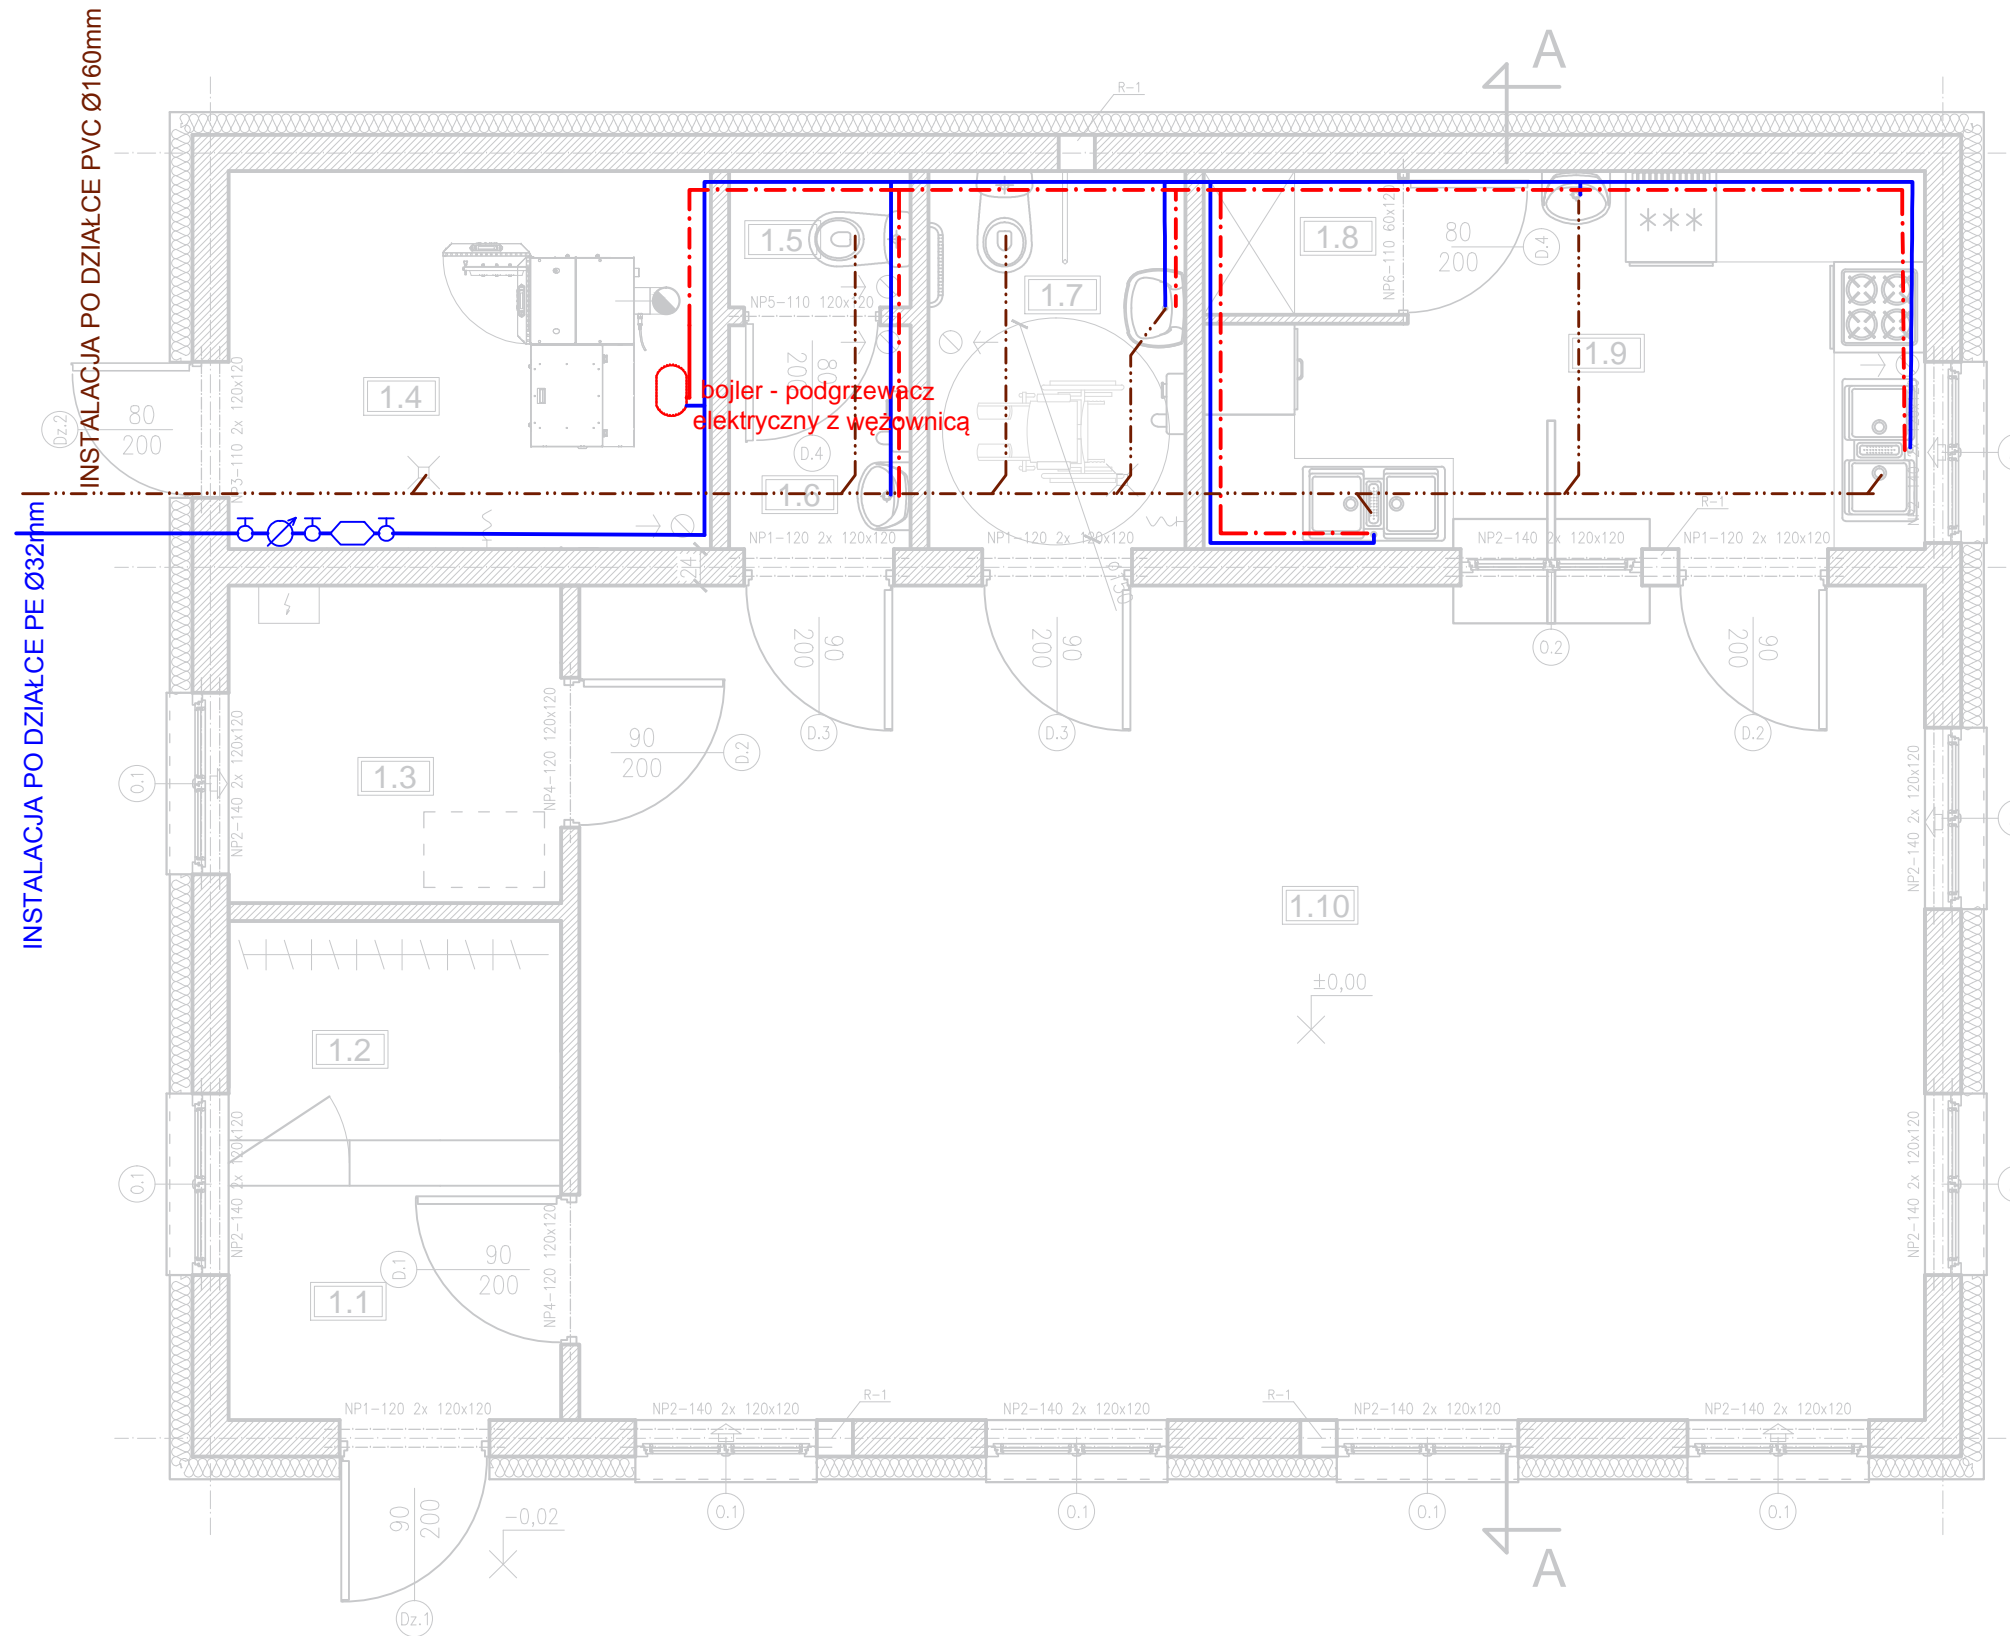


Oznaczenia:

-  Kanalizacja sanitarna
-  Woda ciepła
-  Woda zimna
-  Zestaw wodomierzowy



ZESTAWIENIE POMIESZCZEŃ PRZYZIEMIA			
Nr	Nazwa pomieszczenia	Pow.(m ²)	Typ posadzki
1.1	Wiatrołap	3.74	Gres
1.2	Szatnia	3.52	Gres
1.3	Pom. gospodarcze	4.62	Gres
1.4	Kotłownia	7.98	Gres
1.5	Kabina WC	1.08	Gres
1.6	Przedsiónek WC	1.78	Gres
1.7	WC dla niepełnosprawnych	4.25	Gres
1.8	Spizarnia	1.23	Gres
1.9	Kuchnia	10.56	Gres
1.10	Sala spotkań	49.13	Wykładzina
Razem:		87.89	

Powierzchnie i kubatury policzone wg normy PN-ISO 9836:1997

GMINA GNIEWKOWO ul. 17 Stycznia 11, 88-140 Gniewkowo

PROJEKTANT	KAMIL SERKOWSKI nr upr.: KUP/0055/POOS/13 nr upr.: WKP/0083/POOK/15	podpis:
		podpis:

OBIEKT
Budowa świetlicy wiejskiej wraz z instalacjami wewnętrznymi na terenie działki o nr ewid. 2/7 położej w obrębie Kaczkowo, gm. Gniewkowo

STADIUM
PROJEKT BUDOWLANY ZAMIENNY

Tytuł rysunku
INSTALACJA WOD-KAN

DATA WYDANIA: 11.2019r. SKALA 1: 50 RYS. NR S 1

PRAWA AUTORSKIE ZASTRZEŻONE. NINIEJSZY PROJEKT JEST PRZEDMIOTEM PRAWA AUTORSKIEGO I CHRONIONY JEST AUTORSKIMI PRAWAMI OSOBISTYMI I AUTORSKIMI PRAWAMI MAJĄTKOWYMI JAKO "UTWÓR ARCHITEKTONICZNY, ARCHITEKTONICZNO-URBANISTYCZNY, URBANISTYCZNY" NA PODSTAWIE USTAWY Z DN.4.02.1994r. O PRAWIE AUTORSKIM I PRAWACH POKREWNYCH (Dz.U.nr 80 z 2000r, poz.904).