


**RZUT PRZYZIEMIEMIA, SKALA 1:100
/PROJEKT**

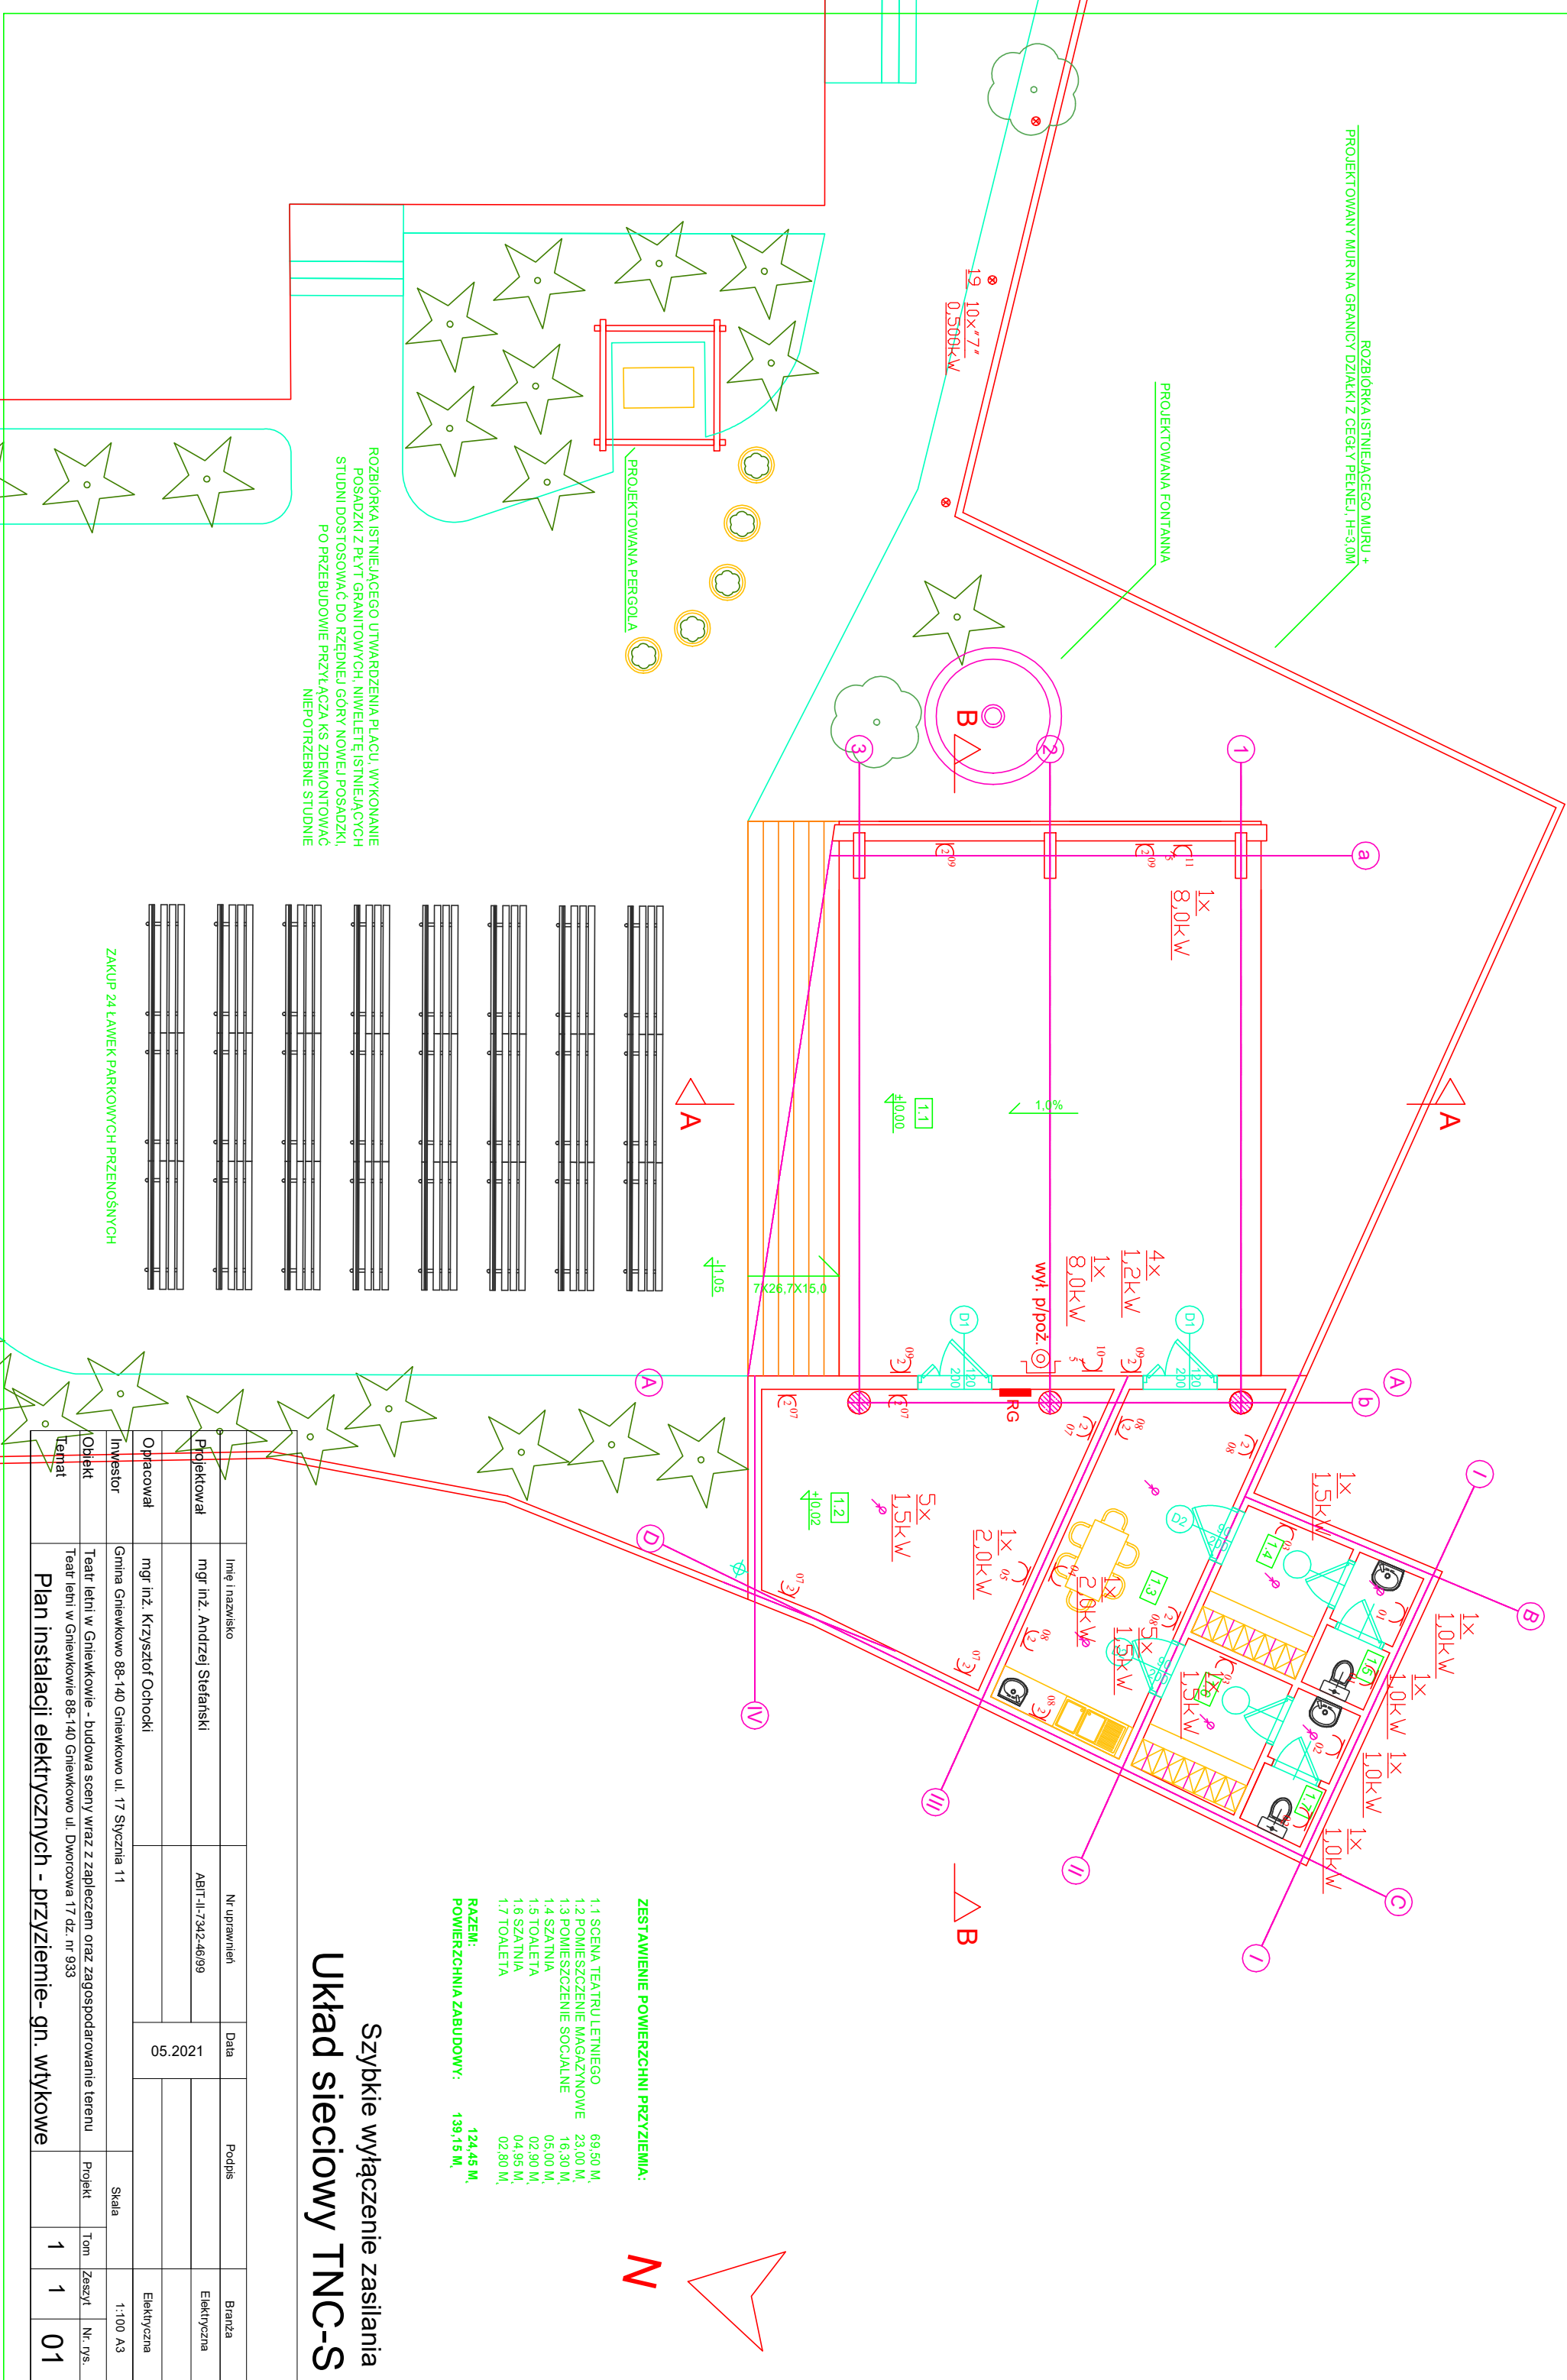

	Imię i nazwisko	Nr uprawnień	Data	Podpis	Branta
Projektował	mgr inż. Andrzej Stefanski	ABIT-II-7342-46/99	05.2021		Elektryczna
Opracował	mgr inż. Krzysztof Ochocki				Elektryczna
Inwestor	Gmina Gniewkowo 88-140 Gniewkowo ul. 17 stycznia 11			Skala	1:100 A3
Obiekt	Teatr leśni w Gniewkowie - budowa sceny wraz z zapleczem oraz zagospodarowanie terenu			Projekt	Tom
Temat	Teatr leśni w Gniewkowie 88-140 Gniewkowo ul. Dworcowa 17 dz. nr 933			1	1
	Plan instalacji elektrycznych - przyziemie-gn. wtykowe				01