

Zestawienie nr 8 na wykonanie KANALIZACJI z ujęciami wód powierzchniowych po naliczeniu elementów projektowych

WTÓRNIK MAPY ZASADNICZEJ

Skala 1:500
Arkusz 3(5)
Woj. wielkopolskie
Powiat: wargowicki
Gmina: Golańcz
Obwód: Golańcz
Sektora: 17d-2:17b-4

Wykazano na mapie zasadniczej granice nieruchomości są granicami prawnymi.

Nr Dz. 1519/2006
KERG: 317-51/2006


Wykonawca: GRZEGORZ MEZYDŁO
Bosnia ul. 100
RUSIEC 21/2 62-120 Wapno
tel. (087) 611-094

Wargowice, dnia 30.10.2006r

STASZCZAK WARGOWICE
Powiatowy Urząd Rejonowy w Wargowicach
ul. Kołomyjska 15, 62-106 WARGOWICE
W odniesieniu do niniejszego projektu
dokumentacji z projektu technicznego
do zrealizacji przedsięwzięcia
i zrealizowania przedsięwzięcia
niezawiera on żadnych danych
niezawierających na budowę przedsięwzięcia
i zrealizowania przedsięwzięcia
Wargowice, dnia 29.09.2006

Z p. Starosty
Aleksandra Kłodzińskiego
Wydział Geodezji, Inżynierii, Kształtowania
i Ochrony Środowiska

UWAGA:
kopie mapy wykonano z
oryginałów
podkładów mapowych

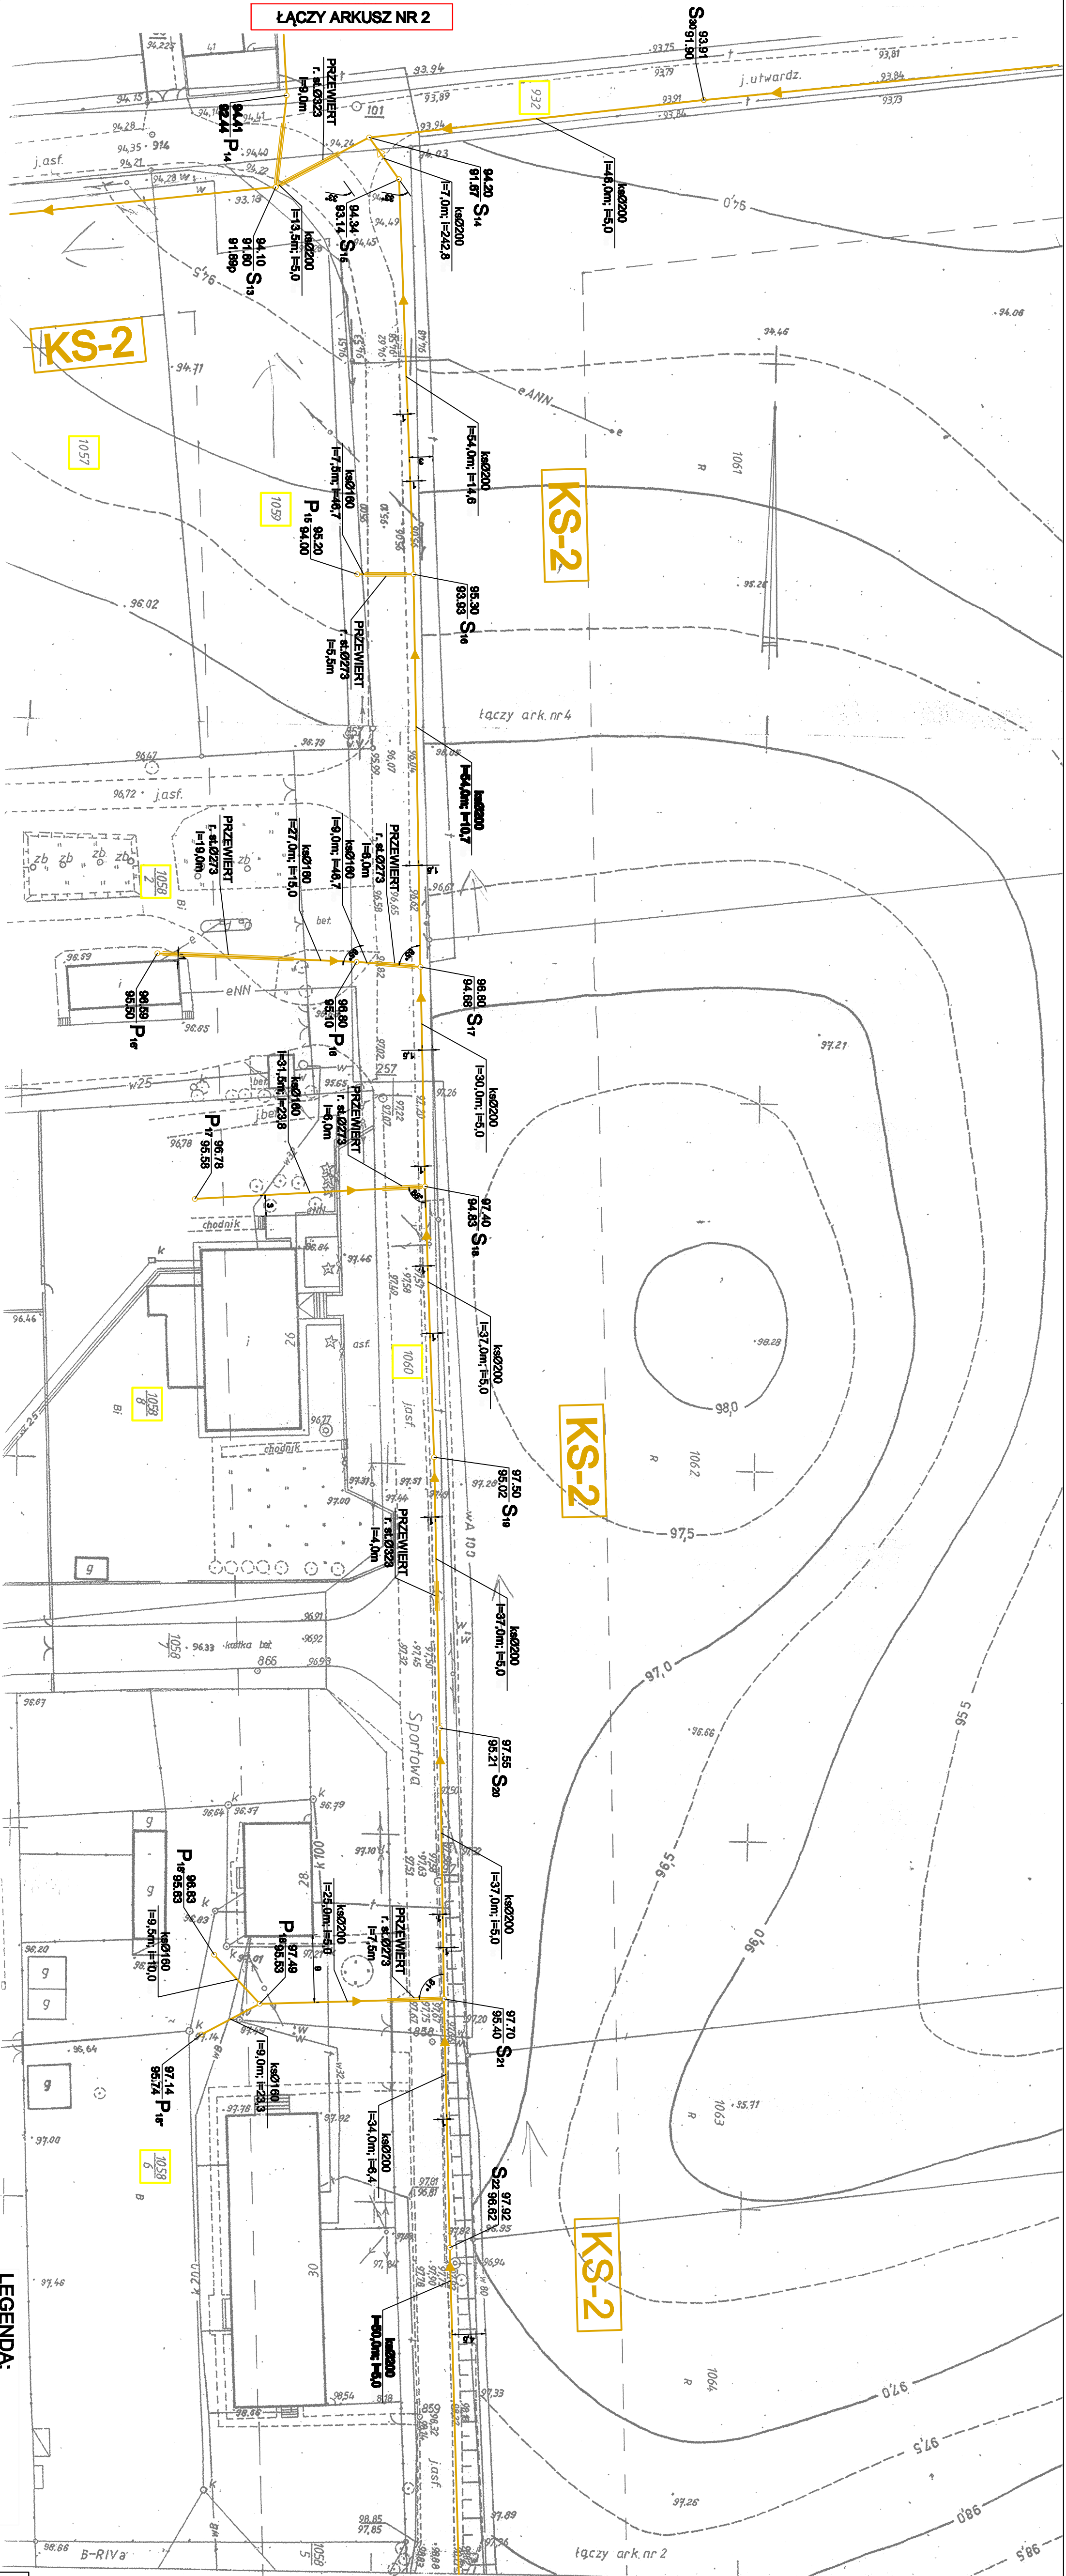

LEGENDA:
- rurociąg grawitacyjny
- rurociąg tłoczny

	KANALIZACJA SANITARNA Z PRZYLĄCZAMI W GOLAŃCZY DLA ul. SPORTOWEJ			STADIUM P.B.
	INWESTOR	Urząd Miasta i Gminy w Golańcu ul. Dł. P. Kowalleja 2, 62-130 Golańc		
FUNKCJA	IMIE I NAZWISKO	PODPIS	DATA	BRANŻA
PROJEKTANT nr uprawnień	mgr inż. Piotr Kłodzik WKP/025893/POOS/04		VI.2008r.	sanitarna
SPRAWDZIK nr uprawnień	mgr inż. Cezary Świąt WKP/025893/POOS/04		NR RYSUNKU	3
TEMAT	PROJEKT ZAGOSPODAROWANIA TERENU			