


Woj. dolnośląskie
Pow. lwówecki
Gm. Gryfów Śl.

MAPA SYTUACYJNO - WYSOKOŚCIOWA
WOLBROMÓW
451.344.052
skala 1: 1000

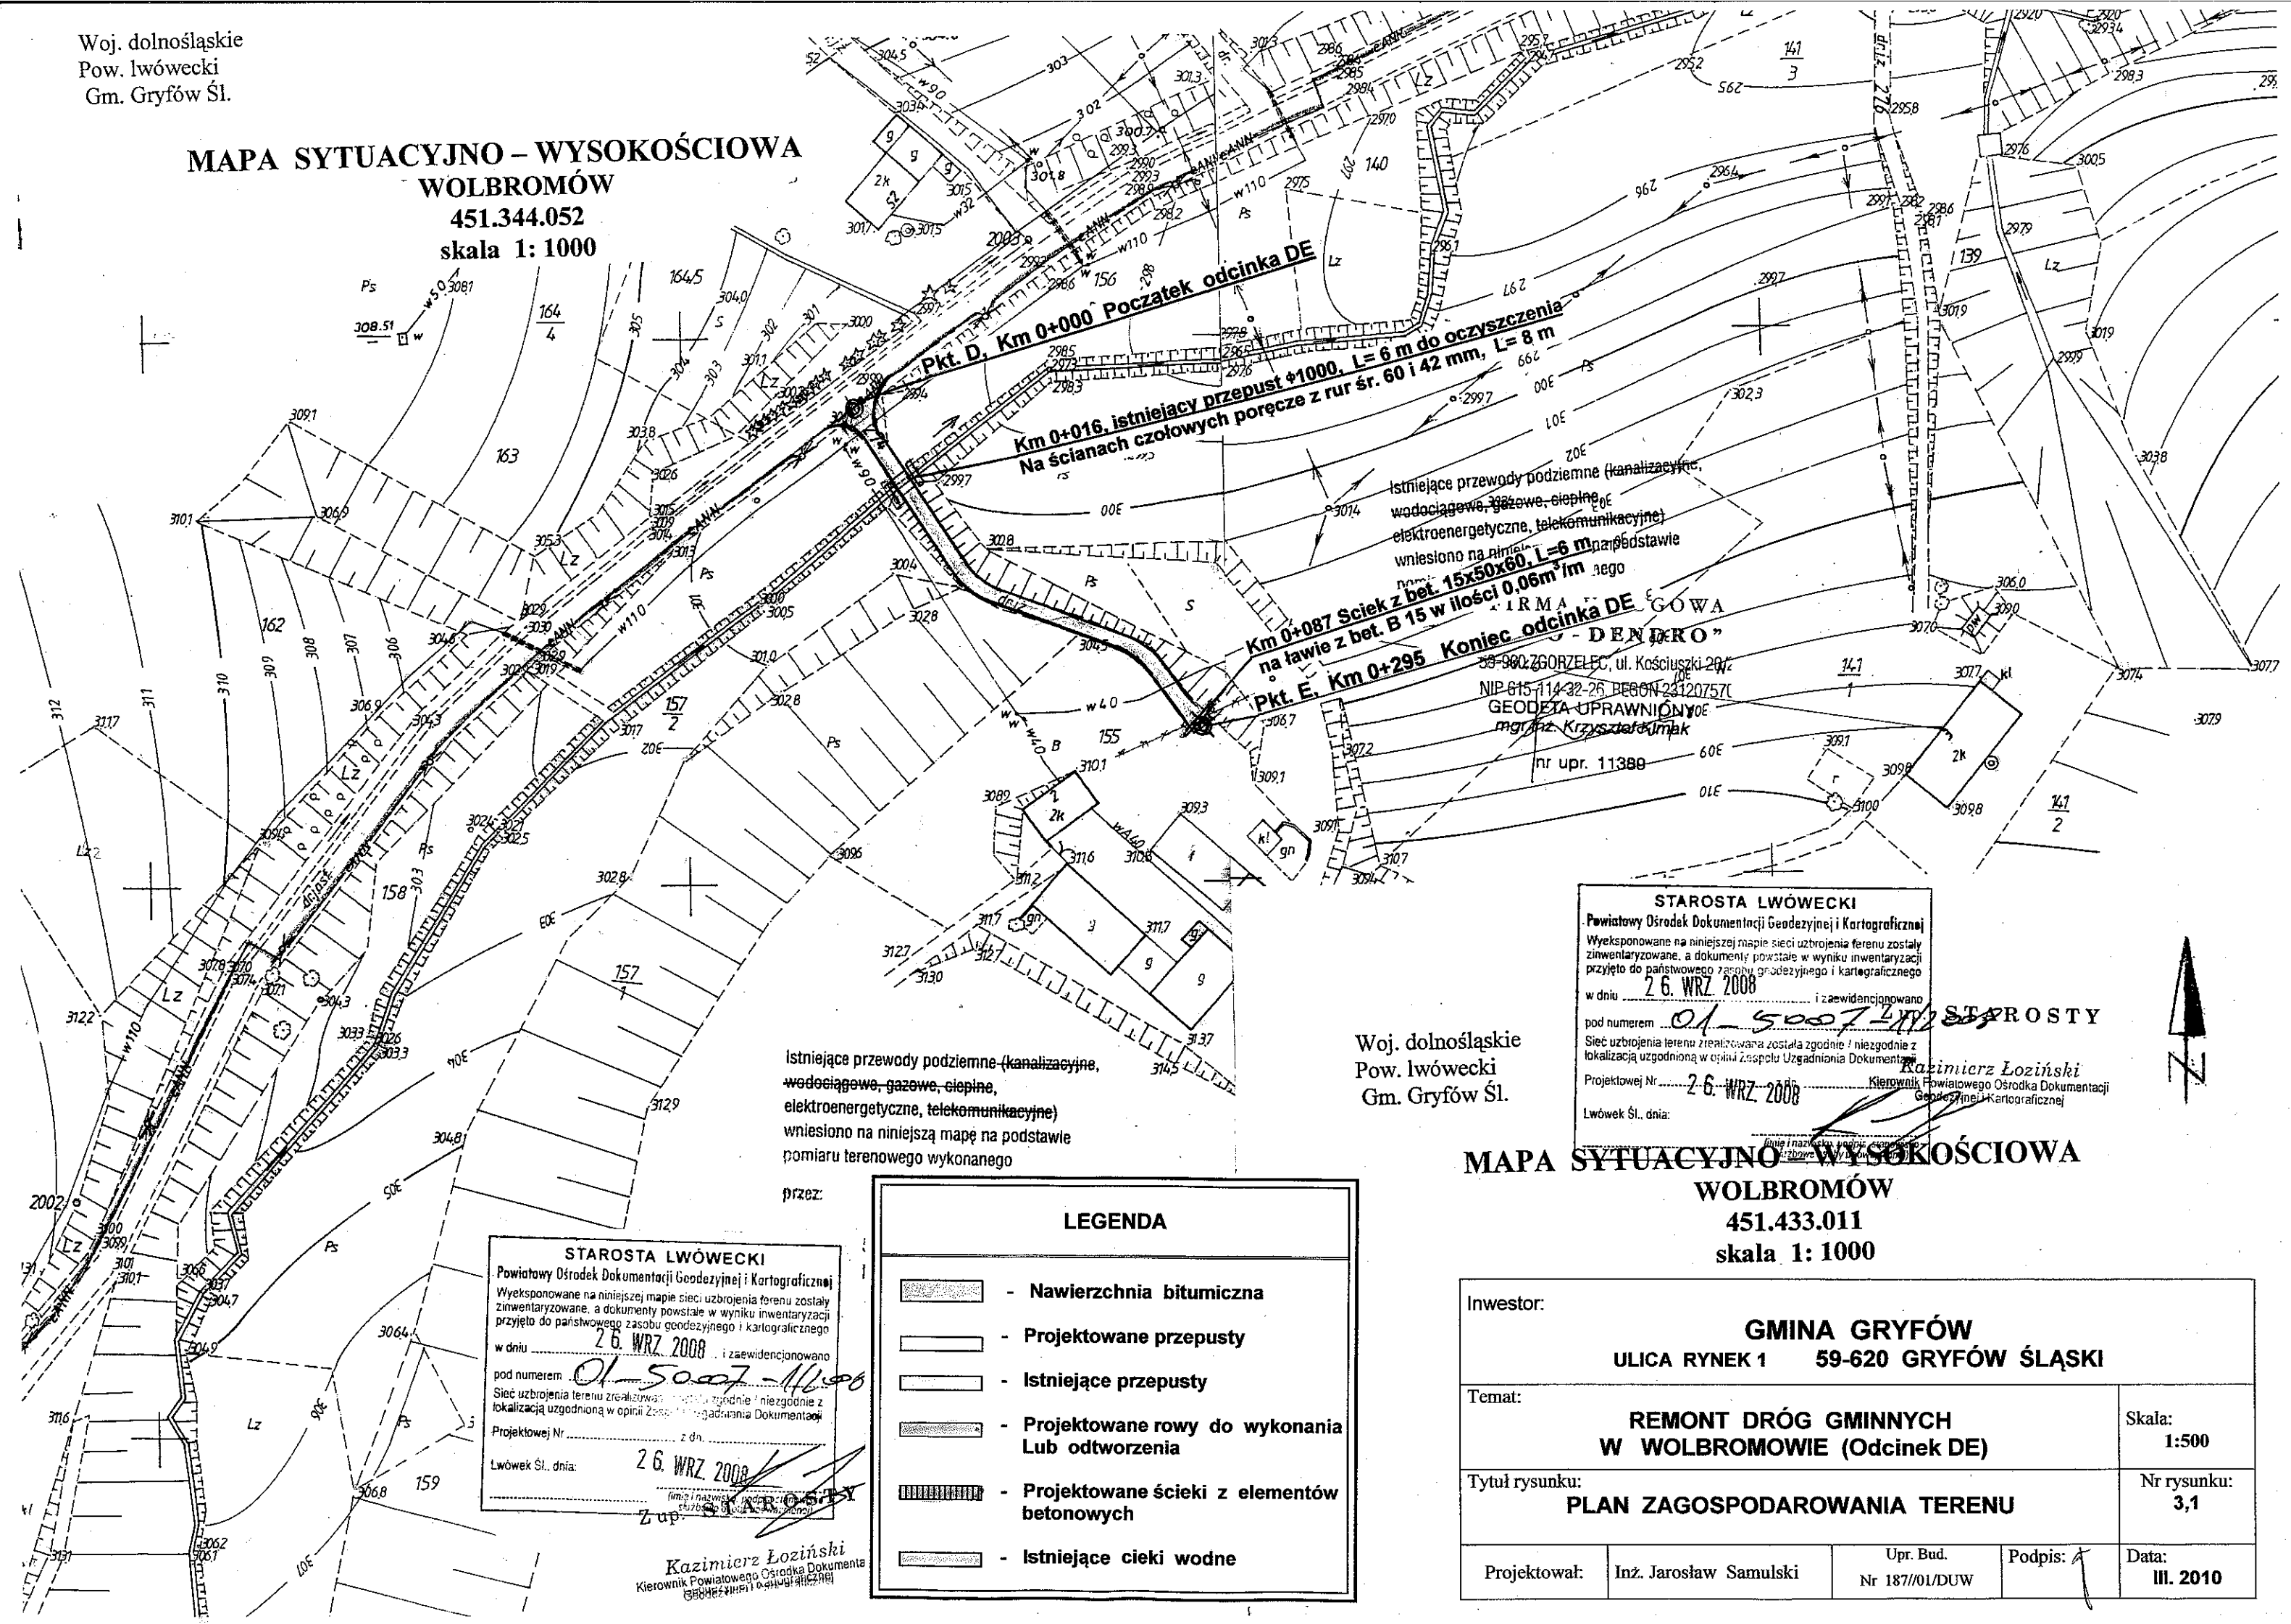

Istniejące przewody podziemne (kanalizacyjne, wodociągowe, gazowe, ciepłownicze, elektroenergetyczne, telekomunikacyjne) wniesiono na niniejszą mapę na podstawie pomiaru terenowego wykonanego

przez:

STAROSTA LWÓWECKI
Powiatowy Ośrodek Dokumentacji Geodezyjnej i Kartograficznej
Wyeksponowane na niniejszej mapie sieci uzbrojenia terenu zostały zainwentaryzowane, a dokumenty powstałe w wyniku inwentaryzacji przyjęto do państwowego zasobu geodezyjnego i kartograficznego
w dniu 26. WRZ 2008 i zaewidencjonowano
pod numerem 01-5007-412-08
Sieć uzbrojenia terenu zrealizowana została zgodnie / niezgodnie z lokalizacją uzgodnioną w opinii Zespołu Uzgadniania Dokumentacji
Projektowej Nr 26. WRZ 2008 z dn. 26. WRZ 2008
Lwówek Śl., dnia: 26. WRZ 2008
Kazimierz Łoziński
Kierownik Powiatowego Ośrodka Dokumentacji Geodezyjnej i Kartograficznej

LEGENDA

- Nawierzchnia bitumiczna
- Projektowane przepusty
- Istniejące przepusty
- Projektowane rowy do wykonania lub odtworzenia
- Projektowane ścieki z elementów betonowych
- Istniejące ciek wodne

Woj. dolnośląskie
Pow. lwówecki
Gm. Gryfów Śl.

MAPA SYTUACYJNO - WYSOKOŚCIOWA
WOLBROMÓW
451.433.011
skala 1: 1000

Inwestor:		GMINA GRYFÓW ULICA RYNEK 1 59-620 GRYFÓW ŚLĄSKI	
Temat:		REMONT DRÓG GMINNYCH W WOLBROMOWIE (Odcinek DE)	
Tytuł rysunku:		PLAN ZAGOSPODAROWANIA TERENU	
Projektował:		Inż. Jarosław Samulski	Upr. Bud. Nr 187/01/DUW
Podpis:		[Signature]	Data: III. 2010
Skala:		1:500	
Nr rysunku:		3,1	

