
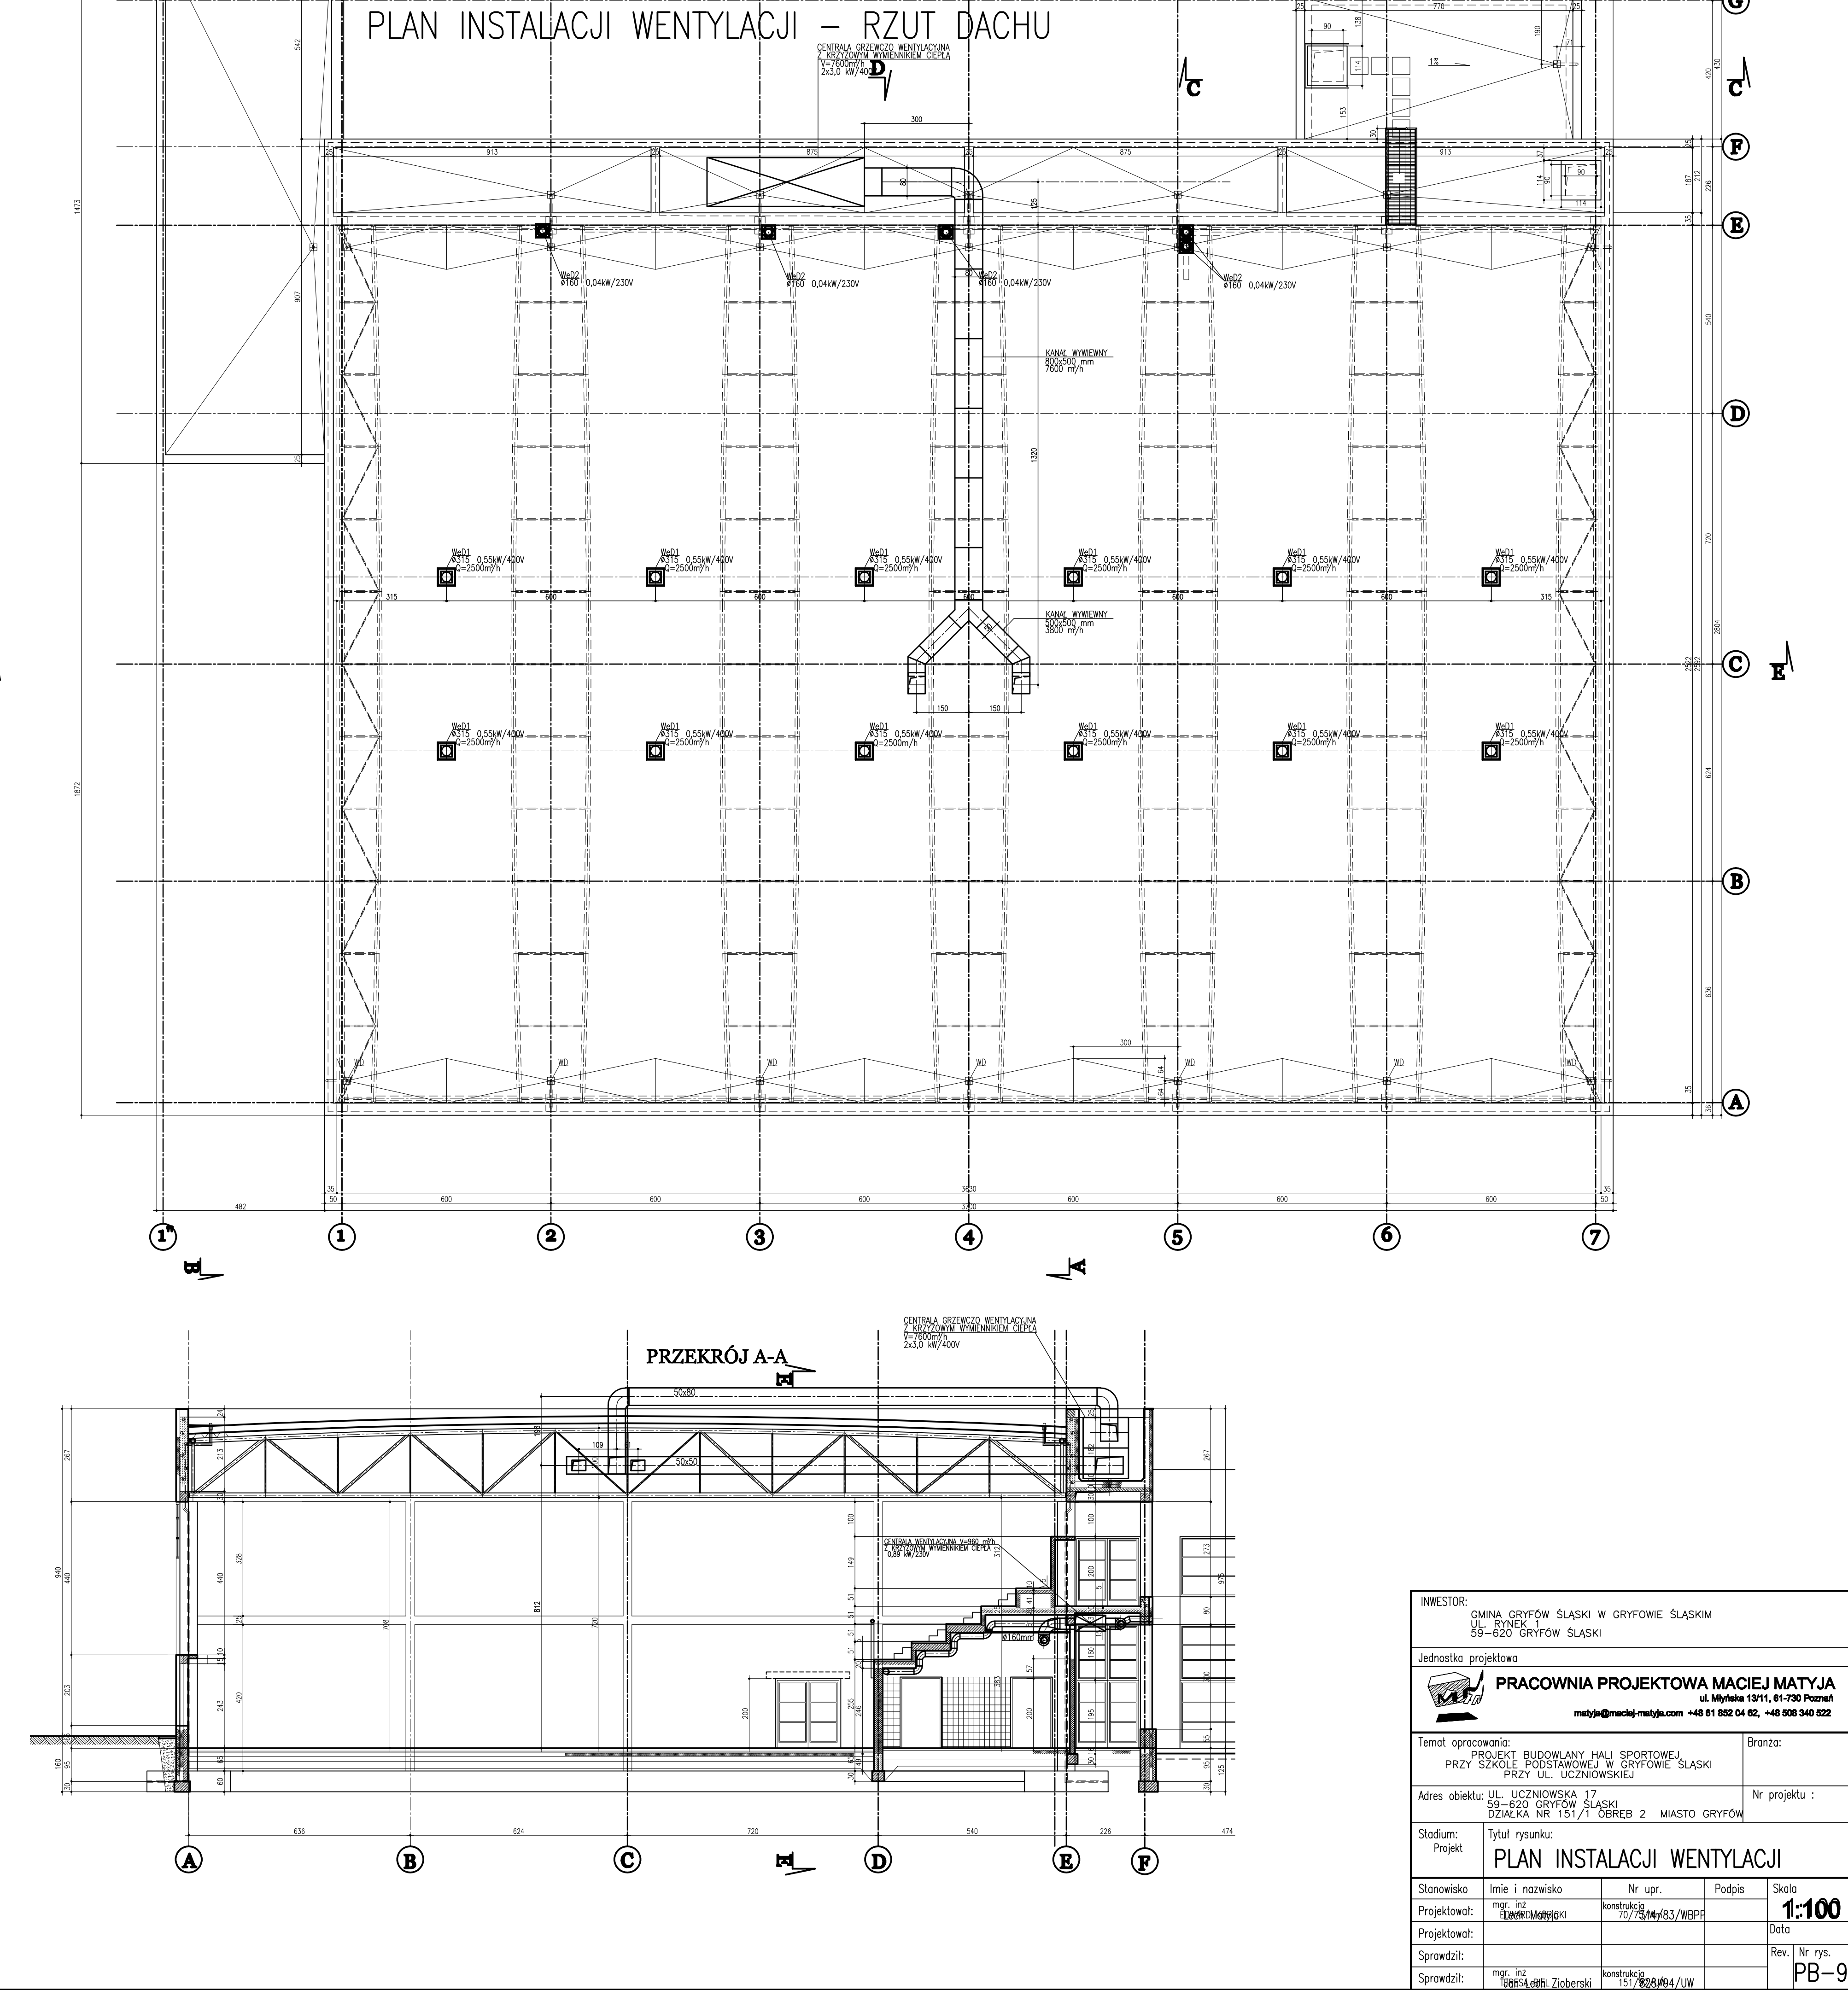


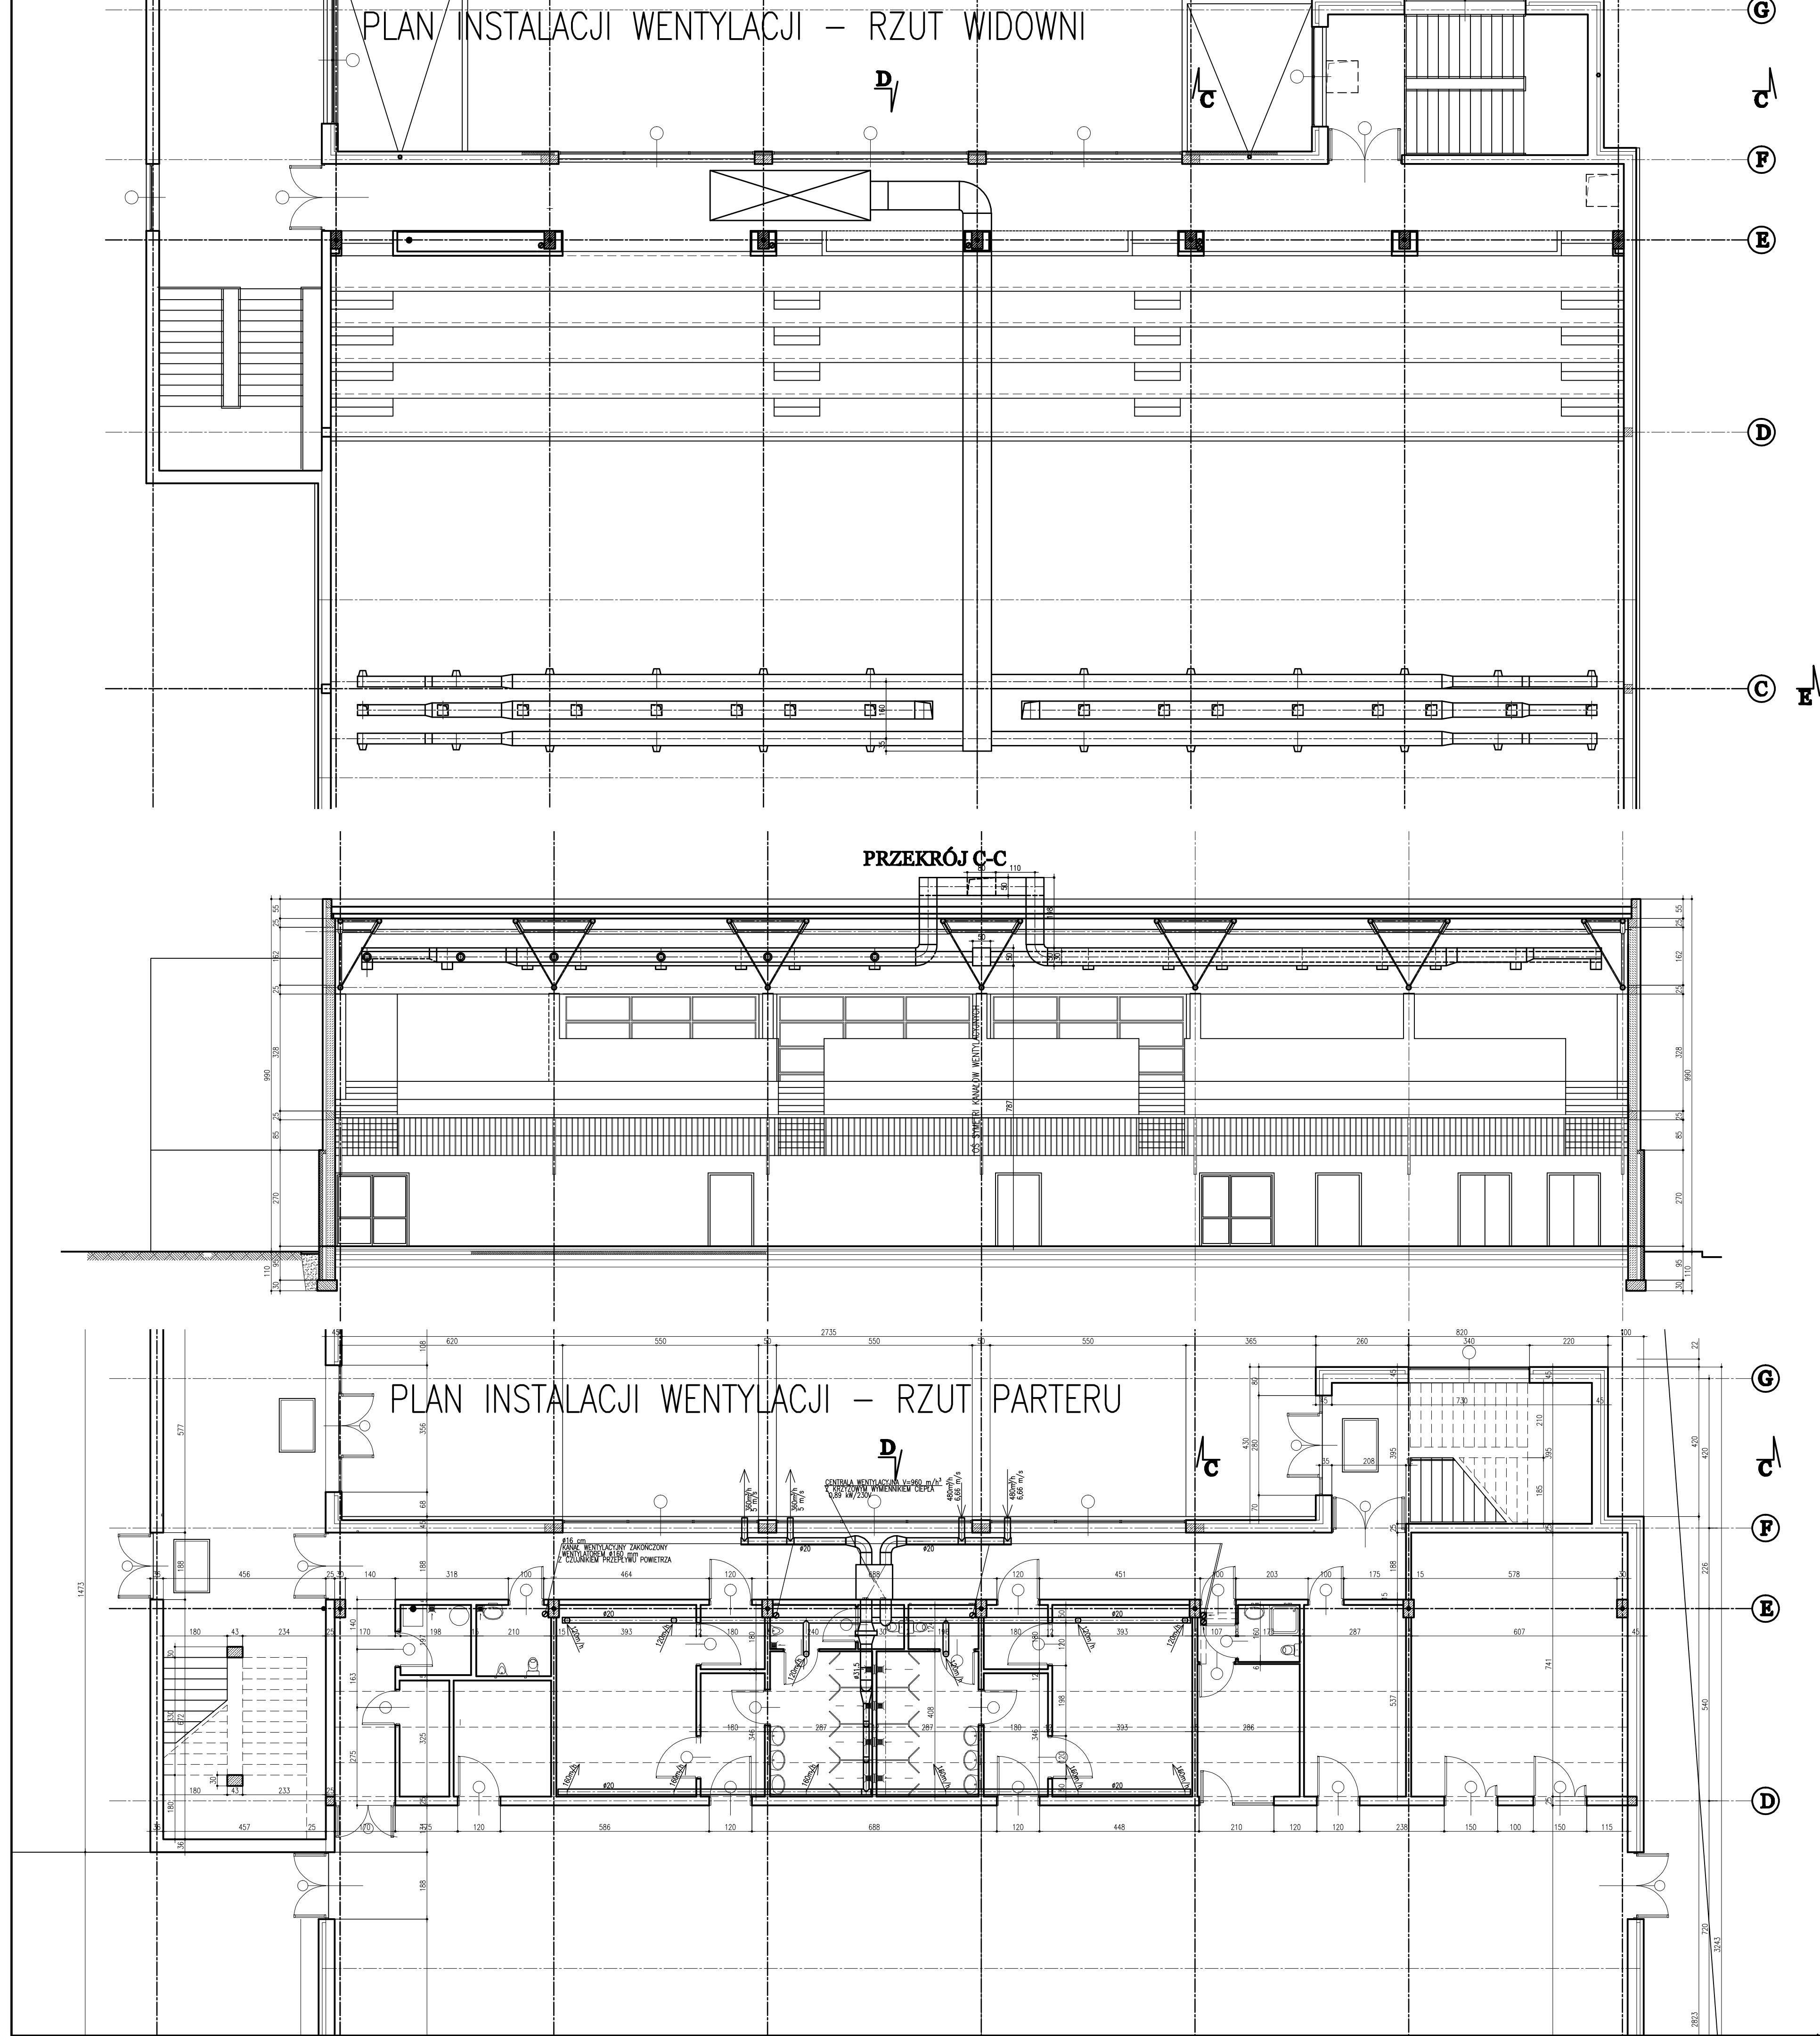

INWESTOR: GMINA GRYPÓW ŚLĄSKI W GRYPOWIE ŚLĄSKIM UL. RYNEK 53-620 GRYPÓW ŚLĄSKI			
Jednostka projektowa PRACOWNIA PROJEKTOWA MACIEJ MATYJA ul. Miłkowska 15/11, 61-720 Poznań matyja@maciej-matyja.com +48 61 652 04 62, +48 608 340 622			
Temat opracowania: PROJEKT PRZY SZKOLE PODSTAWOWEJ W GRYPOWIE ŚLĄSKIM PRZY UL. UCZNIOWSKIEJ		Bronzo:	
Adres obiektu: UL. UCZNIOWSKA 17 53-620 GRYPÓW ŚLĄSKI DZIAŁKA NR 151/1 OBRĘB 2 MIASTO GRYPÓW		Nr projektu :	
Stadium: Projekt		Tytuł rysunku: PLAN INSTALACJI WENTYLACJI	
Stanowisko	Imię i nazwisko	Nr upr.	Podpis
Projektował:	mgr. inż. Maciej Matyja	konstrukcja 70/7346/83/WBP	
Projektował:			
Sprawił:			
Sprawił:	mgr. inż. Grzegorz Zioberski	konstrukcja 151/236/84/1/W	
			Rev. Nr rys. PB-9
			Skala 1:100