


 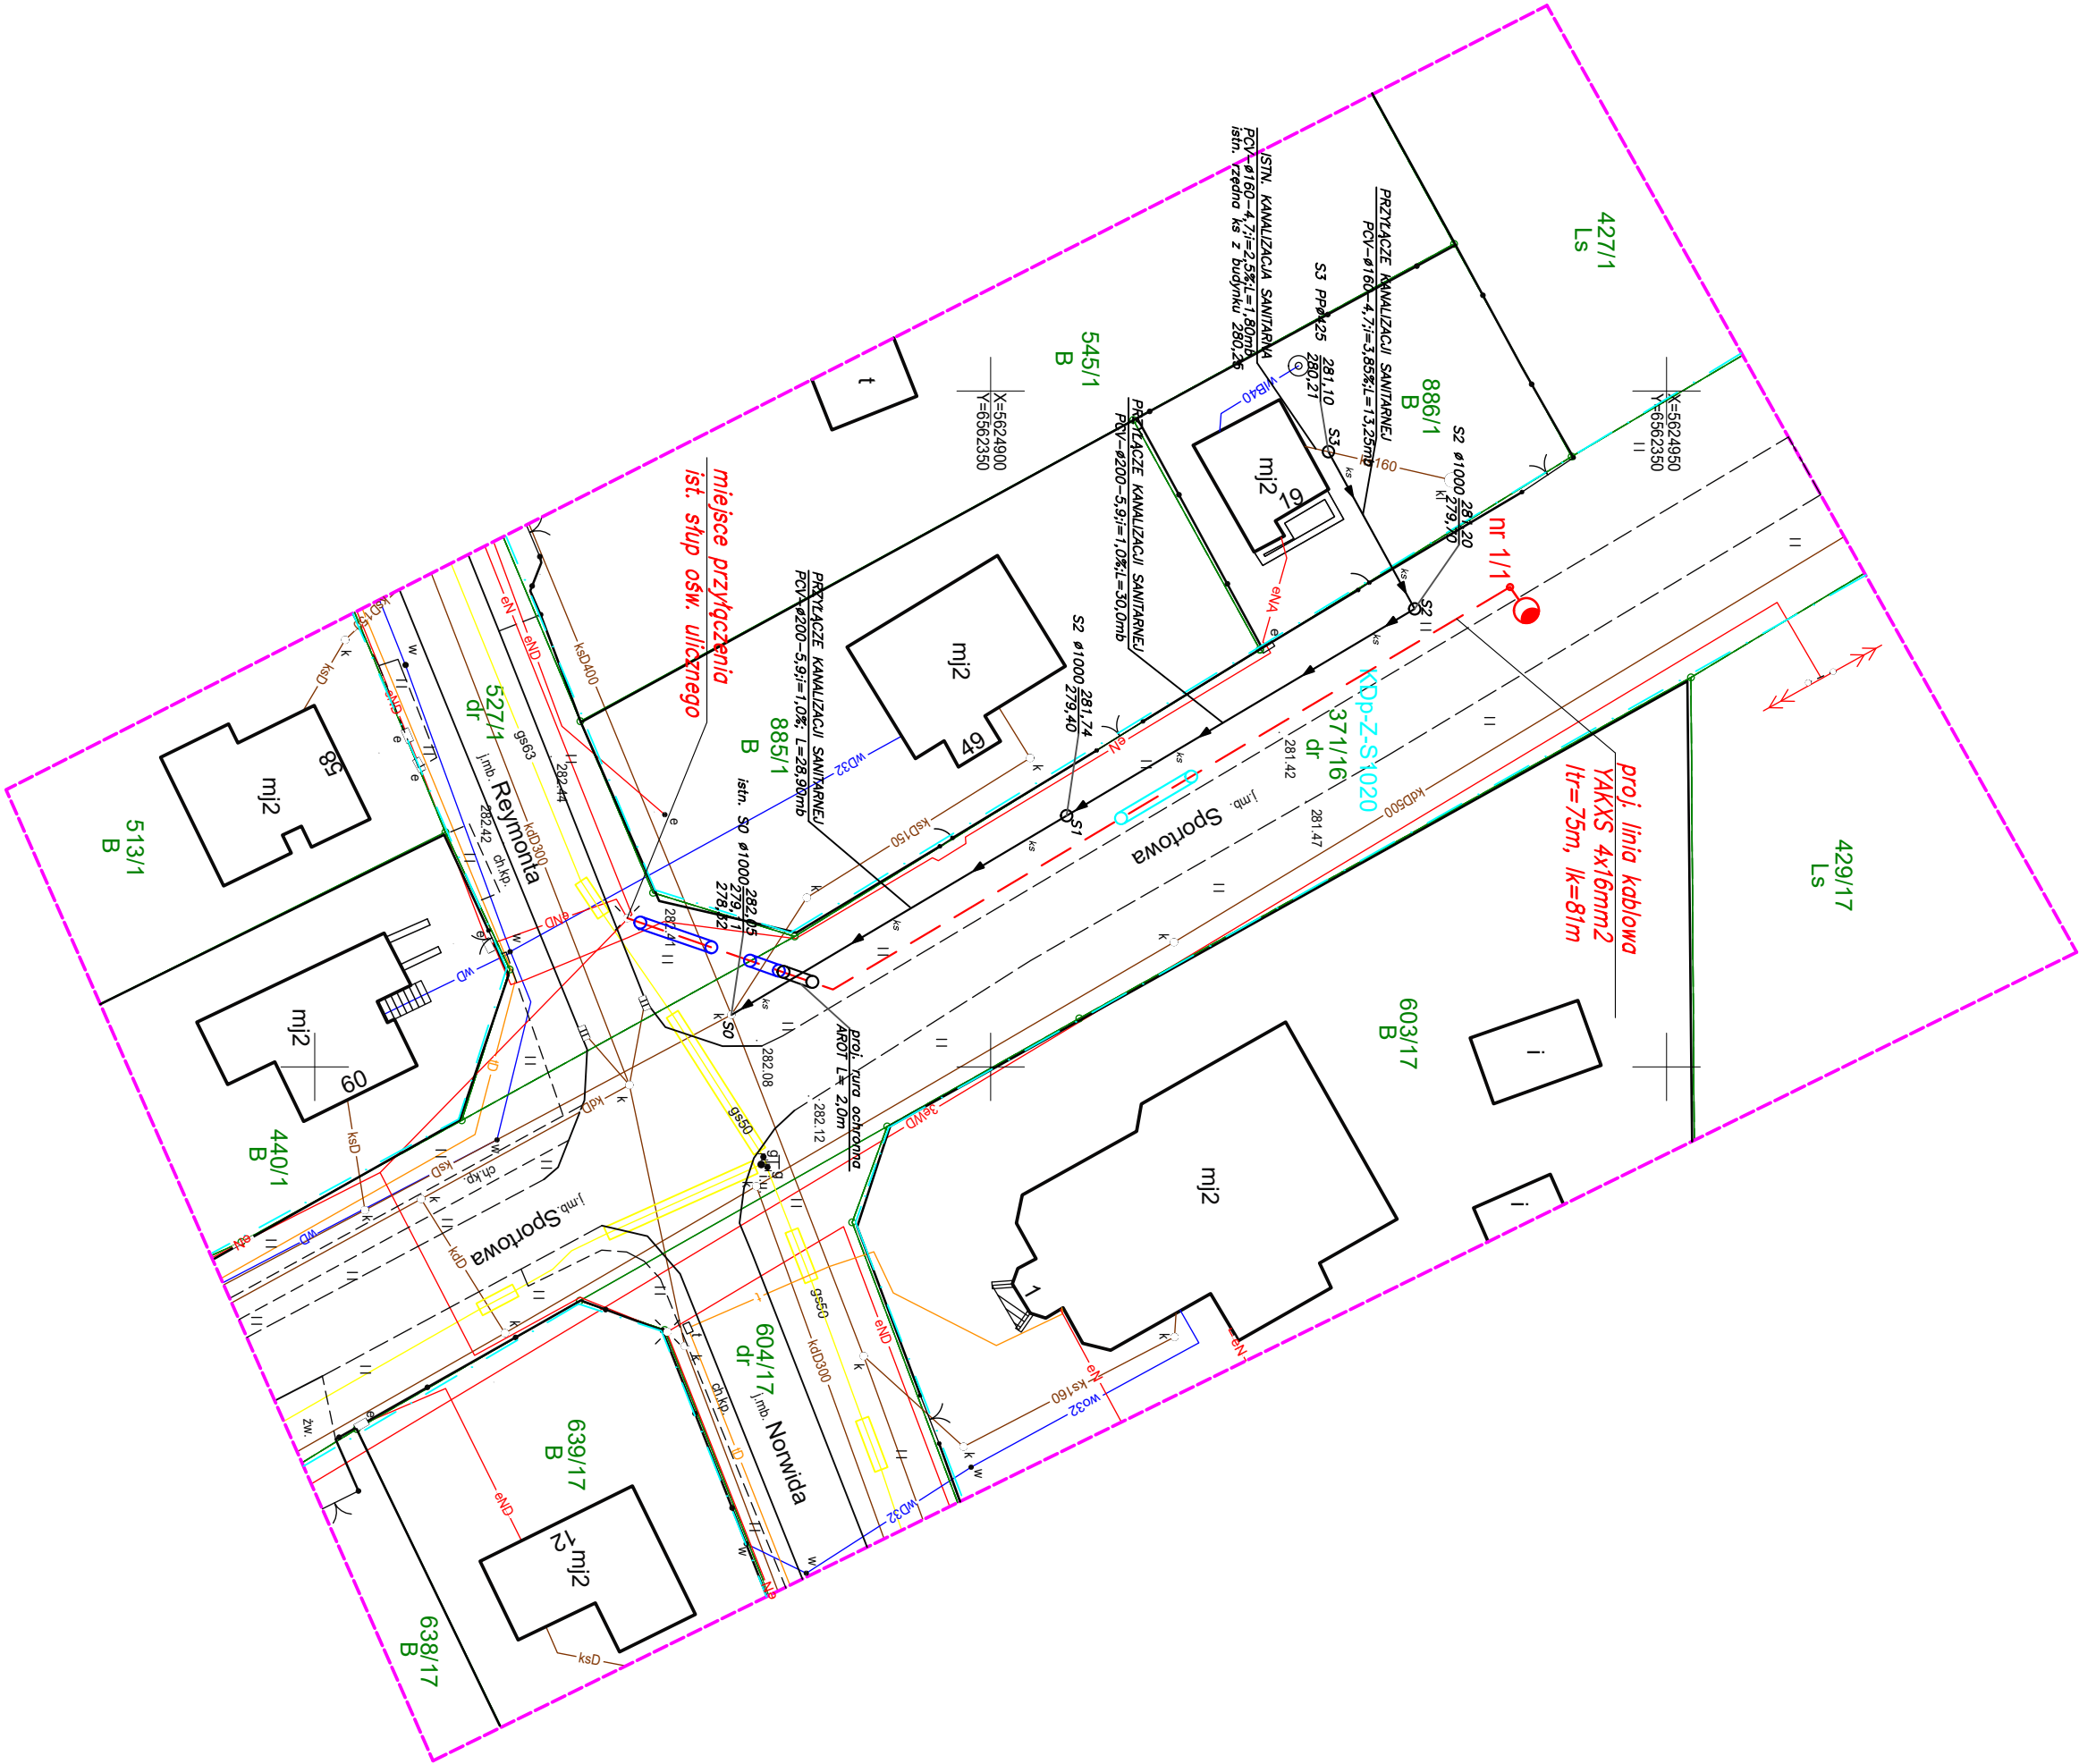


PROJEKTOWANE OŚWIETLЕНИЕ ORAZ LINIA KABLOWA OBJĘTE OSOBNYM
WNIOSEM ZUD

LEGENDA:

-  proj. oświetlenie terenu, słup kompozytowy koloru zielonego,
wysokość słupa 6m, bez wysięgnika, z oprawą LED
-  projektowana linia kablowa ośw. typu YAKXS 4 x 16mm2
-  projektowana rura osłonowa gładka 75 w kolorze niebieskim
-  projektowana rura osłonowa karbowana 75 w kolorze niebieskim

LEGENDA INSTALACJE SANITARNE/PRZYŁĄCZA :

-  proj. przyłącze kanalizacji sanitarnej
- $S0-S3$ oznaczenie studni ks
- $\frac{281,20}{279,90}$ rzędna góry studni ks
rzędna dna studni ks
rzędne terenu oraz dna istniejącej studni
zgodnie z pomiarem w terenie

PPELTECHLEN PRACOWNIA PROJEKTOWA ELTECHLEN SEBASTIAN KULIK
42-700 LUBLINIEC, UL. OLESKA 85
tel.: +48 505 068 618 e-mail: ppe.biuro@gmail.com

Inwestor:	GMINA HERBY UL. LUBLINIECKA 33 42-284 HERBY			
Temat:	BUDOWA PRZYŁĄCZA KANALIZACJI SANITARNEJ DO DZIAŁKI DZ. NR 886/1 (UL. SPORTOWA 19) W MIEJSCOWOŚCI HERBY			
Faza projektu:	PROJEKT BUDOWLANY I WYKONAWCZY BRANŻA SANITARNA			
Projektant:	mgr inż. Mateusz Bula	upr.: SLK/6781/PWBS/17		Data oprac.: 09.2018 r.
Opracował:	mgr inż. Mateusz Bula	upr.: SLK/6781/PWBS/17		
Opracował:				Skala: 1:500
Tytuł rysunku:	PROJEKT ZAGOSPODAROWANIA TERENU			Nr rysunku: 1