


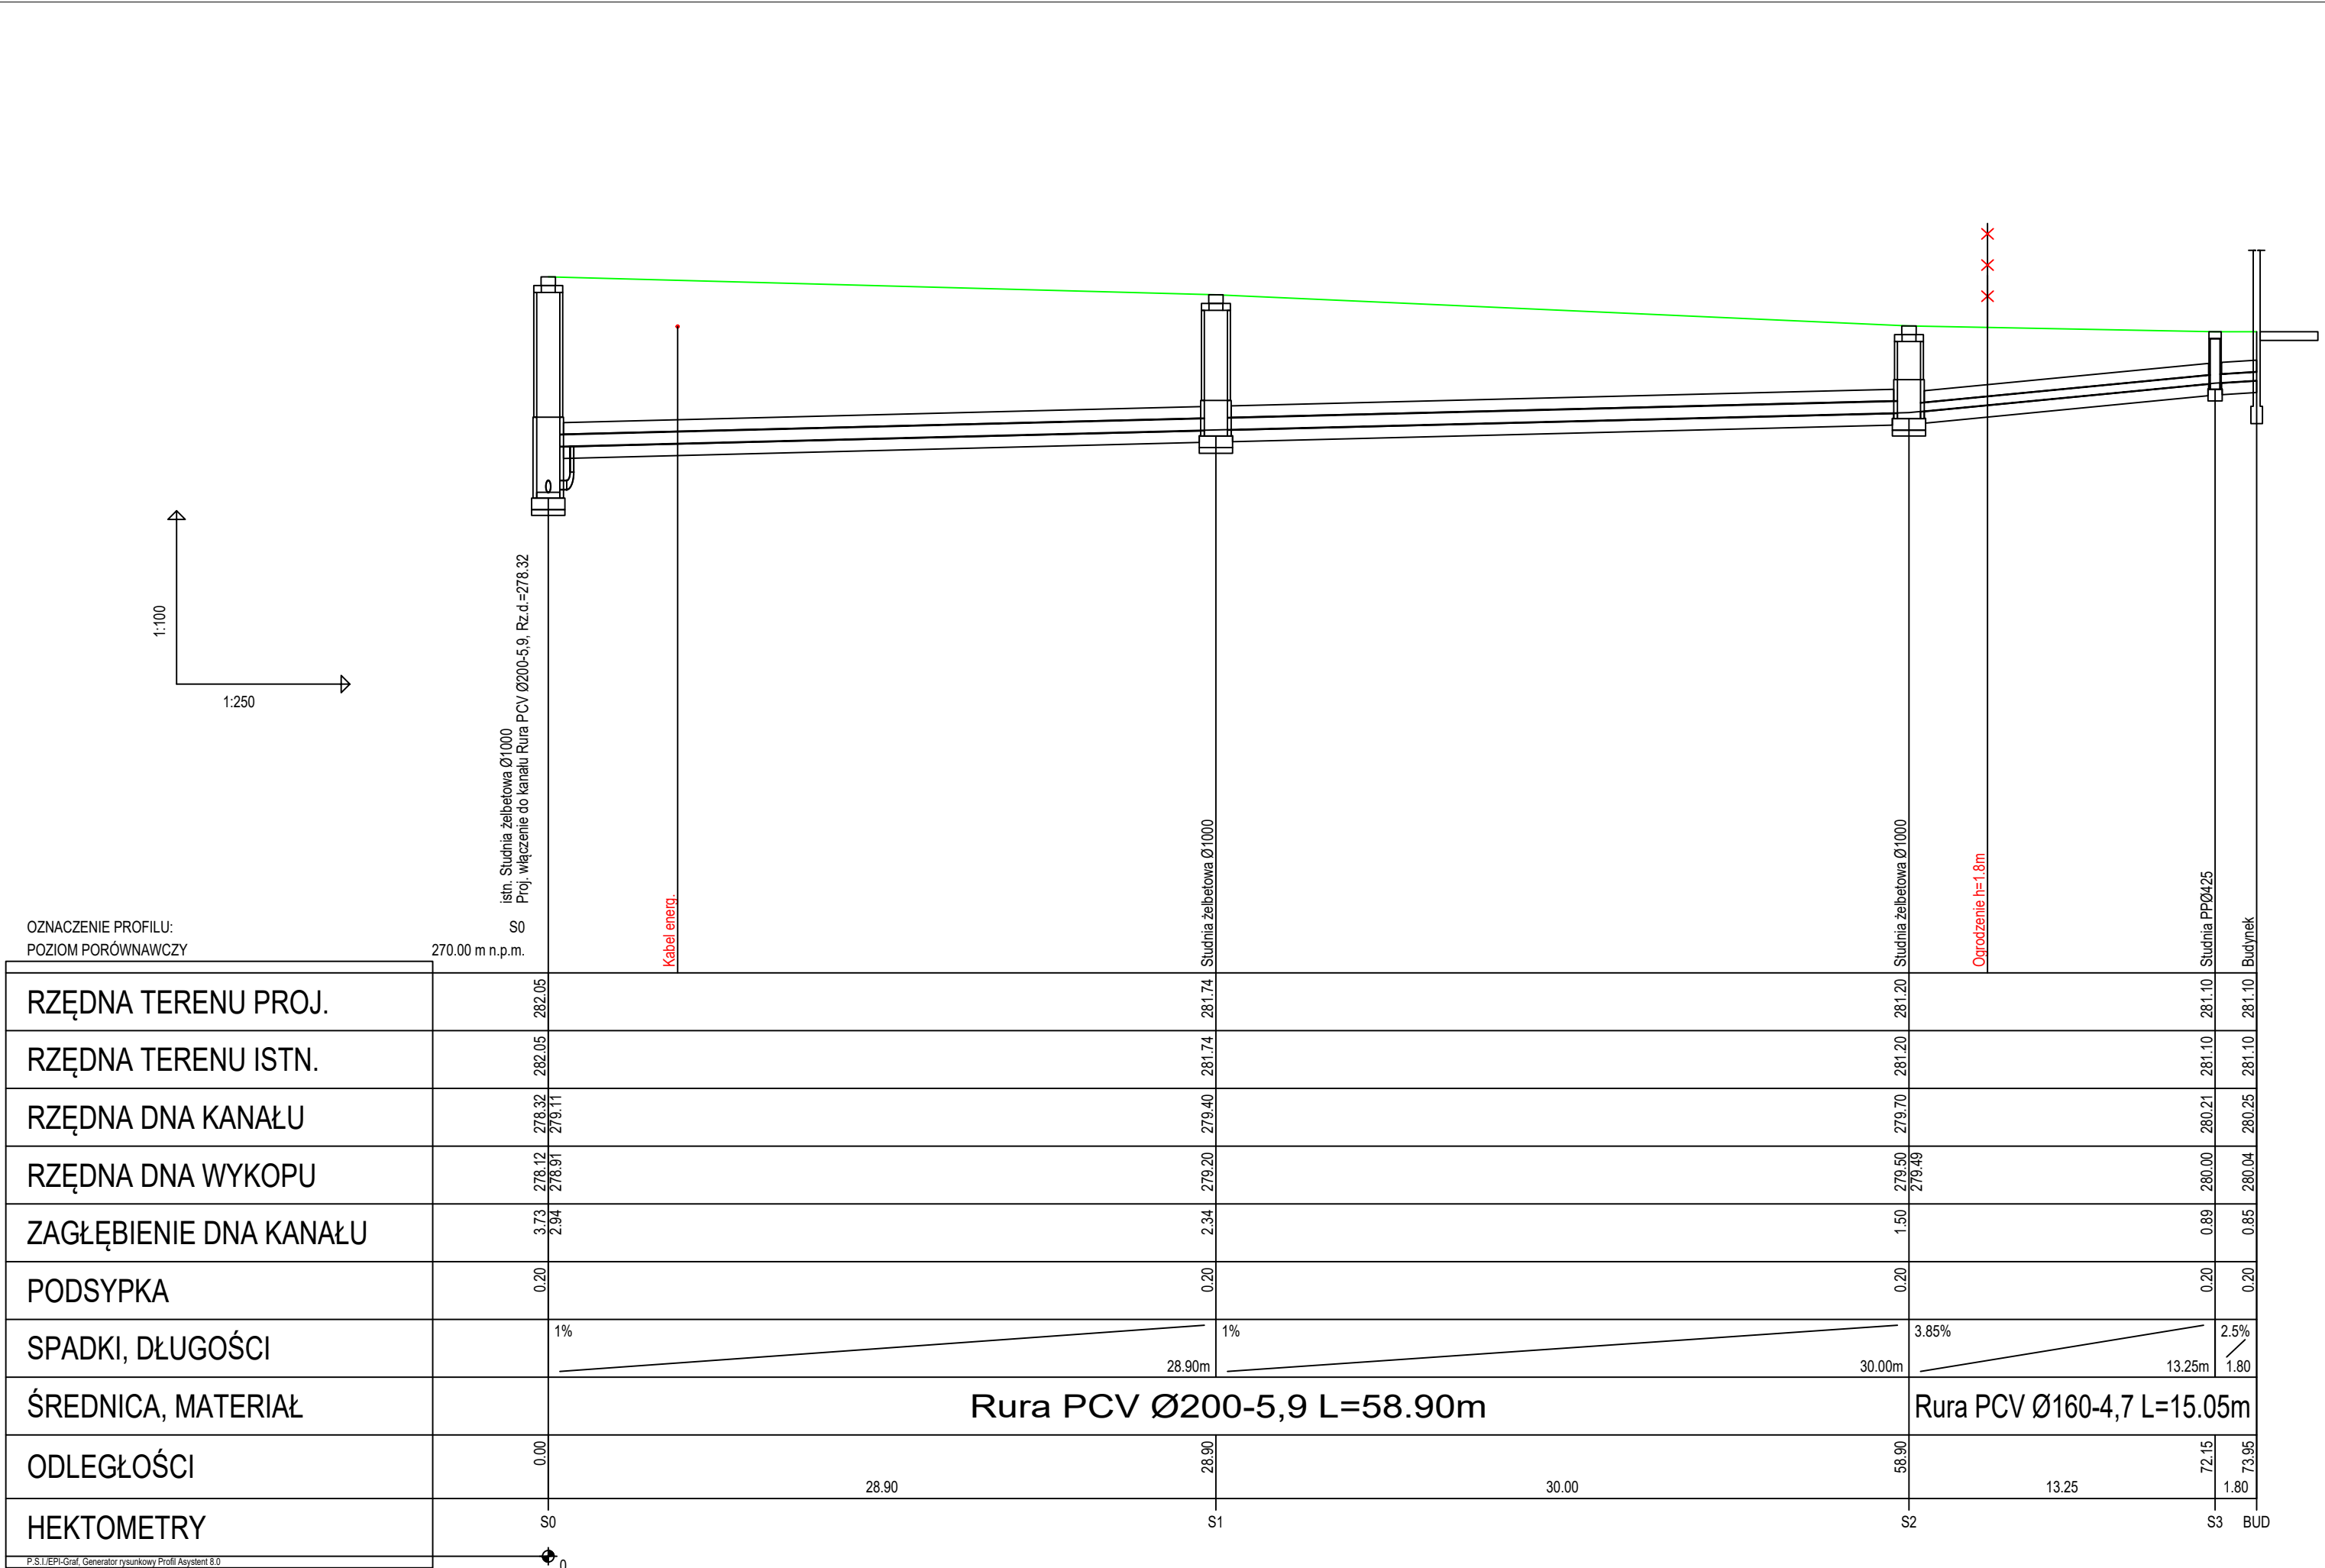

UWAGI

Przed przystąpieniem robót należy wykonać przekopy kontrolne istniejących rzędnych uzbrojenia w przypadku rozbieżności należy zaktualizować projekt.

Rzędne gór studzienek, wpustów należy czytać łącznie z projektem drogowym i architekturą w razie różnicy należy skorygować o prawidłowe rzędne

Na całej długości przyłącza zastosować podsypkę 20cm i obsypkę 20 cm.

Przed rozpoczęciem montażu rur wykop należy dokładnie odwodnić;

W przypadku braku możliwości zagęszczenia gruntu rodzimego należy uwzględnić doziarnienie, wymianę lub stabilizację;

Wszystkie napotkane przewody podziemne na trasie wykonywanego wykopu, krzyżujące się lub biegnące równoległe z wykopem powinny być zabezpieczone przed uszkodzeniem, a wrazie potrzeby podwieszone w sposób zapewniający ich eksploatację.

Zabezpieczenie kabli wykonać zgodnie z: PNE-05125; PN-75/E-05100;

Roboty ziemne wykonać zgodnie z normą: PN-B-10736, PN-B-06050;

Przy robotach ziemnych szczególnie ostrożnie należy kopać w miejscach gdzie są ułożone kable energetyczne, telekomunikacyjne, sieci gazowe oraz w pobliżu fundamentów budynku;

PPELTECHLEN

PRACOWNIA PROJEKTOWA ELTECHLEN SEBASTIAN KULIK
42-700 LUBLINIEC, UL. OLESKA 85
tel.: +48 505 068 618 e-mail: ppe.biuro@gmail.com

Inwestor:	GMINA HERBY UL. LUBLINIECKA 33 42-284 HERBY		
Temat:	BUDOWA PRZYŁĄCZA KANALIZACJI SANITARNEJ DO DZIAŁKI DZ. NR 886/1 (UL. SPORTOWA 19) W MIEJSCOWOŚCI HERBY		
Faza projektu:	PROJEKT BUDOWLANY I WYKONAWCZY BRANŻA SANITARNA		
Projektant:	mgr inż. Mateusz Bula	upr.: SLK/6781/PWBS/17	Data oprac.: 09.2018 r.
Opracował:	mgr inż. Mateusz Bula	upr.: SLK/6781/PWBS/17	Skala: 1:100/250
Opracował:			Nr rysunku:
Tytuł rysunku:	PROFIL PODŁUŻNY KANALIZACJI SANITARNEJ		3