



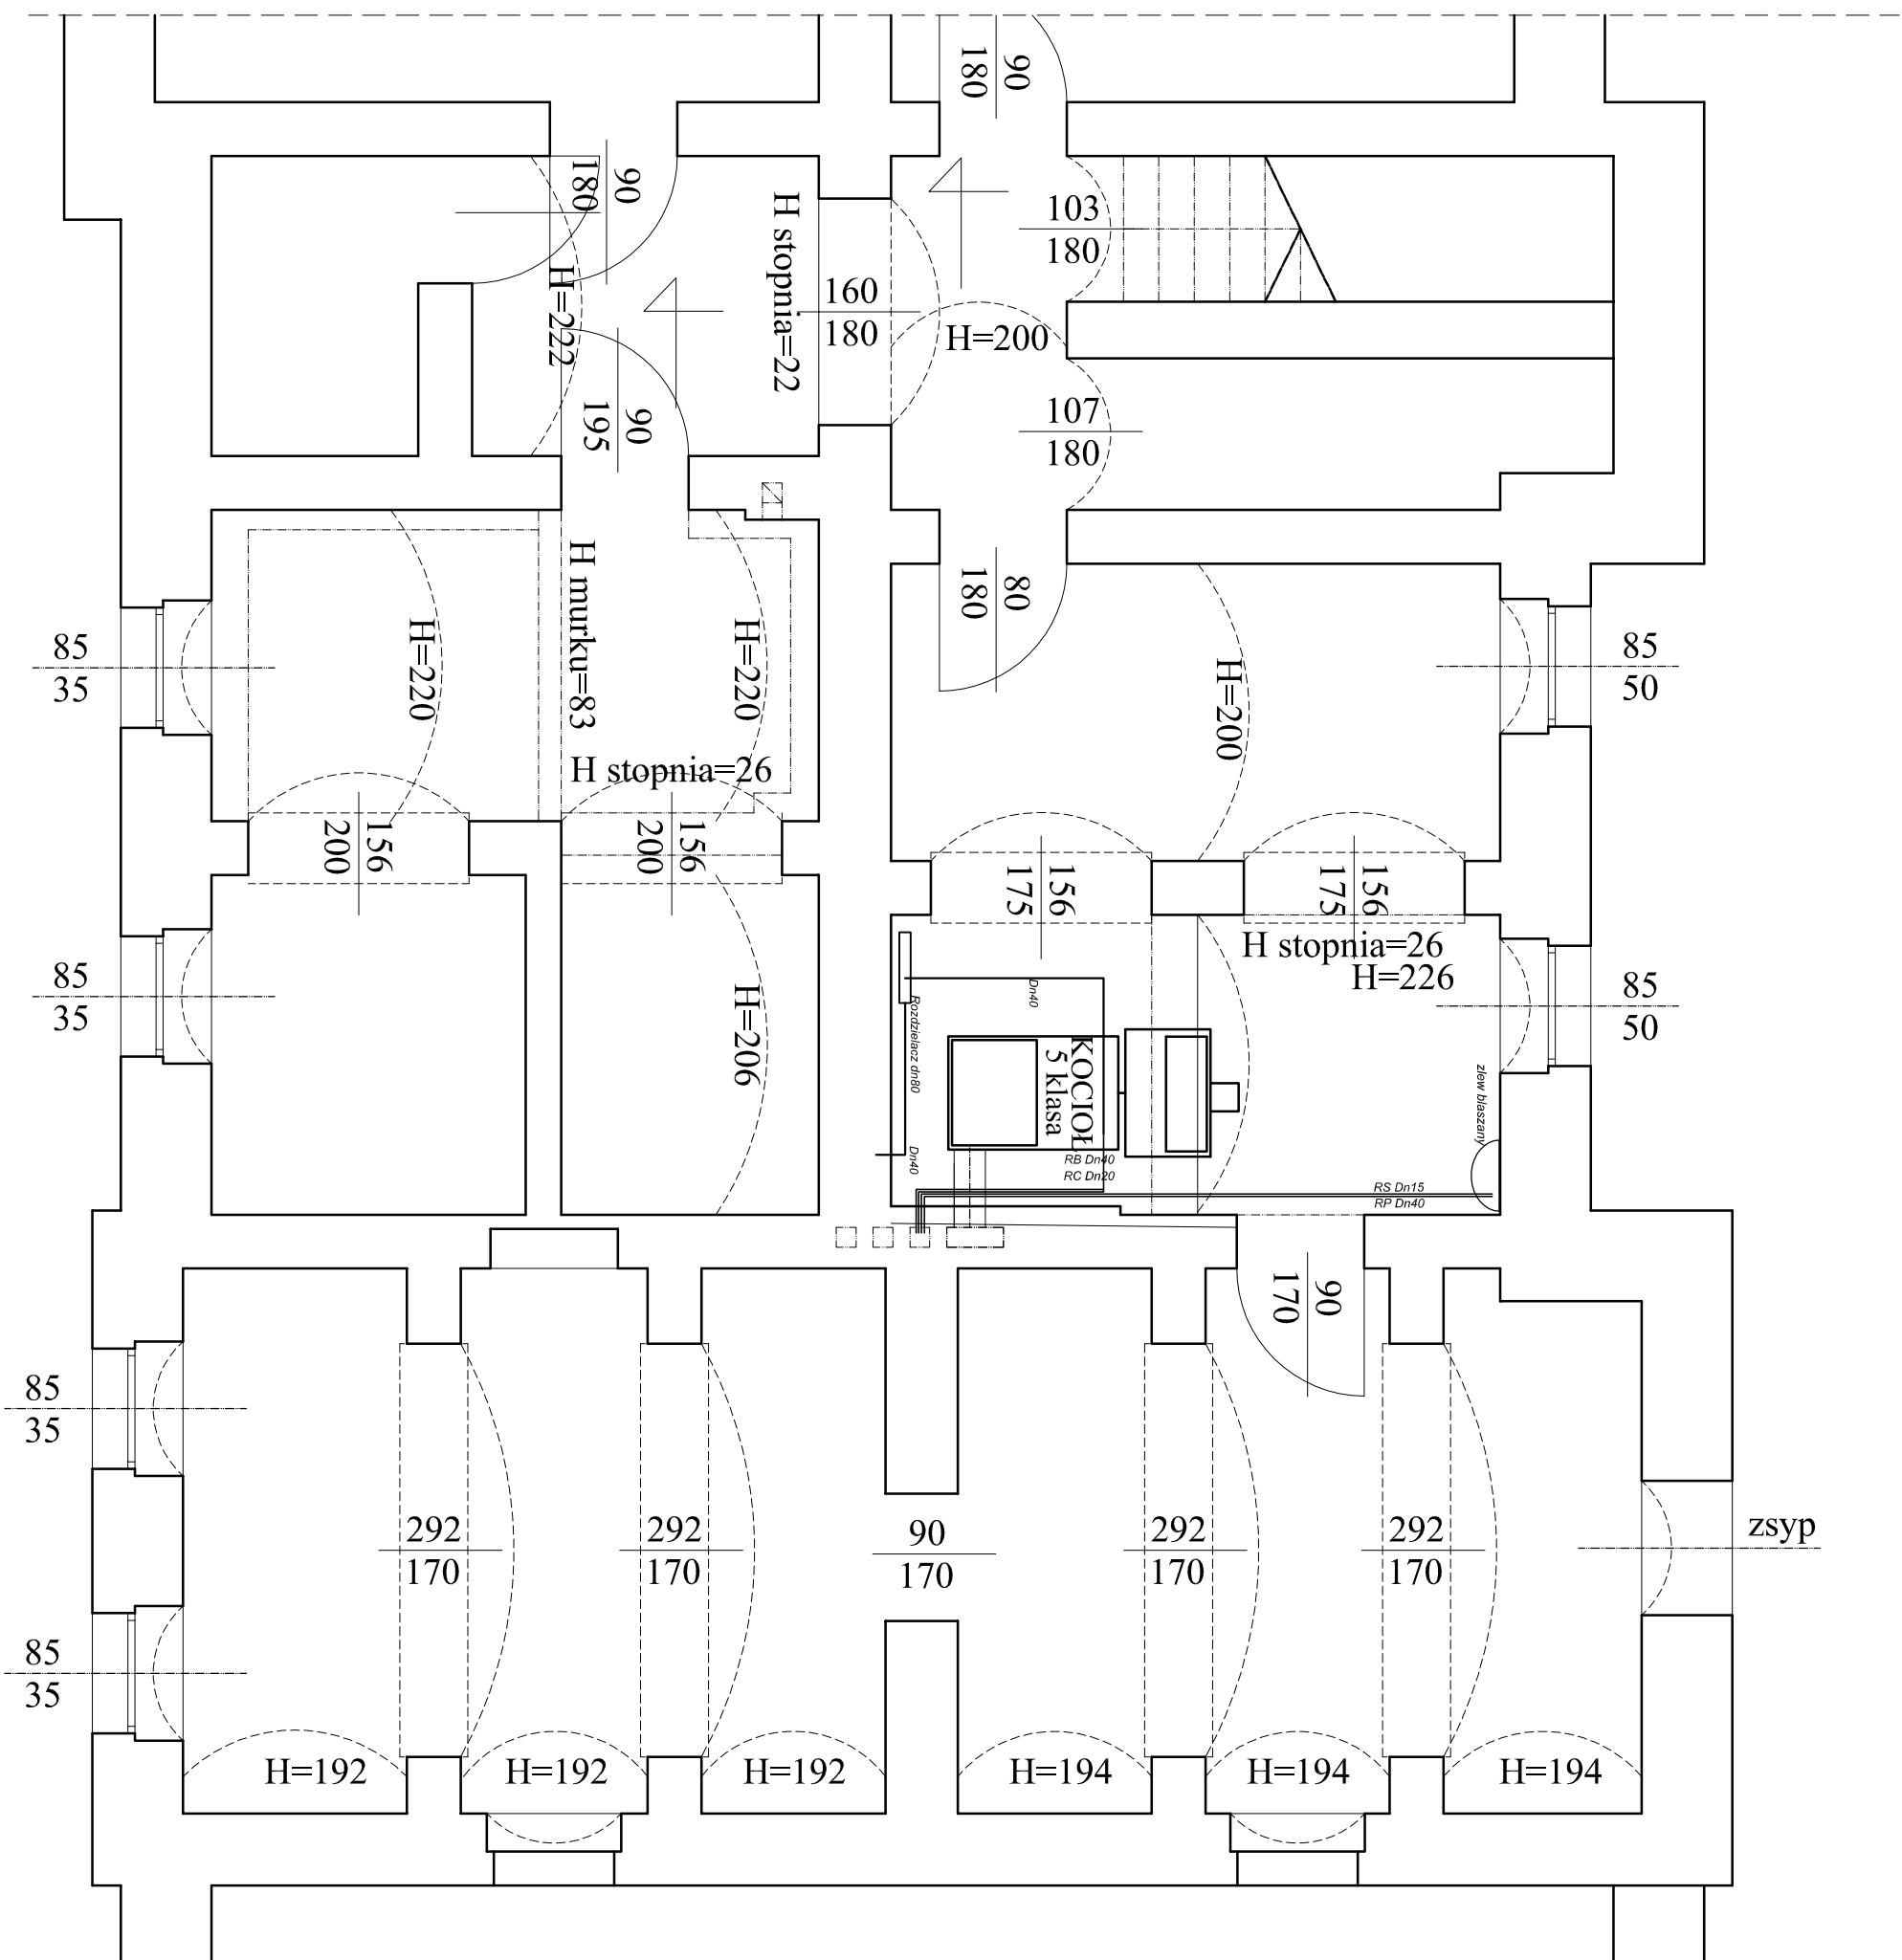

Usługi projektowe firma BDC		
Rodzaj inwestycji Adres	Termomodernizacja budynku Urzędu Gminy ul. Lubiniecka 33, 42-284 Herby dz nr Ew. 272/8 obręb Herby	
Inwestor Adres	Gmina Herby ul. Lubiniecka 33, 42-284 Herby	Data III.2020
Przedmiot rysunku	Rzut piwnic – kotłownia	Nr rys. 2
Projektant	mgr inż. Adam Bochenski upr. Bud nr SLK/06K/7713/0500/04	
	Podpis:	

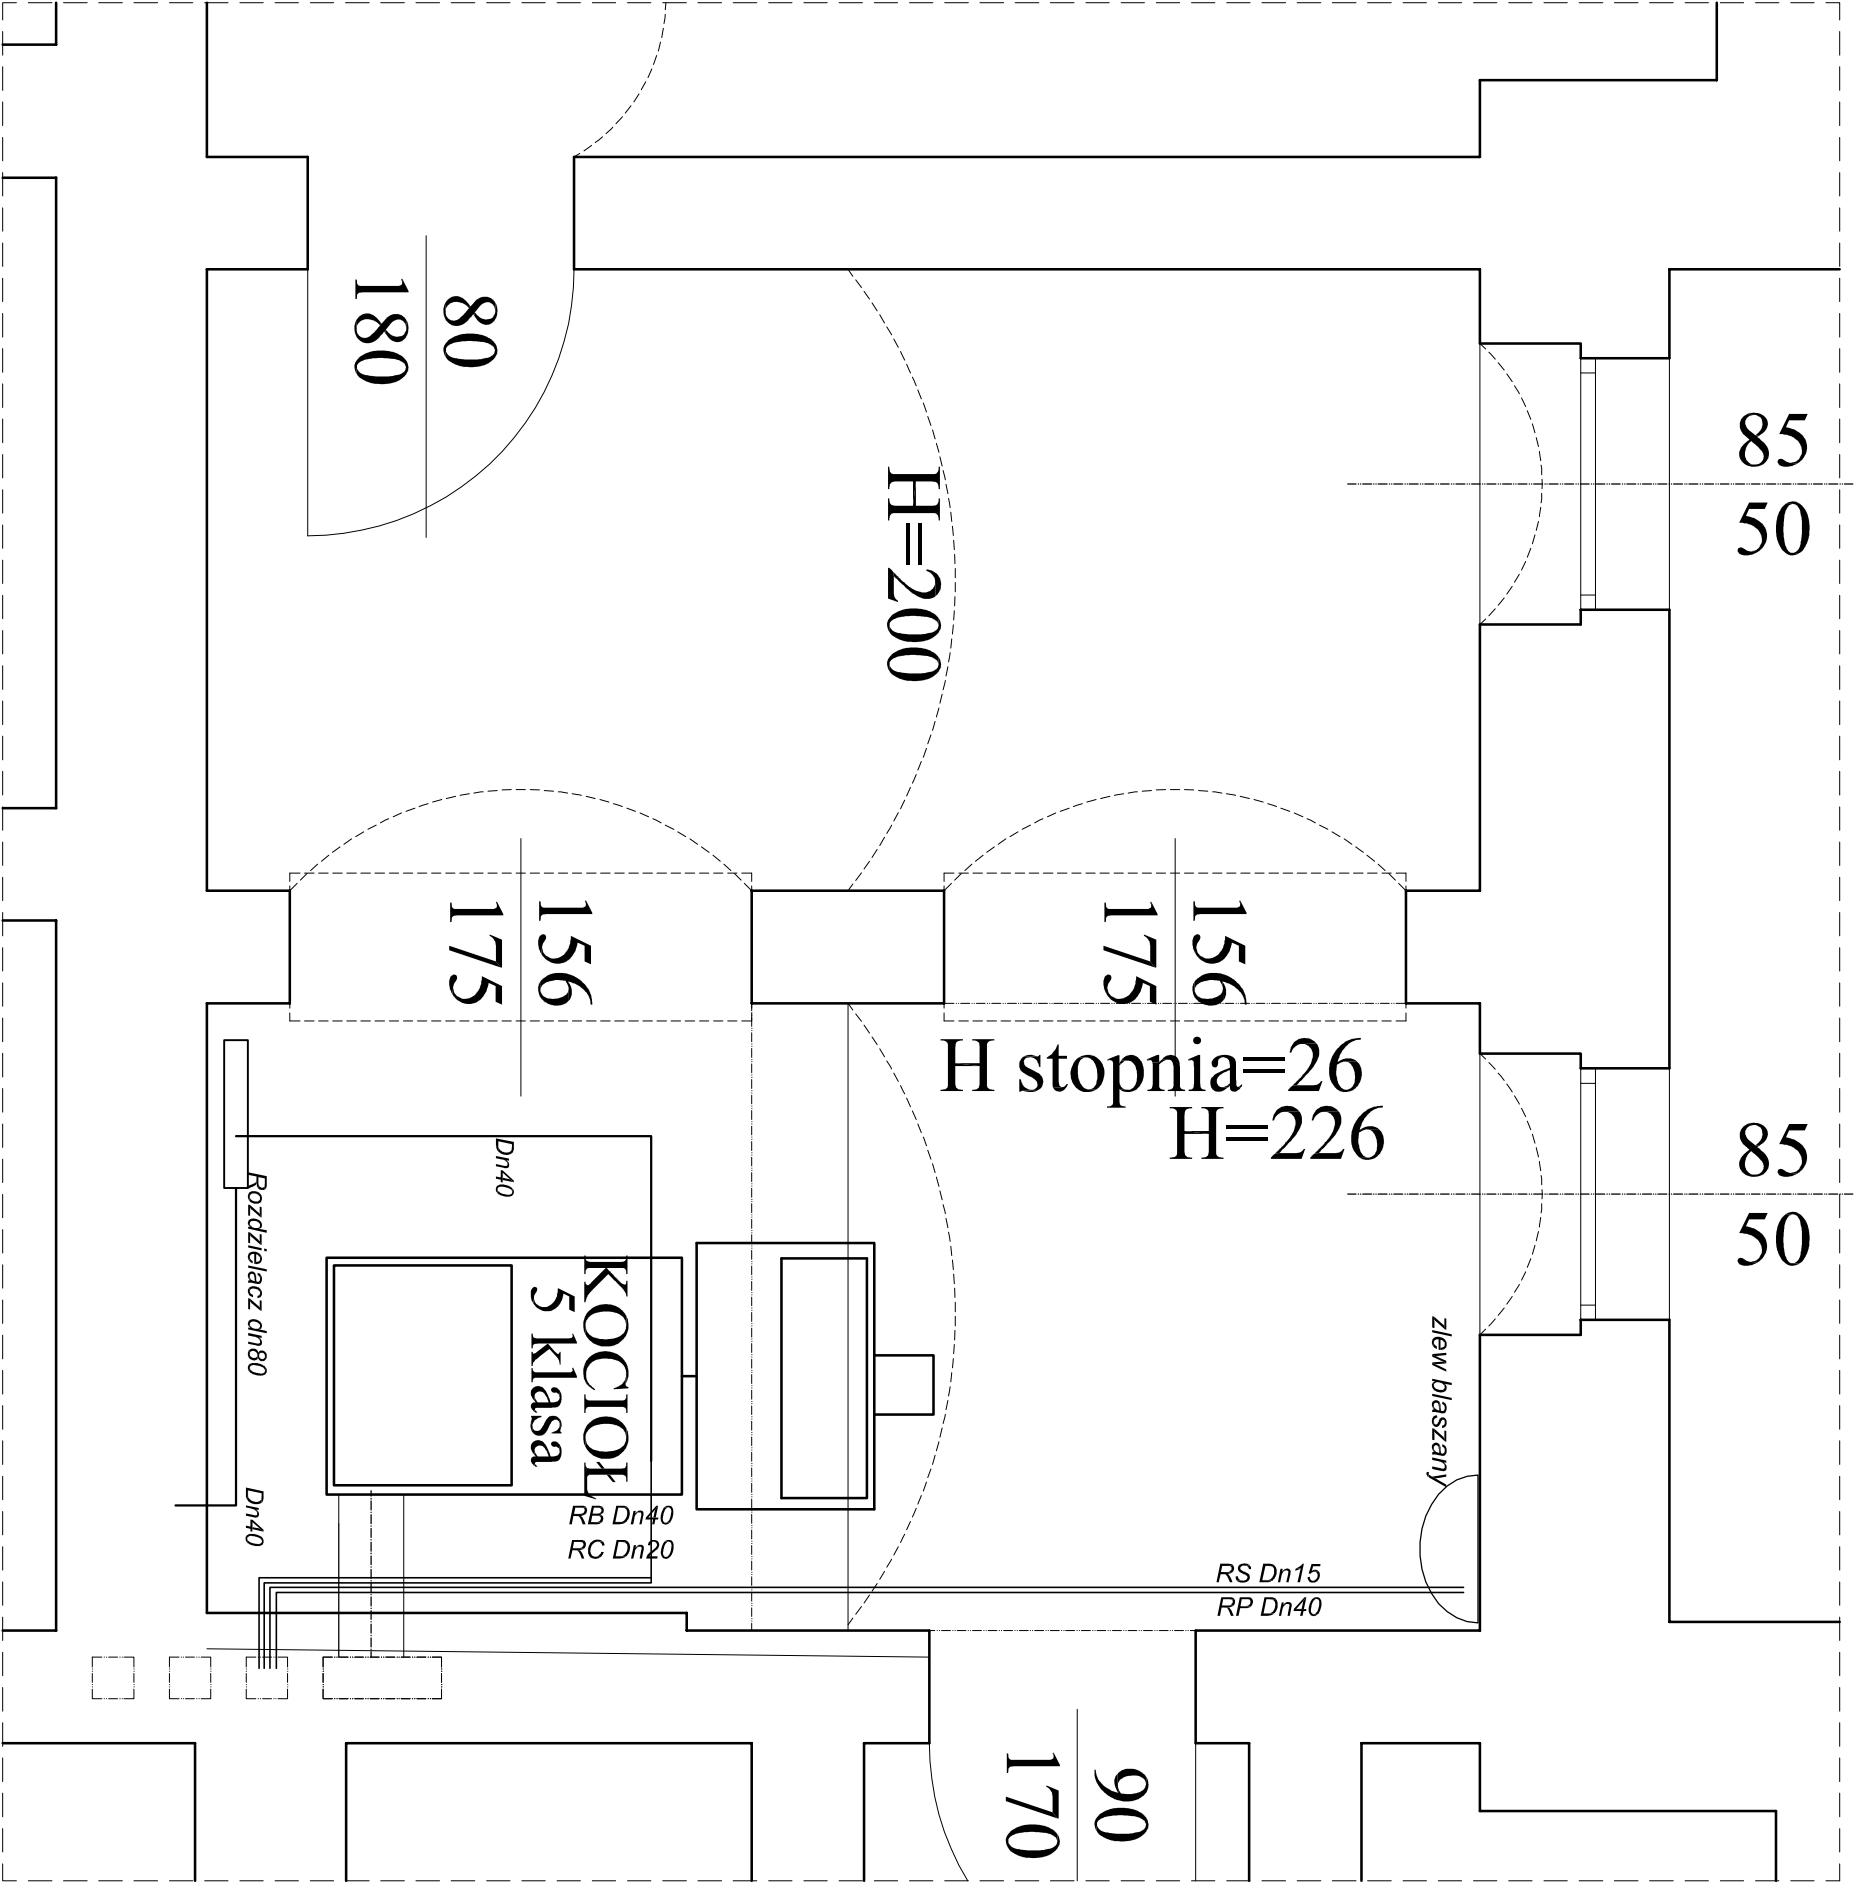

LEGENDA

- ZT - zawór 3-drogowy dn40
Kocioł - Kocioł Carbo I 75 Kw firmy Korrem klasa 5 lub nie gorzej,
Minimalna moc kotła, zgodnie z audytem energetycznym
63,56 kW.
- ☒ - zawór kulowy
☒ - zawór zwrotny
P - filtr siatkowy
No - naczynie wzbiorcze otwarte
RB Dn40 - rura przelewowa
RC Dn20 - rura cyrkulacyjna
RS Dn15 - rura sygnalizacyjna

UWAGA:

1. Zakres niniejszego projektu obejmuje jedynie dobór i wyminię istniejącego kotła oraz naczynia wzbiorczego systemu otwartego.
2. Dostosowanie pomieszczenia do obowiązujących wymogów prawnych i technicznych wg oddzielnego opracowania. Dotyczy to również wymogów związanych z wentylacją i odprowadzeniem spalin z kotła, a także instalacji elektrycznej.
3. Wszystkie wymiary sprawdzić na budowie, po wybraniu ostatecznego typu kotła dobrać kształt czopucha
4. Istniejąca instalacje w przypadku nierównomierność rozpiływów należy wyregulować poprzez montaż zaworów regulacyjnych.

Usługi projektowe firma BDC		
Rodzaj inwestycji	Termomodernizacja budynku Urzędu Gminy ul. Lubliniecka 33, 42-284 Herby dz nr Ew. 272/8 obręb Herby	Skala 1:25
Adres		
Inwestor	Gmina Herby ul. Lubliniecka 33, 42-284 Herby	Data III.2020
Adres		
Przedmiot rysunku	Rzut pomieszczenia kotłowni	Nr rys. 3
Projektant	mgr inż. Adam Bocheński upr. Bud nr SK/OKK/7131/0500/04	
	Podpis:	