

**Uchwała Nr XXXIV.264.2017
Rady Gminy Horyniec-Zdrój
z dnia 29 sierpnia 2017 roku**

w sprawie wyrażenia zgody na ustanowienie służebności przesyłu na działce o numerze ewidencyjnym gruntu nr 1893/2 położonej w obrębie geodezyjnym Horyniec-Zdrój, gmina Horyniec-Zdrój oraz wygaszenie dotychczasowej służebności w związku z ustanowieniem nowej trasy oraz częściową likwidację starej

Na podstawie art.18 ust.2 pkt 9 lit.a ustawy z dnia 8 marca 1990r. o samorządzie gminnym (Dz.U.z 2016 r.,poz.446 z późn.zm.) oraz art. 13 ust.1 ustawy z dnia 21 sierpnia 1997 r. o gospodarce nieruchomościami (Dz. U. z 2016 r.,poz.2147 z późn.zm.), w związku z art. 305 i 49 §1 Kodeksu Cywilnego z dnia 23 kwietnia 1964 r. (Dz. U. Nr 2017,poz. 459 z późn.zm.)

Rada Gminy Horyniec-Zdrój uchwala co następuje:

§ 1

Wyraża się zgodę na wygaszenie dotychczasowej służebności przesyłu na działce nr 1893/2 w obrębie geodezyjnym Horyniec-Zdrój oraz ustanowienie nowej trasy służebności przesyłu polegającej na posadowieniu i prawie korzystania z przedmiotowej nieruchomości w granicach służebności przesyłu dla inwestycji pn. „Budowa elektroenergetycznej linii kablowej i napowietrznej SN 15kv w linii magistralnej LBC – Horyniec PGR i LBC – Horyniec GPZ” w miejscowości Horyniec-zdrój – punkt rozłącznikowy „PR Horyniec 1”.

§ 2

Ustanowiona służebność będzie nieodpłatna oraz na czas nieoznaczony.

§ 3

Szczegółowa lokalizację służebności przesyłu określa załącznik graficzny do uchwały.


§ 4

Wykonanie uchwały powierza się Wójtowi Gminy Horyniec-Zdrój.

§ 5

Uchwała wchodzi w życie z dniem podjęcia i podlega ogłoszeniu w sposób zwyczajowo przyjęty na terenie gminy.

PRZEWODNICZĄCY
RADY GMINY
Horyniec-Zdrój
mgr Grzegorz Woźny

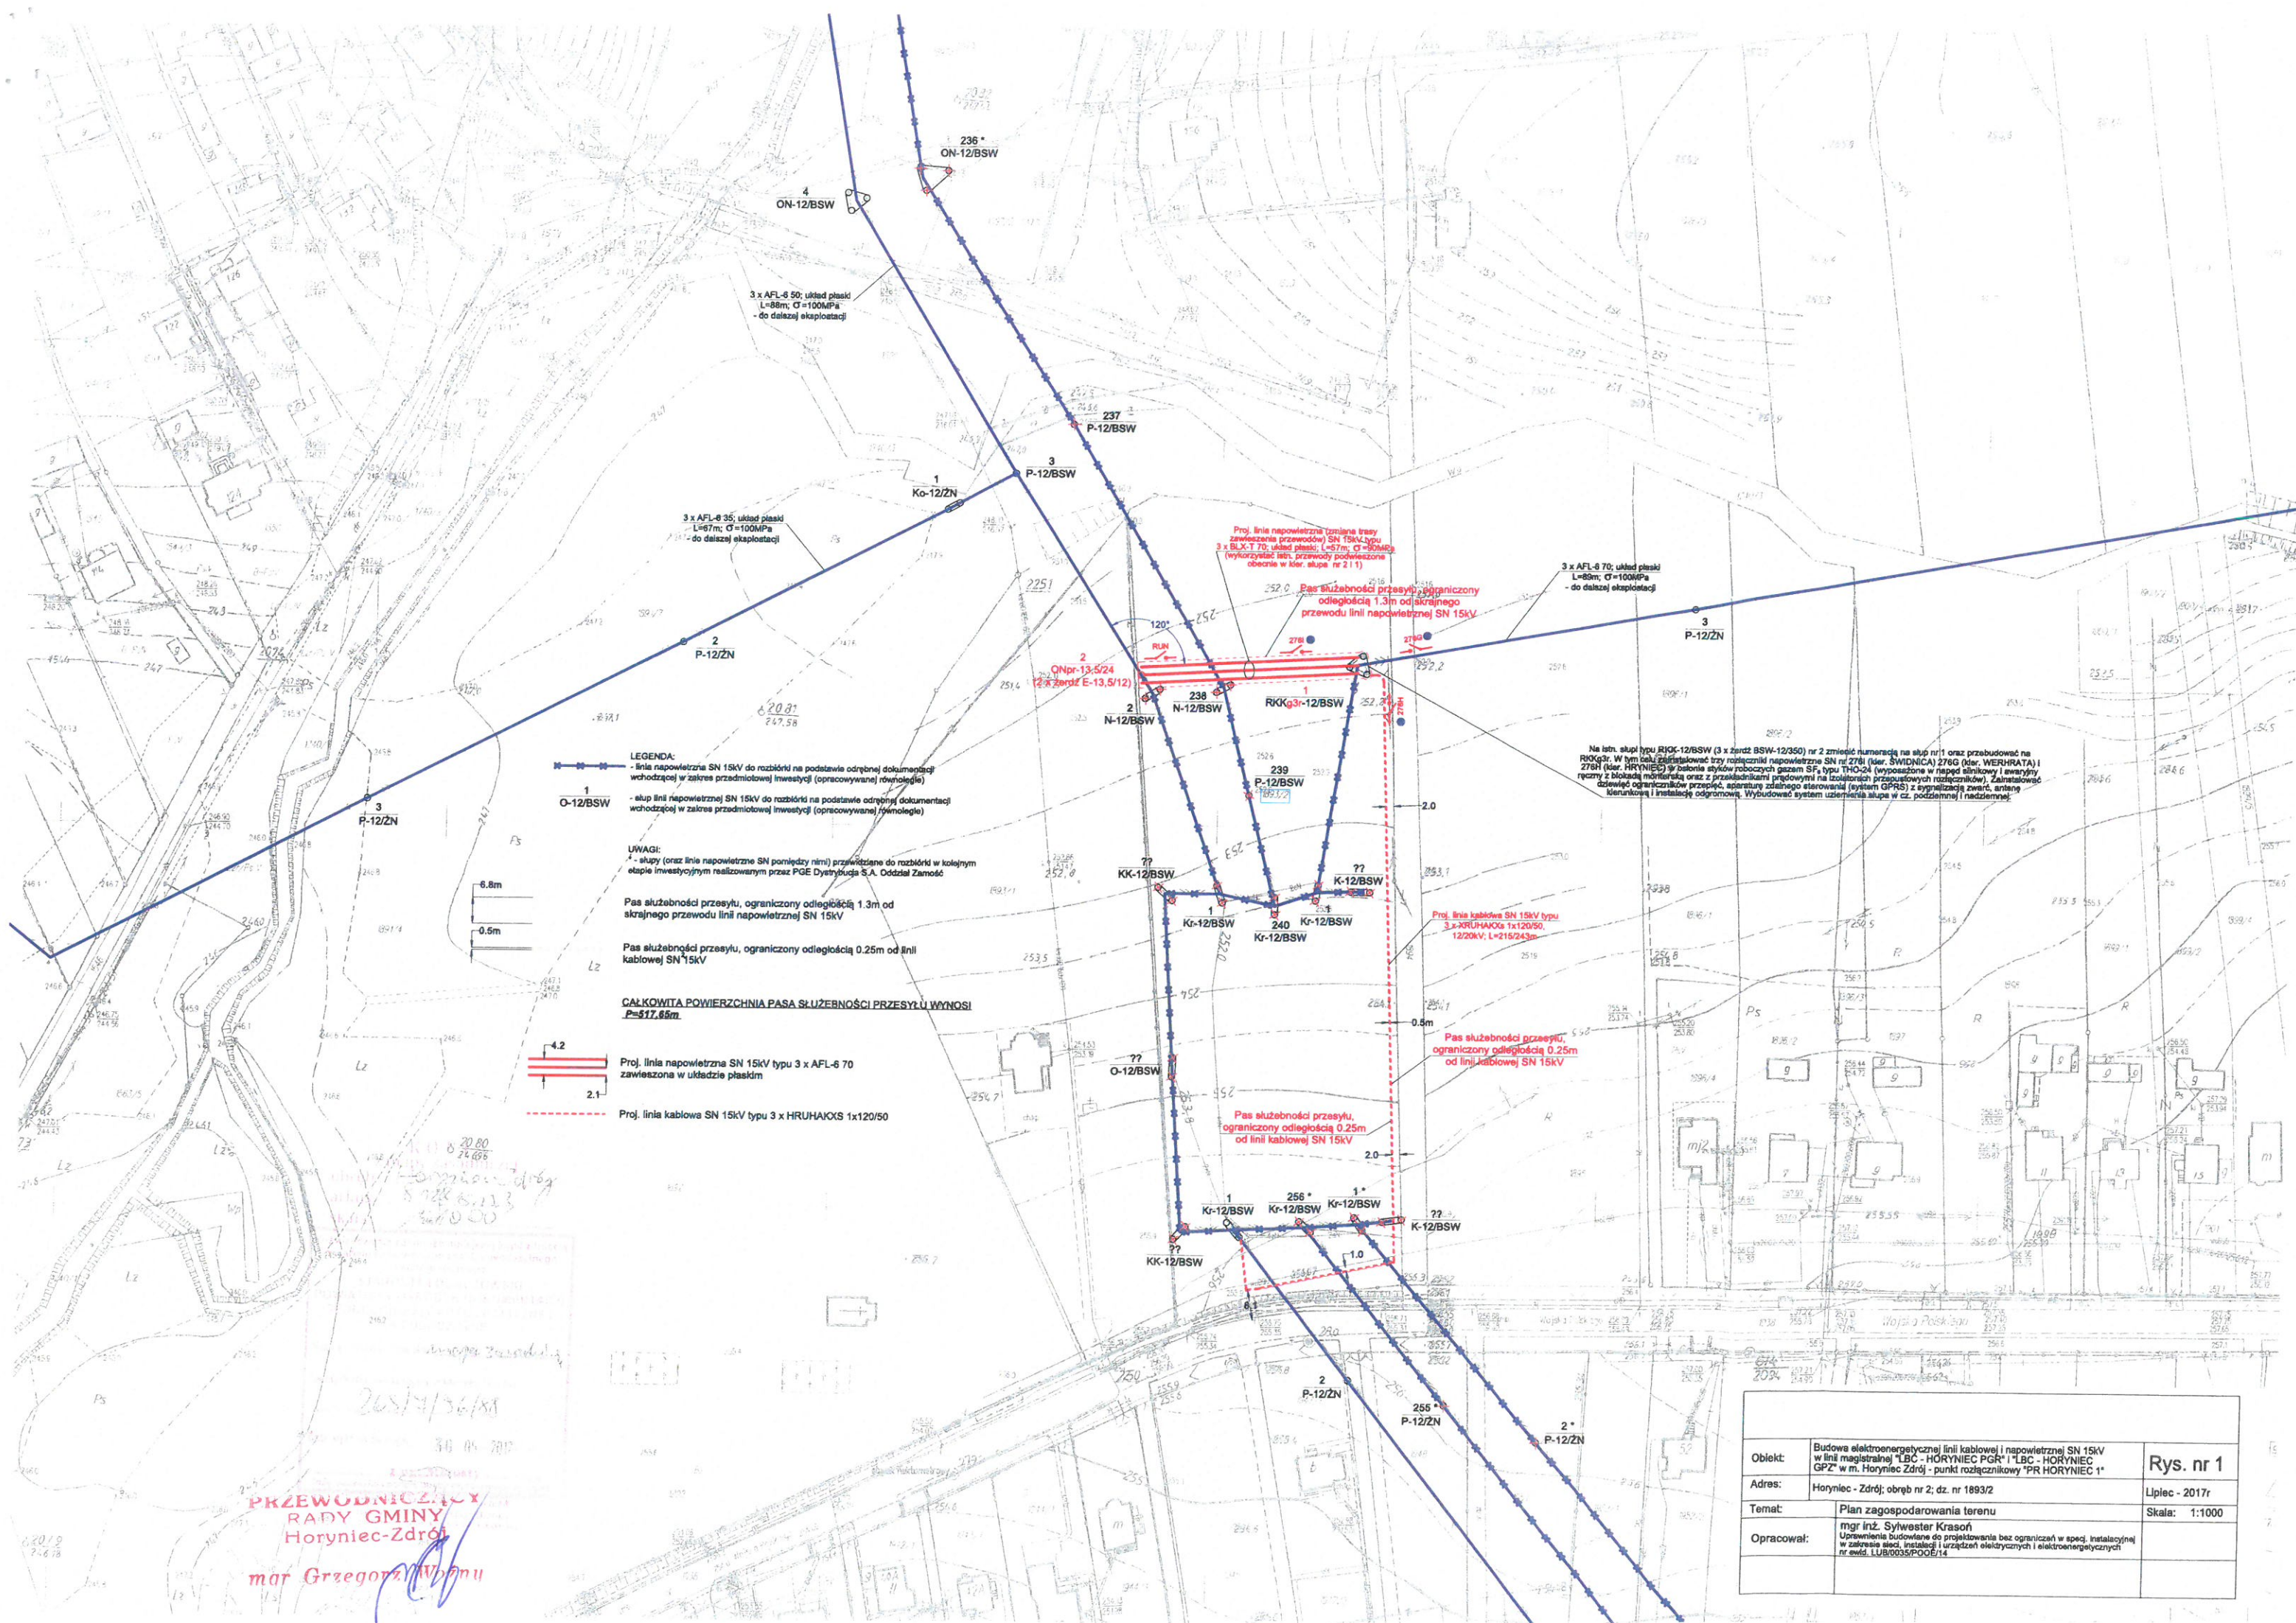

PRZEWODNICZĄCY
RADY GMINY
Horyniec-Zdrój
mgr Grzegorz Wójcik

Objekt:	Budowa elektroenergetycznej linii kablowej i napowietrznej SN 15kV w linii magistralnej "LBC - HORYNIEC PGR" i "LBC - HORYNIEC GPZ" w m. Horyniec-Zdrój - punkt rozłącznikowy "PR HORYNIEC 1"	Rys. nr 1
Adres:	Horyniec - Zdrój; obręb nr 2; dz. nr 1893/2	Lipiec - 2017r
Temat:	Plan zagospodarowania terenu	Skala: 1:1000
Opracował:	mgr inż. Sylwester Krasoń Upewnienia budowlane do projektowania bez ograniczeń w spec. instalacyjnej w zakresie sieci, instalacji i urządzeń elektrycznych i elektroenergetycznych nr ewid. LUB/0035/PGB/14	