


Mapa nr 2 - załącznik graficzny do Uchwały Nr XXXV.272.2017 Rady Gminy Horyniec-Zdrój z dnia 27 września 2017 roku

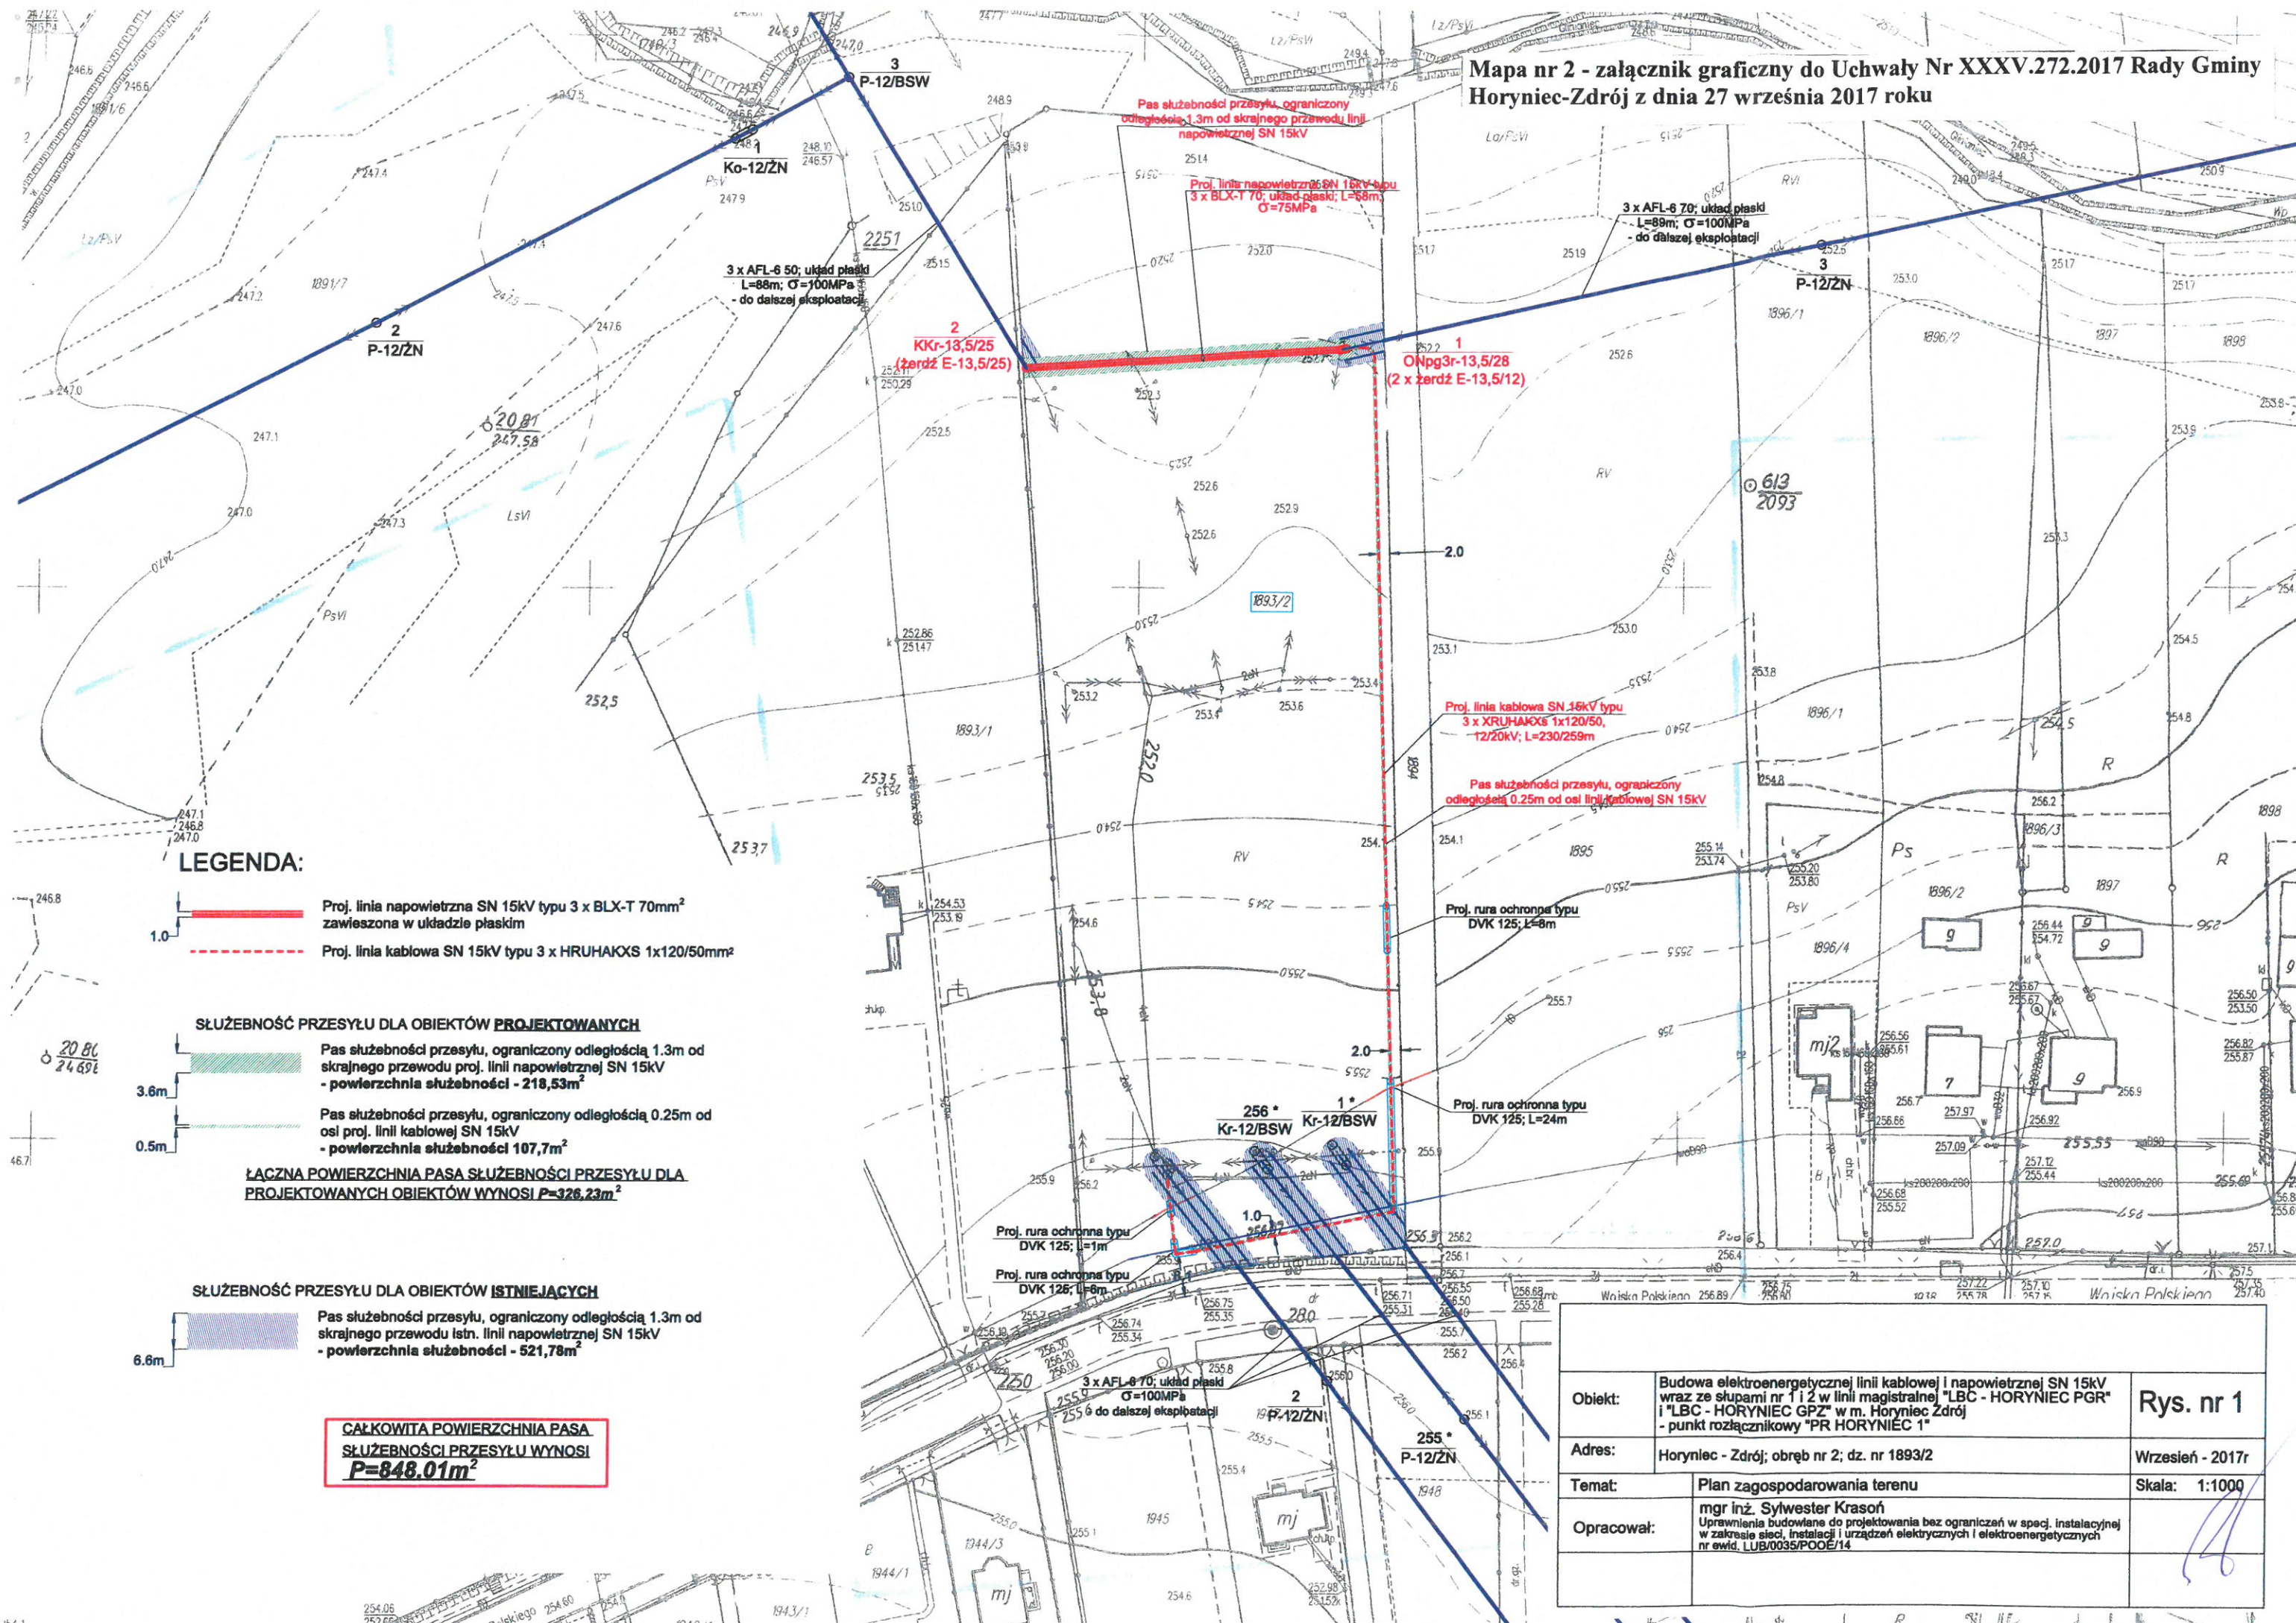

LEGENDA:

- 1.0 — Proj. linia napowietrzna SN 15kV typu 3 x BLX-T 70mm² zawieszona w układzie płaskim
- Proj. linia kablowa SN 15kV typu 3 x HRUHAOKS 1x120/50mm²

SŁUŻEBNOŚĆ PRZESYŁU DLA OBIEKTÓW PROJEKTOWANYCH

- 3.6m — Pas służebności przesyłu, ograniczony odległością 1.3m od skrajnego przewodu proj. linii napowietrznej SN 15kV - powierzchnia służebności - 218,53m²
- 0.5m — Pas służebności przesyłu, ograniczony odległością 0.25m od osi proj. linii kablowej SN 15kV - powierzchnia służebności 107,7m²

ŁĄCZNA POWIERZCHNIA PASA SŁUŻEBNOŚCI PRZESYŁU DLA PROJEKTOWANYCH OBIEKTÓW WYNOŚI **P=326,23m²**

SŁUŻEBNOŚĆ PRZESYŁU DLA OBIEKTÓW ISTNIEJĄCYCH

- 6.6m — Pas służebności przesyłu, ograniczony odległością 1.3m od skrajnego przewodu istn. linii napowietrznej SN 15kV - powierzchnia służebności - 521,78m²

CAŁKOWITA POWIERZCHNIA PASA SŁUŻEBNOŚCI PRZESYŁU WYNOŚI **P=848,01m²**

Objekt:	Budowa elektroenergetycznej linii kablowej i napowietrznej SN 15kV wraz ze słupami nr 1 i 2 w linii magistralnej "LBC - HORYNIEC PGR" i "LBC - HORYNIEC GPZ" w m. Horyniec Zdrój - punkt rozłącznikowy "PR HORYNIEC 1"	Rys. nr 1
Adres:	Horyniec - Zdrój; obręb nr 2; dz. nr 1893/2	Wrzesień - 2017r
Temat:	Plan zagospodarowania terenu	Skala: 1:1000
Opracował:	mgr inż. Sylwester Krasoń Uprawnienia budowlane do projektowania bez ograniczeń w spec. instalacyjnej w zakresie sieci, instalacji i urządzeń elektrycznych i elektroenergetycznych nr ewid. LUB/0035/POD/14	