


Zestawienie pomieszczeń parteru			
Pomieszczenie	Nazwa	Powierzchnia m²	Temperatura °C
01	Magazyn	42,77 m²	8°C
02	Magazyn	9,88 m²	-
03	Magazyn	13,75 m²	-
04	Magazyn	13,36 m²	-
05	Kotłownia	24,20 m²	16°C
Suma ogólna: 5		103,96 m²	

kanal nawiewny typu "Z"
o przekroju 20x20 cm
wylot w kotłowni 1m nad posadzką
wlot 1,8 m nad terenem

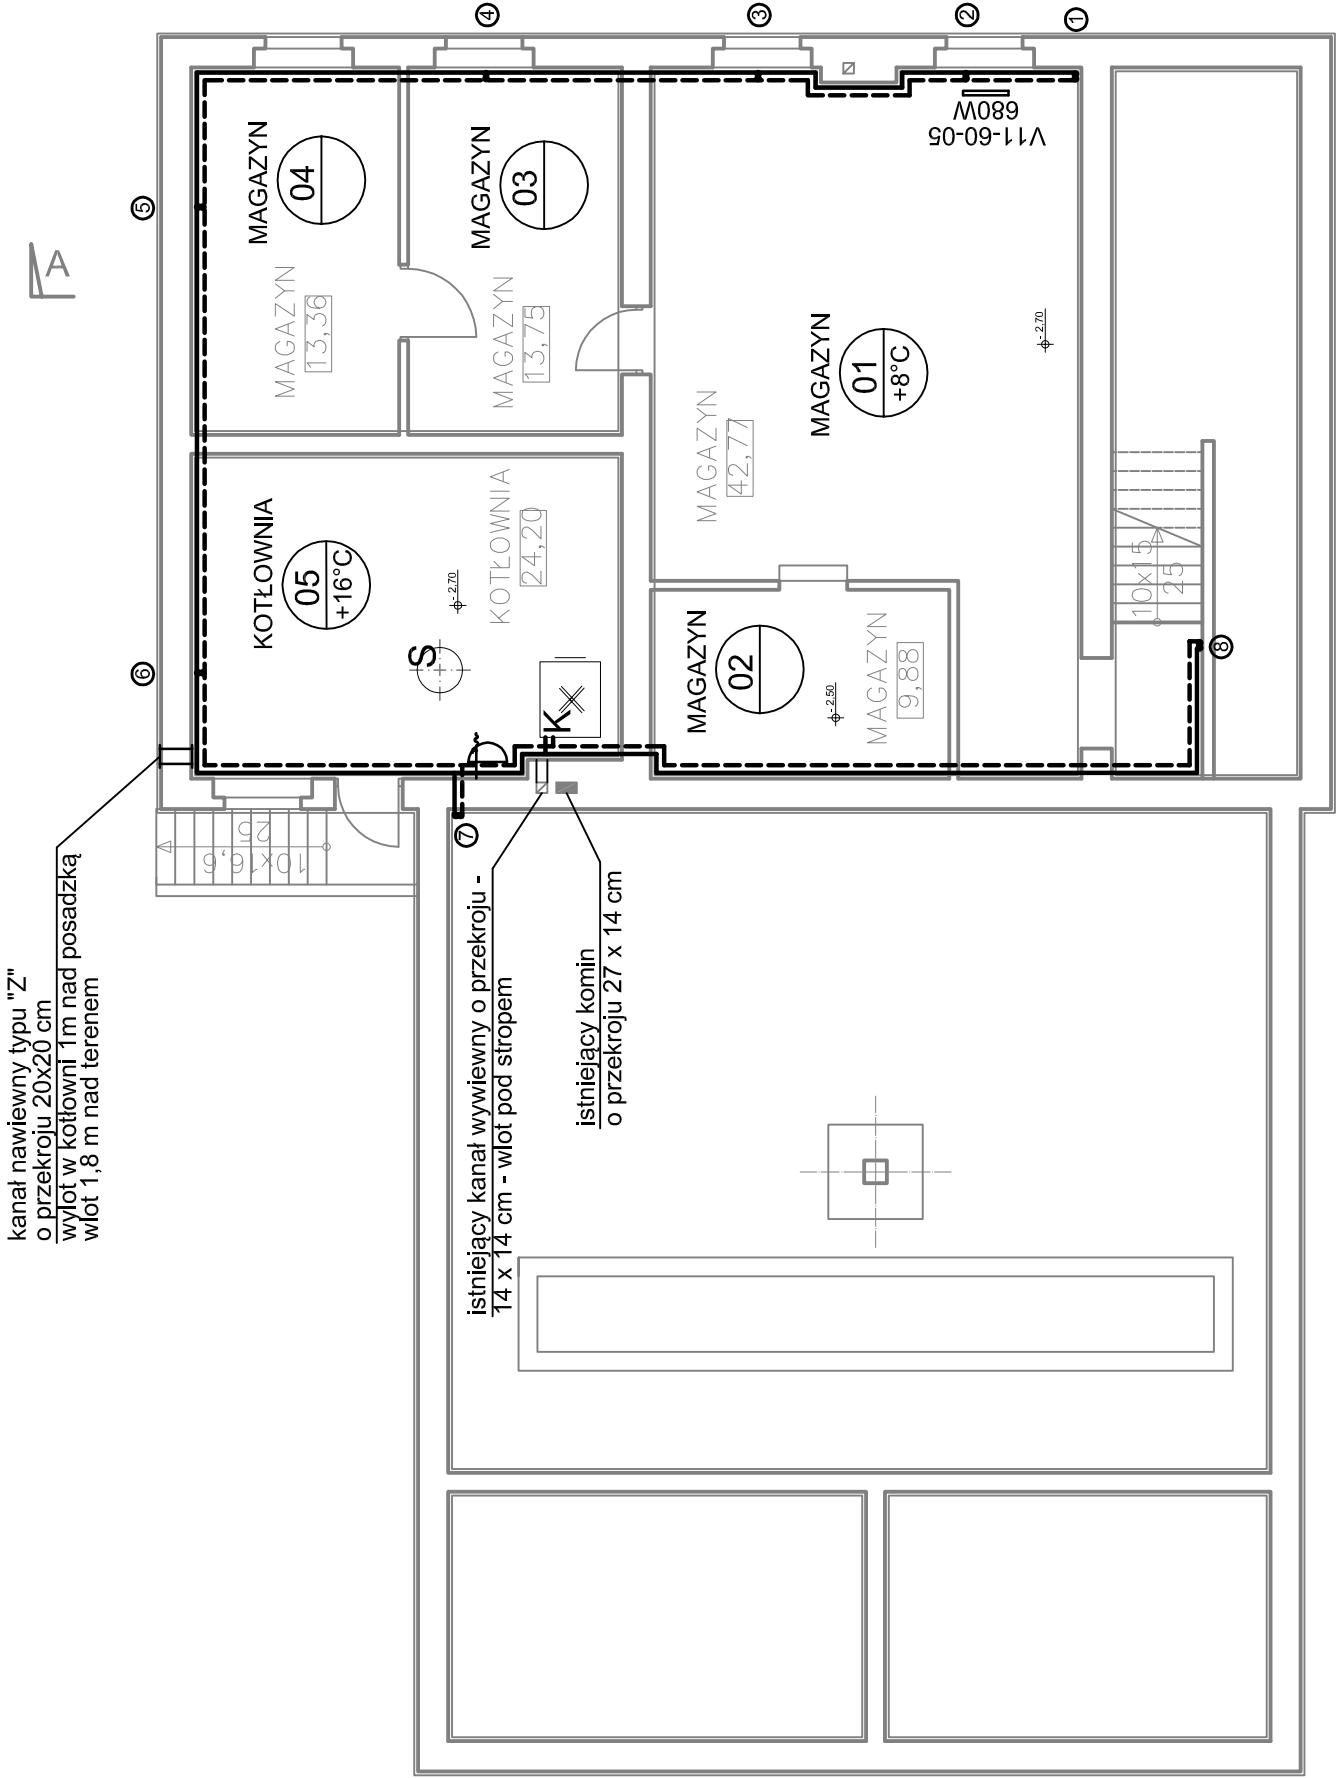

OBJAŚNIENIA

K - Kocioł c.o. - tłokowo-miałowy
Typ: KTM 20 o mocy - 20 kW
Producent: Wytwórnia kotłów c.o. "Tilgner"
63-300 Pleszew ul. Piaski 30

S - Studzienka schładzająca V = 80 l

--- - Instalacja centralnego ogrzewania

①-③ - Piony instalacji c.o.

Projekt termomodernizacji budynku Remizy Strażackiej OSP - w Kochcicach			
Adres obiektu	ul. Parkowa 25, 42-713 Kochcice		
Inwestor	Gmina Kochanowice		
Temat	Instalacja centralnego ogrzewania		
	Imię Nazwisko	Nr upr. budowlanych	Podpis
Projektował:	Jacek Biela	715/01	
		Skala 1:100	Nr rys.: 1CO
Nazwa rysunku	Rzut piwnic		