


Zestawienie pomieszczeń parteru			
Pomieszczenie	Nazwa	Powierzchnia m²	Temperatura °C
1	Wiatrołap	13,01 m²	16°C
2	WC	4,86 m²	16°C
3	Biuro	38,11 m²	20°C
4	Pomieszczenie gospodarcze	14,55 m²	12°C
5	Sala szkoleń	58,97 m²	20°C
6	WC	7,37 m²	16°C
7	Garaż	87,08 m²	8°C
8	Szatnia	17,25 m²	20°C
9	Centala telefoniczna	18,69 m²	20°C

Suma ogólna: 9 259,89 m²

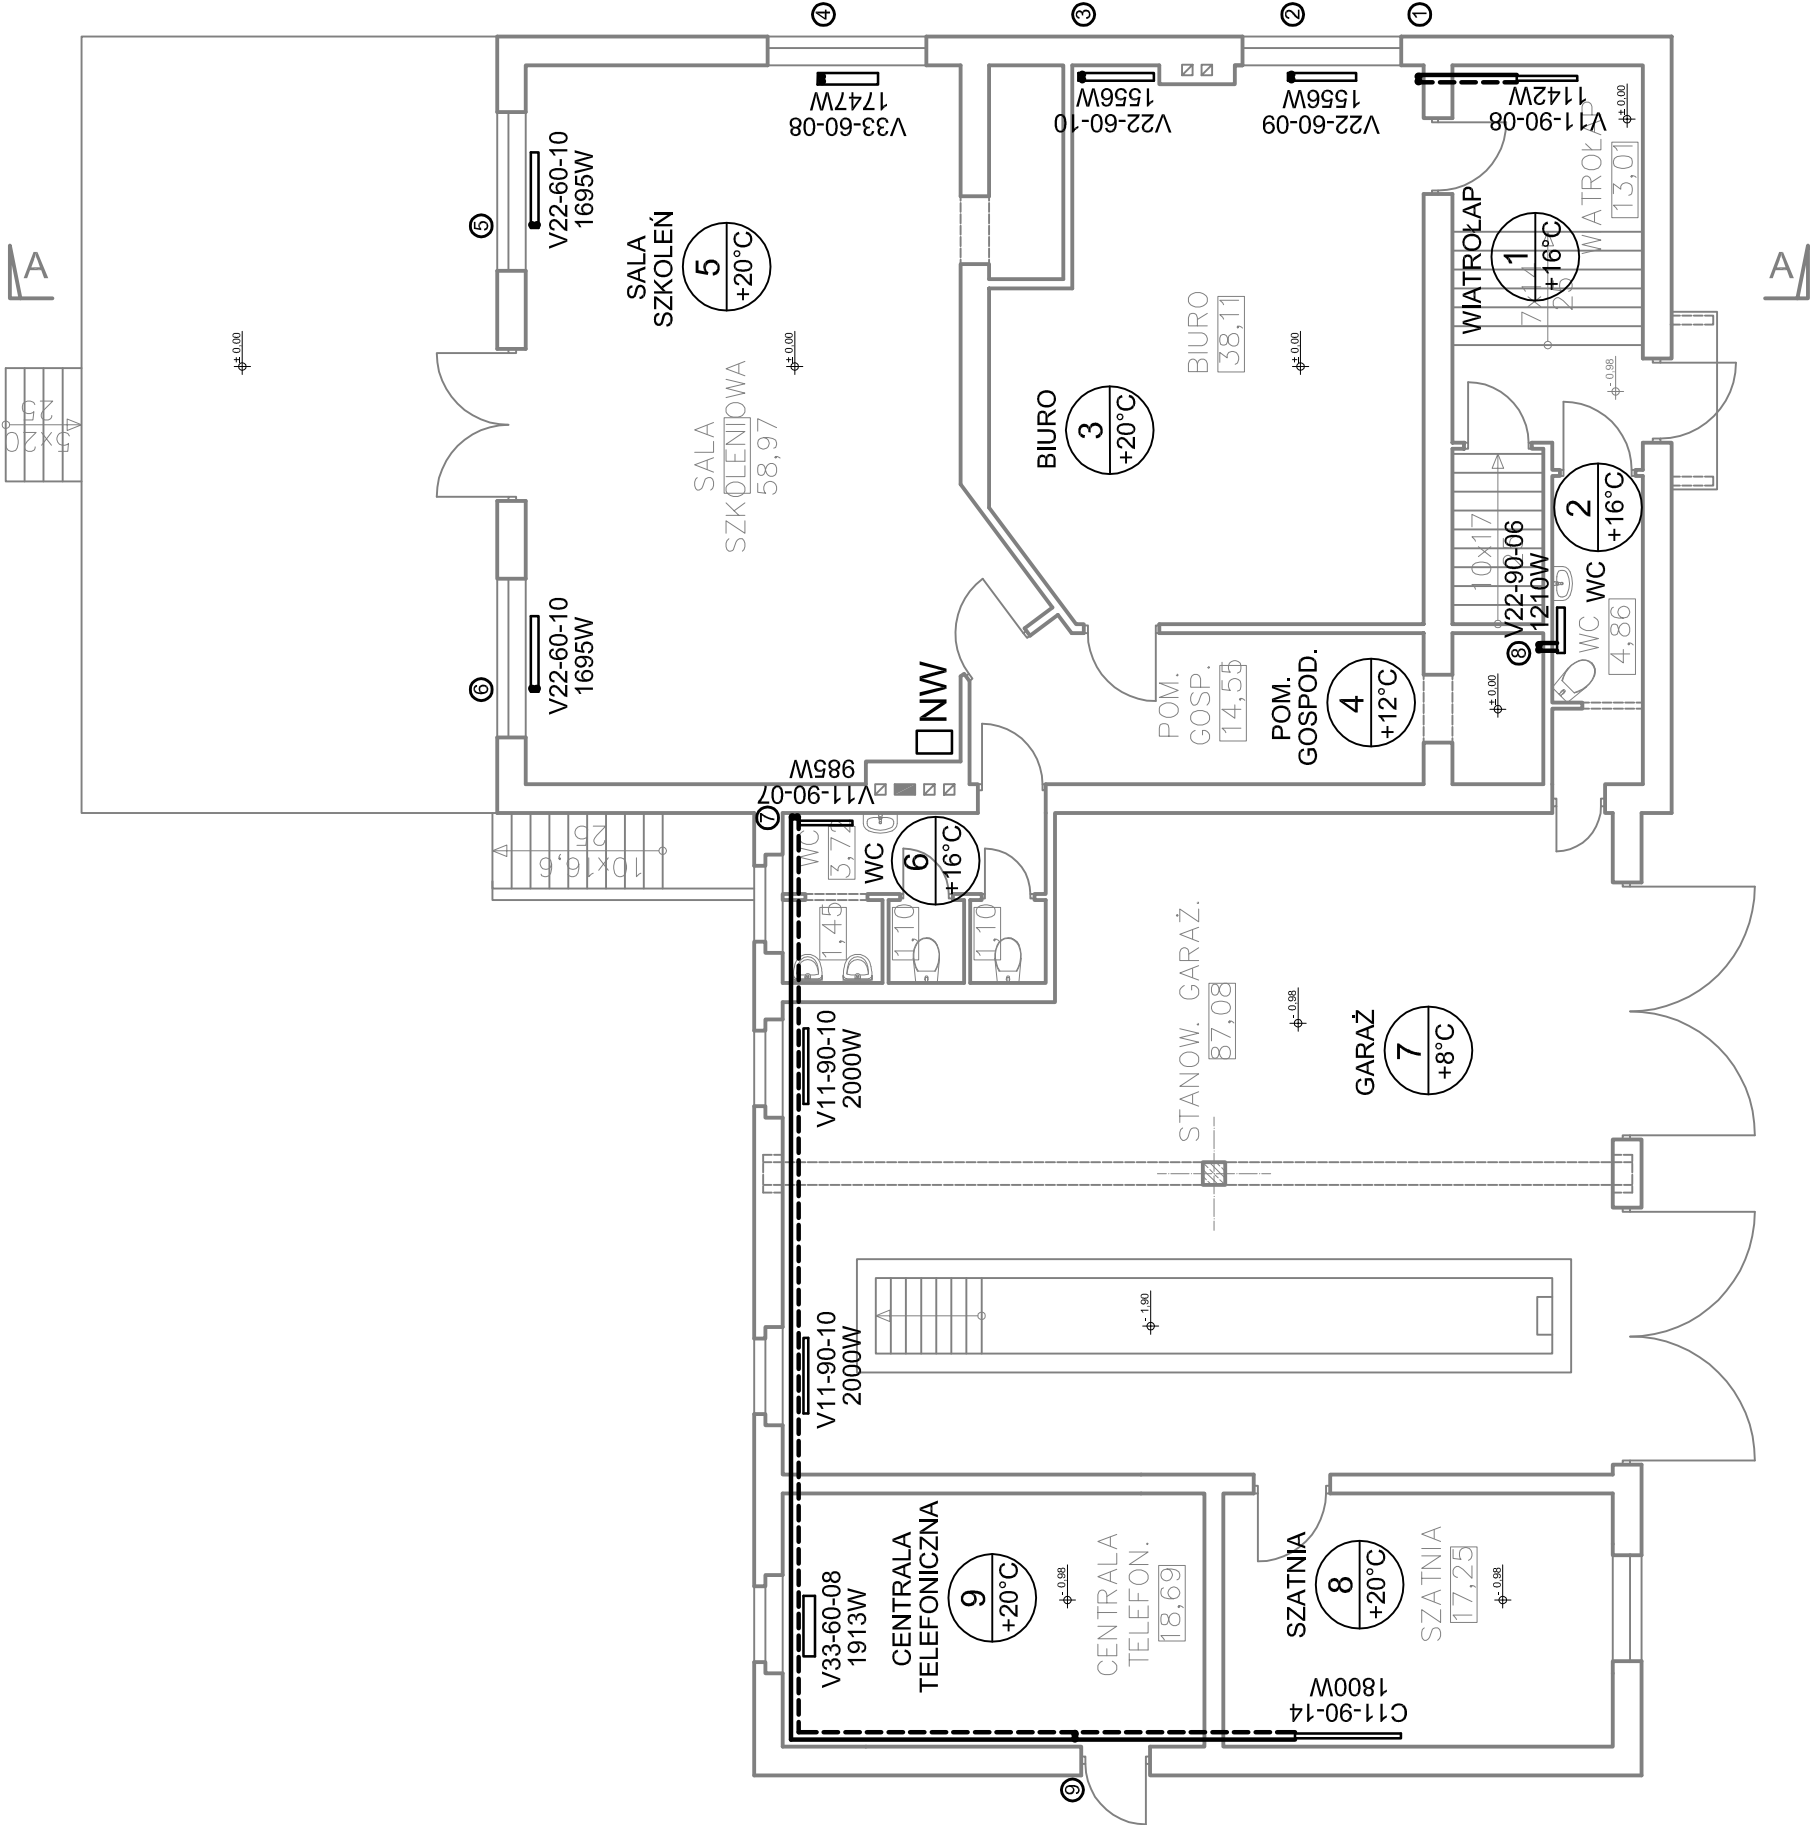

OBJAŚNIENIA

K - Kocioł c.o. - tłokowo-miałowy
Typ: KTM 20 o mocy - 20 kW
Producent: Wytwórnia kotłów c.o. "Tilgner"
63-300 Pleszew ul. Piaski 30

NW - Naczynie wzbiornicze Vc = 15 l

--- - Instalacja centralnego ogrzewania

○-③ - Piony instalacji c.o.

Projekt termomodernizacji budynku Remizy Strażackiej OSP - w Kochcicach			
Adres obiektu	ul. Parkowa 25, 42-713 Kochcice		
Inwestor	Gmina Kochanowice		
Temat	Instalacja centralnego ogrzewania		
	Imię Nazwisko	Nr upr. budowlanych	Podpis
Projektował:	Jacek Biela	715/01	
		Skala 1:100	Nr rys.: 2CO
Nazwa rysunku	Rzut parteru		