


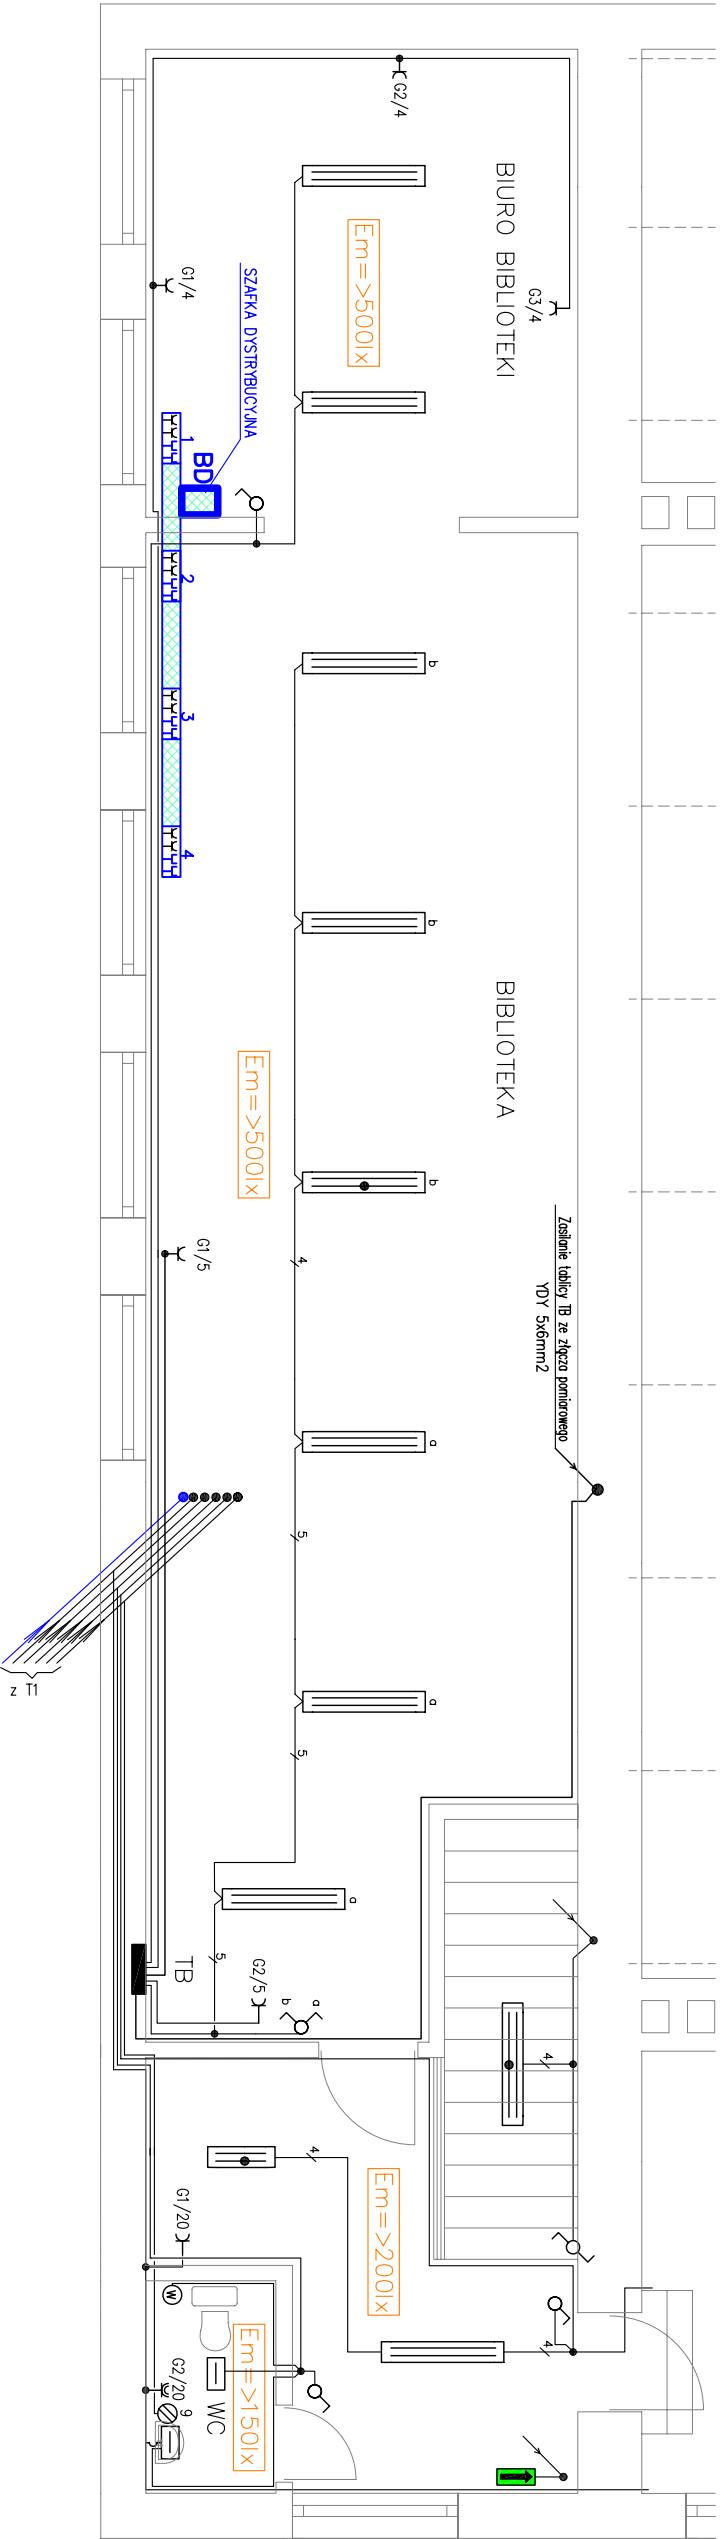

- instalację w pomieszczeniach socjalno biurowych i pozostałych wykonać jako podłynkową
- w pomieszczeniach wilgotnych i na zewnątrz stosować osprzęt uszczelniony IP 44
- łączniki instalować na wysokości 1,4m o gniazda wtykowe na wysokości 1,1m od posadzki
- w obłacie nideży wykonać gniazda i miejscowe połączenia wykonawcze obejmujące części przewodzące obcas konstrukcji budynku, części przewodzące instalacji sanitarnych, szynę PE w rozdzielnicach oraz uziom odgromowy budynku

UKŁAD SIECIOWY TT

OCHRONA PRZED DOTYKIEM POŚREDNIM (OCHRONA PRZY USZKODZENIU) :

- samoczynne wyłączenie zasilania
- urządzenie II klasy ochronności

- Oprawa 2xTLD 18W awaryjna 3h nasufitowa rastrowa
- Oprawa 2xTLD 18W nasufitowa rastrowa
- Oprawa świetłówkowa hermetyczna 2xTLD 36W
- Oprawa świetłówkowa rastrowa nasufitowa 2xTLD 36W
- Oprawa świetłówkowa rastrowa nasufitowa 2xTLD 36W użytkowo—awaryjna 3h
- Plafoniera hermetyczna (przykręcana do ściany)
- Plafoniera hermetyczna (Przykręcana do sufitu)
- Wentylator łazienkowy z wyłącznikiem czasowym
- Oprawa awar. 8W/3h (EXIT)
- Wyłącznik Schodowy podłynkowy
- Wyłącznik Pojedynczy podłynkowy
- Wyłącznik Pojedynczy podłynkowy bryzgoszczelny IP 44
- Wyłącznik Pojówólny podłynkowy
- Zestaw Gniazd Logicznych i zasilania komputerów
- Gniazdo bryzgoszczelne 230V 16A podłynkowe ze stykiem ochronnym
- Gniazdo wtykowe podwójne 230V 16A podłynkowe ze stykiem ochronnym
- Ogrzewacz bezciśnieniowy podumowykowy
- Projektowane eksploatacyjne średnie natężenie oświetlenia

PROJEKT BUDOWANY: SRODOKI ELEKTRYCZNE		INWESTOR: GMINA MIĘDURĘCZA		SKALA: 1:50
TEMAT PROJEKTU: OCHRONA PRZED DOTYKIEM I OCHRONA PRZY USZKODZENIU		OBIĘTOŚĆ: 1,50		
PLAN INSTALACJI ELEKTRYCZNEJ – PIĘTRO CZĘŚĆ I – SZO				
DATA:	PROJEKTANT:	PROJEKT:	PROJEKT:	4
06.06.2010	INŻYNIER PASOŃ	INŻYNIER PASOŃ		
Przedsiębiorstwo Usługowo-Produkcyjno-Handlowe Eteckh len S.C. 42-700 Lubiesz, ul. Powiatowa 54				