


— zakres aktualizacji
— granice ewidencyjne działek

Orientacja

Skala 1 : 10000

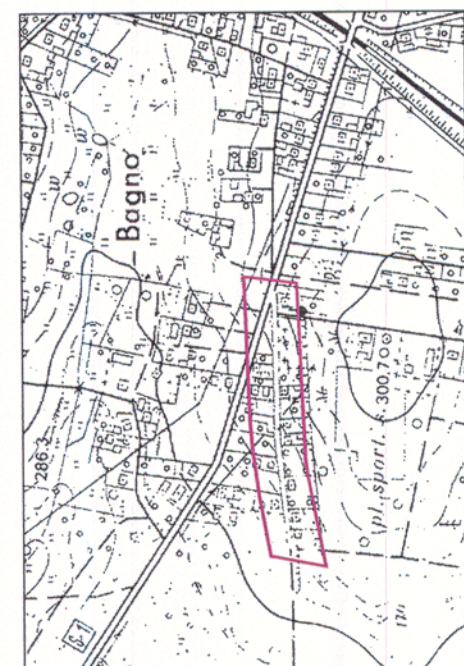

Nie wyklucza się istnienia w terenie innych nie wykazanych na niniejszej mapie urządzeń podziemnych, które nie były zgłoszone do inwentaryzacji lub o których brak jest informacji w istniejących branżowych.

Mapa powstała w wyniku przekształcania mapy zasadniczej w skali 1 : 1000 do skali 1 : 500. Przekształcanie uzupełniono wynikami bezpośredniego pomiaru w terenie.

Mapa jest aktualna na dzień 18.12.2006 r. w zakresie sytuacji, uzbrojenia terenu (na podstawie pomiaru) i ewidencji grunów. Granice działek zostały przeniesione orientacyjnie z mapy ewidencyjnej.

Obiekt: dz. nr 1506 - ch. Strzebiń

Rodzaj roboty: Aktualizacja (s, u, e)

KEREG: 1008/2006

Wykonawca:



LEGENDA

- projektowane chodniki i zjazdy do posesej z kostki brukowej
- projektowane zieleńce
- likwidacja
- projektowana kanalizacja deszczowa

Nazwa studni	Nazwa wpustu	Spadki przykanalika
K1	w1	2 %
K2	w2	2 %
K3	w3	2 %
K4	w4	2 %
K5	w5	2 %
K6	w6	2 %
K7	w7	1 %
K8	w8	3 %
K9	w9	2 %

Nazwa wpustu	Współrzędna X	Współrzędna Y
w1	232 173.09	909 435.91
w2	232 220.94	909 445.83
w3	232 270.58	909 453.69
w4	232 320.66	909 458.80
w5	232 375.57	909 462.17
w6	232 403.06	909 462.32
w7	232 426.93	909 479.44
w8	232 437.41	909 476.15
w9	232 456.27	909 462.32

Nazwa wpustu	Rzędna wylotu przykanalika	Rzędna dna wpustu
w1	290.40	291.44
w2	290.70	291.70
w3	291.31	292.31
w4	292.40	293.40
w5	293.39	294.39
w6	293.46	294.46
w7	292.91	293.91
w8	293.00	294.00
w9	293.82	294.82

Nazwa studni	Długość przykanalika
K1	2.0 m
K2	1.6 m
K3	1.7 m
K4	2.2 m
K5	4.8 m
K6	1.8 m
K7	8.3 m
K8	8.4 m
K9	3.5 m

Nazwa studni	Współrzędna X	Współrzędna Y
K1	232 172.63	909 433.21
K2	232 221.55	909 443.52
K3	232 270.95	909 451.27
K4	232 320.66	909 456.65
K5	232 370.54	909 459.43
K6	232 403.06	909 459.72
K7	232 423.06	909 459.72
K8	232 429.92	909 470.88
K9	232 453.04	909 459.72

- projektowany wpust uliczny
- projektowana studnia rewizyjna
- parametry techniczne kanalizacji deszczowej
- projektowany separator kolekccyjny z osadnikiem



PRACOWNIA PROJEKTOWA **meritum**
32-500 Chrzanów ul. Oświęcimska 73 tel./fax. (032) 623 35 13

Projektował	Witold Szałas	Int.	Witold Szałas	Stadium	PW	Investor	Wzrost gminy Koszęcin
Opiniował	Andrzej Wojtyła	Int.	Andrzej Wojtyła	Skala:	1:1.2008	Investycja	Przebudowa ul. Spokojnej w Strzebiniu
Sprawił	Lasot-Pachoda	Int.	Lasot-Pachoda	Data:	11.2008	Lokalizacja	Strzebiń - dz. nr 1504, 1505, 1506 - Gmina Koszęcin
Nazwa rysunku:	PLAN KANALIZACJI DESZCZOWEJ			Brzmia:	SANTANNA		
Nr rys.:	S/1						