

MAPA DO CELÓW PROJEKTOWYCH

JEDNOSTKA EWIDENCYJNA: KOSZĘCIN, 240706_2
ORRER: SĄDOW 240706 2.0005
UKŁAD WSPÓŁRZĘDNYCH „2000” 6 139 27 24 1 13

(kolor czerwony)

UKŁAD WSPÓŁRZĘDNYCH „1965” 521.122.251

UKŁAD WYSOKOŚCI KRONSZTAD 86

SKALA 1:1000

KERG -WCK.6642.1.264.2015

GEODETA UPRAWNIONY


Wykonano w dniu 13.03.2015r.

mgr inż. Grzegorz Szot
Kronsztein, ul. Legionów 1, km 601 085 678
Świad. Nr 15587 w zakresie 1 i 2

w granicach projektowanej inwestycji nie ustalano
szerokości gruntowych
grunice wniesiono na podstawie mapy ewidencji
gruntów i nie spełniają wymogów określonych w obowiązujących
standardach technicznych.

GEODECI S.C.

Z. Szot, J. Marek, G. Szot
48-700 Łosiniec, ul. Piłsudskiego 1
w tel. 034 356 38 42
NIP 5751830785

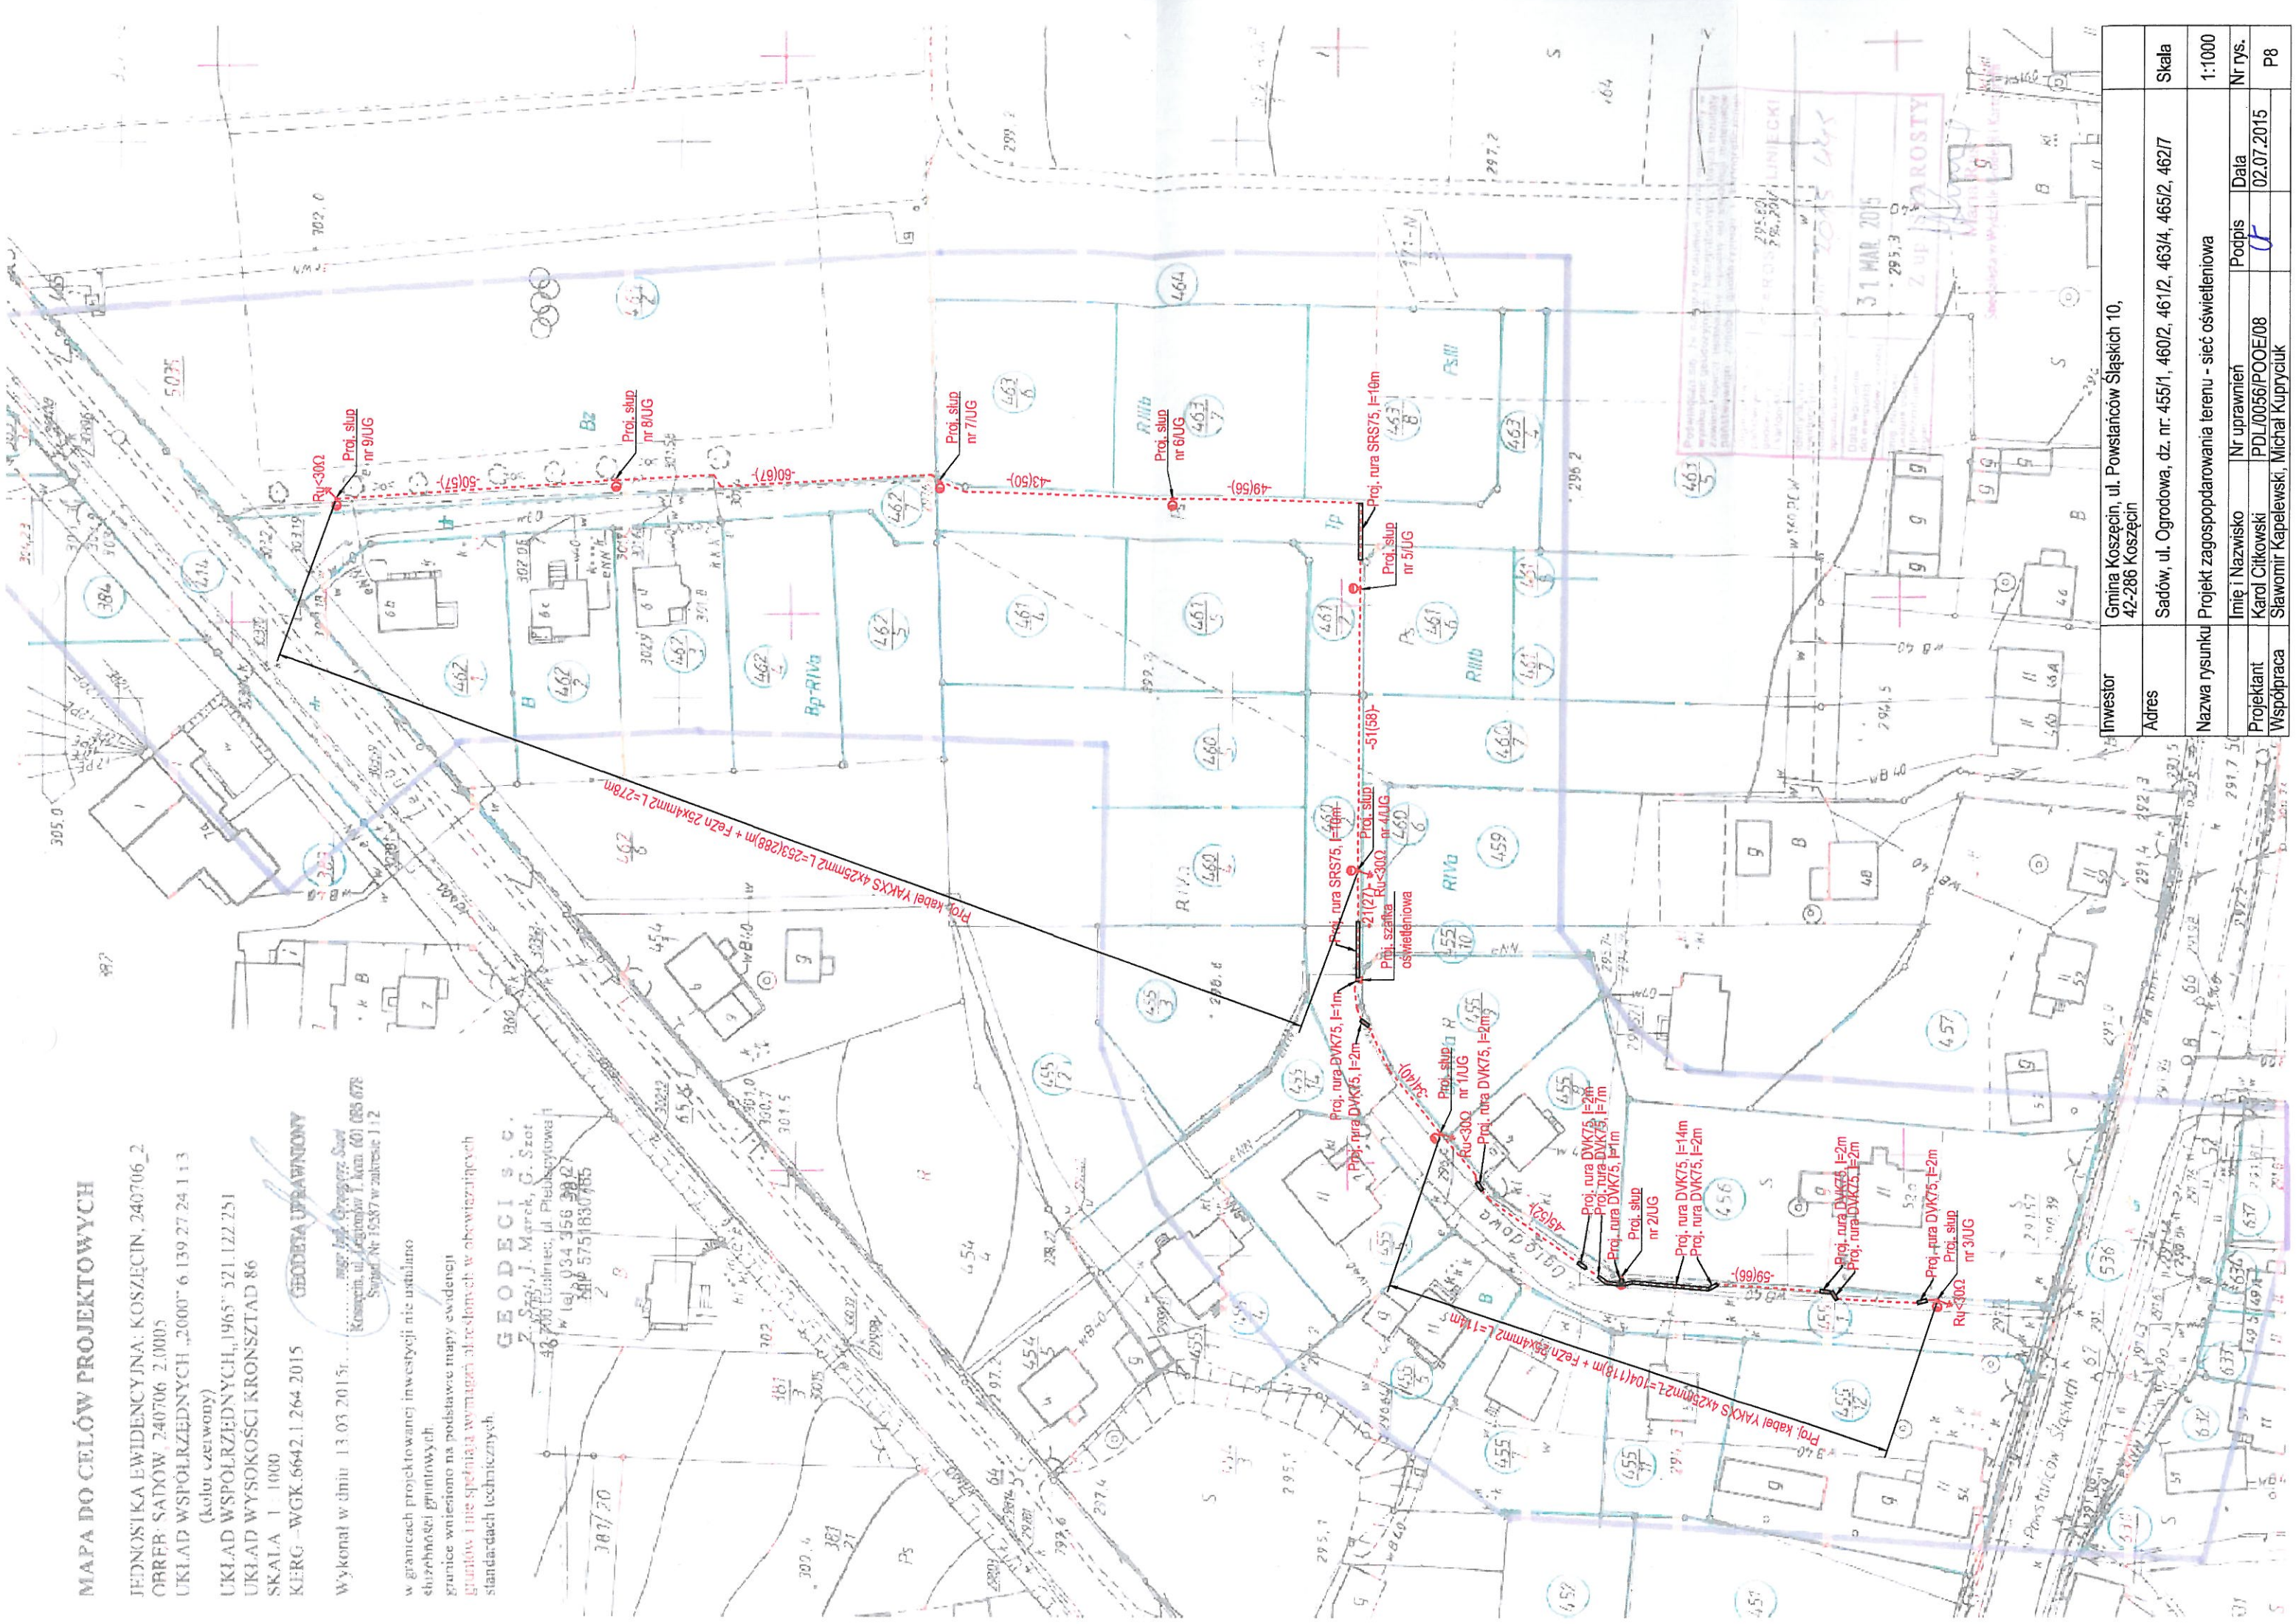

Inwestor	Gmina Koszęcin, ul. Powstańców Śląskich 10, 42-286 Koszęcin			Skala	1:1000
Adres	Sądów, ul. Ogrodowa, dz. nr. 455/1, 460/2, 461/2, 463/4, 465/2, 462/7			Nr rys.	P8
Nazwa rysunku	Projekt zagospodarowania terenu - sieć oświetleniowa			Podpis	
Imię i Nazwisko	Nr uprawnień	Data			
Projektant	PDL/0056/POOE/08	02.07.2015			
Współpraca	Ślawomir Kapelewski, Michał Kupryciuk				