


RZUT PARTERU

1:100

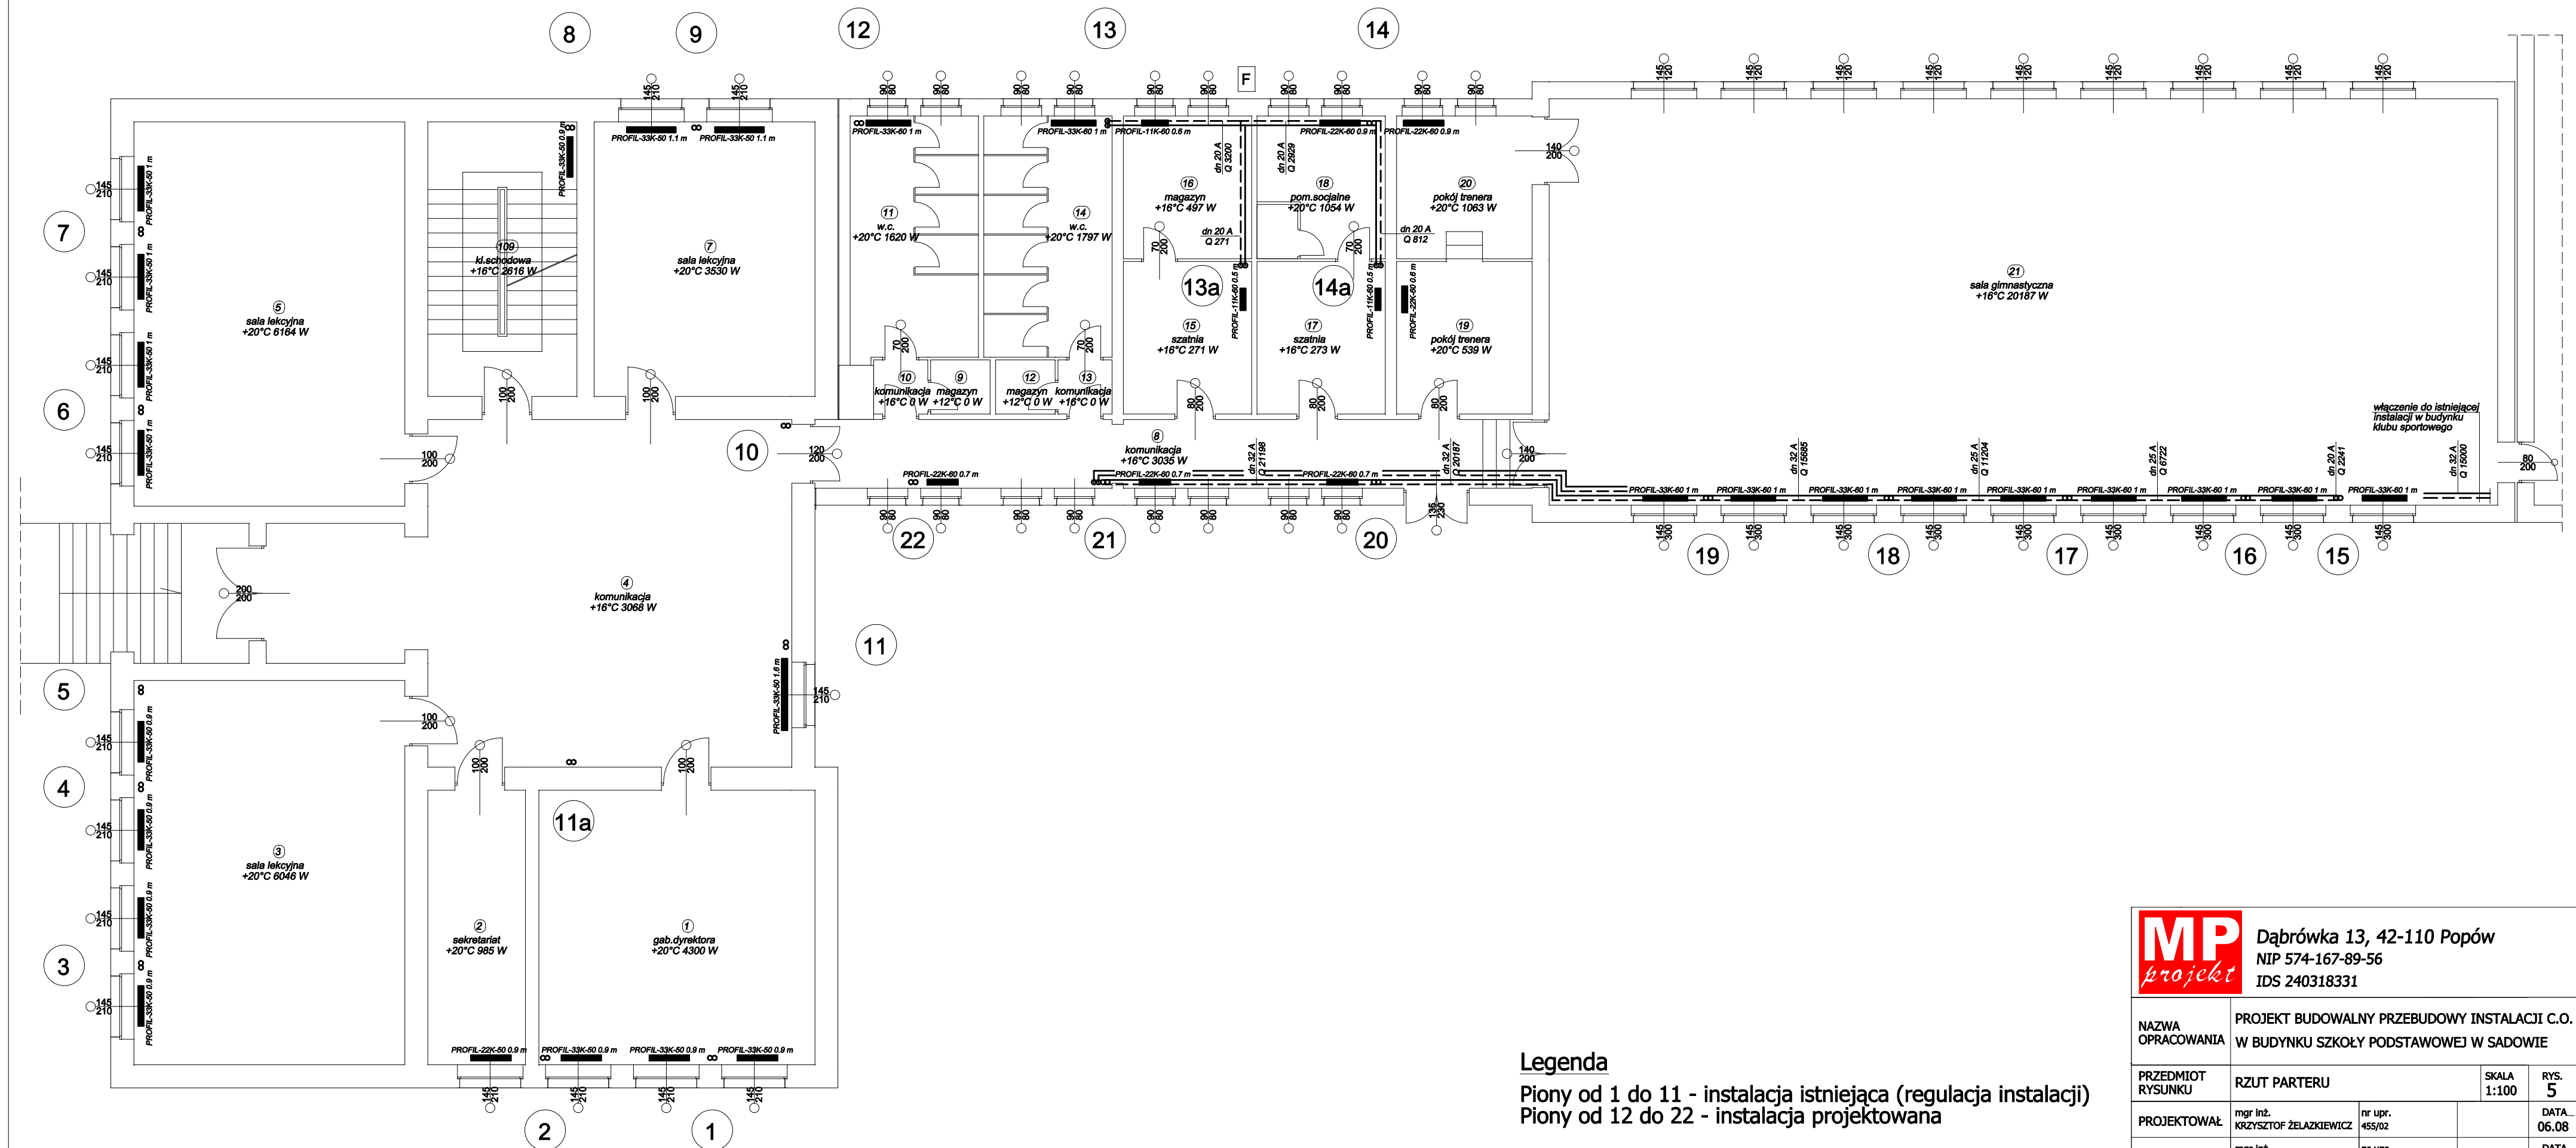

Legenda

Piony od 1 do 11 - instalacja istniejąca (regulacja instalacji)
Piony od 12 do 22 - instalacja projektowana

MP projekt		Dąbrówka 13, 42-110 Popów NIP 574-167-89-56 IDS 240318331	
NAZWA OPRACOWANIA		PROJEKT BUDOWALNY PRZEBUDOWY INSTALACJI C.O. W BUDYNKU SZKOŁY PODSTAWOWEJ W SADOWIE	
PRZEDMIOT RYSUNKU	RZUT PARTERU	SKALA 1:100	RYS. 5
PROJEKTOWAŁ	mgr inż. KRZYSZTOF ŻELAZKIEWICZ	nr upr. 455/02	DATA 06.08
SPRAWDZIŁ	mgr inż. ZBIGNIEW JARKIEWICZ	nr upr. 717/01	DATA 06.08