


RZUT PIĘTRA

1:100

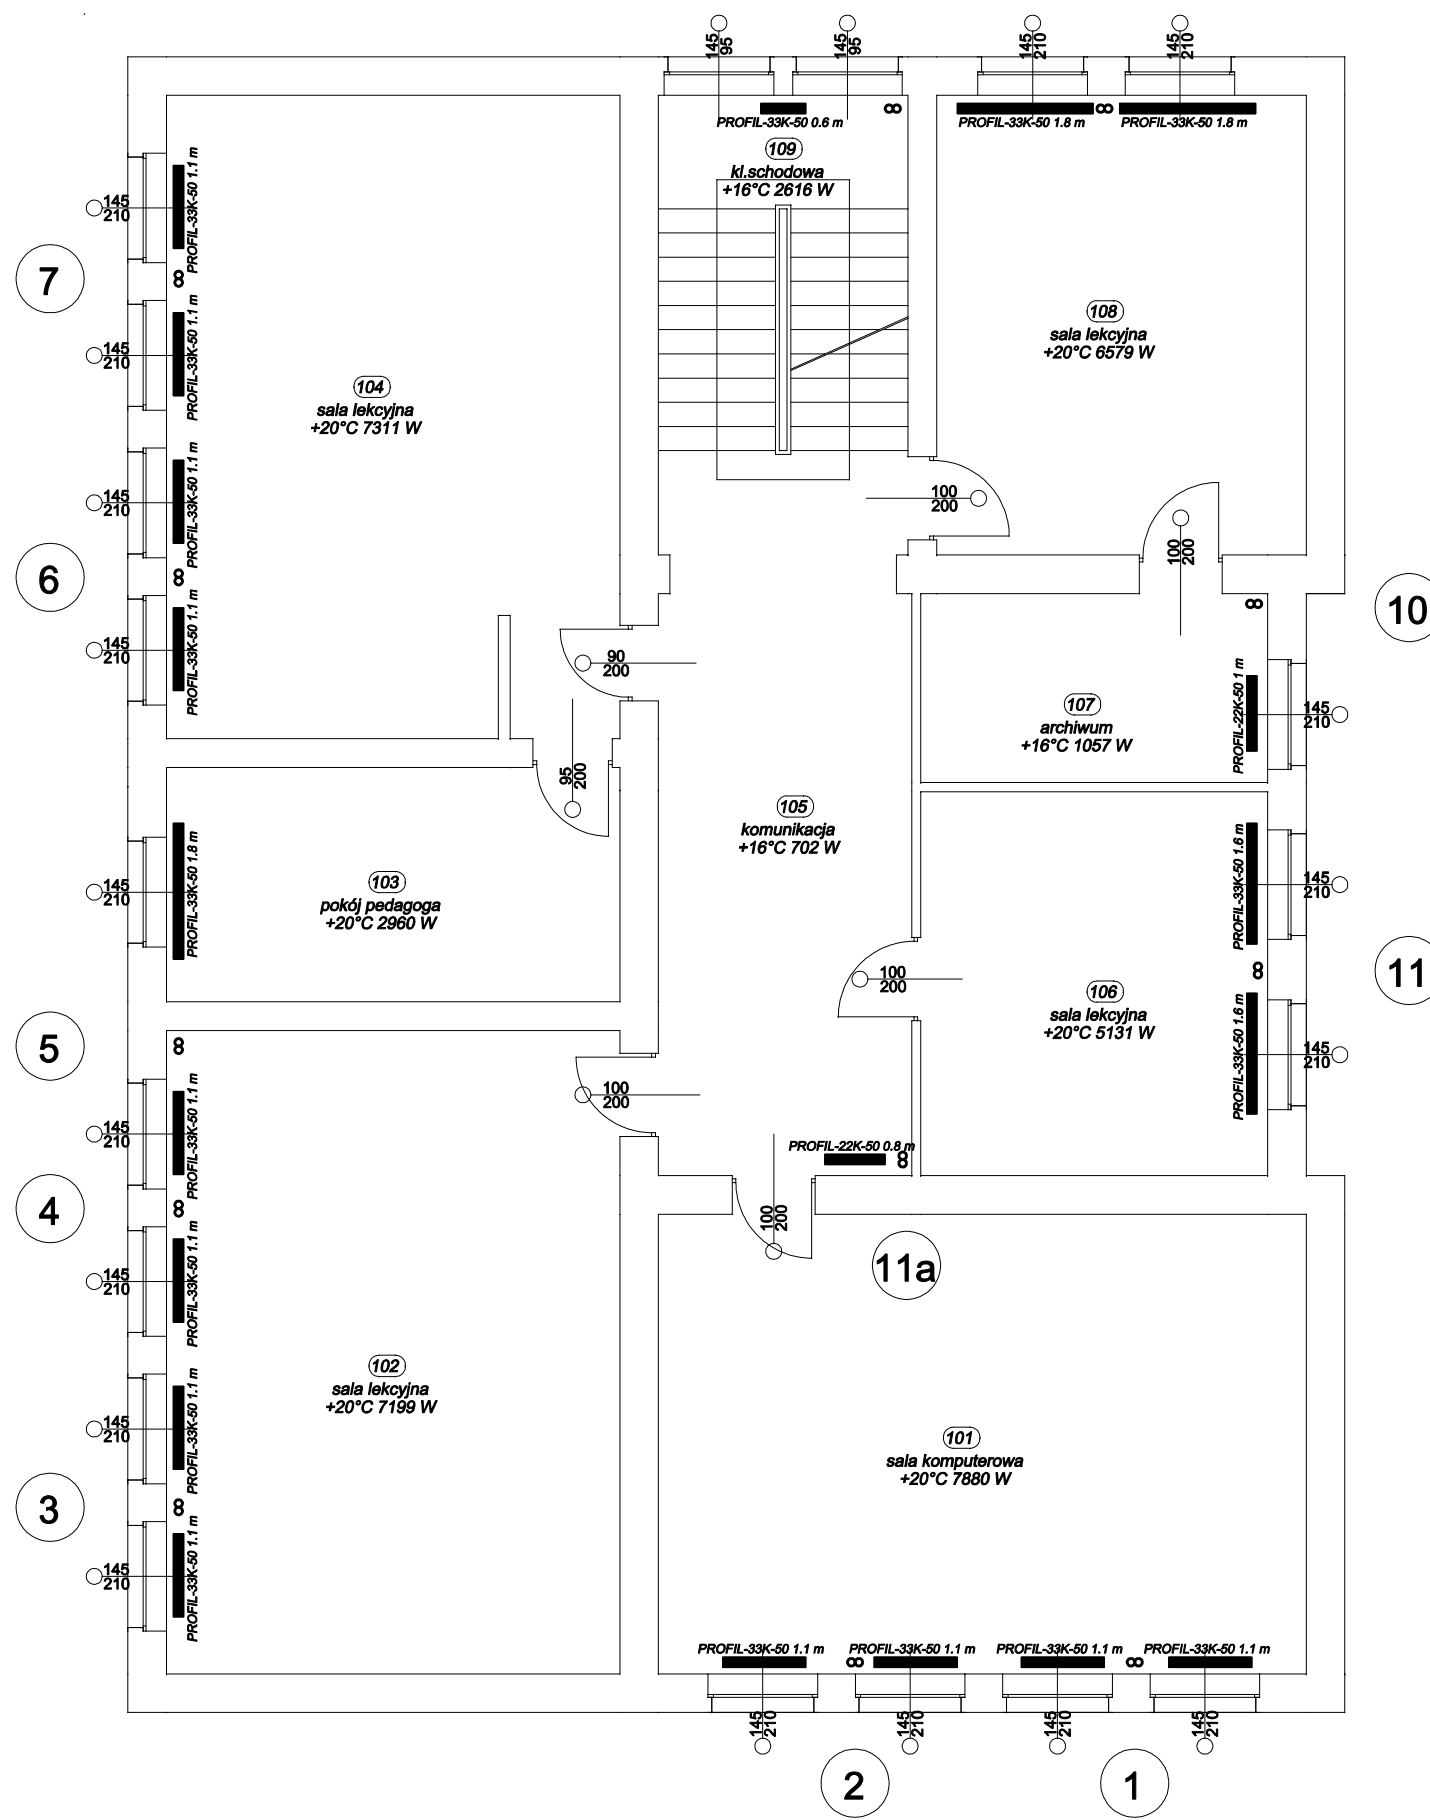

Legenda

Piony od 1 do 11 - instalacja istniejąca (regulacja instalacji)
Piony od 12 do 22 - instalacja projektowana



Dąbrówka 13, 42-110 Popów
NIP 574-167-89-56
IDS 240318331

NAZWA OPRACOWANIA	PROJEKT BUDOWALNY PRZEBUDOWY INSTALACJI C.O. W BUDYNKU SZKOŁY PODSTAWOWEJ W SADOWIE			
PRZEDMIOT RYSUNKU	RZUT PIĘTRA	SKALA 1:100	RYS. 6	
PROJEKTOWAŁ	mgr inż. KRZYSZTOF ŻELAZKIEWICZ	nr upr. 455/02		DATA 06.08
SPRAWDZIŁ	mgr inż. ZBIGNIEW JARKIEWICZ	nr upr. 717/01		DATA 06.08