


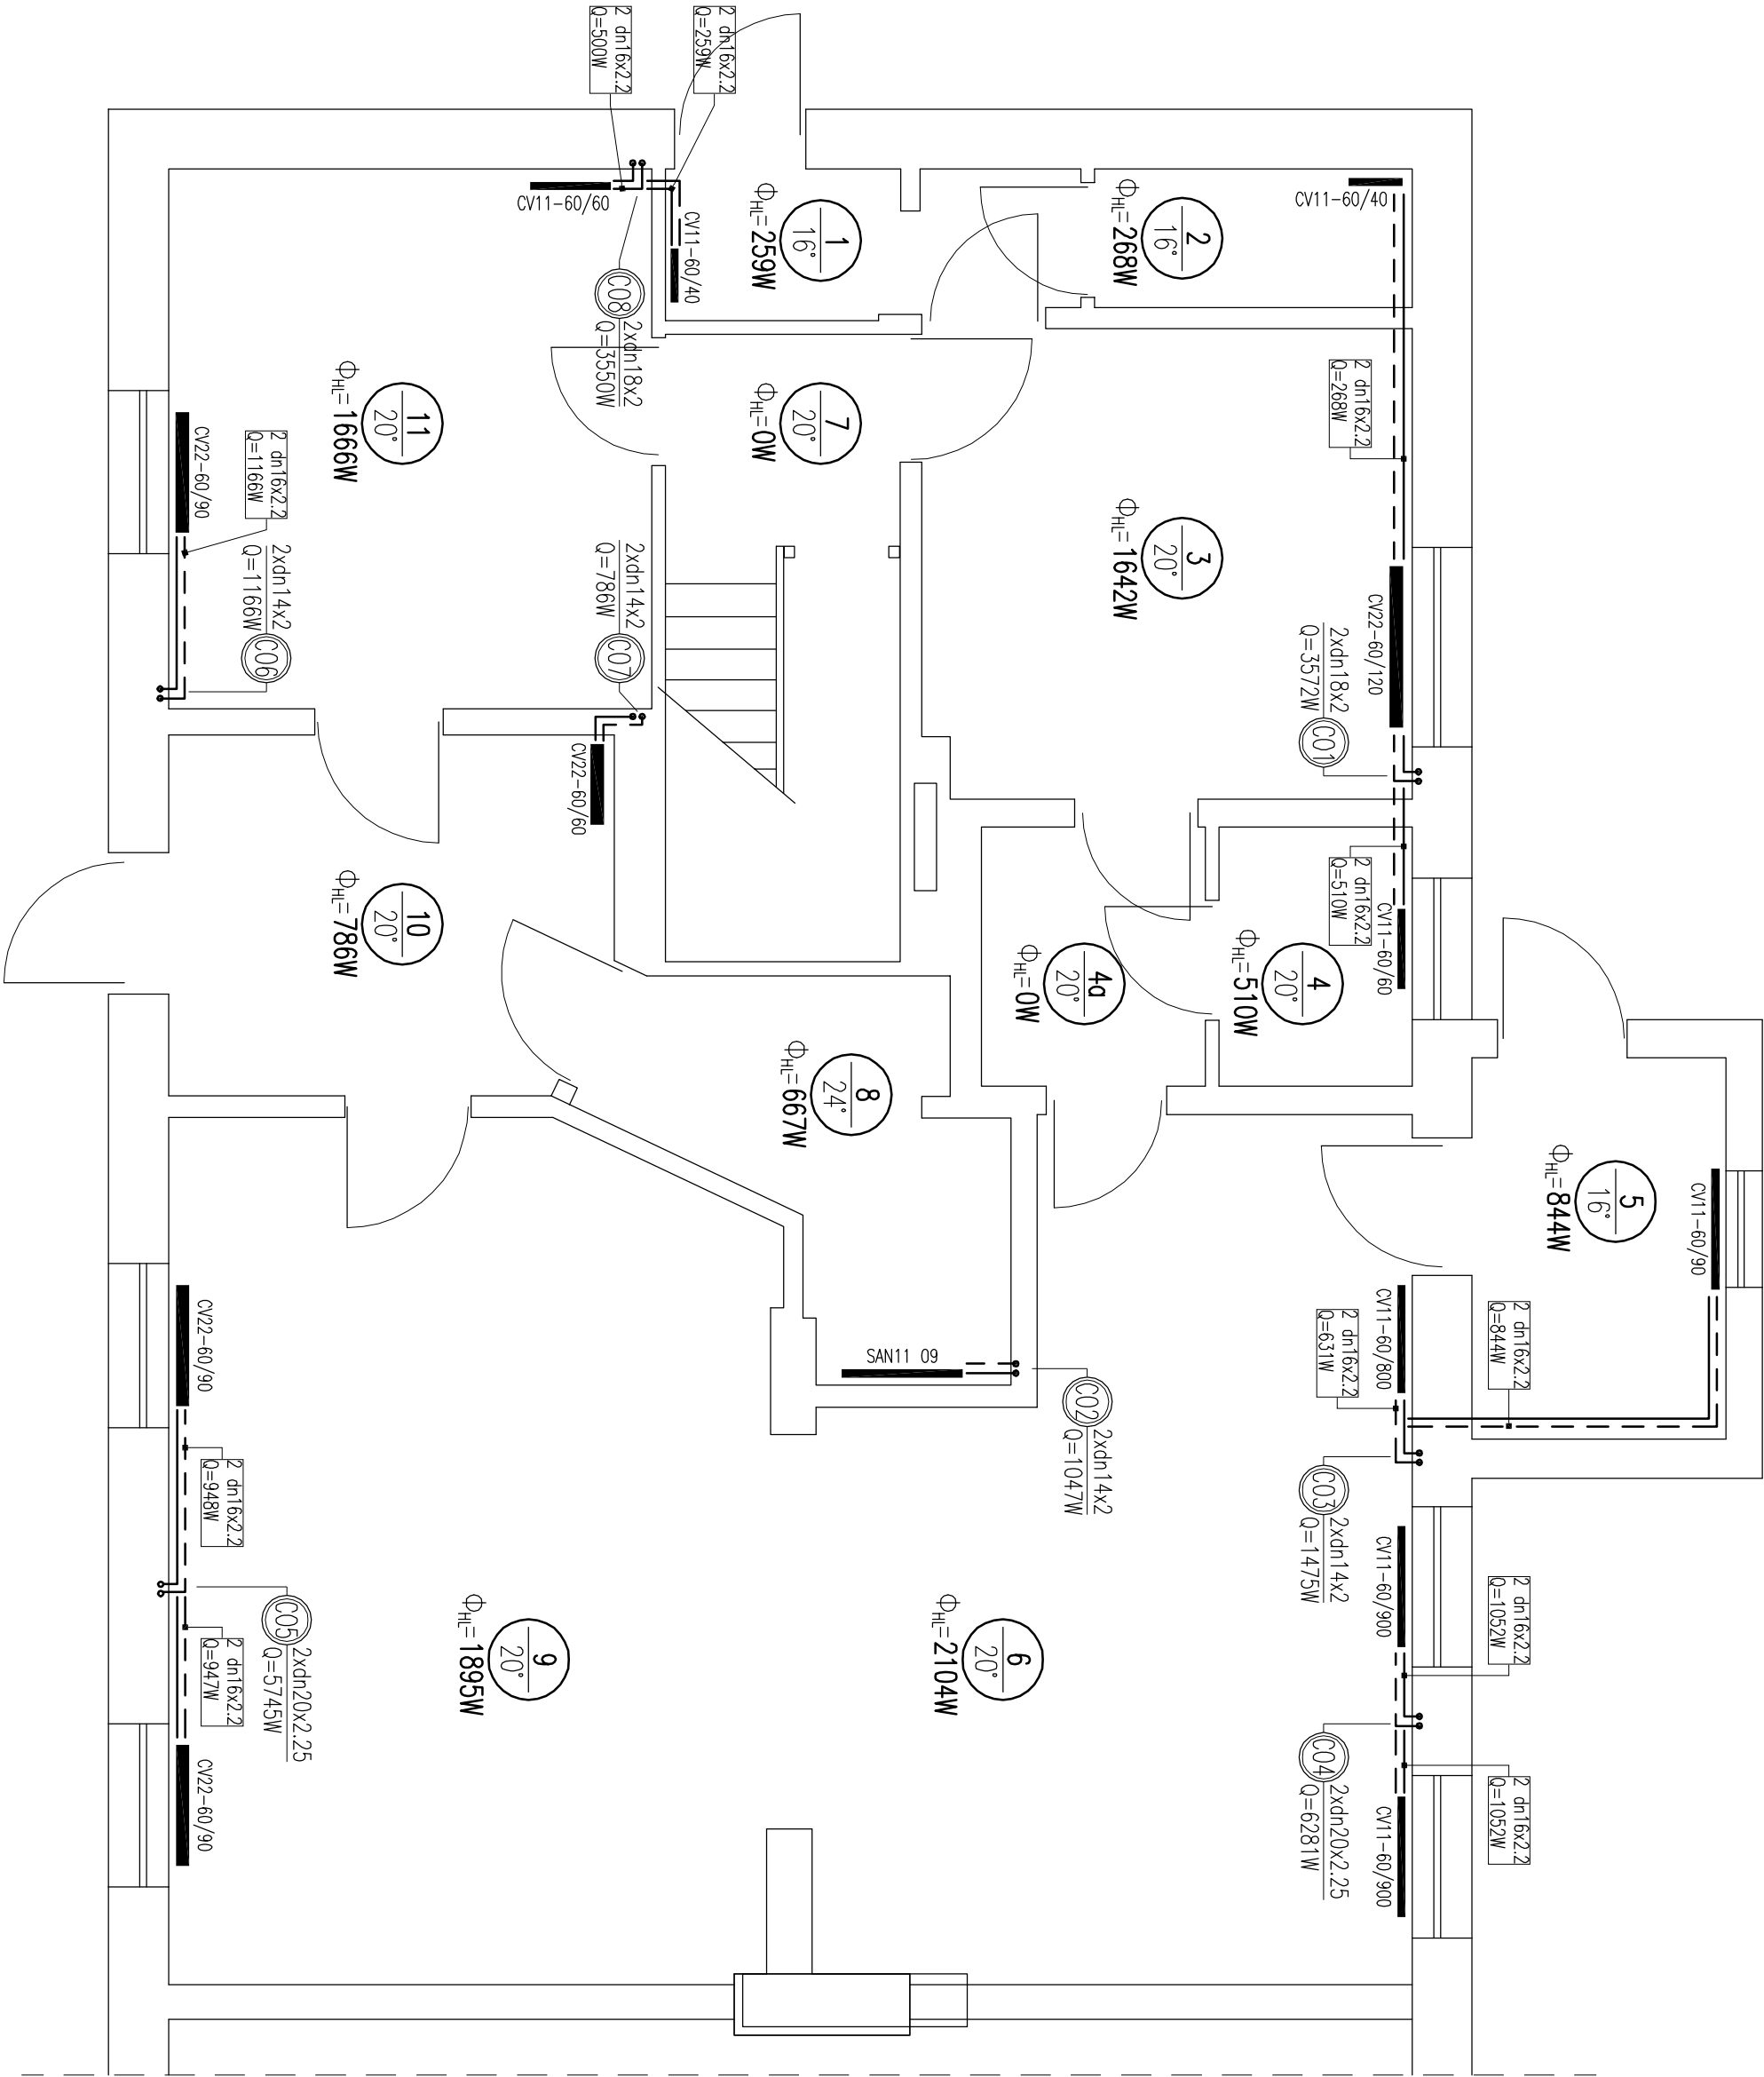

LEGENDA:

C01

Piony instalacji C.O.
Wykonać z PE-RT/Al/PE-RT
Przewodzić w bruzdach ściennych
Zasilanie grzejników C.O.
Instalację wykonać r rur
PE-Xa w posadzce
Grzejniki C.O. stalowe płytowe
CV11 - 60 / 90 - Typ - Wys. / Dł.

CV11-60/90

PROJ-SAN Biurowo Projektowo-Montażowe Arkadiusz Kozłowski Moniuszki 15 19-400 OLECKO		Obiekt: Zmiana sposobu użytkowania części poddasza ŚDS w Kowalch Oleckich dz. nr 300, gm. kowale oleckie – Instalacja c.o. oraz kotłowni olejowej	
Rysunek: Rzut parteru – instalacja c.o.		Nr rysunku: S-2	
Projektant:	Imię i nazwisko: inż. Arkadiusz Kozłowski	Upraw. bud.: 114/01/OL	Podpis:
Projektant:			Data: 11.2011
Asystent:	mgr inż. Wojciech Kozłowski		stadium: projekt budowlany
Sprawdzający:			branża: sanitarna
			Format: A 3
			Skala: 1:50