


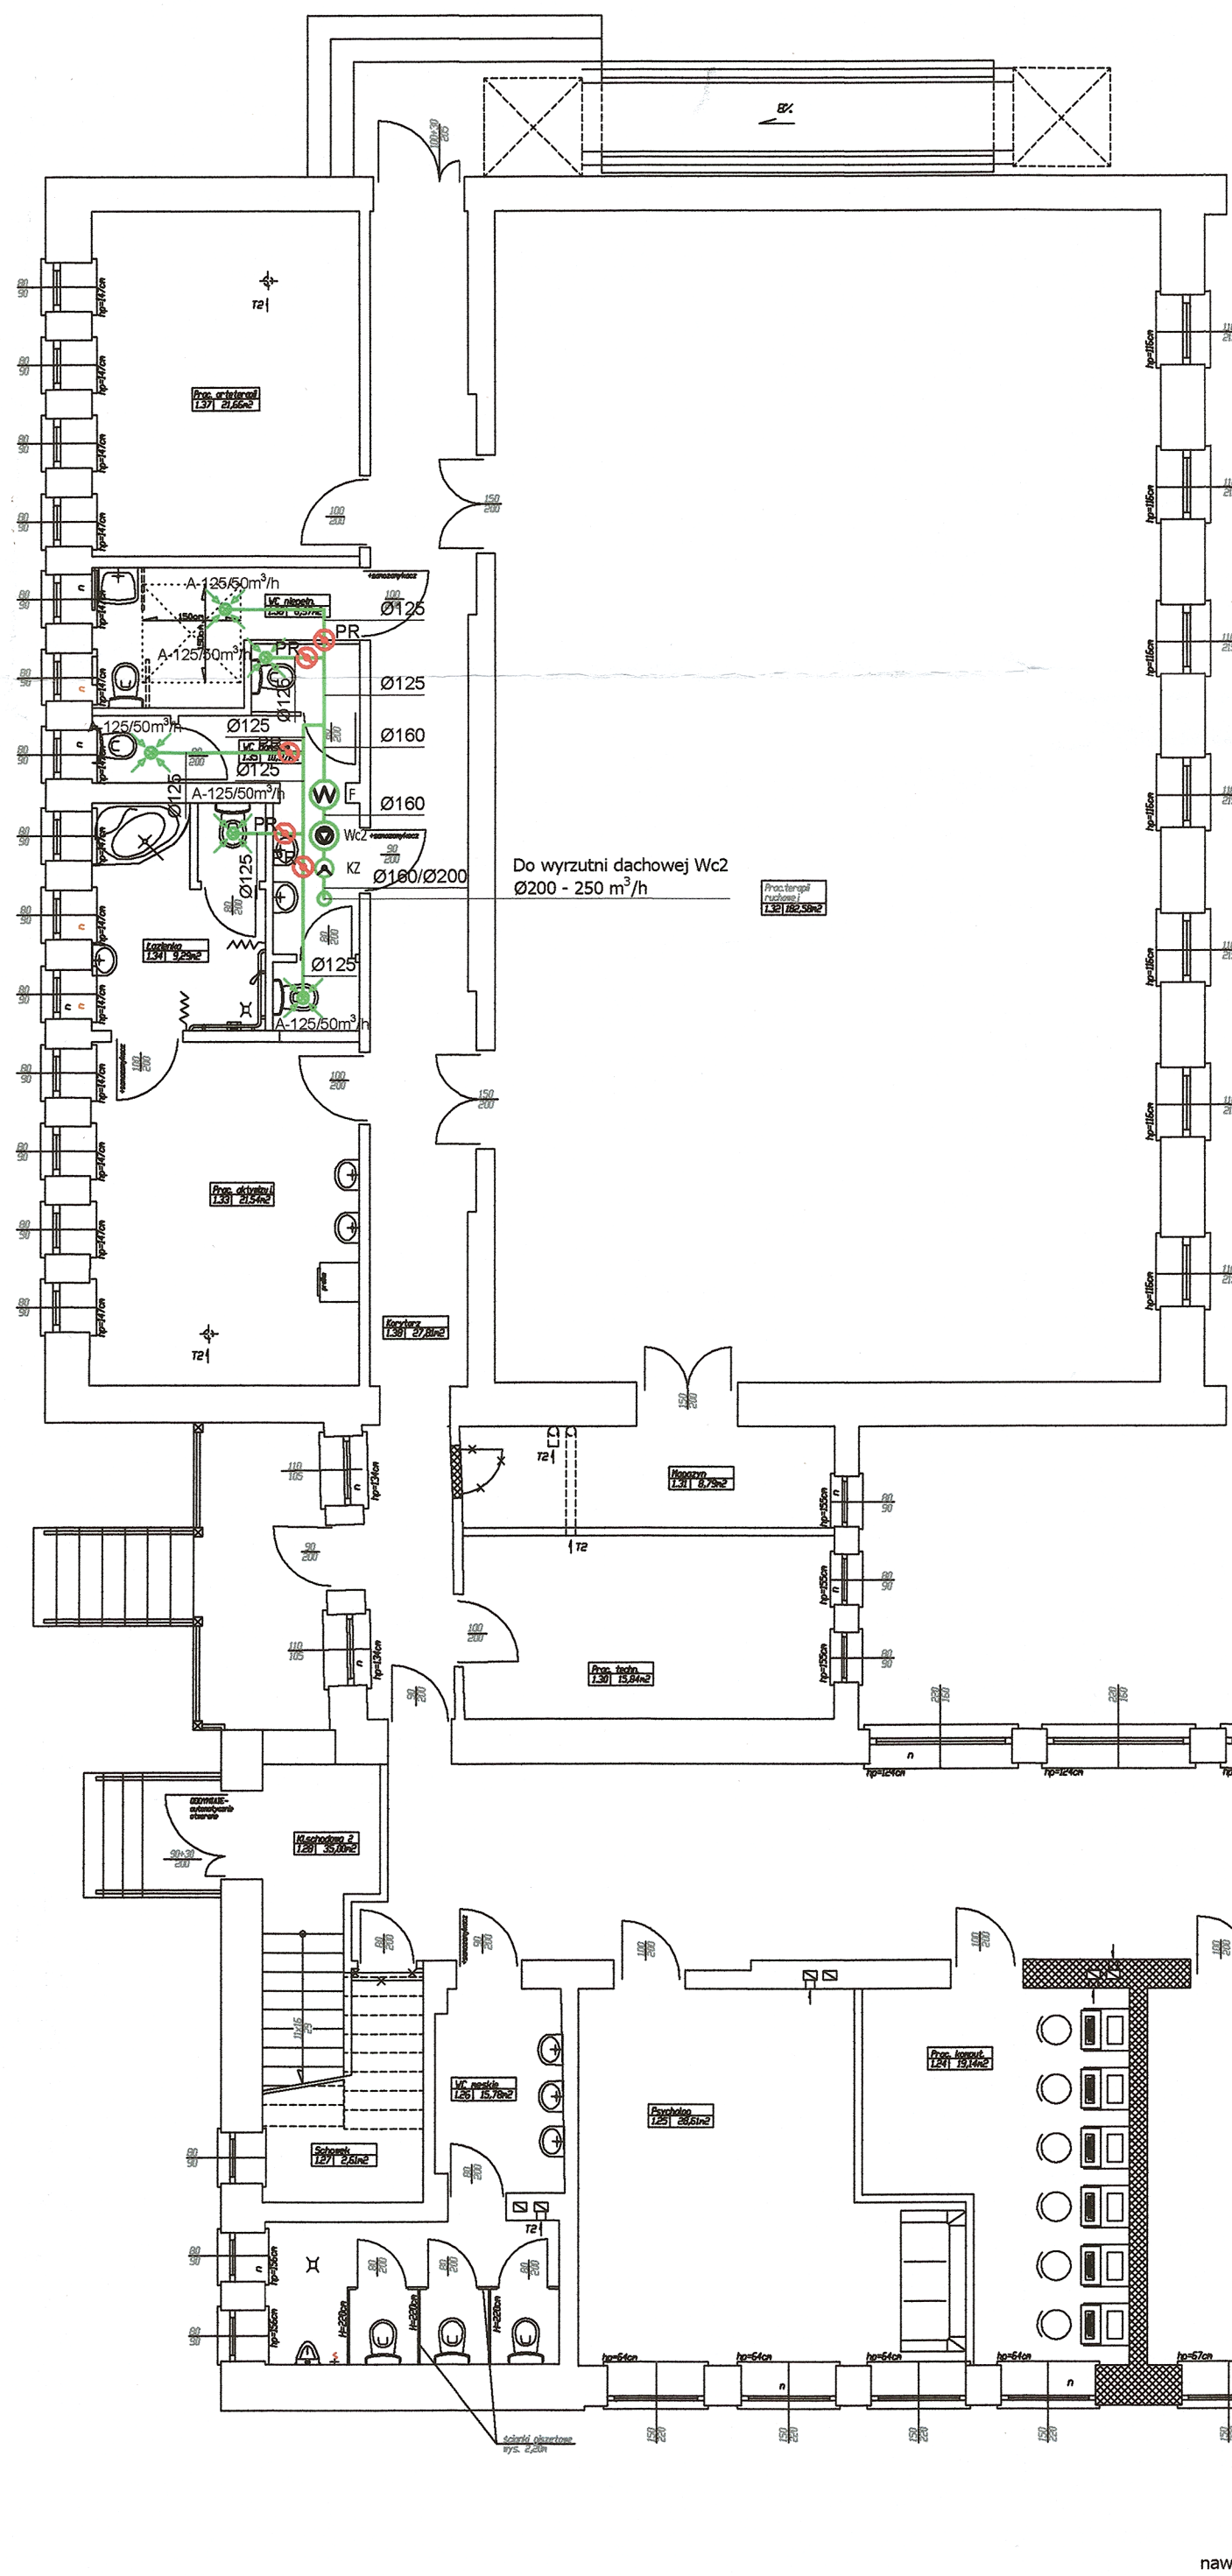

LEGENDA :		URZĄDZENIA :	
Instalacja nawiewna	—	Wc1 - Wentylator kanałowy wyciszony TD-800/200 Silent 3V prod. Venture Industries	
Instalacja wywiewna	—	Wc2 - Wentylator kanałowy wyciszony TD-500/160 Silent 3V prod. Venture Industries	
Instalacja czerpna	—	Wc3 - Wentylator kanałowy wyciszony TD-500/160 Silent 3V prod. Venture Industries	
Instalacja wyrzutowa	—	Wc4 - Wentylator Silent 100 Design prod. Venture Industries	
Instalacja kondensatu	- - -	Wm1 - Wentylator Silent 100 Design prod. Venture Industries	
Tłumik hałasu TAO 125/50/1200 prod. eMKA	—	Wm2 - Wentylator Silent 100 Design prod. Venture Industries	
nawiew -	—	Wm3 - Wentylator Silent 300 PLUS Design prod. Venture Industries	
Tłumik hałasu TAO 125/50/900 prod. eMKA	—	Wm4 - Wentylator Silent 100 Design prod. Venture Industries	
wywiew -	—	N2 - Wentylator kanałowy wyciszony TD-500/160 Silent 3V prod. Venture Industries	
T1 - turbonewt. F20		K2 - Kłapa zwrotna CAR-PL prod. Venture Industries	
T2 - turbonewt. F20		F - Filtr powietrza DF prod. Venture Industries o dokładności filtracji EU3	
T3 - wentylator przez ścierny typu 'EITKA'		Nm2 - nagrzewnica elektryczna DH-30 S prod. Venture Industries o mocy 3,0 kW	
co - wentylacja grawitacyjna wspomagana mechanicznie		SGR-0 - kratka stalowa na rurę okrągłą z lamelami w pionie prod. Alnor	
		SG-DA - przepustnice do krętek na rury okrągłe prod. Alnor	
		PR - przepustnica regulacyjna DAR-PVC prod. Alnor	

Centrale VUT 600 PE EC Vents (ozn. NW2)
zasilic elektrycznie :
- 1*230 V
- 0,27 kW (maks. moc wentylatorów)
- 1,65 A (maks. prąd wentylatorów)
- 2,0 kW (maks. moc nagrzewnicy)
- 8,7 A (prąd nagrzewnicy)
- 2,27 kW (całkowita moc urządzenia)
- 10,3 A (całkowity pobór prądu urządzeń.)

Centrale VUT 1500 PE EC Vents (ozn. NW1)
zasilic elektrycznie :
- 1*200/277 V
- 0,92 kW (maks. moc wentylatorów)
- 3,0 A (maks. prąd wentylatorów)
- 5,1 kW (maks. moc nagrzewnicy)
- 0,93/6,03/0,93 kW (całkowita moc urządzenia)
- 3,1/10,5/3,1 A (całkowity pobór prądu urządzeń.)

Czerpnia ścienna NW2
2m n.p.t. Ø250 - 420 m³/h

Czerpnia ścienna NW1
2m n.p.t. 600x350 - 1500 m³/h

Włączenie wywiewu do istniejącego
kanału wywiewnego 200x140

Włączenie wywiewu do istniejącego
kanału wywiewnego 140x140

Włączenie wywiewu do istniejącego
kanału wywiewnego 250x360

SGR-0 + SGR-DA
525X125 105 m³/h
do 7 osób stałego przebywania

SGR-0 + SGR-DA
525X125 105 m³/h
do 7 osób stałego przebywania

SGR-0 + SGR-DA
525X125 105 m³/h
do 7 osób stałego przebywania

SGR-0 + SGR-DA
525X125 105 m³/h
do 7 osób stałego przebywania

SGR-0 + SGR-DA
525X125 105 m³/h
do 7 osób stałego przebywania

mgr inż. **Dariusz Wasański**
Upr. bud. LOD/1053/PWOS/08
do projektowania i kierowania robotami
budowlanymi bez ograniczeń w zakresie
sieci, instalacji i urządzeń sanitarnych.
Nr ewidencyjny: LOD/IS/2606/09

PARTER

INWEST-PROJEKT Projektowanie instalacji sanitarnych Meurycza 28A, 98-100 Łask NIP: 831-154-13-05, REGON: 100479732 mgr inż. Marcin Pankowski, tel.: 663-844-403	
RODZAJ OPRACOWANIA	PROJEKT BUDOWLANY WENTYLACJI MECHANICZNEJ W PRZEBUDOWIE ZE ZMIANĄ SPOSOBU UŻYTKOWANIA BUDYNKU SZKOŁY PODSTAWOWEJ W KOWALACH OLECKICH NA PRZEDSZKOLE I ŚRODOWISKOWY DOM SAMOPOMOCY
ADRES	KOWALE OLECKIE UL. KOŚCIUSZKI 88 DZ. NR EW. 268/24
BRANŻA	INSTALACJE SANITARNE
PROJEKTANT	mgr inż. Marcin Pankowski upr. bud. nr LOD/0819/PWOS/07
SPRAWDZAJĄCY	mgr inż. Dariusz Wasański upr. bud. nr LOD/1053/PWOS/08
RYSunek	RZUT PARTERU - PROJEKTOWANA INSTALACJA WENTYLACJI MECHANICZNEJ
SKALA - 1:100	DATA - Marzec 2019 NR RYS. - 01