
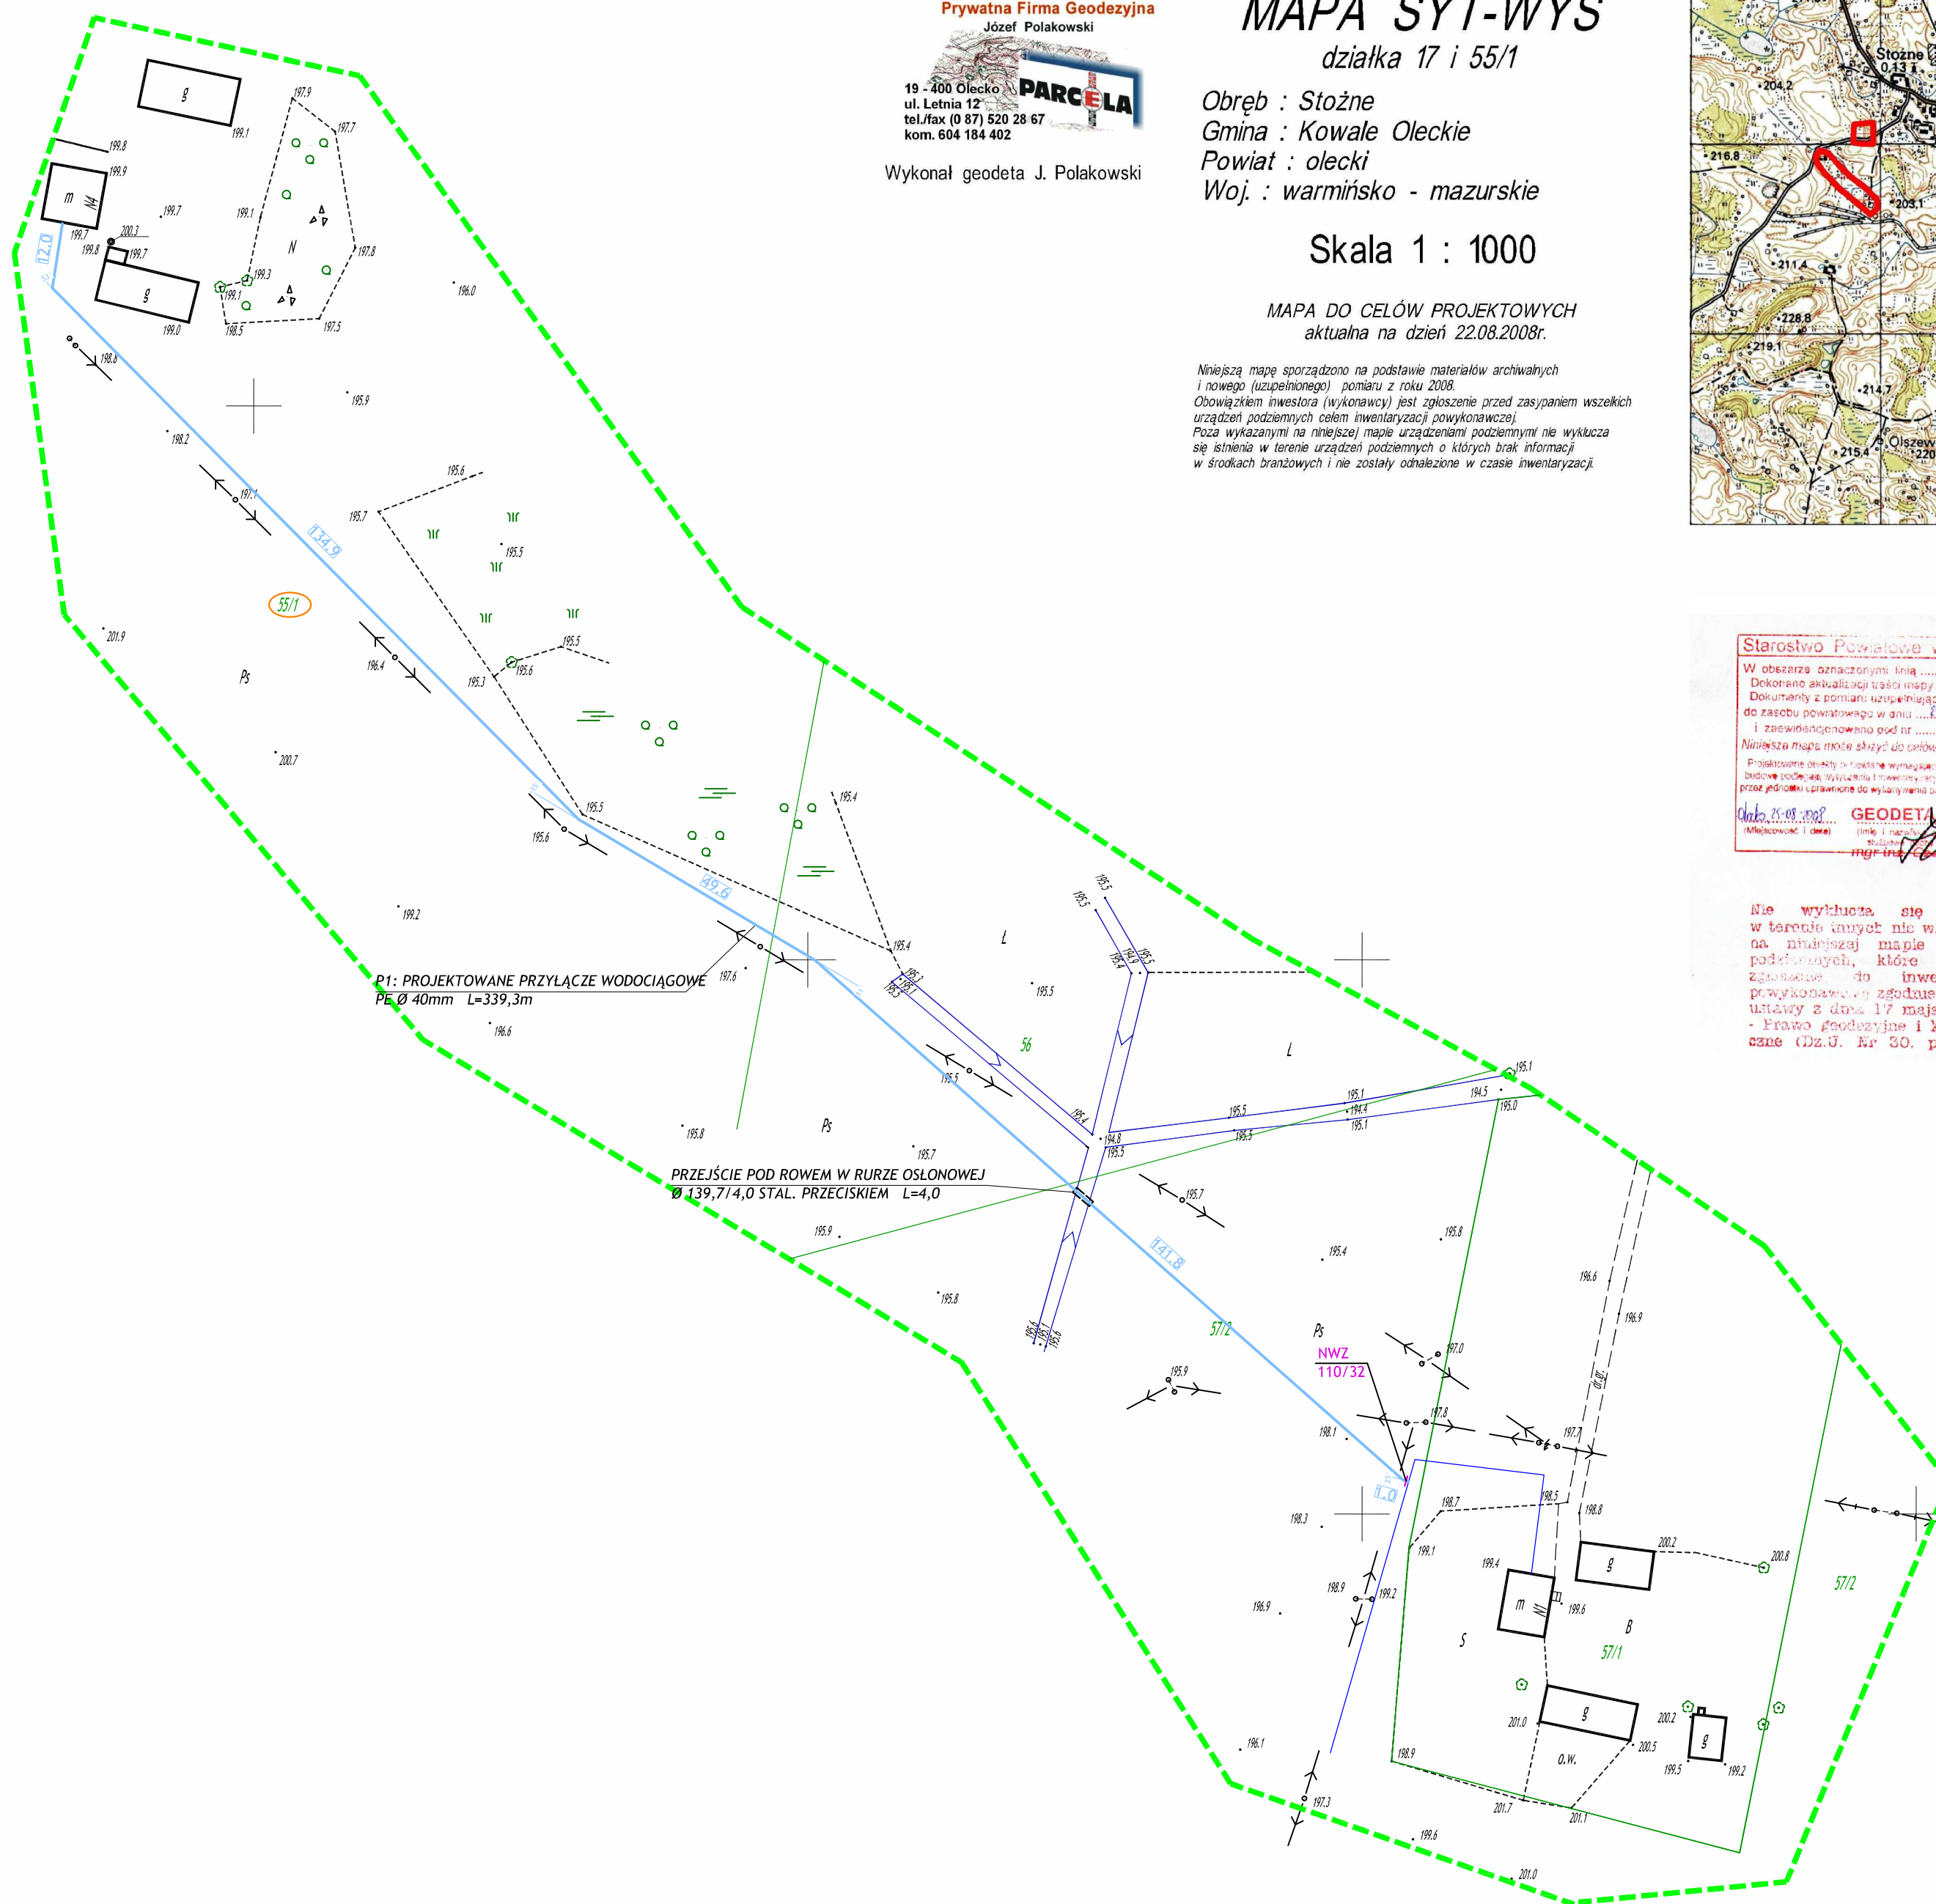


LEGENDA:

- projektowane przyłącze wodociągowe
- projektowana sieć wodociągowa (wg oddzielnego opracowania)
- projektowana nawiertka wodociągowa
- oznaczenie działek objętych opracowaniem

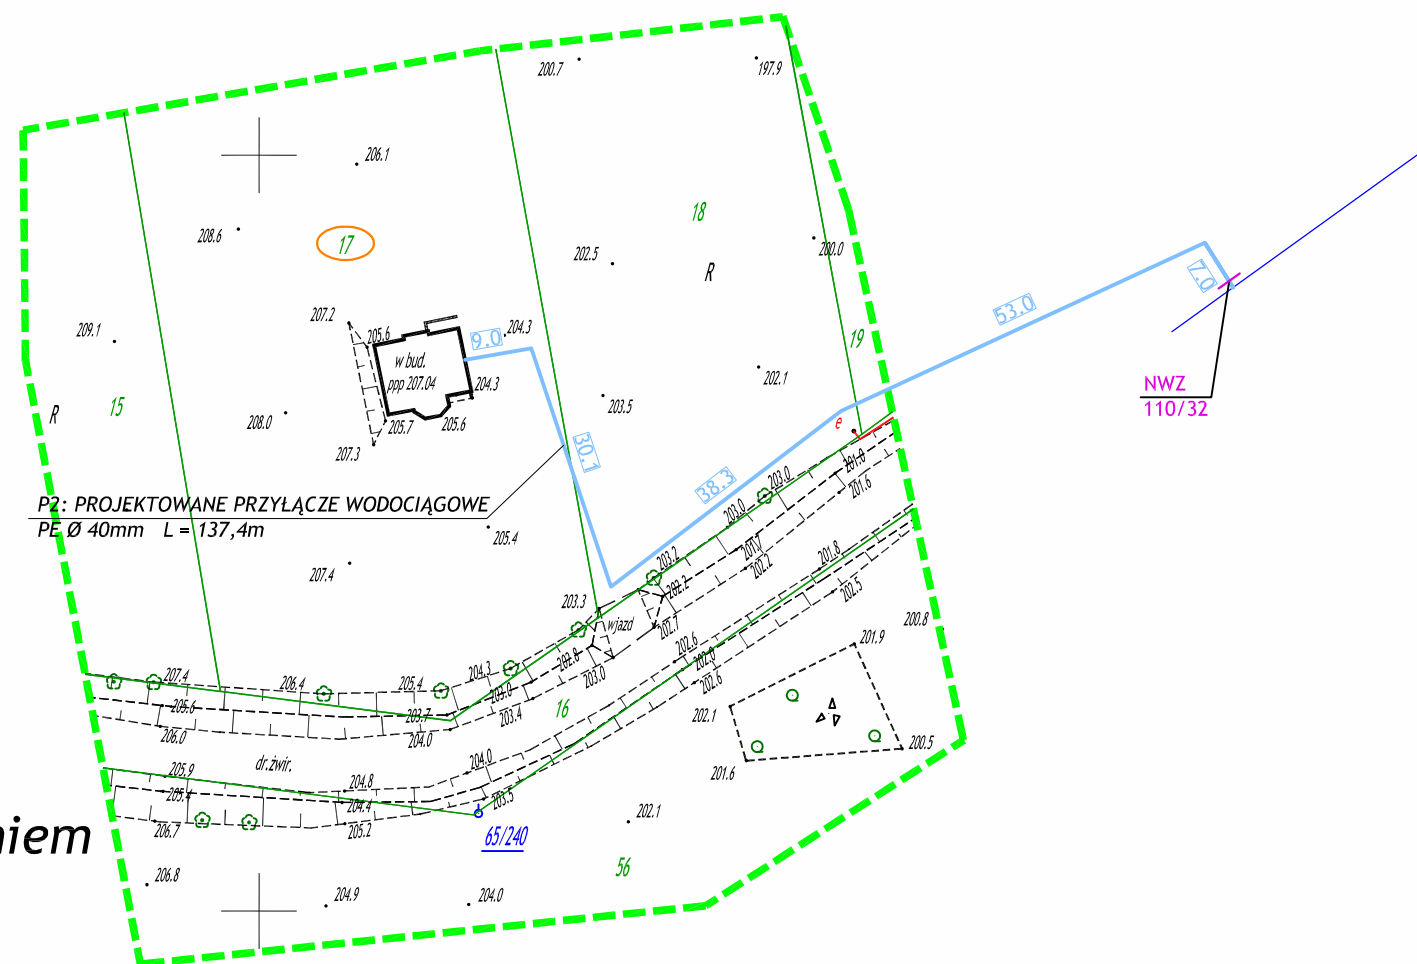

Prywatna Firma Geodezyjna
Józef Polakowski
19-400 Olecko
ul. Letnia 12
tel./fax (0 87) 520 28 67
kom. 604 184 402
Wykonął geodeta J. Polakowski

MAPA SYT-WYS

działka 17 i 55/1


Obręb : Stozne
Gmina : Kowale Oleckie
Powiat : olecki
Woj. : warmińsko - mazurskie

Skala 1 : 1000

MAPA DO CELÓW PROJEKTOWYCH
aktualna na dzień 22.08.2008r.

Niniejszą mapę sporządzono na podstawie materiałów archiwalnych i nowego (uzupełnionego) pomiaru z roku 2008.
Obowiązkiem inwestora (wykonawcy) jest zgłoszenie przed zasypaniem wszelkich urządzeń podziemnych celem inwentaryzacji powykonawczej.
Pozza wykazanymi na niniejszej mapie urządzeniami podziemnymi nie wyklucza się istnienia w terenie urządzeń podziemnych o których brak informacji w środkach branżowych i nie zostały odnotowane w czasie inwentaryzacji.

Szkic orientacyjny

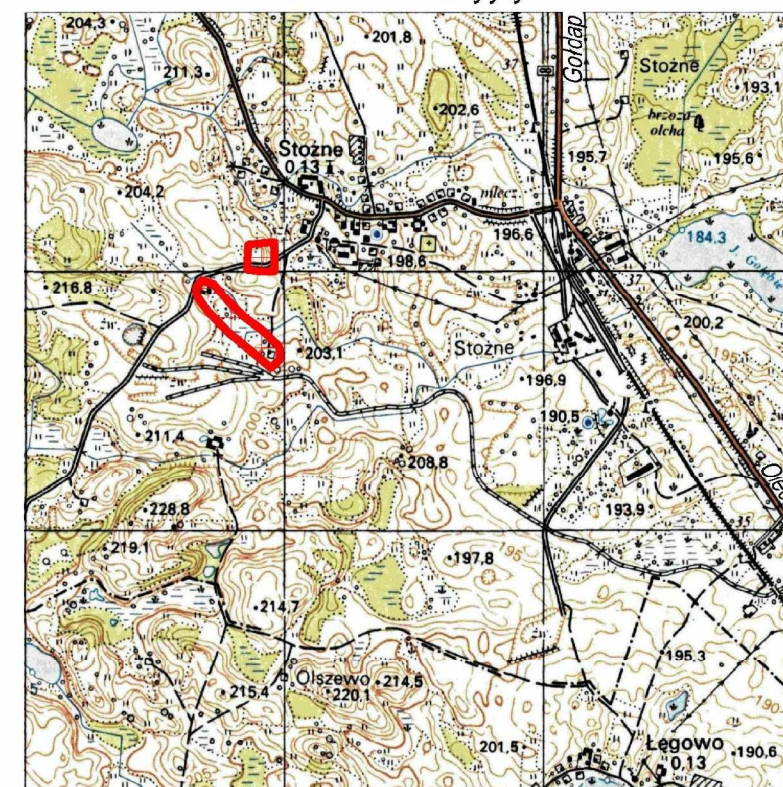

Starostwo Powiatowe w Olecku
W obszarze oznaczonym linią
Dokonano aktualizacji treści mapy zasadniczej
Dokumenty z pomiaru uzupełniającego przesyłane
do zasobu powiatowego w dniu 15.08.2008
i zrewidowano pod nr 111/2008
Niniejsza mapa może służyć do celów projektowych.
Projektowane urządzenia i konstrukcje wymagające pozwolenia na
budowę podlegają wytyczeniu i terenowym pomiarom
przez jednostki uprawnione do wykonywania prac geodezyjnych
data: 25.09.2008
mgr inż. Leszek Krawczuk

Nie wyklucza się istnienia
w terenie innych nie wskazanych
na niniejszej mapie urządzeń
podziemnych, które nie były
zgłoszone do inwentaryzacji
przy wykonaniu z art. 67
ustawy z dnia 17 maja 1989 r.
- Prawo geodezyjne i kartograficzne
(Dz.U. Nr 30, poz. 168)

Wykonawca: SAN- SYSTEM ul. Składowa 3A/23 19-400 Olecko		OBIEKT: Przyłącza wodociągowe do działki nr 17 i 55/1. Obręb: Stozne, Gmina: Kowale Oleckie. INWESTOR: Urząd Gminy Kowale Oleckie ul. Kościuszki 44, 19-420 Kowale Oleckie TEMAT: PROJEKT ZAGOSPODAROWANIA TERENU		Skala 1:1000 Rys. nr 1	
Projektant	mgr inż. Karol Brodowski	Nr uprawnień	5/02/OL, WAM/0076/POOS/04	Data	wrzesień 2008 r.
Asystent Projektanta	inż. Diana Bielewicz				wrzesień 2008 r.