
 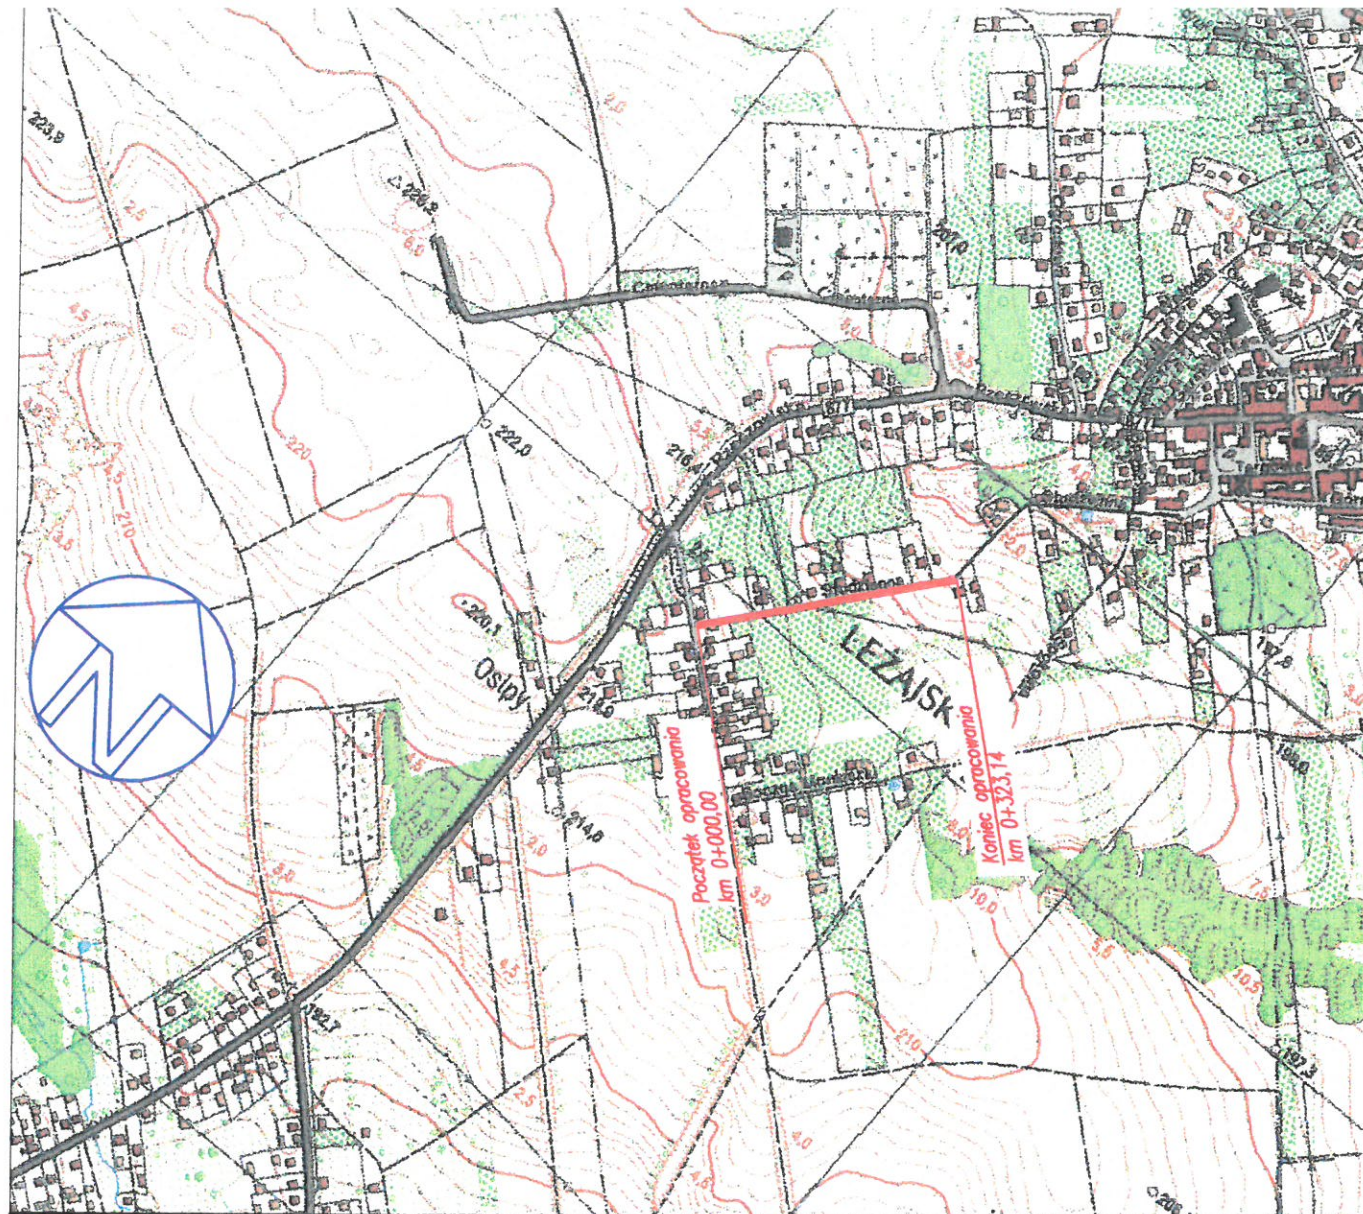
 
 






Inwestor:  Gmina Miasto Leżajsk ul. Rynek 1 37-300 Leżajsk	Biuro projektowe:  PRACOWNIA INŻYNIERSKA KLOTOIDA Mirosław Bajor, Andrzej Zygmunt sp. z o.o. 30-732 Kraków, ul. płk. Stanisława Dąbka 8
--	--

Nazwa opracowania/Nazwa obiektu budowlanego:

Budowa drogi publicznej – ul. Studzienna w m. Leżajsk


Adres obiektu budowlanego:	Miasto/Miejscowość: <i>Leżajsk</i>	Powiat: <i>leżajski</i>	Województwo: <i>podkarpackie</i>
Część:	<i>PROJEKT WYKONAWCZY</i>		Skala: <i>1:10000</i>
Branża:	<i>DROGOWA</i>		
Funkcja:	Imię, Nazwisko:	Uprawnienia:	Podpis:
Projektant:	<i>mgr inż. Lesław FRASIK</i>	MB/IV/113/77 Konstrukcyjno-inżynierska w zakresie dróg	
Projektant:	<i>mgr inż. Marcin KOSEK</i>	MAP/0097/POOD/07 Drogowa	
Sprawdzający:	<i>dr inż. Janusz CIEŚLIŃSKI</i>	KBU1a-2126/303/66 Drogi oraz mosty drogowe	
Zespół projektowy	<i>mgr inż. Dariusz AUGUSTYN</i> <i>mgr inż. Dariusz DUDEK</i>		
Nazwa rysunku:	<i>ORIENTACJA</i>		Nr rys. <i>1</i> Wersja: <i>06</i>
Prawa autorskie zastrzeżone, łącznie z prawem reprodukcji lub udostępniania osobom trzecim niniejszego rysunku lub jego części bez upoważnienia inwestora.		Kraków, marzec 2008r.	Opracowanie: 303-LSB

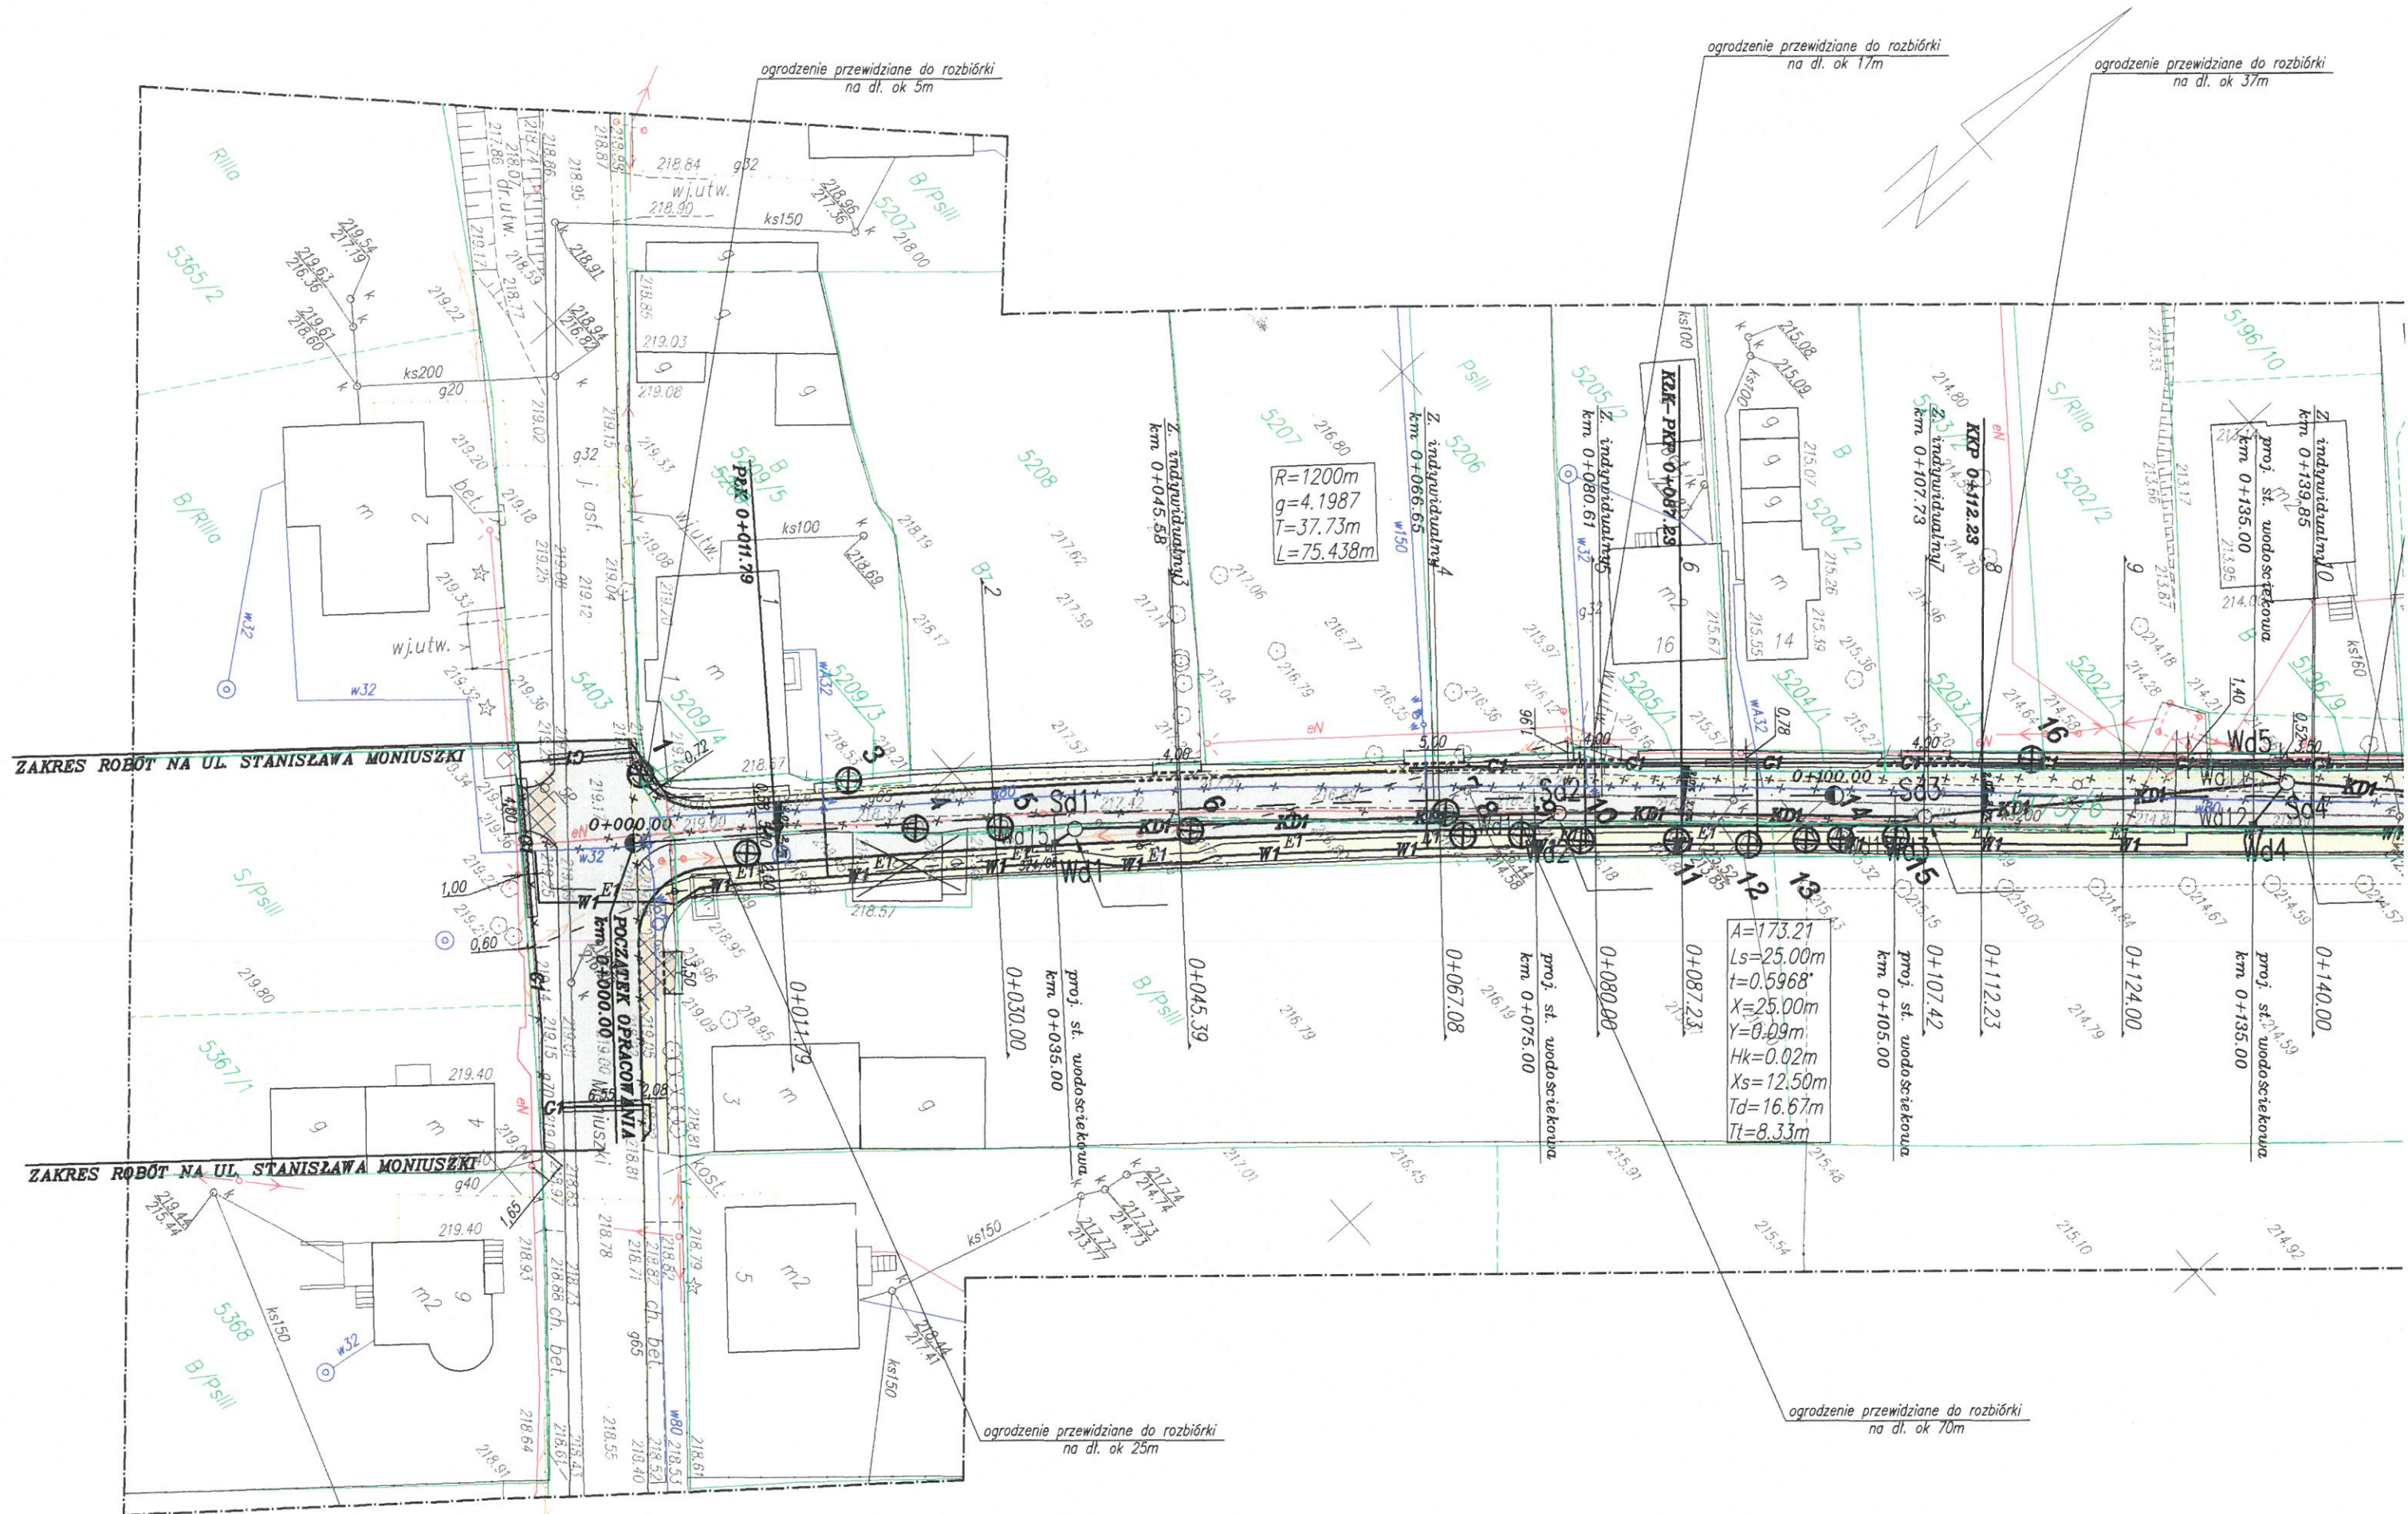

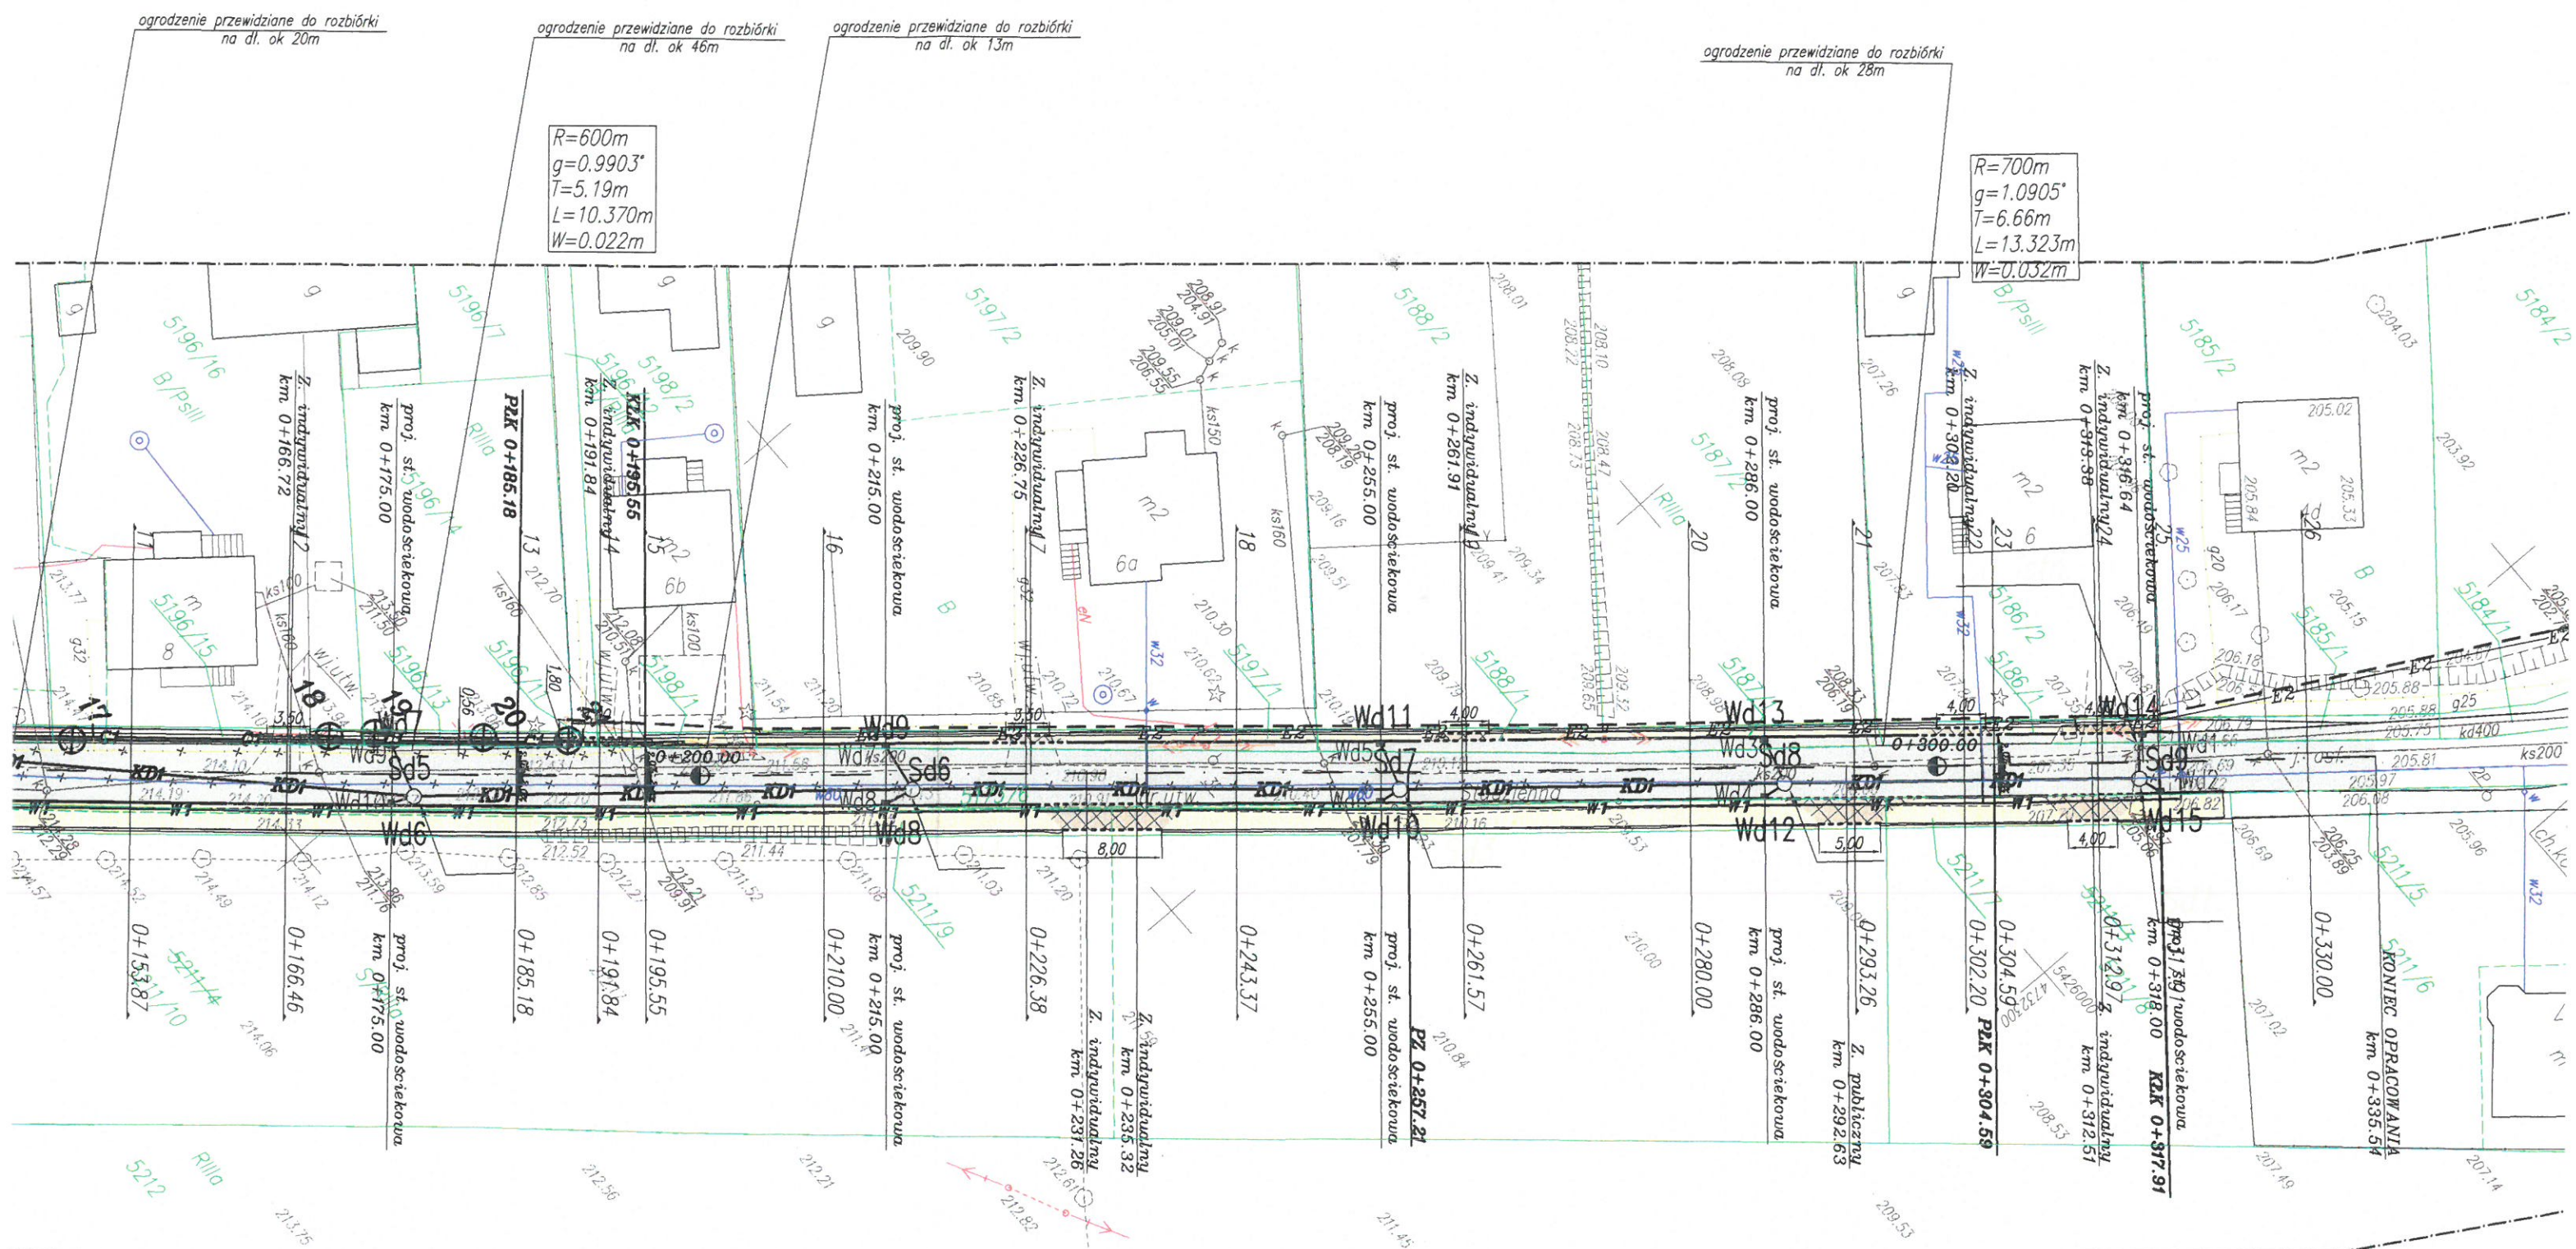

przewidziane do rozbiórki
na dl. ok 28m

$R=700m$
 $g=1.0905^\circ$
 $T=6.66m$
 $L=13.323m$
 $W=0.032m$

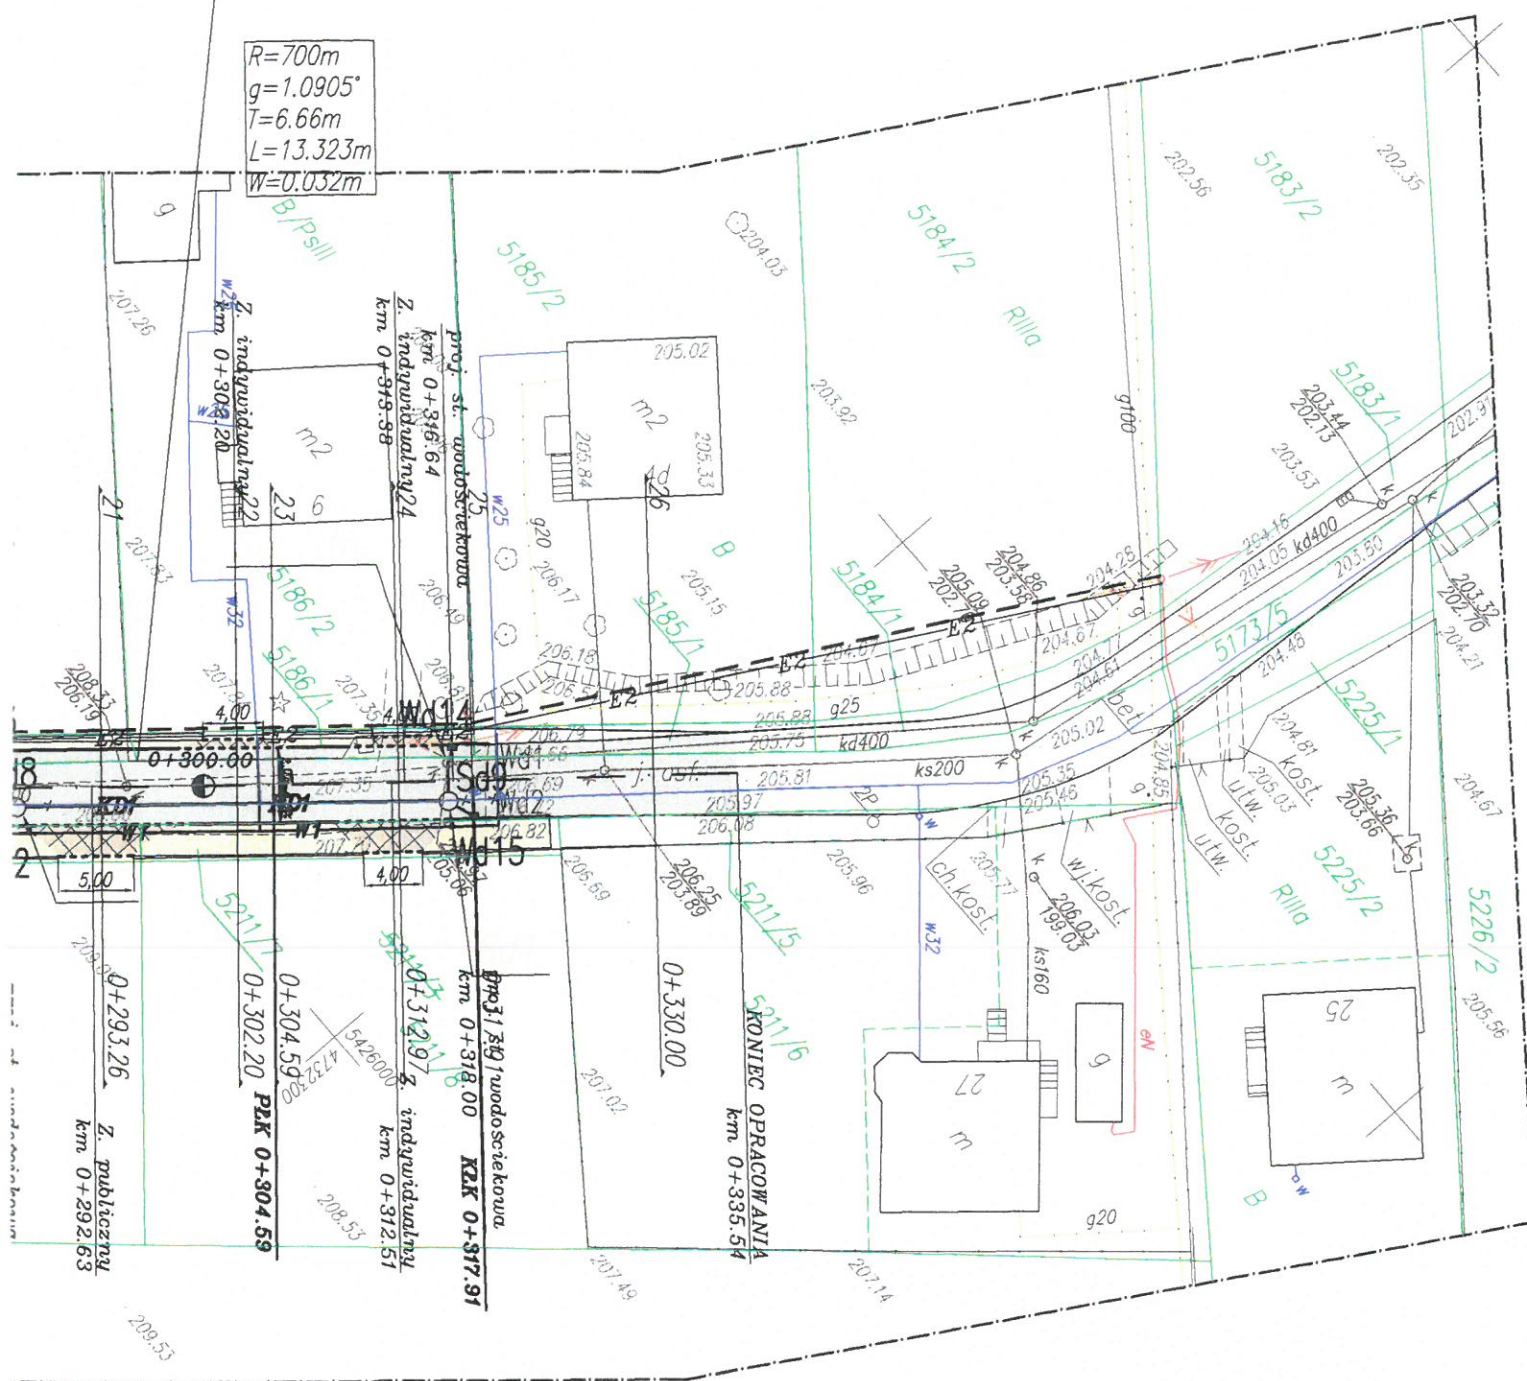



LEGENDA:


- GRANICA DZIAŁEK
- ISTN. SIECI ELEKTROENERGETYCZNE
- ISTN. SIECI TELETECHNICZNE
- ISTN. SIECI GAZOWE
- ISTN. SIECI KANALIZACYJNE
- ISTN. SIECI WODOCIAGOWE
- ZAKRES AKTUALIZACJI MAPY
- PROJEKTOWANA OŚ DROGI
- PROJEKTOWANY KRAWĘŻNIK WYSOKI
- PROJEKTOWANY KRAWĘŻNIK OBNIŻONY
- PROJEKTOWANE OBRZEŻE BETONOWE
- PROJEKTOWANA STUDZIENKA WODOŚCIEKOWA
- PROJEKTOWANA KANALIZACJA DESZCZOWA
- PROJEKTOWANE PRZYKANALIKI DESZCZOWE
- PROJEKTOWANE STUDNIE KANALIZACYJNE
- PROJEKTOWANY WODOCIAG
- PROJEKTOWANY PRZEBIEG SIECI GAZOWEJ
- PROJEKTOWANY KABEL ENERGETYCZNY PODZIEMNY WG ODREBNEGO OPRACOWANIA
- PROJEKTOWANA LINIA ENERGETYCZNA NAPOWIETRZNA WG ODREBNEGO OPRACOWANIA
- PROJEKTOWANA LINIA NAPOWIETRZNA tŁ WG ODREBNEGO OPRACOWANIA
- PROJEKTOWANY SŁUP BETONOWY TYP E WG ODREBNEGO OPRACOWANIA
- ELEMENTY PRZEZNACZONE DO LIKWIDACJI
- PROJEKTOWANA SIEĆ ENERGETYCZNA WG ODREBNEGO OPRACOWANIA (UZGODNIENIE ZUDP 374/05)
- PROJEKTOWANA JEZDZIA
- PROJEKTOWANY CHODNIK/BEZPIECZNIK
- PROJEKTOWANY ZJAZD PRZEZ CHODNIK/BEZPIECZNIK

UWAGA!

 
PRZEBUDOWA SIECI ENERGETYCZNEJ (PODZIEMNEJ I NAPOWIETRZNEJ WRAZ ZE SŁUPAMI) KOLIDUJĄCEJ Z PRZEDMIOTOWĄ INWESTYCJĄ STANOWI TEMAT ODREBNEGO OPRACOWANIA.

Inwestor:	 Gmina Miasto Leżajsk ul. Rynek 1 37-300 Leżajsk	Biuro projektowe:	 PRACOWNIA INŻYNIERSKA KŁOTOIDA Mirosław Bajor, Andrzej Zygmunt sp. z o.o. 30-732 Kraków, ul. płk. Stanisława Dąbka 8
Nazwa opracowania/Nazwa obiektu budowlanego:			
Budowa drogi publicznej – ul. Studzienna w m. Leżajsk			
Adres obiektu budowlanego:	Miasto/Miejscowość: Leżajsk	Powiat: leżajski	Województwo: podkarpackie
Część:	PROJEKT WYKONAWCZY		Skala: 1:500
Branża:	DROGOWA		
Funkcja:	Imię, Nazwisko:	Uprawnienia:	Podpis:
Projektant:	mgr inż. Lesław FRASIK	MB/IV/113/77 Konstrukcyjno-inżynierska w zakresie dróg	
Projektant:	mgr inż. Marcin KOSEK	MAP/0097/POOD/07 Drogowa	
Sprawdzający:	dr inż. Janusz CIEŚLIŃSKI	KBU1a-2126/303/66 Drogi oraz mosty drogowe	
Zespół projektowy	mgr inż. Dariusz AUGUSTYN mgr inż. Dariusz DUDEK		 
Nazwa rysunku:	PLAN SYTUACYJNY		Nr rys. 2 Wersja: 49
Prawa autorskie zastrzeżone, łącznie z prawem reprodukcji lub udostępniania osobom trzecim niniejszego rysunku lub jego części bez upoważnienia inwestora.		Kraków, marzec 2008r.	Opracowanie: 303-LSB

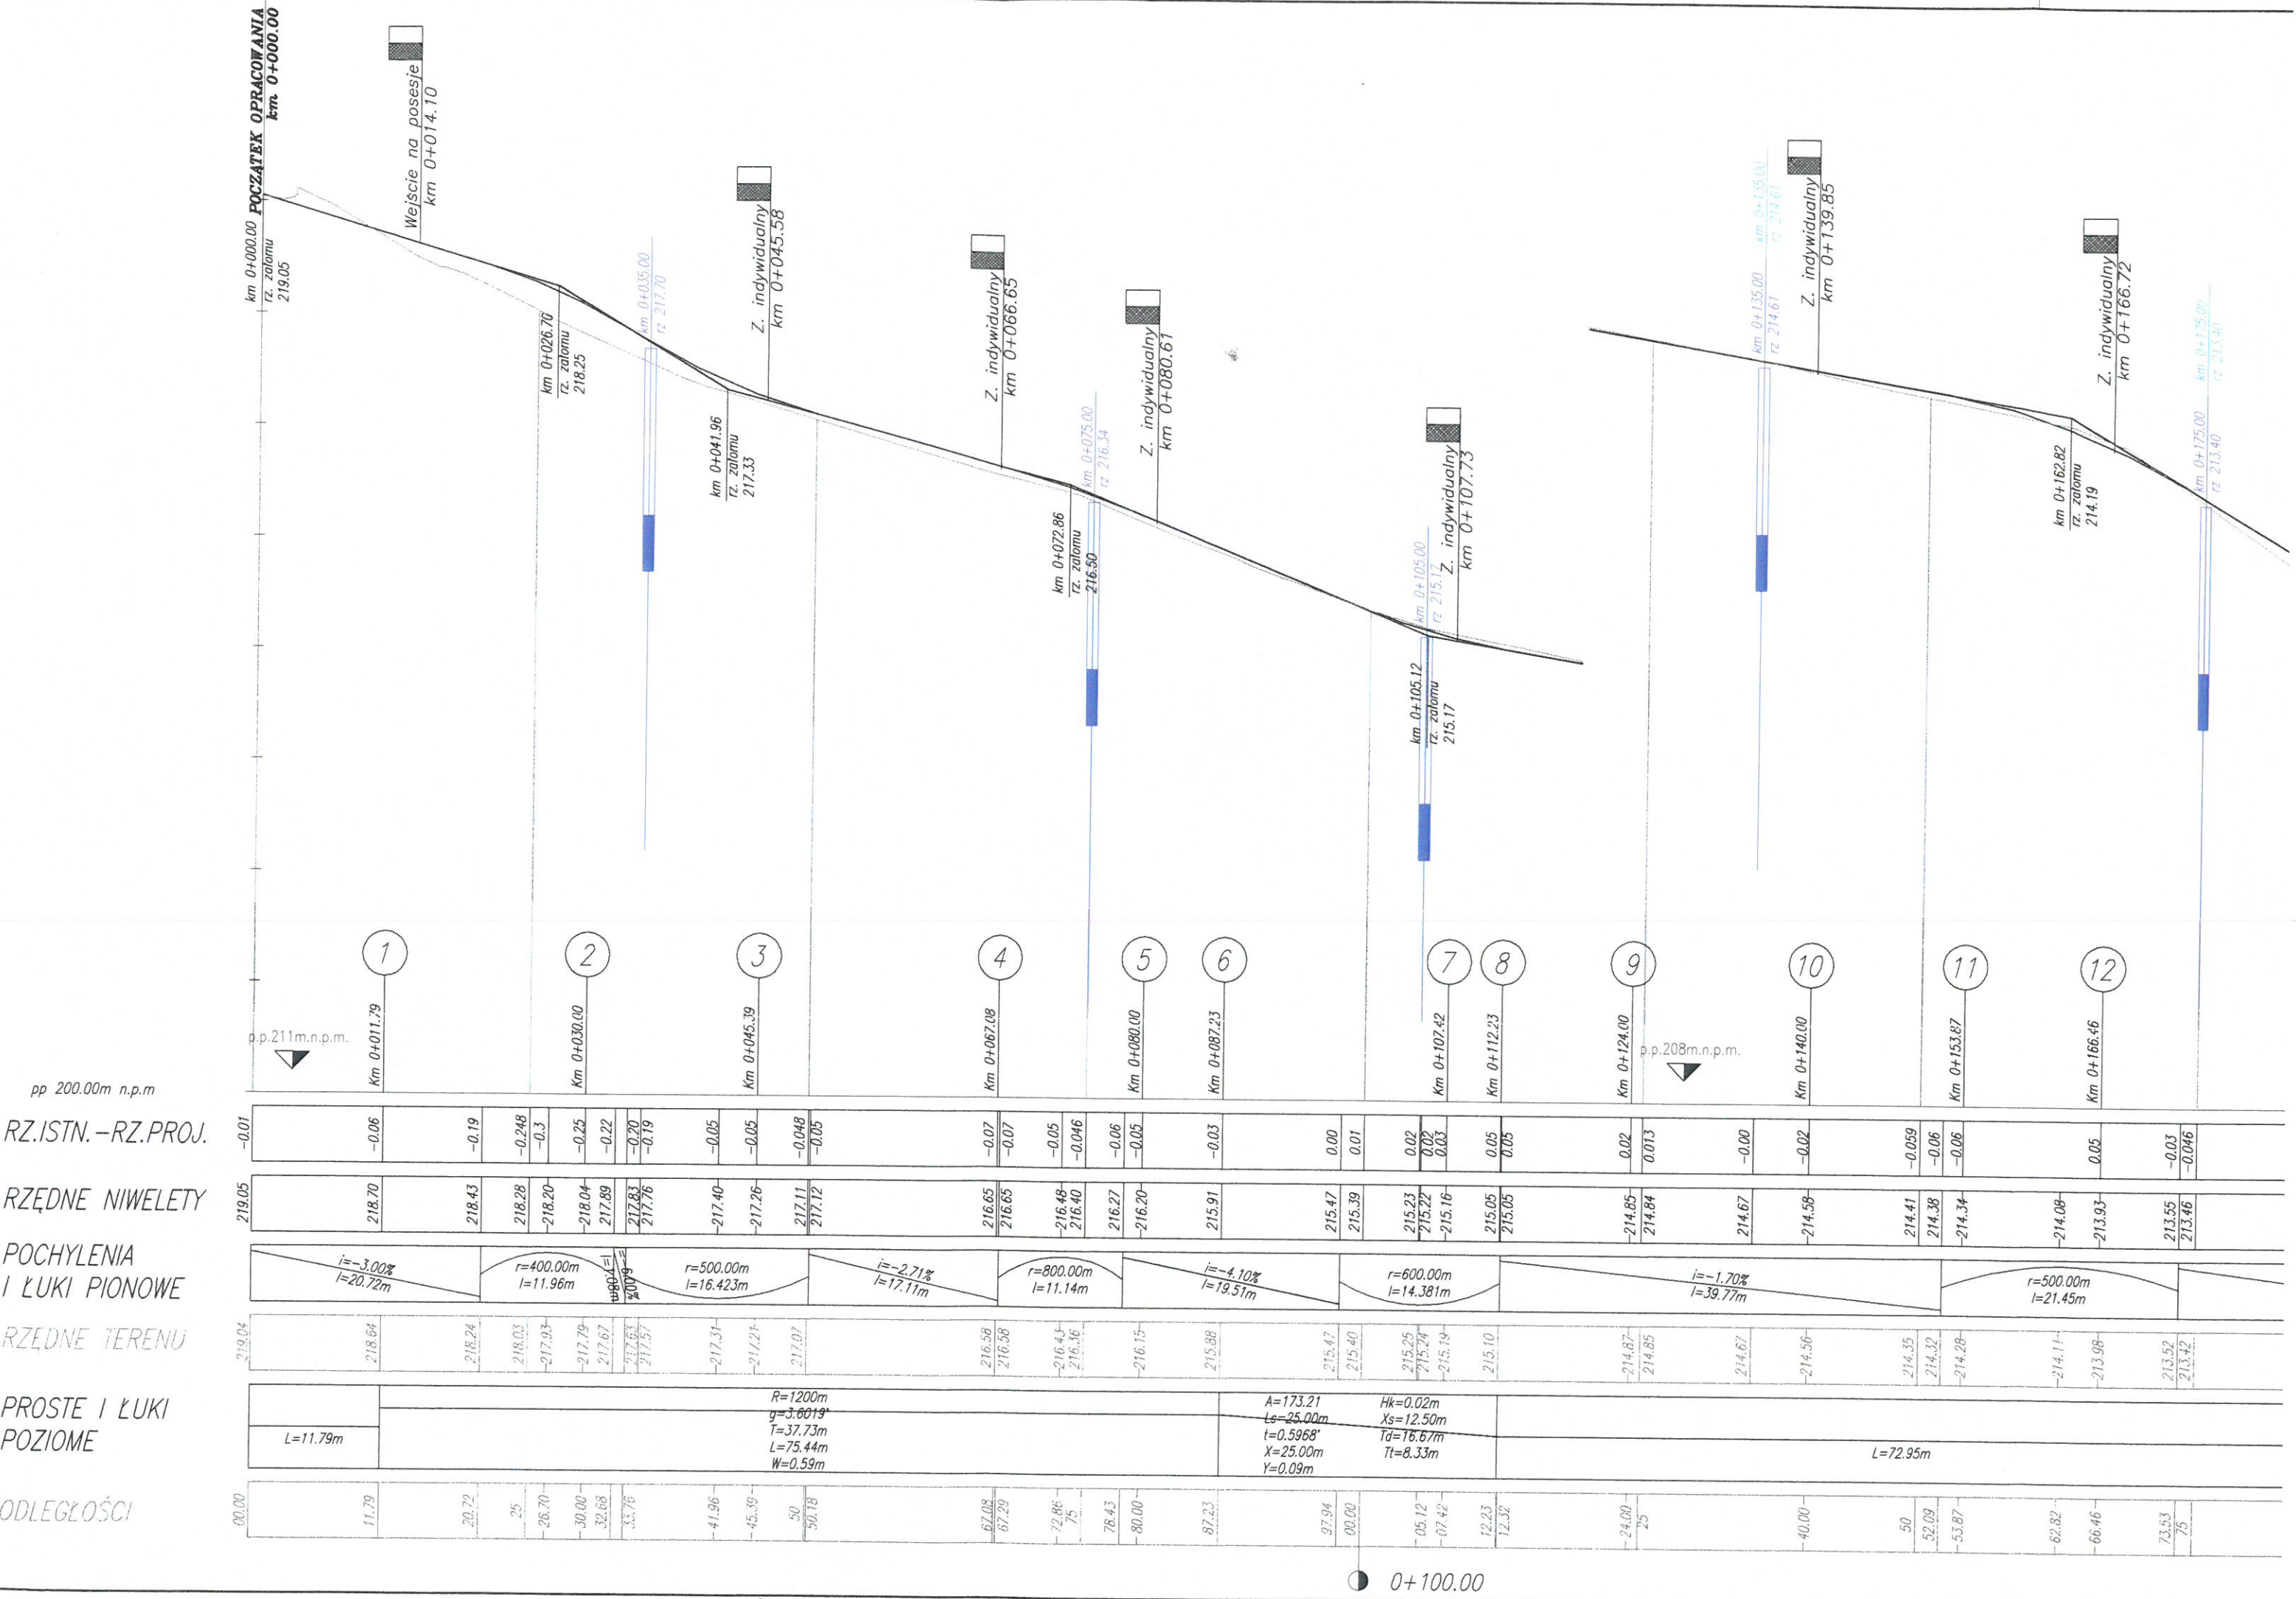


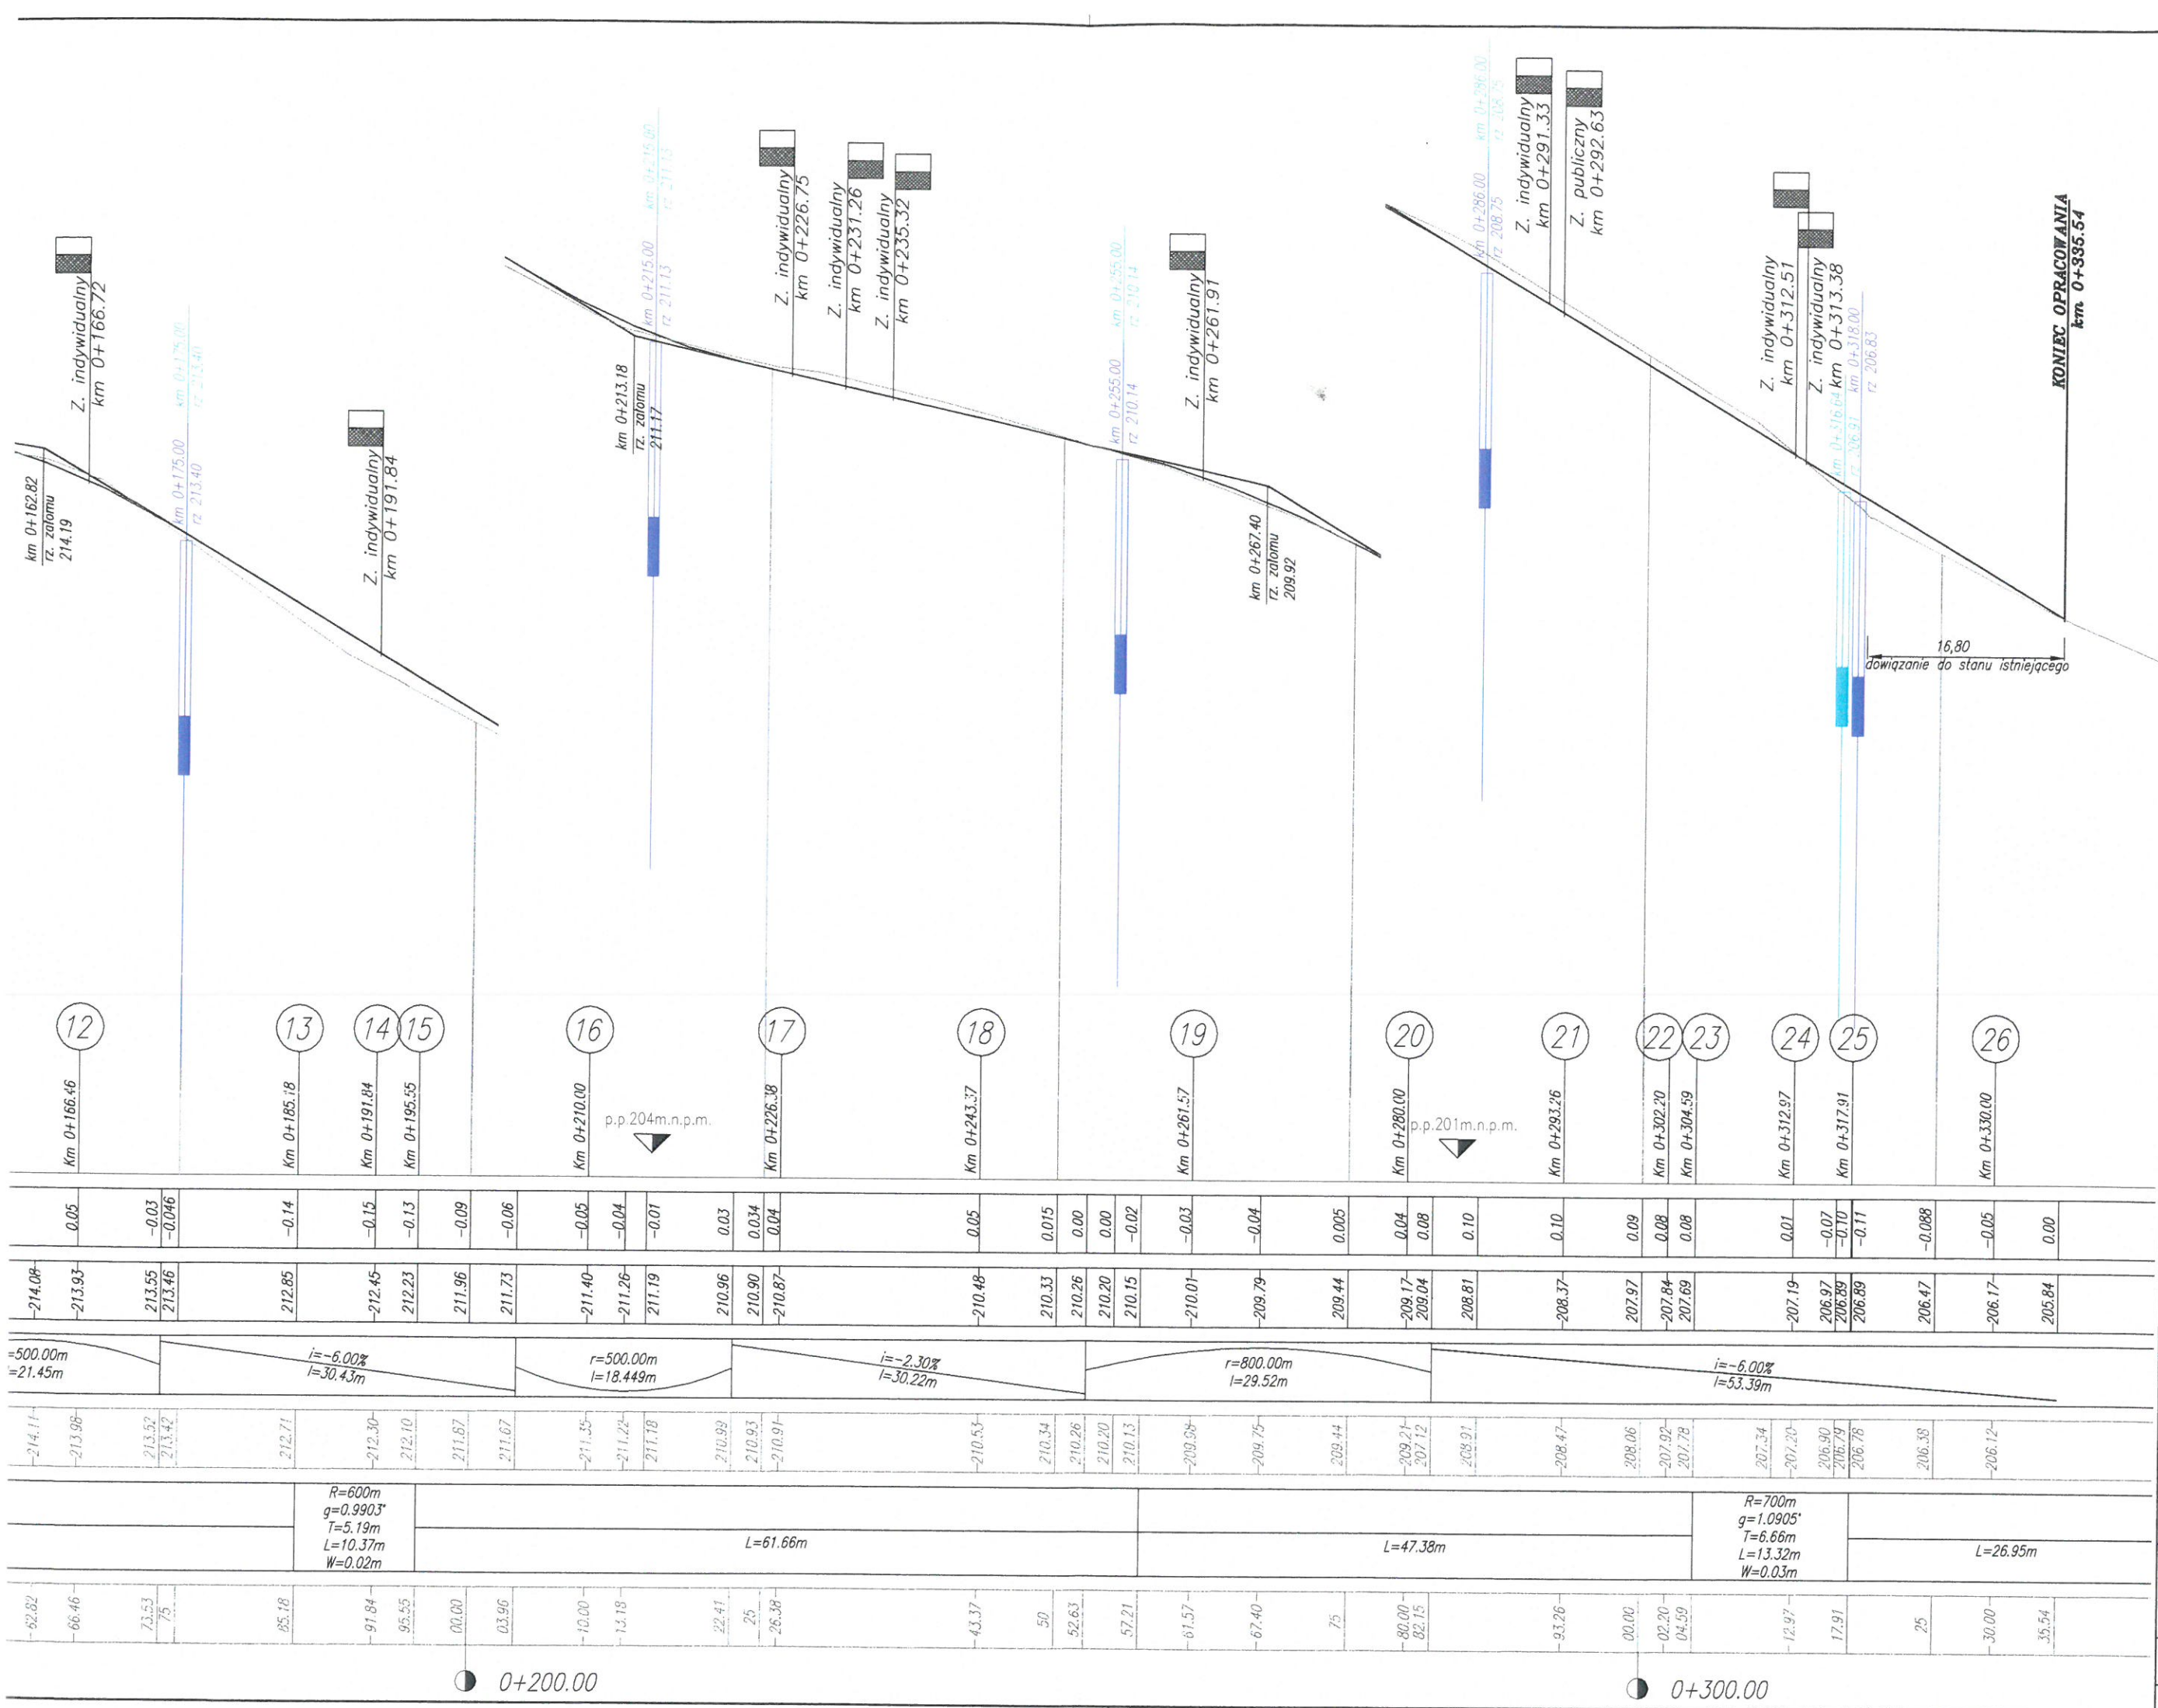

Inwestor:	 Gmina Rybnica ul. Rybnicka 37-38
Nazwa opracowania/Nazwa obiektu:	Budowa drogi
Adres obiektu budowlanego:	Miasto/Miejscowość
Część:	PROJEKT
Branża:	
Funkcja:	Imię, Nazwisko:
Projektant:	mgr inż. Le...
Projektant:	mgr inż. M...
Sprawdzający:	dr inż. Jan...
Zespół projektowy	mgr inż. D...
Nazwa rysunku:	PROFIL P
Prawa autorskie zastrzeżone, łącznie z prawem niniejszego rysunku lub jego części	

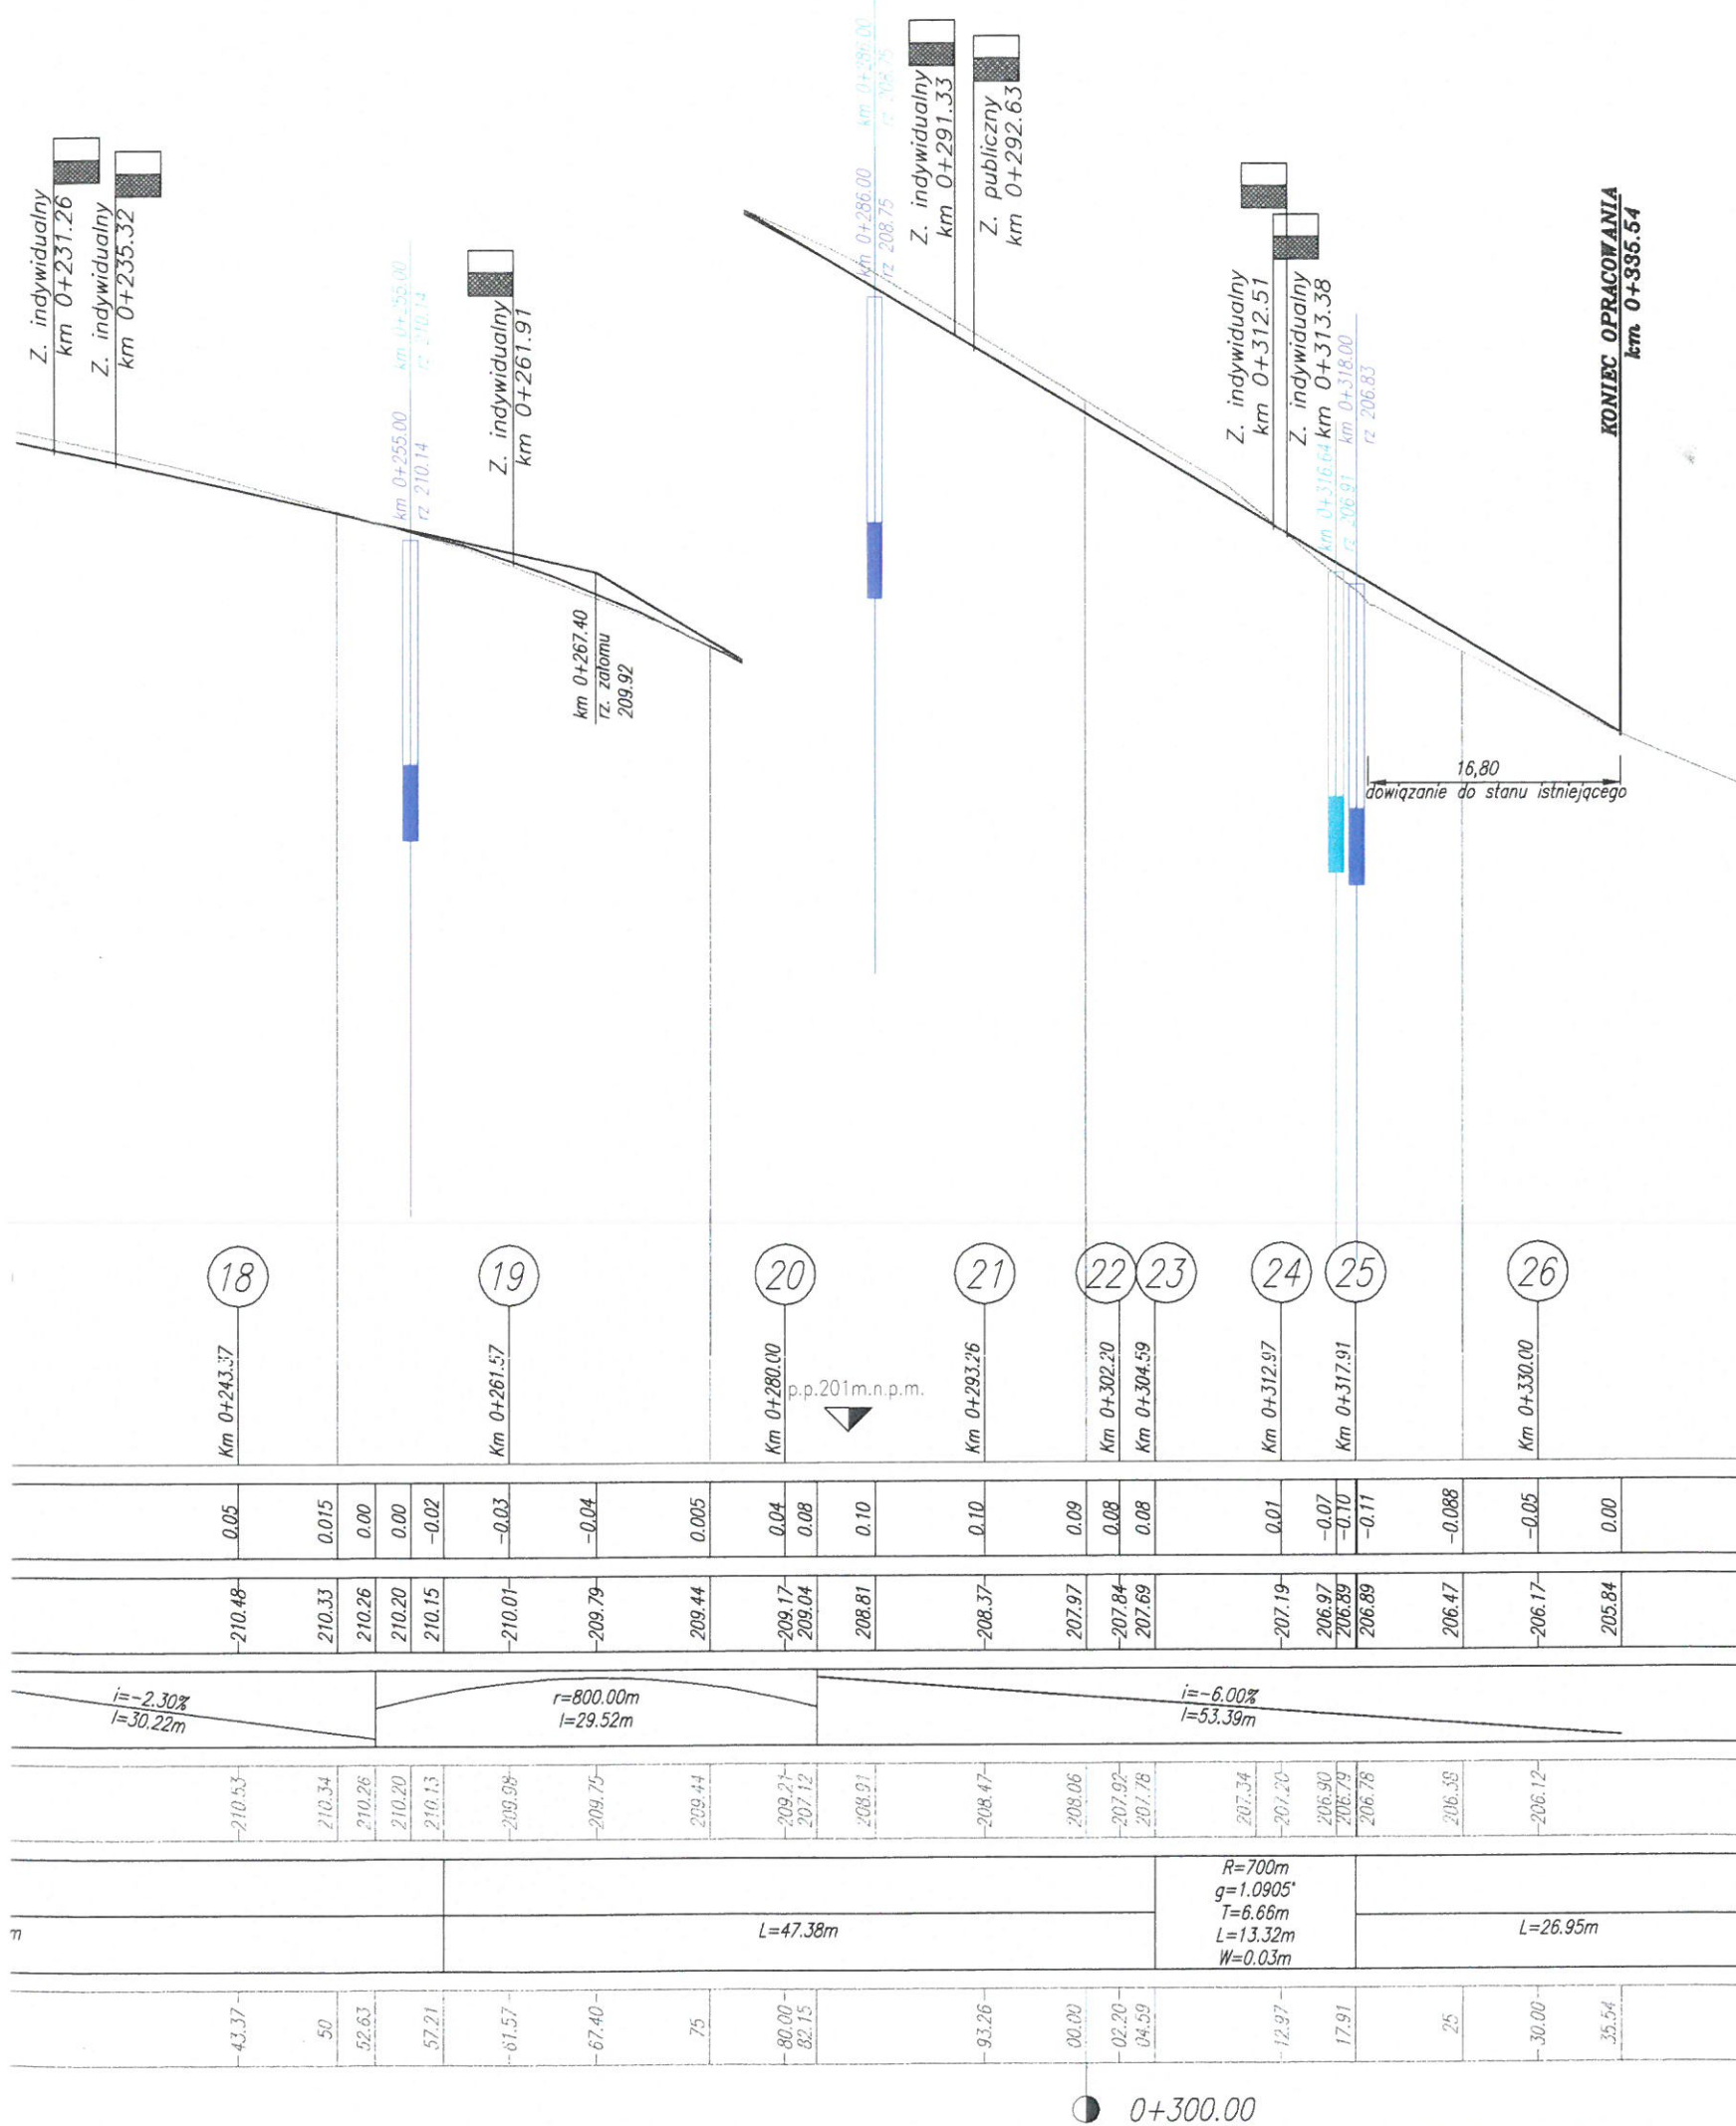


LEGENDA:

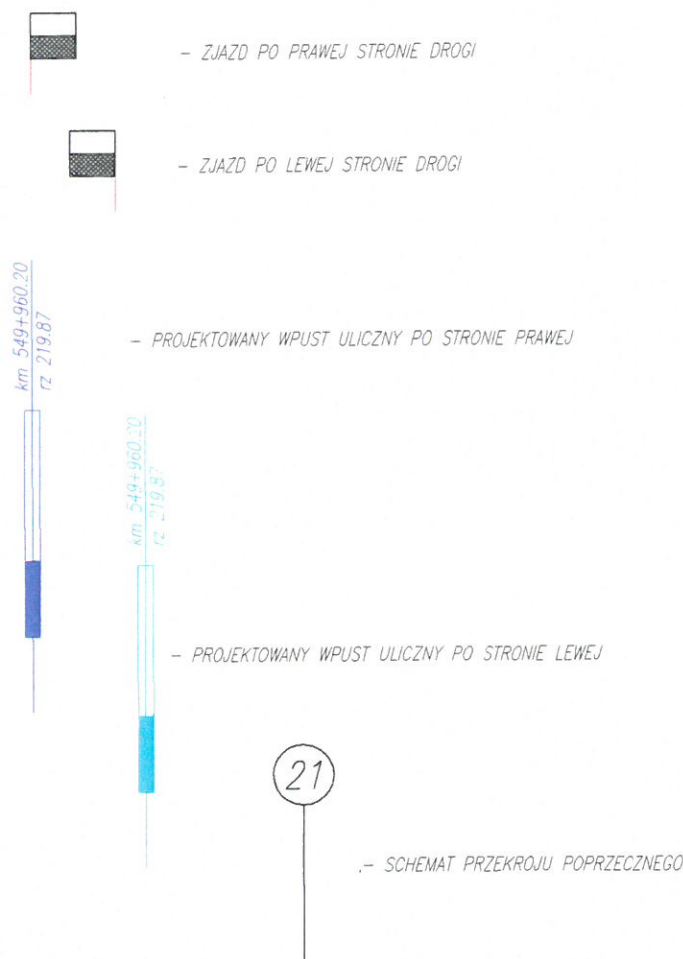


Inwestor:	 Gmina Miasto Leżajsk ul. Rynek 1 37-300 Leżajsk	Biuro projektowe:	PRACOWNIA INŻYNIERSKA KLOTODA Miroslaw Bajor, Andrzej Zygmunt sp.j. 30-732 Kraków, ul. plk. Stanisława Dąbka 8
Nazwa opracowania/Nazwa obiektu budowlanego: Budowa drogi publicznej – ul. Studzienna w m. Leżajsk			
Adres obiektu budowlanego:	Miasto/Miejscowość: Leżajsk	Powiat: leżajski	Województwo: podkarpackie
Część:	PROJEKT WYKONAWCZY		Skala: 1:500/50
Branża:	DROGOWA		
Funkcja:	Imię, Nazwisko:	Uprawnienia:	Podpis:
Projektant:	mgr inż. Lesław FRASIK	MB/IV/113/77 Konstrukcyjno-inżynierska w zakresie dróg	
Projektant:	mgr inż. Marcin KOSEK	MAP/0097/POOD/07 Drogowa	
Sprawdzający:	dr inż. Janusz CIEŚLIŃSKI	KBU1a-2126/303/66 Drogi oraz mosty drogowe	
Zespół projektowy:	mgr inż. Dariusz AUGUSTYN mgr inż. Dariusz DUDEK		 
Nazwa rysunku:	PROFIL PODŁUŻNY		
Prawa autorskie zastrzeżone, łącznie z prawem reprodukcji lub udostępnienia osobom trzecim niniejszego rysunku lub jego części bez upoważnienia inwestora.		Kraków, marzec 2008r.	Nr rys. 3 Wersja: 49
		Opracowanie: 303-LSB	

PRZEKRÓJ TYPOWY NA ODCINKU Z POCHYLENIEM POPRZECZNYM JEDNOSTRONNYM

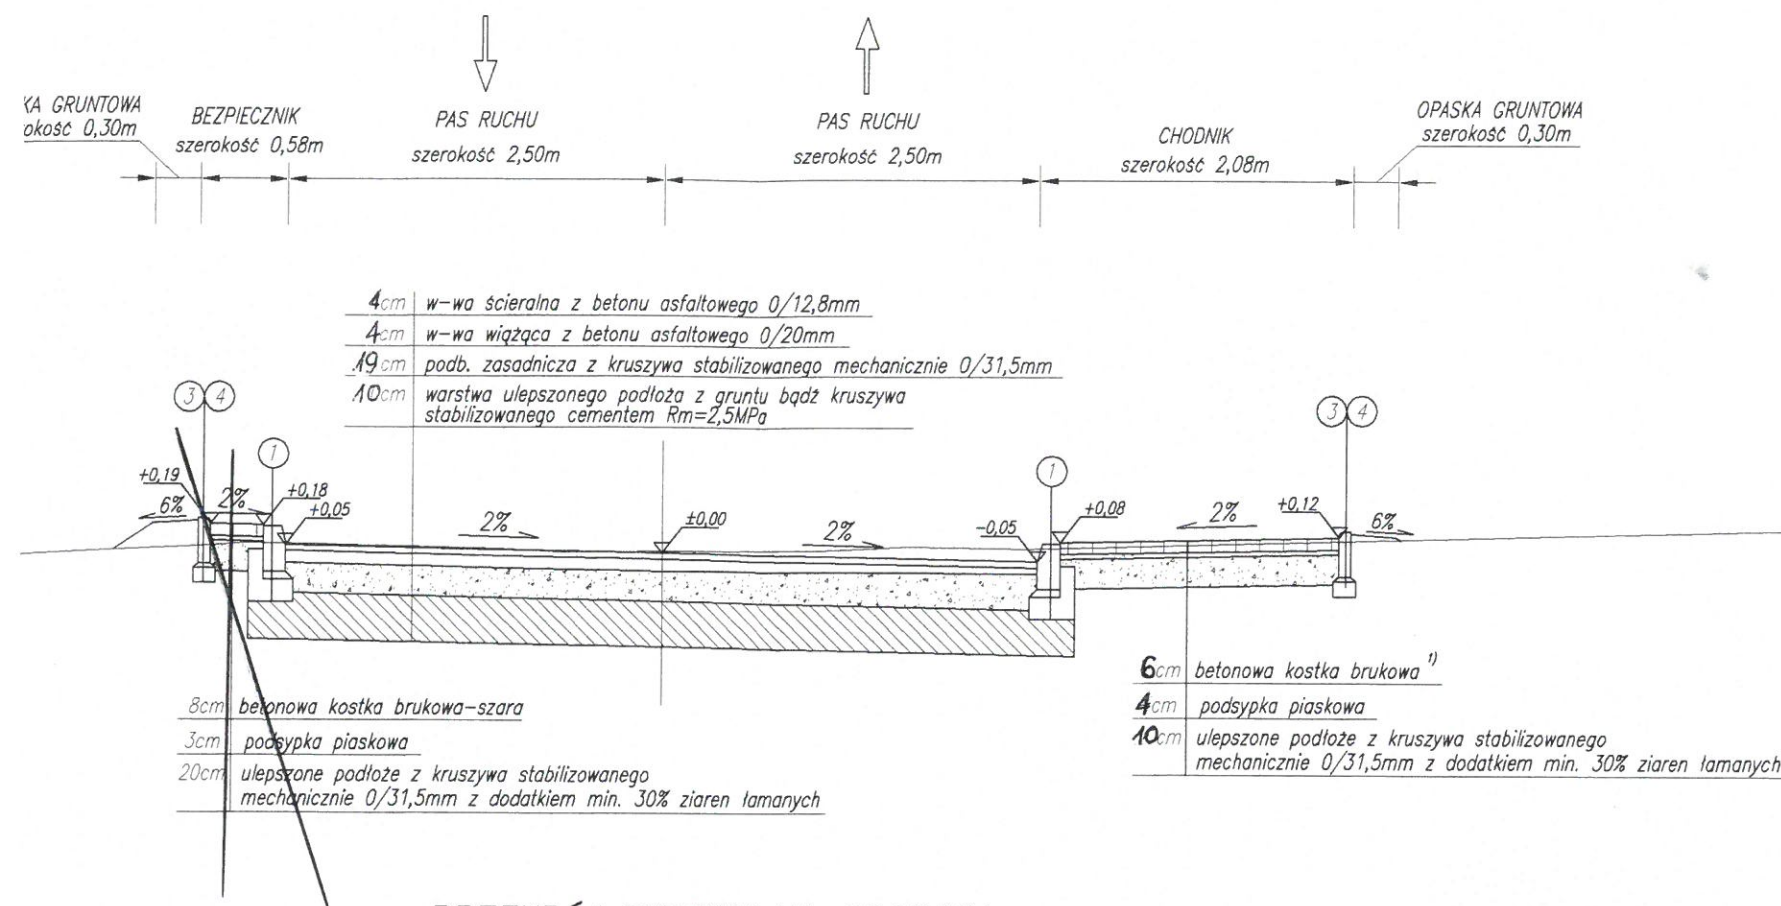



PRZEKRÓJ TYPOWY NA ODCINKU Z POCHYLENIEM POPRZECZNYM DASZKOWYM

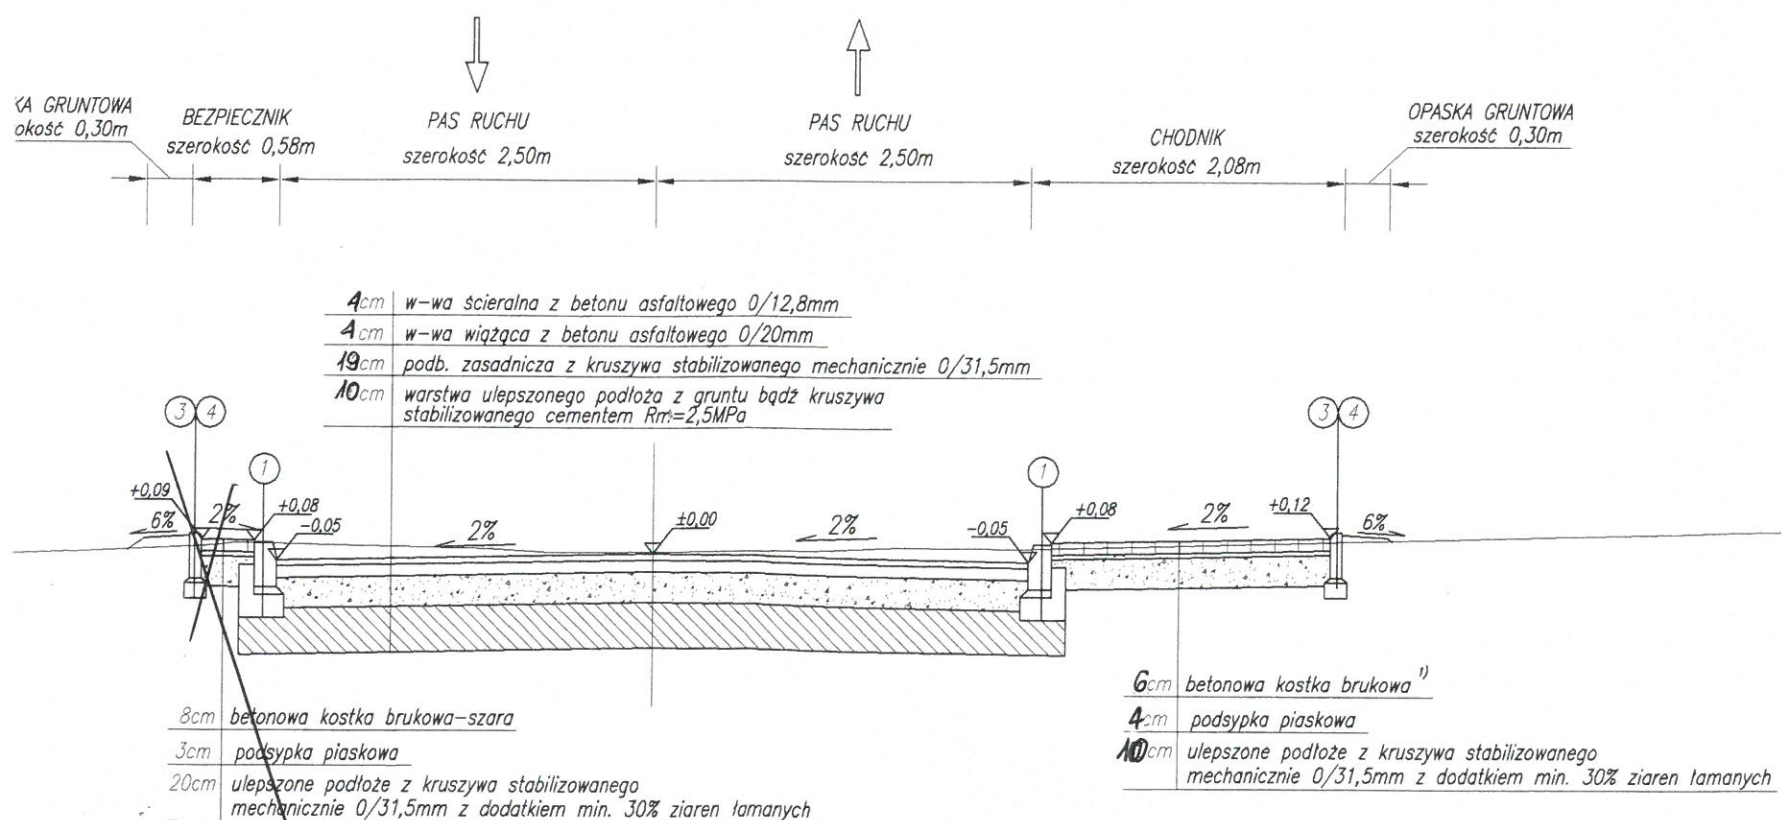


ULICA STUDZIENNA w m. LEŻAJSK
KLASA DROGI: D
PRĘDKOŚĆ PROJEKTOWA: $V_p=30km/h$
KATEGORIA OBCIĄŻENIA RUCHEM: KR2
SZEROKOŚĆ JEZDNI: 5m
OBCIĄŻENIE: 100kN/os

UWAGA:
Szczegółowe rozwiązanie posadowienia elementów betonowych przedstawiono na rys. nr 5 "PRZEKROJE TYPOWE - Szczegóły"

  
UWAGA:
1) Na chodniku usytuowanym przy jezdni projektuje się na szerokości ok. 30cm od krawężnika wykonanie nawierzchni z kostki betonowej koloru czerwonego, na pozostałej szerokości z kostki koloru szarego.

Inwestor:	 Gmina Miasto Leżajsk ul. Rynek 1 37-300 Leżajsk		Biuro projektowe:  PRACOWNIA INŻYNIERSKA KLOTOIDA Mirosław Bajor, Andrzej Zygmunt sp. z o.o. 30-732 Kraków, ul. płk. Stanisława Dąbka 8	
Nazwa opracowania/Nazwa obiektu budowlanego:				
Budowa drogi publicznej – ul. Studzienna w m. Leżajsk				
Adres obiektu budowlanego:	Miasto/Miejscowość:	Powiat:	Województwo:	
	Leżajsk	leżajski	podkarpackie	
Część:	PROJEKT WYKONAWCZY			Skala: 1:50
Branża:	DROGOWA			
Funkcja:	Imię, Nazwisko:	Uprawnienia:	Podpis:	
Projektant:	mgr inż. Lesław FRASIK	MB/IV/113/77		
Projektant:	mgr inż. Marcin KOSEK	MAP/0097/POOD/07		
Sprawdzający:	dr inż. Janusz CIEŚLIŃSKI	KBU1a-2126/303/66		
Zespół projektowy	mgr inż. Dariusz AUGUSTYN			
	mgr inż. Dariusz DUDEK			
Nazwa rysunku:	PRZEKROJE TYPOWE			Nr rys. 4
Prawa autorskie zastrzeżone, łącznie z prawem reprodukcji lub udostępnienia osobom trzecim niniejszego rysunku lub jego części bez upoważnienia inwestora.				Wersja: 13
Kraków, marzec 2008r.				Opracowanie: 303-LSB


1
krawężnik betonowy 15x30 cm
podsyпка cementowo-piaskowa-gr. 5 cm po zagęszcz.
fundament betonowy (beton B15)
 $V=0,073m^3/m$

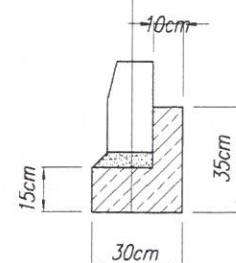


2
krawężnik betonowy 15x30 cm
podsyпка cementowo-piaskowa-gr. 5 cm po zagęszcz.
fundament betonowy (beton B15)
 $V=0,098m^3/m$

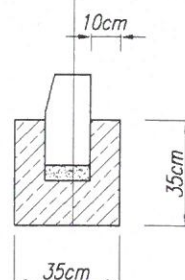


Szczegół standardowego odkrycia krawężnika

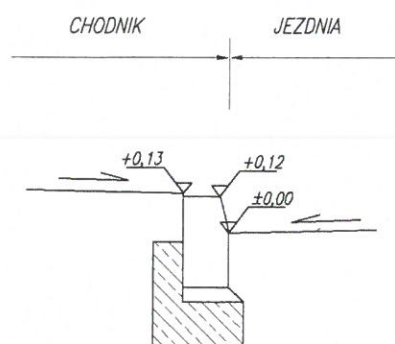


3
obrzeże betonowe 8x30cm
podsyпка cem-piaskowa - gr. 3cm po zagęszczeniu
fundament betonowy (beton B10)
 $V=0,015m^3/m$

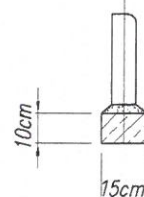



4
obrzeże betonowe 8x30cm
podsyпка cem-piaskowa - gr. 3cm po zagęszczeniu
fundament betonowy (beton B10)
(lokalnie w miejscu występowania nasypu)
 $V=0,069m^3/m$

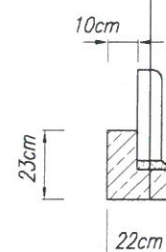

Szczegół odkrycia krawężnika w obrębie zjazdu


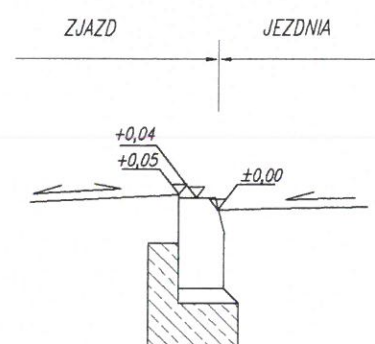




5
krawężnik betonowy 15x30 cm
podsyпка cementowo-piaskowa-gr. 5 cm po zagęszcz.
fundament betonowy (beton B15)
 $V=0,195m^3/m$

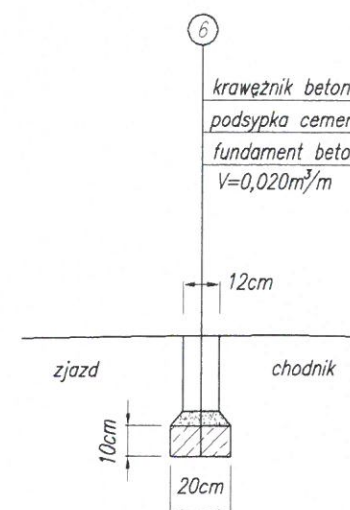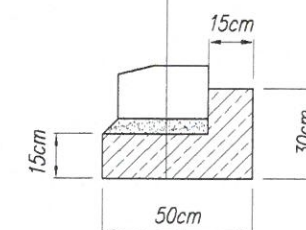


6
krawężnik betonowy 12x25 cm "wtopiony"
podsyпка cementowo-piaskowa-gr. 5 cm po zagęszcz.
fundament betonowy (beton B20)
 $V=0,020m^3/m$

  Szczegół standardowego odkrycia obrzeża chodnikowego
Szczegół usytuowania obniżonego obrzeża chodnikowego

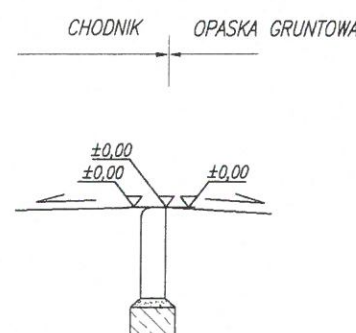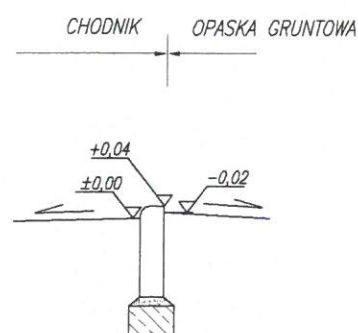


Inwestor:		Biuro projektowe:					
 Gmina Miasto Leżajsk ul. Rynek 1 37-300 Leżajsk		 PRACOWNIA INŻYNIERSKA KLOTOWIDA Miroslaw Bajor, Andrzej Zygmunt sp. z o.o. 30-732 Kraków, ul. płk. Stanisława Dąbka 8 					
Nazwa opracowania/Nazwa obiektu budowlanego:							
Budowa drogi publicznej – ul. Studzienna w m. Leżajsk							
Adres obiektu budowlanego:		Miasto/Miejscowość:	Powiat:	Województwo:			
		Leżajsk	leżajski	podkarpackie			
Część:		PROJEKT WYKONAWCZY		Skala:	1:25		
Branża:		DROGOWA					
Funkcja:		Imię, Nazwisko:	Uprawnienia:	Podpis:			
Projektant:		mgr inż. Lesław FRASIK	MB/IV/113/77 Konstrukcyjno-inżynierska w zakresie dróg				
Projektant:		mgr inż. Marcin KOSEK	MAP/0097/POOD/07 Drogi				
Sprawdzający:		dr inż. Janusz CIEŚLIŃSKI	KBU1a-2126/303/66 Drogi oraz mosty drogowe				
Zespół projektowy		mgr inż. Dariusz AUGUSTYN mgr inż. Dariusz DUDEK		 			
Nazwa rysunku:		PRZEKROJE TYPOWE – Szczegóły		Nr rys.	5	Wersja:	12
Prawa autorskie zastrzeżone, łącznie z prawem reprodukcji lub udostępniania osobom trzecim niniejszego rysunku lub jego części bez upoważnienia inwestora.		Kraków, styczeń 2008r.		Opracowanie: 303-LSB			


SZCZEGÓŁ WPUSTU ŚCIEKOWEGO UMIESTZONEGO PRZY KRAWĘŻNIKU

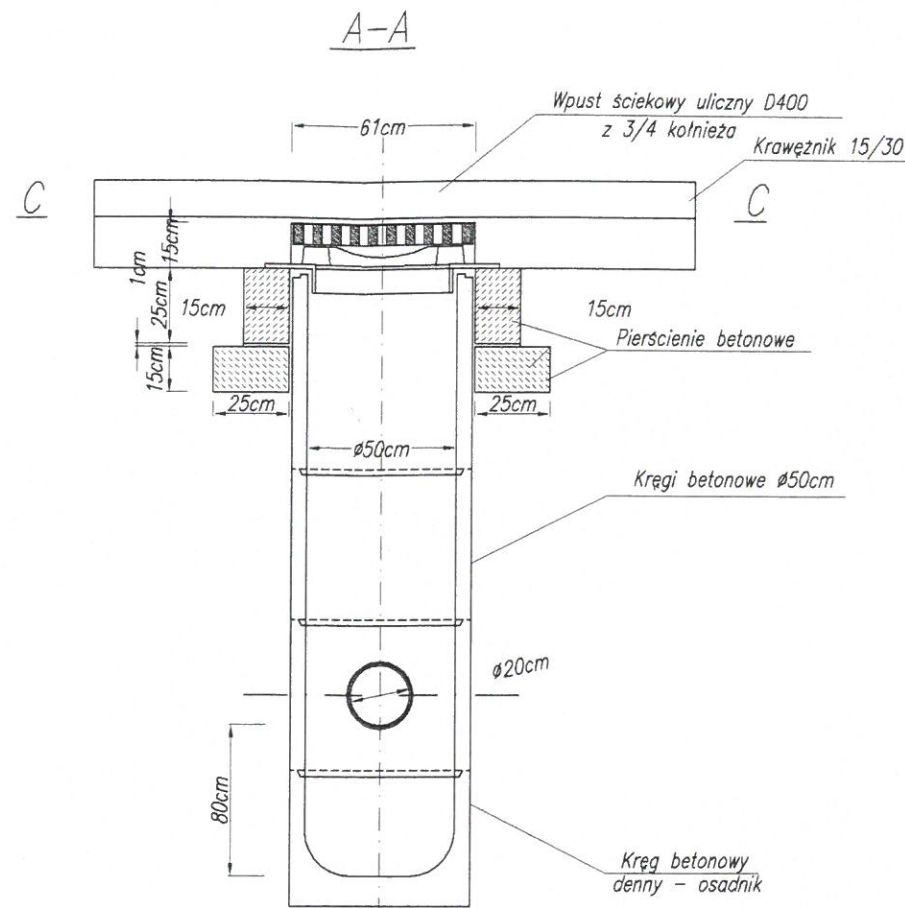


C-C

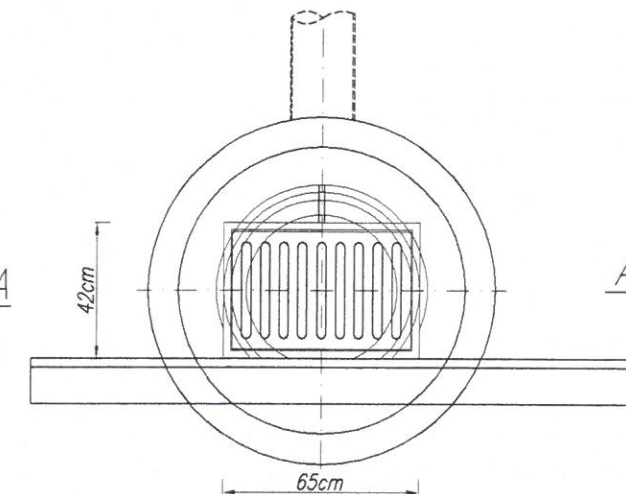


D-D

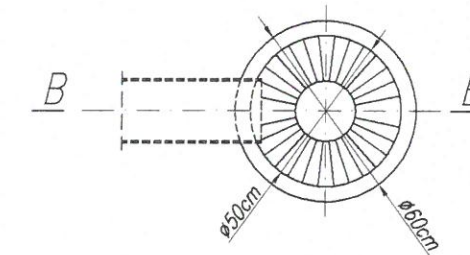


B-B

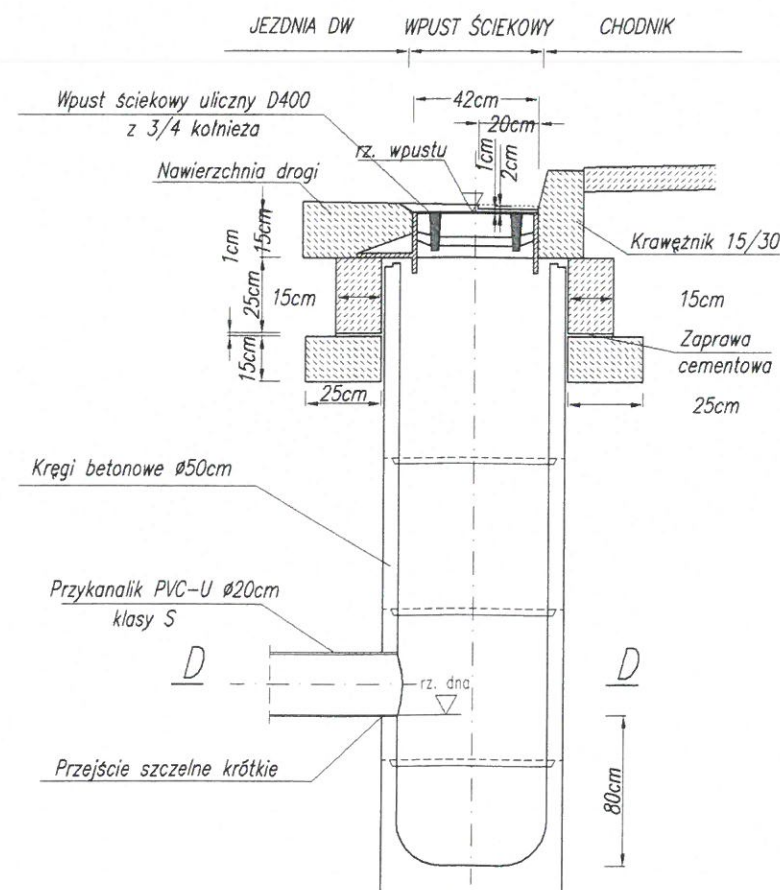


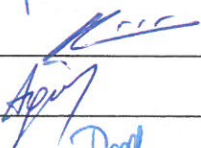Inwestor:		Biuro projektowe:		
 Gmina Miasto Leżajsk ul. Rynek 1 37-300 Leżajsk		 PRACOWNIA INŻYNIERSKA KLOTOWIDA Mirosław Bajor, Andrzej Zygmunt sp.j. 30-732 Kraków, ul. płk. Stanisława Dąbka 8		
				
Nazwa opracowania/Nazwa obiektu budowlanego:				
Budowa drogi publicznej – ul. Studzienna w m. Leżajsk				
Adres obiektu budowlanego:		Miasto/Miejscowość:	Powiat:	Województwo:
		Leżajsk	leżajski	podkarpackie
Część:		PROJEKT WYKONAWCZY		Skala:
				1:25
Branża:		DROGOWA		
Funkcja:		Imię, Nazwisko:	Uprawnienia:	Podpis:
Projektant:		mgr inż. Lesław FRASIK	MB/IV/113/77 Konstrukcyjno-inżynierska w zakresie dróg	
Projektant:		mgr inż. Marcin KOSEK	MAP/0097/POOD/07 Drogowa	
Sprawdzający:		dr inż. Janusz CIEŚLIŃSKI	KBU1a-2126/303/66 Drogi oraz mosty drogowe	
Zespół projektowy		mgr inż. Dariusz AUGUSTYN mgr inż. Dariusz DUDEK		
Nazwa rysunku:		PRZEKROJE TYPOWE – Studnia wodościekowa		Nr rys. 8
				Wersja: 13
Prawa autorskie zastrzeżone, łącznie z prawem reprodukcji lub udostępniania osobom trzecim niniejszego rysunku lub jego części bez upoważnienia inwestora.		Kraków, marzec 2008r.		Opracowanie: 303-LSB


PRZEKRÓJ POPRZECZNY 1
km 0+011.79

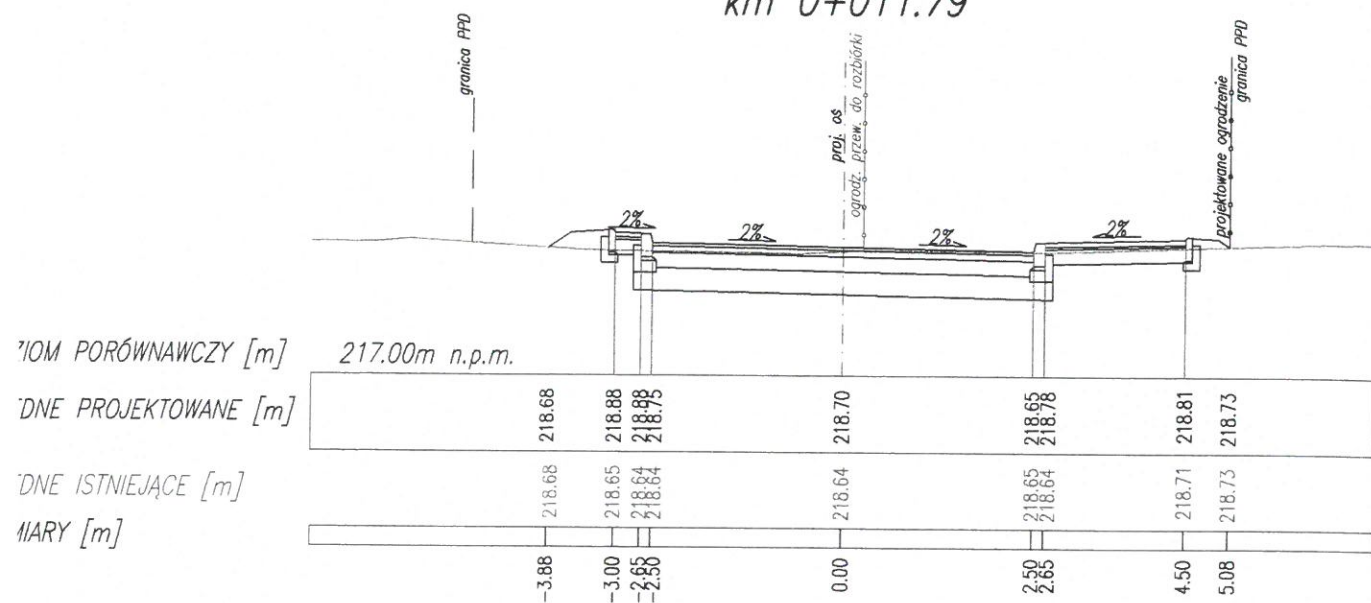


PRZEKRÓJ POPRZECZNY 4
km 0+067.08

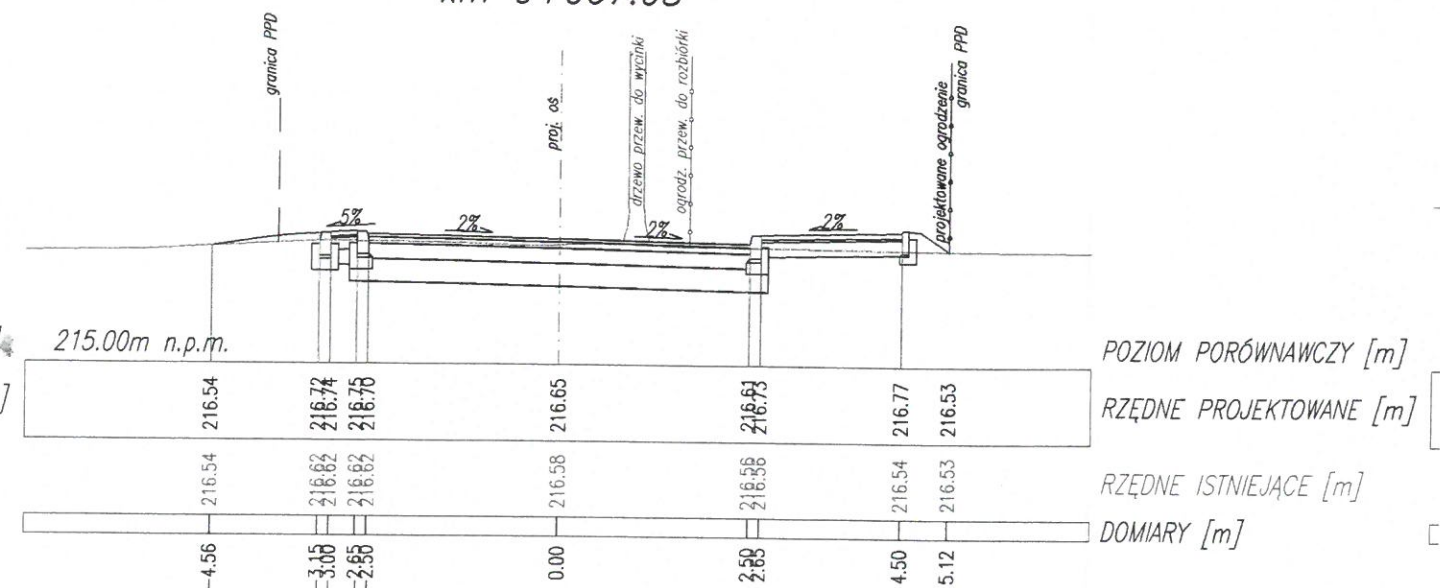


PRZEKRÓJ POPRZECZNY 2
km 0+030.00

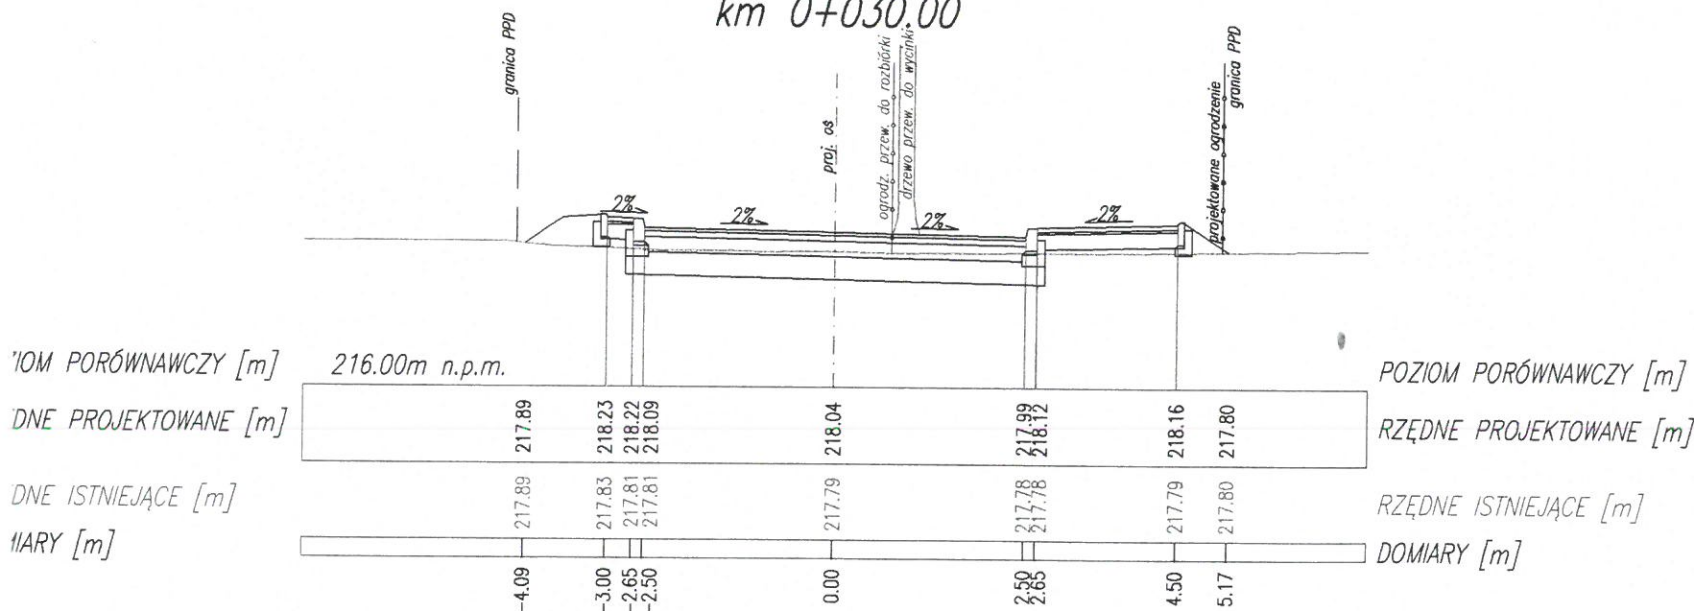


PRZEKRÓJ POPRZECZNY 5
km 0+080.00



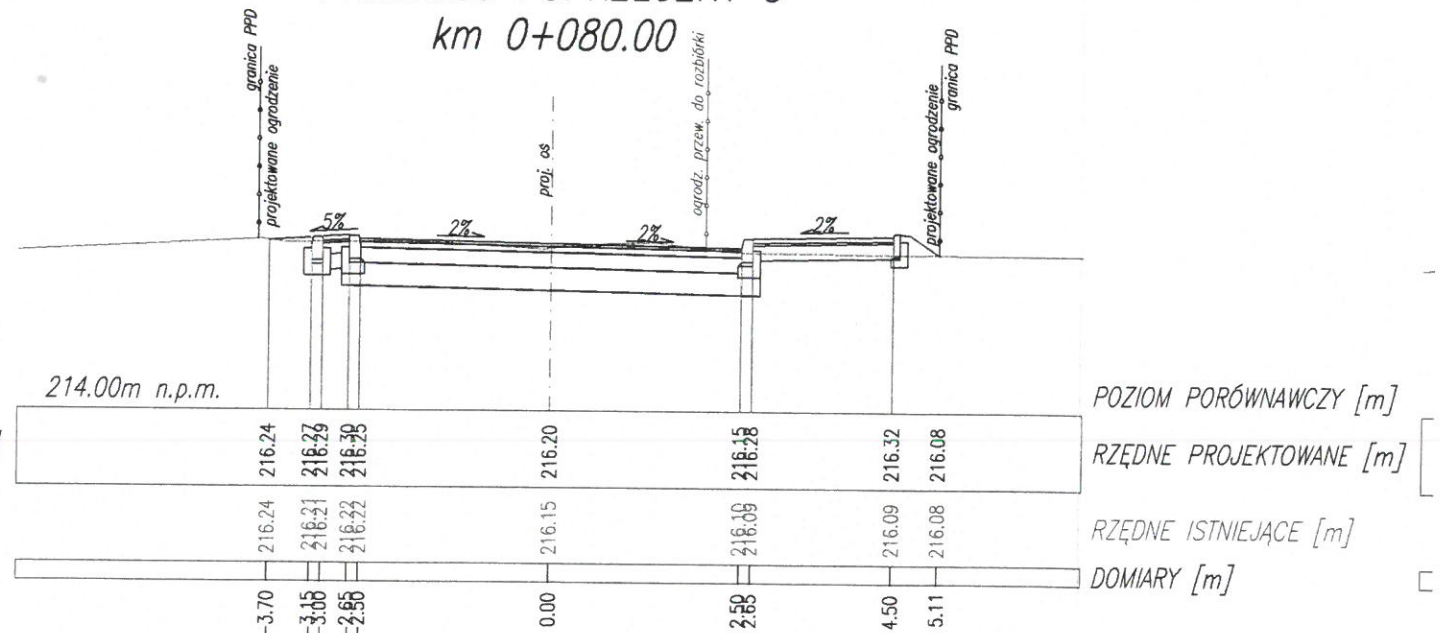


PRZEKRÓJ POPRZECZNY 3
km 0+045.39






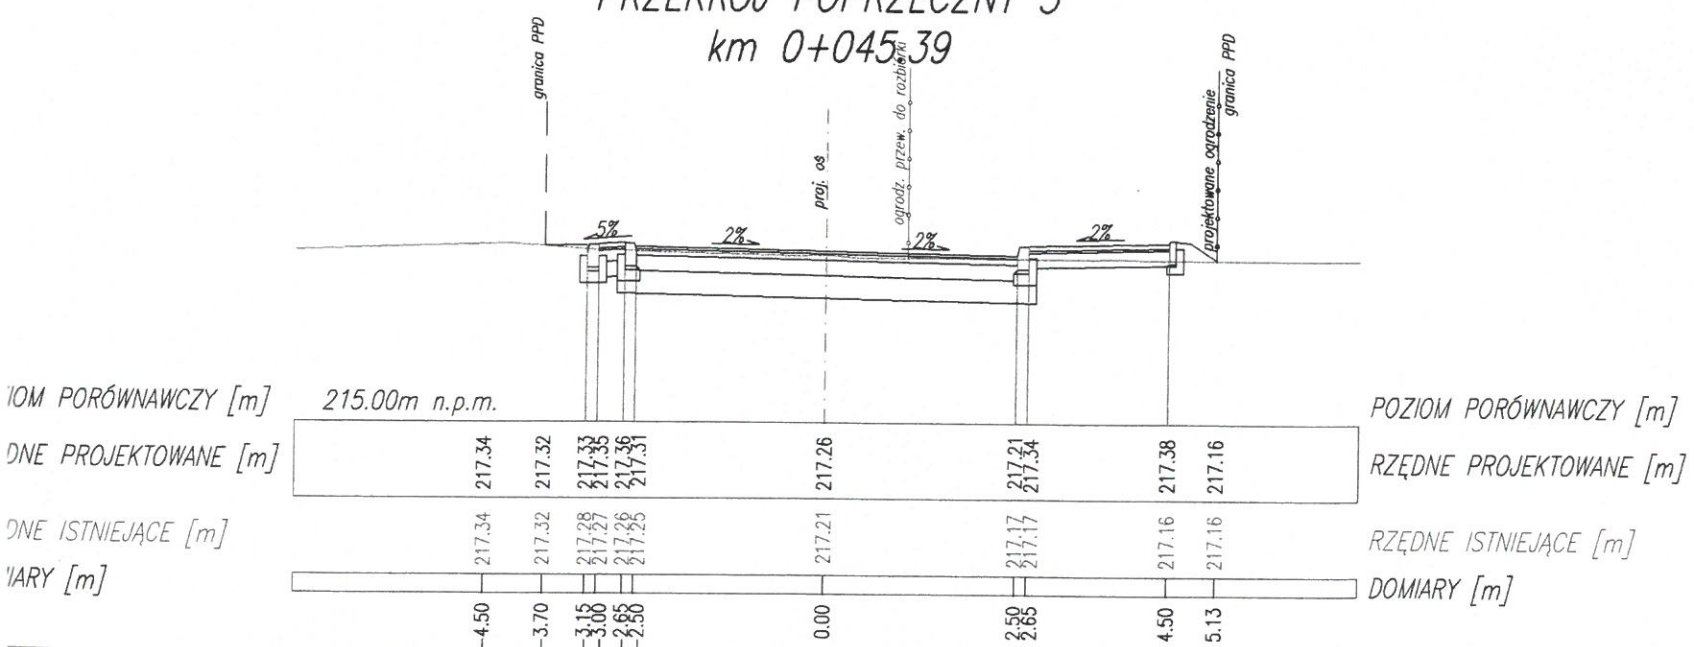


PRZEKRÓJ POPRZECZNY 6
km 0+087.23

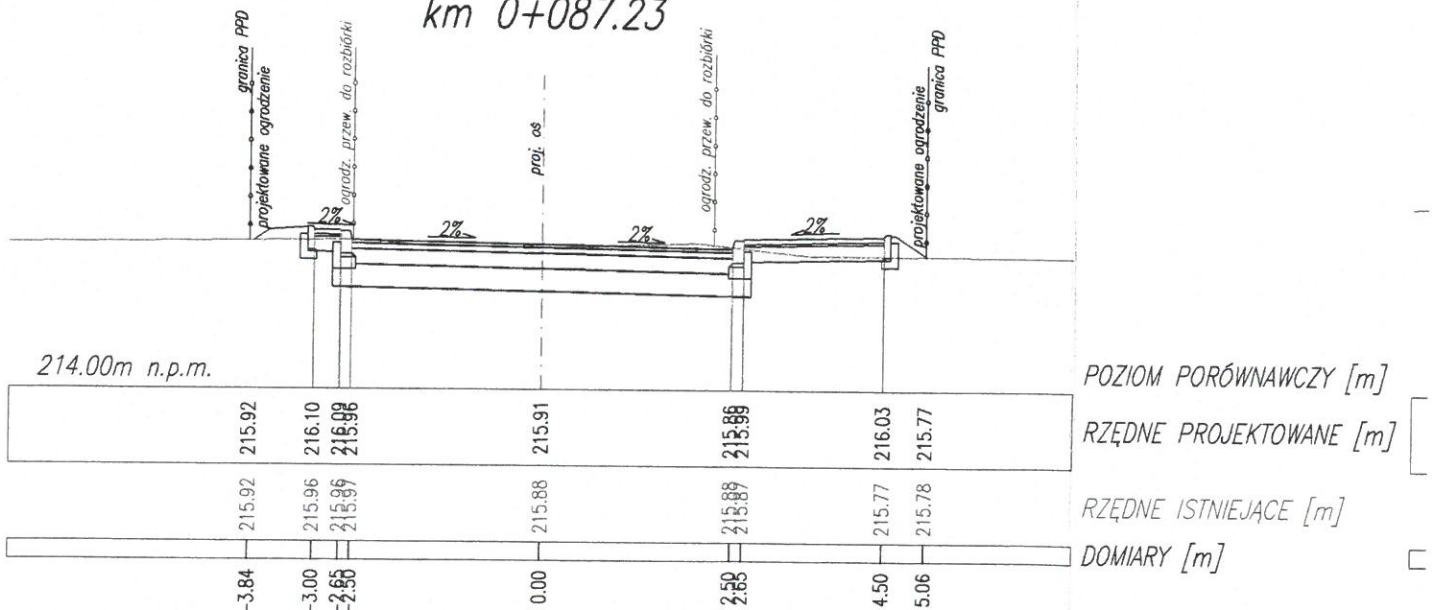


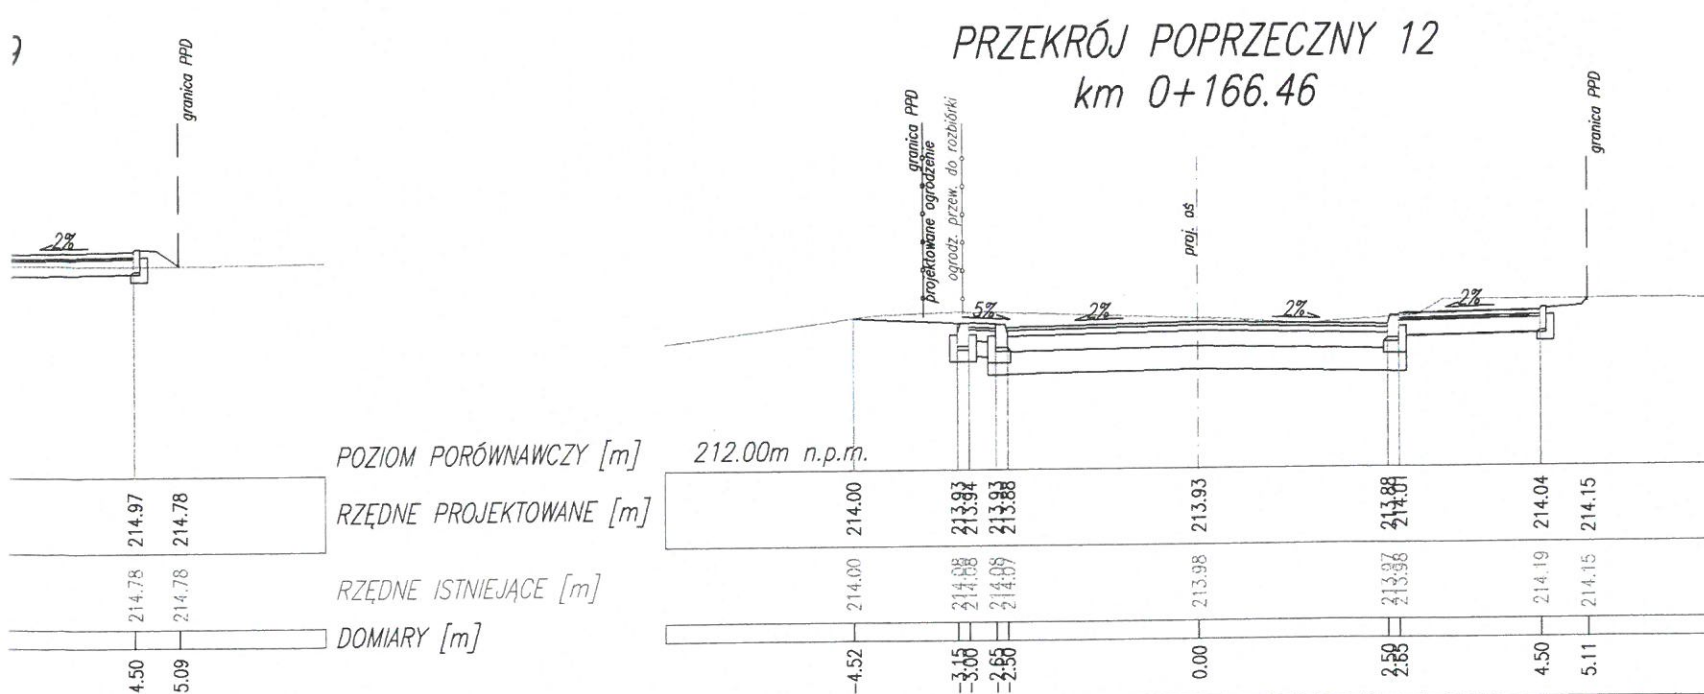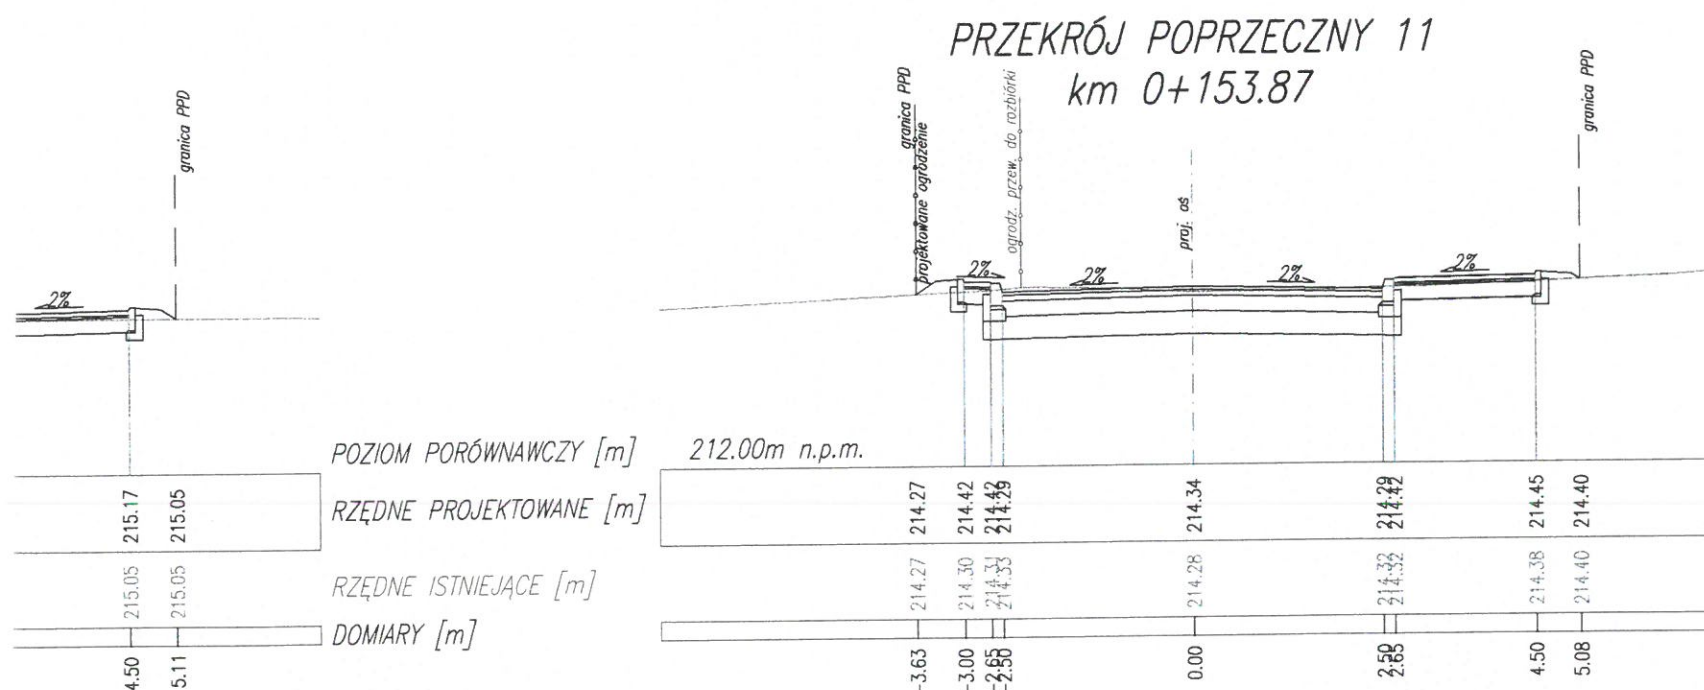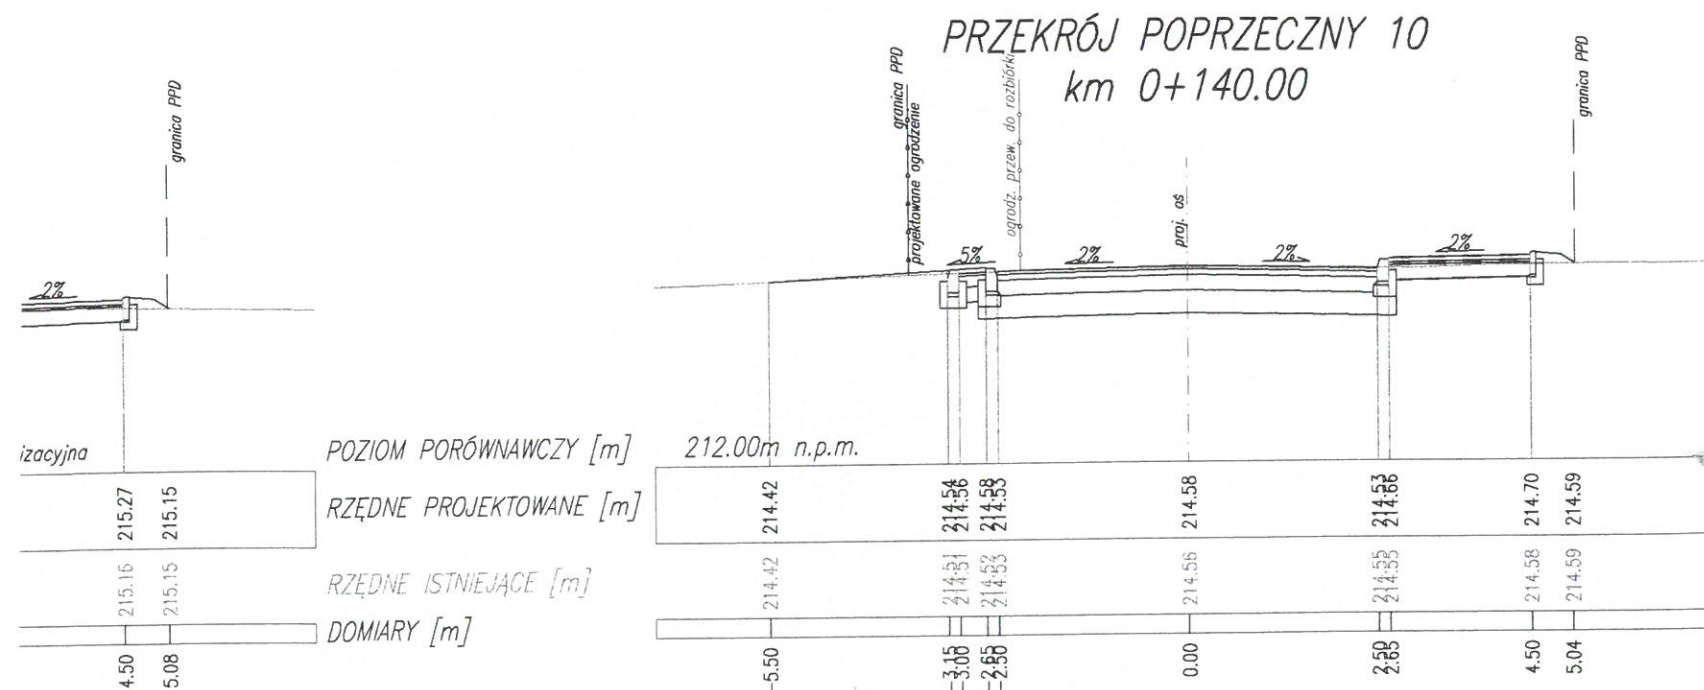


Inwestor:		 Gmina Miasto Leżajsk ul. Rynek 1 37-300 Leżajsk		Biuro projektowe:  PRACOWNIA INŻYNIERSKA KLOTODA Mirosław Bajor, Andrzej Zygmunt sp. z o.o. 30-732 Kraków, ul. płk. Stanisława Dąbka 8	
Nazwa opracowania/Nazwa obiektu budowlanego:					
Budowa drogi publicznej – ul. Studzienna w m. Leżajsk					
Adres obiektu budowlanego:		Miasto/Miejscowość: Leżajsk		Powiat: leżajski	Województwo: podkarpackie
Część:		PROJEKT WYKONAWCZY			Skala: 1:100
Branża:		DROGOWA			
Funkcja:		Imię, Nazwisko:		Uprawnienia: Podpis:	
Projektant:		mgr inż. Lesław FRASIK		MB/IV/113/77	
Projektant:		mgr inż. Marcin KOSEK		KONSTRUKCYJNO-INŻYNIERYJNA W ZAKRESIE DRÓG	
Sprawdzający:		dr inż. Janusz CIEŚLIŃSKI		MAP/0097/POOD/07	
Zespół projektowy:		mgr inż. Dariusz AUGUSTYN		KBU1a-2126/303/66	
Nazwa rysunku:		PRZEKROJE POPRZECZNE – cz. 1		Nr rys. 9	
Prawa autorskie zastrzeżone, łącznie z prawem reprodukcji lub udostępniania osobom trzecim niniejszego rysunku lub jego części bez upoważnienia inwestora.		Kraków, marzec 2008r.		Opracowanie: 303-LSB	

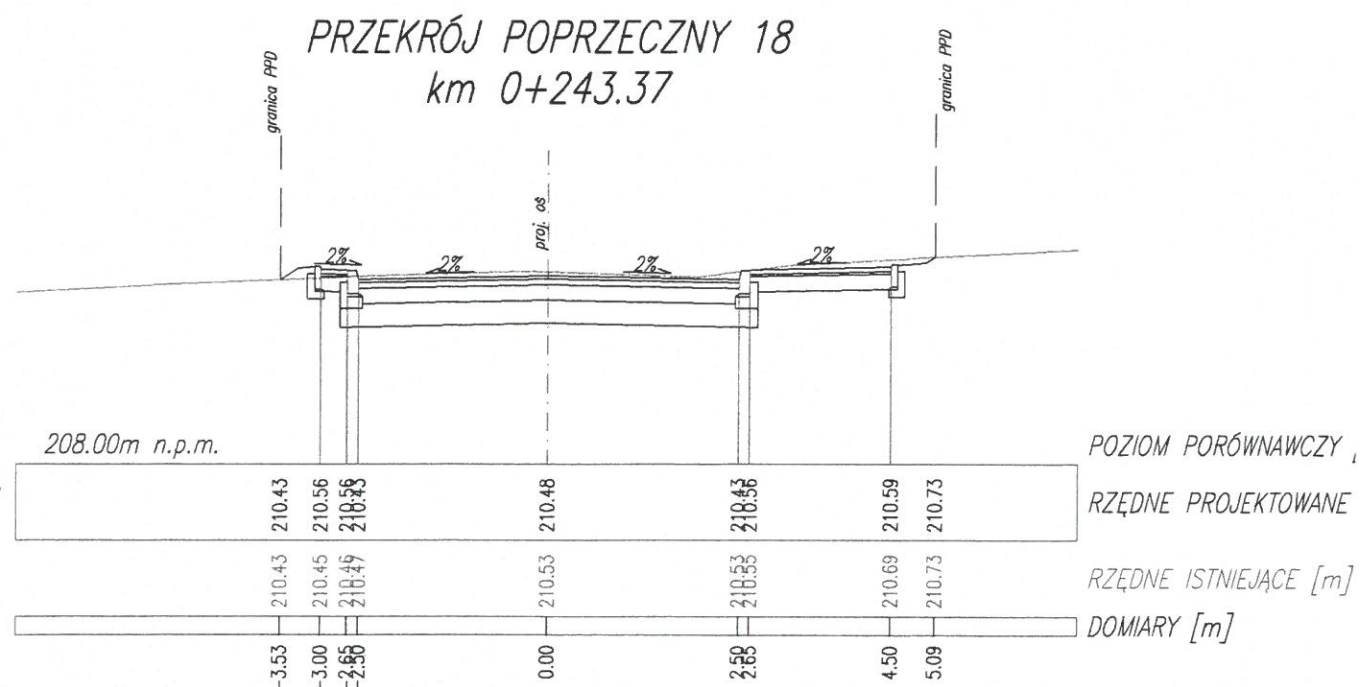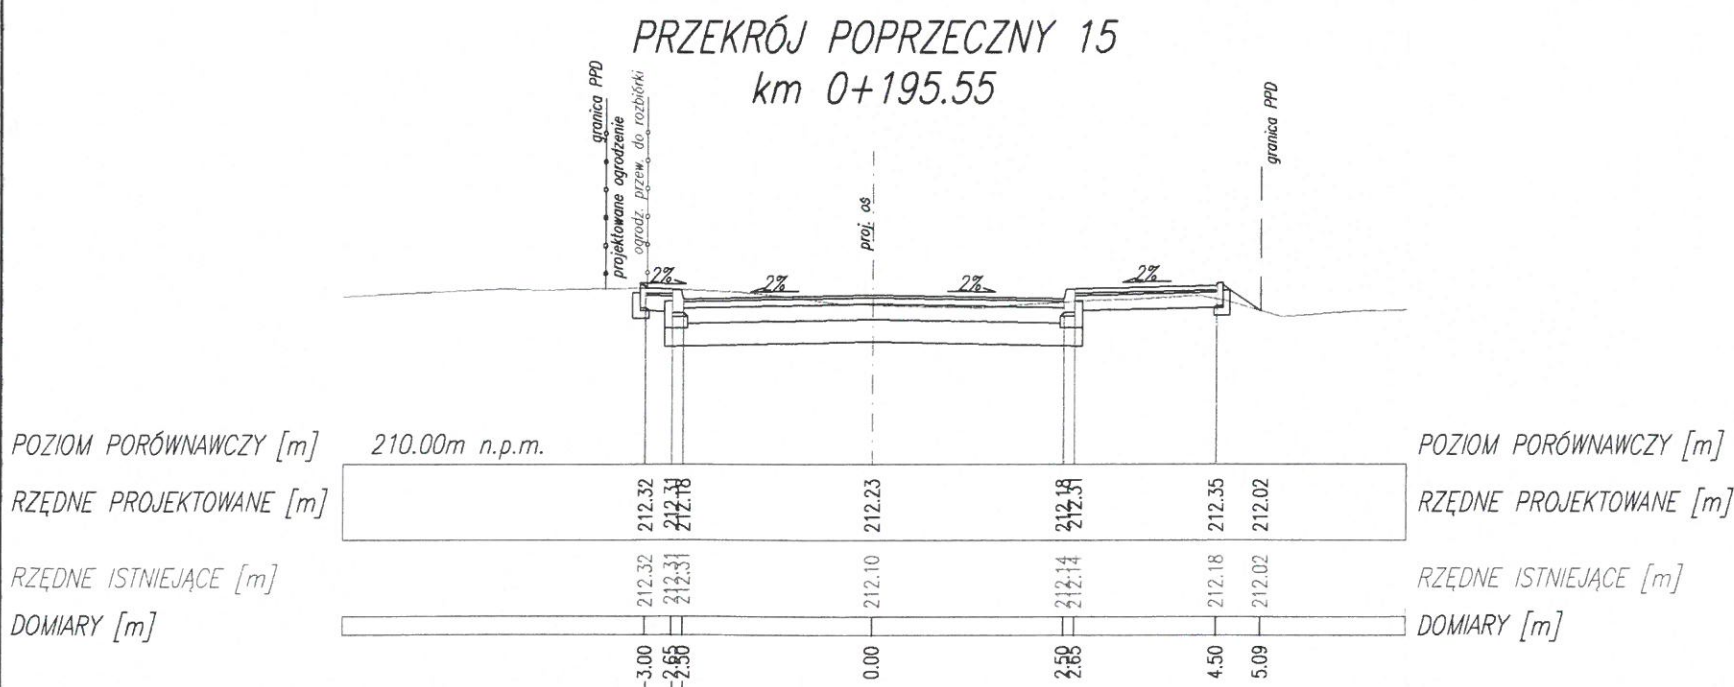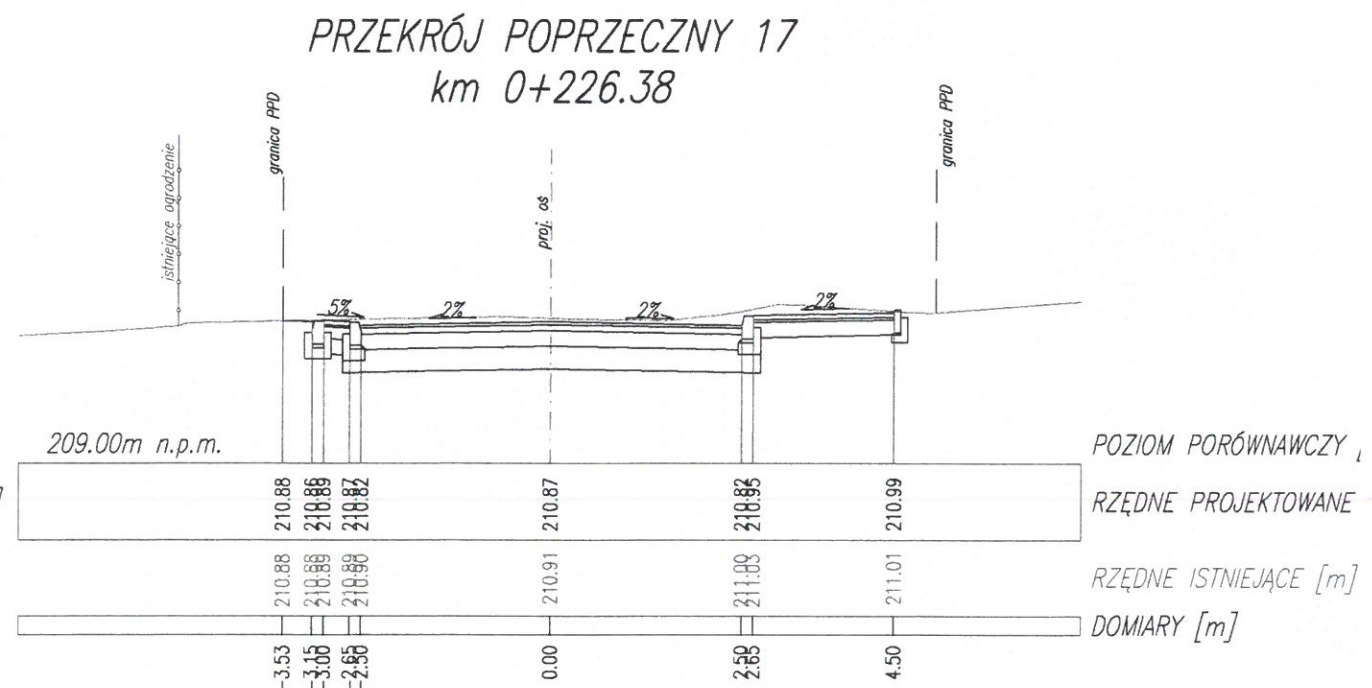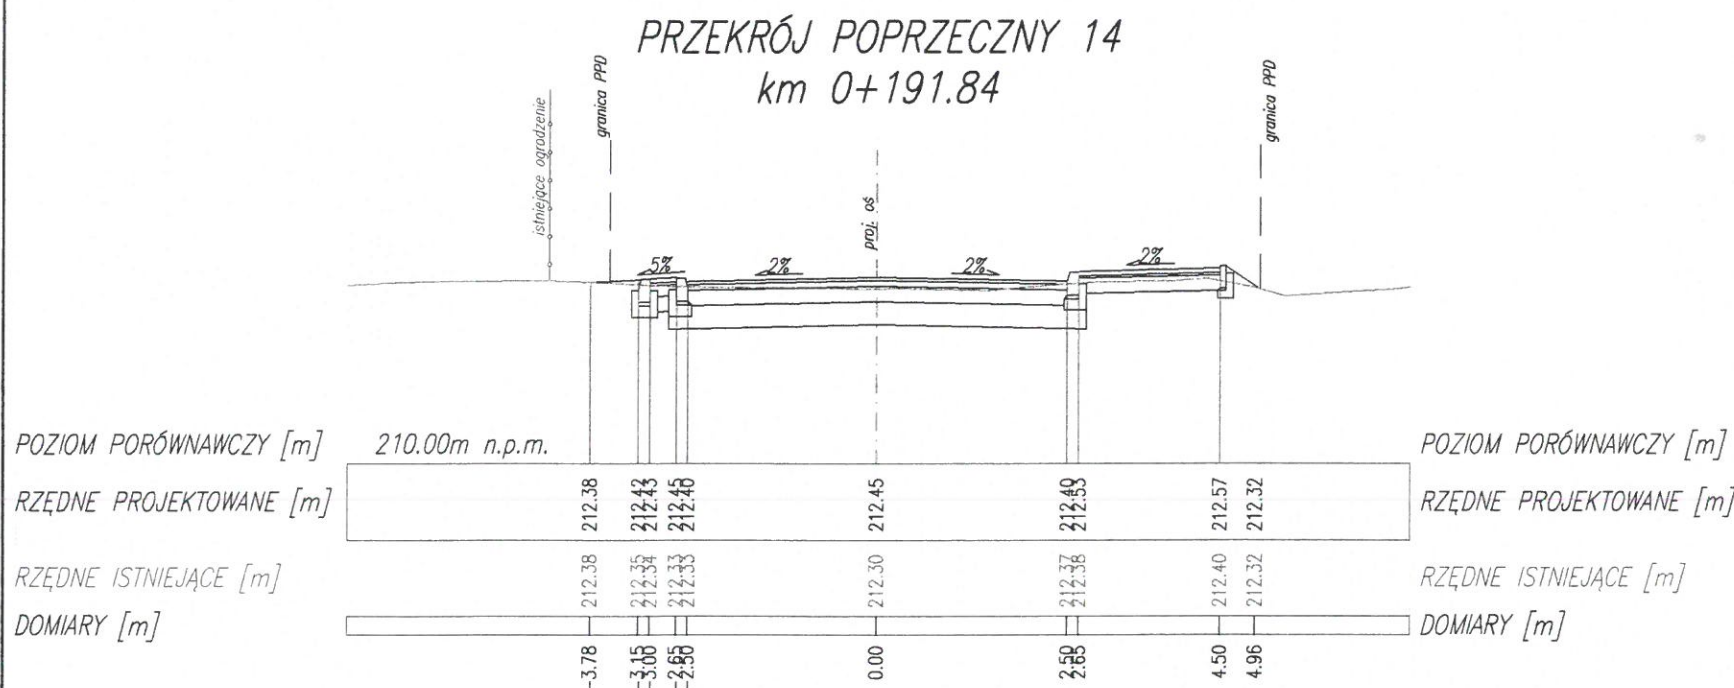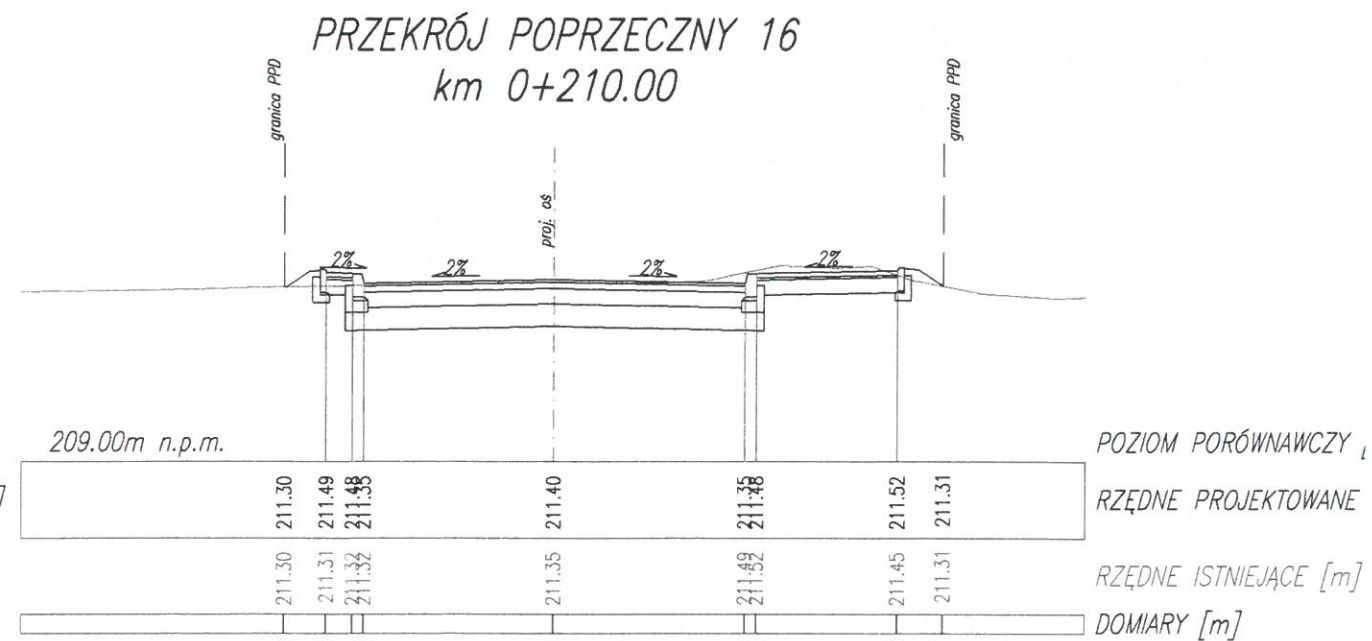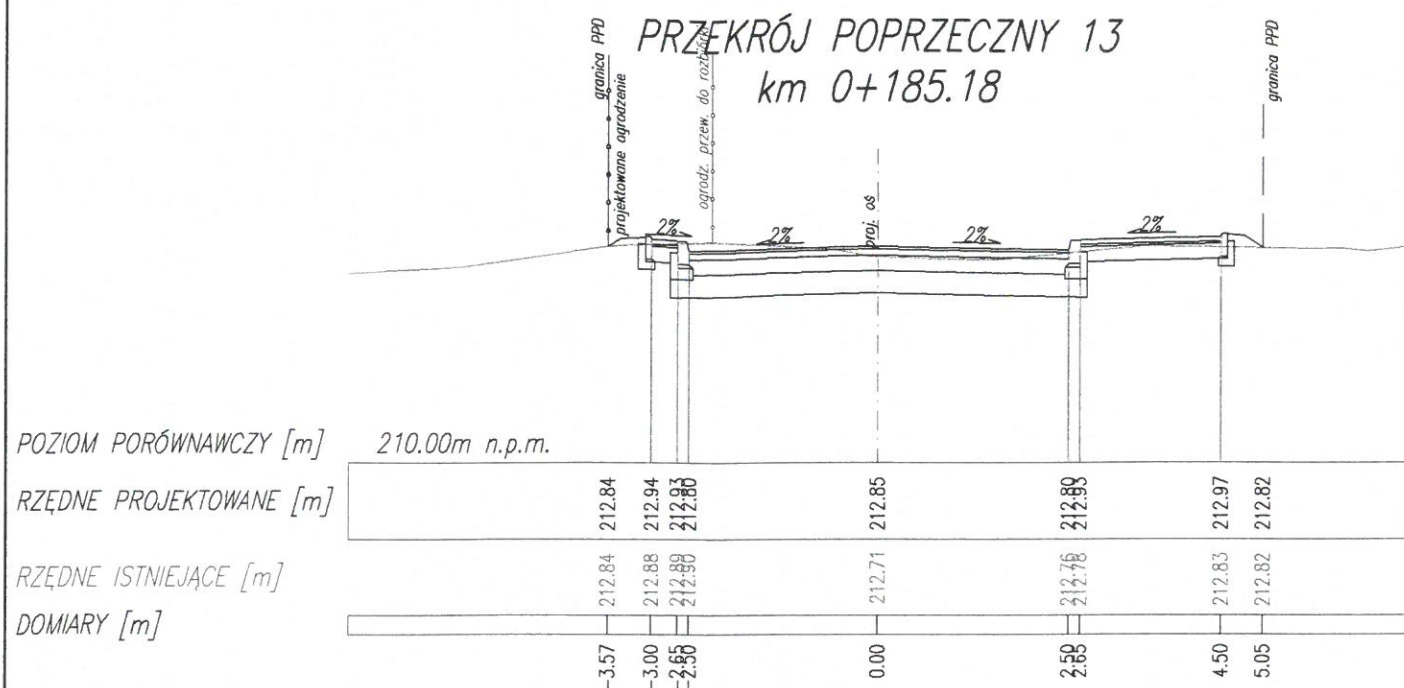


PRZEKRÓJ POPRZECZNY 19
km 0+261.57

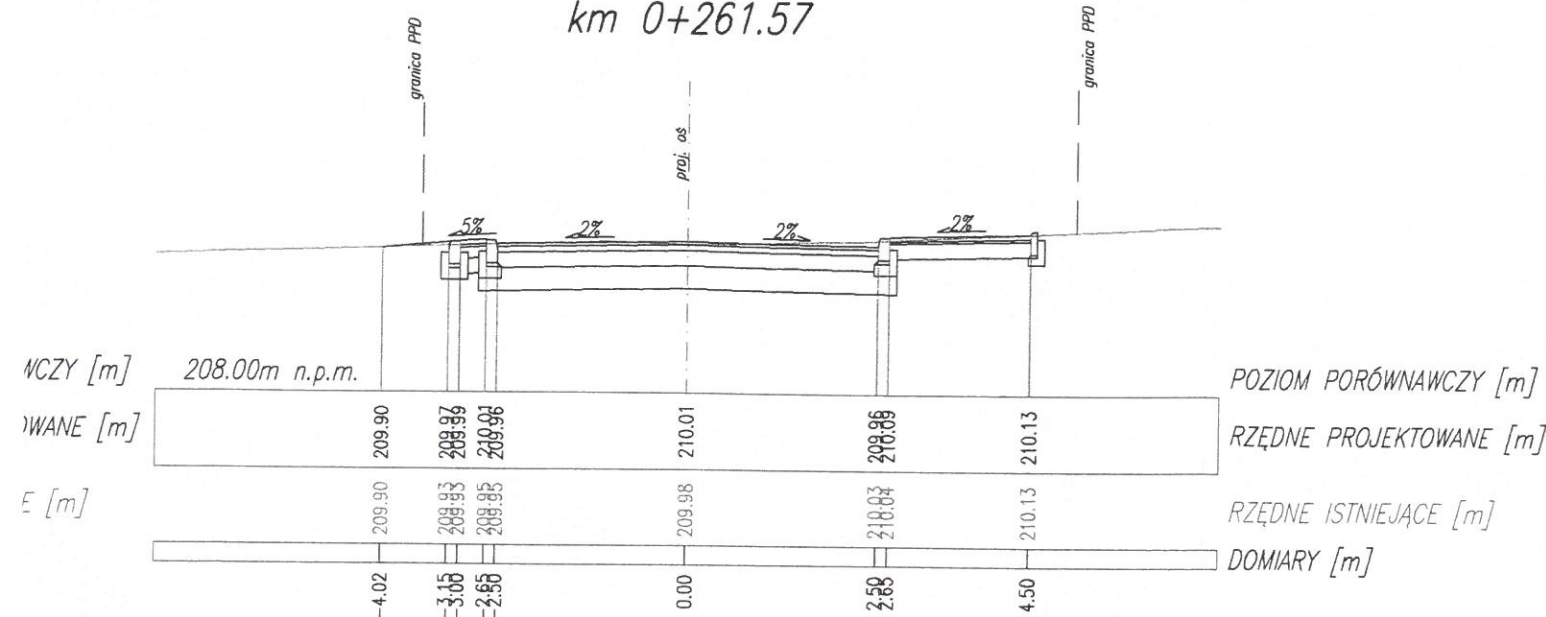


PRZEKRÓJ POPRZECZNY 22
km 0+302.20

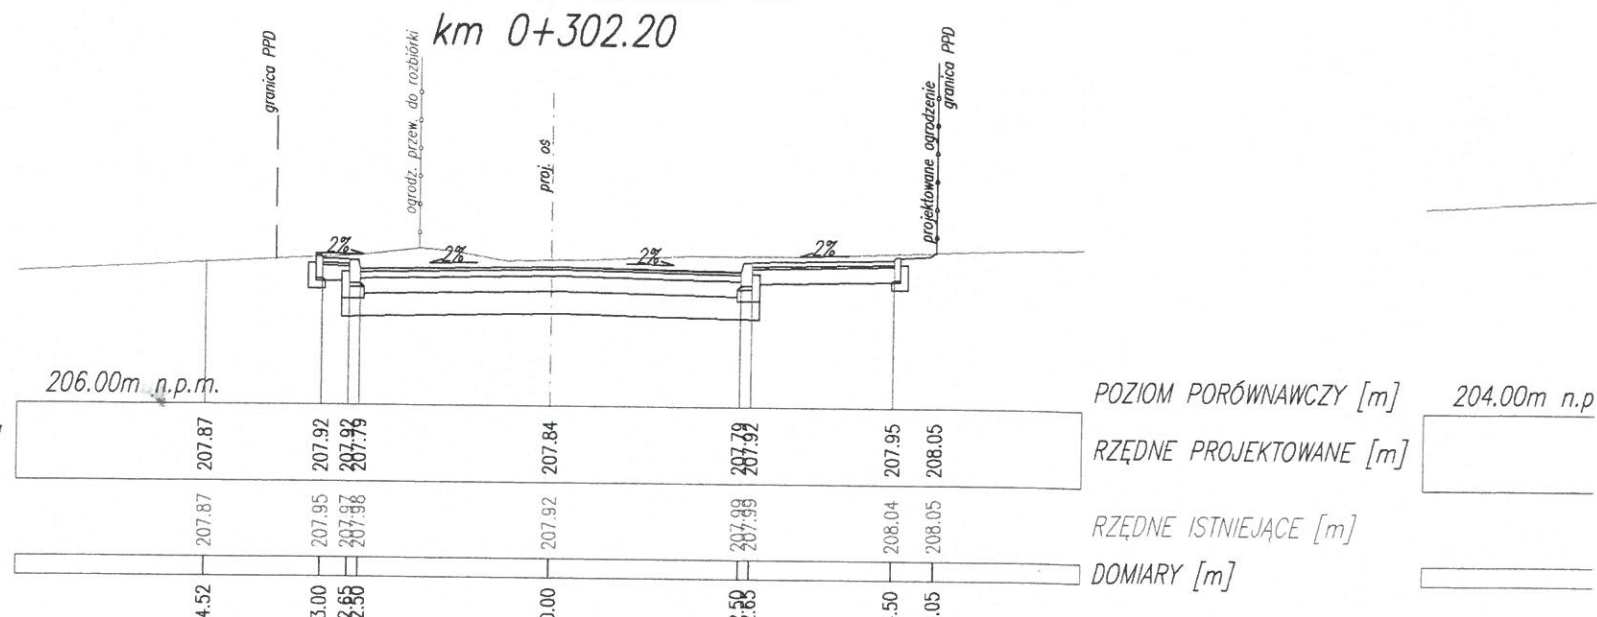


PRZEKRÓJ POPRZECZNY 20
km 0+280.00

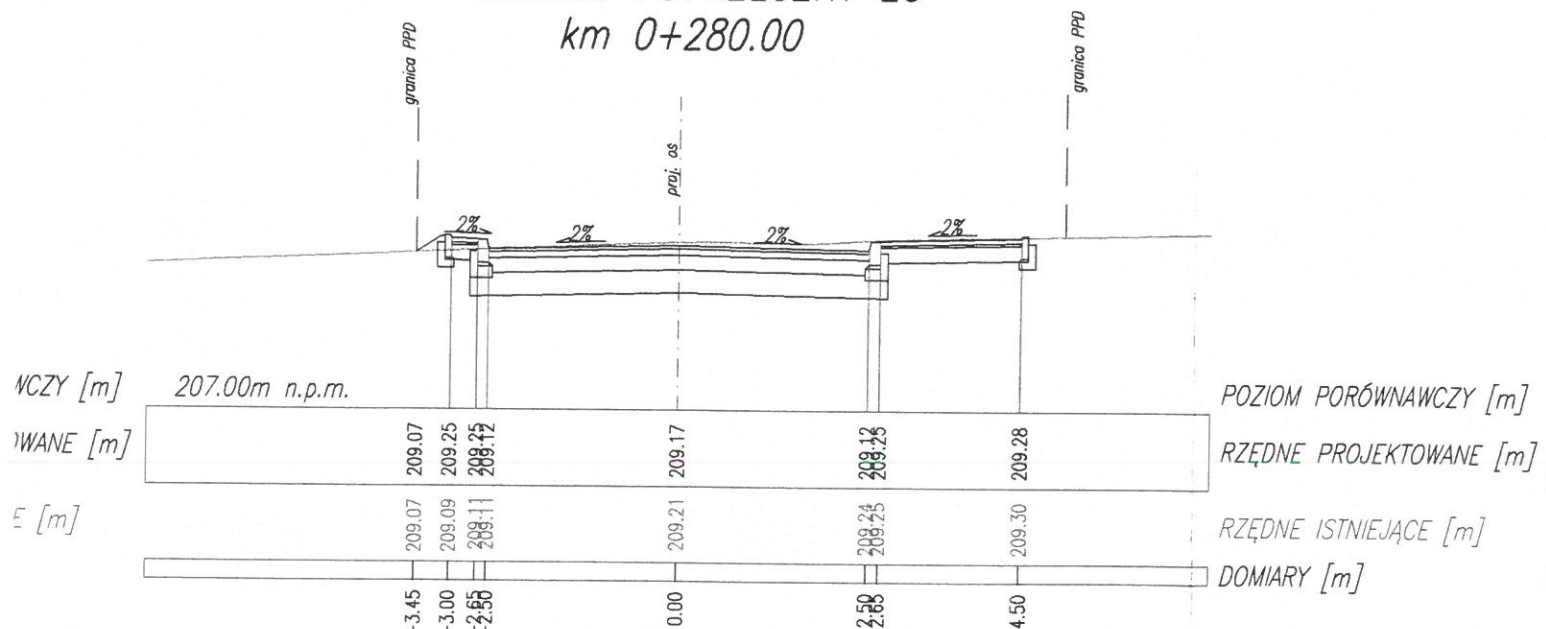


PRZEKRÓJ POPRZECZNY 23
km 0+304.59

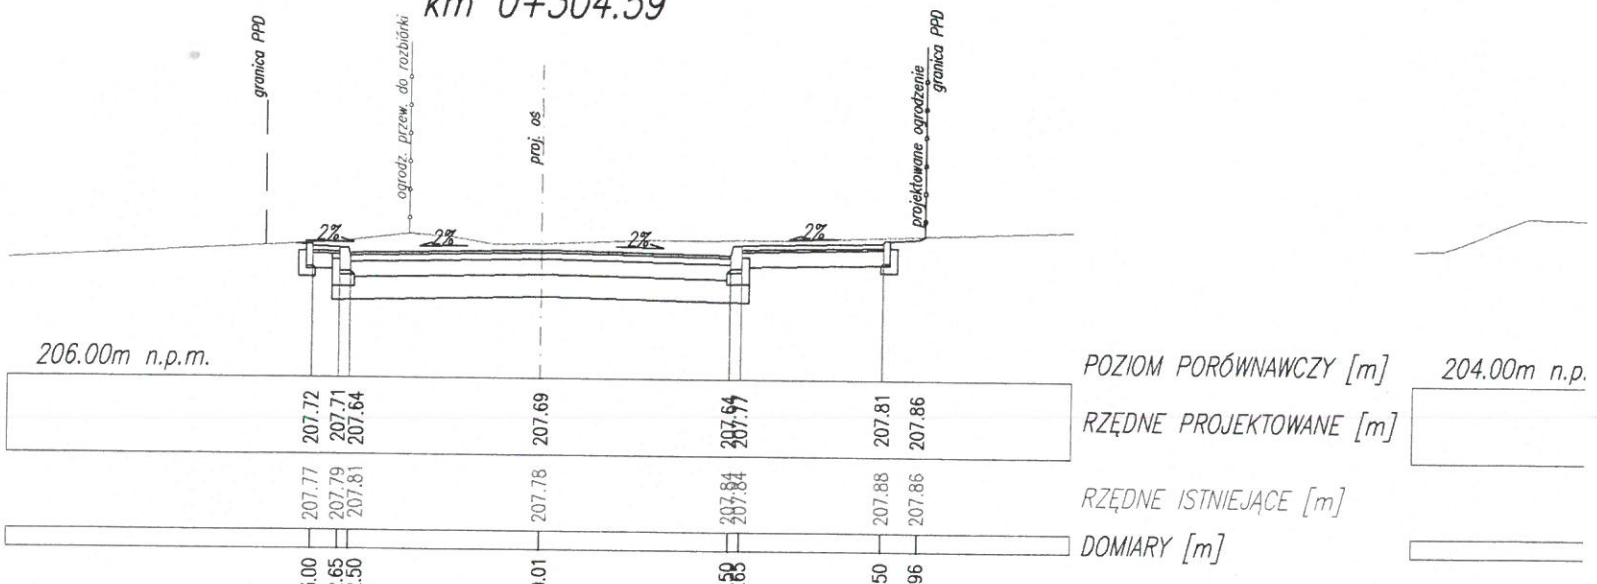


PRZEKRÓJ POPRZECZNY 21
km 0+293.26

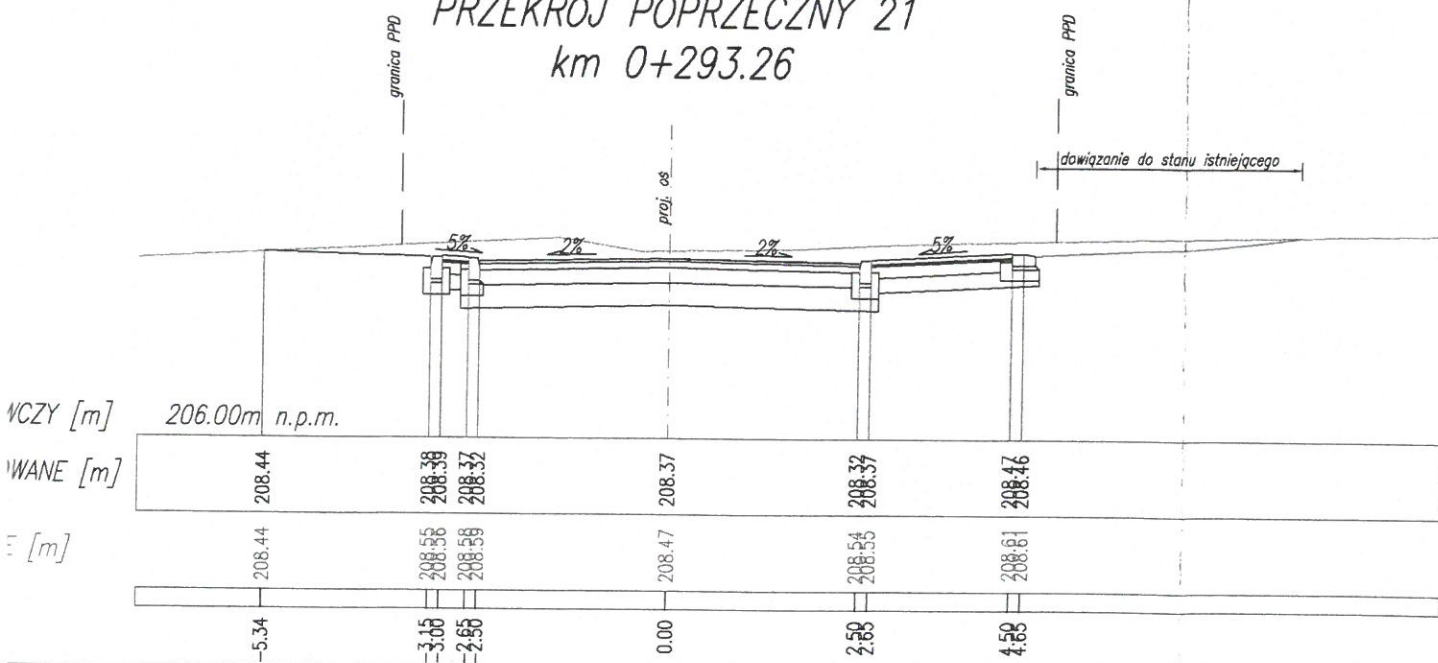


PRZEKRÓJ POPRZECZNY 24
km 0+312.97

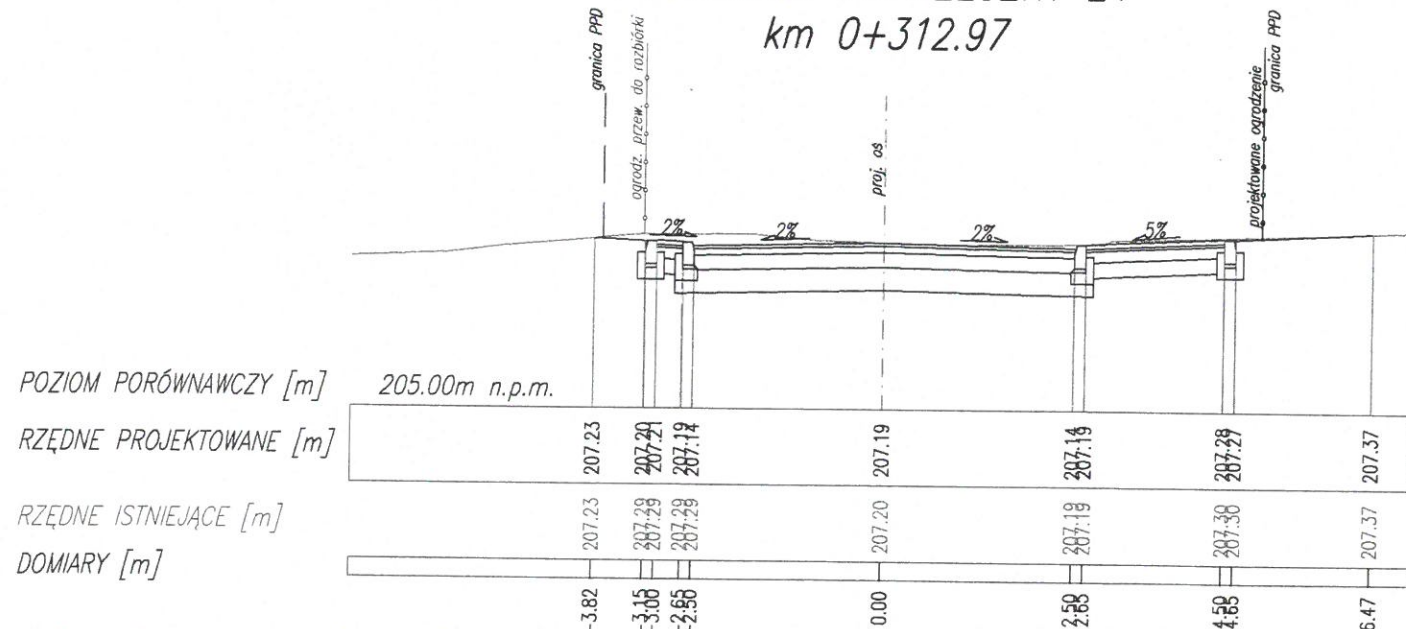


2


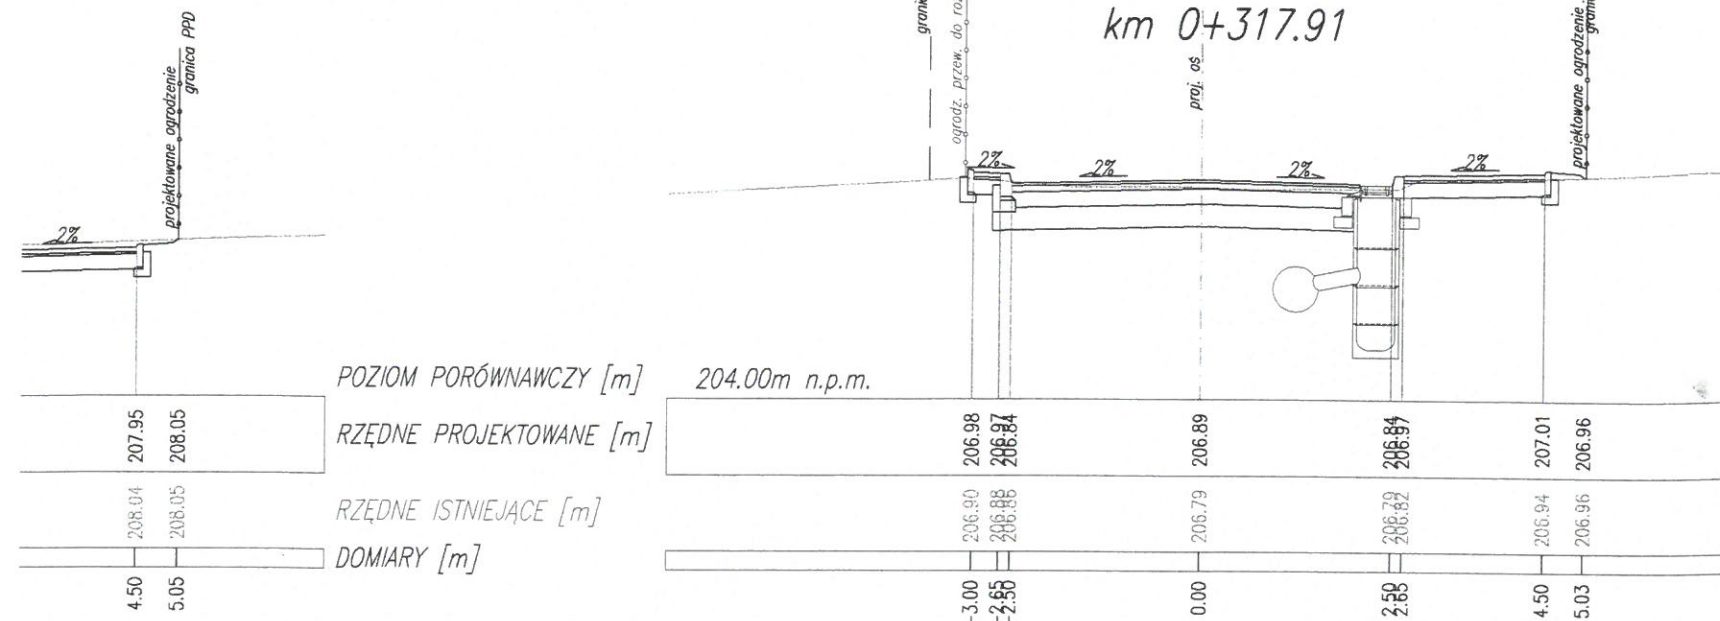



3

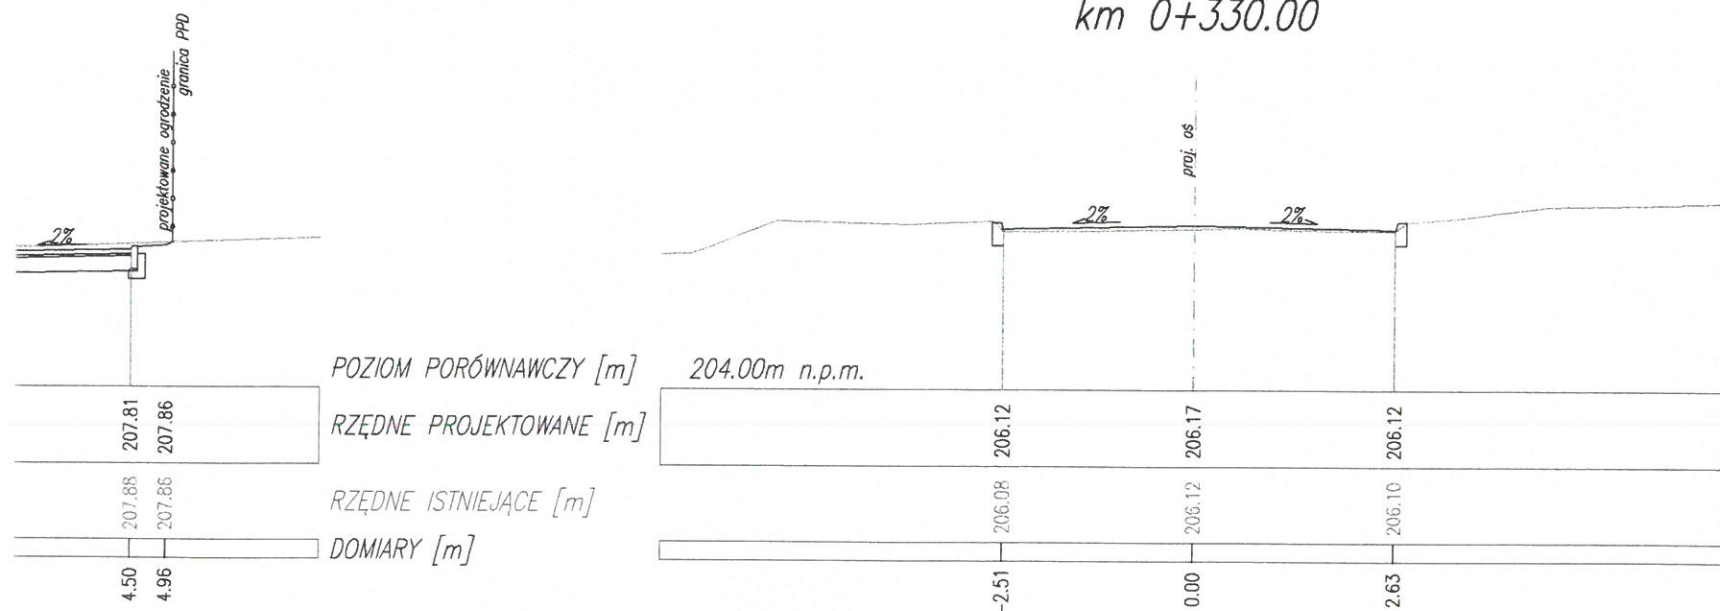


POPRZECZNY 24
0+312.97

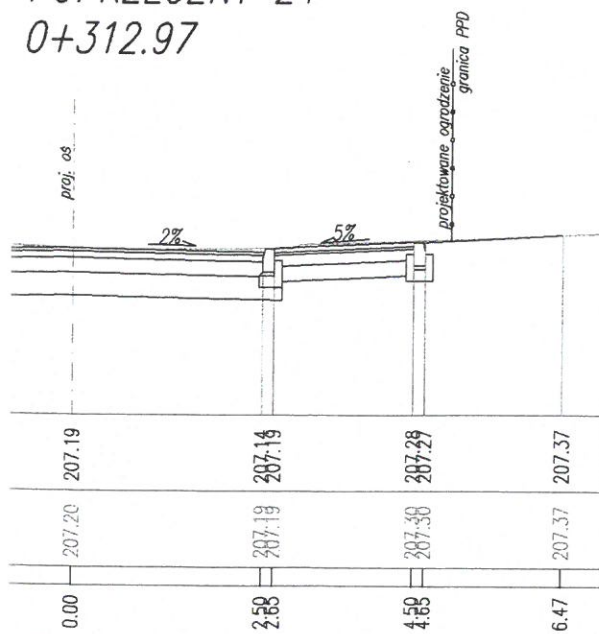


 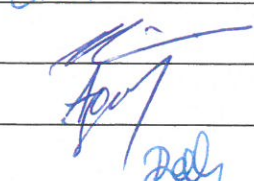Inwestor:		 Gmina Miasto Leżajsk ul. Rynek 1 37-300 Leżajsk		Biuro projektowe:  PRACOWNIA INŻYNIERSKA KLOTOIDA Miroslaw Bajor, Andrzej Zygmunt sp. z o.o. 30-732 Kraków, ul. płk. Stanisława Dąbka 8	
Nazwa opracowania/Nazwa obiektu budowlanego:					
Budowa drogi publicznej – ul. Studzienna w m. Leżajsk					
Adres obiektu budowlanego:	Miasto/Miejscowość:	Powiat:	Województwo:		
	Leżajsk	leżajski	podkarpackie		
Część:	PROJEKT WYKONAWCZY			Skala:	1:100
Branża:	DROGOWA				
Funkcja:	Imię, Nazwisko:	Uprawnienia:		Podpis:	
Projektant:	mgr inż. Lesław FRASIK	MB/IV/113/77			
Projektant:	mgr inż. Marcin KOSEK	Konstrukcyjno-inżynierska w zakresie dróg MAP/0097/POOD/07 Drogowa			
Sprawdzający:	dr inż. Janusz CIEŚLIŃSKI	KBU1a-2126/303/66 Drogi oraz mosty drogowe			
Zespół projektowy	mgr inż. Dariusz AUGUSTYN mgr inż. Dariusz DUDEK				
Nazwa rysunku:	PRZEKROJE POPRZECZNE – cz. 2			Nr rys. 10	Wersja: 49
Prawa autorskie zastrzeżone, łącznie z prawem reprodukcji lub udostępniania osobom trzecim niniejszego rysunku lub jego części bez upoważnienia inwestora.			Kraków, marzec 2008r. Opracowanie: 303-LSB		

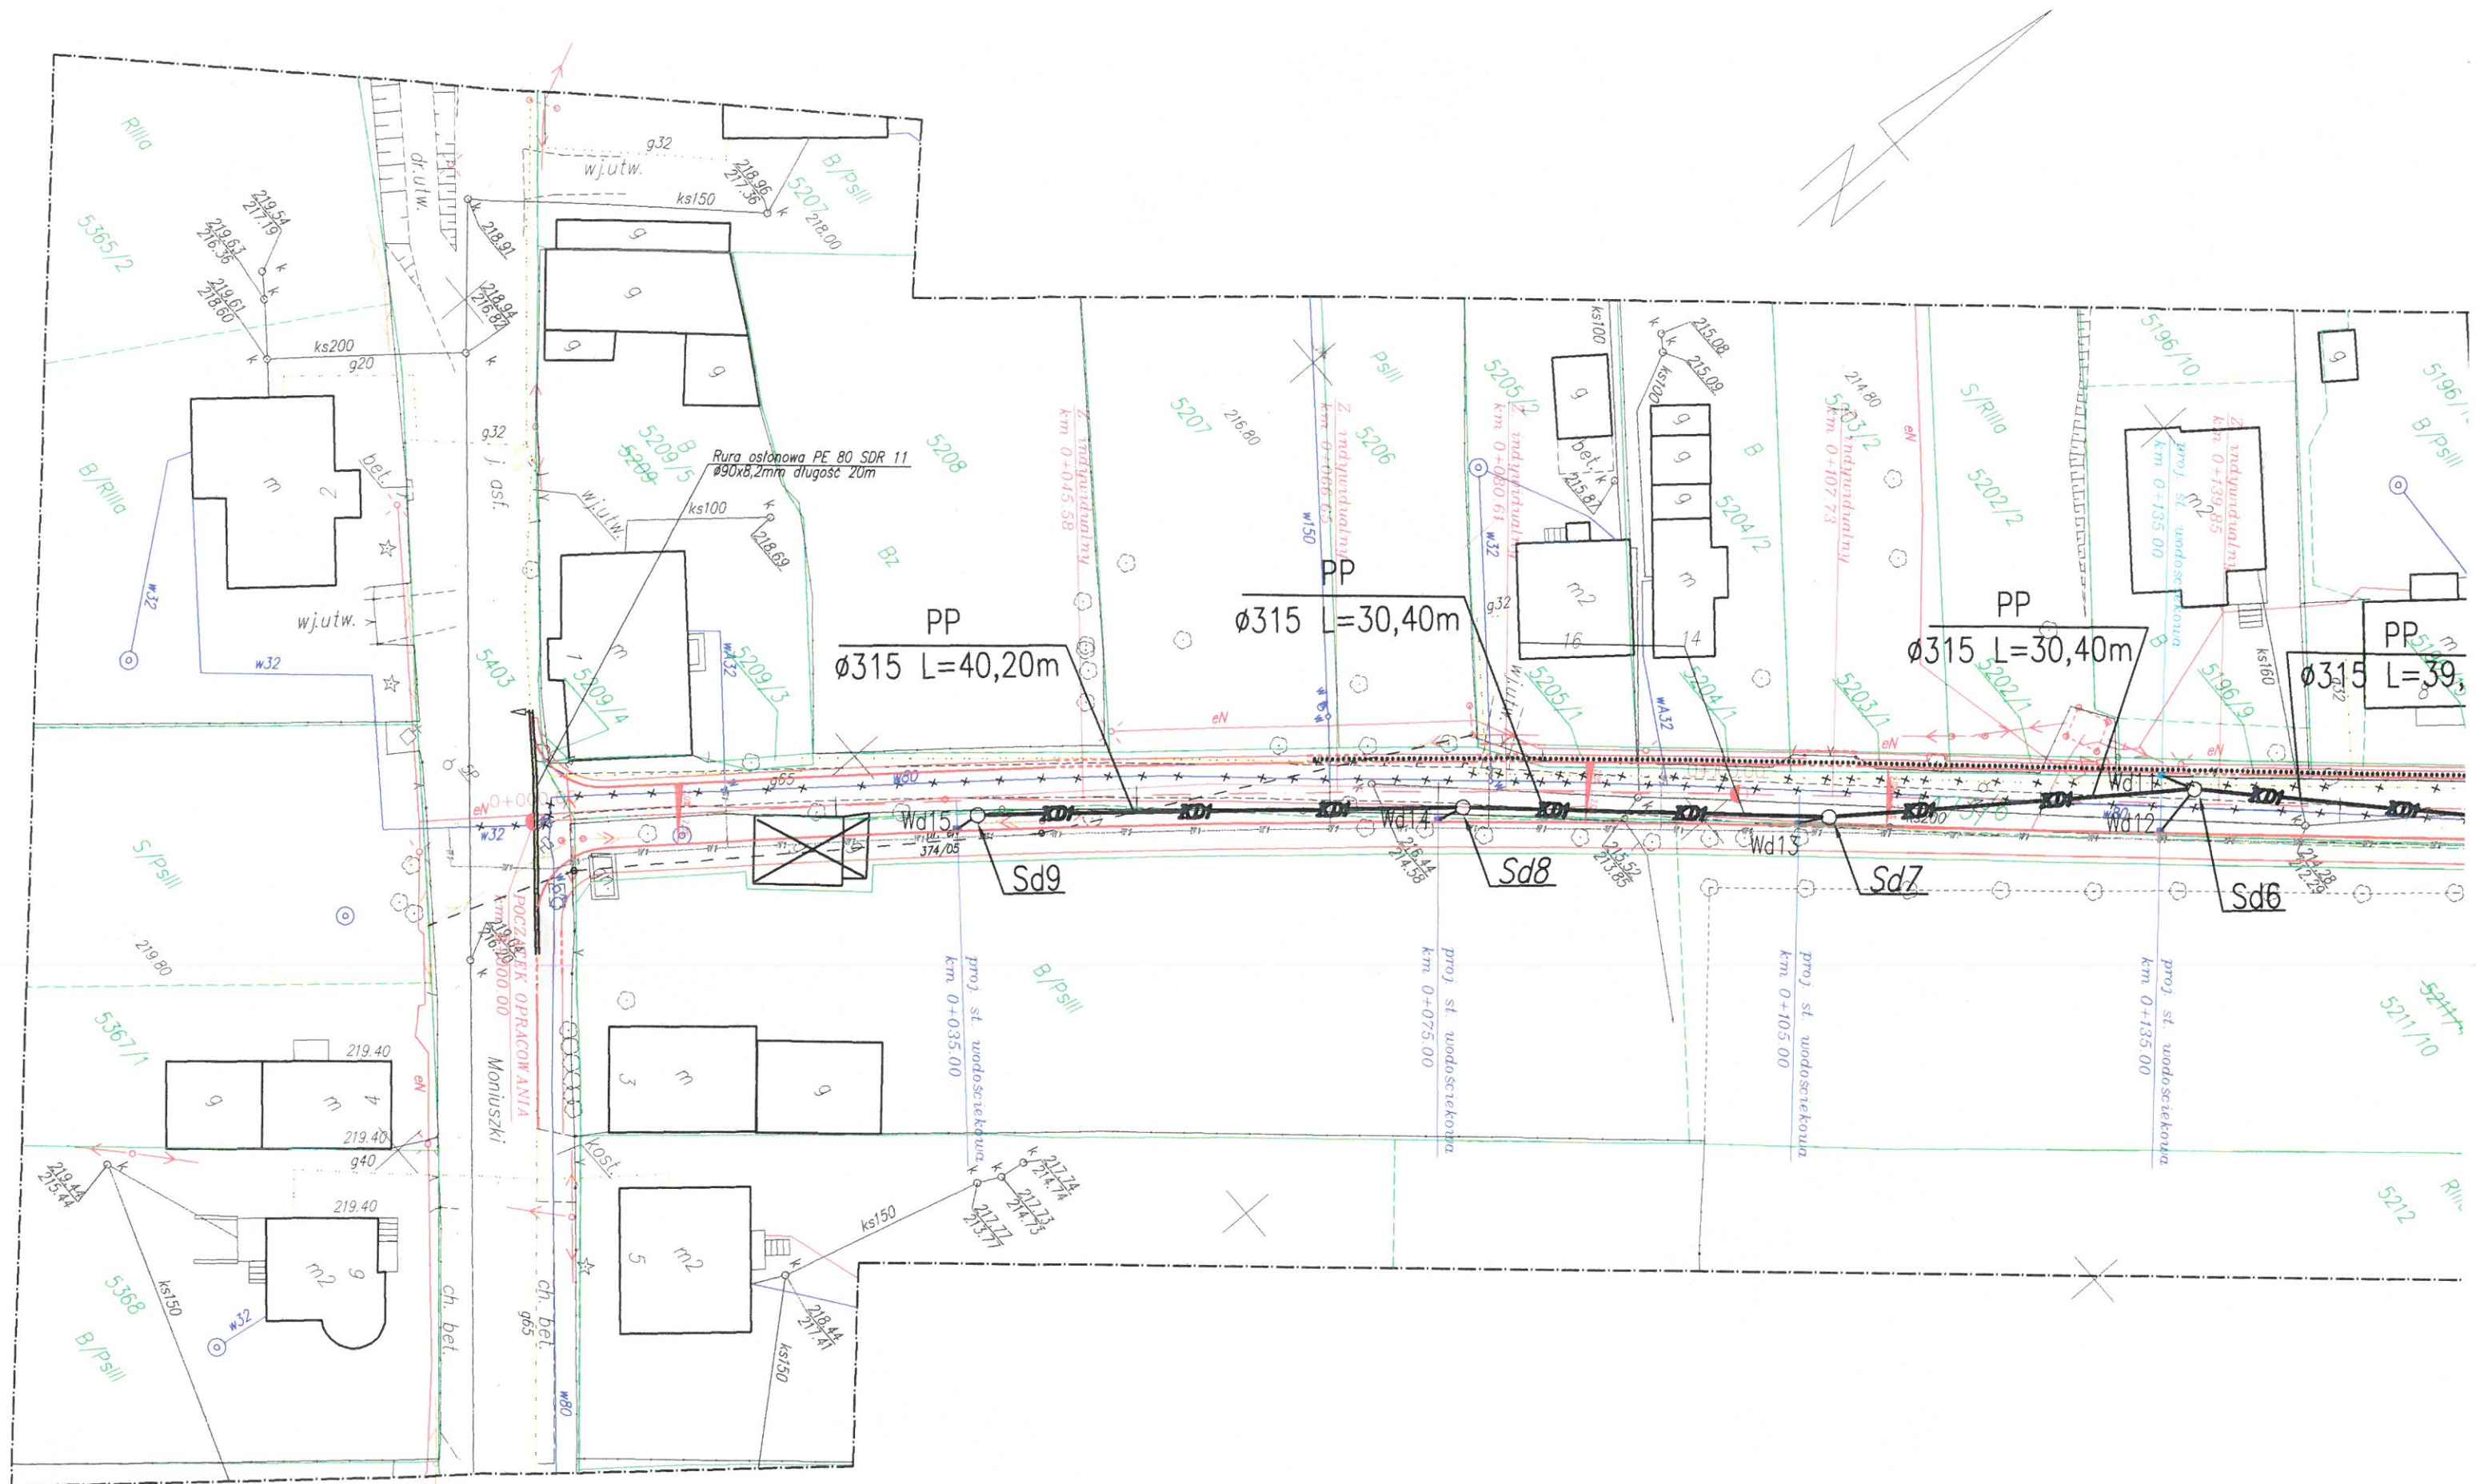


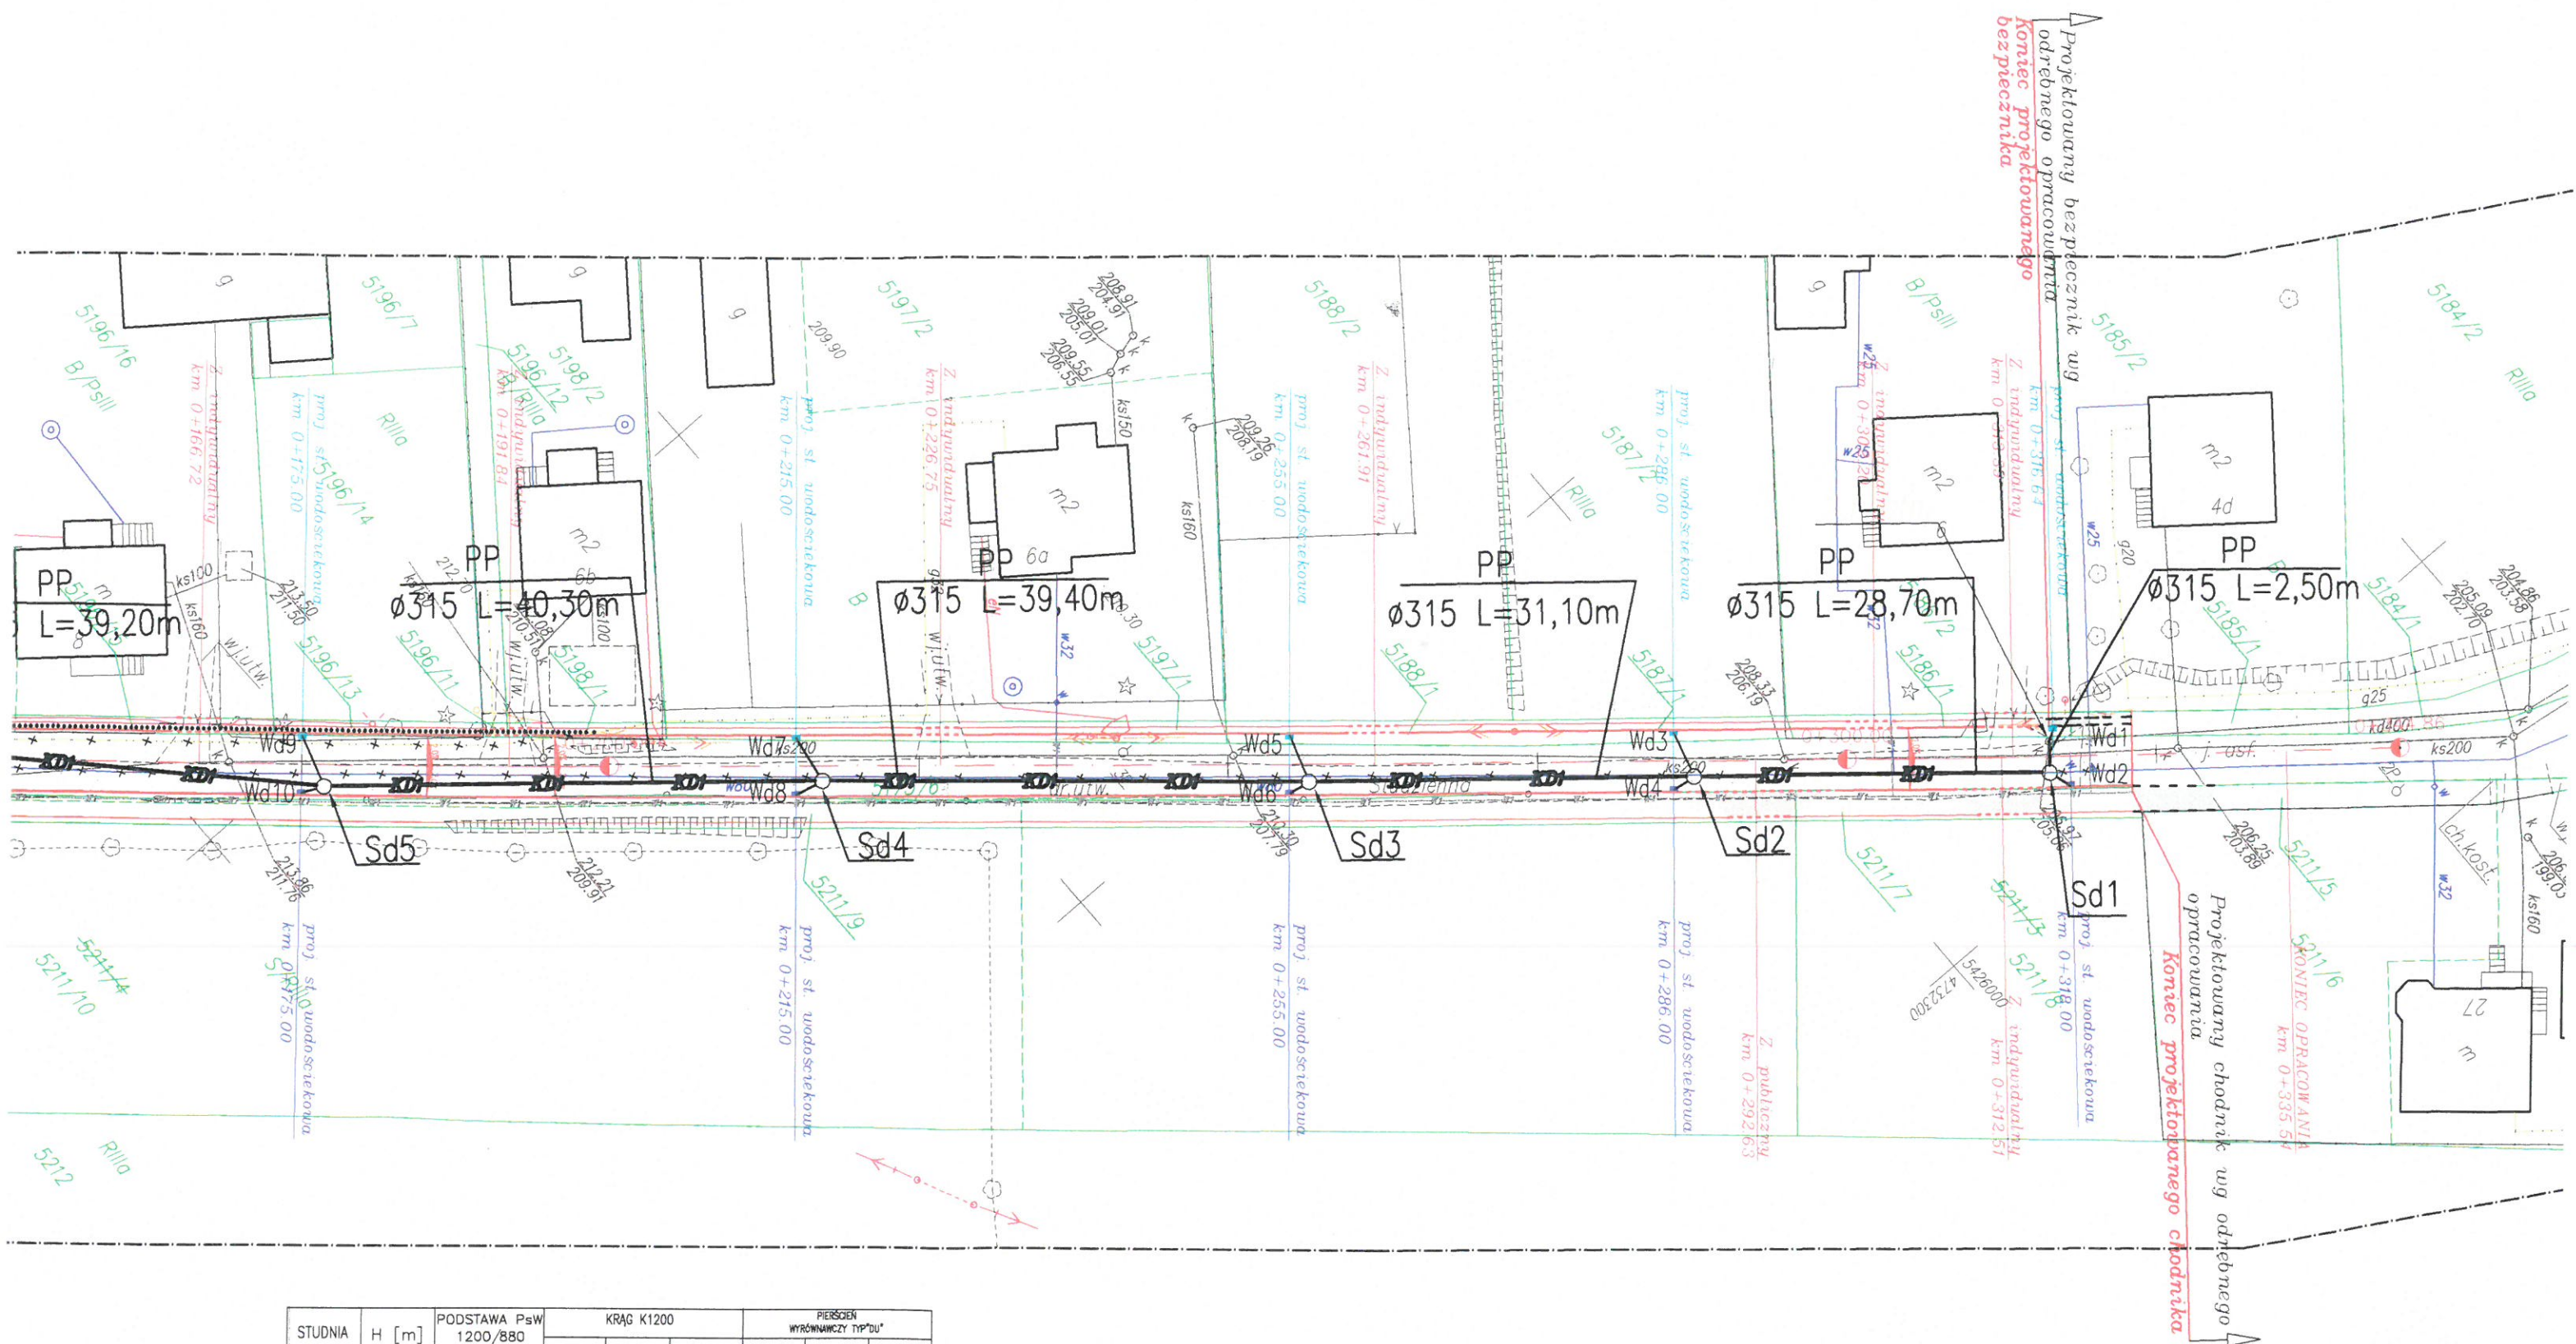



STUDNIA	H [m]	PODSTAWA P _{SW} 1200/880	KRAĆC K1200			PIERSCIEŃ WYRÓWNAWCZY TYP "DU"		
			h=1000	h=500	h=250	h=40	h=60	h=100
SD1	1,80	1	-	1	1	-	1	-
SD2	1,60	1	-	1	-	-	1	-
SD3	1,60	1	-	1	-	-	1	-
SD4	1,60	1	-	1	-	-	1	-
SD5	1,60	1	-	1	-	-	1	-
SD6	1,60	1	-	1	-	-	1	-
SD7	1,60	1	-	1	-	-	1	-
SD8	1,60	1	-	1	-	-	1	-
SD9	1,60	1	-	1	-	-	1	-

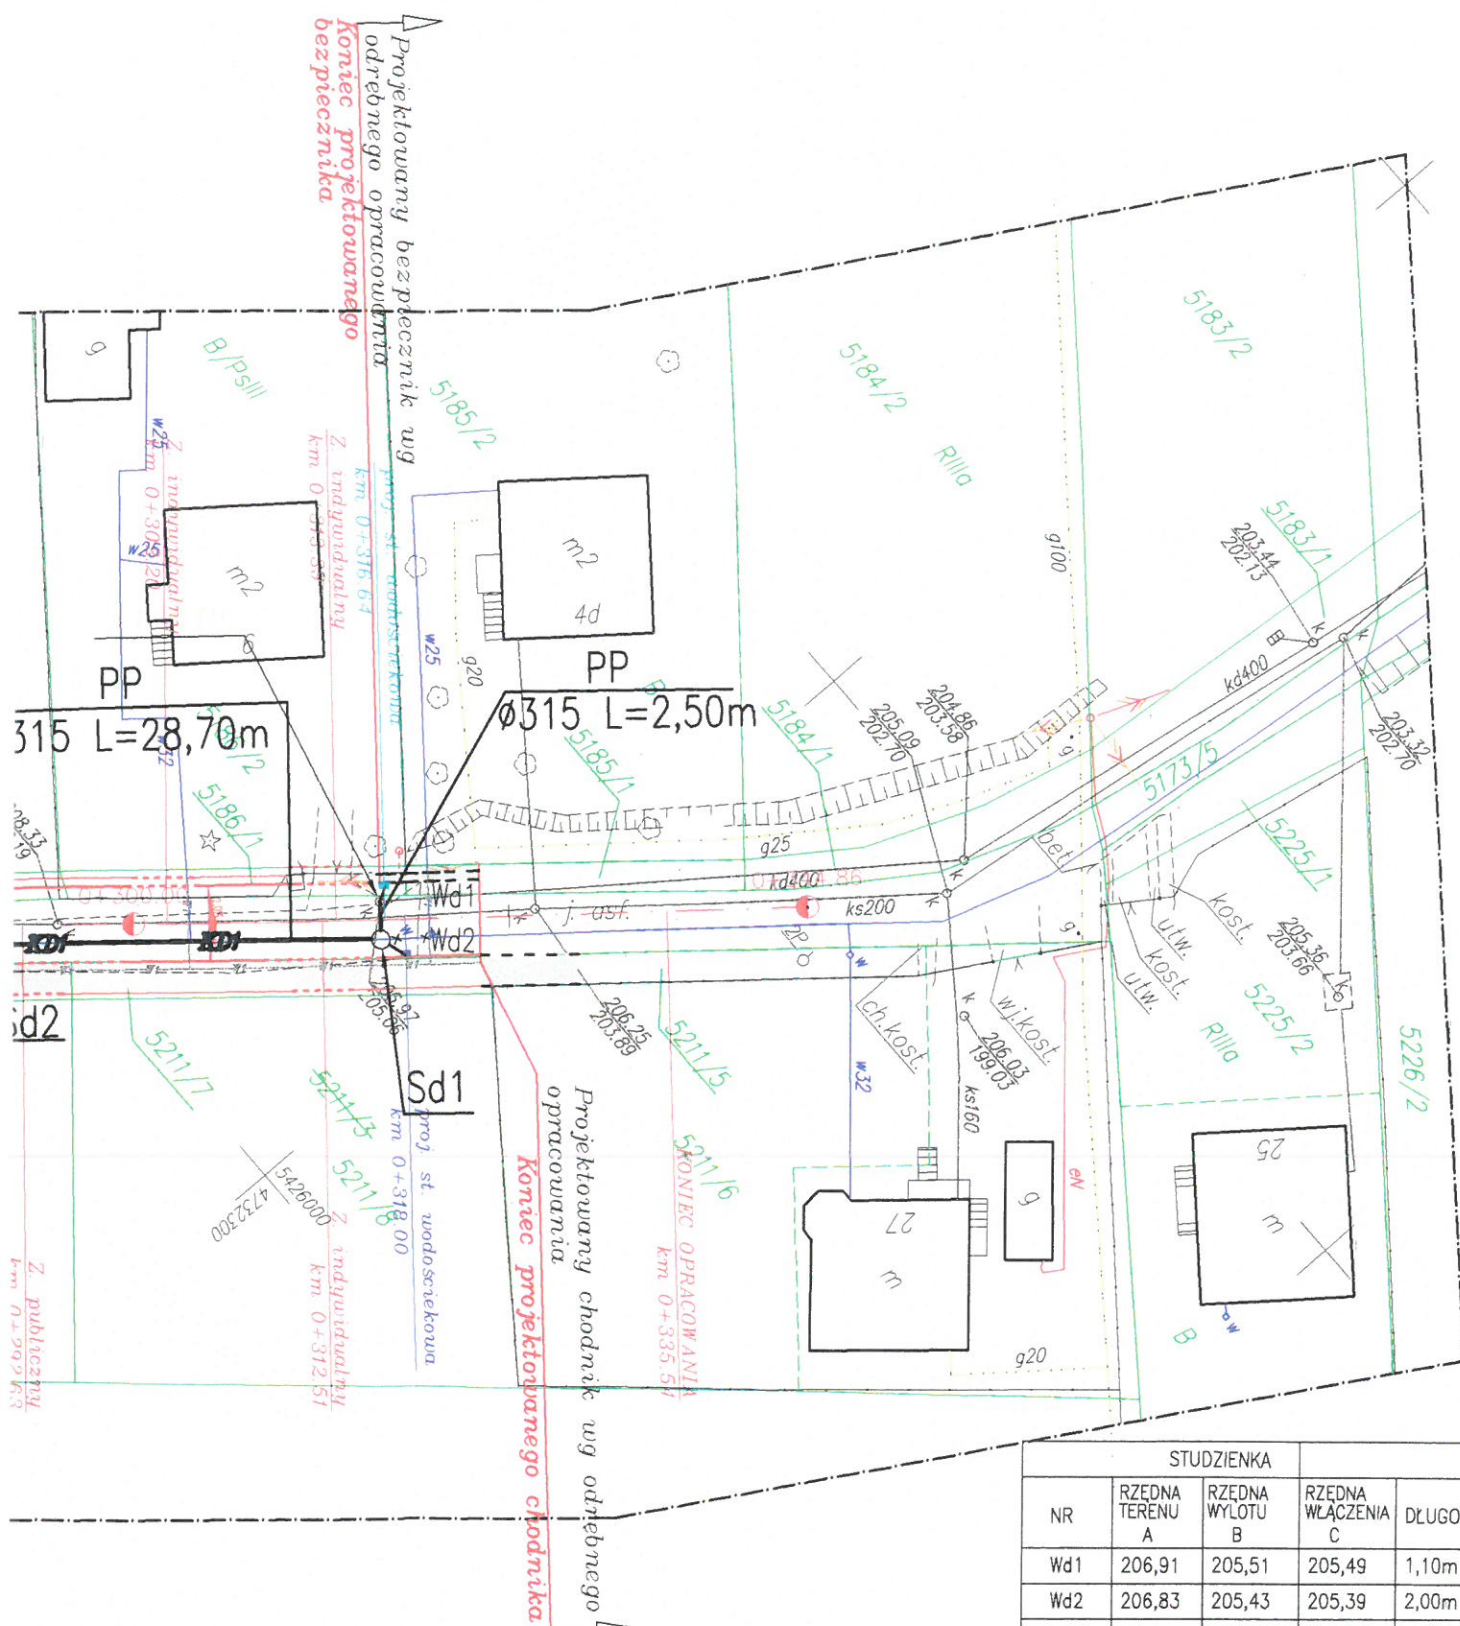


LEGENDA:

- — — — — PROJEKTOWANA OŚ DROGI
- * * * * * ELEMENTY PRZEZNACZONE DO LIKWIDACJI
- PROPONOWANY PRZEBIEG SIECI GAZOWEJ
- KDI — PROJEKTOWANA KANALIZACJA DESZCZOWA
- — — — — PROJEKTOWANE PRZYKANALIKI DESZCZOWE
- Sd ○ — PROJEKTOWANE STUDNIE KANALIZACYJNE
- W — — — — — PROJEKTOWANY WODOCIĄG
- Wd ■ — PROJEKTOWANY WPUST ULICZNY PRZYKRAWEZNIKOWY STR. PRAWA
- Wd ■ — PROJEKTOWANY WPUST ULICZNY PRZYKRAWEZNIKOWY STR. LEWA
- — — — — PROJEKTOWANY CHODNIK
- — — — — CHODNIK/BEZPIECZNIK PROJEKTOWANY WG ODRĘBNEGO OPRACOWANIA

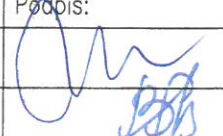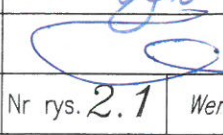Inwestor:	 Gmina Miasto Leżajsk ul. Rynek 1 37-300 Leżajsk		Biuro projektowe:		 PRACOWNIA INŻYNIERSKA KLOTOIDA Miroslaw Bajor, Andrzej Zygmunt sp. z o.o. 30-732 Kraków, ul. płk. Stanisława Dąbka 8	
Nazwa opracowania/Nazwa obiektu budowlanego:						
Budowa drogi publicznej – ul. Studzienna w m. Leżajsk						
Adres obiektu budowlanego:	Miasto/Miejscowość: Leżajsk		Powiat:	leżajski		
Część:	PROJEKT WYKONAWCZY		Skala:	1:500		
Branża:	WODNO-KANALIZACYJNA					
Funkcja:	Imię, Nazwisko:		Uprawnienia:	Podpis:		
Projektant:	mgr inż. Jacek KOŻUCH		BPP 31/83 Instalacyjno-inżynierska			
Sprawdzający:	mgr inż. Barbara SŁAWIK		RP-Upr. 590/94 Instalacyjno-inżynierska			
Opracował:	mgr inż. Andrzej DROŻDŻ					
Nazwa rysunku:	Plan sytuacyjny sieci kanalizacyjnej		Nr rys. 2.1	Wersja: 0		
Prawa autorskie zastrzeżone, łącznie z prawem reprodukcji lub udostępniania osobom trzecim niniejszego rysunku lub jego części bez upoważnienia inwestora.			Kraków, marzec 2008r.		Opracowanie: 303-LSB	

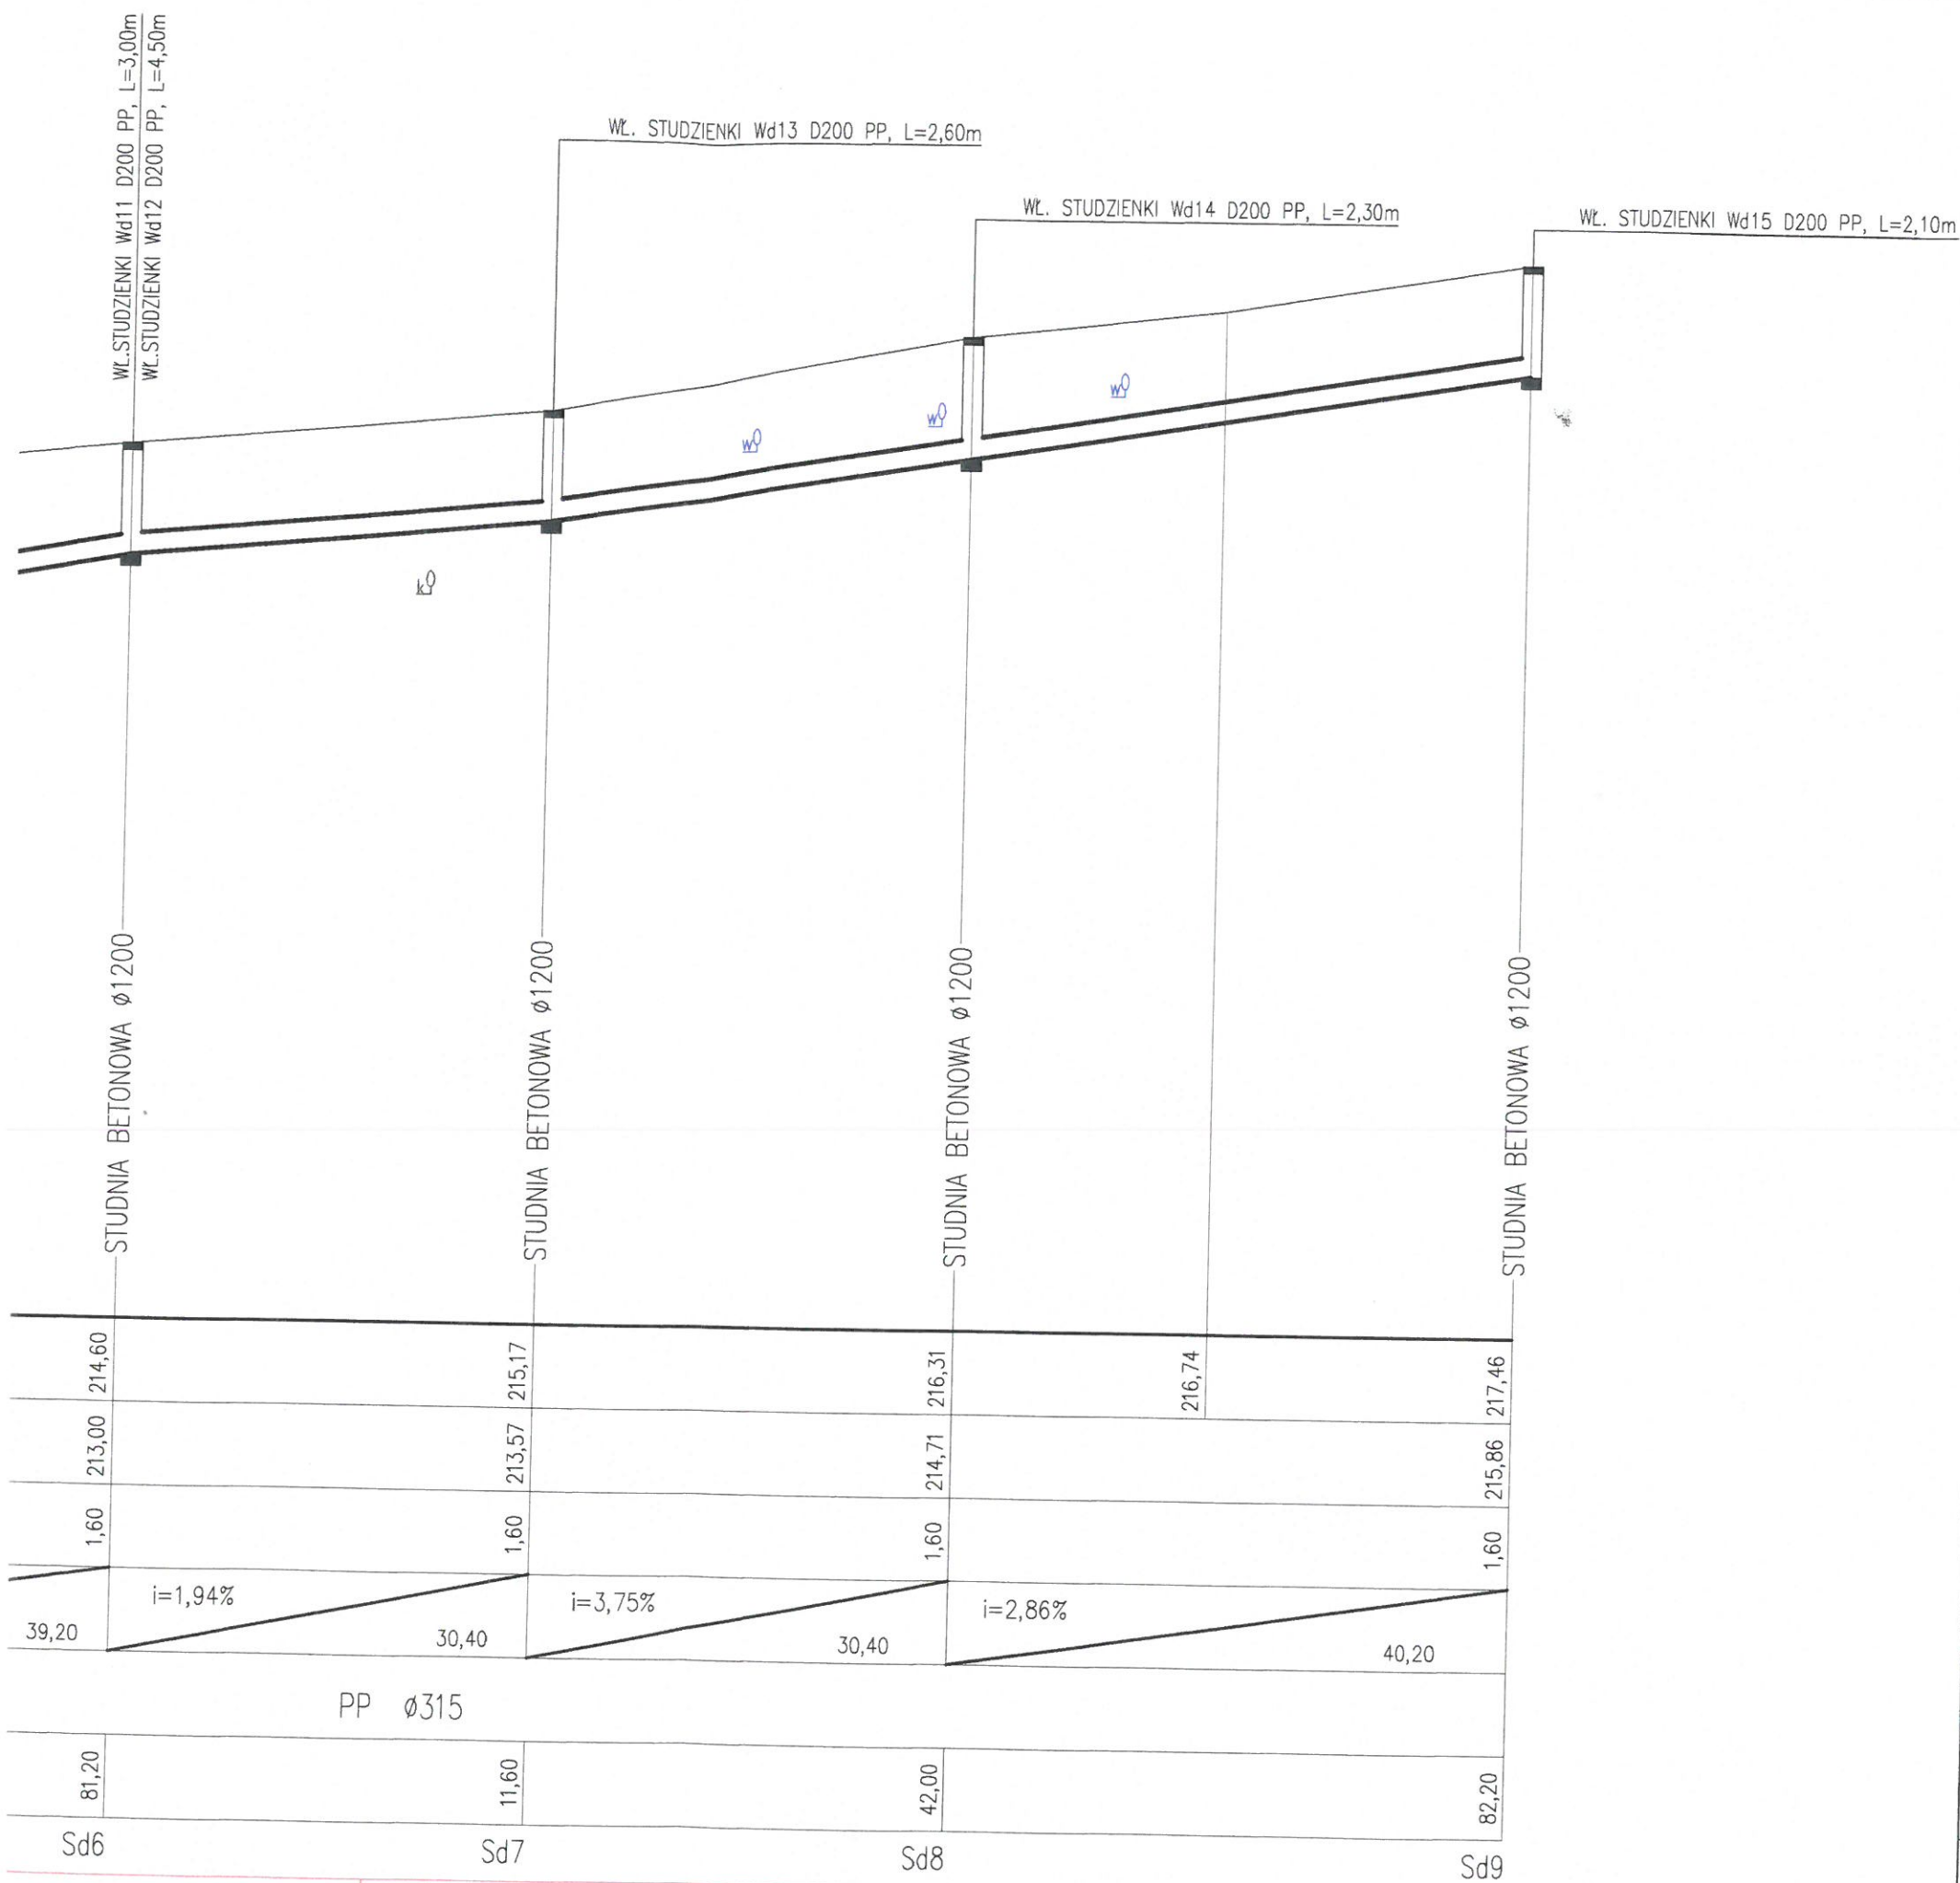



UŁOŻENIE PRZEWODÓW KANALIZACYJNYCH W WYKOPIE

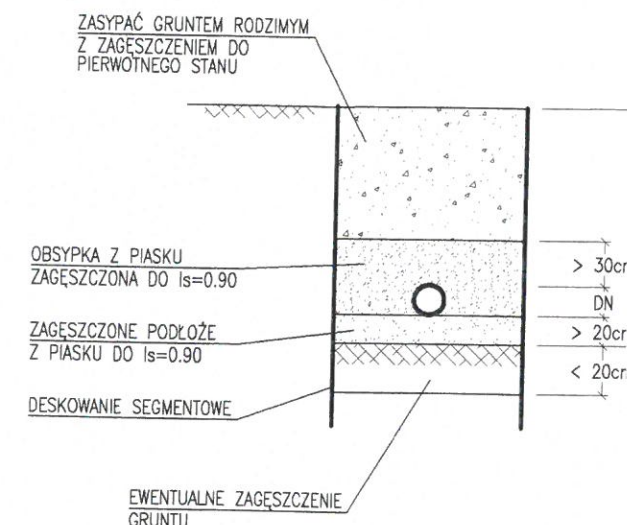


k⁰ - SIEĆ KANALIZACJI SANITARNEJ
w⁰ - SIEĆ WODOCIĄGOWA

Inwestor:		Biuro projektowe:	
		 PRACOWNIA KLC Mirosław Br 30-732 Kraków	
Gmina Miasto Leżajsk ul. Rynek 1 37-300 Leżajsk			
Nazwa opracowania/Nazwa obiektu budowlanego:			
Budowa drogi publicznej – ul. Studzienna w m.			
Adres obiektu budowlanego:		Miasto/Miejscowość:	Powiat:
		Leżajsk	leżajski
Część:		PROJEKT WYKONAWCZY	
Branża:		WODNO-KANALIZACYJNA	
Funkcja:		Imię, Nazwisko:	Uprawnienia:
Projektant:		mgr inż. Jacek KOŻUCH	BPP 31/83 Instalacyjno-inżynieryjna
Sprawdzający:		mgr inż. Barbara SŁAWIK	RP-Upr. 590/94 Instalacyjno-inżynieryjna
Opracował:		mgr inż. Andrzej DROŹDŹ	
Nazwa rysunku:		Profil podłużny sieci kanalizacyjnej	
Prawa autorskie zastrzeżone, łącznie z prawem reprodukcji lub udostępniania osobom trzecim niniejszego rysunku lub jego części bez upoważnienia inwestora.			Kraków, marzec 2008r.

- osadzenie z pierścieniem odciążającym

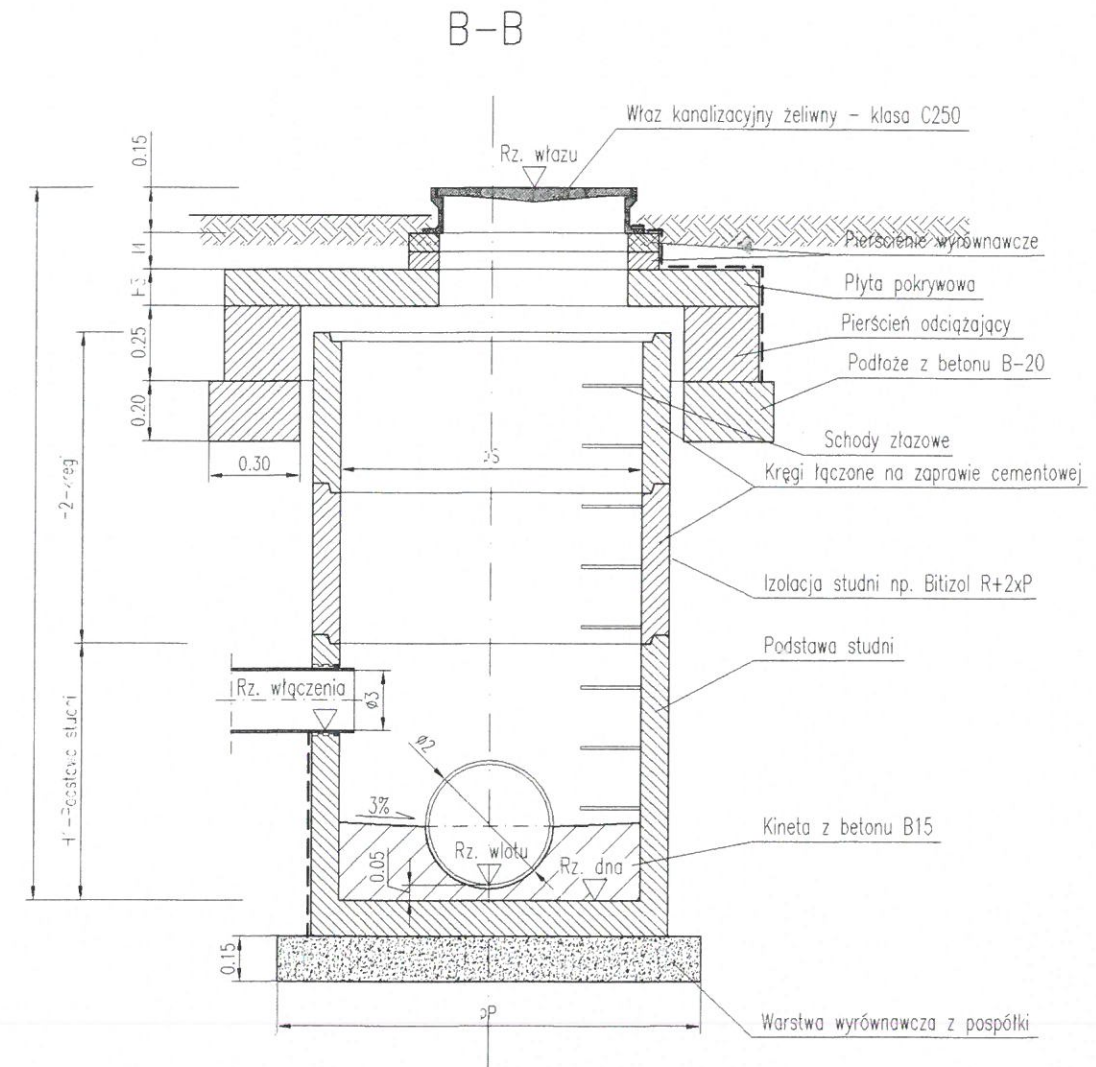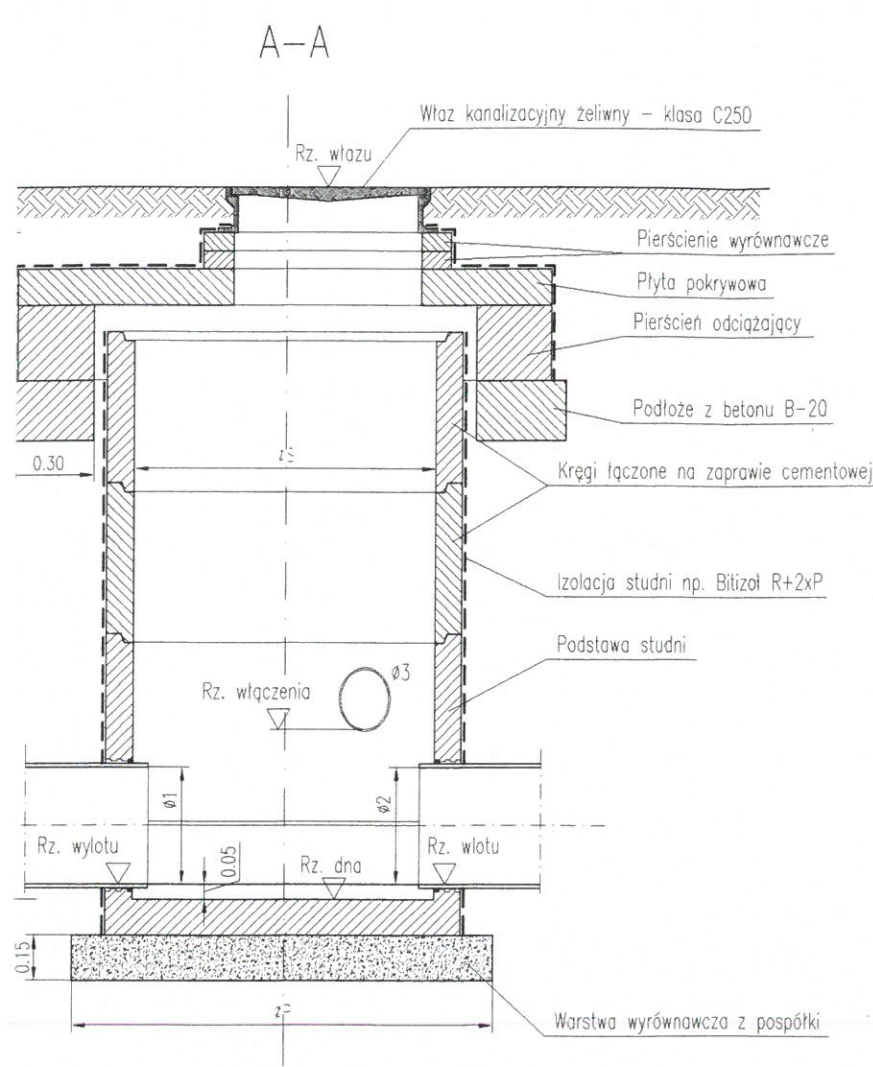

STUDNIA	H [m]	PODSTAWA PsW 1200/880	KRĄG K1200			PRZECIĘCZNIK		
			h=1000	h=500	h=250	h=40	h=60	h=100
SD1	1,80	1	-	1	1	-	1	-
SD2	1,60	1	-	1	-	-	1	-
SD3	1,60	1	-	1	-	-	1	-
SD4	1,60	1	-	1	-	-	1	-
SD5	1,60	1	-	1	-	-	1	-
SD6	1,60	1	-	1	-	-	1	-
SD7	1,60	1	-	1	-	-	1	-
SD8	1,60	1	-	1	-	-	1	-
SD9	1,60	1	-	1	-	-	1	-

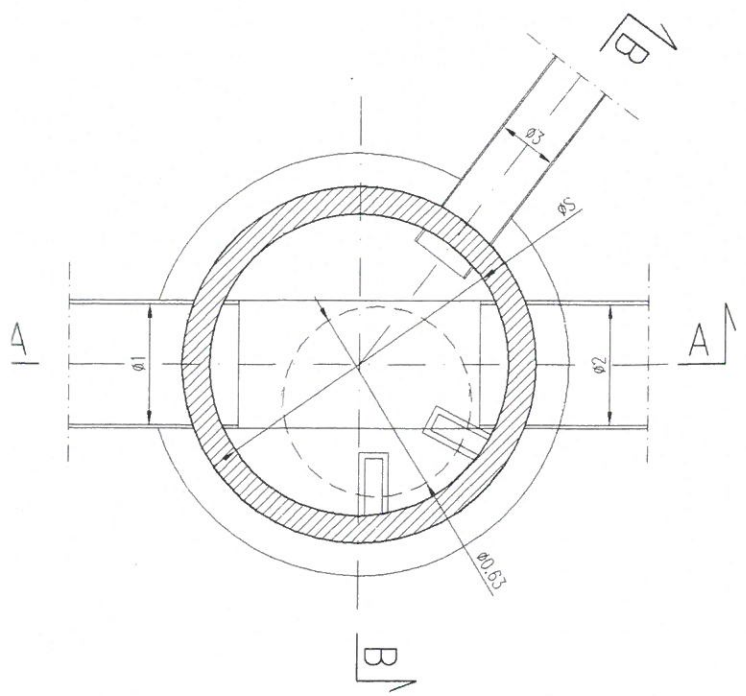


UWAGI:

1. Elementy studni żelbetowe
2. Elementy studni łączące na zaprawie cementowej
3. Rury z PVC włączać do studni za pośrednictwem tulei ochronnych z uszczelką (przejście szczelne krótkie)
4. H1, H2, H3, H4 - wg katalogu producenta kręgów
5. H5, Ø1, Ø2, Ø3 - wg profili podłużnych kanalizacji deszczowej
6. W wariantach III pierścienie odciążające stosować dla studni w jezdni i na zjazdach
7. Rzędne projektowane wg. profili podłużnych kanalizacji deszczowej



Inwestor:	 Gmina Miasto Leżajsk ul. Rynek 1 37-300 Leżajsk			Biuro projektowe:  PRACOWNIA INŻYNIERSKA KŁOTO Mirosław Bajor, Andrzej 30-732 Kraków, ul. plk. Star		
Nazwa opracowania/Nazwa obiektu budowlanego: <i>Budowa drogi publicznej - ul. Studzienna w m. Leżajsk</i>						
Adres obiektu budowlanego:	Miasto/Miejscowość: <i>Leżajsk</i>	Powiat: <i>leżajski</i>	Wojew.			
Część:	<i>PROJEKT WYKONAWCZY</i>			Skala:		
Branża:	WODNO-KANALIZACYJNA					
Funkcja:	Imię, Nazwisko:	Uprawnienia:	Podpis:			
Projektant:	<i>mgr inż. Jacek KOŻUCH</i>	BPP 31/83 Instalacyjno-inżynierska				
Sprawdzający:	<i>mgr inż. Barbara SŁAWIK</i>	RP-Upr. 590/94 Instalacyjno-inżynierska				
Opracował:	<i>mgr inż. Andrzej DROŻDŻ</i>					
Nazwa rysunku:	<i>Sudnia kanalizacyjna betonowa ø1200</i>					
Prawa autorskie zastrzeżone, łącznie z prawem reprodukcji lub udostępniania osobom trzecim niniejszego rysunku lub jego części bez upoważnienia inwestora.			Kraków, marzec 2008r. Opr			

DESZCZOWY WPUST ULICZNY

klasyczny

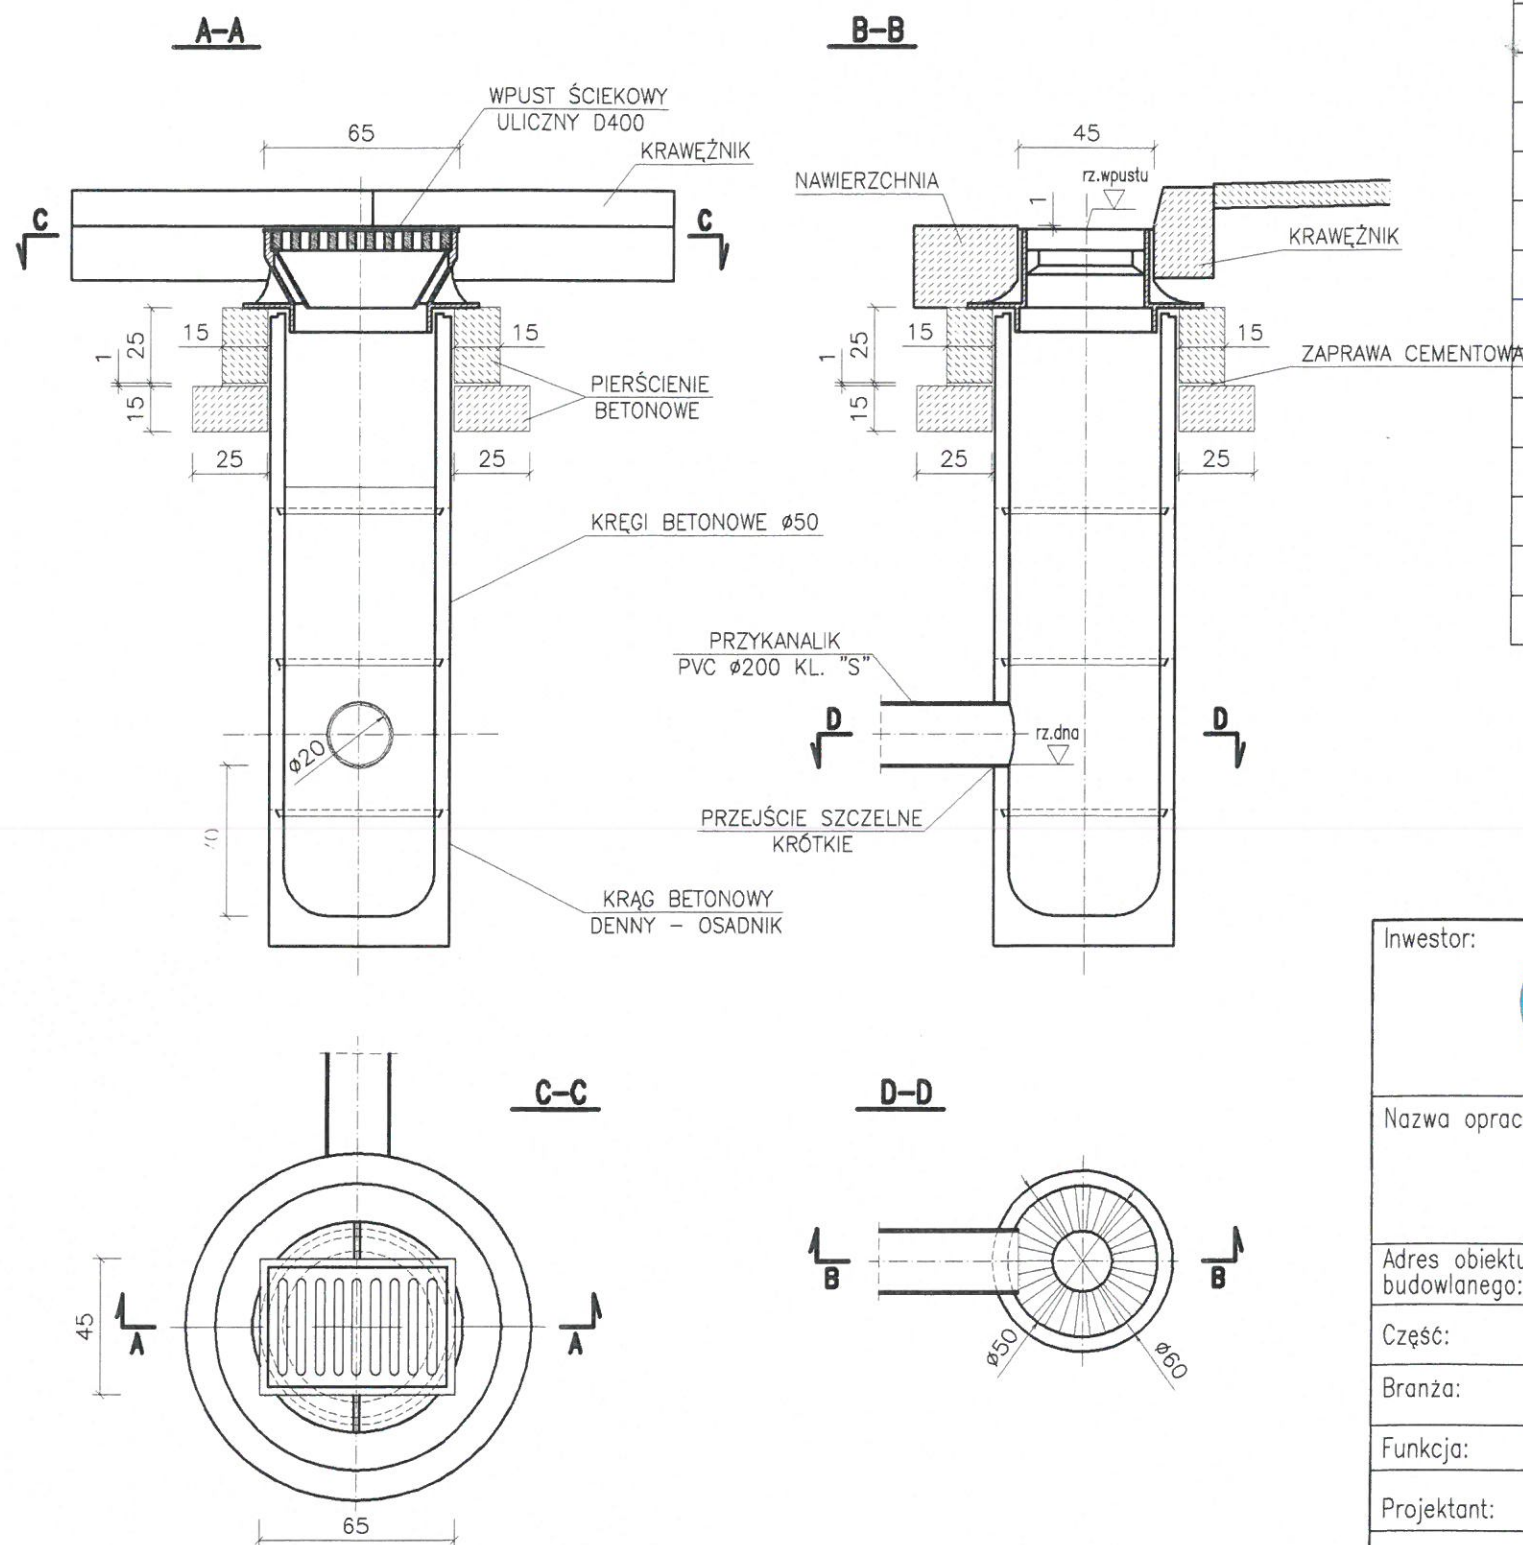

STUDZIENKA				PRZYKANALIK			
NR	RZĘDNA TERENU A	RZĘDNA WYŁOTU B	RZĘDNA WŁĄCZENIA C	DŁUGOŚĆ	SPADEK	MATERIAŁ	ŚREDNICA
Wd1	206,91	205,51	205,49	1,10m	2,0%	PVC-U kl."S"	Ø0,20
Wd2	206,83	205,43	205,39	2,00m	2,0%	PVC-U kl."S"	Ø0,20
Wd3	208,75	207,35	207,27	3,90m	2,0%	PVC-U kl."S"	Ø0,20
Wd4	208,75	207,35	207,31	2,00m	2,0%	PVC-U kl."S"	Ø0,20
Wd5	210,14	208,74	208,66	4,00m	2,0%	PVC-U kl."S"	Ø0,20
Wd6	210,14	208,74	208,70	1,80m	2,0%	PVC-U kl."S"	Ø0,20
Wd7	211,13	209,73	209,65	4,10m	2,0%	PVC-U kl."S"	Ø0,20
Wd8	211,13	209,73	209,68	2,40m	2,0%	PVC-U kl."S"	Ø0,20
Wd9	213,40	212,00	211,91	4,50m	2,0%	PVC-U kl."S"	Ø0,20
Wd10	213,40	212,00	211,96	1,90m	2,0%	PVC-U kl."S"	Ø0,20
Wd11	214,61	213,21	213,15	3,00m	2,0%	PVC-U kl."S"	Ø0,20
Wd12	214,61	213,21	213,12	4,50m	2,0%	PVC-U kl."S"	Ø0,20
Wd13	215,17	213,77	213,72	2,60m	2,0%	PVC-U kl."S"	Ø0,20
Wd14	216,34	214,94	214,89	2,30m	2,0%	PVC-U kl."S"	Ø0,20
Wd15	217,70	216,230	216,26	2,10m	2,0%	PVC-U kl."S"	Ø0,20

  Inwestor:		 Gmina Miasto Leżajsk ul. Rynek 1 37-300 Leżajsk		Biuro projektowe:  PRACOWNIA INŻYNIERSKA KLOTOIDA Mirosław Bajor, Andrzej Zygmunt sp. z o.o. 30-732 Kraków, ul. płk. Stanisława Dąbka 8			
Nazwa opracowania/Nazwa obiektu budowlanego:							
Budowa drogi publicznej – ul. Studzienna w m. Leżajsk							
Adres obiektu budowlanego:		Miasto/Miejscowość: Leżajsk		Powiat: leżajski		Województwo: podkarpackie	
Część:		PROJEKT WYKONAWCZY				Skala: 1:500	
Branża:		WODNO-KANALIZACYJNA					
Funkcja:		Imię, Nazwisko:		Uprawnienia:		Podpis:	
Projektant:		mgr inż. Jacek KOŻUCH		BPP 31/83 Instalacyjno-inżynieryjna			
Sprawdzający:		mgr inż. Barbara SŁAWIK		RP-Upr. 590/94 Instalacyjno-inżynieryjna			
Opracował:		mgr inż. Andrzej DROŻDŻ					
Nazwa rysunku:		Studzienka wodościekowa Ø 500				Nr rys. 6 Wersja: 01	
Prawa autorskie zastrzeżone, łącznie z prawem reprodukcji lub udostępniania osobom trzecim niniejszego rysunku lub jego części bez upoważnienia inwestora.				Kraków, marzec 2008r.		Opracowanie: 303-LSB	