






|                                                                                                                                                                           |                           |                                                                                                                                             |                                                                                       |                                                                                                                                                                                                                                               |                      |
|---------------------------------------------------------------------------------------------------------------------------------------------------------------------------|---------------------------|---------------------------------------------------------------------------------------------------------------------------------------------|---------------------------------------------------------------------------------------|-----------------------------------------------------------------------------------------------------------------------------------------------------------------------------------------------------------------------------------------------|----------------------|
| Inwestor:                                                                                                                                                                 |                           |  Gmina Miasto Leżajsk<br>ul. Rynek 1<br>37-300 Leżajsk |                                                                                       | Biuro projektowe:<br>PRACOWNIA INŻYNIERSKA<br><b>KLOTODA</b><br>Mirosław Bajor, Andrzej Zygmunt sp. j.<br>30-732 Kraków, ul. płk. Stanisława Dąbka 8<br> |                      |
| Nazwa obiektu budowlanego:                                                                                                                                                |                           |                                                                                                                                             |                                                                                       |                                                                                                                                                                                                                                               |                      |
| <i>Budowa drogi publicznej – ul. Studzienna w m. Leżajsk</i>                                                                                                              |                           |                                                                                                                                             |                                                                                       |                                                                                                                                                                                                                                               |                      |
| Adres obiektu budowlanego:                                                                                                                                                | Miejscowość:              | Powiat:                                                                                                                                     | Województwo:                                                                          |                                                                                                                                                                                                                                               |                      |
|                                                                                                                                                                           | Leżajsk                   | leżajski                                                                                                                                    | podkarpackie                                                                          |                                                                                                                                                                                                                                               |                      |
| Część:                                                                                                                                                                    | PROJEKT WYKONAWCZY        |                                                                                                                                             |                                                                                       | Skala:                                                                                                                                                                                                                                        | 1:10000              |
| Branża:                                                                                                                                                                   | GAZOWA                    |                                                                                                                                             |                                                                                       |                                                                                                                                                                                                                                               |                      |
| Funkcja:                                                                                                                                                                  | Imię, Nazwisko:           | Uprawnienia/Specjalność:                                                                                                                    | Podpis:                                                                               |                                                                                                                                                                                                                                               |                      |
| Projektant:                                                                                                                                                               | mgr inż. Barbara SŁAWIK   | RP-Upr. 590/94<br>Instalacyjno-inżynierska                                                                                                  |  |                                                                                                                                                                                                                                               |                      |
| Sprawdzający:                                                                                                                                                             | mgr inż. Małgorzata GADEK | UAN-Upr. 343/84<br>Instalacyjno-inżynierska                                                                                                 |                                                                                       |                                                                                                                                                                                                                                               |                      |
| Nazwa rysunku:                                                                                                                                                            | ORIENTACJA                |                                                                                                                                             |                                                                                       | Nr rys. 1                                                                                                                                                                                                                                     | Wersja: 02           |
| <small>Prawa autorskie zastrzeżone, łącznie z prawem reprodukcji lub udostępniania osobom trzecim niniejszego rysunku lub jego części bez upoważnienia inwestora.</small> |                           |                                                                                                                                             | Kraków, marzec 2008r.                                                                 |                                                                                                                                                                                                                                               | Opracowanie: 303-LSB |

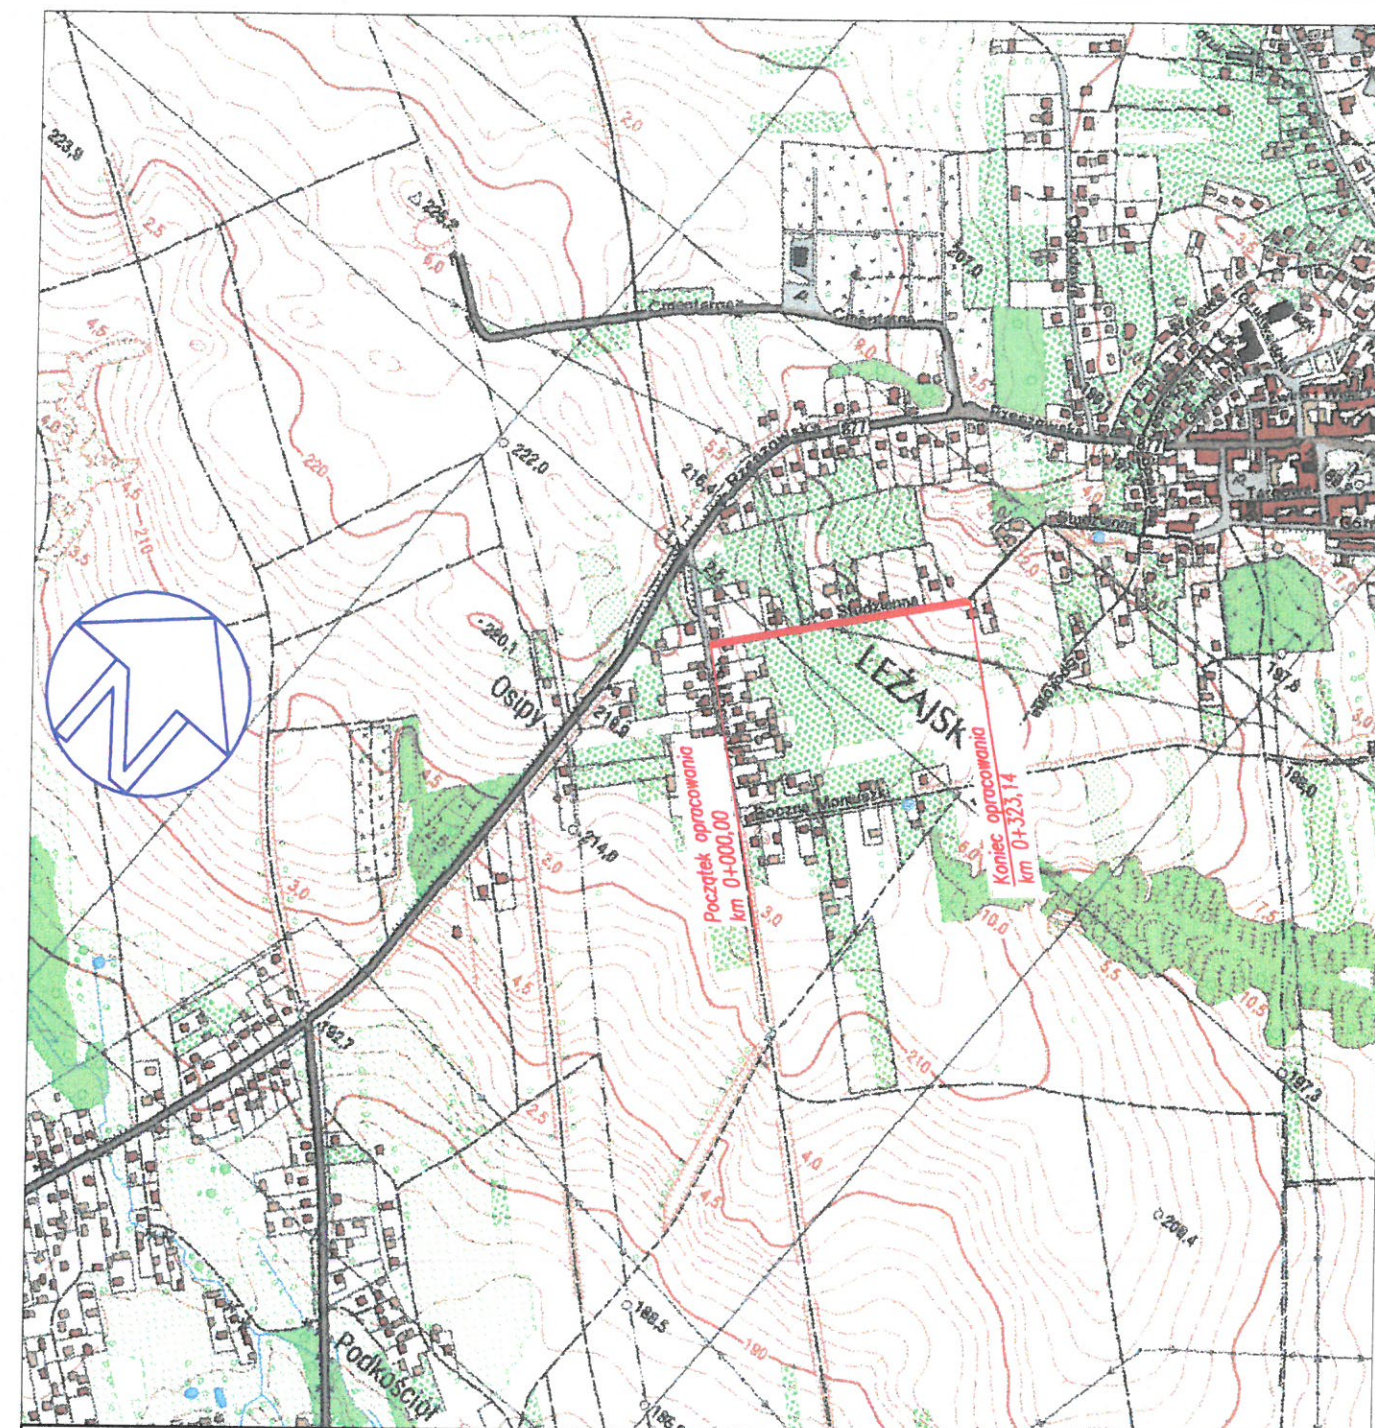


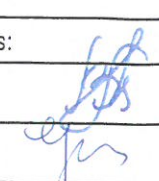

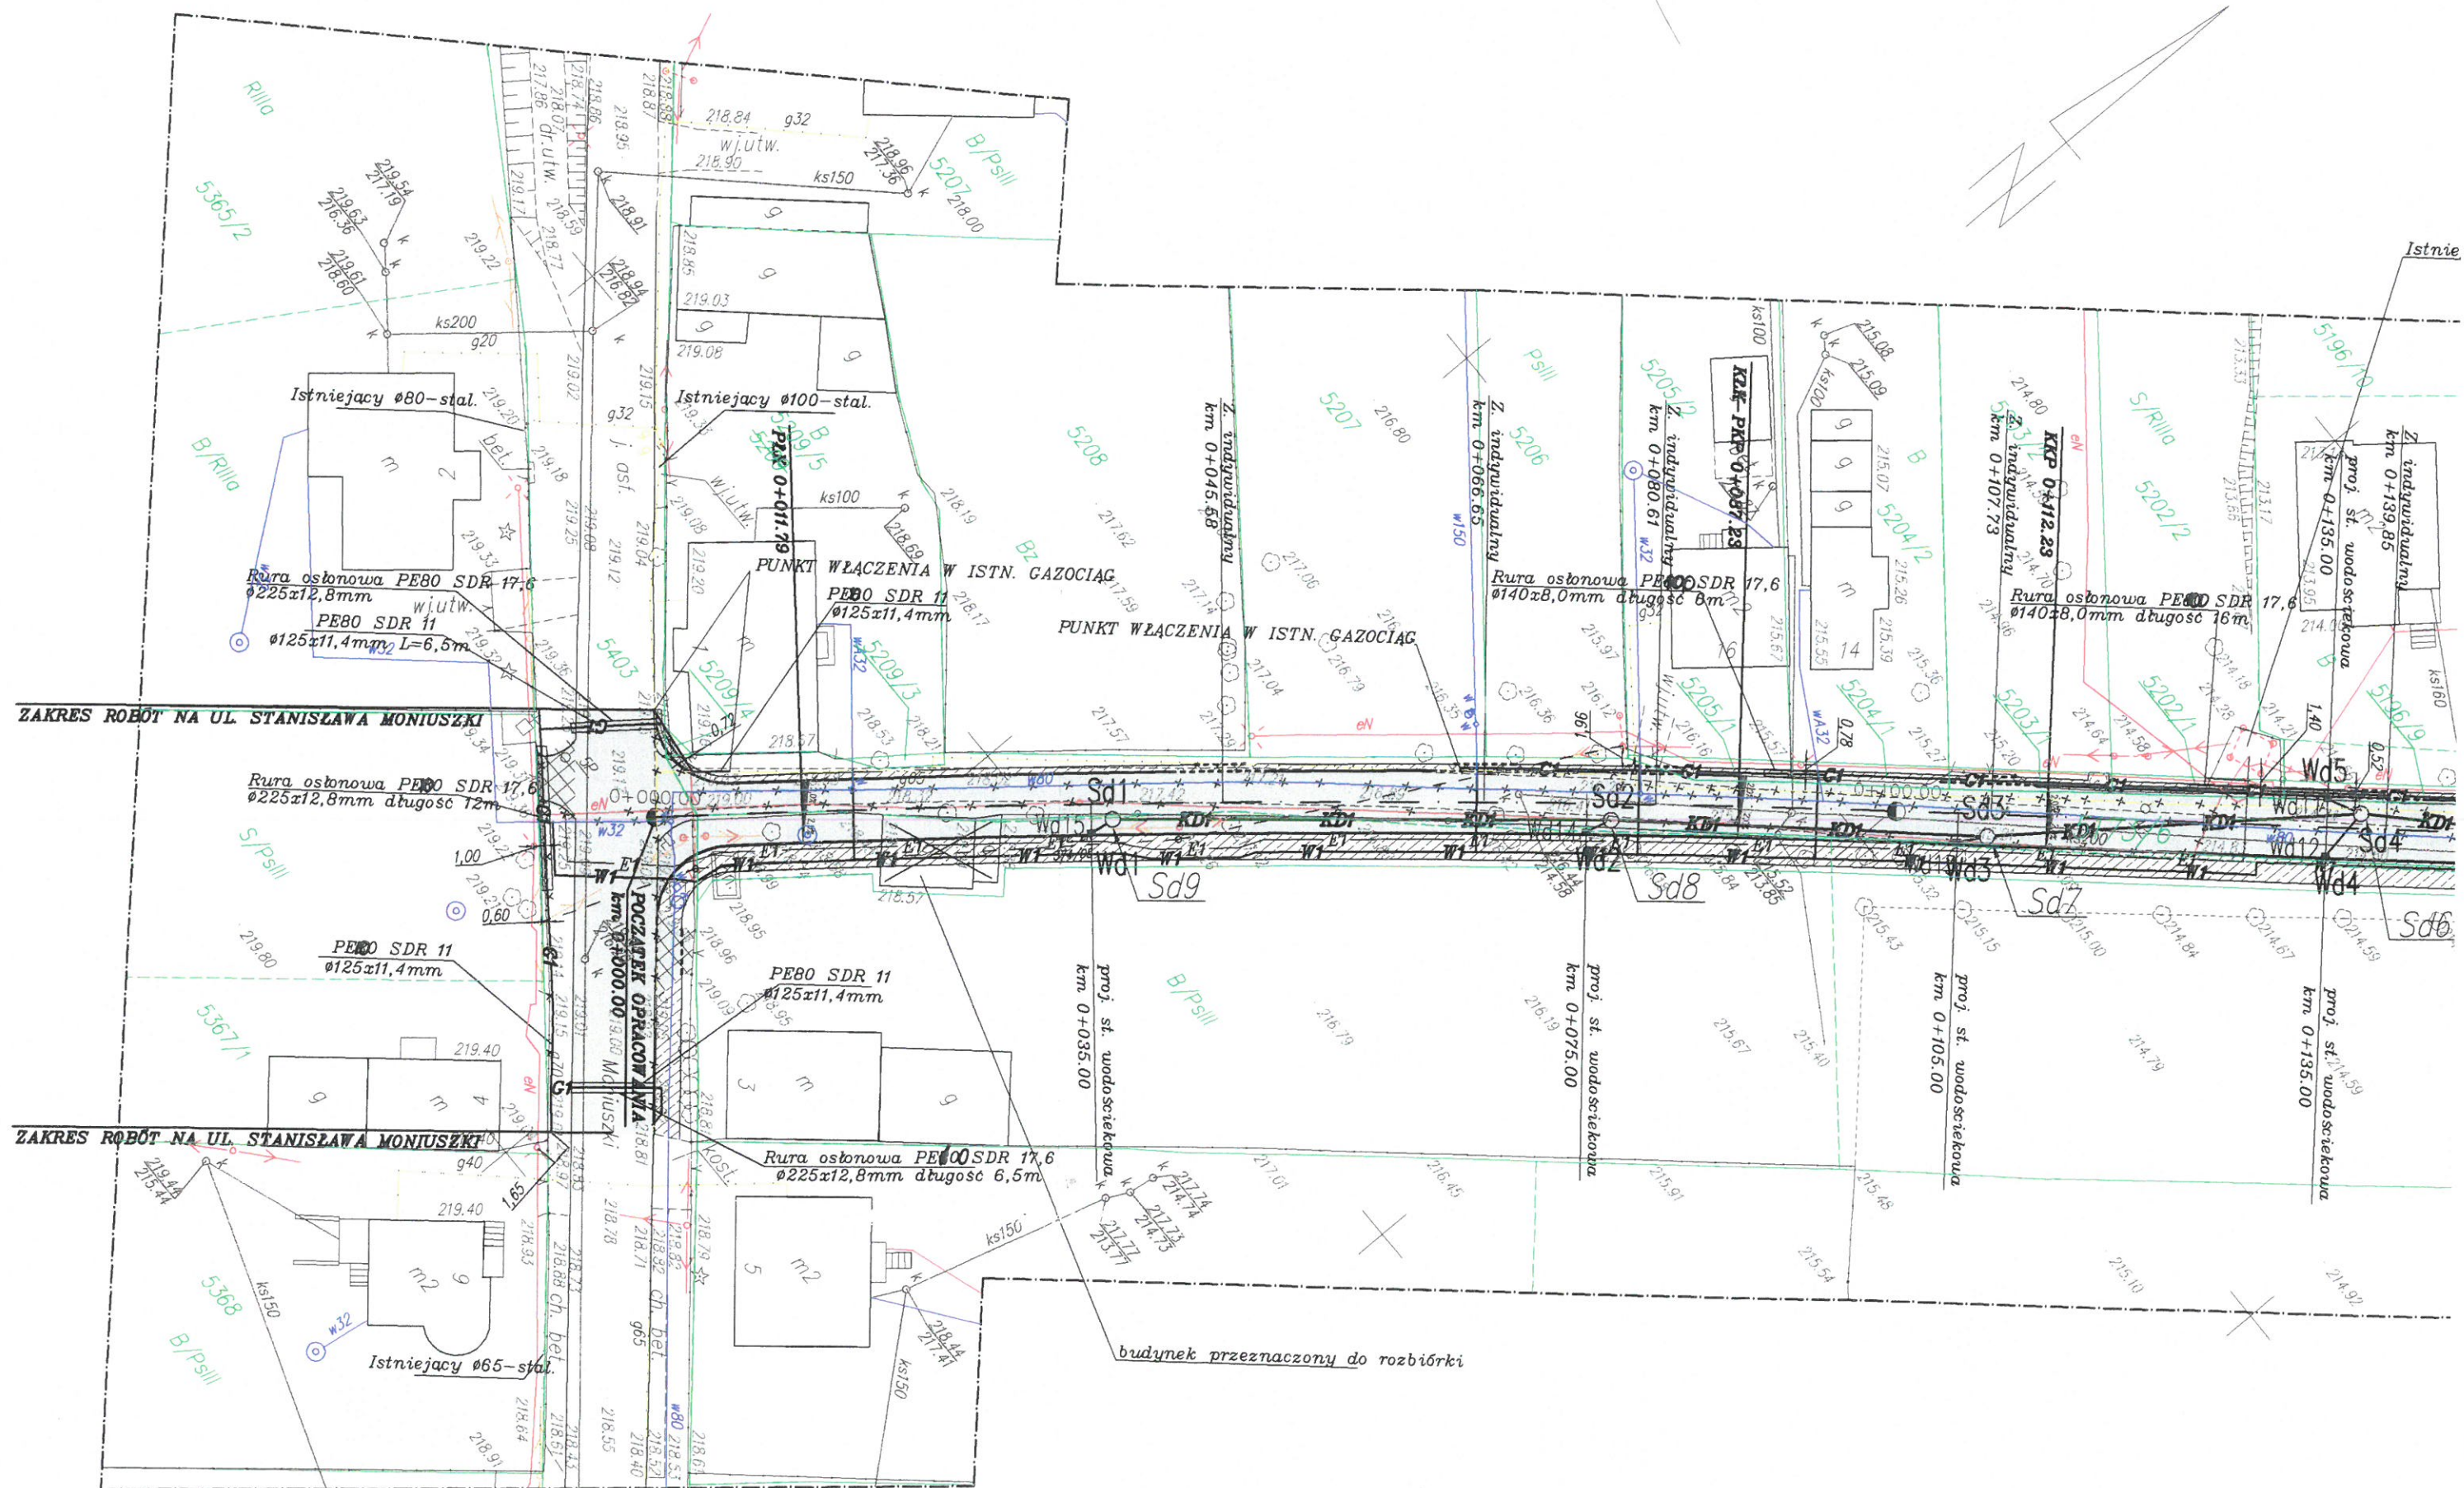


Projektowany bezpiecznik wg  
odrębnego opracowania  
Koniec projektowanego  
bezpiecznika

Projektowany chodnik wg odrębnego  
opracowania  
Koniec projektowanego chodnika

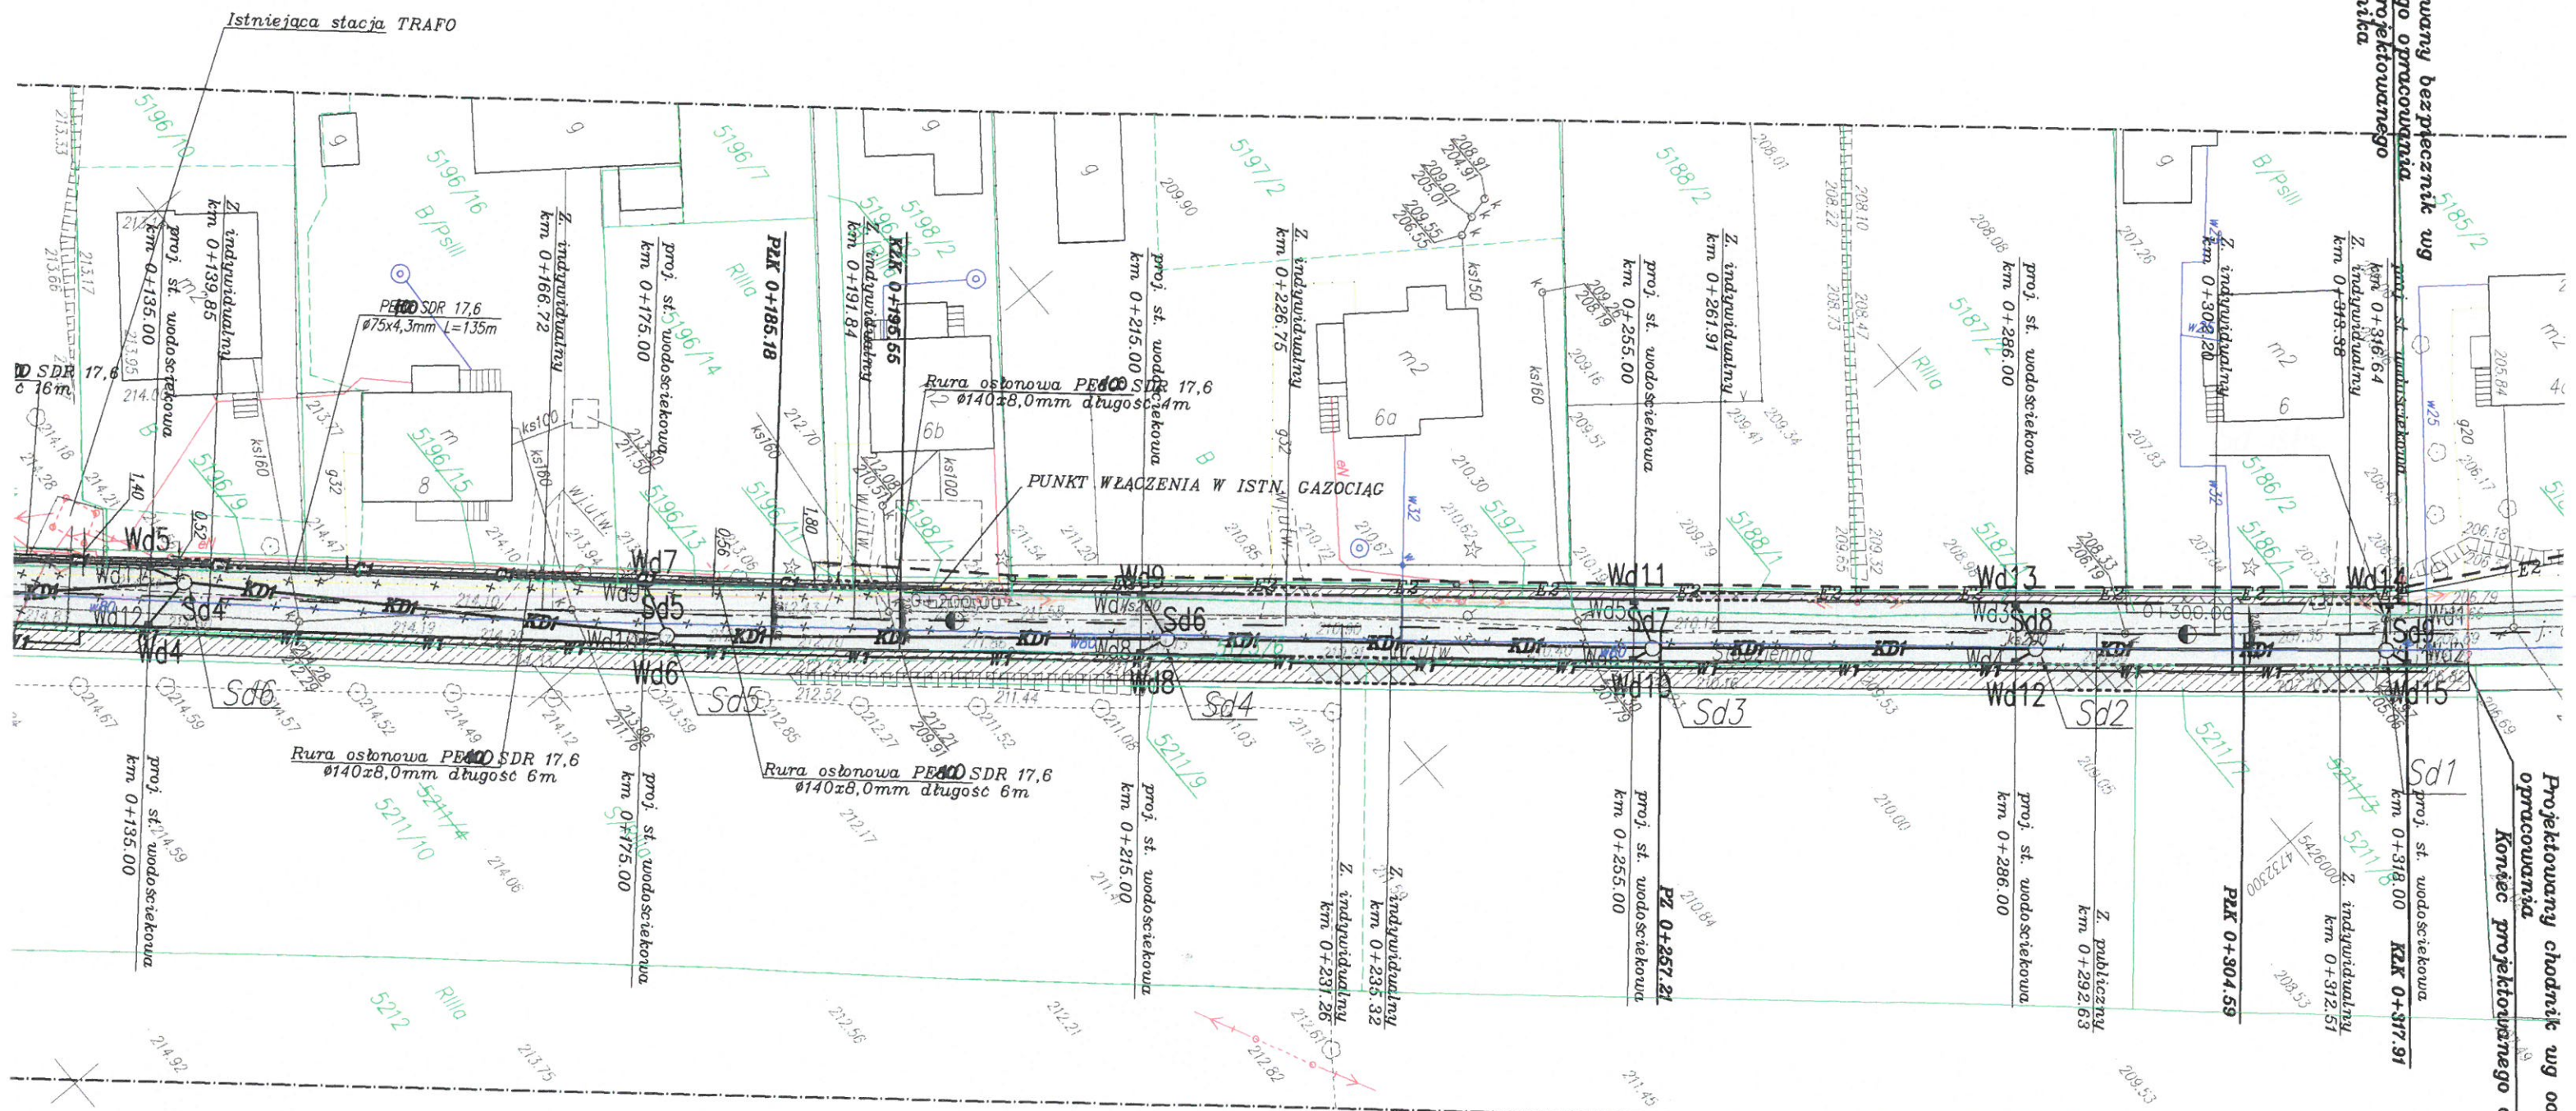



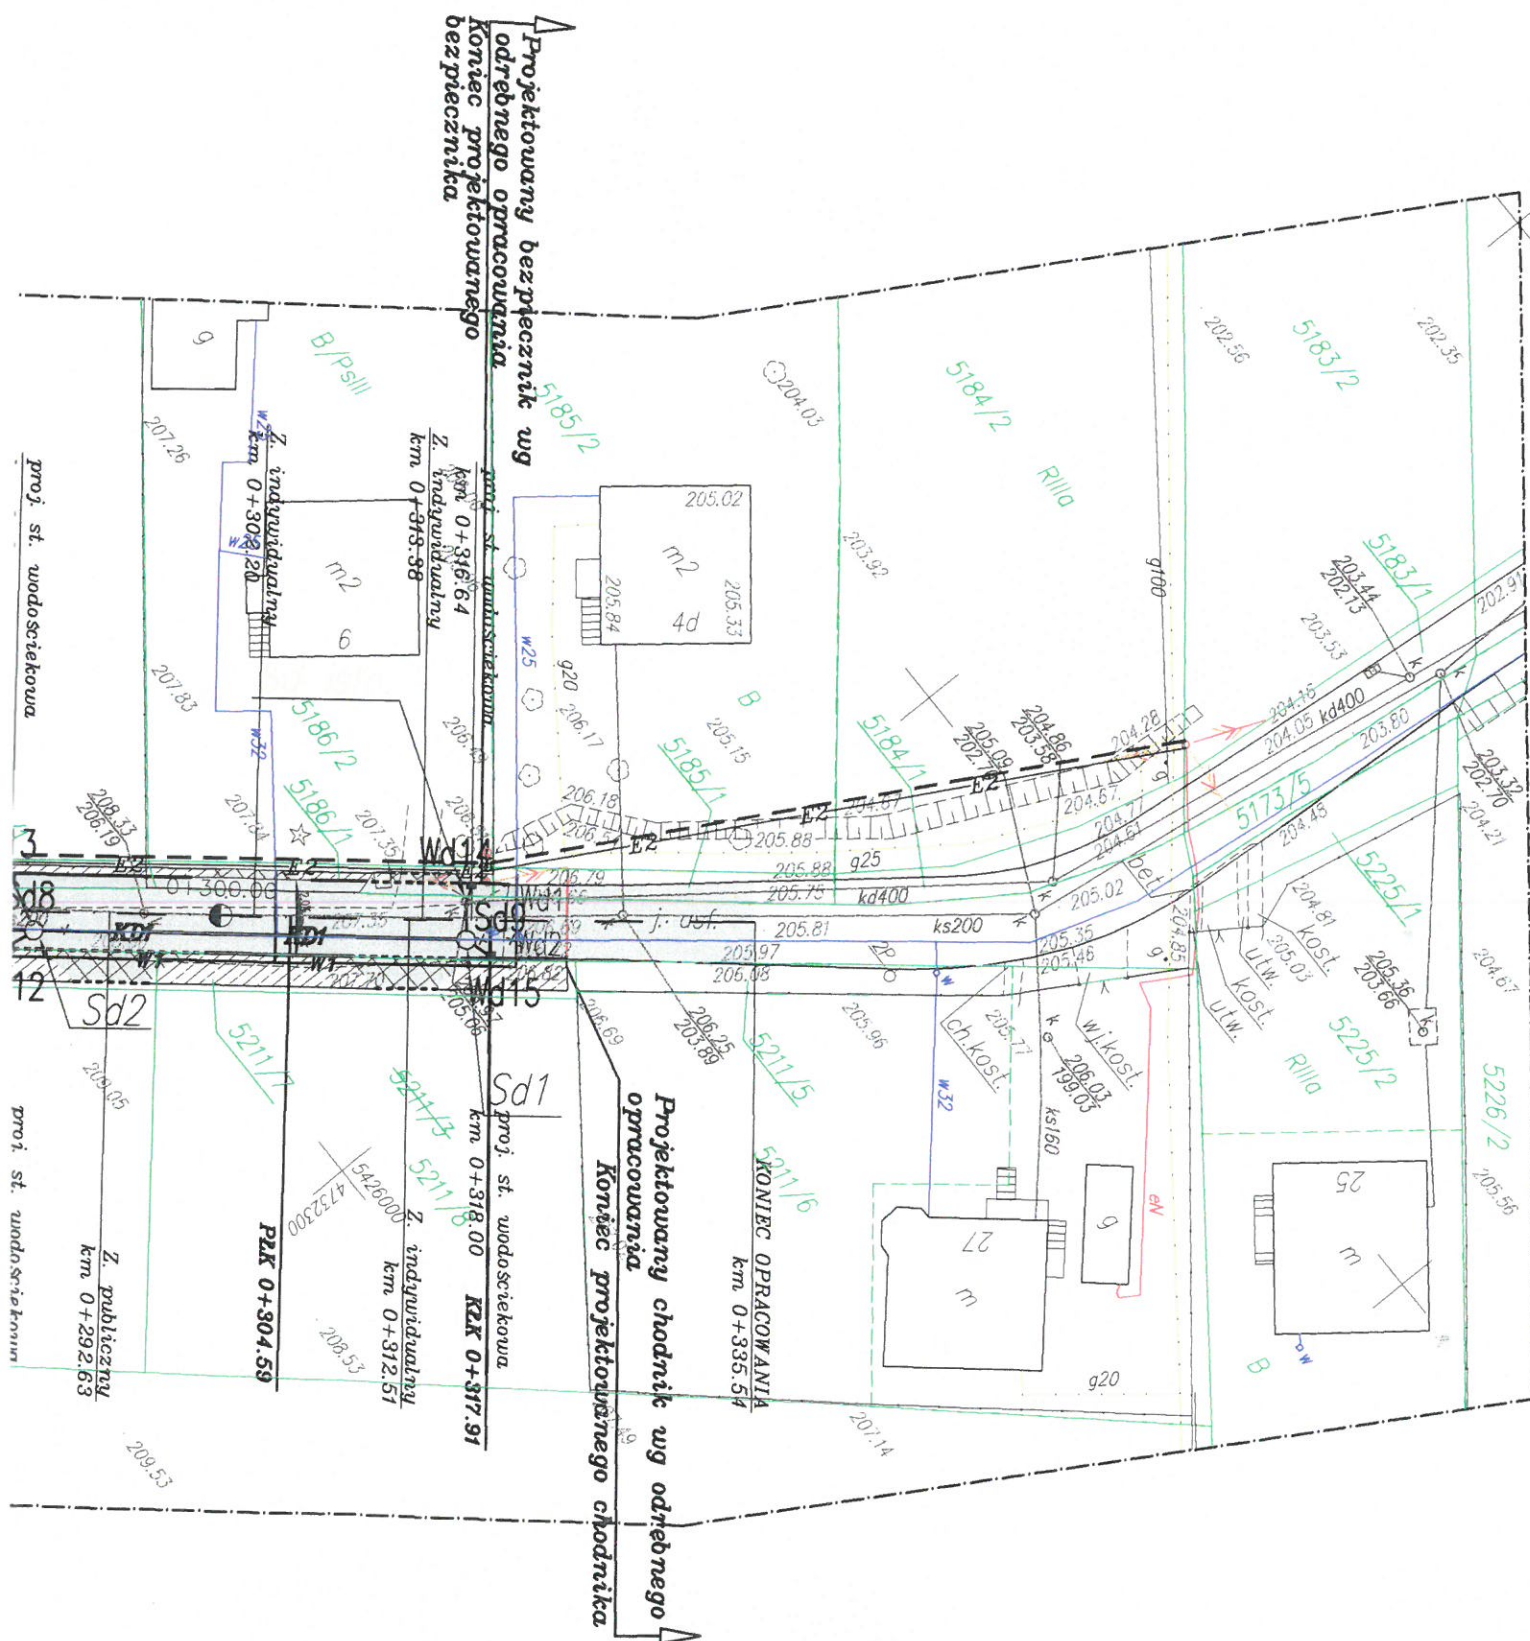


# LEGENDA:


- GRANICA DZIAŁEK
- ISTN. SIECI ELEKTROENERGETYCZNE
- ISTN. SIECI TELETECHNICZNE
- ISTN. SIECI GAZOWE
- ISTN. SIECI KANALIZACYJNE
- ISTN. SIECI WODOCIĄGOWE
- ZAKRES AKTUALIZACJI MAPY
- PROJEKTOWANA OŚ DROGI
- PROJEKTOWANY KRAWĘŻNIK WYSOKI
- PROJEKTOWANY KRAWĘŻNIK OBNIŻONY
- PROJEKTOWANE OBRZEŻE BETONOWE
- PROJEKTOWANA STUDZIENKA WODOŚCIEKOWA
- PROJEKTOWANA KANALIZACJA DESZCZOWA
- PROJEKTOWANE PRZYKANALIKI DESZCZOWE
- PROJEKTOWANE STUDNIE KANALIZACYJNE
- PROJEKTOWANY WODOCIĄG
- PROJEKTOWANY PRZEBIEG SIECI GAZOWEJ
- PROJEKTOWANY KABEL ENERGETYCZNY PODZIEMNY WG ODREBNEGO OPRACOWANIA
- PROJEKTOWANA LINIA ENERGETYCZNA NAPOWIERTRZNA WG ODREBNEGO OPRACOWANIA
- PROJEKTOWANA LINIA NAPOWIERTRZNA II WG ODREBNEGO OPRACOWANIA
- PROJEKTOWANY SŁUP BETONOWY TYP E WG ODREBNEGO OPRACOWANIA
- ELEMENTY PRZEZNACZONE DO LIKWIDACJI
- PROJEKTOWANA SIEĆ ENERGETYCZNA WG ODREBNEGO OPRACOWANIA (UZGODNIENIE ZUDP 374/05)
- PROJEKTOWANA JEZDZIA
- PROJEKTOWANY CHODNIK/BEZPIECZNIK
- PROJEKTOWANY ZJAZD PRZEZ CHODNIK/BEZPIECZNIK

## UWAGA!


PRZEBUDOWA SIECI ENERGETYCZNEJ (PODZIEMNEJ I NAPOWIERTRZNEJ WRAZ ZE SŁUPAMI) KOLIDUJĄCEJ Z PRZEDMIOTOWĄ INWESTYCJĄ STANOWI TEMAT ODREBNEGO OPRACOWANIA.
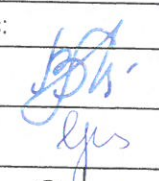
|                                                                                                                                                            |  |                                                                                                                                             |  |                       |  |                                                                                                                                      |  |                                                                                       |  |
|------------------------------------------------------------------------------------------------------------------------------------------------------------|--|---------------------------------------------------------------------------------------------------------------------------------------------|--|-----------------------|--|--------------------------------------------------------------------------------------------------------------------------------------|--|---------------------------------------------------------------------------------------|--|
| Inwestor:                                                                                                                                                  |  |  Gmina Miasto Leżajsk<br>ul. Rynek 1<br>37-300 Leżajsk |  | Biuro projektowe:     |  | PRACOWNIA INŻYNIERSKA<br><b>KLOTODA</b><br>Mirosław Bajor, Andrzej Zygmunt s.p. z o.o.<br>30-732 Kraków, ul. płk. Stanisława Dąbka 8 |  |  |  |
| Nazwa obiektu budowlanego:                                                                                                                                 |  |                                                                                                                                             |  |                       |  |                                                                                                                                      |  |                                                                                       |  |
| Budowa drogi publicznej – ul. Studzienna w m. Leżajsk                                                                                                      |  |                                                                                                                                             |  |                       |  |                                                                                                                                      |  |                                                                                       |  |
| Adres obiektu budowlanego:                                                                                                                                 |  | Miejscowość:                                                                                                                                |  | Powiat:               |  | Województwo:                                                                                                                         |  |                                                                                       |  |
|                                                                                                                                                            |  | Leżajsk                                                                                                                                     |  | leżajski              |  | podkarpackie                                                                                                                         |  |                                                                                       |  |
| Część:                                                                                                                                                     |  | PROJEKT WYKONAWCZY                                                                                                                          |  |                       |  |                                                                                                                                      |  | Skala:                                                                                |  |
|                                                                                                                                                            |  |                                                                                                                                             |  |                       |  |                                                                                                                                      |  | 1:500                                                                                 |  |
| Branża:                                                                                                                                                    |  | GAZOWA                                                                                                                                      |  |                       |  |                                                                                                                                      |  |                                                                                       |  |
| Funkcja:                                                                                                                                                   |  | Imię, Nazwisko:                                                                                                                             |  |                       |  | Uprawnienia/Specjalność:                                                                                                             |  | Podpis:                                                                               |  |
| Projektant:                                                                                                                                                |  | mgr inż. Barbara SŁAWIK                                                                                                                     |  |                       |  | RP-Upr. 590/94<br>Instalacyjno-inżynieryjna                                                                                          |  |  |  |
| Sprawdzający:                                                                                                                                              |  | mgr inż. Małgorzata GADEK                                                                                                                   |  |                       |  | UAN-Upr. 343/84<br>Instalacyjno-inżynieryjna                                                                                         |  |                                                                                       |  |
| Nazwa rysunku:                                                                                                                                             |  | PLAN SYTUACYJNY                                                                                                                             |  |                       |  |                                                                                                                                      |  | Nr rys. 2                                                                             |  |
|                                                                                                                                                            |  |                                                                                                                                             |  |                       |  |                                                                                                                                      |  | Wersja: 09                                                                            |  |
| Prawa autorskie zastrzeżone, łącznie z prawem reprodukcji lub udostępniania osobom trzecim niniejszego rysunku lub jego części bez upoważnienia inwestora. |  |                                                                                                                                             |  | Kraków, marzec 2008r. |  | Opracowanie: 303-LSB                                                                                                                 |  |                                                                                       |  |



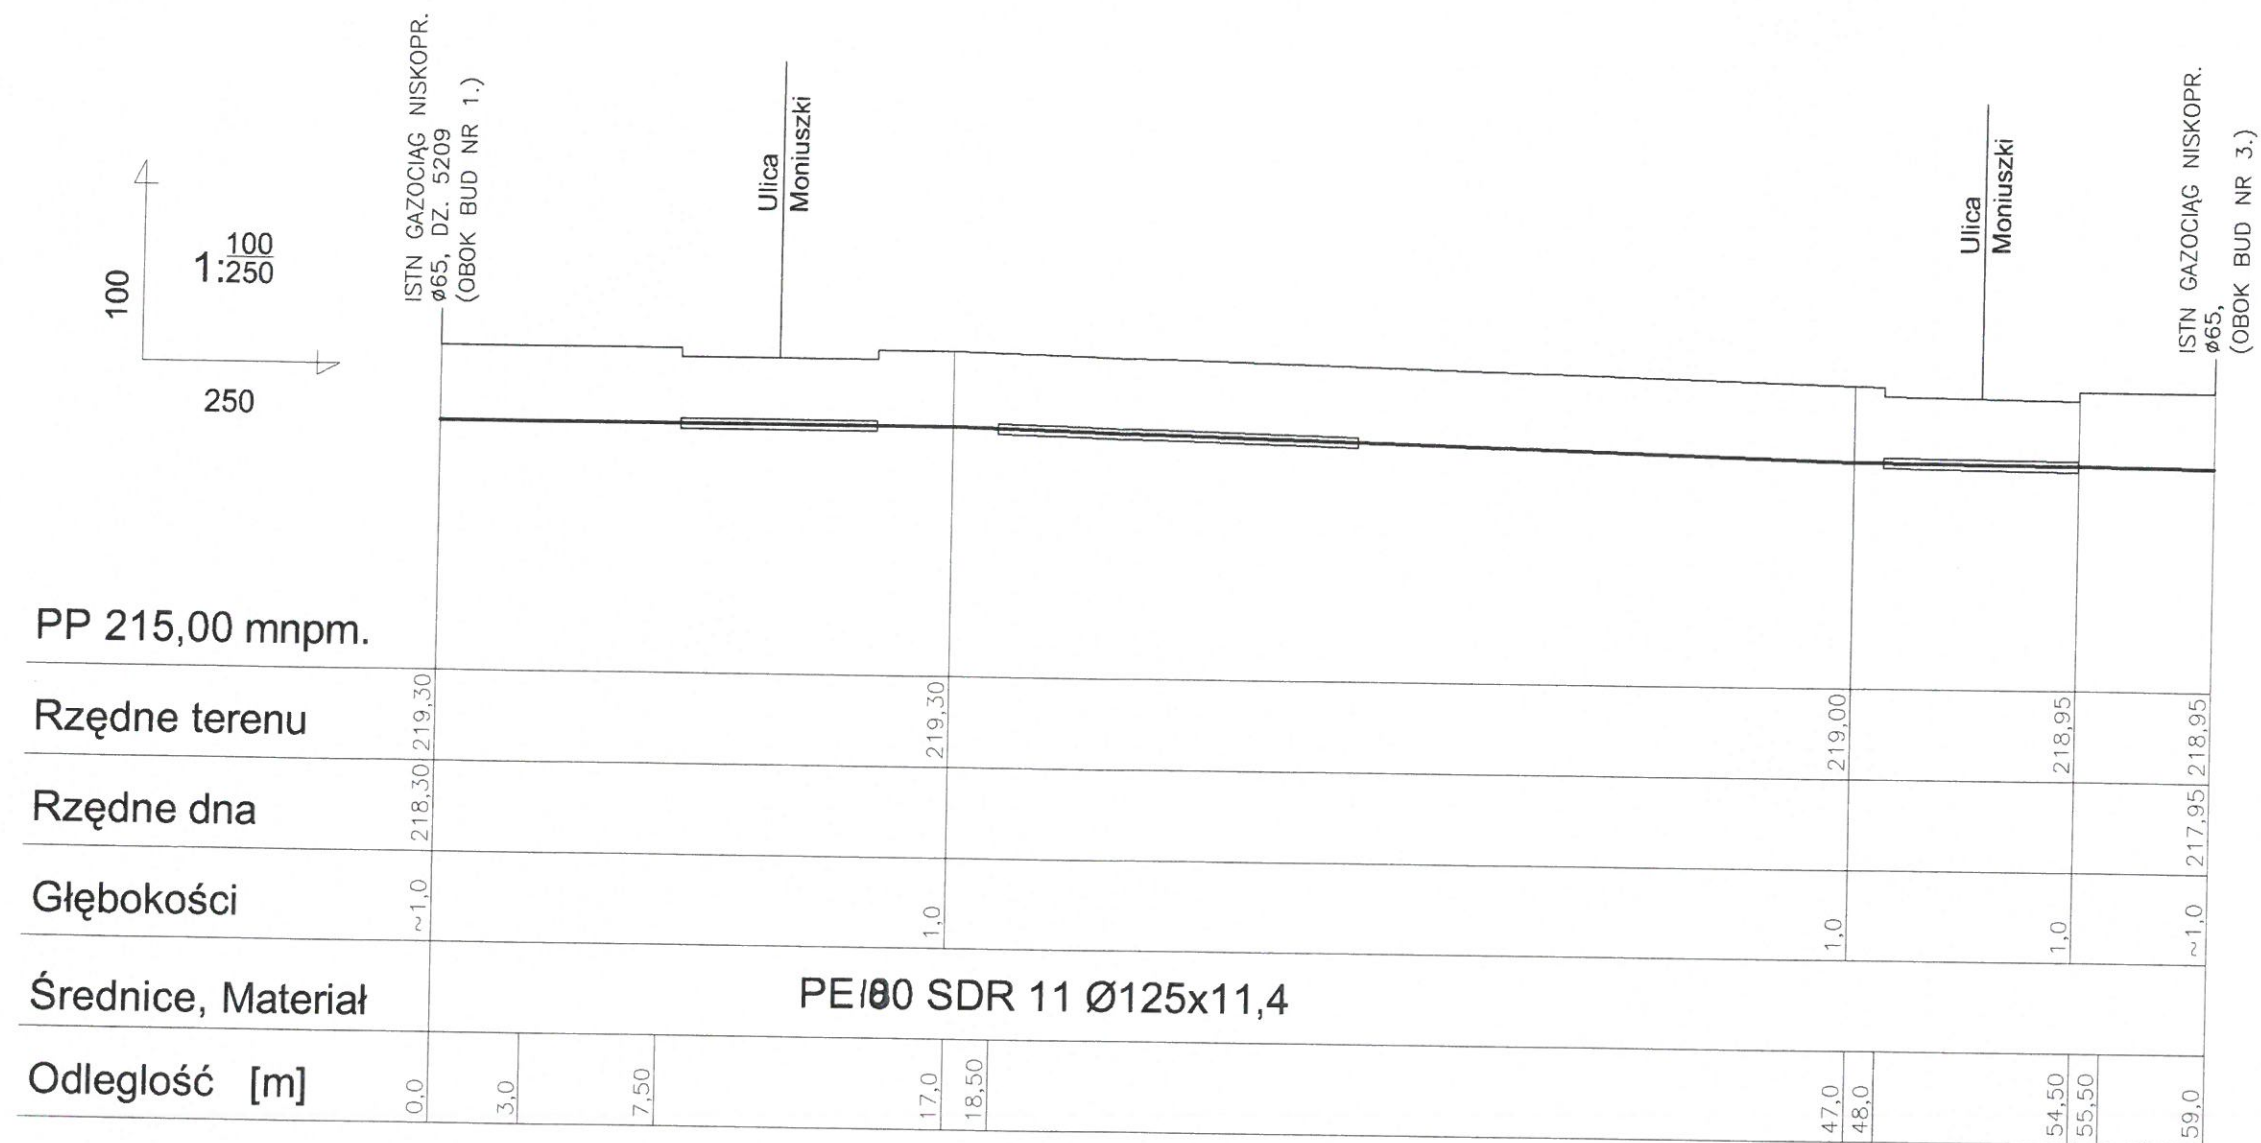


## SCHEMAT

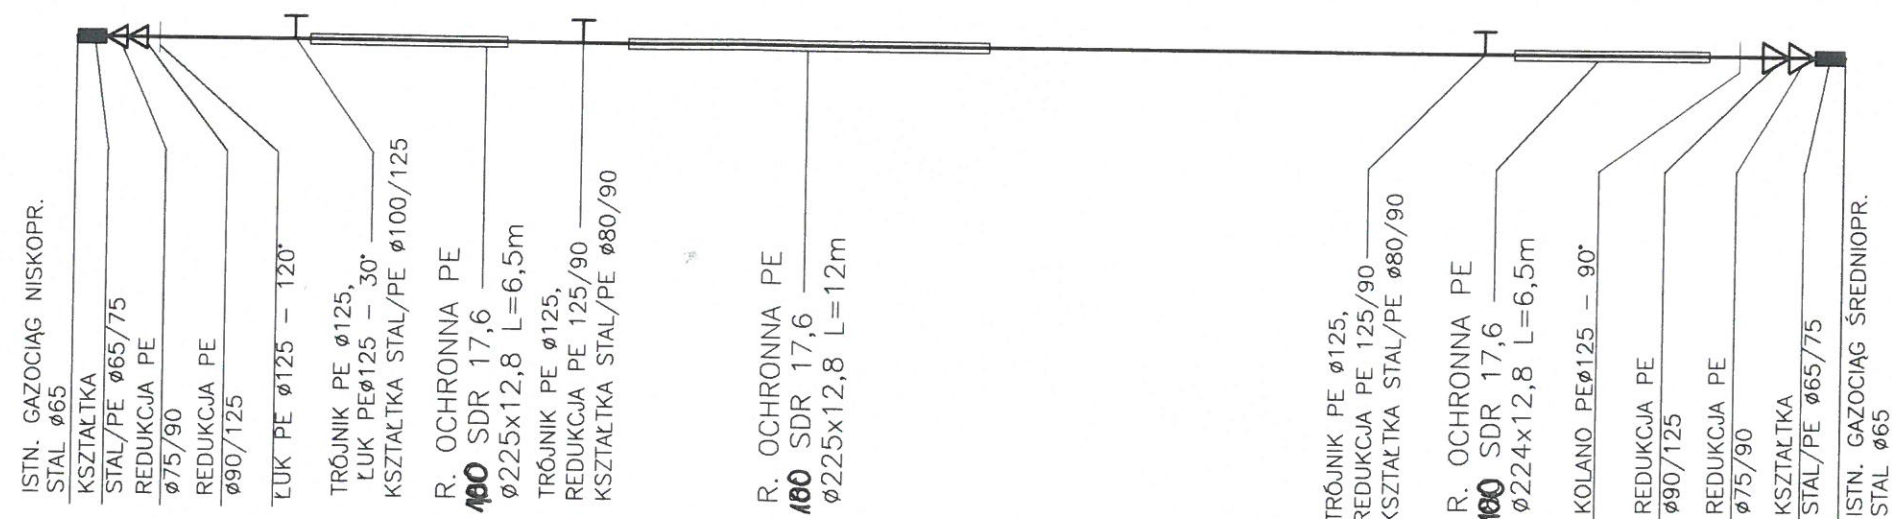

**UWAGA:**


- RZECZYWISTE ISTN. GAZOCIĄG WYKOPEM KON ROZPOCZĘCIEM
- GAZOCIĄG OZ PE KOLORU ŻÓŁ METALICZNĄ
- GAZOCIĄG UK PODSYPCE I W GR. 20 cm
- PRZESTRZEŃ OCHRONNĄ PE WYPEŁNIĆ MAT TERMOIZOLACY POLIURETANOV


|                            |        |
|----------------------------|--------|
| Inwestor:                  |        |
|                            |        |
| Nazwa obiektu budowlanego: |        |
| Budow                      |        |
| Adres obiektu budowlanego: | Miejsc |
| Część:                     | PR     |
| Branża:                    |        |
| Funkcja:                   | Imię,  |
| Projektant:                | mgr    |
| Sprawdzający:              | mgr    |
| Nazwa rysunku:             | PRZEB  |

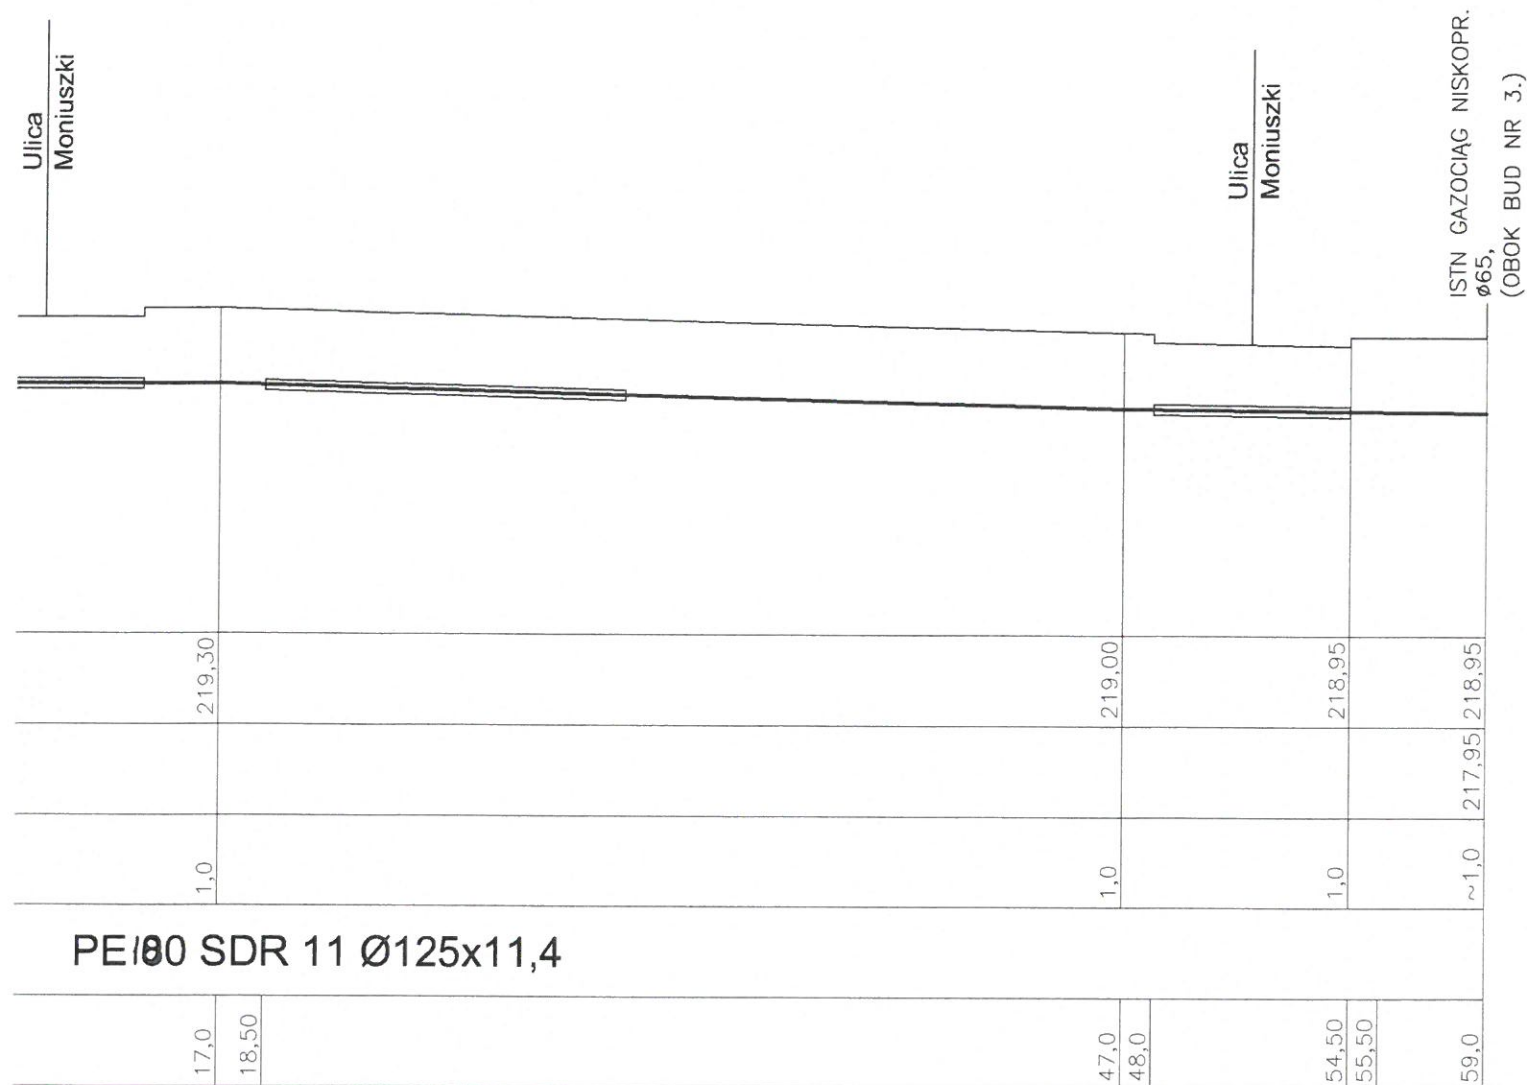


# UWAGA:

- RZECZYWISTE POSADOWIENIE ISTN. GAZOCIĄGU USTALIĆ WYKOPEM KONTROLNYM PRZED ROZPOCZĘCIEM ROBÓT
- GAZOCIĄG OZNAKOWAĆ TAŚMĄ PE KOLORU ŻÓŁTEGO Z WKŁADKĄ METALICZNĄ
- GAZOCIĄG UKŁADAĆ NA PODSYPCE I W OBSYPCE PIASKU GR. 20 cm
- PRZESTRZEŃ POMIEDZY RURĄ OCHRONNĄ PE A PRZEWIERTOWĄ WYPEŁNIĆ MATERIAŁEM TERMOIZOLACYJNYM (PIANKA POLIURETANOWA)

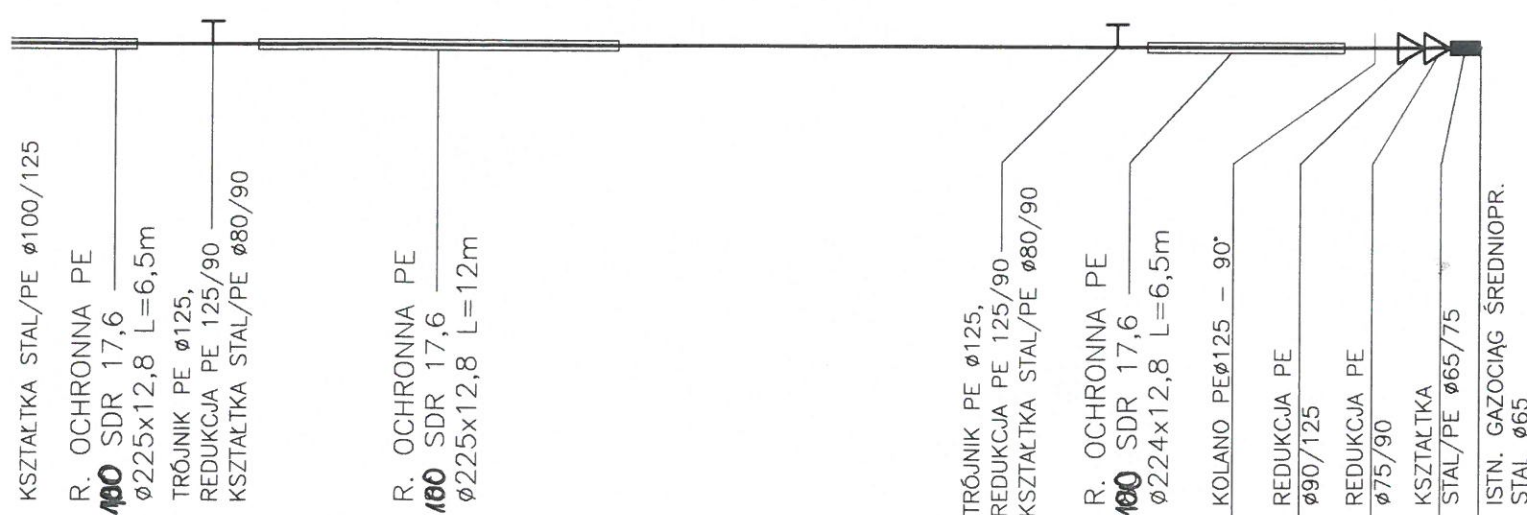
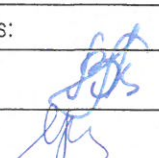
|                                                                                                                                                            |  |                                                                                                                                             |  |                                                                                                                                                                                                                                     |                                                                                       |
|------------------------------------------------------------------------------------------------------------------------------------------------------------|--|---------------------------------------------------------------------------------------------------------------------------------------------|--|-------------------------------------------------------------------------------------------------------------------------------------------------------------------------------------------------------------------------------------|---------------------------------------------------------------------------------------|
| Inwestor:                                                                                                                                                  |  |  Gmina Miasto Leżajsk<br>ul. Rynek 1<br>37-300 Leżajsk |  | Biuro projektowe:<br> PRACOWNIA INŻYNIERSKA<br><b>KLOTODA</b><br>Mirosław Bajor, Andrzej Zygmunt<br>30-732 Kraków, ul. płk. Stanisława Dąbka 8 |                                                                                       |
| Nazwa obiektu budowlanego:                                                                                                                                 |  |                                                                                                                                             |  |                                                                                                                                                                                                                                     |                                                                                       |
| Budowa drogi publicznej – ul. Studzienna w m. Leżajsk                                                                                                      |  |                                                                                                                                             |  |                                                                                                                                                                                                                                     |                                                                                       |
| Adres obiektu budowlanego:                                                                                                                                 |  | Miejscowość: Leżajsk                                                                                                                        |  | Powiat: leżajski                                                                                                                                                                                                                    | Województwo: podkarpackie                                                             |
| Część:                                                                                                                                                     |  | PROJEKT WYKONAWCZY                                                                                                                          |  |                                                                                                                                                                                                                                     | Skala: 1:100/250                                                                      |
| Branża:                                                                                                                                                    |  | GAZOWA                                                                                                                                      |  |                                                                                                                                                                                                                                     |                                                                                       |
| Funkcja:                                                                                                                                                   |  | Imię, Nazwisko:                                                                                                                             |  | Uprawnienia/Specialność:                                                                                                                                                                                                            | Podpis:                                                                               |
| Projektant:                                                                                                                                                |  | mgr inż. Barbara SŁAWIK                                                                                                                     |  | RP-Upr. 590/94<br>Instalacyjno-inżynierska                                                                                                                                                                                          |  |
| Sprawdzający:                                                                                                                                              |  | mgr inż. Małgorzata GADEK                                                                                                                   |  | UAN-Upr. 343/84<br>Instalacyjno-inżynierska                                                                                                                                                                                         |                                                                                       |
| Nazwa rysunku:                                                                                                                                             |  | PRZEBUDOWA GAZOCIĄGU STALOWEGO NA SKRZYŻOWANIU ULIC – MONIUSZKI I STUDZIENNEJ                                                               |  |                                                                                                                                                                                                                                     |                                                                                       |
| Prawa autorskie zastrzeżone, łącznie z prawem reprodukcji lub udostępniania osobom trzecim niniejszego rysunku lub jego części bez upoważnienia inwestora. |  | Kraków, marzec 2008r.                                                                                                                       |  | Opracowanie: 303-LSB                                                                                                                                                                                                                |                                                                                       |




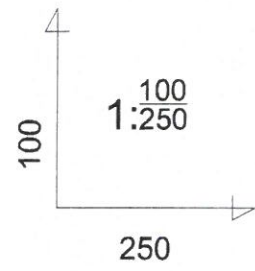


PP 210,00 mnpm.

|                    |                        |        |      |      |      |        |       |      |
|--------------------|------------------------|--------|------|------|------|--------|-------|------|
| Rzędne terenu      | 216,55                 | 215,62 |      |      |      | 214,38 |       |      |
| Rzędne dna         | 215,55                 |        |      |      |      |        |       |      |
| Głębokości         | ~1,0                   | 1,0    |      |      |      |        |       |      |
| Średnice, Materiał | PE100 SDR 17,6 Ø75x4,3 |        |      |      |      |        |       |      |
| Odległość [m]      | 0,0                    | 7,0    | 17,0 | 21,0 | 51,0 | 73,0   | 78,50 | 85,0 |



SCHEMAT

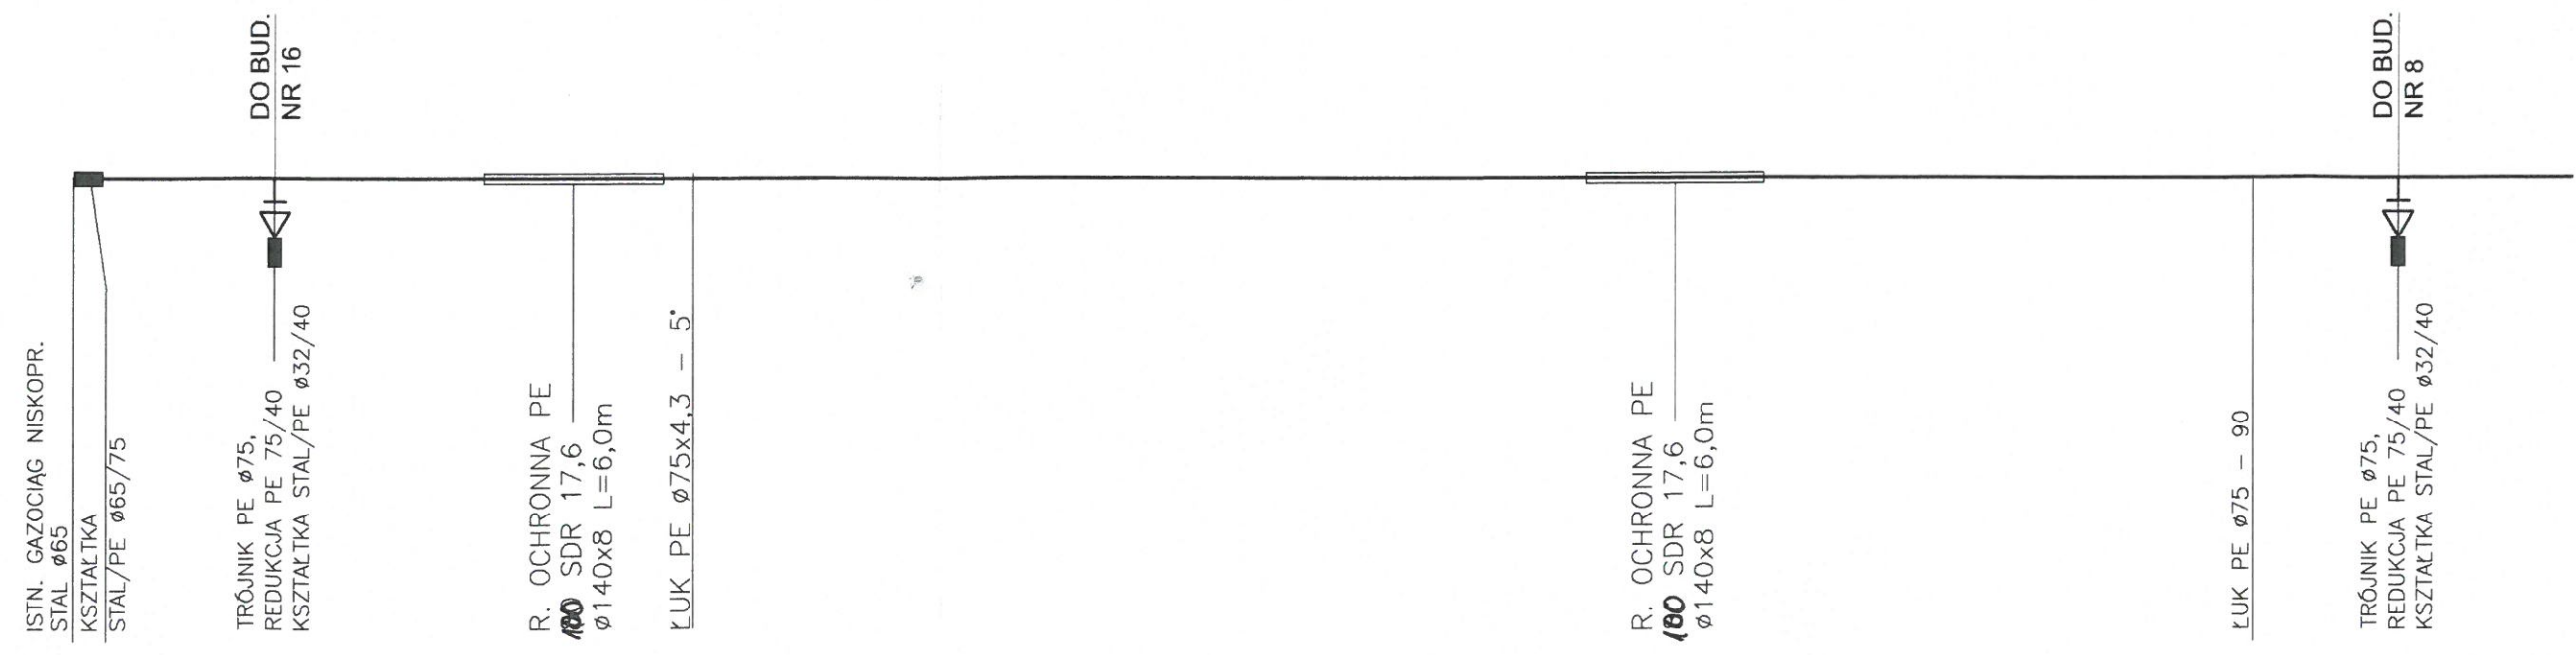

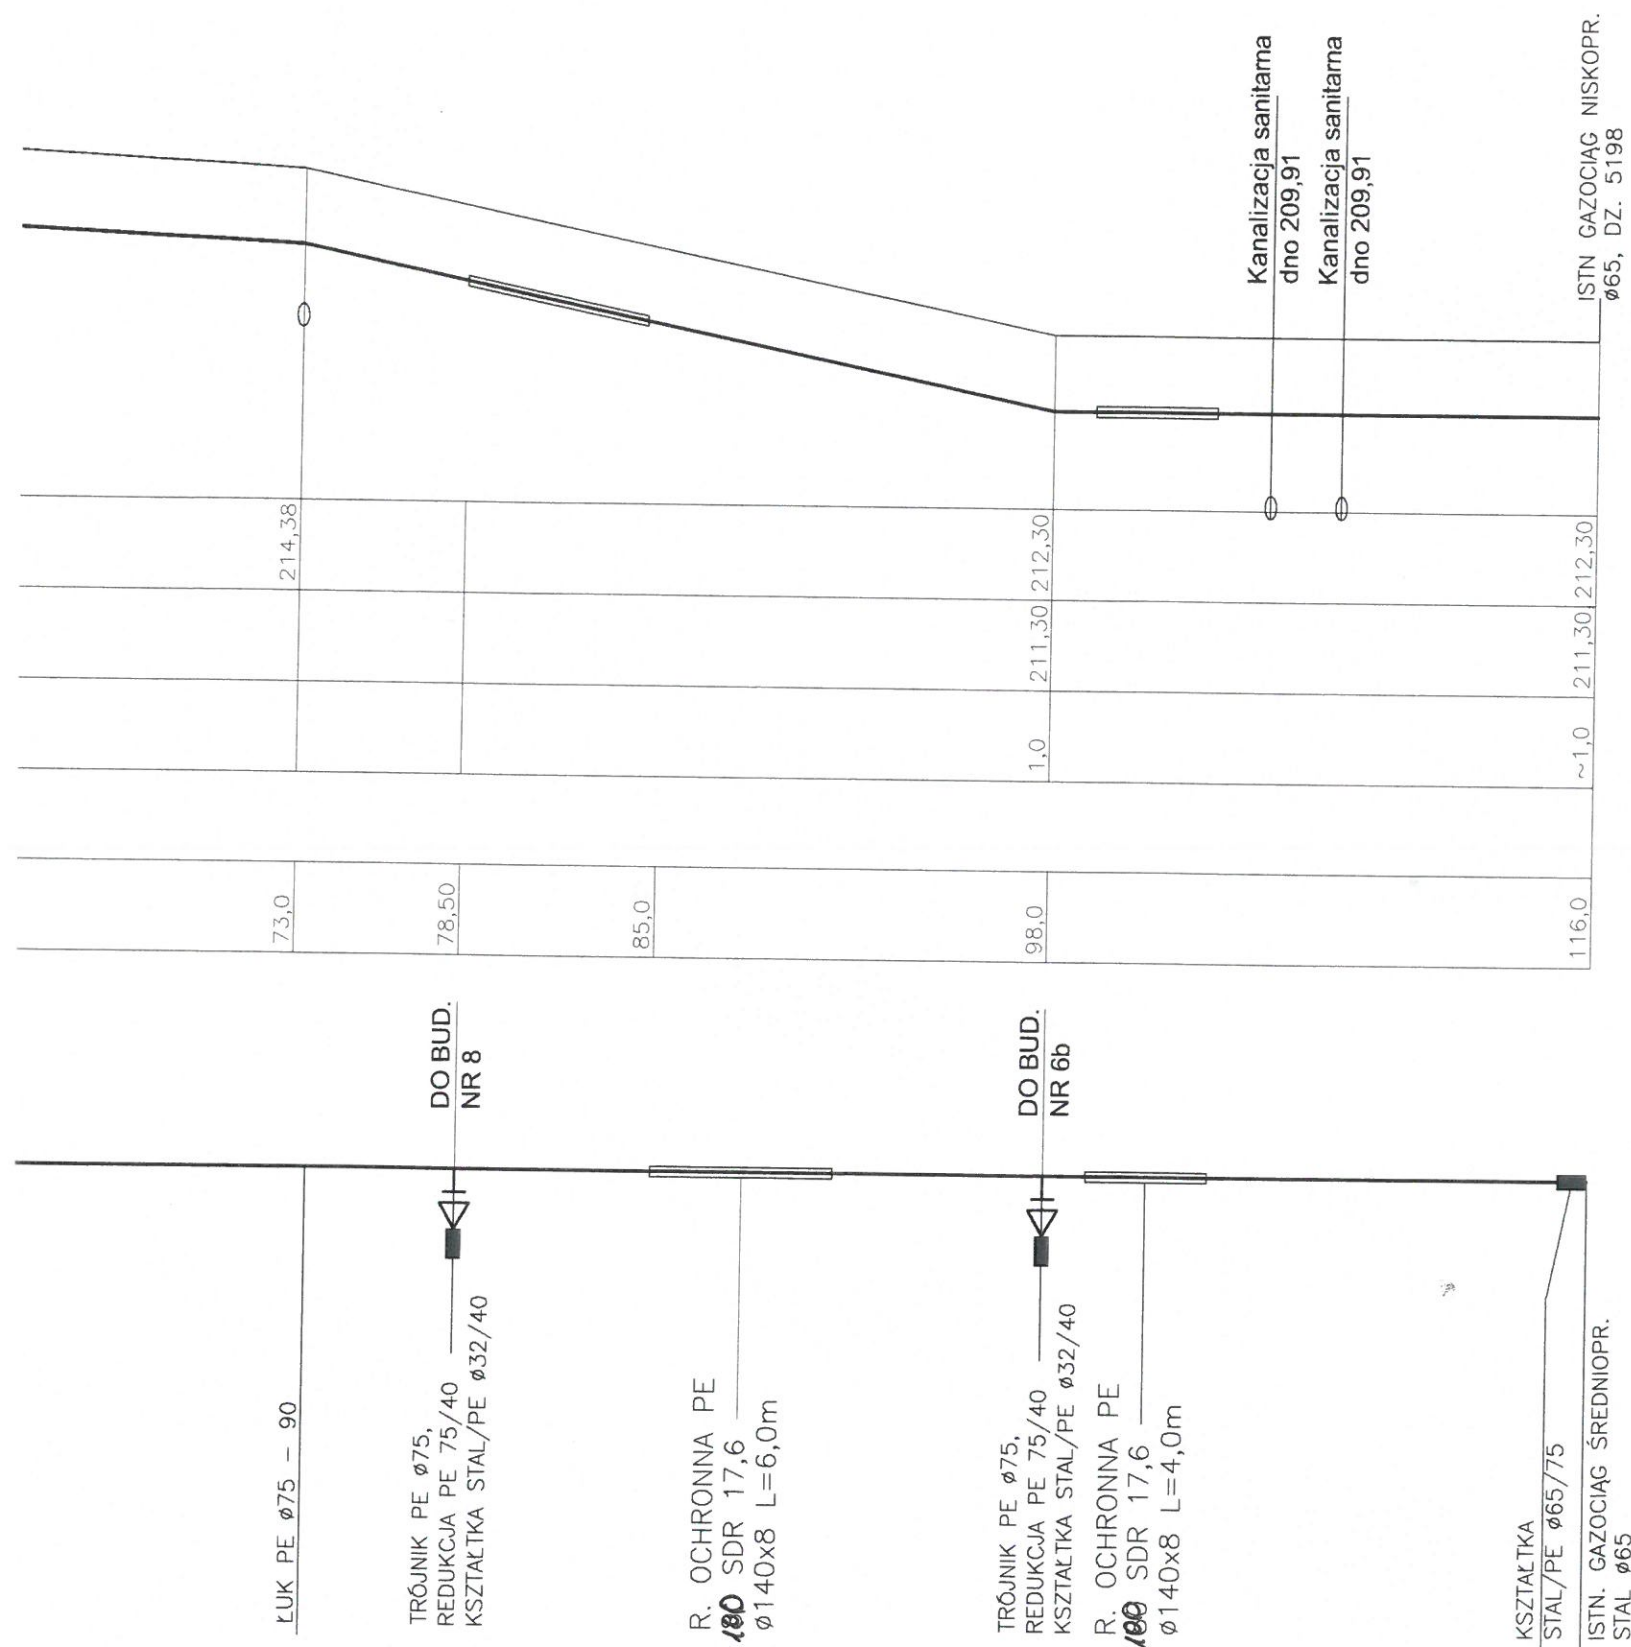

# UWAGA:

  - RZECZYWISTE POSADOWIENIE ISTN. GAZOCIĄGU USTALIĆ WYKOPEM KONTROLNYM PRZED ROZPOCZĘCIEM ROBÓT
- GAZOCIĄG OZNAKOWAĆ TAŚMĄ PE KOLORU ŻÓŁTEGO Z WKŁADKĄ METALICZNĄ
- GAZOCIĄG UKŁADAĆ NA PODSYPCE I W OBSYPCE PIASKU GR. 20 cm
- PRZESTRZEŃ POMIEDZY RURĄ OCHRONNĄ PE A PRZEWIERTOWĄ WYPEŁNIĆ MATERIAŁEM TERMOIZOLACYJNYM (PIANKA POLIURETANOWA)

|                                                                                                                                                            |  |                                                                                                                                             |  |                                                                                                                                                                                                                                                |                                                                                       |
|------------------------------------------------------------------------------------------------------------------------------------------------------------|--|---------------------------------------------------------------------------------------------------------------------------------------------|--|------------------------------------------------------------------------------------------------------------------------------------------------------------------------------------------------------------------------------------------------|---------------------------------------------------------------------------------------|
| Inwestor:                                                                                                                                                  |  |  Gmina Miasto Leżajsk<br>ul. Rynek 1<br>37-300 Leżajsk |  | Biuro projektowe:<br> PRACOWNIA INŻYNIERSKA<br><b>KLOTODA</b><br>Mirosław Bajor, Andrzej Zygmunt sp. z o.o.<br>30-732 Kraków, ul. płk. Stanisława Dąbka 8 |                                                                                       |
| Nazwa obiektu budowlanego:                                                                                                                                 |  |                                                                                                                                             |  |                                                                                                                                                                                                                                                |                                                                                       |
| Budowa drogi publicznej – ul. Studzienna w m. Leżajsk                                                                                                      |  |                                                                                                                                             |  |                                                                                                                                                                                                                                                |                                                                                       |
| Adres obiektu budowlanego:                                                                                                                                 |  | Miejscowość: Leżajsk                                                                                                                        |  | Powiat: leżajski                                                                                                                                                                                                                               | Województwo: podkarpackie                                                             |
| Część:                                                                                                                                                     |  | PROJEKT WYKONAWCZY                                                                                                                          |  |                                                                                                                                                                                                                                                | Skala: 1:100/250                                                                      |
| Branża:                                                                                                                                                    |  | GAZOWA                                                                                                                                      |  |                                                                                                                                                                                                                                                |                                                                                       |
| Funkcja:                                                                                                                                                   |  | Imię, Nazwisko:                                                                                                                             |  | Uprawnienia/Specialność:                                                                                                                                                                                                                       | Podpis:                                                                               |
| Projektant:                                                                                                                                                |  | mgr inż. Barbara SŁAWIK                                                                                                                     |  | RP-Upr. 590/94<br>Instalacyjno-inżynieryjna                                                                                                                                                                                                    |  |
| Sprawdzający:                                                                                                                                              |  | mgr inż. Małgorzata GĄDEK                                                                                                                   |  | UAN-Upr. 343/84<br>Instalacyjno-inżynieryjna                                                                                                                                                                                                   |  |
| Nazwa rysunku:                                                                                                                                             |  | PRZEBUDOWA GAZOCIĄGU STALOWEGO W ULICY STUDZIENNEJ                                                                                          |  |                                                                                                                                                                                                                                                | Nr rys. 4                                                                             |
| Prawa autorskie zastrzeżone, łącznie z prawem reprodukcji lub udostępnienia osobom trzecim niniejszego rysunku lub jego części bez upoważnienia inwestora. |  | Kraków, marzec 2008r.                                                                                                                       |  | Opracowanie: 303-LSB                                                                                                                                                                                                                           |                                                                                       |