


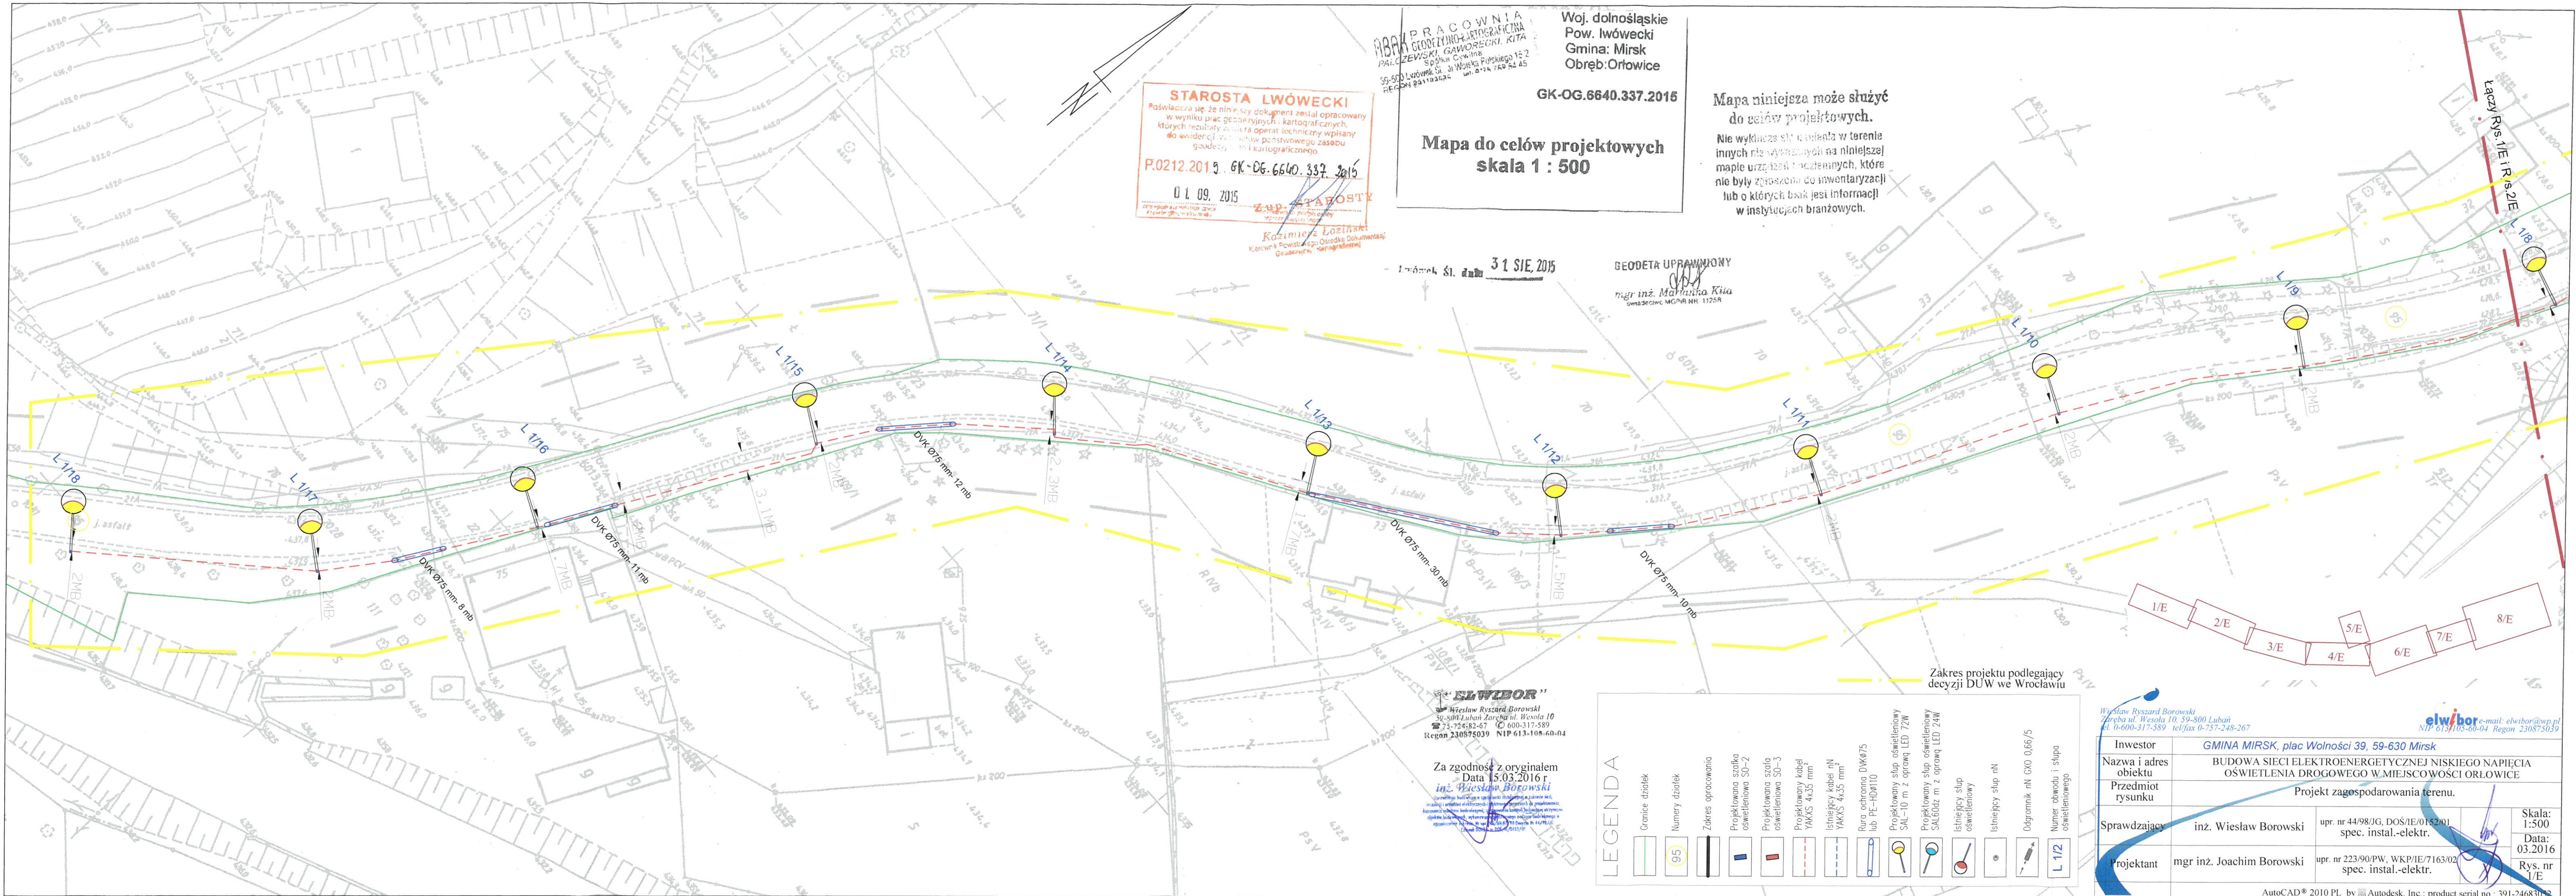

STAROSTA LWÓWECKI
Pozwala się, że niniejszy dokument został opracowany
w wyniku prac geodezyjnych i kartograficznych,
których rezultaty zostały opublikowane w opisie
do ewidencji gruntów państwowego zasobu
geodezyjny i kartograficzny

P.0212.2015 GK-OG.6640.337.2015
01.09.2015

ZAP. STAROSTY
Kazimierz Łozina
Kierownik Powiatowego Ośrodka Dokumentacji
Geodezyjnej i Kartograficznej

PRACOWNIA
GEODEZYJNO-KARTOGRAFICZNA
PAŁCZEWSKI, GAWOŹEcki, KITA
Spółka Cywilna
59-500 Lwówek Śląski, ul. Wojska Polskiego 15/2
REGON 231124245 tel. 0-74 749 50 45

Woj. dolnośląskie
Pow. lwówecki
Gmina: Mirk
Obręb: Orłowice

GK-OG.6640.337.2015

Mapa do celów projektowych
skala 1 : 500

Mapa niniejsza może służyć
do celów projektowych.
Nie wyklucza się możliwości w terenie
innych nie wyrażonych na niniejszej
mapie urządzeń technicznych, które
nie były zgłoszone do inwentaryzacji
lub o których brak jest informacji
w istniejących branżowych.

31 SIE, 2015
mgr inż. Marcin Kula
Świadectwo MGPA NR 1125A

GEODETA UPRAWNIONY

ELWIBOR
Wiesław Ryszard Borowski
59-800 Luban Zarcha ul. Wesoła 10
tel. 0-600-317-589 tel/fax 0-757-248-267
Regon 230875039 NIP 613-105-60-04

Za zgodność z oryginałem
Data 15.03.2016 r.
inż. Wiesław Borowski

LEGENDA	
	Granice działek
	Numery działek
	Zakres opracowania
	Projektowana szafka oświetleniowa SO-2
	Projektowana szafka oświetleniowa SO-3
	Projektowany kabel VAKS 4x35 mm²
	Istniejący kabel nN VAKS 4x35 mm²
	Rura ochronna DWK075 lub PE-HD110
	Projektowany słup oświetleniowy SAL-10 m z oprawą LED 72W
	Projektowany słup oświetleniowy SAL6042 m z oprawą LED 24W
	Istniejący słup oświetleniowy
	Istniejący słup nN
	Odgromnik nN GXO 0,66/5
	Numer obwodu i słupa oświetleniowego
	L 1/2

Wiesław Ryszard Borowski
Zarcha ul. Wesoła 10, 59-800 Luban
tel. 0-600-317-589 tel/fax 0-757-248-267

Investor	GMINA MIRSK, plac Wolności 39, 59-630 Mirk		
Nazwa i adres obiektu	BUDOWA SIECI ELEKTROENERGETYCZNEJ NISKIEGO NAPIĘCIA OŚWIETLENIA DROGOWEGO W MIEJSCOWOŚCI ORŁOWICE		
Przedmiot rysunku	Projekt zagospodarowania terenu.		
Sprawdzający	inż. Wiesław Borowski	upr. nr 44/98/JG, DOŚ/IE/0152/01 spec. instal.-elektr.	Skala: 1:500
Projektant	mgr inż. Joachim Borowski	upr. nr 223/90/PW, WKP/IE/7163/02 spec. instal.-elektr.	Data: 03.2016
			Rys. nr 1/E