


STAROSTA LWÓWECKI
Poświadczam, że niniejszy dokument został opracowany
w wyniku prac geodezyjnych i kartograficznych,
których rezultaty zawiera operat techniczny wpisany
do ewidencji map państwowego zasobu
geodezyjnego i kartograficznego.
P.0212.2015. GK-OG.6640.337.2015
01.09.2015
ZAP. STAROSTY
Krzysztof Łozowski
Kierownik Powiatowego Ośrodka Dokumentacji
Geodezyjnej i Kartograficznej


PRACOWNIA
GEODEZYJNO-KARTOGRAFICZNA
PAŁCZEWSKI, GAWCZEWSKI, KITA
Spółka z ograniczoną odpowiedzialnością
59-630 Lwówek Śląski, ul. Wolności 39
REGON 230875039 NIP 613-105-60-04
Woj. dolnośląskie
Pow. lwówecki
Gmina: Mirsk
Obręb: Orłowice
GK-OG.6640.337.2015
Mapa do celów projektowych
skala 1 : 500

Mapa niniejsza może służyć
do celów projektowych.
Nie wyklucza się natomiast w terenie
innych nie wyznaczonych na niniejszej
mapie urządzeń podziemnych, które
nie były zgłoszone do inwentaryzacji
lub o których brak jest informacji
w instytucjach branżowych.

ELWIBOR
Wiesław Ryszard Borowski
59-800 Luban Zarcha ul. Wesoła 10
575-724-82-67 600-317-589
Regon 230875039 NIP 613-105-60-04
Za zgodność z oryginałem
Data 15.03.2016 r
inż. Wiesław Borowski
Zapewniamy budowlom w opracowaniu inżynierskim w zakresie: bud.
inżyn. i inżyn. elektrycznej i inżyn. geodezyjnej do projektowania
kierujemy: rachunki budowlane, opisy i kosztorysy, umowy
zawieramy: budowlane, elektryczne, geodezyjne, inżynierskie w
opracowaniu technicznym. W sprawie: 17/14, 17/15, 17/16, 17/17, 17/18
Tel: 600 317 589, 575 724 82 67

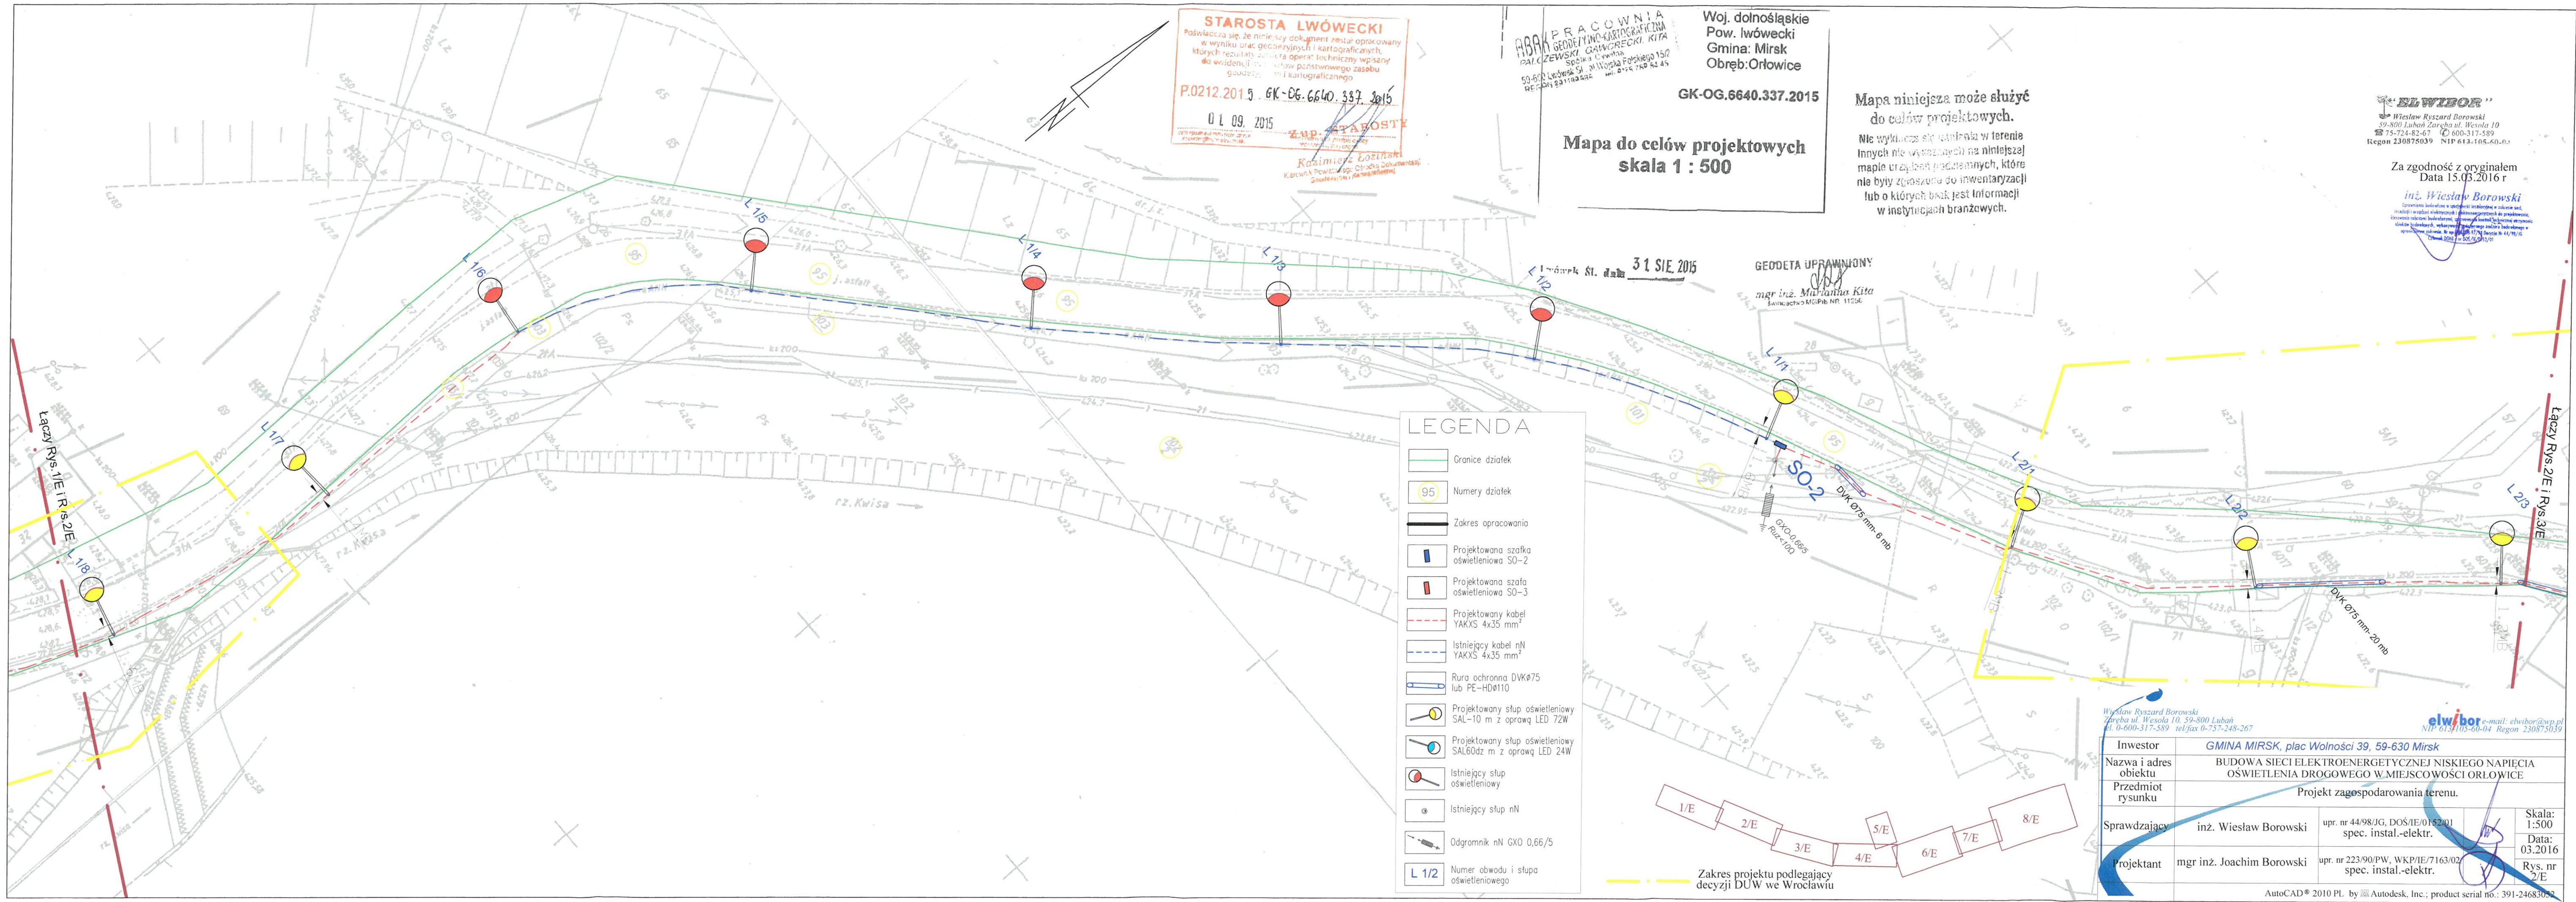

- LEGENDA
- Granice działek
 - 95 Numery działek
 - Zakres opracowania
 - Projektowana szafka oświetleniowa SO-2
 - Projektowana szafa oświetleniowa SO-3
 - Projektowany kabel YAKXS 4x35 mm²
 - Istniejący kabel nN YAKXS 4x35 mm²
 - Rura ochronna DVKØ75 lub PE-HDØ110
 - Projektowany słup oświetleniowy SAL-10 m z oprawką LED 72W
 - Projektowany słup oświetleniowy SAL60dz m z oprawką LED 24W
 - Istniejący słup oświetleniowy
 - Istniejący słup nN
 - Odgromnik nN GXO 0,66/5
 - L 1/2 Numer obwodu i słupa oświetleniowego

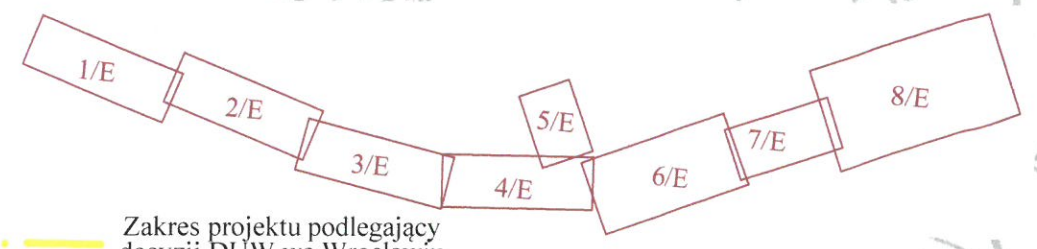

Wiesław Ryszard Borowski
Zarcha ul. Wesoła 10, 59-800 Luban
tel. 0-600-317-589 tel/fax 0-757-248-267

Investor	GMINA MIRSK, plac Wolności 39, 59-630 Mirsk		
Nazwa i adres obiektu	BUDOWA SIECI ELEKTROENERGETYCZNEJ NISKIEGO NAPIĘCIA OŚWIETLANIA DROGOWEGO W MIEJSCOWOŚCI ORŁOWICE		
Przedmiot rysunku	Projekt zagospodarowania terenu.		
Sprawdzający	inż. Wiesław Borowski	upr. nr 44/98/JG, DOŚ/IE/0152/01 spec. instal.-elektr.	Skala: 1:500
Projektant	mgr inż. Joachim Borowski	upr. nr 223/90/PW, WKP/IE/7163/02 spec. instal.-elektr.	Data: 03.2016
			Rys. nr 2/E

AutoCAD® 2010 PL by Autodesk, Inc.; product serial no.: 391-24683032