


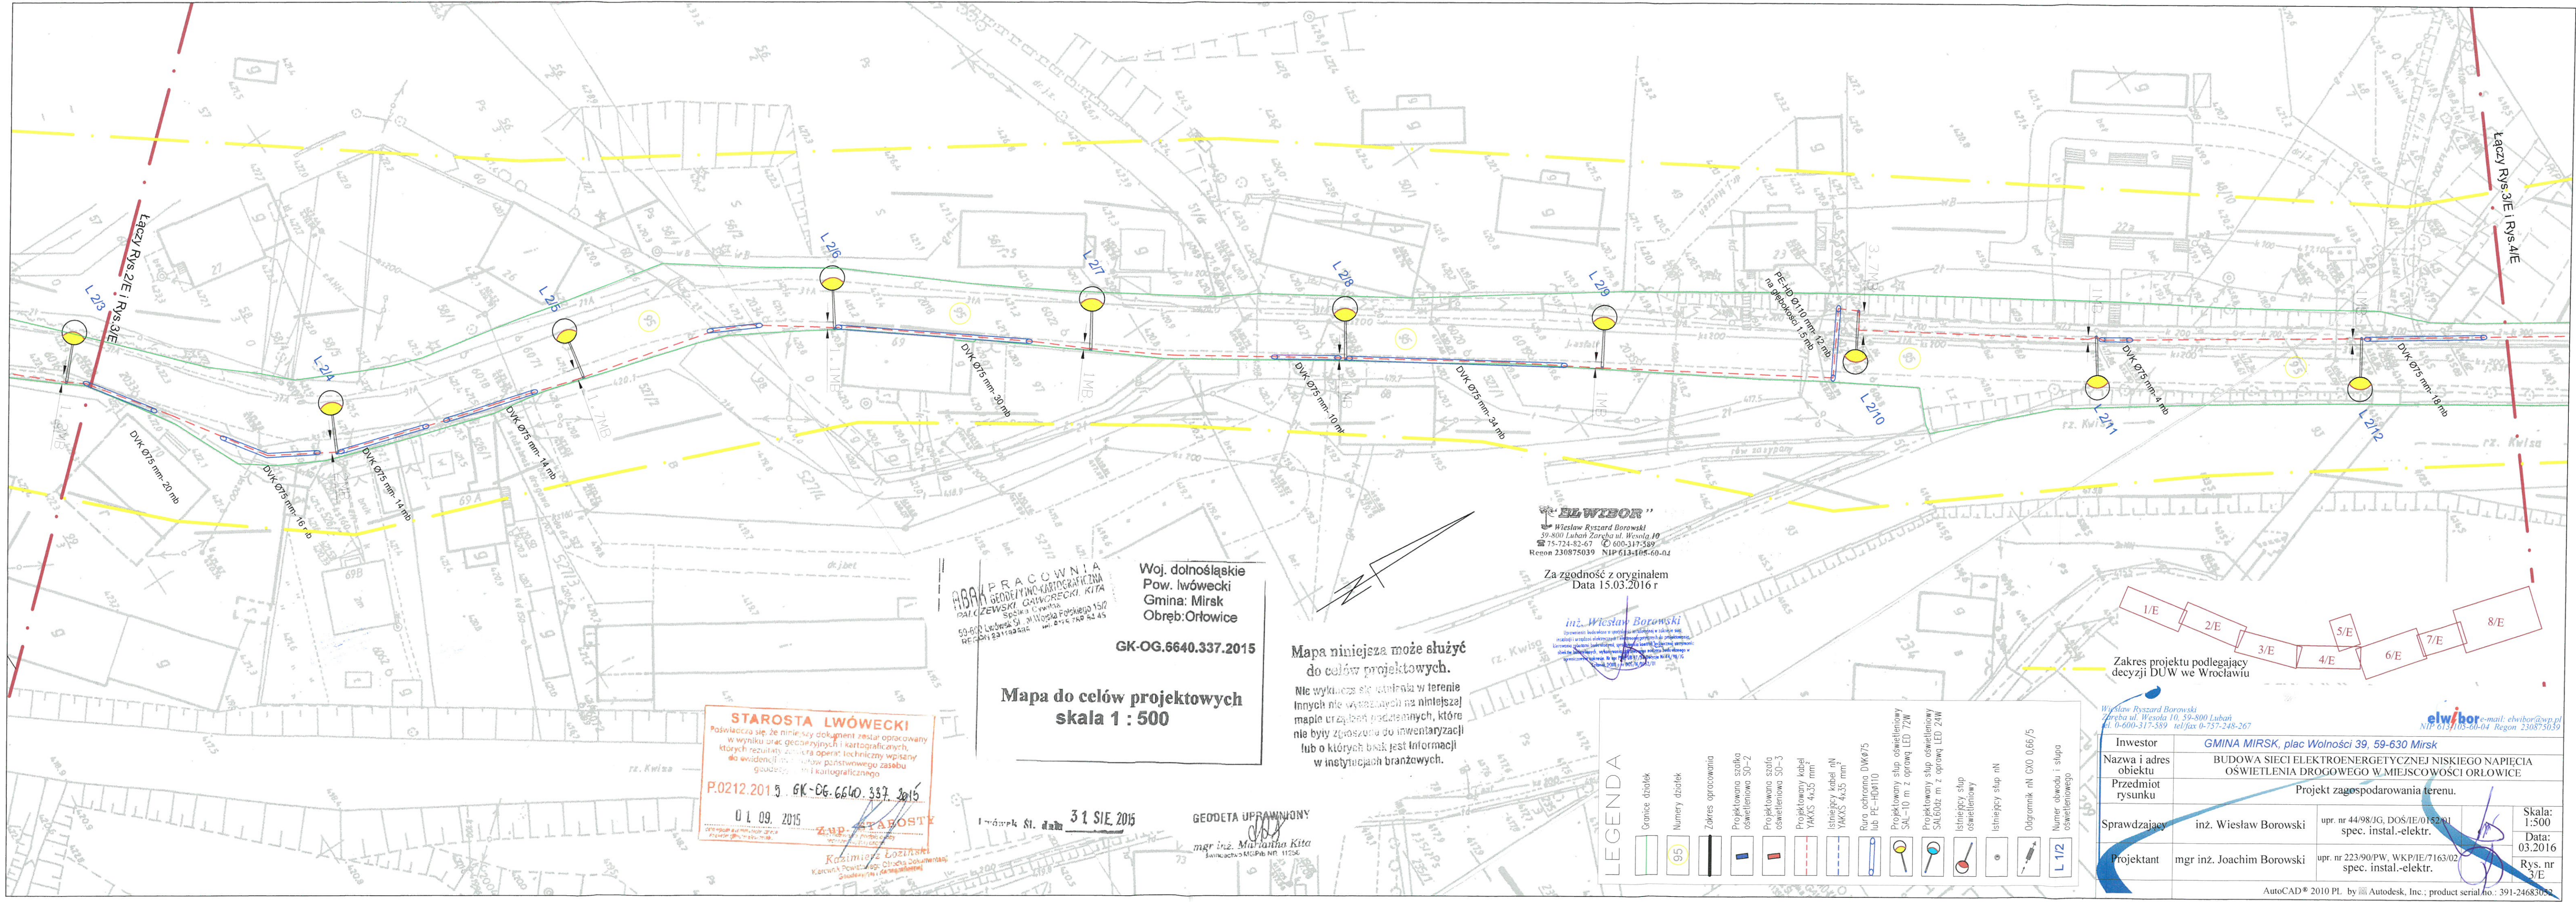

STAROSTA LWÓWECKI
Poświadczam, że niniejszy dokument został opracowany
w wyniku prac geodezyjnych i kartograficznych,
których rezultatem jest niniejsza mapa, która jest
do ewidencji w Państwowym Rejestrze Geodezyjnym
P.0212.2015 GK-OG.6640.337.2015
01.09.2015

PRACOWNIA
GEODEZYJNO-KARTOGRAFICZNA
PAŁCZEWSKI, GAWCZEWSKI, KITA
Spółka z ograniczoną odpowiedzialnością
59-600 Luban, ul. Wolności 39
REGON 230875039 NIP 613-105-60-04
Woj. dolnośląskie
Pow. lwówecki
Gmina: Mirsk
Obręb: Orłowice
GK-OG.6640.337.2015
Mapa do celów projektowych
skala 1 : 500


Mapa niniejsza może służyć
do celów projektowych.
Nie wyklucza się istnienia w terenie
innych nie wyznaczonych na niniejszej
mapie urządzeń podziemnych, które
nie były zgłoszone do inwentaryzacji
lub o których brak jest informacji
w instytucjach branżowych.

ELWIBOR
Wiesław Ryszard Borowski
59-800 Luban, ul. Wolności 10
tel. 0-600-317-589 fax 0-600-317-589
Regon 230875039 NIP 613-105-60-04

Za zgodność z oryginałem
Data 15.03.2016 r

inż. Wiesław Borowski
Uprawnienia geodety w specjalności kartograficznej
instytucji i w dziedzinie inżynierii geodezyjnej i kartograficznej
Lubuskie Główny Urząd Geodezyjny, ul. Wolności 10, 59-800 Luban
skład na podstawie: wykazywanie geodetyzacji, wykazywanie geodetyzacji, wykazywanie geodetyzacji, wykazywanie geodetyzacji

LEGENDA	
	Granice działek
	Numer 95
	Zakres opracowania
	Projektowana szafka oświetleniowa SO-2
	Projektowana szafka oświetleniowa SO-3
	Projektowany kabel YAKXS 4x35 mm²
	Istniejący kabel nN YAKXS 4x35 mm²
	Rura ochronna DK075 lub PE-HD0110
	Projektowany słup oświetleniowy SAL-10 m z oprawą LED 72W
	Projektowany słup oświetleniowy SAL60z m z oprawą LED 24W
	Istniejący słup oświetleniowy
	Istniejący słup nN
	Odrogownik nN GXO 0.66/5
	Numer obwodu i słupa oświetleniowego

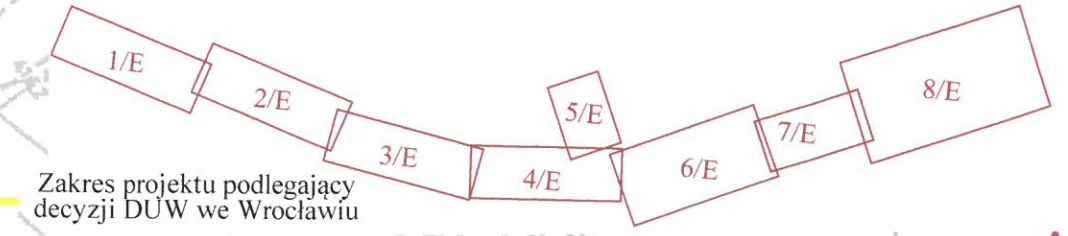

Wiesław Ryszard Borowski Luban, ul. Wolności 10, 59-800 Luban tel. 0-600-317-589 fax 0-600-317-589 Regon 230875039 NIP 613-105-60-04	
Investor	GMINA MIRSK, plac Wolności 39, 59-630 Mirsk
Nazwa i adres obiektu	BUDOWA SIECI ELEKTROENERGETYCZNEJ NISKIEGO NAPIĘCIA OŚWIELENIA DROGOWEGO W MIEJSCOWOŚCI ORŁOWICE
Przedmiot rysunku	Projekt zagospodarowania terenu.
Sprawdzający	inż. Wiesław Borowski upr. nr 44/98/JG, DOŚ/IE/0152/01 spec. instal.-elektr.
Projektant	mgr inż. Joachim Borowski upr. nr 223/90/PW, WKP/IE/7163/02 spec. instal.-elektr.
Skala:	1:500
Data:	03.2016
Rys. nr	3/E